


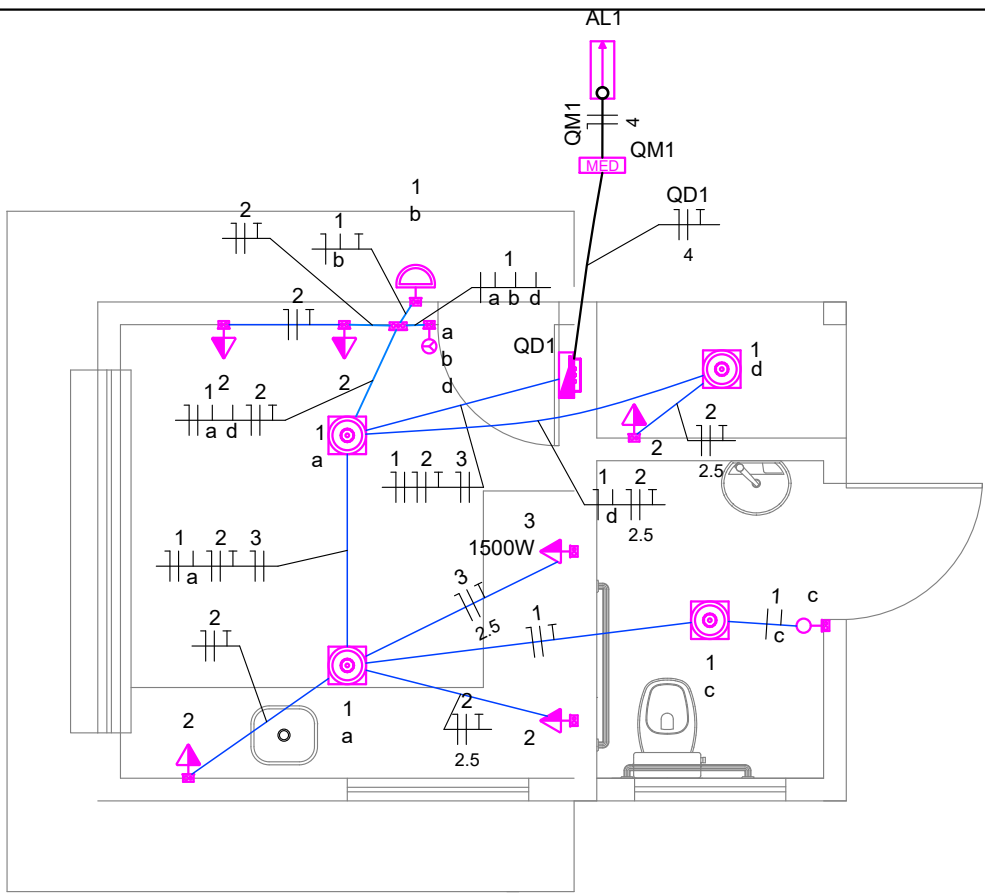

PLANTA BAIXA
ESCALA 1/50

Legenda de condutos - Pavimento

Eletroduto embutido em forro ou parede

Cabo aéreo

Legenda - Pavimento

Entrada de serviço


Interruptor simples 1 tecla - 1,20m do piso

Interruptor simples 3 teclas - 1,20m do piso

Ponto genérico de luz 24W

Quadro de distribuição

Quadro de medição

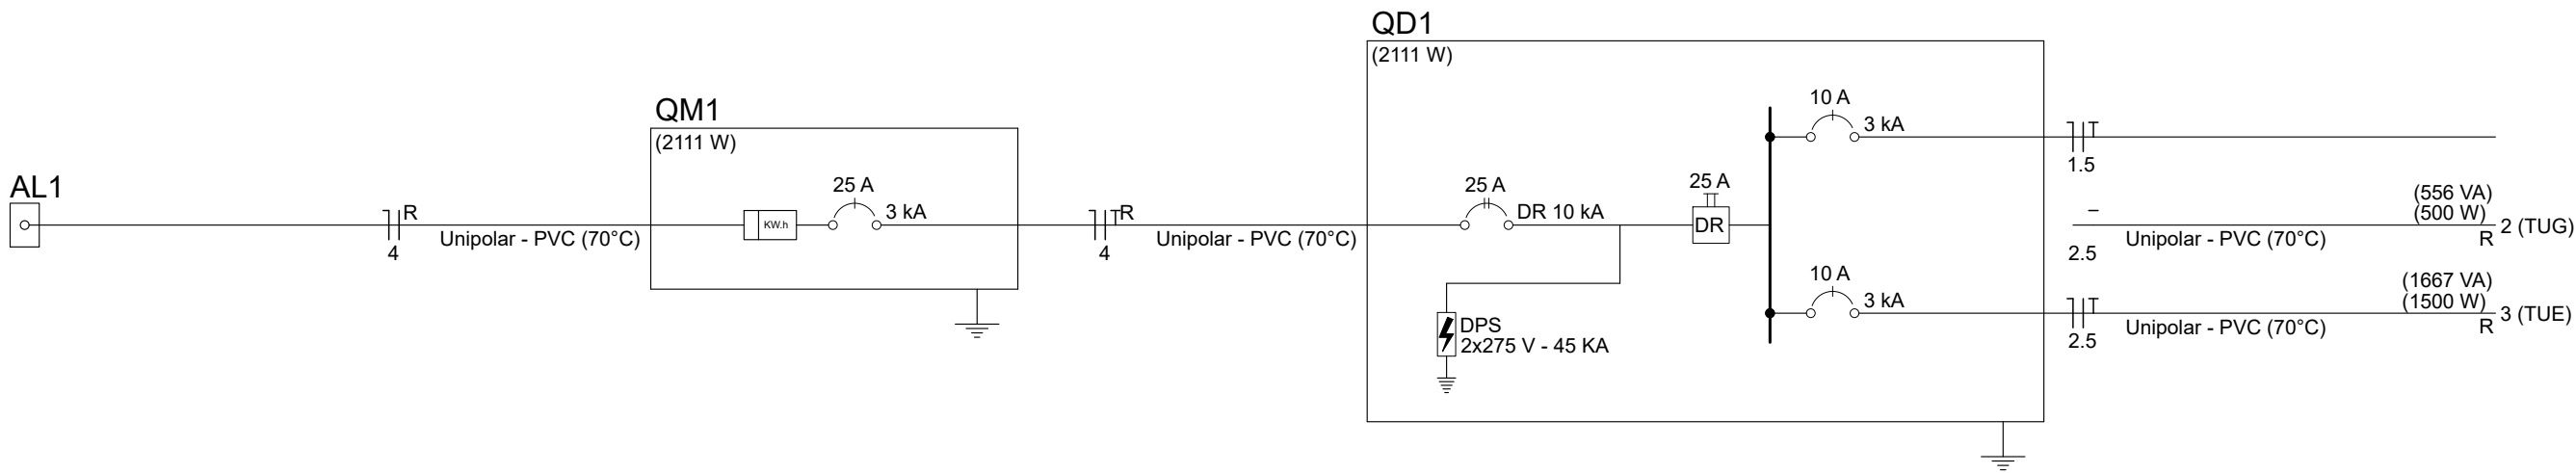

Quadro de Cargas (QD1) - Pavimento																
Circuito	Descrição	Esquema	Método de inst.	Tensão (V)	Iluminação (W)		Tomadas (W)		Pot. total.	Pot. total.	FCT	FCA	In'	Ip	Seção	Status
1	ILU	F+N+T	B1	220 V	1	4	100	1500	111	111	1.00	1.00	0.5	0.5	1.5	OK
2	TUG	F+N+T	B1	220 V			5		556	500	1.00	1.00	2.5	2.5	2.5	OK
3	TUE	F+N+T									1.00	1.00	7.6	7.6	2.5	OK
TOTAL					1	4	5	1	2333	2111						

Quadro de Demanda (QD1) - Pavimento			
Tipo de carga	Potência instalada (kVA)	Fator de demanda (%)	Demanda (kVA)
Uso Específico	2.33	100.00	2.33
TOTAL			2.33

Planacon

Planejamento e Consultoria

PLANEJAMENTO E ASSESSORIA DE PROJETOS TÉCNICOS LTDA.

CLIENTE:

PREFEITURA MUNICIPAL DE DEMERVAL LOBÃO - PI

PROJETO:

PROJETO URBANIZAÇÃO DA AV. FRANCISCO LUIS DE MORAES

DESENHO:

INST. ELÉTRICA QUIOSQUE 1 UND, DIAGRAMA UNIFILAR, QUADRO DE CARGAS E DETALHES

PROJETISTA:

Letícia da Cruz Vieira

Engenheira Civil

CREA: 1920344721

LOCALIDADE:

SEDE

ESCALA:

INDICADA

DESENHO/CAD:

JOÃO VELOSO

DADOS DE CAMPO:

-

DATA:

2026

REV.:

00

FORMATO:

A2

PRANCHA N.º:

ELE-01/01

Designed by ZWCAD Academic Version