


**ANEXO 17 - 02**

 
 
 

 



**TRIBUNAL DE JUSTIÇA DO ESTADO DO PIAUÍ**  
**SUPERINTENDÊNCIA DE ENGENHARIA E ARQUITETURA**

**PROJETOS COMPLEMENTARES EXECUTIVOS**  
**CFTV E CABEAMENTO ESTRUTURADO**


PATRIMÔNIO MUNICIPAL

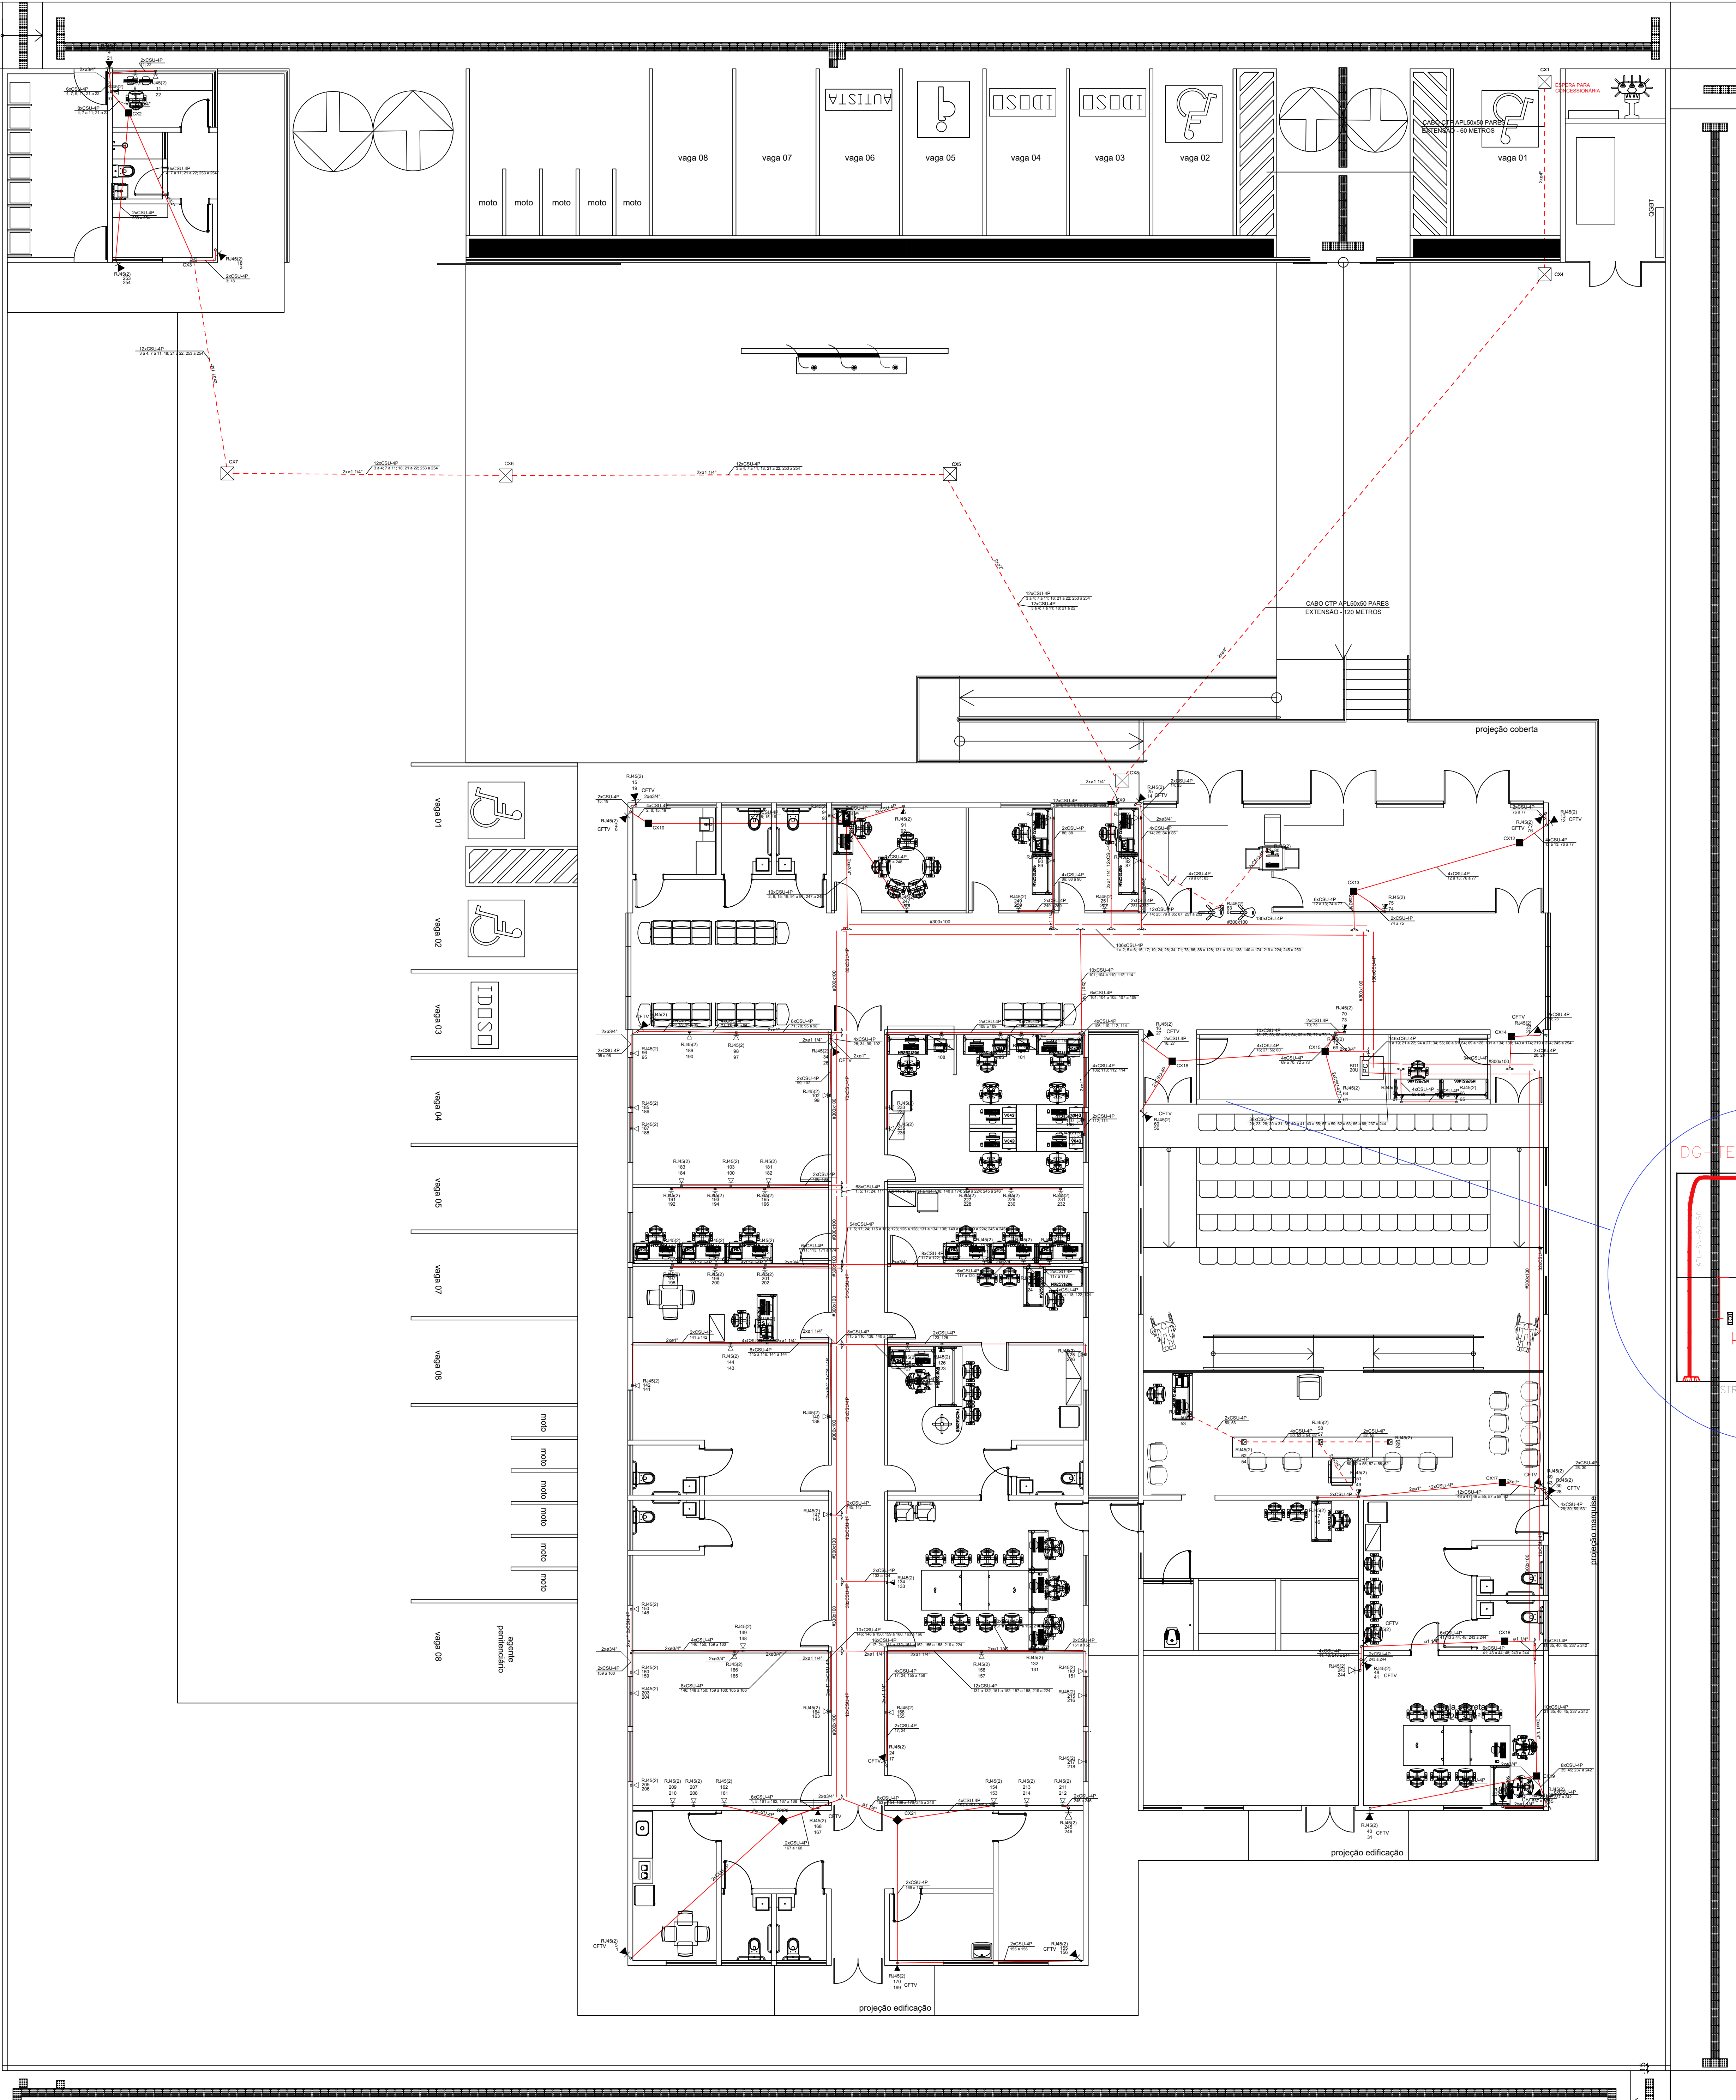

Legenda	
 302x302x122	Caixa de passagem de embutir no teto
 400x400x400	Caixa de passagem de embutir no piso
 24U	Rack padrão 19" - porta acrílico
 RJ45(2) PT TE 1	Tomada RJ45 - 0,30m do piso
 RJ45(2) PT TE 1 PT TE 2	Tomada RJ45 - 1,20m do piso
 RJ45(1) PT TE 47	Tomada RJ45 - 1,80m do piso
 RJ(2) PT TE 70	Tomada RJ45 no piso

Legenda das indicações	
400x400x400	Alvenaria (piso) - 400x400x400 mm
12U	Gabinete 19"/23" - porta acrílico cristal - 12U x 470mm
PP	Patch Panel
RJ45(1)	Tomada RJ45 c/ placa plana 2x4" - Bege - 1 módulo - média
RJ45(2)	Tomada RJ45 c/ placa plana 2x4" - Bege - 2 módulos - média
RJ(2)	Tomada de piso elevado em caixa (2)x70x90mm - 2 módulos - RJ45
—	Conduto pela parede ou forro
- - - -	Conduto pelo piso

OBSERVAÇÃO:  
CONDUTO NÃO COTADO - 3/4"

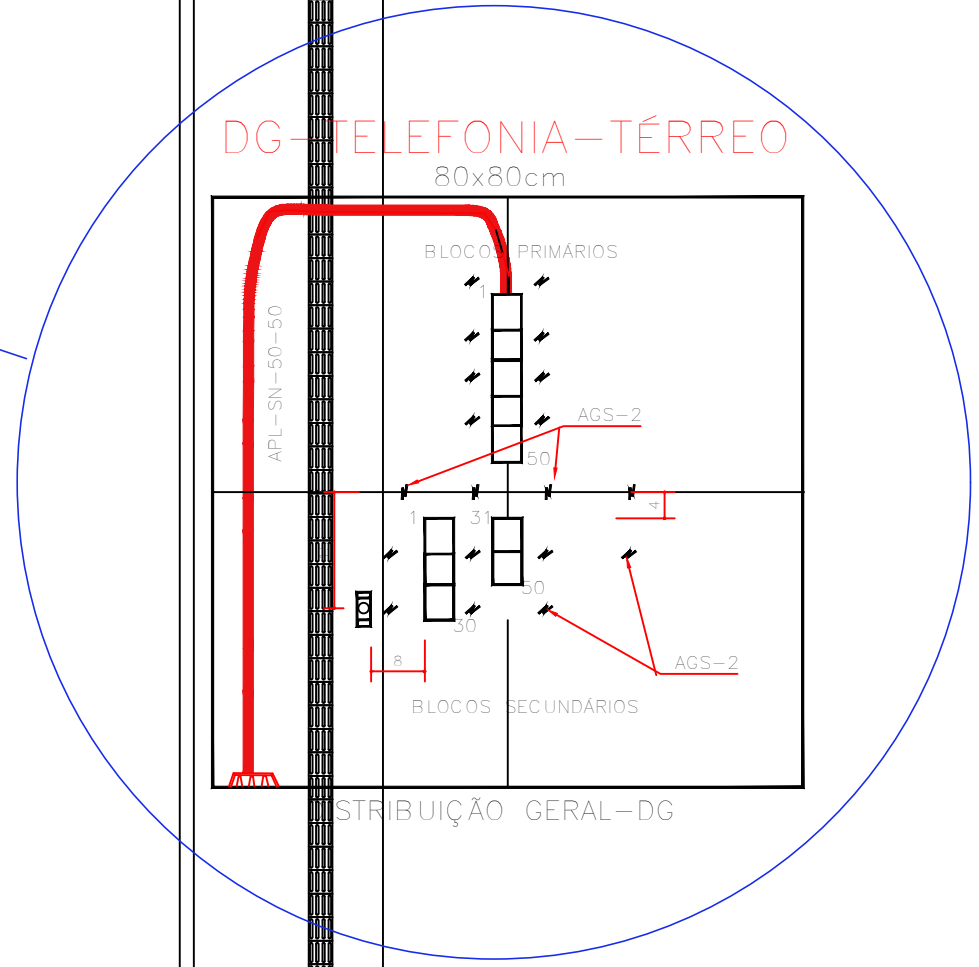



AB PROJETOS E  
CONSULTORIA LTDA

Rua Dr. Moisés Pimentel Neto, nº 01, Qd-A, Sala 02  
Bairro Campestre, CEP 64.053-510, Teresina - PI  
abprojetoseconsultoria@gmail.com  
CMC nº 202527-2

**PROJETO EXECUTIVO CABEAMENTO ESTRUTURADO**

Obra: **CONSTRUÇÃO DO FÓRUM DE PIO IX**

Endereço: **Rua Izidoro de Alencar Bezerra, Quadra E, Lote 01, Plo IX - Piauí**

Condição do projeto: **CABEAMENTO ESTRUTURADO - PLANTA BAIXA E DETALHES**

Responsável Técnico: **Verônica Scheren Castelo Branco - Engenheira Civil - CREA/PI 19.373**

Op. de CAD: **Edson Pires**

Data: **Julho/2022**


Escala: **1/100**

Revisão: **1/2**








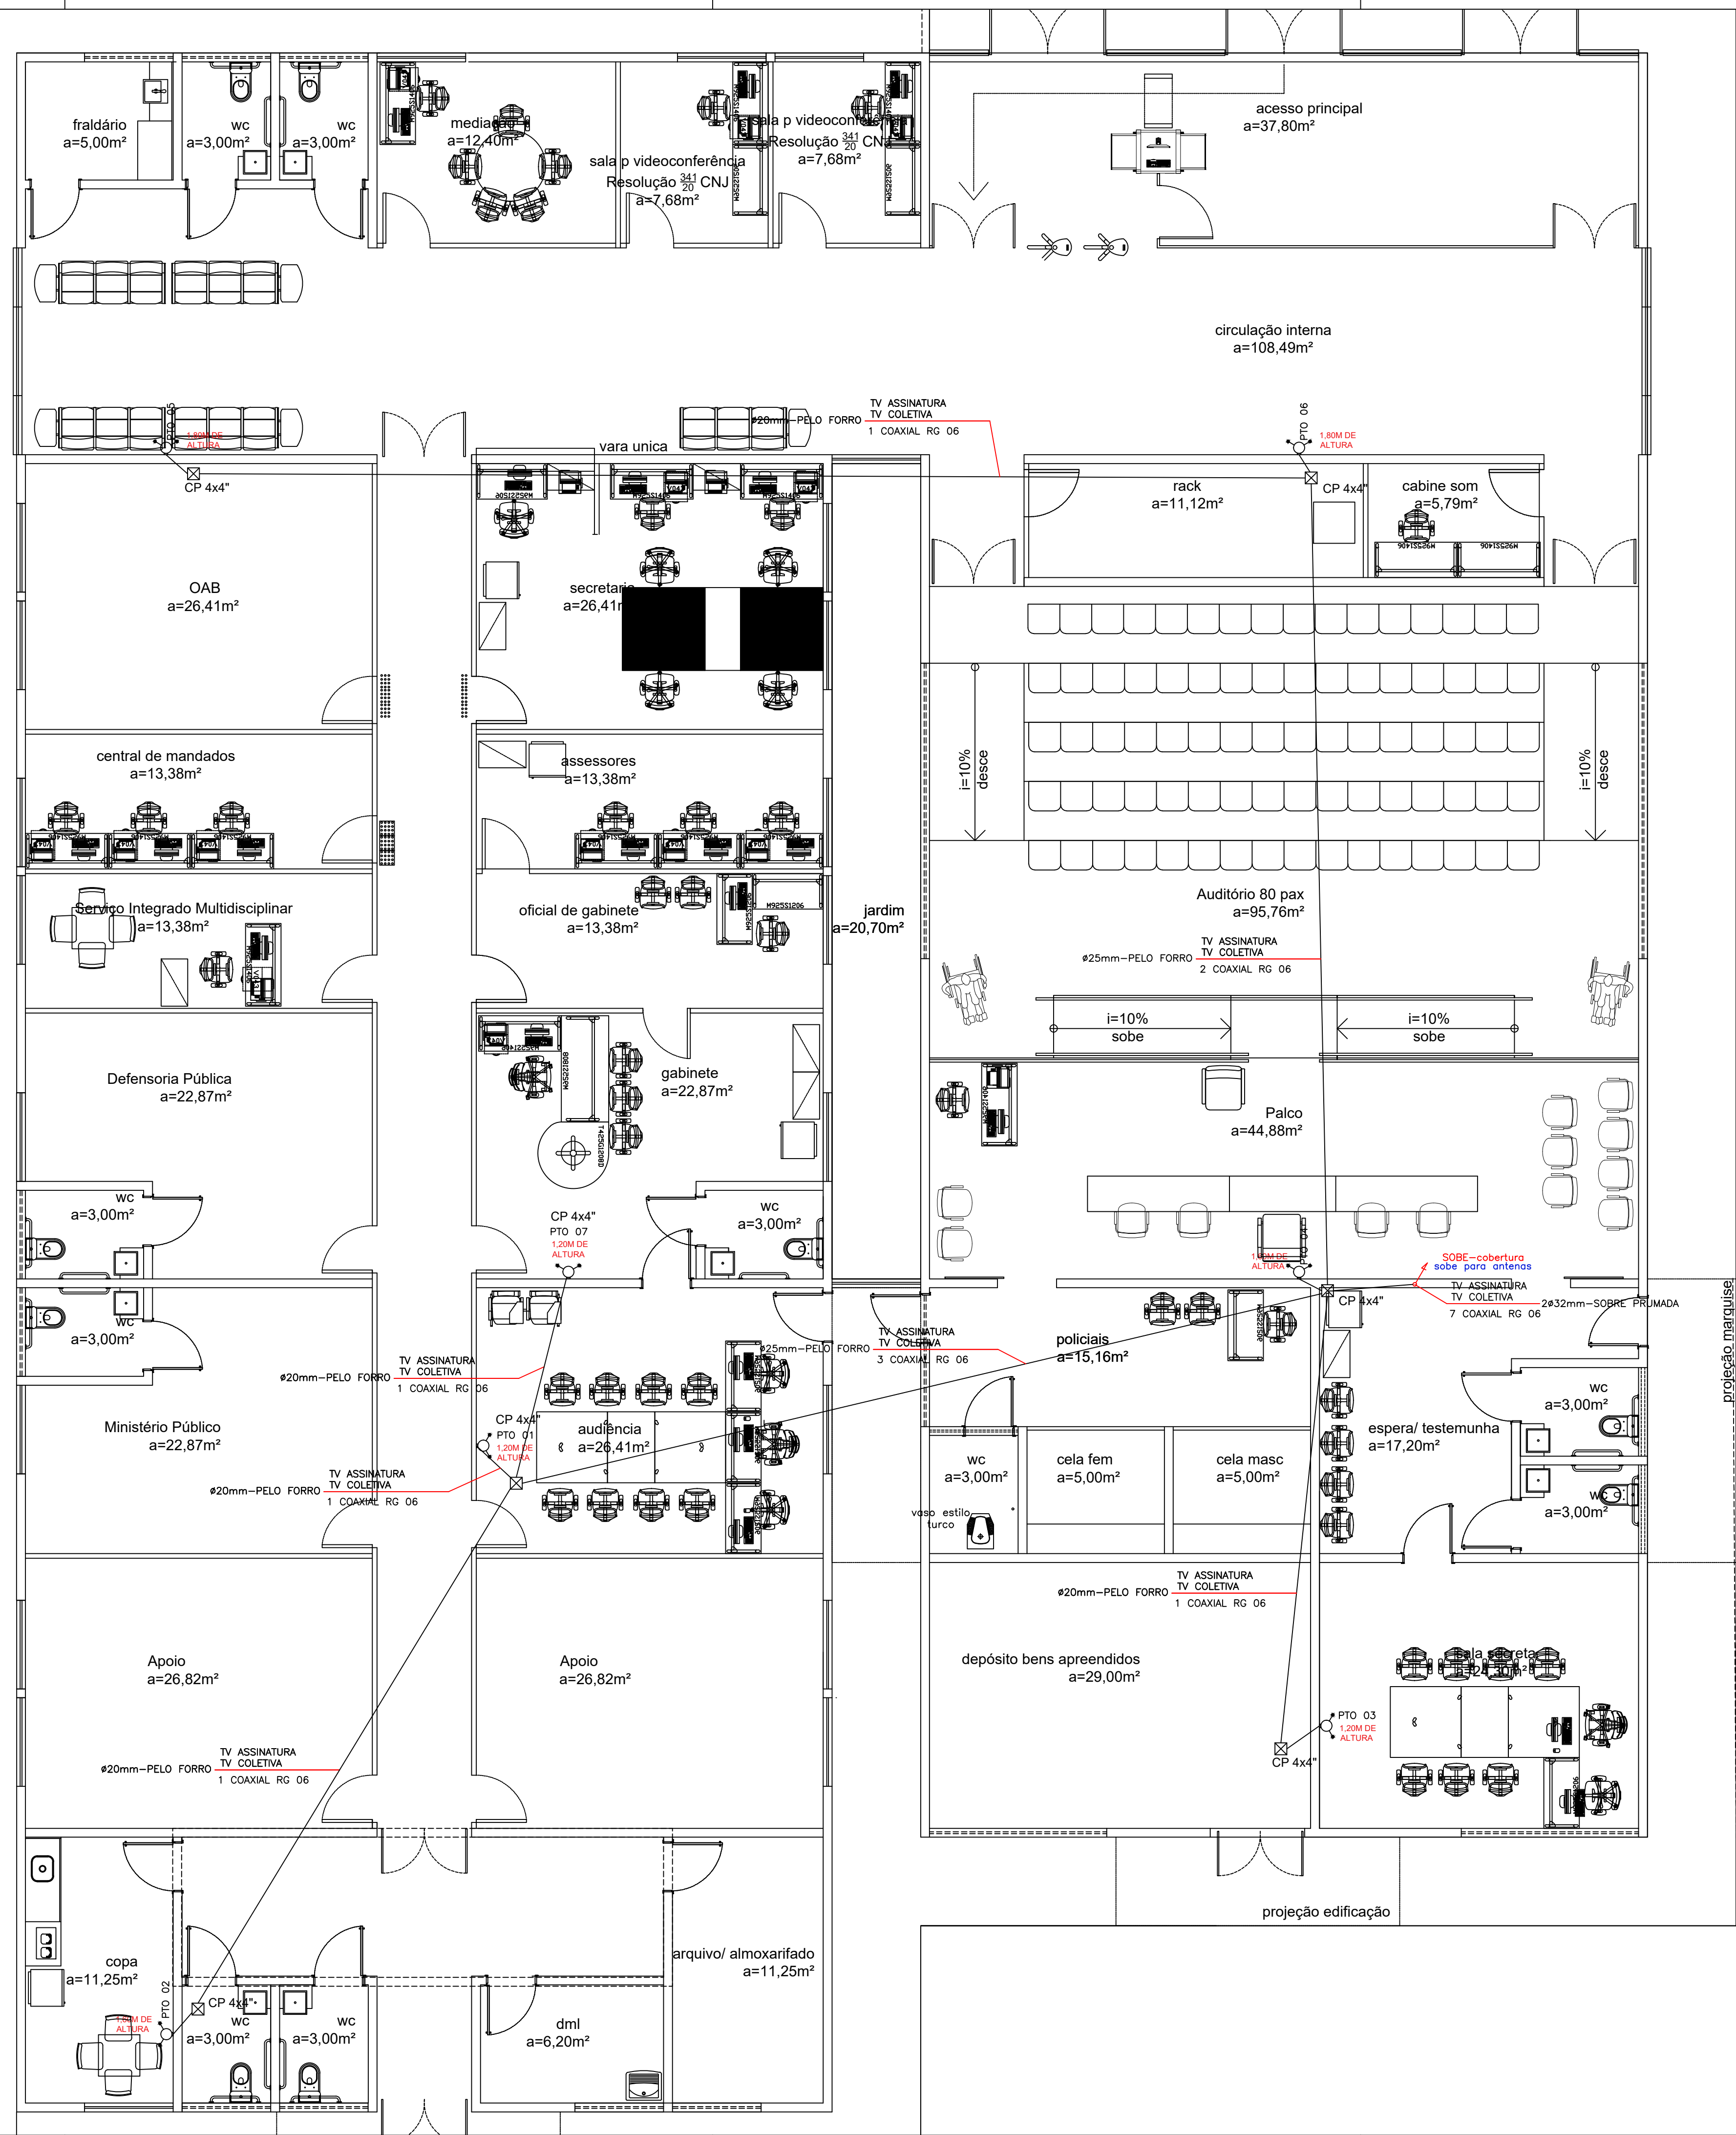

- LEGENDA
- TOMADA ANTENA COLETIVA, EM CAIXA 4x2, h=2.20m
- ELETRODUTO PARA TV PELA PAREDE OU FORRO
- CP-CAIXA DE PASSAGEM (TAMANHO INDICADO)

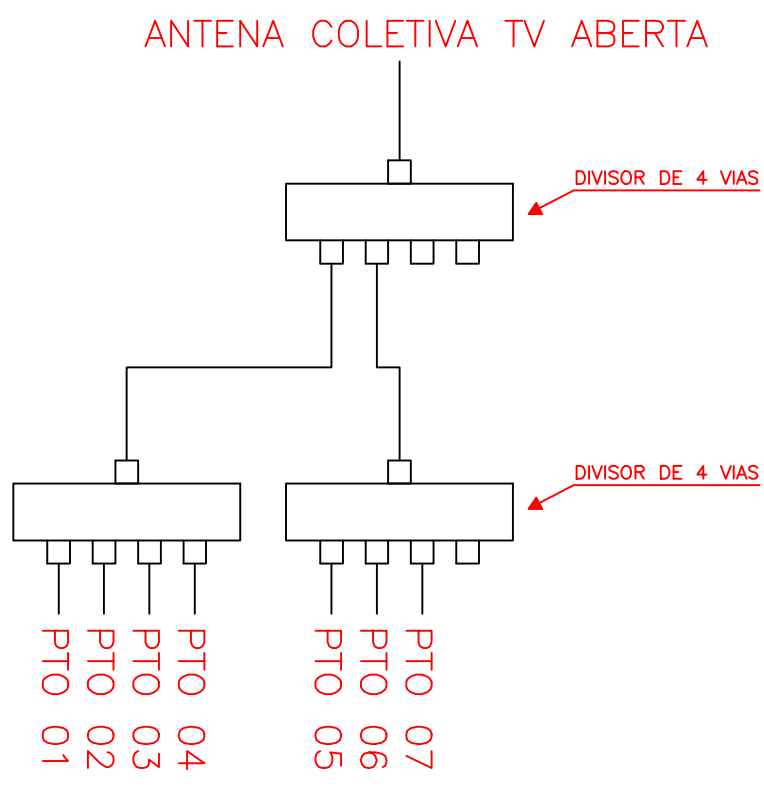

TÉRREO

AB PROJETOS E CONSULTORIA LTDA

Rua Dr. Moisés Pimentel Neto, nº 01, Qd-A, Sala 02  
Bairro Campeste, CEP 64.053-510, Teresina - PI  
abprojetoseconsultoria@gmail.com  
CMC nº 202527-2

PROJETO EXECUTIVO ANTENAS PARA TV

Obras:  
CONSTRUÇÃO DO FÓRUM DE PÍO IX

Endereço:  
Rua Izidro de Alencar Bezerra, Quadra E, Lote 01,  
Píio IX - Piauí

Conteúdo da prancha:  
ANTENAS PARA TV - PAVIMENTO TÉRREO

Responsável Técnico:  
Verônica Scheren Castelo Branco - Engenheira Civil - CREA/PI 19.373


Op. de CAD:  
Edson Pires

Data:  
Julho/2022

Escala:  
1/100

Revisão:

1 / 2

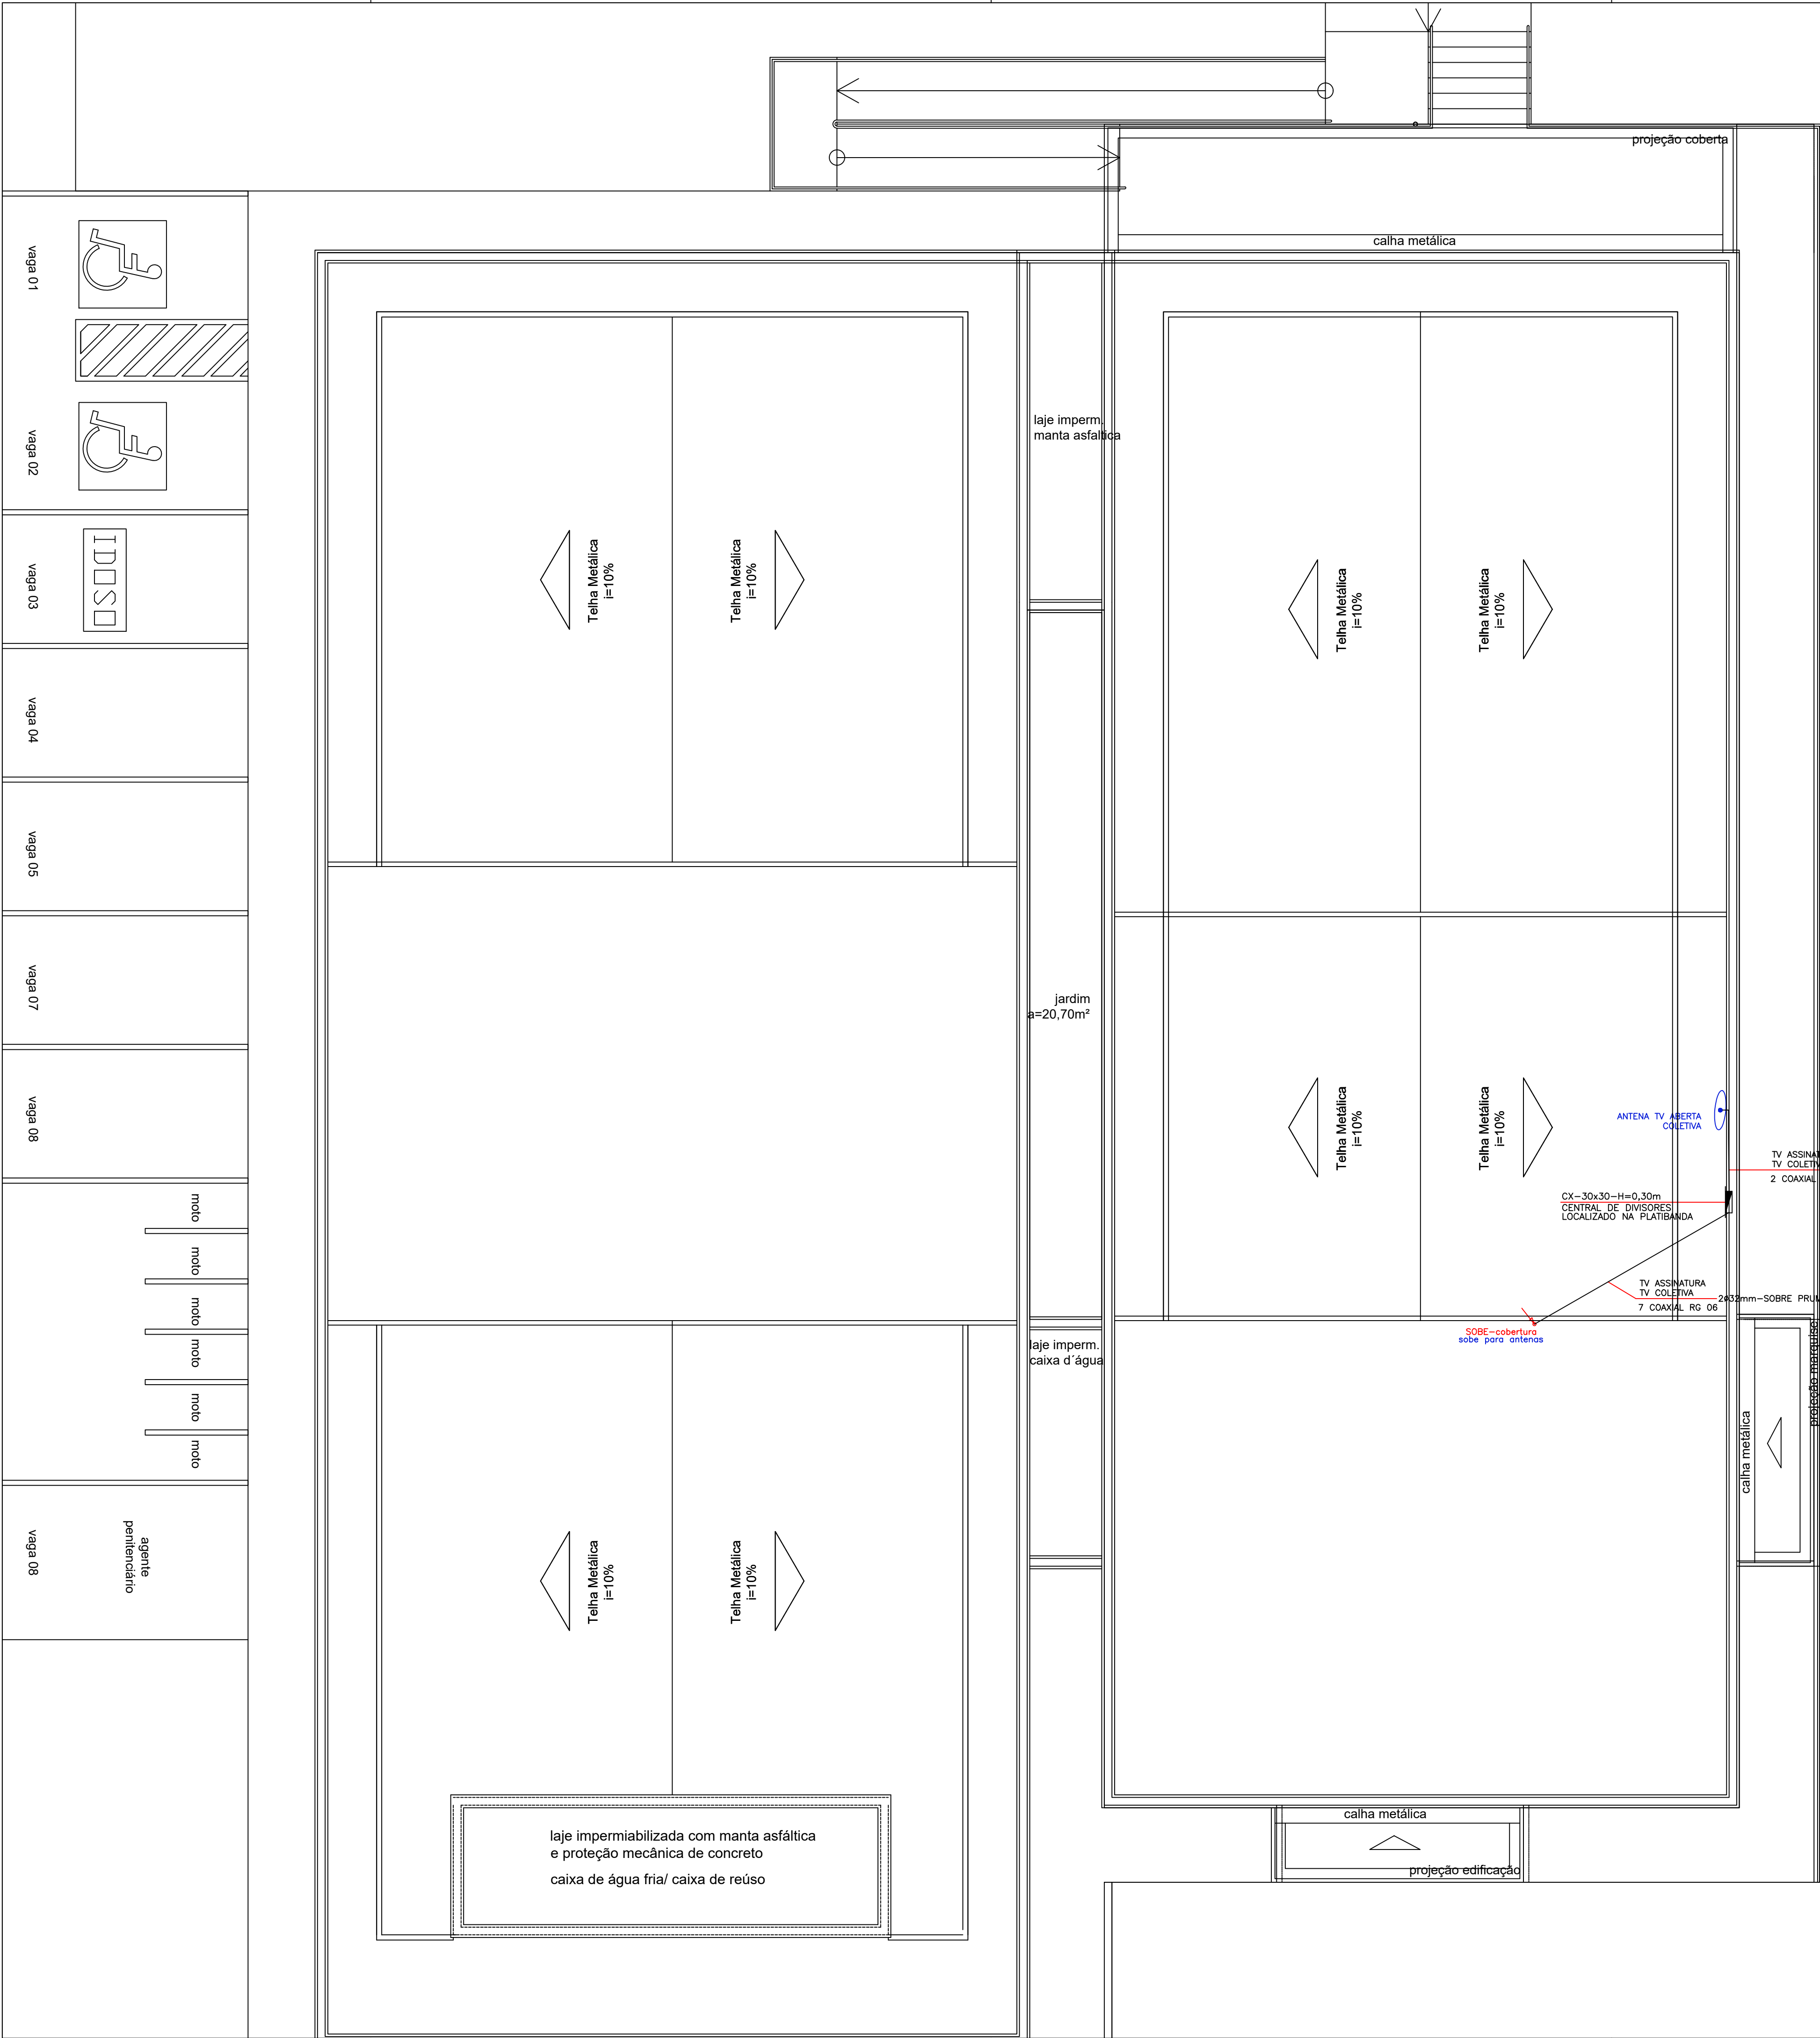

LEGENDA

 TOMADA ANTENA COLETIVA, EM CAIXA 4x2, h=2.20m

 ELETRODUTO PARA TV PELA PAREDE OU FORRO

 CP-CAIXA DE PASSAGEM (TAMANHO INDICADO)

ANTENA COLETIVA TV ABERTA





AB PROJETOS E CONSULTORIA LTDA

Rua Dr. Moisés Pimentel Neto, nº 01, Qd-A, Sala 02  
Bairro Campestre, CEP 64.053-510, Teresina - PI  
abprojetoconsultoria@gmail.com  
CMC nº 202527-2

PROJETO EXECUTIVO ANTENAS PARA TV

Obra:  
CONSTRUÇÃO DO FÓRUM DE PIO IX

Endereço:  
Rua Izidro de Alencar Bezerra, Quadra E, Lote 01,  
Pio IX - Piauí

Conteúdo da prancha:  
ANTENAS PARA TV - PAVIMENTO SUPERIOR

Responsável Técnico:  
Verônica Scheren Castelo Branco - Engenheira Civil - CREA/PI 19.373

Op. de CAD:  
Edson Pires

Data:  
Julho/2022

Escala:  
1/100

Revisão:

2 / 2