
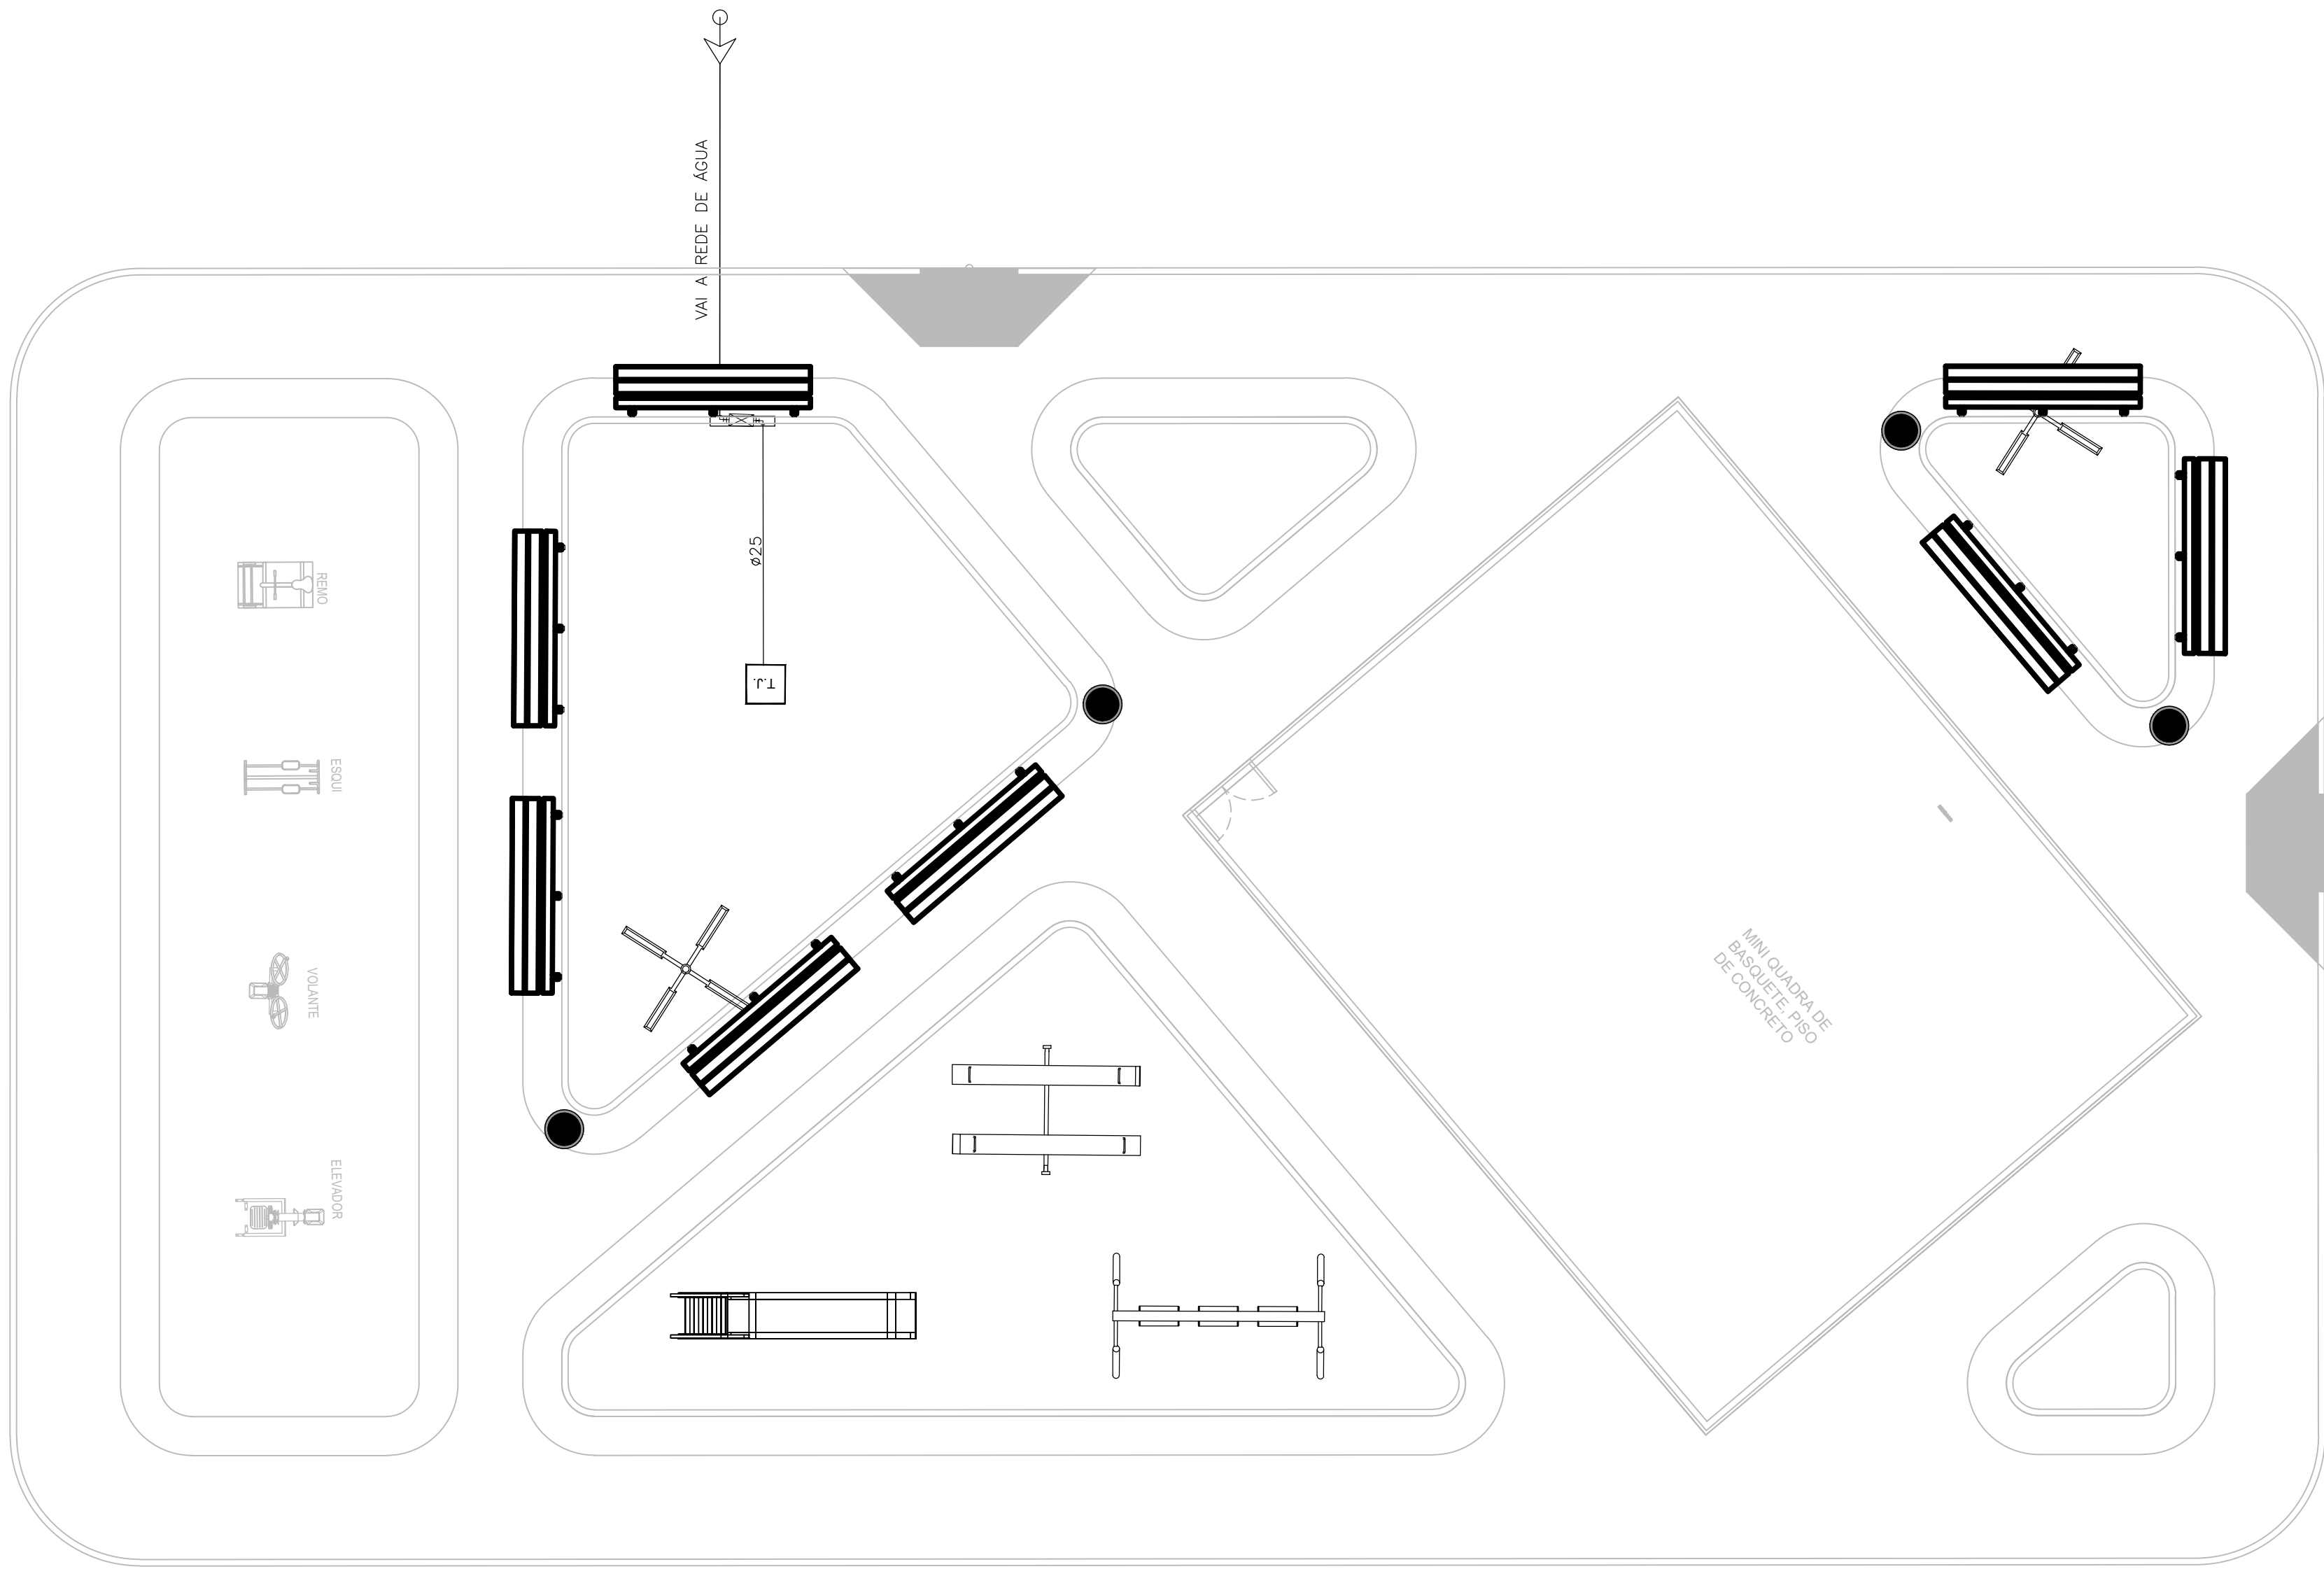
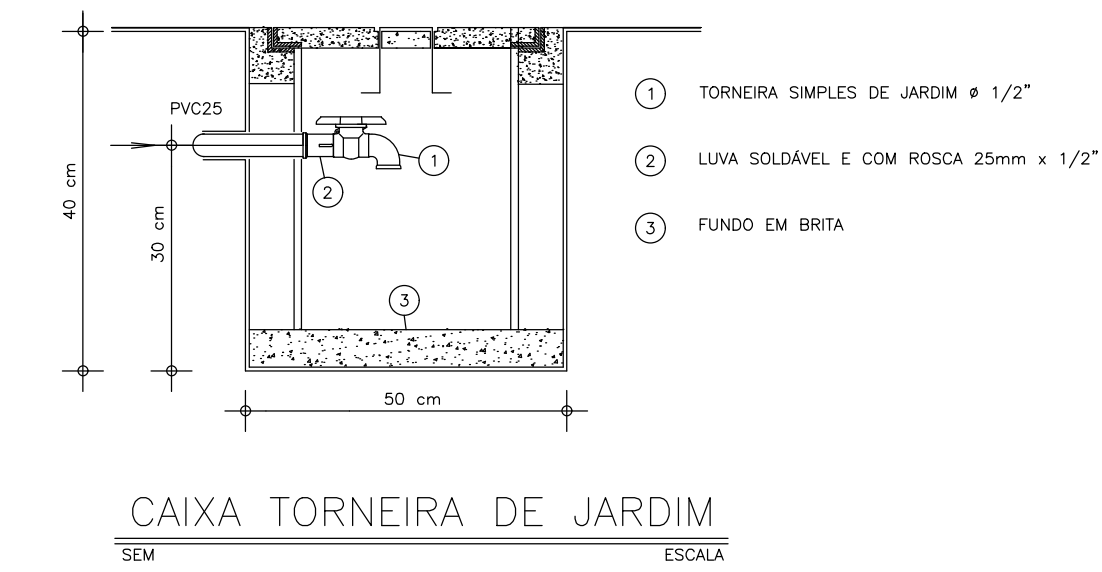


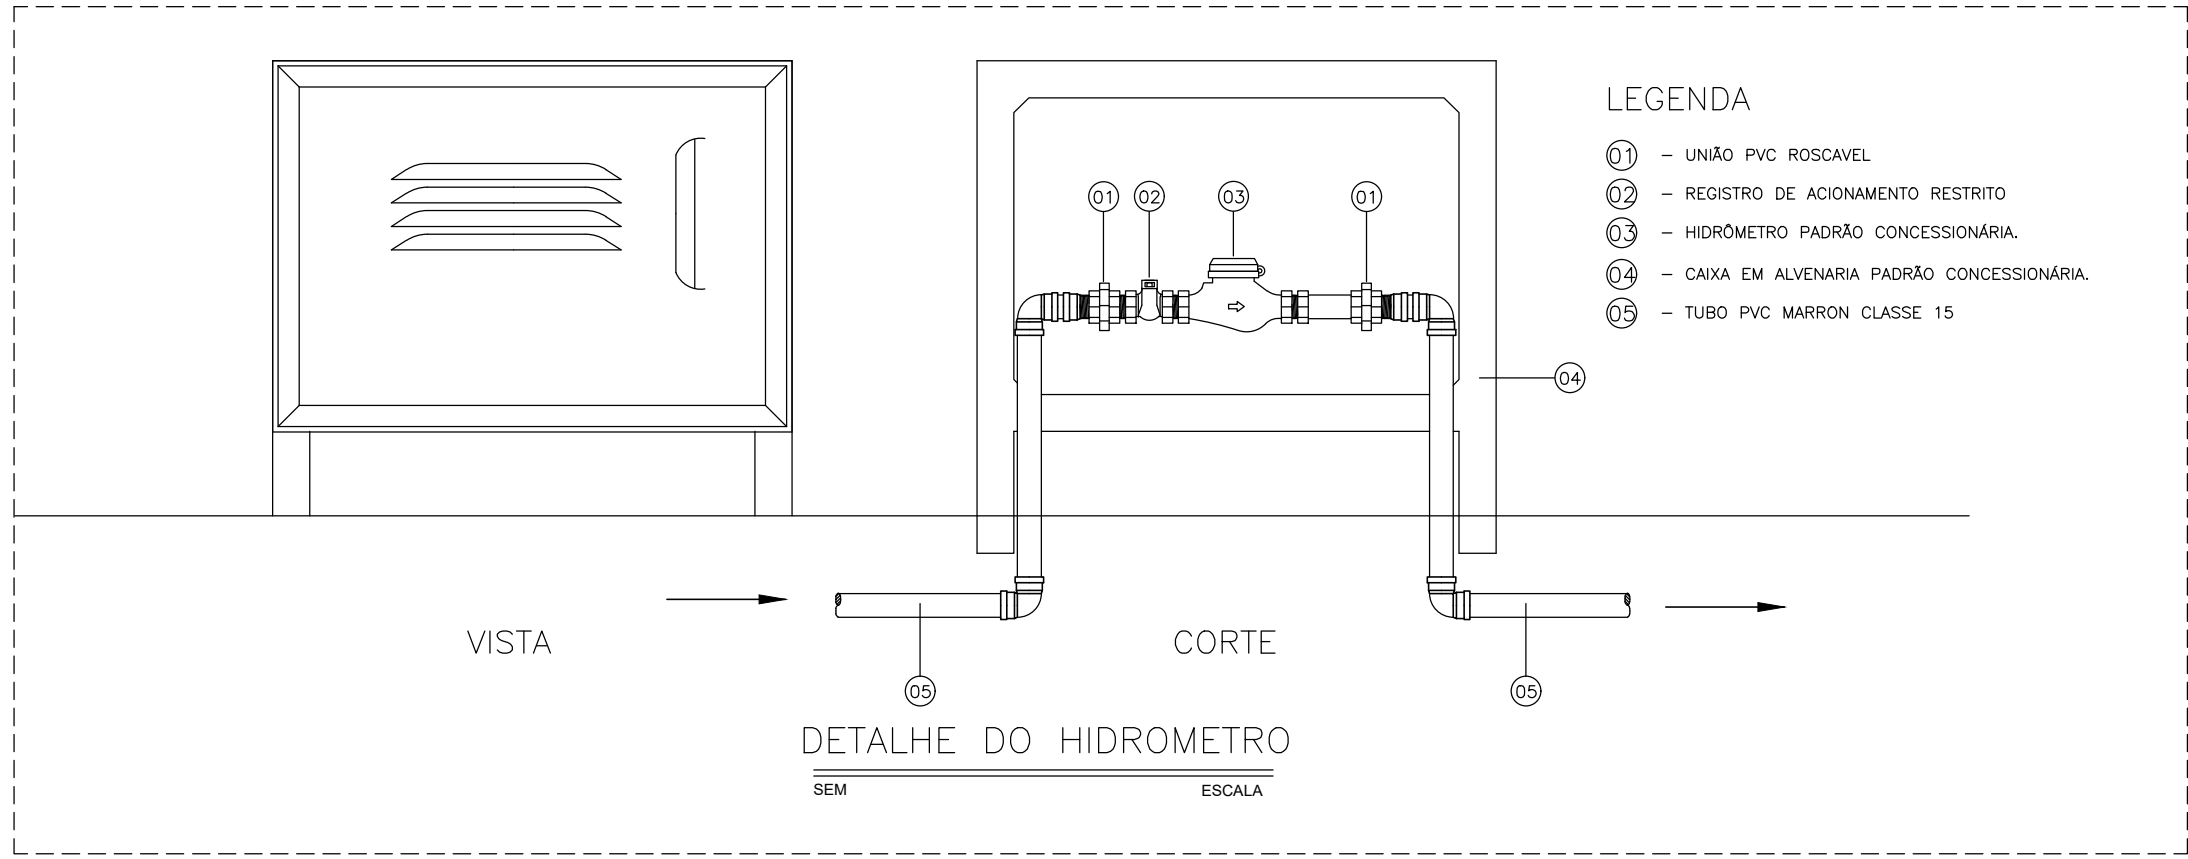

1 PLANTA BAIXA

ESCALA

1/75

LEGENDA

- CAIXA DE HIDRÔMETRO DIM. 305 x 440 x 132 mm
- ALIMENTADOR PREDIAL DE PVC 3/4"
- CAIXA DE ALVENARIA 40X40 COM TAMPA DE CONCRETO E TORNEIRA DE JARDIM

SEINFRA - SECRETARIA DA INFRAESTRUTURA

PROJETO: PROJETO HIDROSSANITÁRIO
PRAÇA SÃO JOAQUIM - PATOS

INTERESSADO:
PREFEITURA DE SOBRAL

ENDEREÇO:

MUNICÍPIO:
SOBRAL-CE

VICENTE DE PAULO DA SILVA COSTA | CREA- nº 062145743-4

ASSINATURA:

ENGENHEIRO CIVIL



DESENHOS DA PRANCHA

PL. BAIXA
LEGENDA
DETALHE

ESCALA

INDICADA

DATA
JAN/2026

REVISÃO
00

ARQUIVO
00

HID
ÚNICA