

Quadro de louças, metais e equipamentos		
Cód.	Qty.	Descrição
BA1	35	Barra de apoio, reta, fixa, em aço inox, l=70cm, com diâmetro de empunhadura de 30mm. Deverão ser instaladas nos banheiros PCD como suporte para o uso dos equipamentos.
BA2	52	Barra de apoio, reta, fixa, em aço inox, l=40cm, com diâmetro de empunhadura de 30mm. Deverão ser instaladas nos banheiros PCD como suporte para o uso dos equipamentos e nas portas.
BA3	54	Barra de apoio, reta, fixa, em aço inox, l=80cm, com diâmetro de empunhadura de 30mm. Deverão ser instaladas nos banheiros PCD como suporte para o uso dos equipamentos.
BC1	2	Banco adaptado nos banheiros adaptados, com estrutura em aço inox, assento em polipropileno na cor branco, 150kg, no parêntese com sistema de travamento vertical, dimensão 70cm x 45cm, com estrutura que suporte até 150kg.
BE1	6	Botão de emergência, item de acessibilidade para banheiros.
BS1	37	Bacia sanitária com caixa de descarga acoplada, na cor branco, inclusive assento na cor branco, contendo conjunto de fixação, anel de vedação e engate plástico.
CB1	2	Cuba para desinfecção de endoscópio. Dimensão 70x45cm profundidade de 50cm.
CB2	6	Cuba de embutir redonda em louça, cor branco, dimensão de 30cm ou equivalente. Incluso válvula de metal cromado e sifão flexível em PVC.
CB3	23	Cuba retangular, em aço inox, dimensão de 40x30cm ou equivalente. Incluso válvula de metal cromado e sifão flexível em PVC.
CB4	1	Cuba grande em aço inox, feita sobre medida.
CH	6	Chuveiro elétrico
DC1	17	Ducha higiênica com registro.
LV1	103	Lavatório com coluna suspensa em louça, cor branco. Acabamento em coluna suspensa. Incluso válvula de metal cromado e sifão flexível em PVC.
LV2	9	Lavatório de canto em louça, cor branco. Incluso válvula de metal cromado e sifão flexível em PVC.
MC	1	Mictório com válvula, na cor branco, contendo conjunto de fixação, anel de vedação.
PD1	7	Pia de despejo/Expurgo hospitalar, em aço inox, com válvula de descarga tipo hidra ou similar.
RS1	62	Ralo sifonado com tampa escamoteável, dimensões 15 x 15cm.
TM1	118	Torneira de mesa, bica baixa, acionamento de pressão, acabamento cromado.
TP1	13	Torneira de parede, para tanque e jardim, com adaptador para mangueira, acabamento e acessórios para fixação e instalação
TP2	6	Torneira de parede cirurgica, acionamento por cotovelo com alavanca longa. Acabamento cromado
TP3	25	Torneira de mesa, bica alta, acionamento por cotovelo, acabamento cromado.
TP4	2	Pistola de água ou ar, com jogo de bico em aço e inox para diferentes instrumentais médicos, com mangueira em espiral flexível e engate rápido. Adaptadores para rede de água ou ar e mangueira.
TQ1	5	Tanque em louça, com coluna, com branca. Acessórios para instalação e fixação cromados



AUTOR (A) DO PROJETO EXECUTIVO	REGISTRO
RENY MOITA PORTO	CAU - A256692
ASSINATURA CARIMBO	
AUTOR (A) DO PROJETO EXECUTIVO	REGISTRO
VIVIANE KELLI MACHADO	CAU - A389382
ASSINATURA CARIMBO	
AUTOR (A) DO PROJETO EXECUTIVO	REGISTRO
DANIELA MENEZES EMILIANO	CAU - A2535220
ASSINATURA CARIMBO	
AUTOR (A) DO PROJETO EXECUTIVO	REGISTRO
BARBARA MOREIRA RIBEIRO	CREA - 7968AM
Assinado de forma digital por Barbara Moreira Ribeiro CREA: 7968-AM Dados: 2025.12.03 14:27:50 -04'00'	
ASSINATURA CARIMBO	

R00	05/10/2025	EMISSÃO INICIAL
-----	------------	-----------------




Unidade Gestora de Projetos Especiais

OBJETO
CONSTRUÇÃO DE UNIDADE DE ATENÇÃO ESPECIALIZADA EM SAÚDE
POLICLINICA ZONA NORTE

PROPRIETÁRIO
FUNDO ESTADUAL DE SAÚDE - FES

CNPJ
06.023.708/0001-44

ENDEREÇO
R. MECA, 173-7 - NOVA CIDADE - MANAUS - AM



DISCIPLINA
ARQUITETURA

PRANCHA
22/31

TÍTULO DA PRANCHA
DETALHAMENTO DE BANCADAS 03

DESCRIÇÃO DA ETAPA
PROJETO EXECUTIVO


NOME: PRANCHA-ARQUIVO MS_POL_PE_ARQ_22	REVISÃO R0	UNIDADE METROS	DATA 05/10/2025	ESCALA INDICADA
---	---------------	-------------------	--------------------	--------------------

AUTOR(A) INTELLECTUAL
MIRELA PILON PESSATTI
VICTORIA ANGELI CAPOVILLA
SIMONE ALVES PRADO MENEZES


REGISTRO
CAU - 25669-2
CAU - 247156-6
CAU - 36015-3

DIREITOS AUTORAIS RESERVADOR CONFORME LEGISLAÇÃO NACIONAL E INTERNACIONAL


FOLHA 01
84,10x59,40

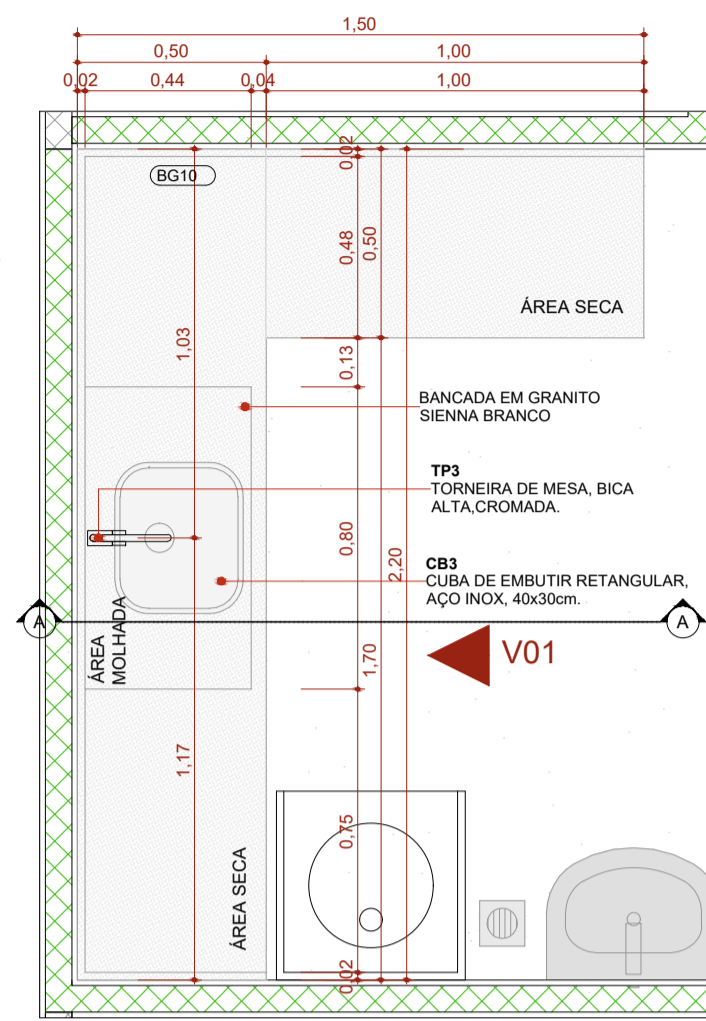


PLANTA BAIXA - BG10 1:20

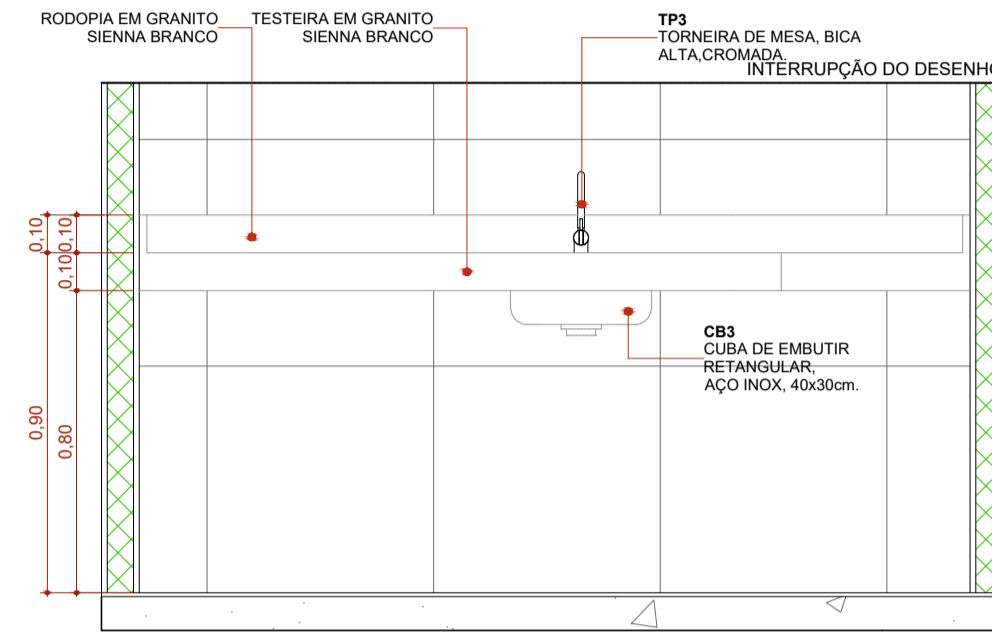


ELEVÇÃO 01 - BG10 1:20

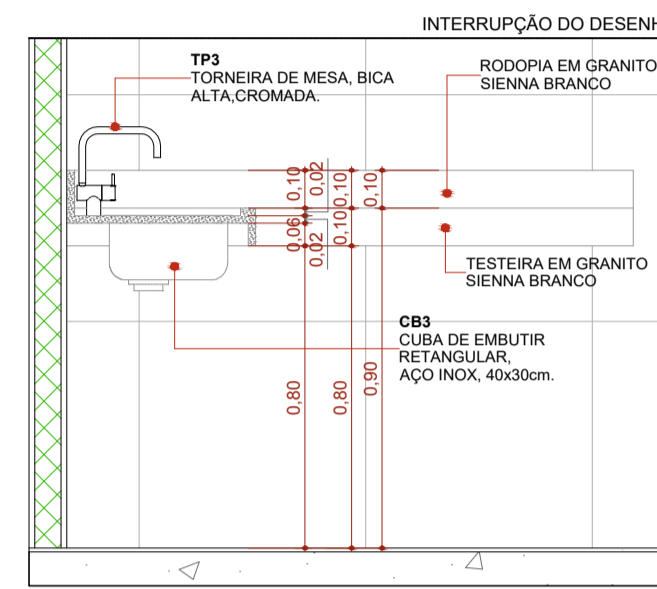


CORTE A - BG10 1:20

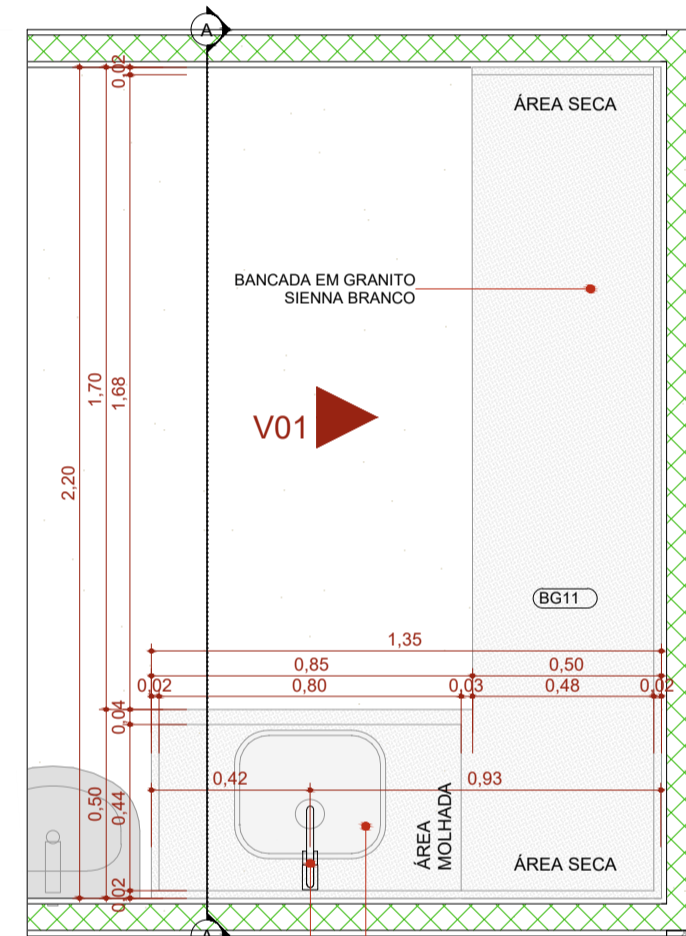

PLANTA BAIXA - BG11 1:20

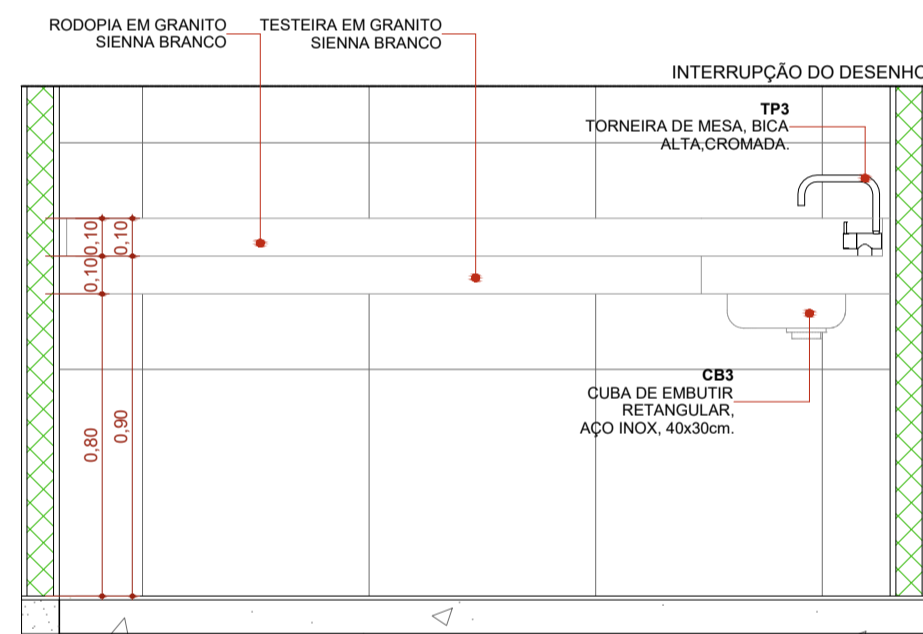

ELEVÇÃO 01 - BG11 1:20

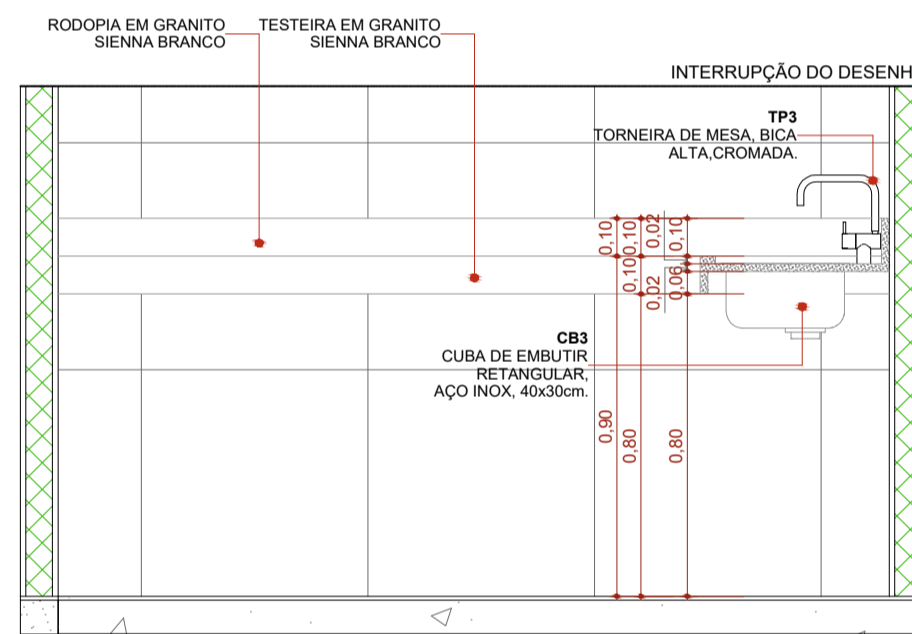

CORTE A - BG11 1:20

Quadro de louças, metais e equipamentos		
Cód.	Qty.	Descrição
BA1	35	Barra de apoio, reta, fixa, em aço inox, 170cm, com diâmetro de empunhadura de 30mm. Deverão ser instaladas nos banheiros PCD como suporte para o uso dos equipamentos.
BA2	52	Barra de apoio, reta, fixa, em aço inox, 140cm, com diâmetro de empunhadura de 30mm. Deverão ser instaladas nos banheiros PCD como suporte para o uso dos equipamentos e nas portas.
BA3	54	Barra de apoio, reta, fixa, em aço inox, 180cm, com diâmetro de empunhadura de 30mm. Deverão ser instaladas nos banheiros PCD como suporte para o uso dos equipamentos.
BC1	2	Banco articulado nos banheiros adaptados, com estrutura em aço inox, assento em polipropileno na cor branca, 150kg, com sistema de travamento na vertical, dimensão 70cm x 45cm, com estrutura que suporte a 150kg.
BE1	6	Botão de emergência, item de acessibilidade para banheiros.
BS1	37	Bacia sanitária com caixa de descarga acoplada, na cor branco, inclusive assento na cor branco, contendo conjunto de fixação, anel de vedação e engate plástico.
CB1	2	Cuba para desinfecção de endoscópio. Dimensão 70x45cm profundidade de 50cm.
CB2	6	Cuba de embutir redonda em louça, cor branco, dimensão de 30cm ou equivalente. Incluso válvula de metal cromado e sifão flexível em PVC.
CB3	23	Cuba retangular, em aço inox, dimensão de 40x30cm ou equivalente. Incluso válvula de metal cromado e sifão flexível em PVC.
CB4	1	Cuba grande em aço inox, feita sobre medida.
CH	6	Chuveiro elétrico
DC1	17	Ducha higiênica com registro.
LV1	103	Lavatório com coluna suspensa em louça, cor branco. Acabamento em coluna suspensa. Incluso válvula de metal cromado e sifão flexível em PVC.
LV2	9	Lavatório de canto em louça, cor branca. Incluso válvula de metal cromado e sifão flexível em PVC.
MC	1	Mictório com válvula, na cor branco, contendo conjunto de fixação, anel de vedação.
PD1	7	Placa de despejo/Expurgo hospitalar, em aço inox, com válvula de descarga tipo hidra ou similar.
RS1	Ralo sifonado com tampa escamoteável, dimensões 15 x 15cm.	
TM1	118	Torneira de mesa, bica baixa, acionamento de pressão, acabamento cromado.
TP1	13	Torneira de parede, para tanque e jardim, com adaptador para mangueira, acabamento e acessórios para fixação e instalação
TP2	6	Torneira de parede cirúrgica, acionamento por cotovelo com alavanca longa. Acabamento cromado
TP3	25	Torneira de mesa, bica alta, acionamento por cotovelo, acabamento cromado.
TP4	2	Pistola de água ou ar, com jogo de bico em aço e inox para diferentes instrumentais médicos, com mangueira em espiral flexível e engate rápido. Adaptadores para rede de água ou ar e mangueira.
TO1	5	Tanque em louça, com coluna, com branca. Acessórios para instalação e fixação cromados



AUTOR (A) DO PROJETO EXECUTIVO RENY MOITA PORTO	REGISTRO CAU - A256692
AUTOR (A) DO PROJETO EXECUTIVO VIVIANE KELLI MACHADO	REGISTRO CAU - A389382
AUTOR (A) DO PROJETO EXECUTIVO DANIELA MENEZES EMILIANO	REGISTRO CAU - A2535220
AUTOR (A) DO PROJETO EXECUTIVO BARBARA MOREIRA RIBEIRO	REGISTRO CREA - 7968AM

R00	05/10/2025	EMISSÃO INICIAL
-----	------------	-----------------

OBJETO
CONSTRUÇÃO DE UNIDADE DE ATENÇÃO ESPECIALIZADA EM SAÚDE
POLICLINICA ZONA NORTE

PROPRIETÁRIO
FUNDO ESTADUAL DE SAÚDE - FES

CNPJ
06.023.708/0001-44

ENDEREÇO
R. MECA, 173-7 - NOVA CIDADE - MANAUS - AM

DISCIPLINA
ARQUITETURA


PRANCHA
23/31

TÍTULO DA PRANCHA
DETALHAMENTO DE BANCADAS 04

DESCRIÇÃO DA ETAPA
PROJETO EXECUTIVO


NOME: PRANCHA-ARQUIVO MS_POL_PE_ARQ_Z3	REVISÃO R0	UNIDADE METROS	DATA 05/10/2025	ESCALA INDICADA
---	---------------	-------------------	--------------------	--------------------

AUTORIA) INTELLECTUAL MIRELA PILON PESSATTI VICTORIA ANGELI CAPOVILLA SIMONE ALVES PRADO MENEZES	REGISTRO CAU - 25669-2 CAU - 247156-6 CAU - 36015-5
---	--

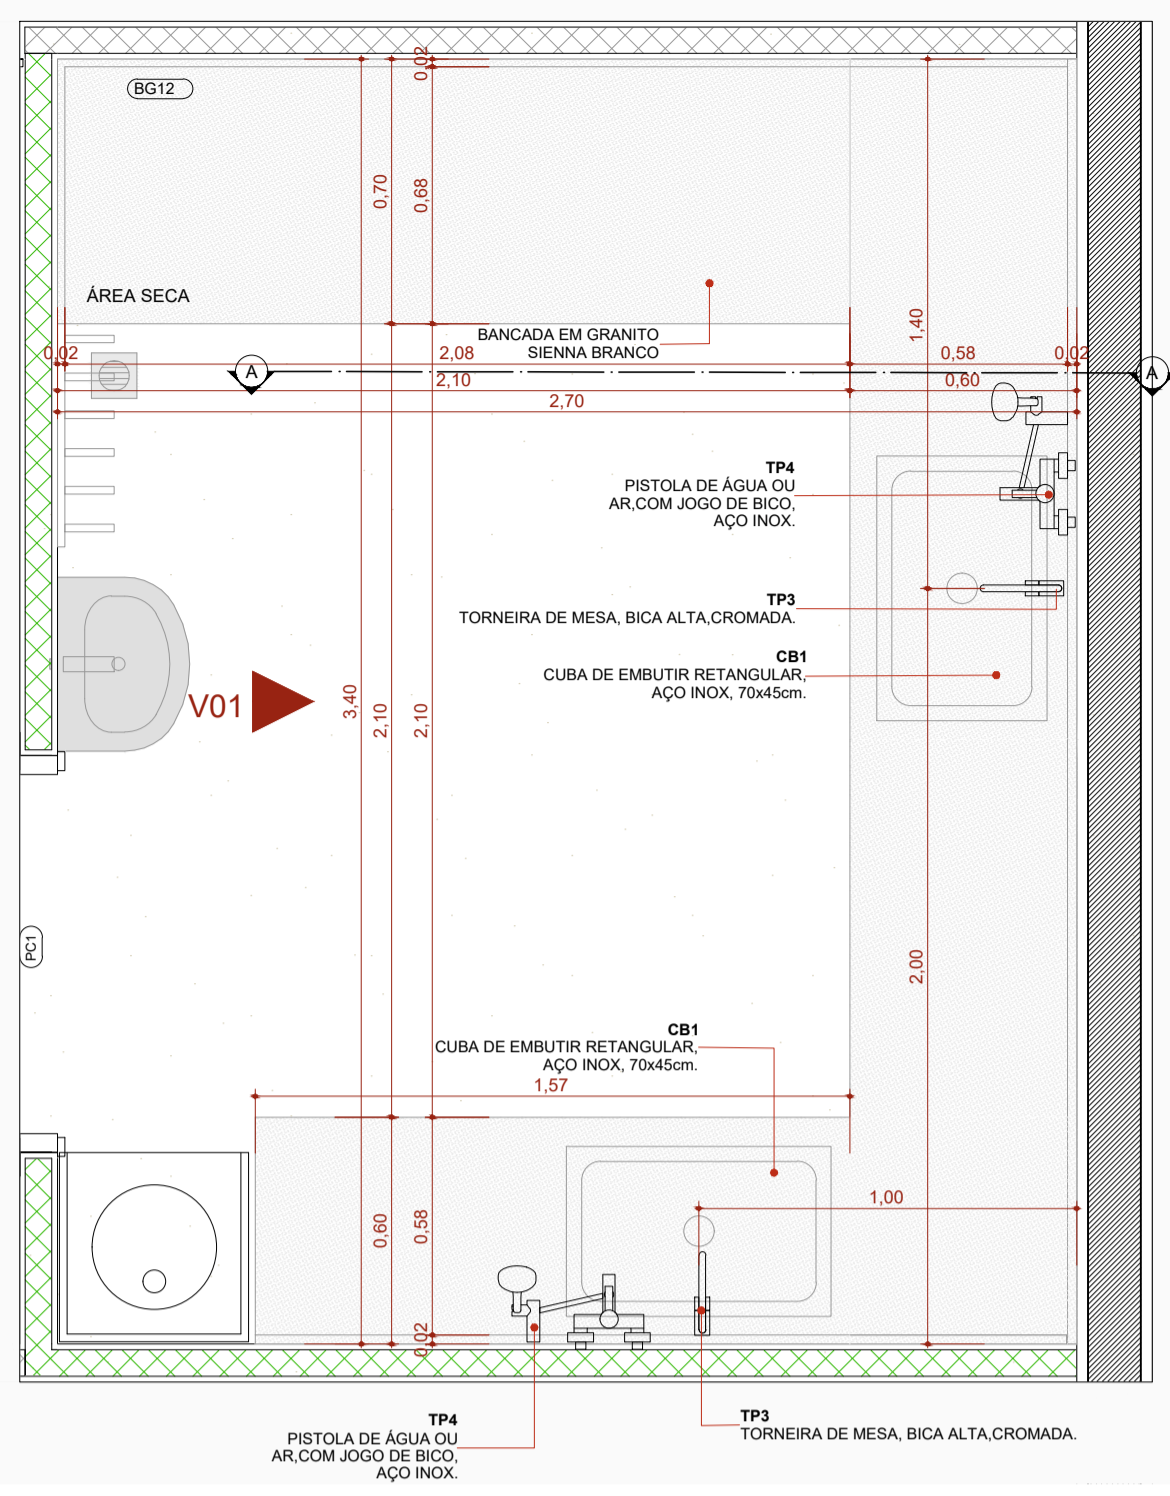


PLANTA BAIXA - BG12

1:20

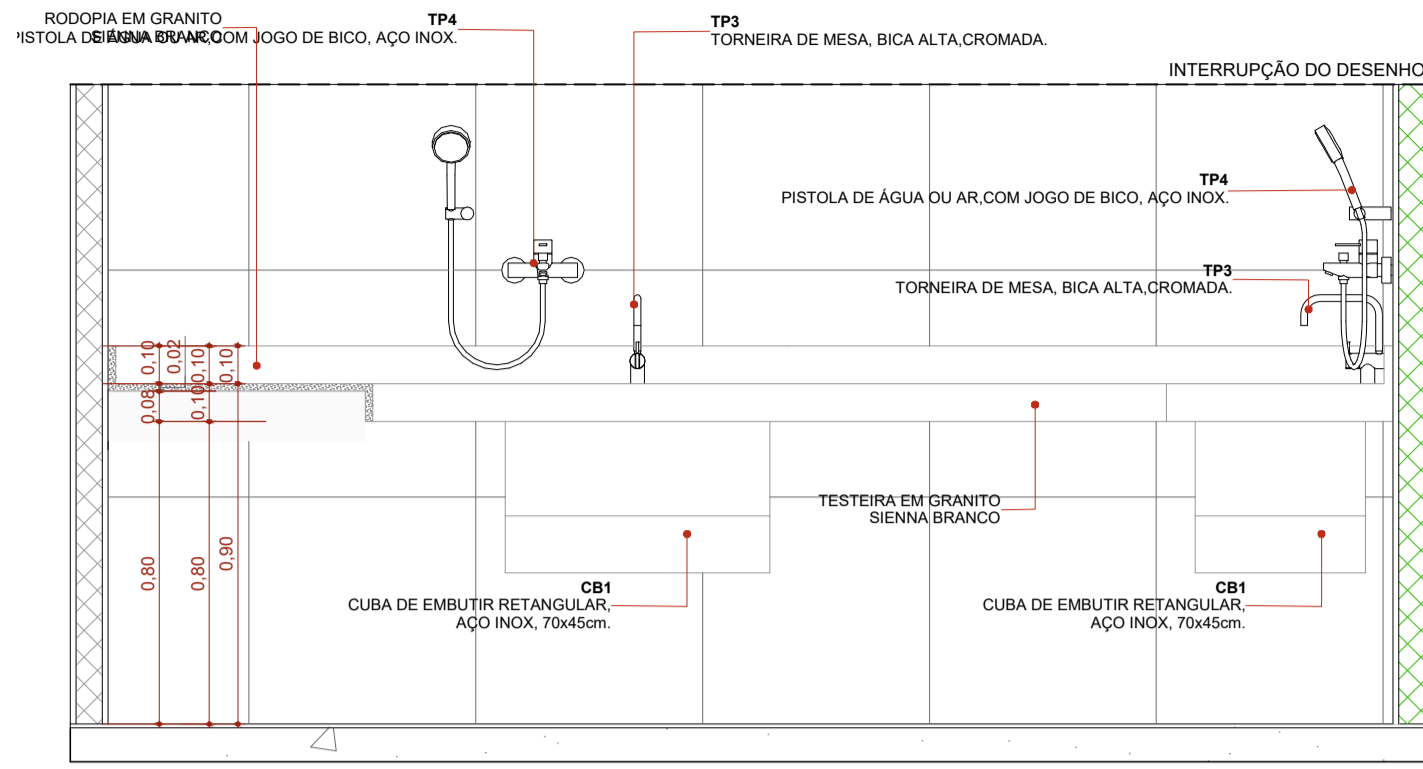


ELEVÇÃO 01 - BG12

1:20

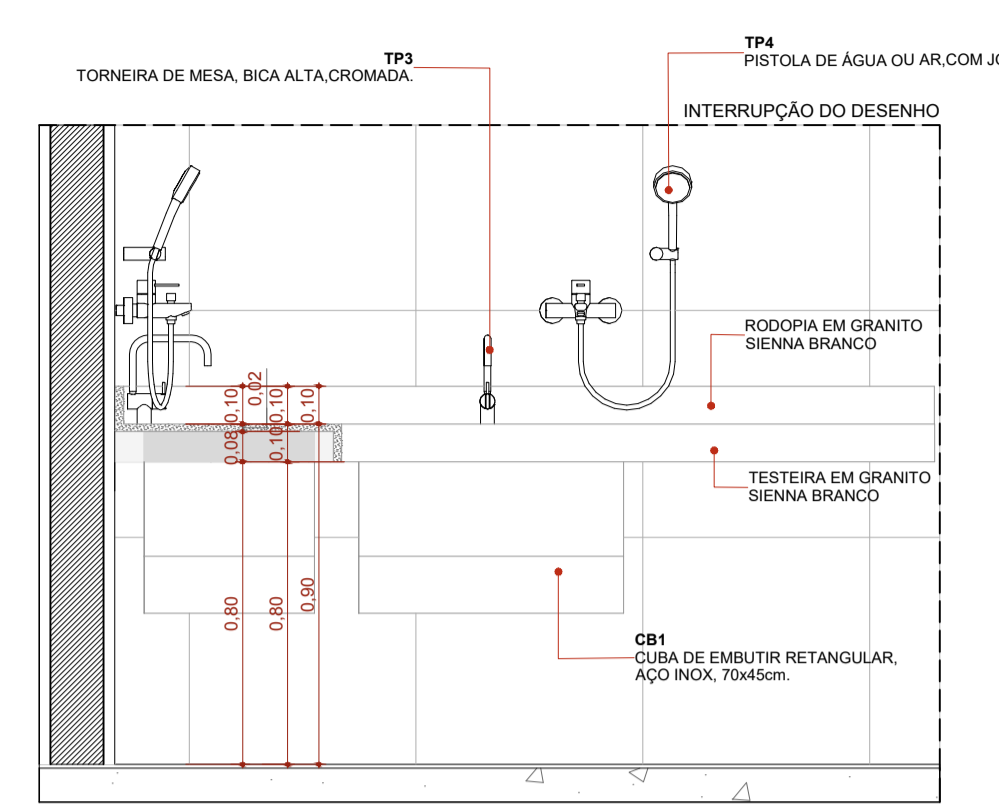


CORTE A - BG12

1:20

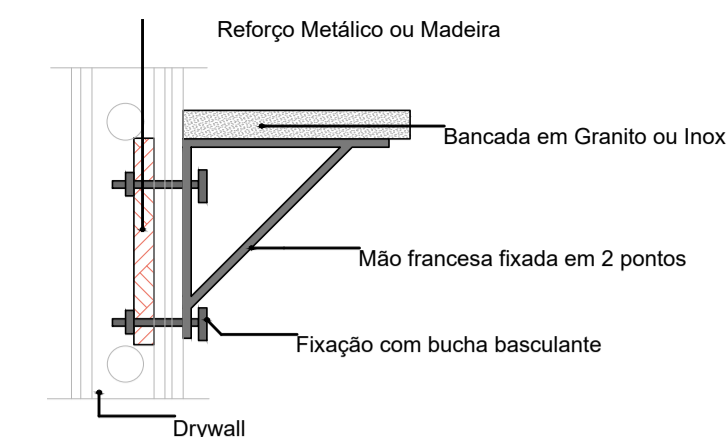


DETALHE 01: REFORÇO EM DRYWALL

Escala: 1:20

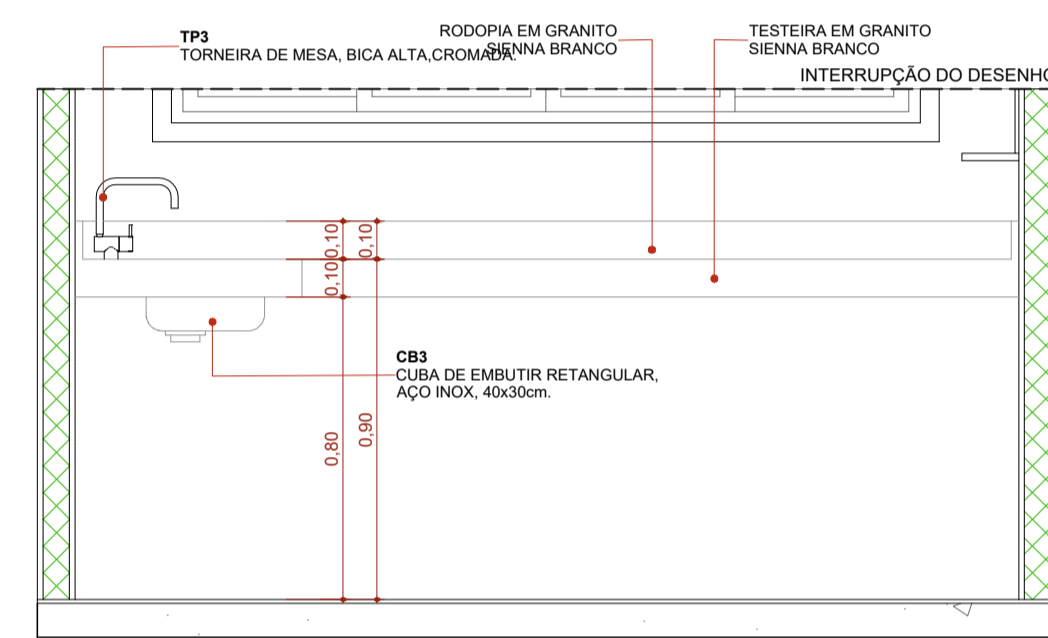


ELEVÇÃO 01 - BG13

1:20

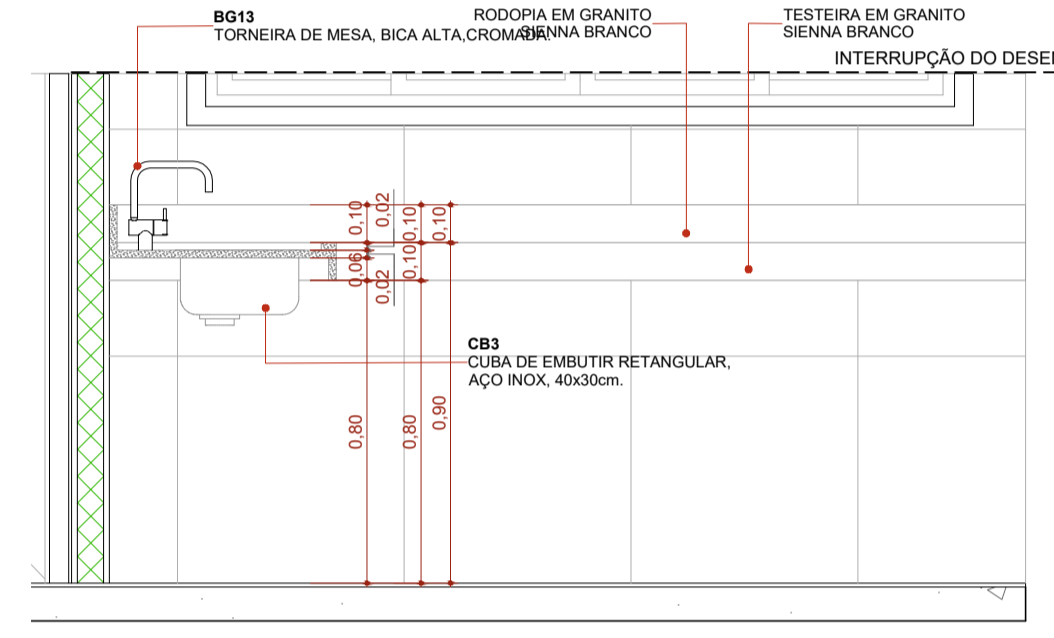


CORTE A - BG13

1:20

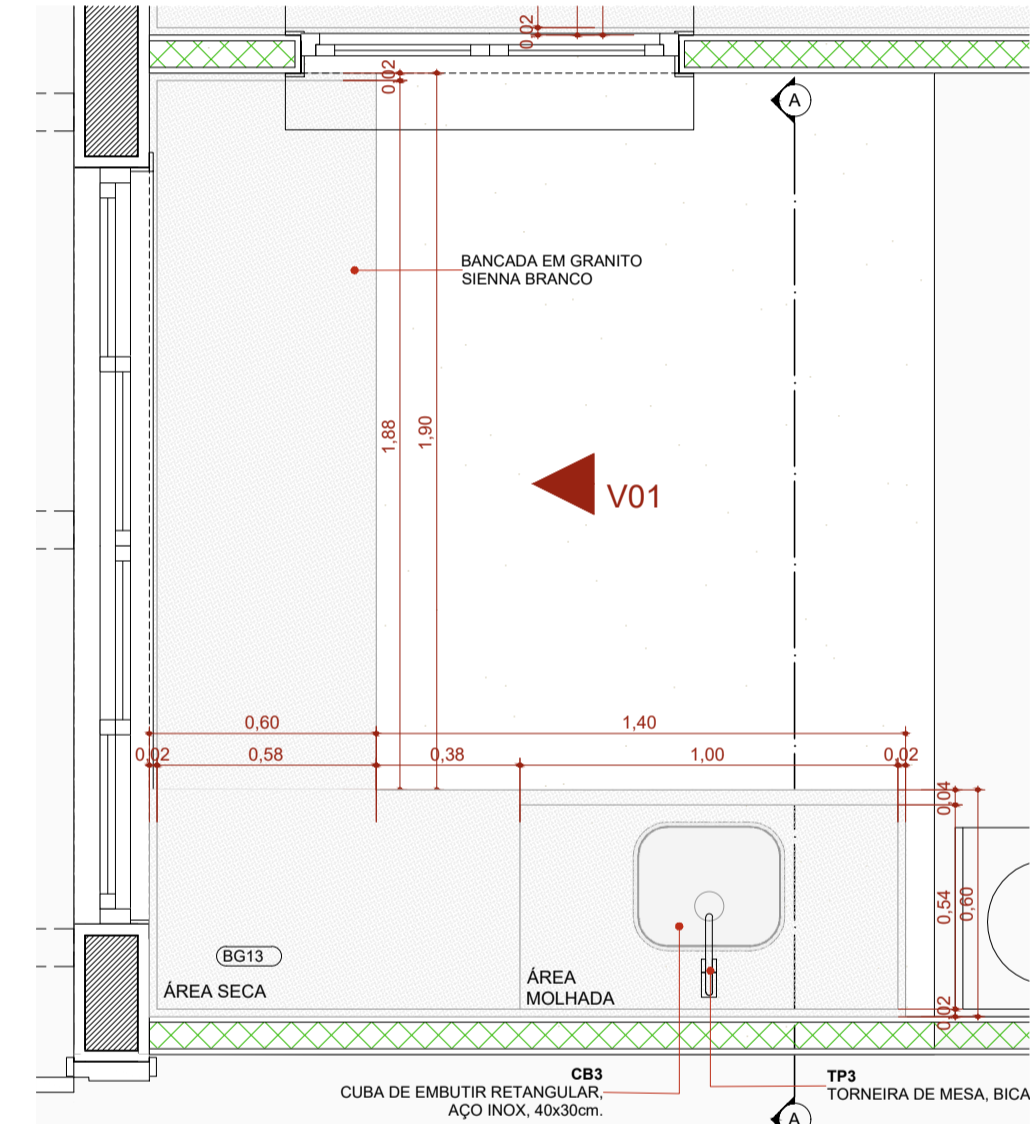


PLANTA BAIXA - BG13

1:20

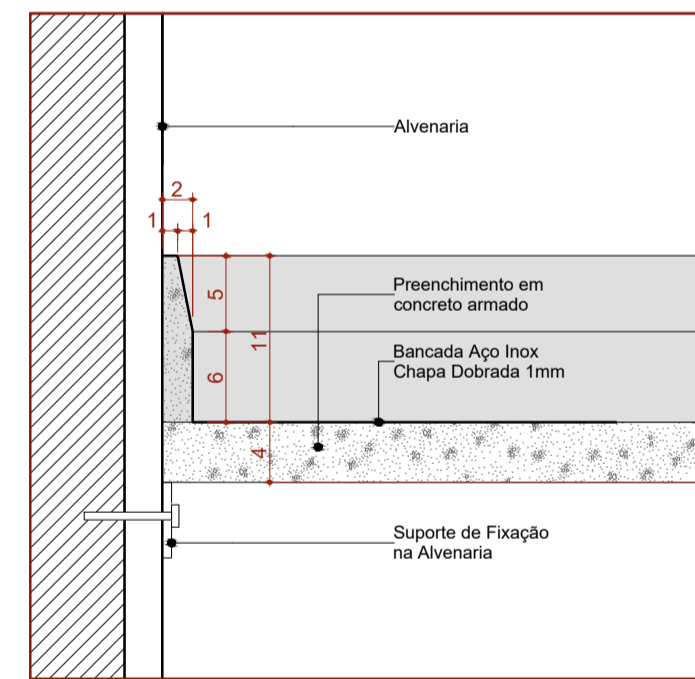


Det. B.1.a
Bancada de Inox
Detalhe Frontão - Área Molhada

Escala 1:5

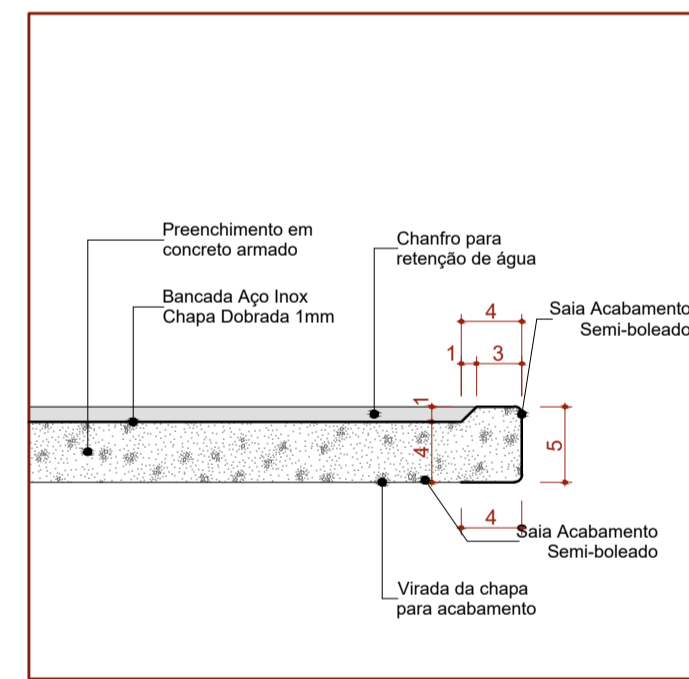


Det. B.1.b
Bancada de Inox
Detalhe Saia - Área Molhada

Escala 1:5

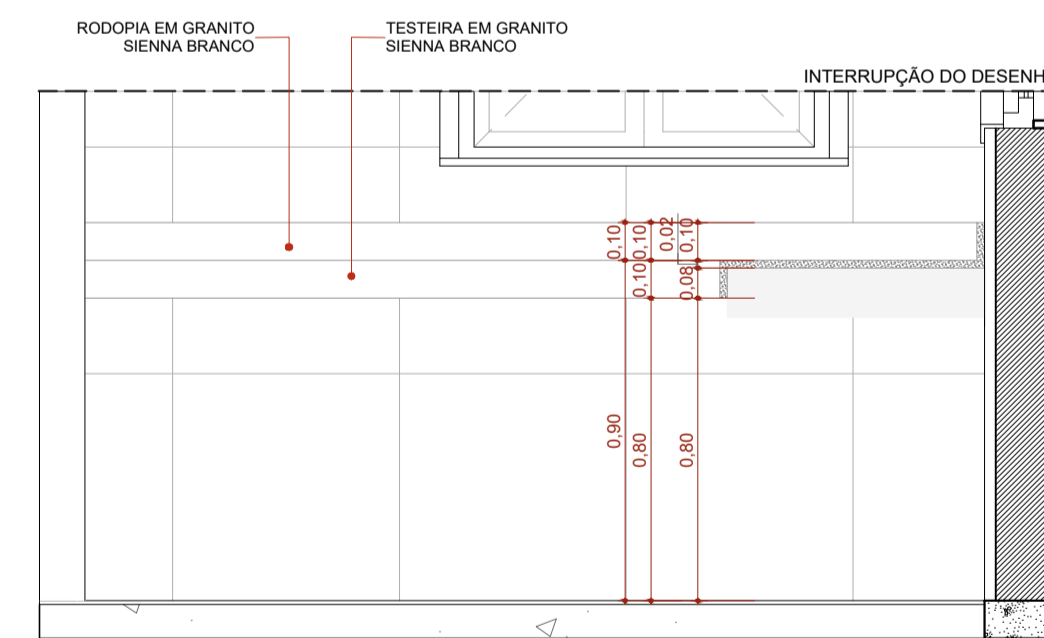


CORTE A - BG14

1:20

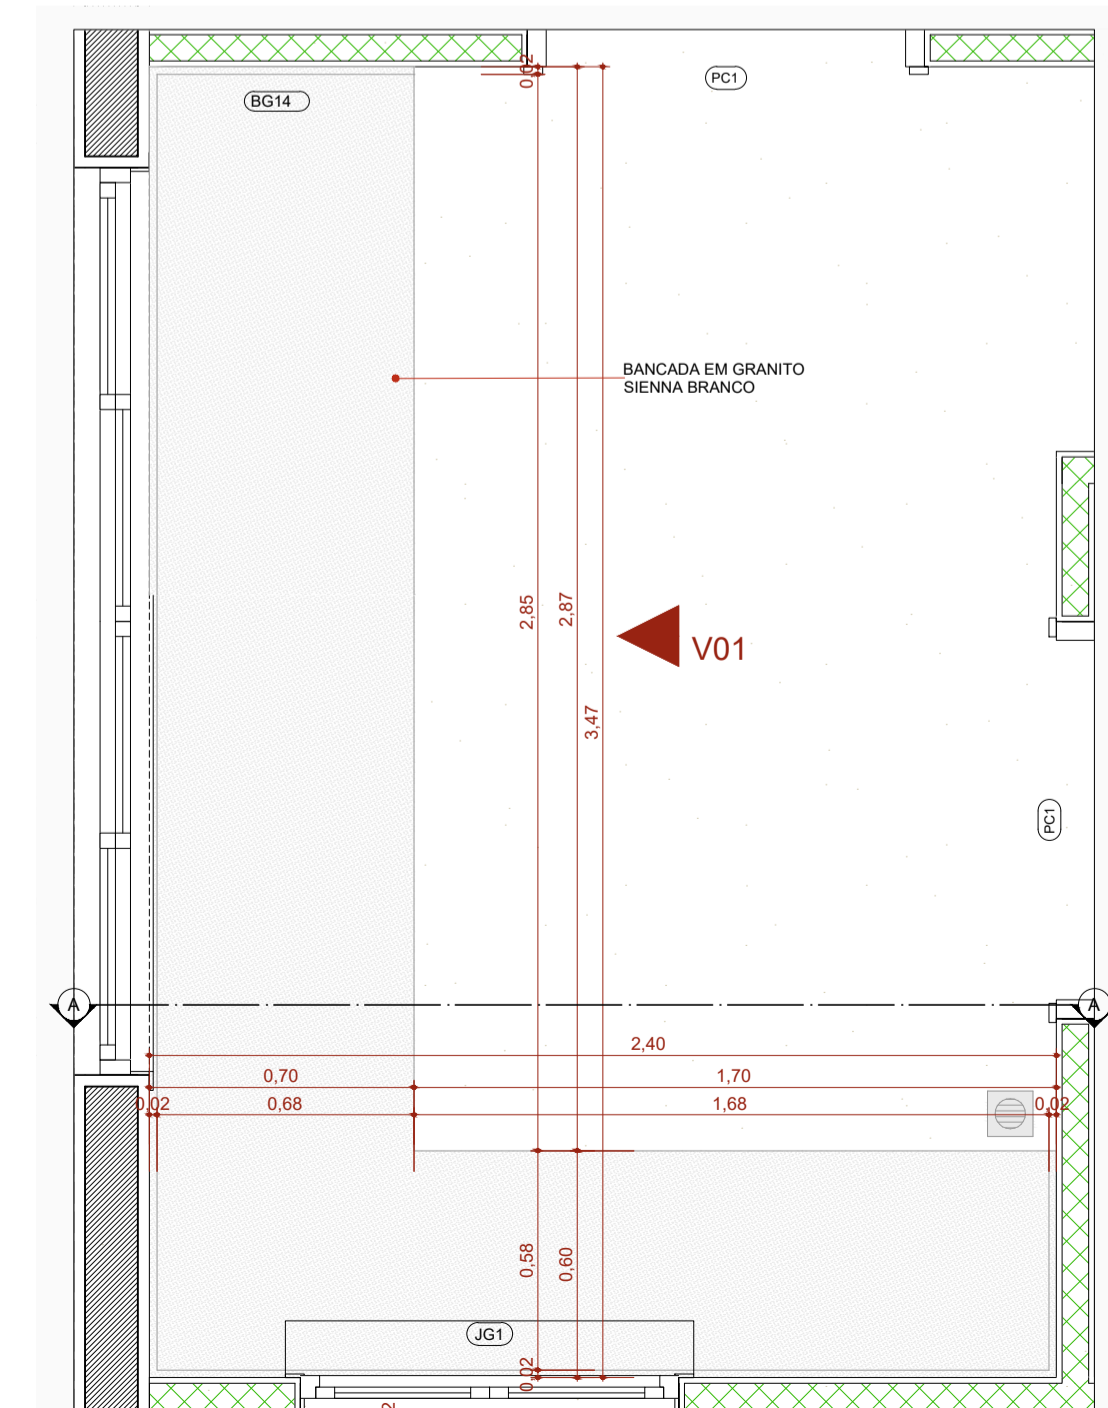


PLANTA BAIXA - BG14

1:20

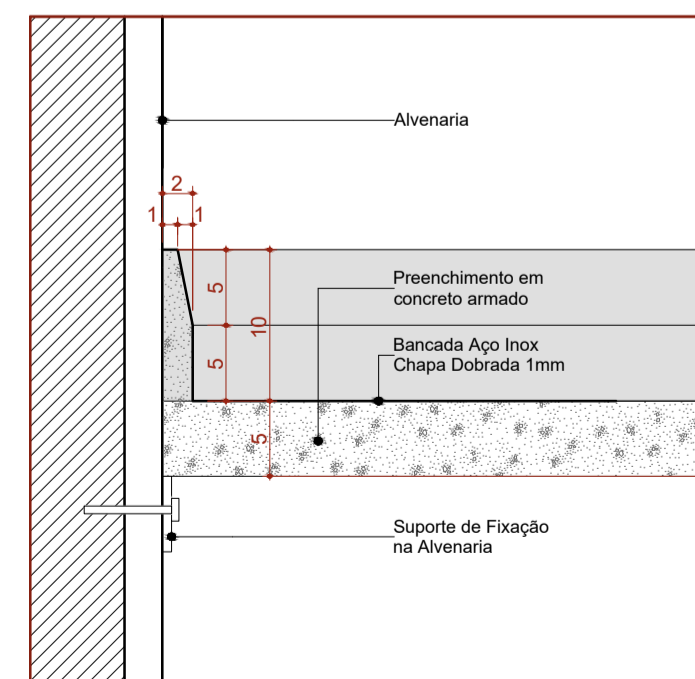


Det. B.1.c
Bancada de Inox
Detalhe Frontão - Área Seca

Escala 1:5

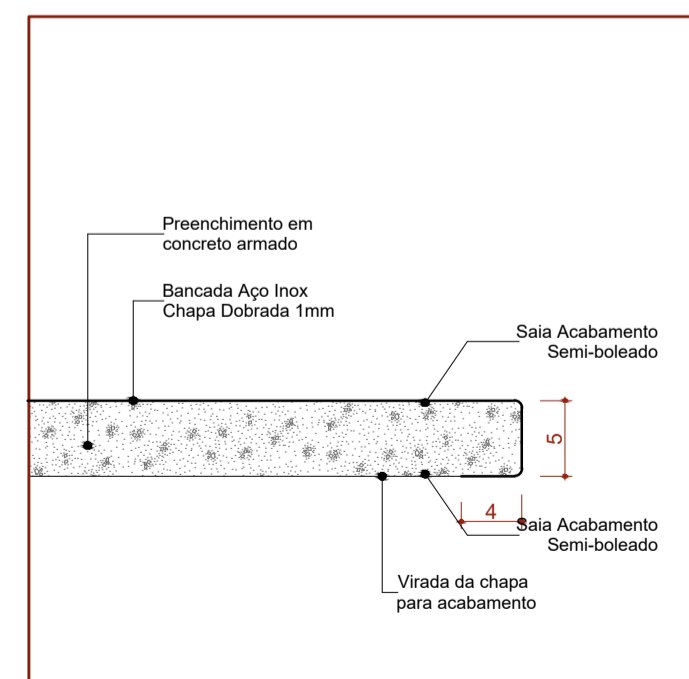

Det. B.1.d
Bancada de Inox
Detalhe Saia - Área seca

Escala 1:5

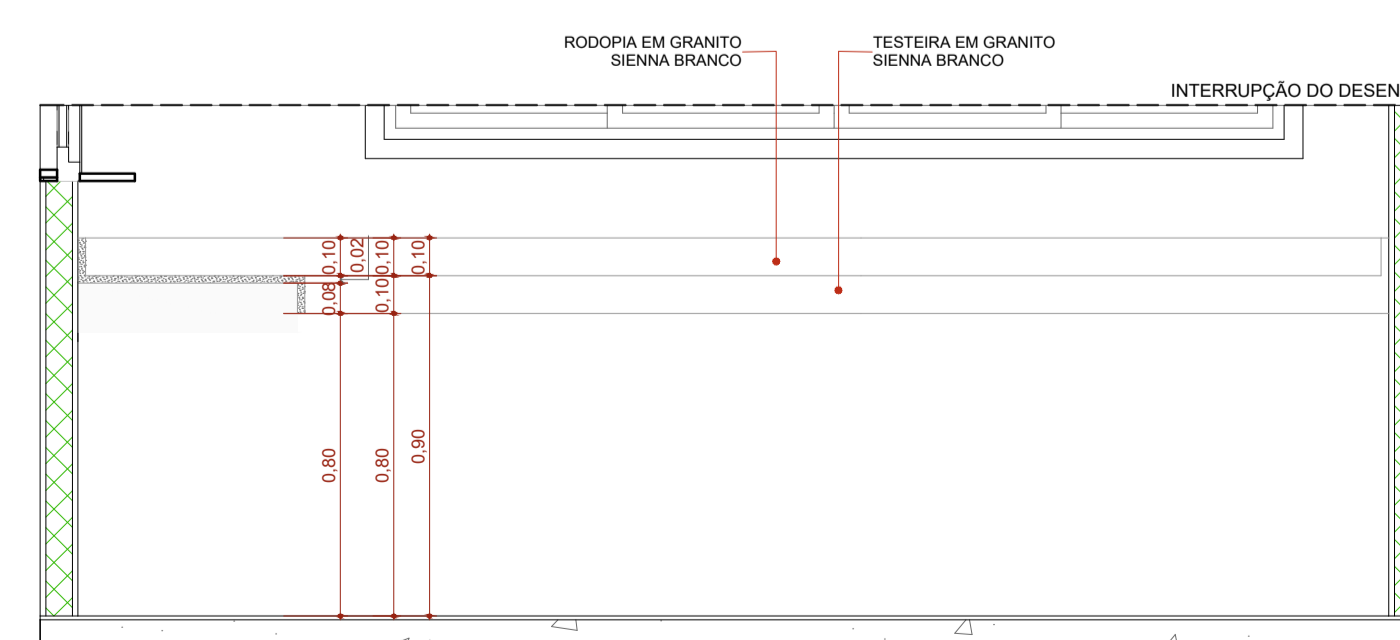

ELEVÇÃO 01 - BG14

1:20

Quadro de louças, metais e equipamentos		
Cód.	Qty.	Descrição
BA1	35	Barra de apoio, reta, fixa, em aço inox, 1x70cm, com diâmetro de empunhadura de 30mm. Deverão ser instaladas nos banheiros PCD como suporte para o uso dos equipamentos.
BA2	52	Barra de apoio, reta, fixa, em aço inox, 1x40cm, com diâmetro de empunhadura de 30mm. Deverão ser instaladas nos banheiros PCD como suporte para o uso dos equipamentos e nas portas.
BA3	54	Barra de apoio, reta, fixa, em aço inox, 1x80cm, com diâmetro de empunhadura de 30mm. Deverão ser instaladas nos banheiros PCD como suporte para o uso dos equipamentos.
BC1	2	Banco articulado nos banheiros adaptados, com estrutura em aço inox, assento em polipropileno na cor branco, 150kg na parede com sistema de travamento na vertical, dimensões 70cm x 45cm, com estrutura que suporte até 150kg.
BE1	6	Botão de emergência, item de acessibilidade para banheiros.
BS1	37	Bacia sanitária com caixa de descarga acoplada, na cor branco, inclusive assento na cor branco, contendo conjunto de fixação, anel de vedação e engate plástico.
CB1	2	Cuba para desinfecção de endoscópio. Dimensão 70x45cm profundidade de 50cm.
CB2	6	Cuba de embutir redonda em louça, cor branco, com diâmetro de 30cm ou equivalente. Incluso válvula de metal cromado e sifão flexível em PVC.
CB3	23	Cuba retangular, em aço inox, dimensão de 40x30cm ou equivalente. Incluso válvula de metal cromado e sifão flexível em PVC.
CB4	1	Cuba grande em aço inox, feita sobre medida.
CH	6	Chuveiro elétrico
DC1	17	Ducha higiênica com registro.
LV1	103	Lavatório com coluna suspensa em louça, cor branco. Acabamento em coluna suspensa. Incluso válvula de metal cromado e sifão flexível em PVC.
LV2	9	Lavatório de canto em louça, cor branca. Incluso válvula de metal cromado e sifão flexível em PVC.
MC	1	Mictório com válvula, na cor branco, contendo conjunto de fixação, anel de vedação.
PD1	7	Pia de despejo/Expurgo hospitalar, em aço inox, com válvula de descarga tipo hidra ou similar.
RS1	62	Raio sifonado com tampa escamoteável, dimensões 15 x 15cm.
TM1	118	Torneira de mesa, bica baixa, acionamento de pressão, acabamento cromado.
TP1	13	Torneira de parede, para tanque e jardim, com adaptador para mangueira, acabamento e acessórios para fixação e instalação
TP2	6	Torneira de parede cirúrgica, acionamento por cotovelo com alavanca longa. Acabamento cromado
TP3	25	Torneira de mesa, bica alta, acionamento por cotovelo, acabamento cromado.
TP4	2	Pistola de água ou ar, com jogo de bico em aço e inox para diferentes instrumentais médicos, com mangueira em espiral flexível e engate rápido. Adaptadores para rede de água ou ar e mangueira.
TQ1	5	Tanque em louça, com coluna, com branca. Acessórios para instalação e fixação cromados



AUTOR (A) DO PROJETO EXECUTIVO		REGISTRO
RENY MOITA PORTO		CAU - A256692
ASSINATURA/CARIMBO		
AUTOR (A) DO PROJETO EXECUTIVO		REGISTRO
VIVIANE KELLI MACHADO		CAU - A389382
ASSINATURA/CARIMBO		
AUTOR (A) DO PROJETO EXECUTIVO		REGISTRO
DANIELA MENEZES EMILIANO		CAU - A2535220
ASSINATURA/CARIMBO		
AUTOR (A) DO PROJETO EXECUTIVO		REGISTRO
BARBARA MOREIRA RIBEIRO	Barbara Moreira Ribeiro CREA: 7968-AM	Assinado de forma digital por Barbara Moreira Ribeiro CREA: 7968-AM Data: 2023.12.03 14:20:08 -0400
ASSINATURA/CARIMBO		CREA - 7968AM

R00 05/10/2025 EMISSÃO INICIAL

AMAZONAS GOVERNO DO ESTADO

SEDURB Secretaria de Estado de Desenvolvimento Urbano e Metropolitano

Unidade Gestora de Projetos Especiais

OBJETO: CONSTRUÇÃO DE UNIDADE DE ATENÇÃO ESPECIALIZADA EM SAÚDE POLICLINICA ZONA NORTE

PROPRIETÁRIO: FUNDO ESTADUAL DE SAÚDE - FES

CNPJ: 06.023.708/0001-44

ENDEREÇO: R. MECA, 173-7 - NOVA CIDADE - MANAUS - AM

DISCIPLINA: ARQUITETURA

PRANCHA: 24/31


TÍTULO DA PRANCHA: DETALHAMENTO DE BANCADAS 05

DESCRIÇÃO DA ETAPA: PROJETO EXECUTIVO


NOME: PRANCHA-ARQUIVO	REVISÃO: R0	UNIDADE: METROS	DATA: 05/10/2025	ESCALA: INDICADA
MS_POL_PE_ARQ_24				

AUTOR(A) INTELLECTUAL: MIRELA PILON PESSATTI, VICTORIA ANGELI CAPOVILLA, SIMONE ALVES PRADO MENEZES	REGISTRO: CAU - 25669-2, CAU - 247156-6, CAU - 36015-5
---	--


Quadro de louças, metais e equipamentos		
Cód.	Qty.	Descrição
BA1	35	Barra de apoio, reta, fixa, em aço inox, l=70cm, com diâmetro de empunhadura de 30mm. Deverão ser instaladas nos banheiros PCD como suporte para o uso dos equipamentos.
BA2	52	Barra de apoio, reta, fixa, em aço inox, l=40cm, com diâmetro de empunhadura de 30mm. Deverão ser instaladas nos banheiros PCD como suporte para o uso dos equipamentos e nas portas.
BA3	54	Barra de apoio, reta, fixa, em aço inox, l=80cm, com diâmetro de empunhadura de 30mm. Deverão ser instaladas nos banheiros PCD como suporte para o uso dos equipamentos.
BC1	2	Banco articulado nos banheiros adaptados, com estrutura em aço inox, assento em polipropileno na cor branco, 150kg, no parede com sistema de ventilação vertical, dimensão 70x45cm, com estrutura que suporte até 150kg.
BE1	6	Botão de emergência, item de acessibilidade para banheiros.
BS1	37	Bacia sanitária com caixa de descarga acoplada, na cor branco, inclusive assento na cor branco, contendo conjunto de fixação, anel de vedação e engate plástico.
CB1	2	Cuba para desinfecção de endoscópio. Dimensão 70x45cm profundidade de 50cm.
CB2	6	Cuba de embutir redonda em louça, cor branco, dimensão de 30cm ou equivalente. Incluso válvula de metal cromado e sifão flexível em PVC.
CB3	23	Cuba retangular, em aço inox, dimensão de 40x30cm ou equivalente. Incluso válvula de metal cromado e sifão flexível em PVC.
CB4	1	Cuba grande em aço inox, feita sobre medida.
CH	6	Chuveiro elétrico
DC1	17	Ducha higiênica com registro.
LV1	103	Lavatório com coluna suspensa em louça, cor branco. Acabamento em coluna suspensa. Incluso válvula de metal cromado e sifão flexível em PVC.
LV2	9	Lavatório de canto em louça, cor branco. Incluso válvula de metal cromado e sifão flexível em PVC.
MC	1	Mictório com válvula, na cor branco, contendo conjunto de fixação, anel de vedação.
PD1	7	Plia de despejo/Expurgo hospitalar, em aço inox, com válvula de descarga tipo hidra ou similar.
RS1	62	Ralo sifonado com tampa escamoteável, dimensões 15 x 15cm.
TM1	118	Torneira de mesa, bica baixa, acionamento de pressão, acabamento cromado.
TP1	13	Torneira de parede, para tanque e jardim, com adaptador para mangueira, acabamento e acessórios para fixação e instalação
TP2	6	Torneira de parede cirúrgica, acionamento por cotovelo com alavanca longa. Acabamento cromado
TP3	25	Torneira de mesa, bica alta, acionamento por cotovelo, acabamento cromado.
TP4	2	Pistola de água ou ar, com jogo de bico em aço e inox para diferentes instrumentais médicos, com mangueira em espiral flexível e engate rápido. Adaptadores para rede de água ou ar e mangueira.
TQ1	5	Tanque em louça, com coluna, com branca. Acessórios para instalação e fixação cromados

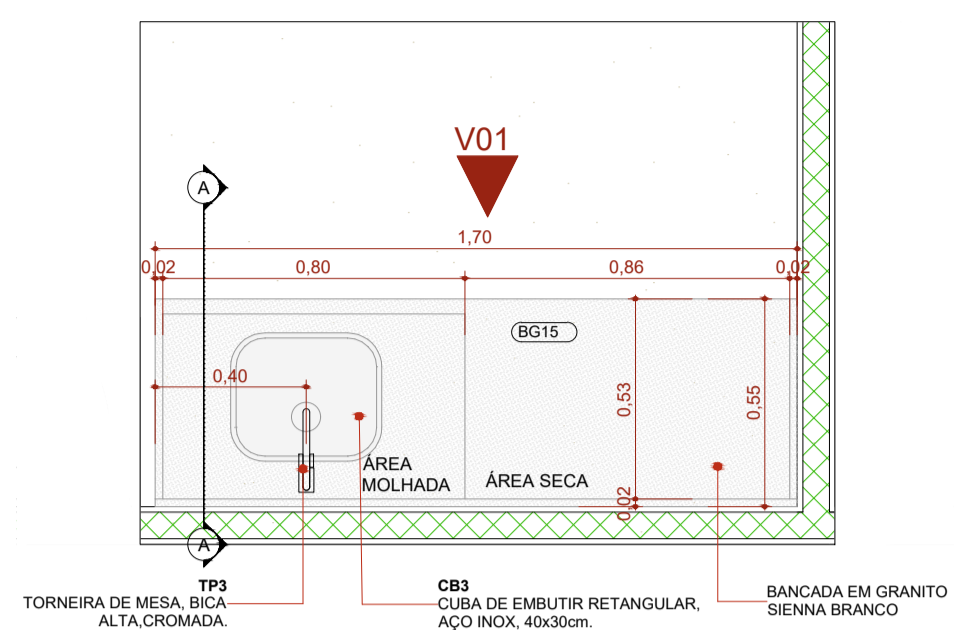


PLANTA BAIXA - BG15 1:20

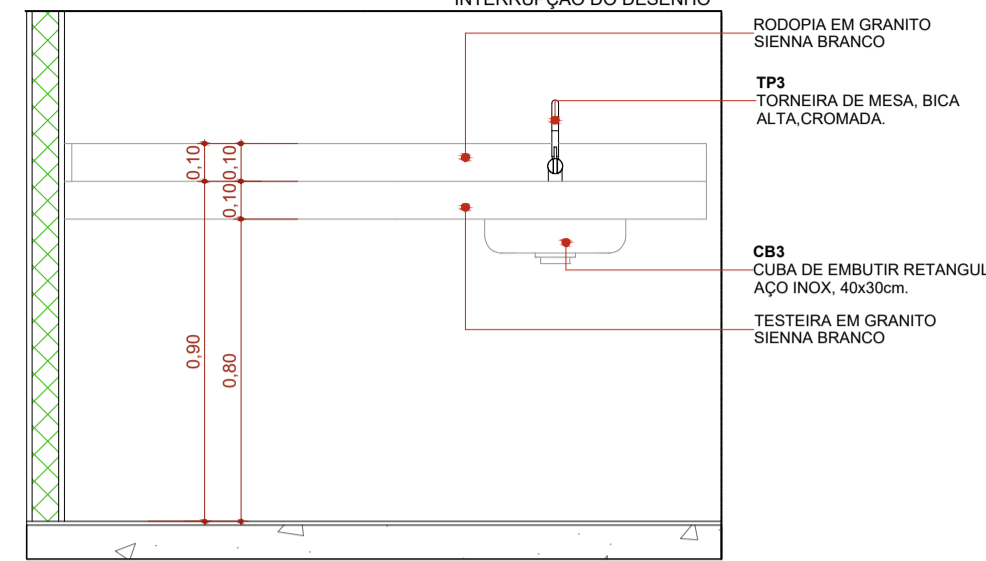


ELEVAÇÃO 01 - BG15 1:20

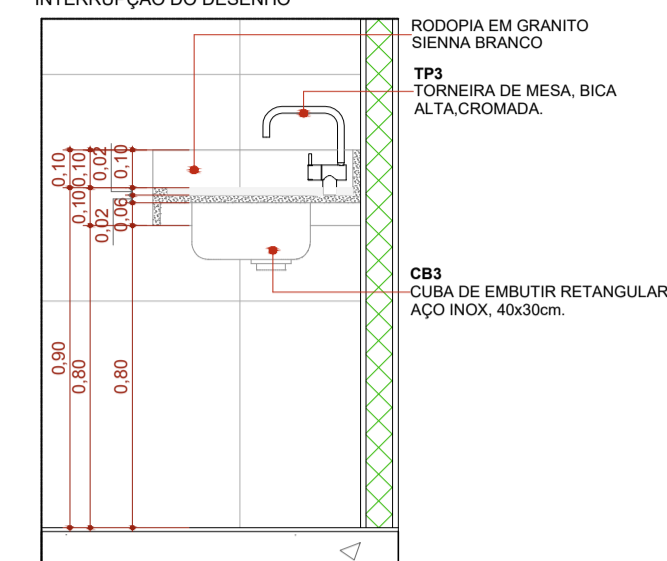


CORTE A - BG15 1:20

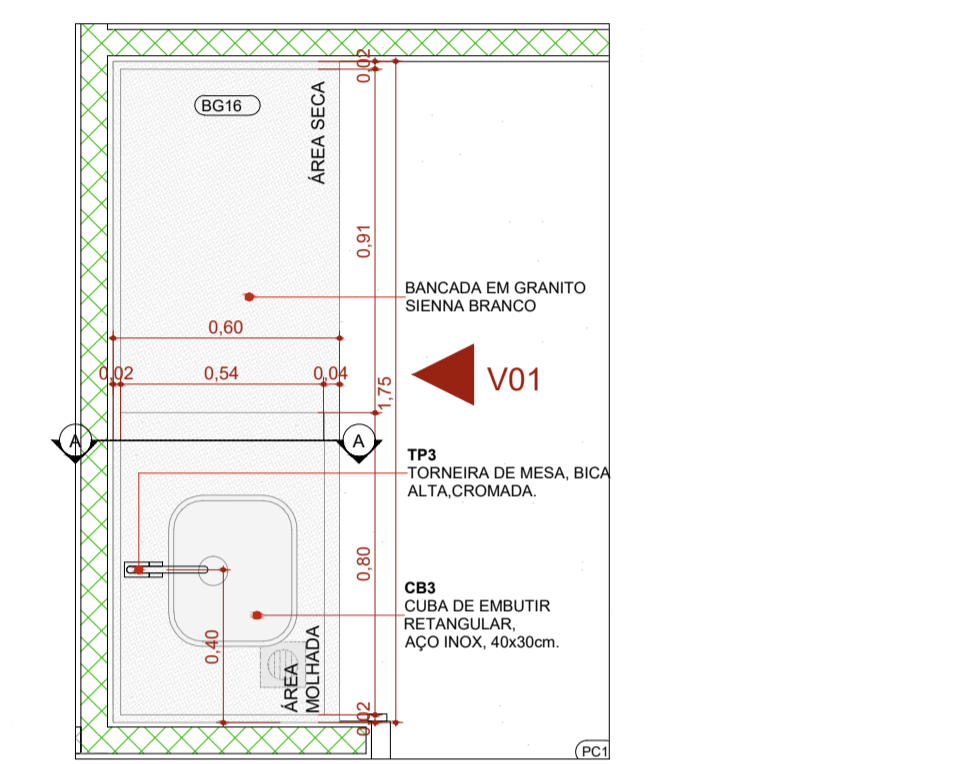


PLANTA BAIXA - BG16 1:20

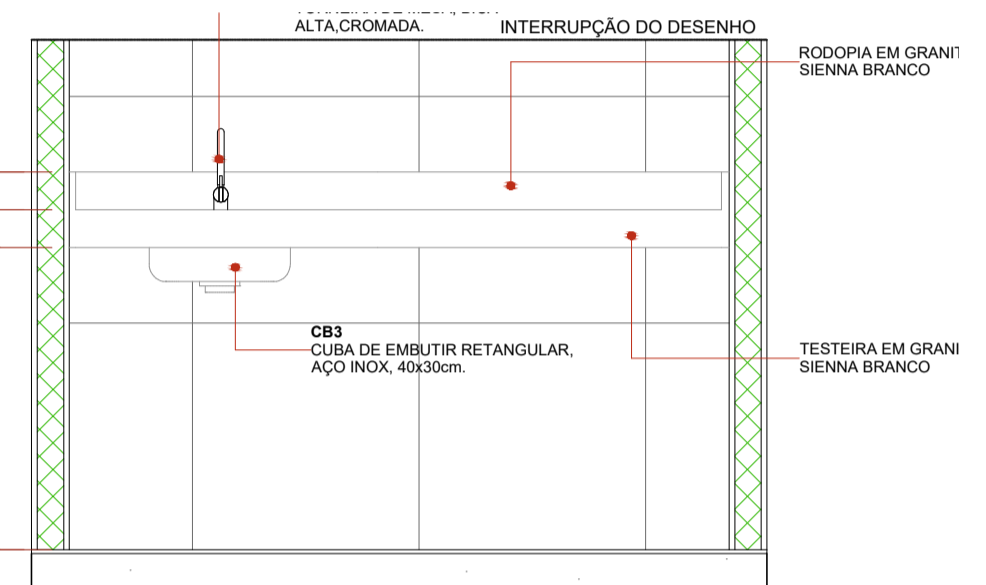


ELEVAÇÃO 01 - BG16 1:20

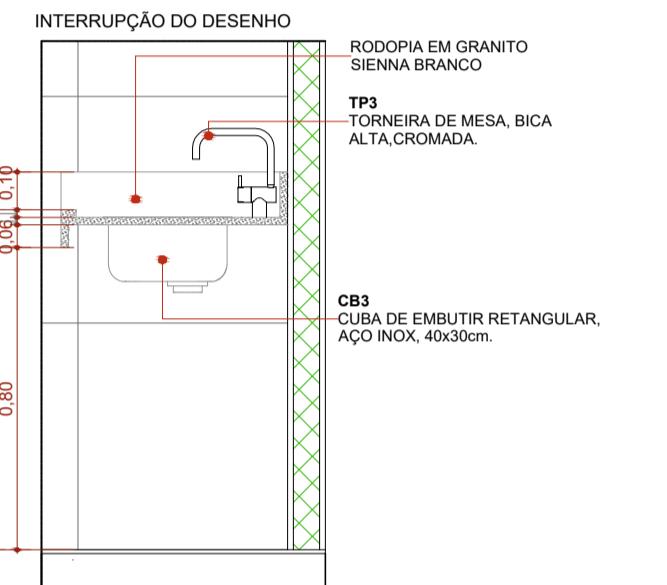


CORTE A - BG16 1:20

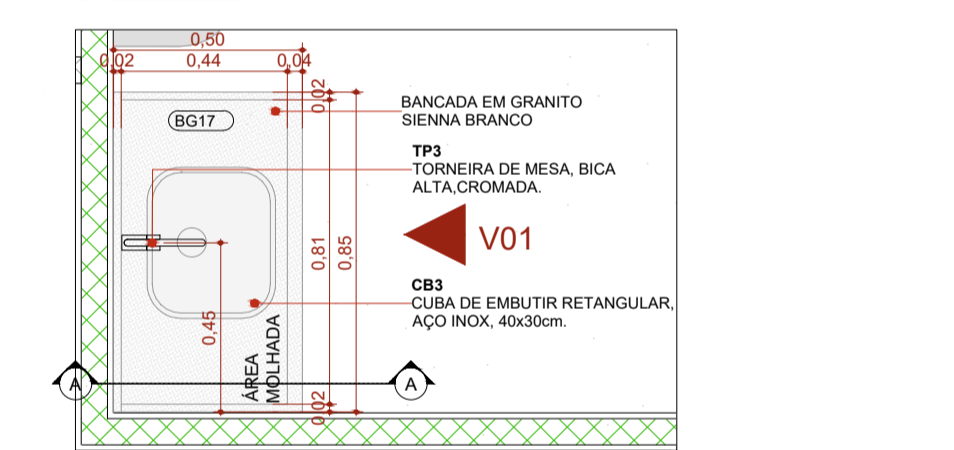


PLANTA BAIXA - BG17 1:20

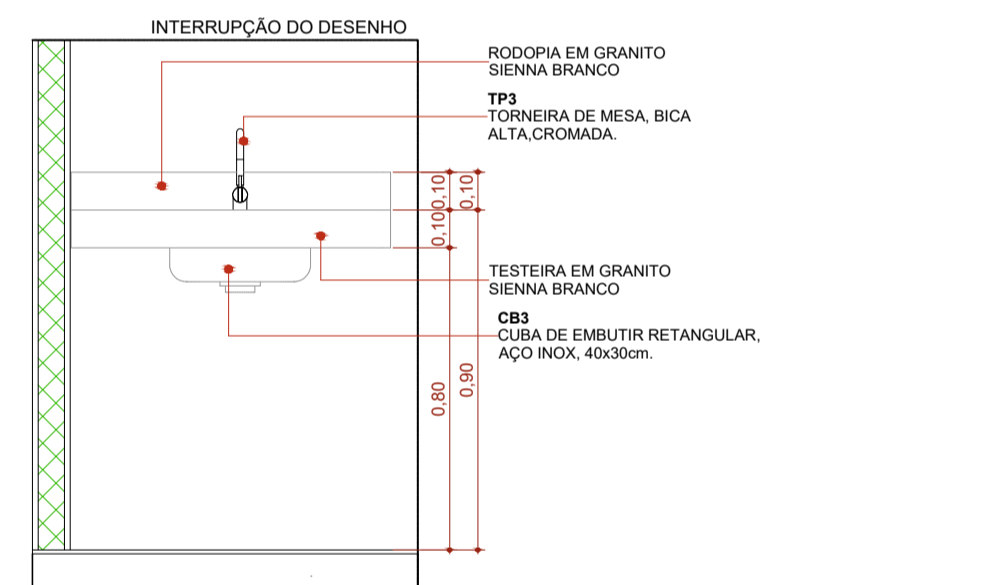


ELEVAÇÃO 01 - BG17 1:20

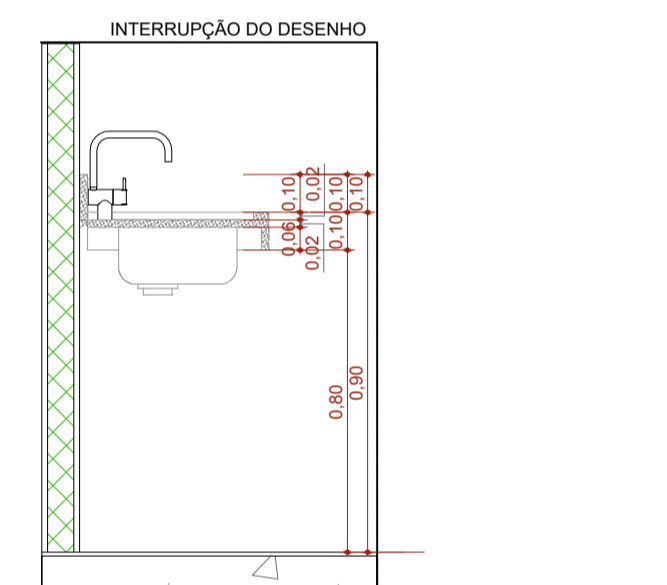


CORTE A - BG17 1:20

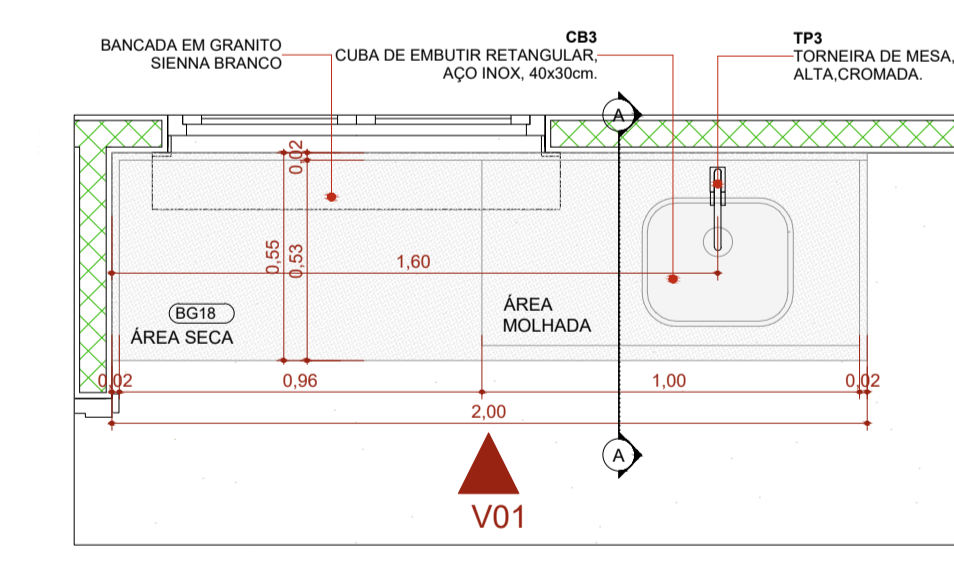

PLANTA BAIXA - BG18 1:20

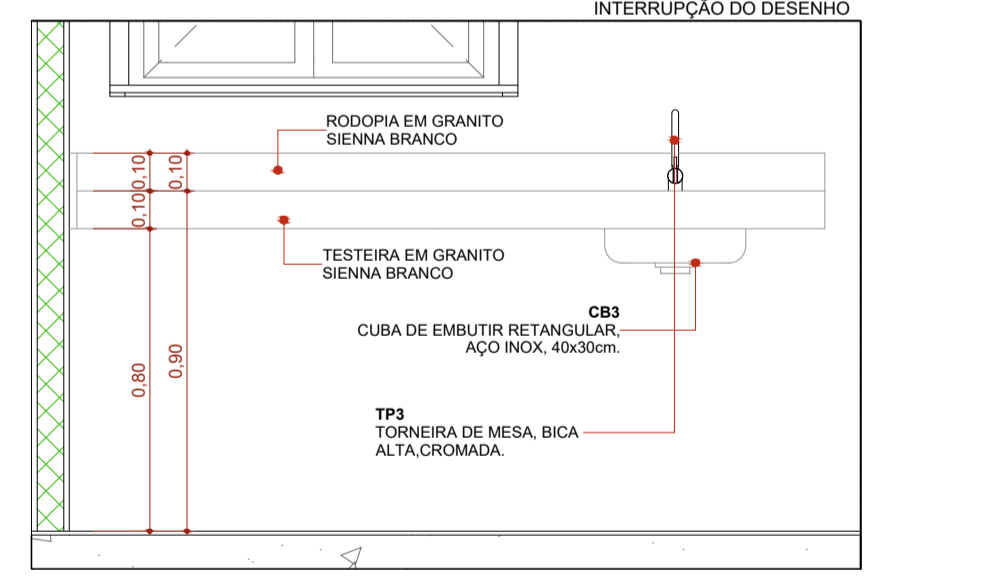

ELEVAÇÃO 01 - BG18 1:20

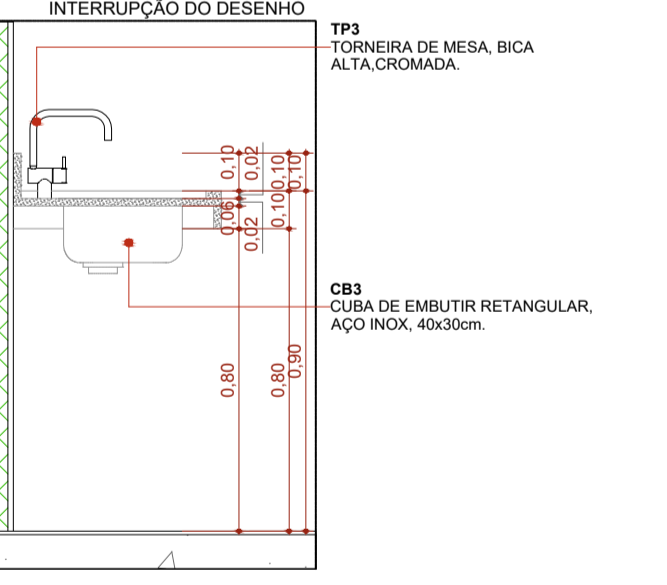

CORTE A - BG18 1:20

OBJETIVOS DE DESENVOLVIMENTO SUSTENTÁVEL


AUTOR (A) DO PROJETO EXECUTIVO		REGISTRO
RENY MOITA PORTO		CAU - A256692
ASSINATURA CARIMBO		
AUTOR (A) DO PROJETO EXECUTIVO		REGISTRO
VIVIANE KELLI MACHADO		CAU - A389382
ASSINATURA CARIMBO		
AUTOR (A) DO PROJETO EXECUTIVO		REGISTRO
DANIELA MENEZES EMILIANO		CAU - A2535220
ASSINATURA CARIMBO		
AUTOR (A) DO PROJETO EXECUTIVO		REGISTRO
BARBARA MOREIRA RIBEIRO		CREA - 7968AM
Assinado de forma digital por Barbara Moreira Ribeiro CREA 7968-AM Data: 2023.12.03 14:29:47 -04'00'		REGISTRO
Assinado de forma digital por Barbara Moreira Ribeiro CREA 7968-AM Data: 2023.12.03 14:29:47 -04'00'		CREA - 7968AM
ASSINATURA CARIMBO		
R00	05/10/2025	EMISSÃO INICIAL

AMAZONAS
GOVERNO DO ESTADO


SEDURB
Secretaria de Estado de Desenvolvimento Urbano e Metropolitano

Unidade Gestora de Projetos Especiais


OBJETO		
CONSTRUÇÃO DE UNIDADE DE ATENÇÃO ESPECIALIZADA EM SAÚDE POLICLINICA ZONA NORTE		
PROPRIETÁRIO		
FUNDO ESTADUAL DE SAÚDE - FES		
CNPJ	DISCIPLINA	<p>25/31</p>
06.023.708/0001-44	ARQUITETURA	
ENDEREÇO	PRANCHA	
R. MECA, 173-7 - NOVA CIDADE - MANAUS - AM		
TÍTULO DA PRANCHA		
DETALHAMENTO DE BANCADAS 06		
DESCRIÇÃO DA ETAPA		
PROJETO EXECUTIVO		
NOME: PRANCHA-ARQUIVO	REVISÃO	UNIDADE
MS_POL_PE_ARQ_25	R0	METROS
DATA	ESCALA	
05/10/2025	INDICADA	
AUTOR(A) INTELCTUAL		REGISTRO
MIRELA PILON PESSATTI		CAU - 25669-2
VICTORIA ANGELI CAPOVILLA		CAU - 247156-6
SIMONE ALVES PRADO MENEZES		CAU - 36015-3
DIREITOS AUTORAIS RESERVADOR CONFORME LEGISLAÇÃO NACIONAL E INTERNACIONAL		
FOLHA 01		
84,10x59,40		

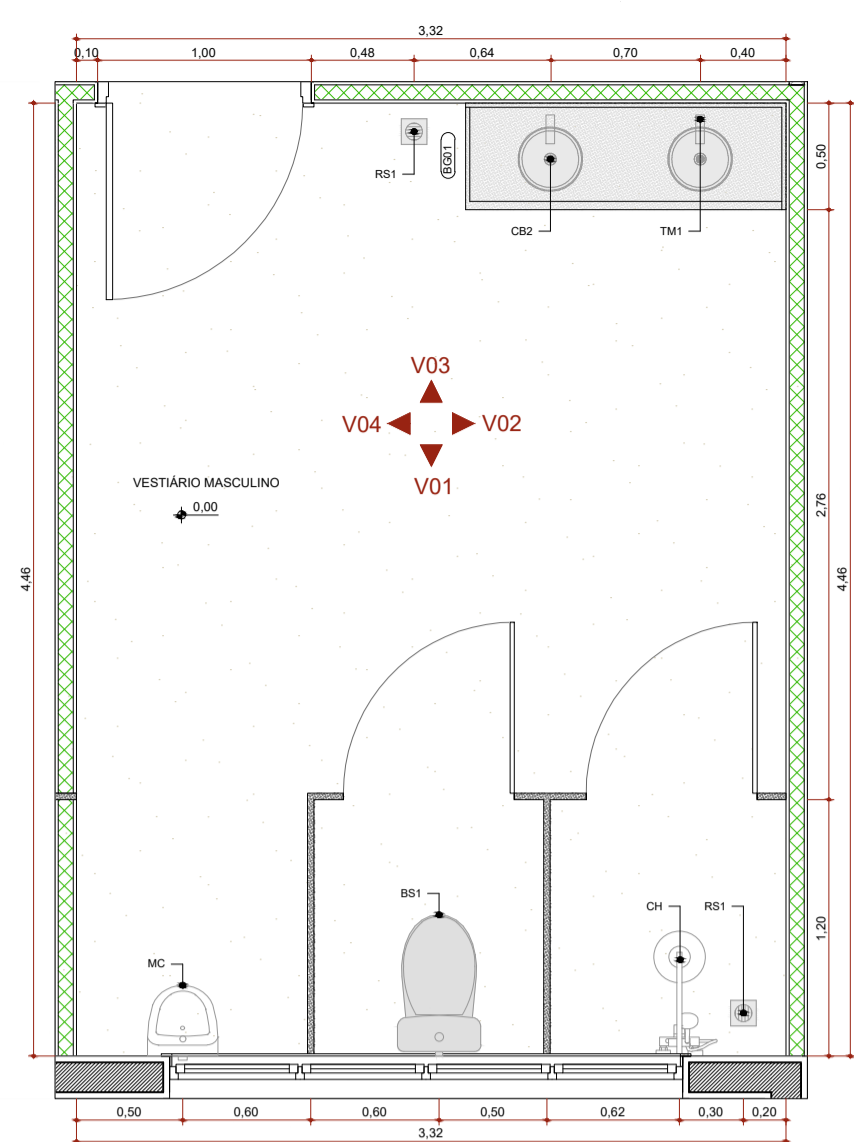


PLANTA BAIXA - VESTIÁRIO MASCULINO 1:25

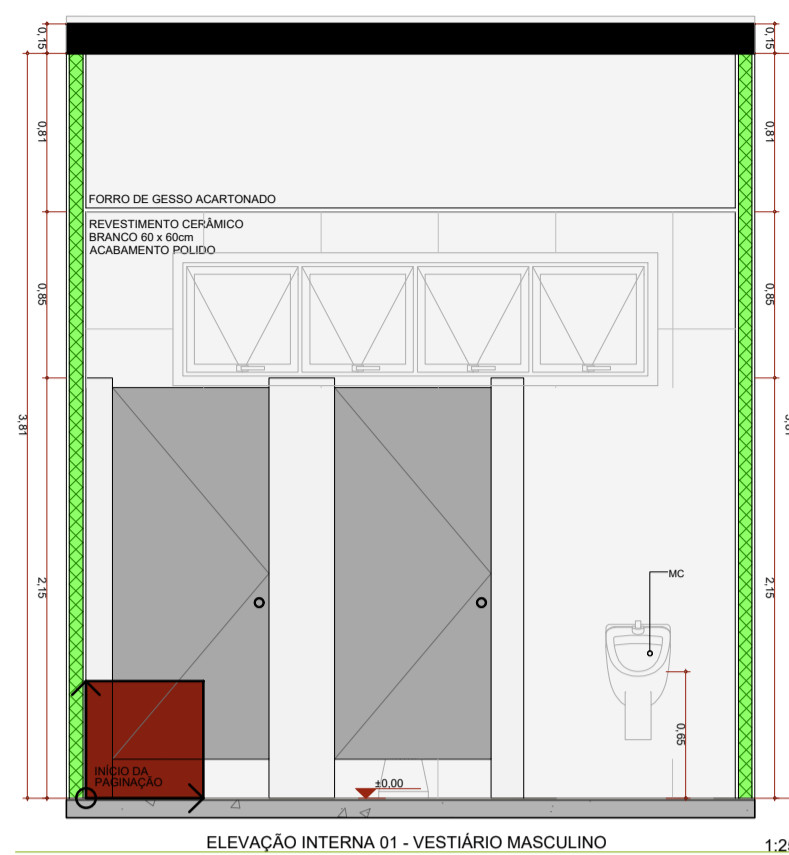


ELEVAÇÃO INTERNA 01 - VESTIÁRIO MASCULINO 1:25

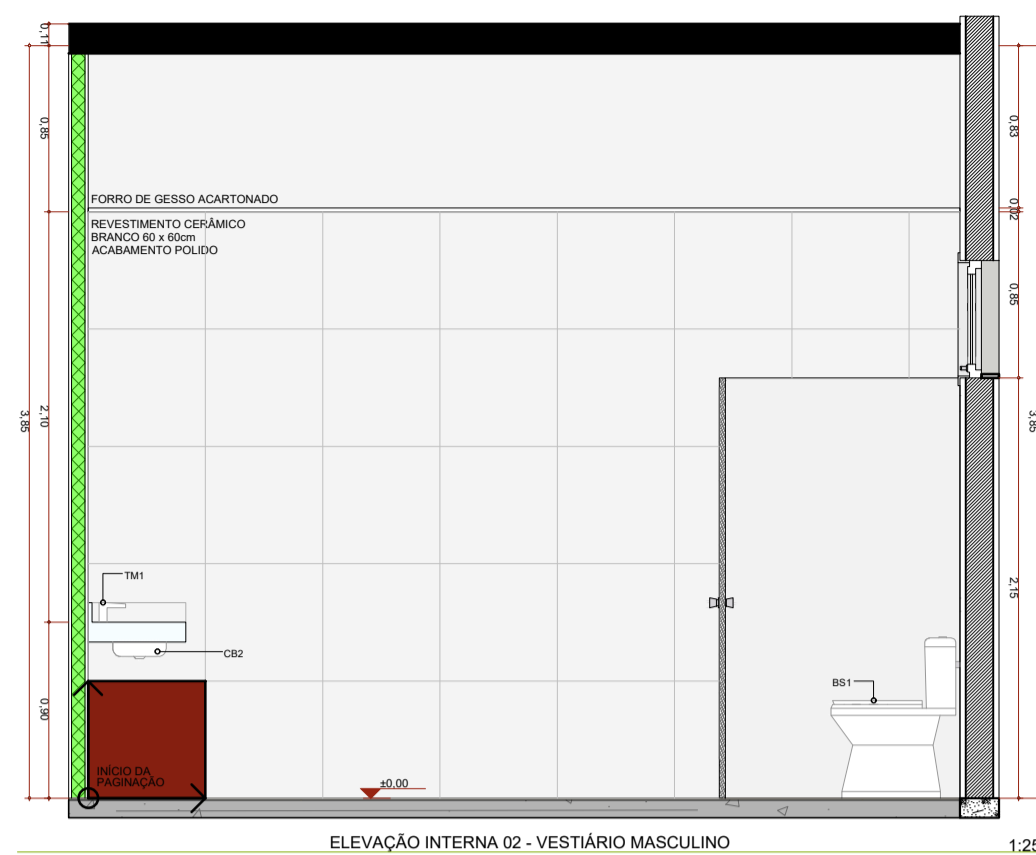


ELEVAÇÃO INTERNA 02 - VESTIÁRIO MASCULINO 1:25

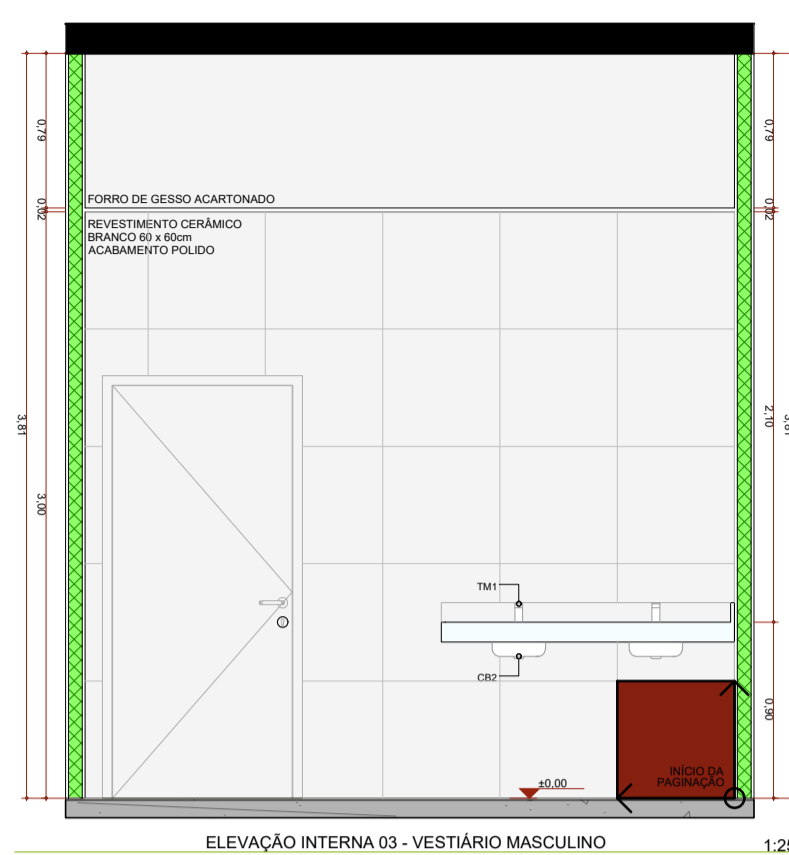


ELEVAÇÃO INTERNA 03 - VESTIÁRIO MASCULINO 1:25

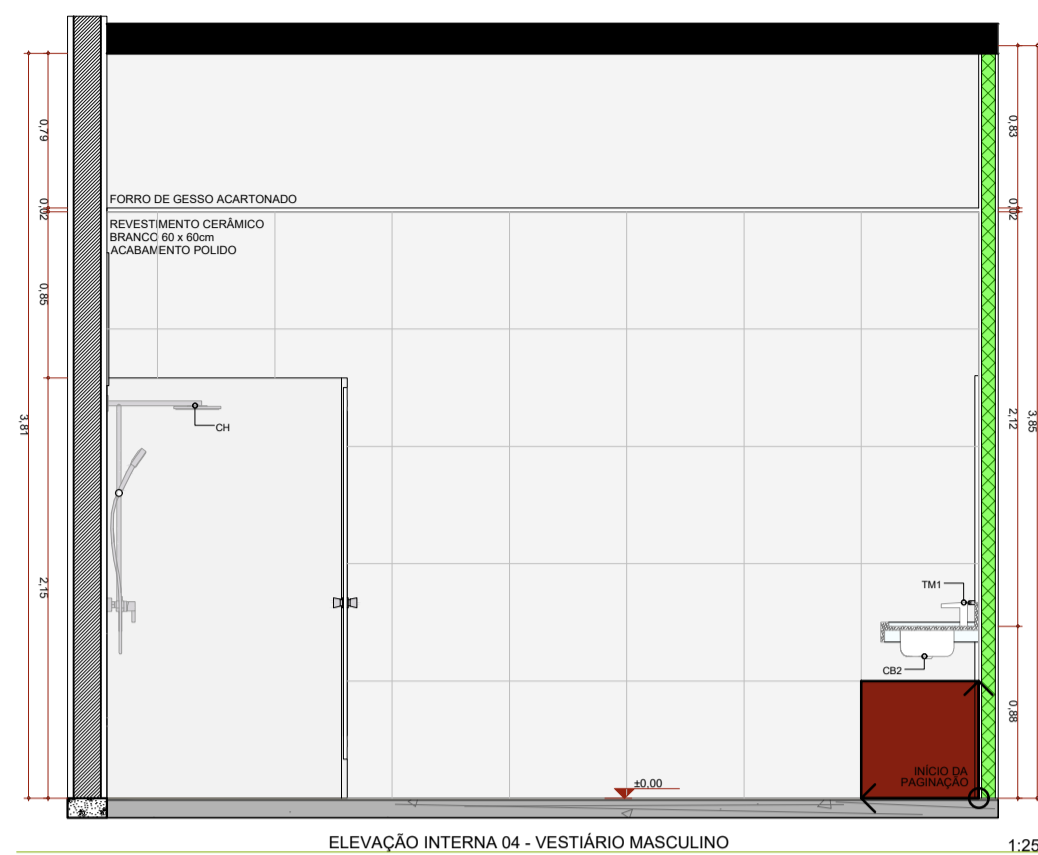


ELEVAÇÃO INTERNA 04 - VESTIÁRIO MASCULINO 1:25

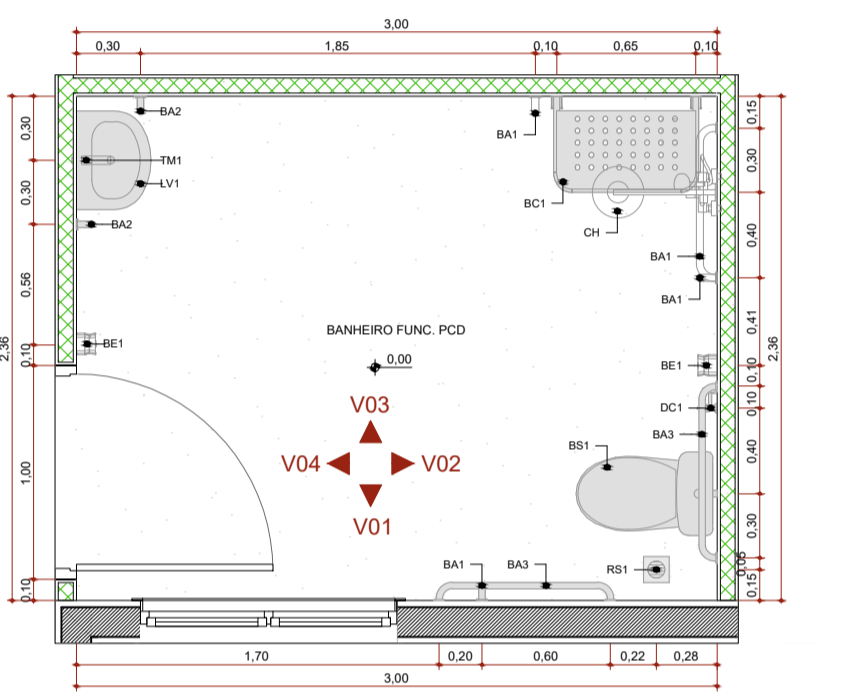


PLANTA BAIXA - BANHEIRO FUNC. PCD 1:25

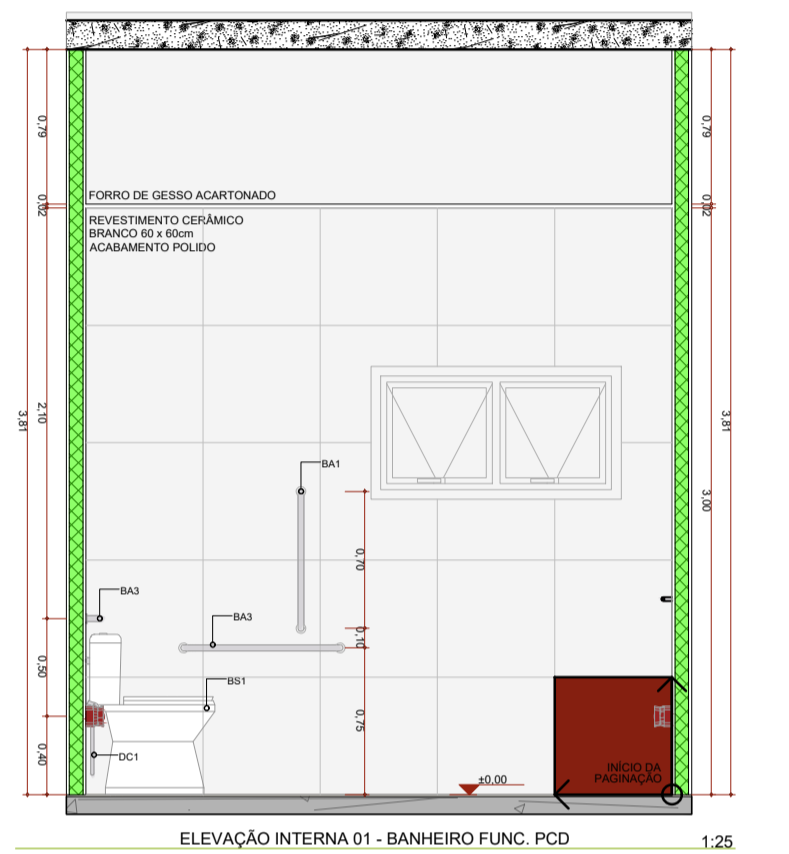


ELEVAÇÃO INTERNA 01 - BANHEIRO FUNC. PCD 1:25

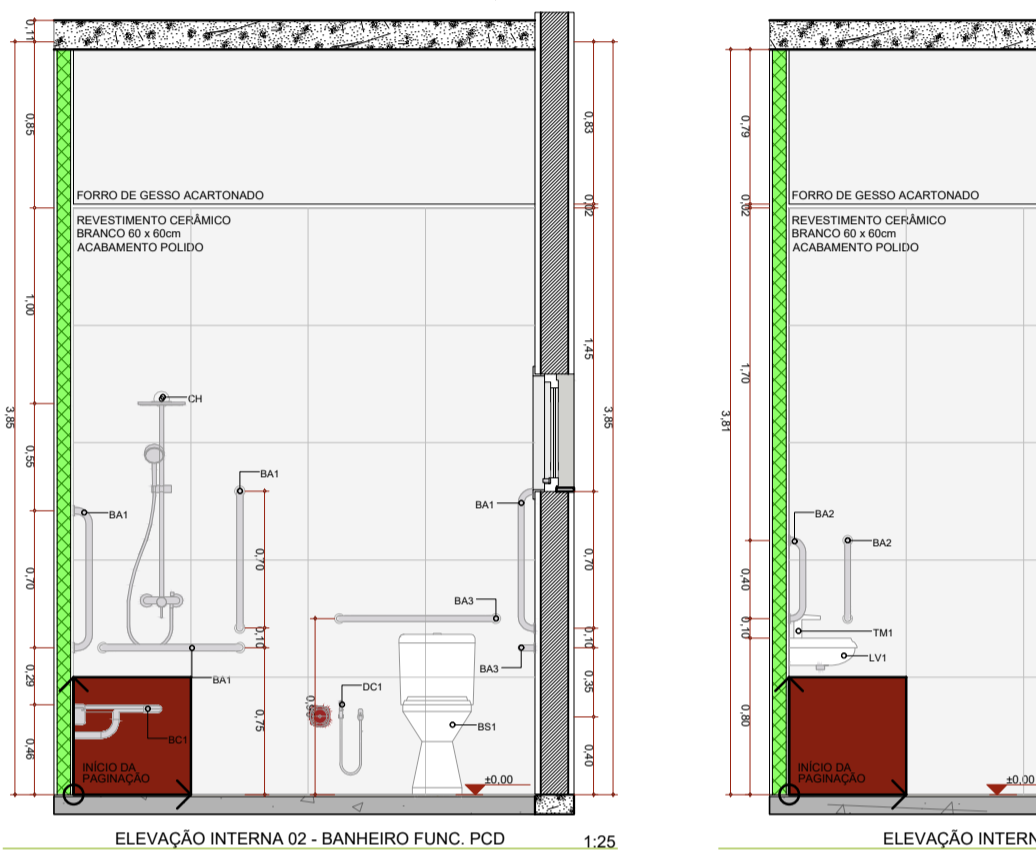


ELEVAÇÃO INTERNA 02 - BANHEIRO FUNC. PCD 1:25

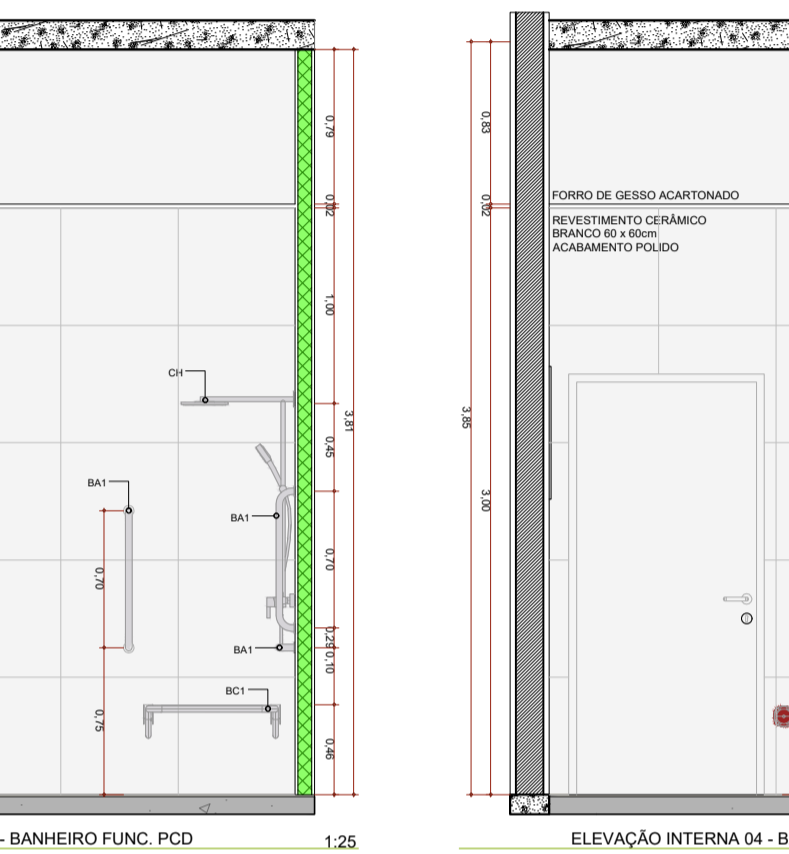


ELEVAÇÃO INTERNA 03 - BANHEIRO FUNC. PCD 1:25

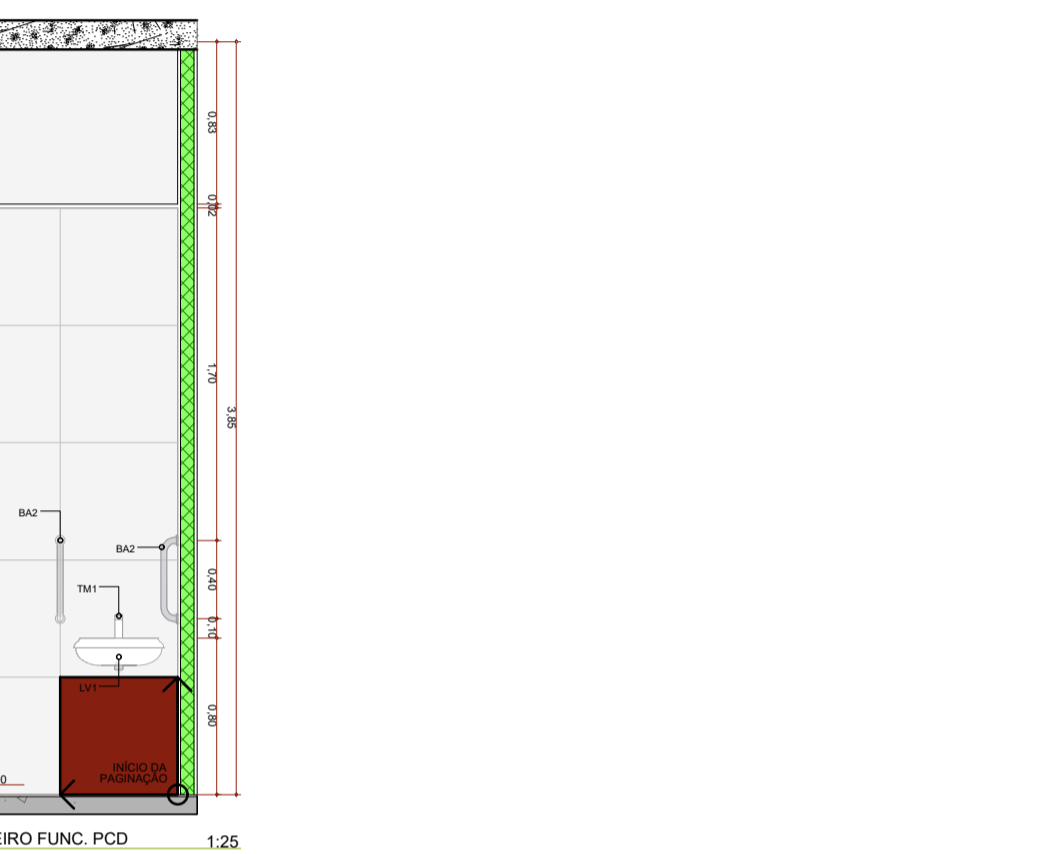


ELEVAÇÃO INTERNA 04 - BANHEIRO FUNC. PCD 1:25

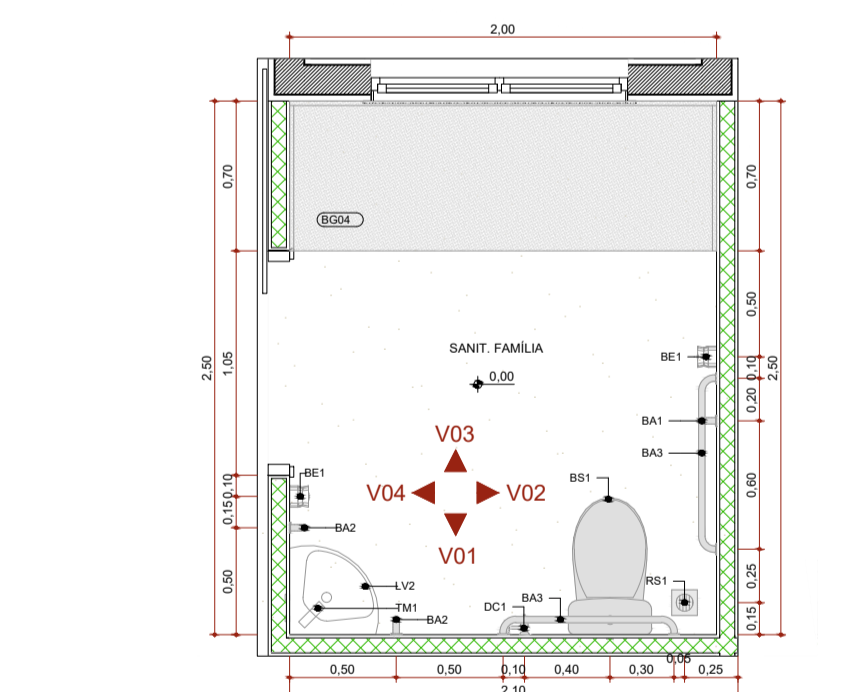


PLANTA BAIXA - SANITÁRIO FAMÍLIA 1:25

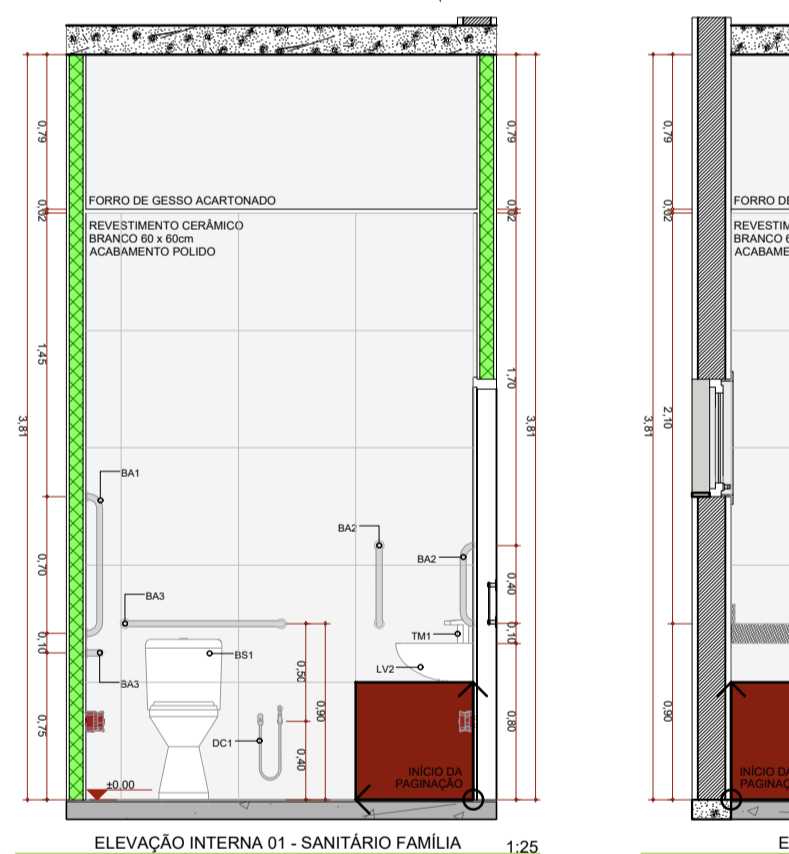

ELEVAÇÃO INTERNA 01 - SANITÁRIO FAMÍLIA 1:25

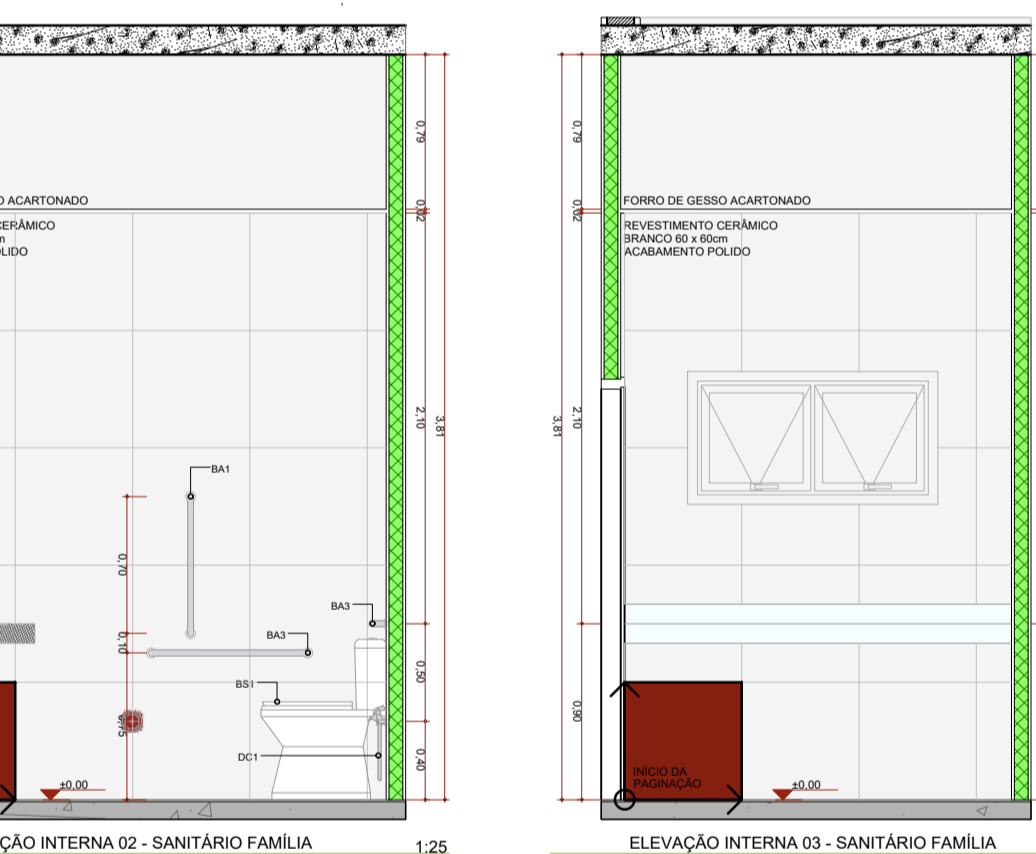


ELEVAÇÃO INTERNA 02 - SANITÁRIO FAMÍLIA 1:25

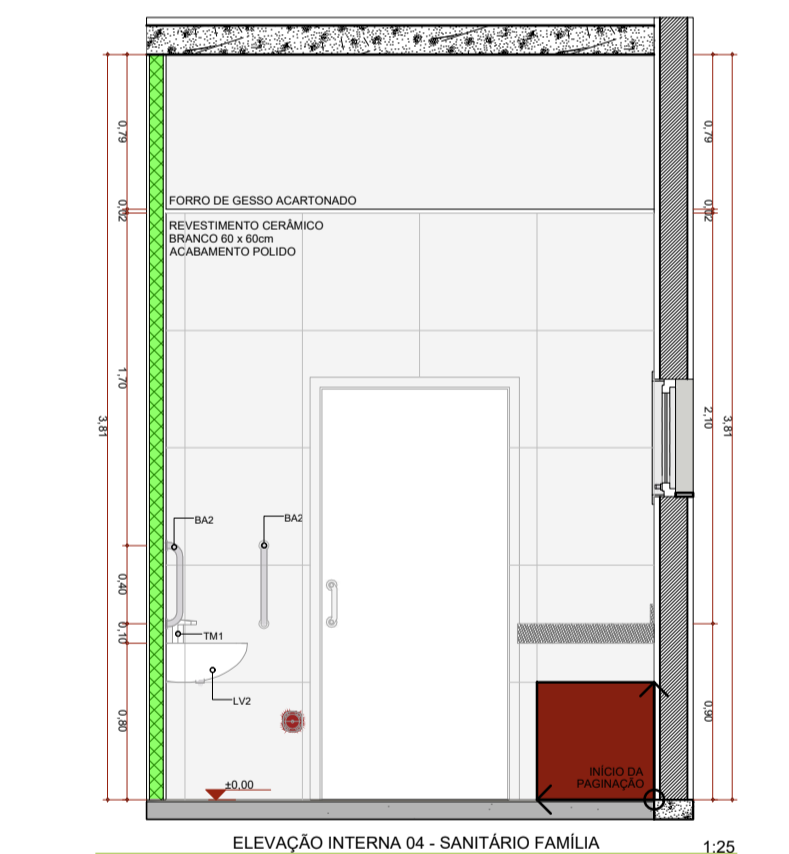


ELEVAÇÃO INTERNA 03 - SANITÁRIO FAMÍLIA 1:25




ELEVAÇÃO INTERNA 04 - SANITÁRIO FAMÍLIA 1:25

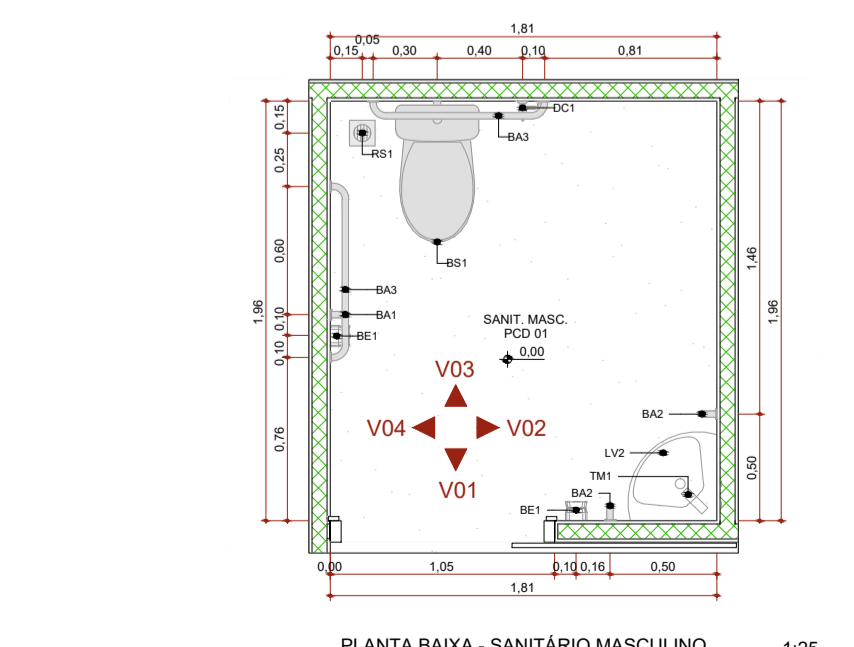


PLANTA BAIXA - SANITÁRIO MASCULINO 1:25

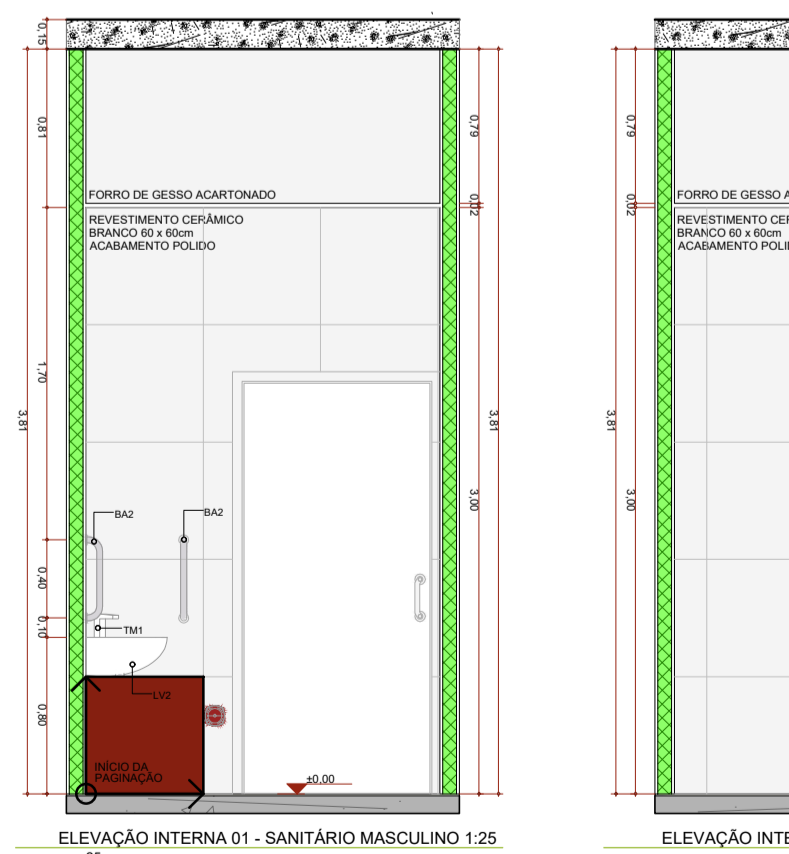


ELEVAÇÃO INTERNA 01 - SANITÁRIO MASCULINO 1:25

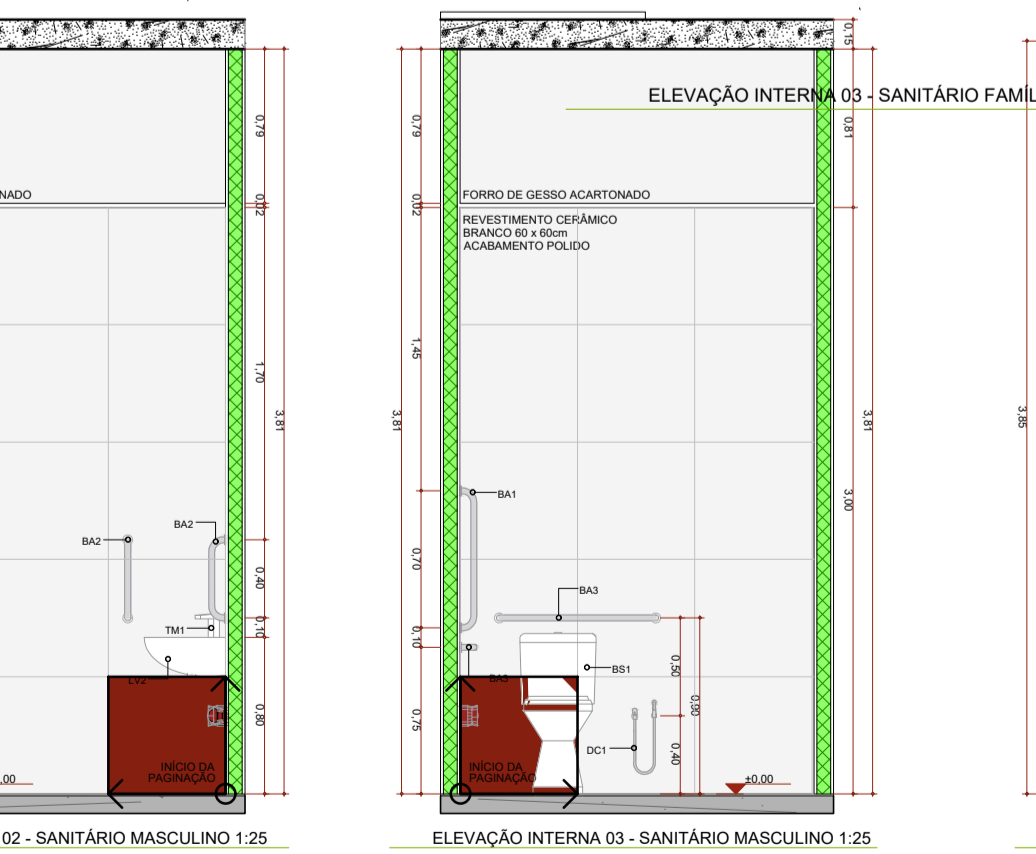

ELEVAÇÃO INTERNA 02 - SANITÁRIO MASCULINO 1:25

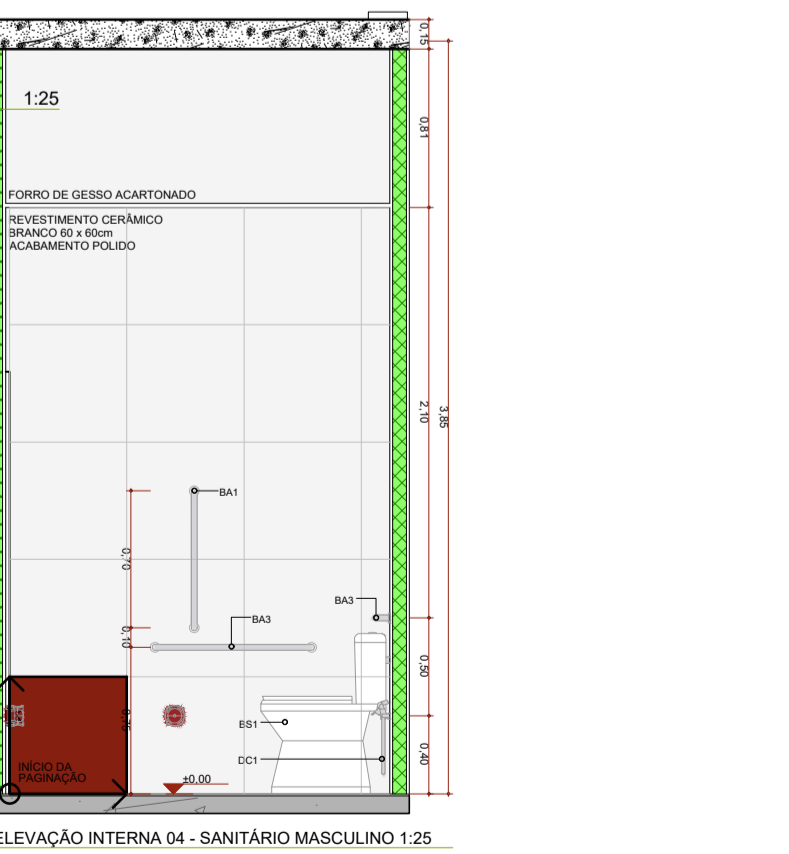

 ELEVAÇÃO INTERNA 03 - SANITÁRIO MASCULINO 1:25























ELEVAÇÃO INTERNA 04 - SANITÁRIO MASCULINO 1:25

Quadro de louças, metais e equipamentos		
Cód.	Qnt.	Descrição
BA1	35	Barra de apoio, met. fixa, em aço inox, 1x70cm, com diâmetro de empunhadura de 30mm. Deverão ser instaladas nos banheiros PCD como suporte para o uso dos equipamentos.
BA2	52	Barra de apoio, met. fixa, em aço inox, 1x40cm, com diâmetro de empunhadura de 30mm. Deverão ser instaladas nos banheiros PCD como suporte para o uso dos equipamentos e nas portas.
BA3	54	Barra de apoio, met. fixa, em aço inox, 1x80cm, com diâmetro de empunhadura de 30mm. Deverão ser instaladas nos banheiros PCD como suporte para o uso dos equipamentos.
BC1	2	Barra de apoio, met. fixa, em aço inox, 1x70cm, com diâmetro de empunhadura de 30mm. Deverão ser instaladas nos banheiros PCD como suporte para o uso dos equipamentos.
BE1	6	Botão de emergência, item de acessibilidade para banheiros.
BS1	37	Bacia sanitária com caixa de descarga acoplada, na cor branco, inclusive assento na cor branco, contendo conjunto de fixação, metal de vedação e espelho plástico.
CB1	2	Cuba para desinfecção de endoscópio. Dimensão 70x45cm profundidade de 50cm.
CB2	6	Cuba de enxágue redonda em louça, cor branco, dimensão de 30cm ou equivalente. Incluir válvula de metal cromado e sifão fixado em PVC.
CB3	23	Cuba retangular, em aço inox, dimensão de 45x30cm ou equivalente. Incluir válvula de metal cromado e sifão fixado em PVC.
CB4	1	Cuba grande em aço inox, tela sobre medida.
CH	6	Chuveiro elétrico
DC1	17	Ducha higiênica com registro.
LV1	103	Lavatório com coluna suspensa em louça, cor branco. Acabamento em coluna suspensa. Incluir válvula de metal cromado e sifão fixado em PVC.
LV2	9	Lavatório de canto em louça, cor branco. Incluir válvula de metal cromado e sifão fixado em PVC.
MC	1	Medidor com válvula, na cor branco, contendo conjunto de fixação, metal de vedação.
PD1	7	Pia de despejo/Esgoto hospitalar, em aço inox, com válvula de descarga tipo hidra ou similar.
RS1	62	Raio afilado com tampa escamoteável, dimensões 15 x 15cm.
TM1	116	Tomreira de mesa, bacia baixa, acabamento de pressão, acabamento cromado.
TP1	13	Tomreira de parede, para tanque e jarra, com adaptador para mangueira, acabamento e acessórios para fixação e instalação.
TP2	6	Tomreira de parede cirúrgica, acabamento por cobre ou com avanço longo. Acabamento cromado.
TP3	25	Tomreira de mesa, bacia alta, acabamento por cobre, acabamento cromado.
TP4	2	Tubo de água quente, com tipo de fio de aço para diferentes instrumentos médicos, com mangueira em espiral fixável e engate rápido. Adaptadores para rede de água ou ar e mangueira.
TQ1	5	Tanque em louça, com coluna, com branco. Acessórios para instalação e fixação cromados.

OBJETIVOS DE DESENVOLVIMENTO SUSTENTÁVEL

AUTOR (A) DO PROJETO EXECUTIVO		REGISTRO
RENY MOITA PORTO		CAU - A256692
AUTOR (A) DO PROJETO EXECUTIVO		REGISTRO
VIVIANE KELL MACHADO		CAU - A389382
AUTOR (A) DO PROJETO EXECUTIVO		REGISTRO
DANIELA MENEZES EMLINO		CAU - A253220
AUTOR (A) DO PROJETO EXECUTIVO		REGISTRO
BARBARA MOREIRA RIBEIRO	Barbara Moreira Ribeiro CREA: 7968-AM	REGISTRO CREA - 7968AM
PROPRIETÁRIO		
FUNDO ESTADUAL DE SAÚDE - FES		
OBJETO		
CONSTRUÇÃO DE UNIDADE DE ATENÇÃO ESPECIALIZADA EM SAÚDE PÓS-GRADUAÇÃO ZONA NORTE		
FRANCHA		DISCIPLINA
06.023.708/0001-44		ARQUITETURA
ENDERECO		FRANCHA
R. MECA, 173-7 - NOVA CIDADE - MANAUS - AM		26/31
TITULO DA FRANCHA		
DETALHAMENTO DE ÁREAS MOLHADAS 01		
DESCRIÇÃO DA ETAPA		
PROJETO EXECUTIVO		
NOME FRANCHA-ARQUIVO	REVISÃO	ANO/DE
MS_F04_PE_ARQ_26	R0	05/10/2025
AUTORIA INTELLECTUAL		ESCALA
MIRELA PILON PESSATTI	CAU - 25669-2	INDICADA
VICTORIA ANGELO CARVALLO	CAU - 34755-4	
SIMONE ALVES PRADO MENEZES	CAU - 36115-5	
DIREITOS AUTORAIS RESERVADOS CONFORME LEGISLAÇÃO NACIONAL E INTERNACIONAL		
		FORMATO
		84,10x59,49

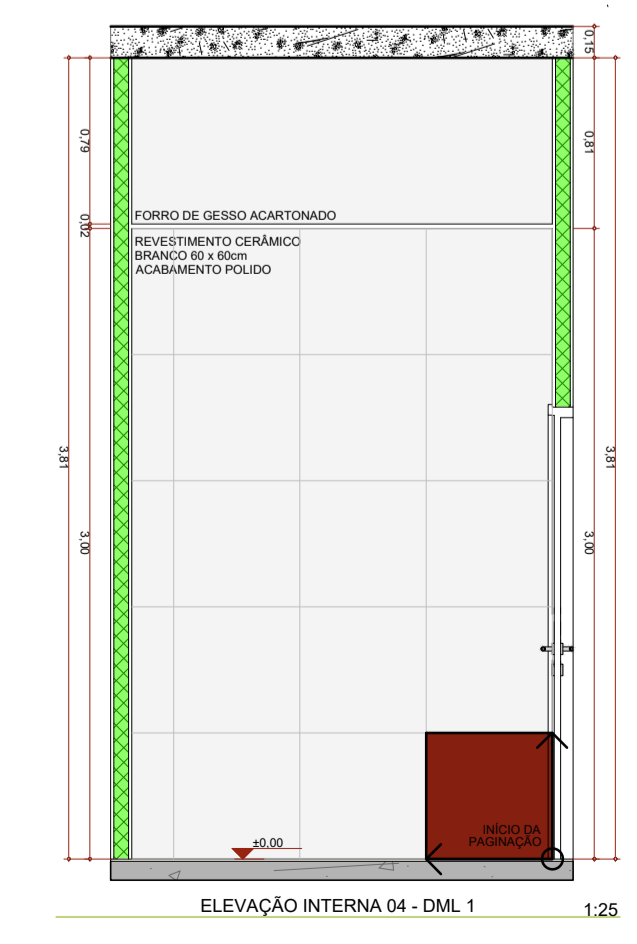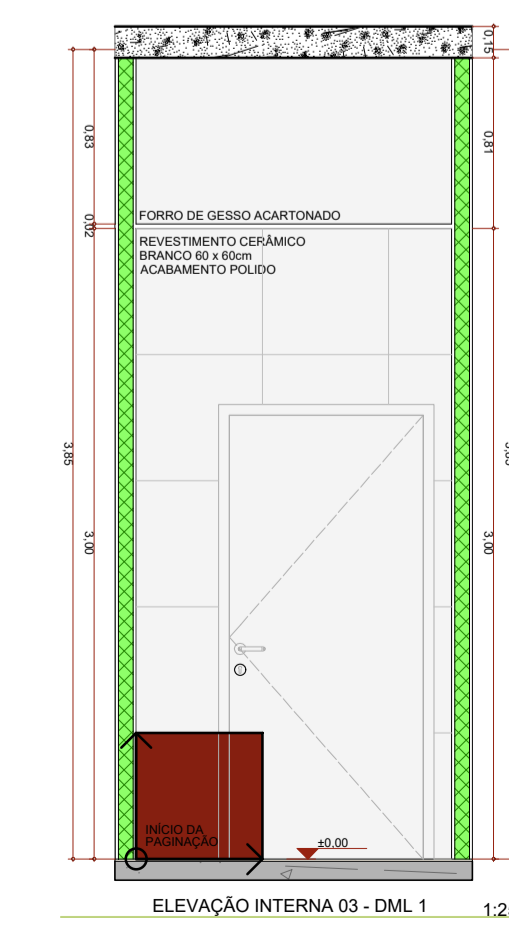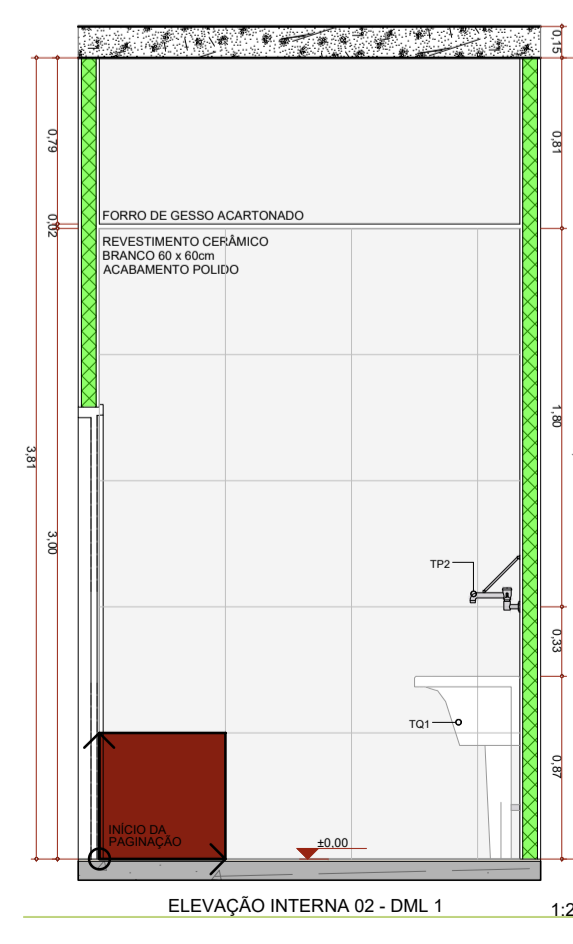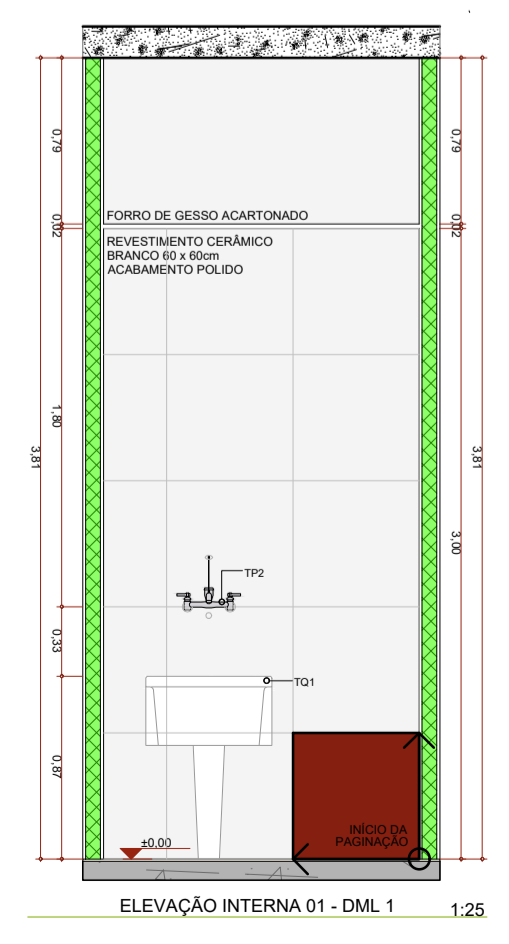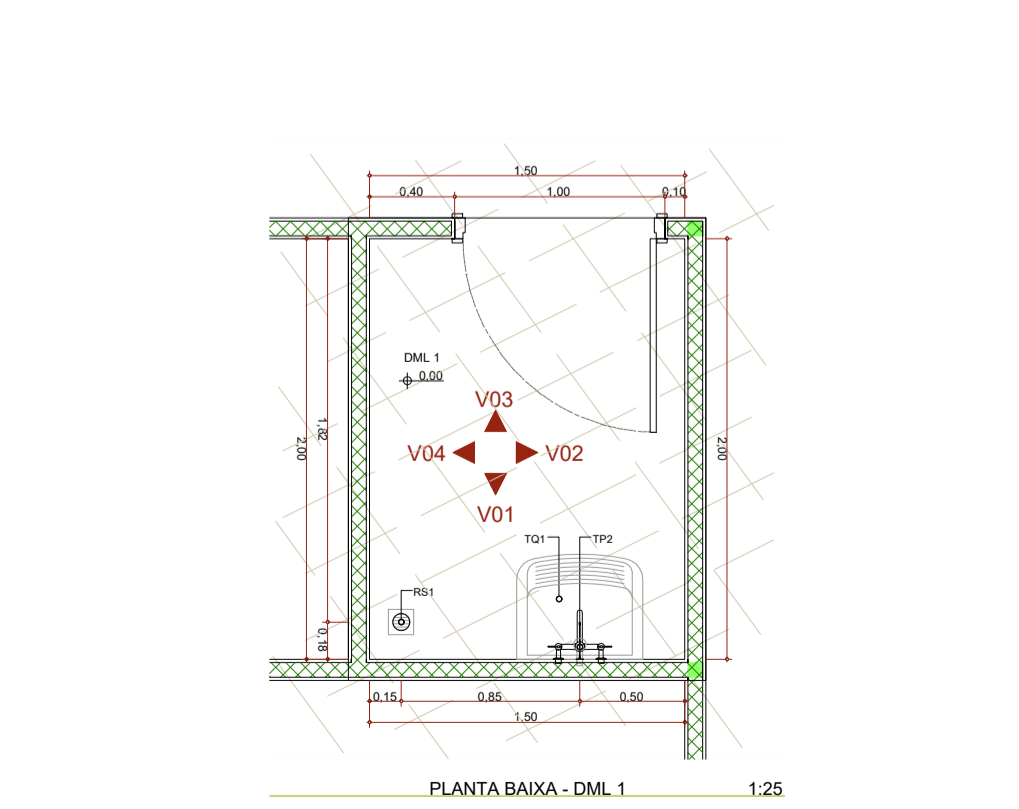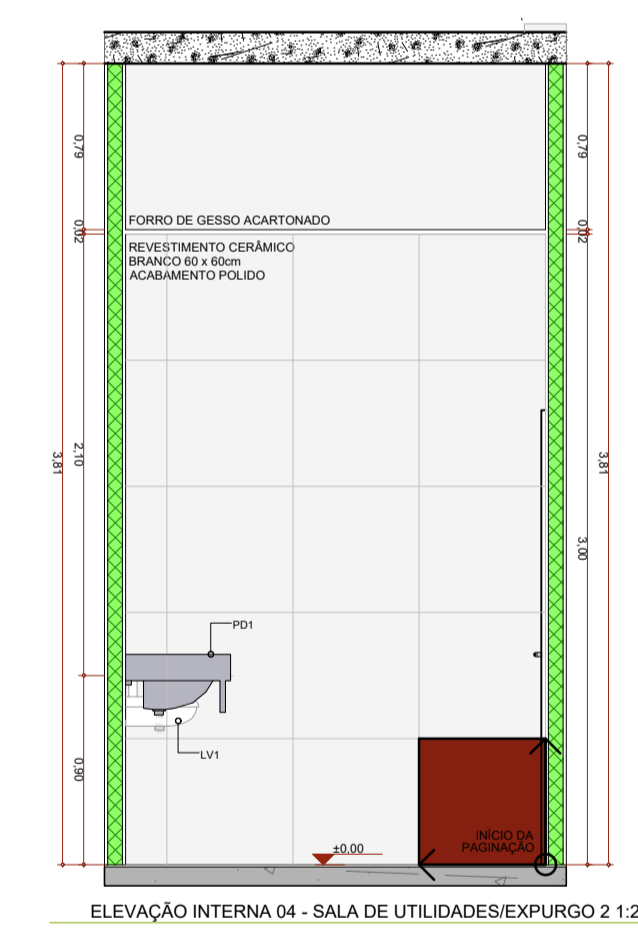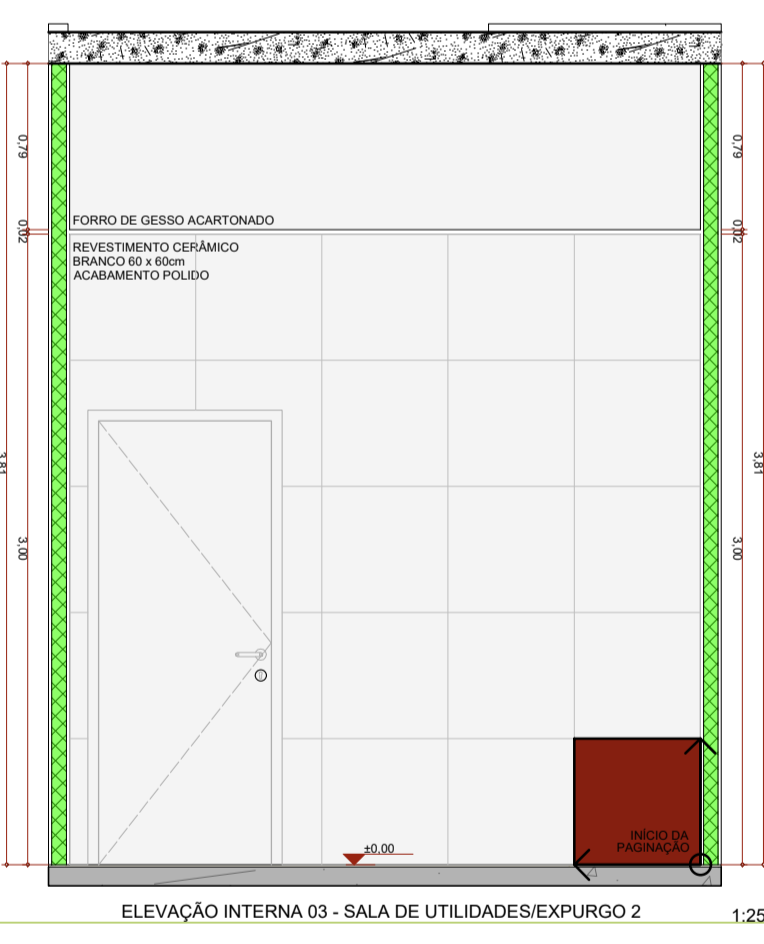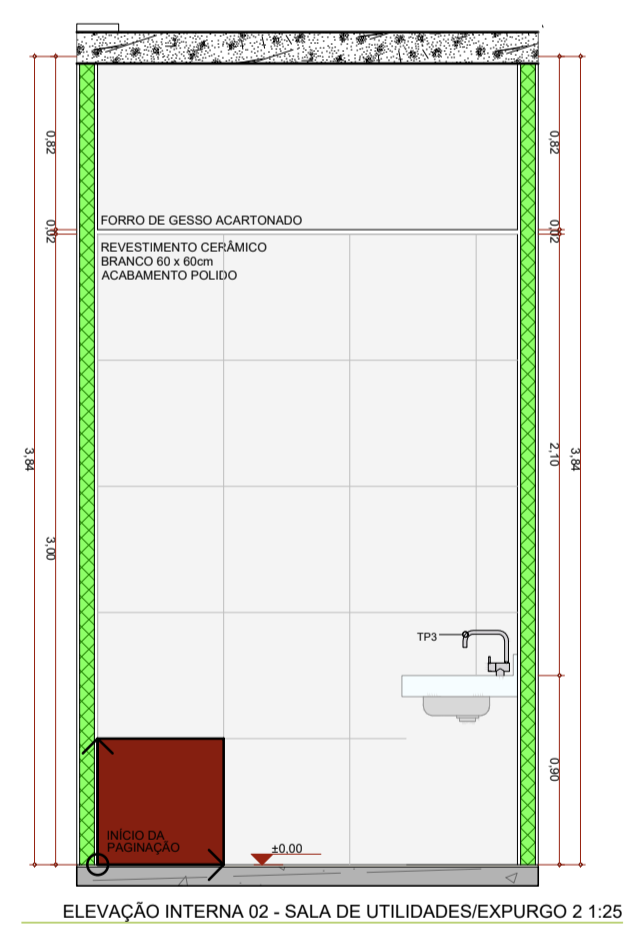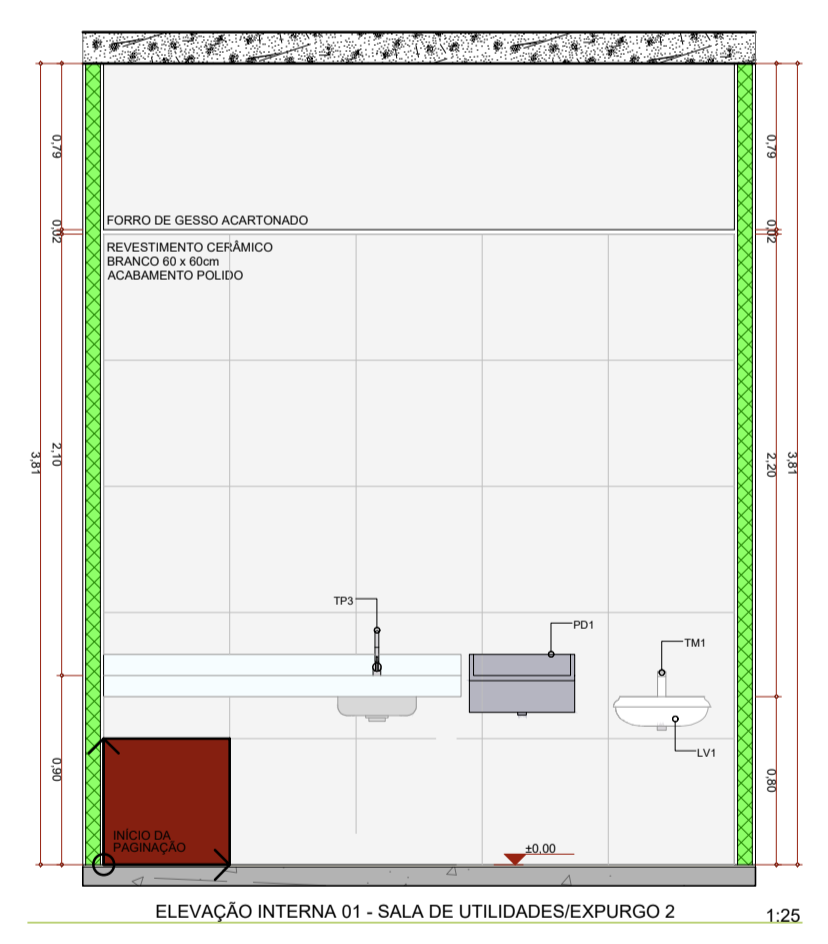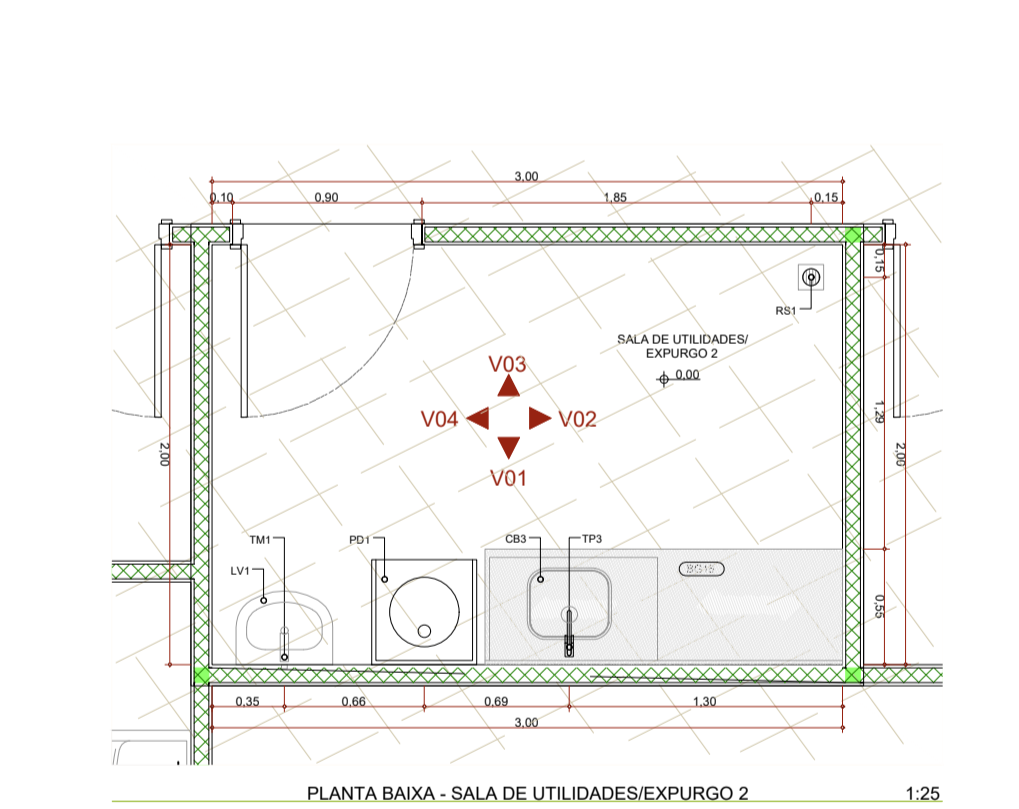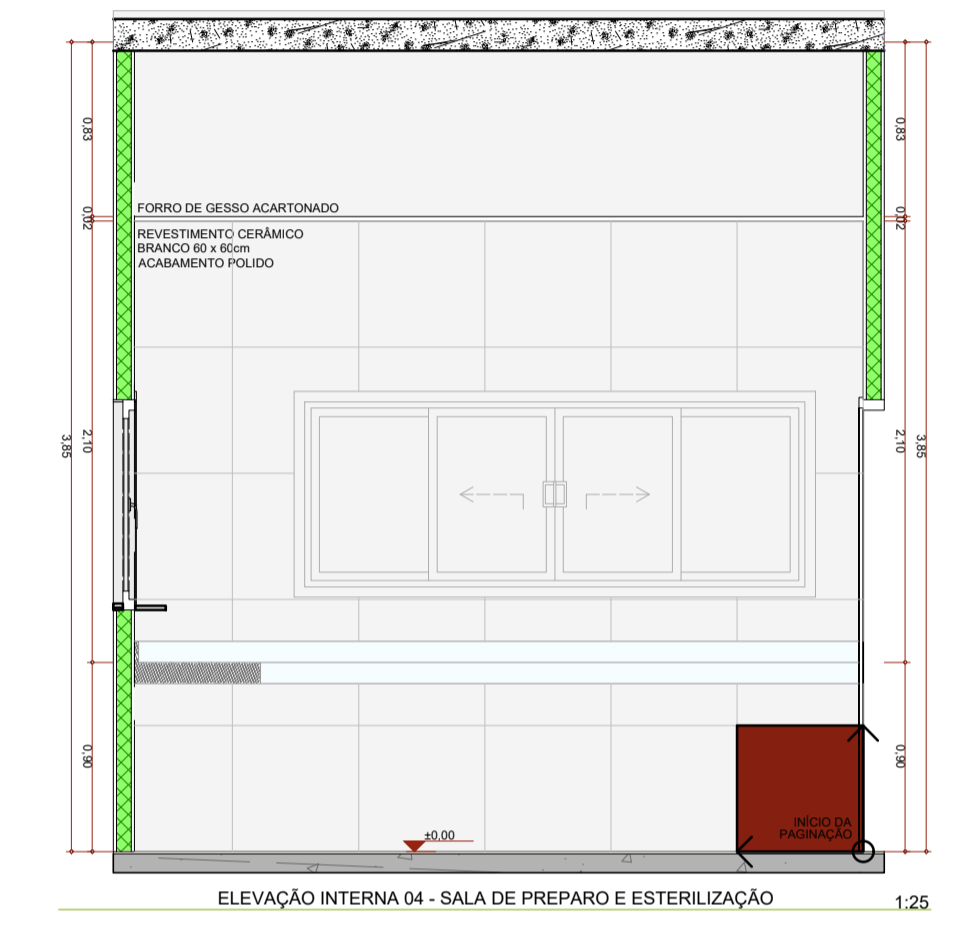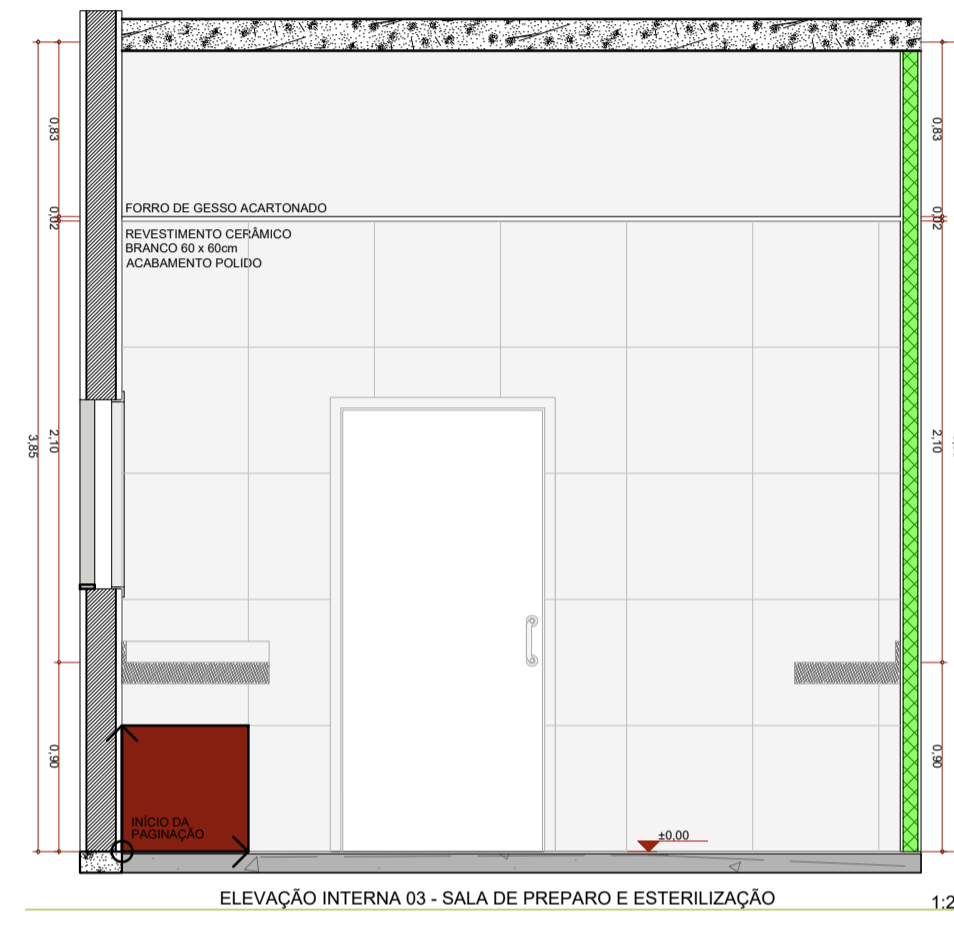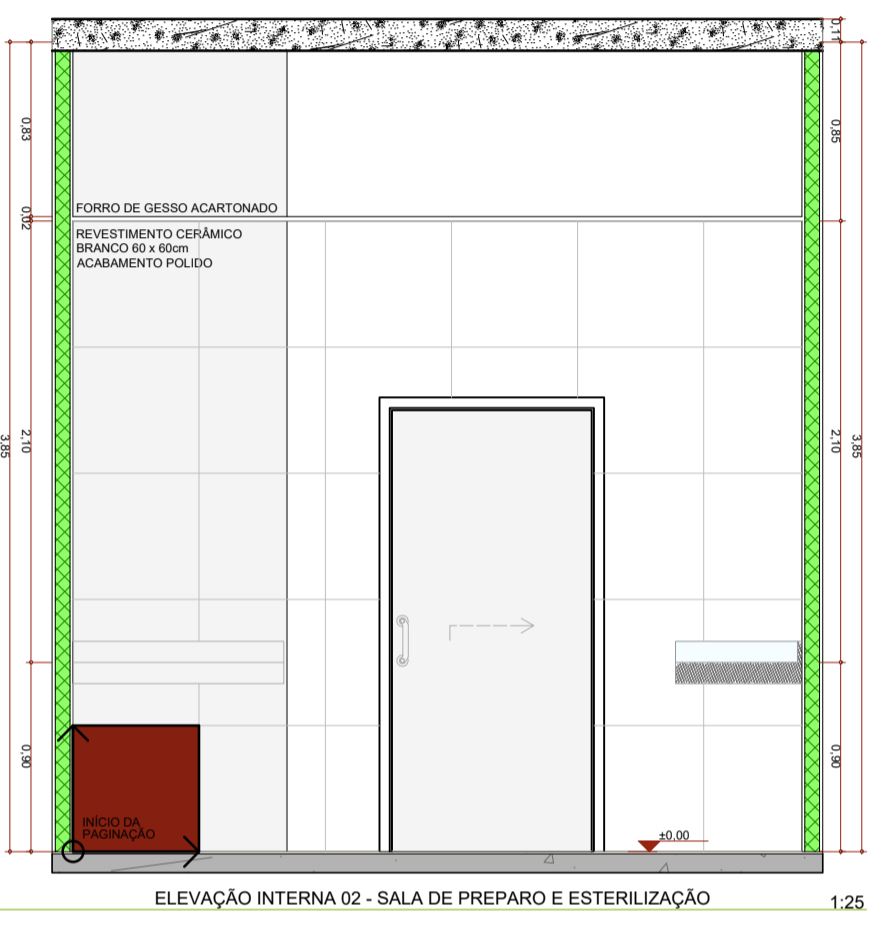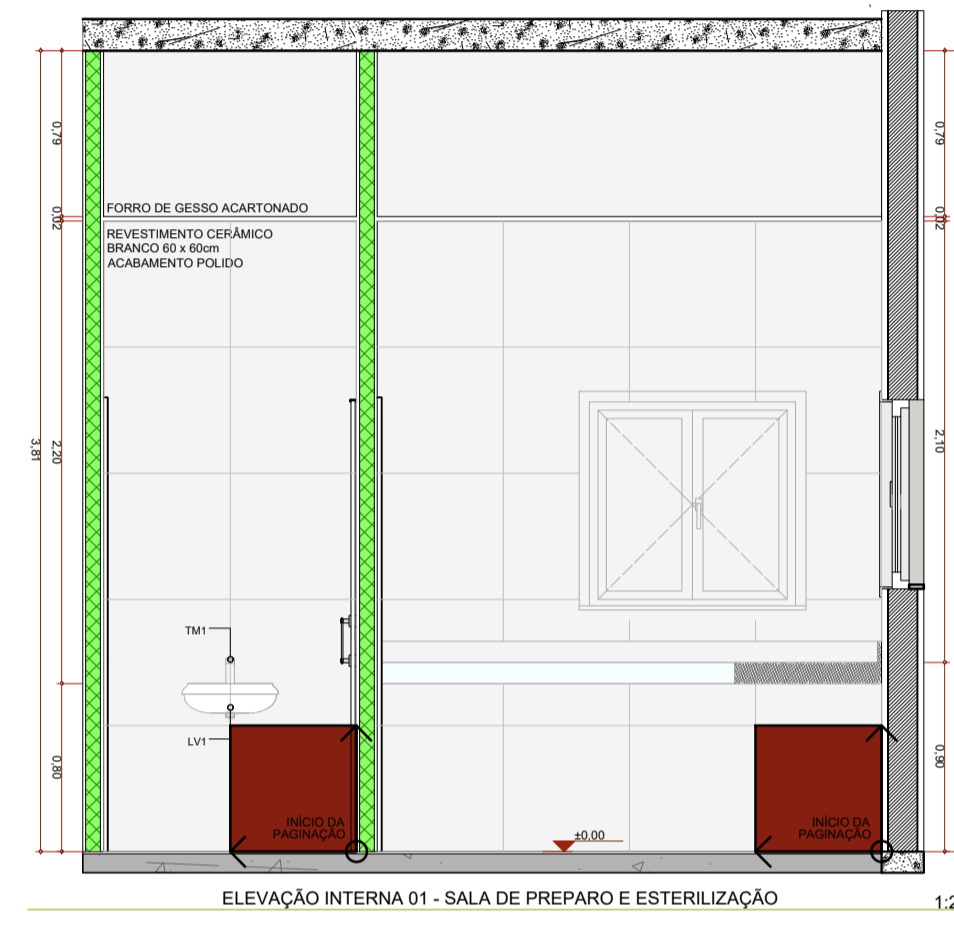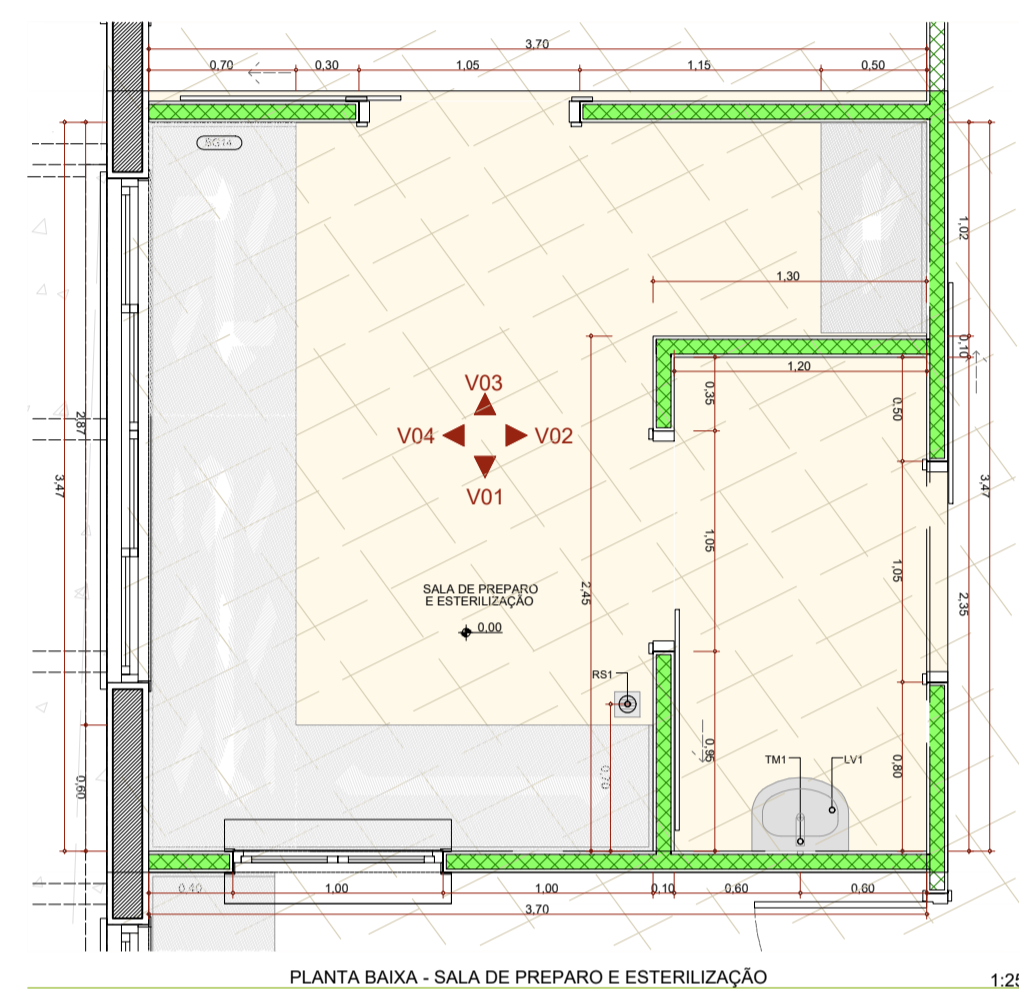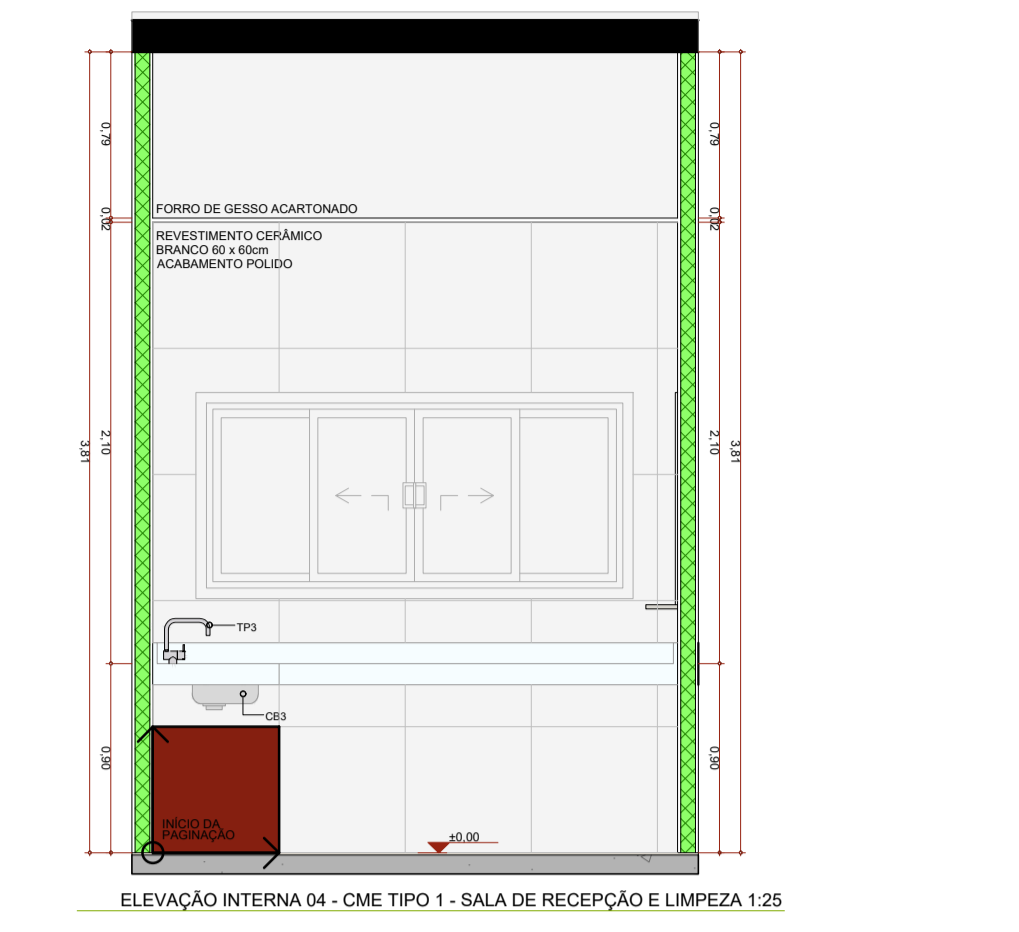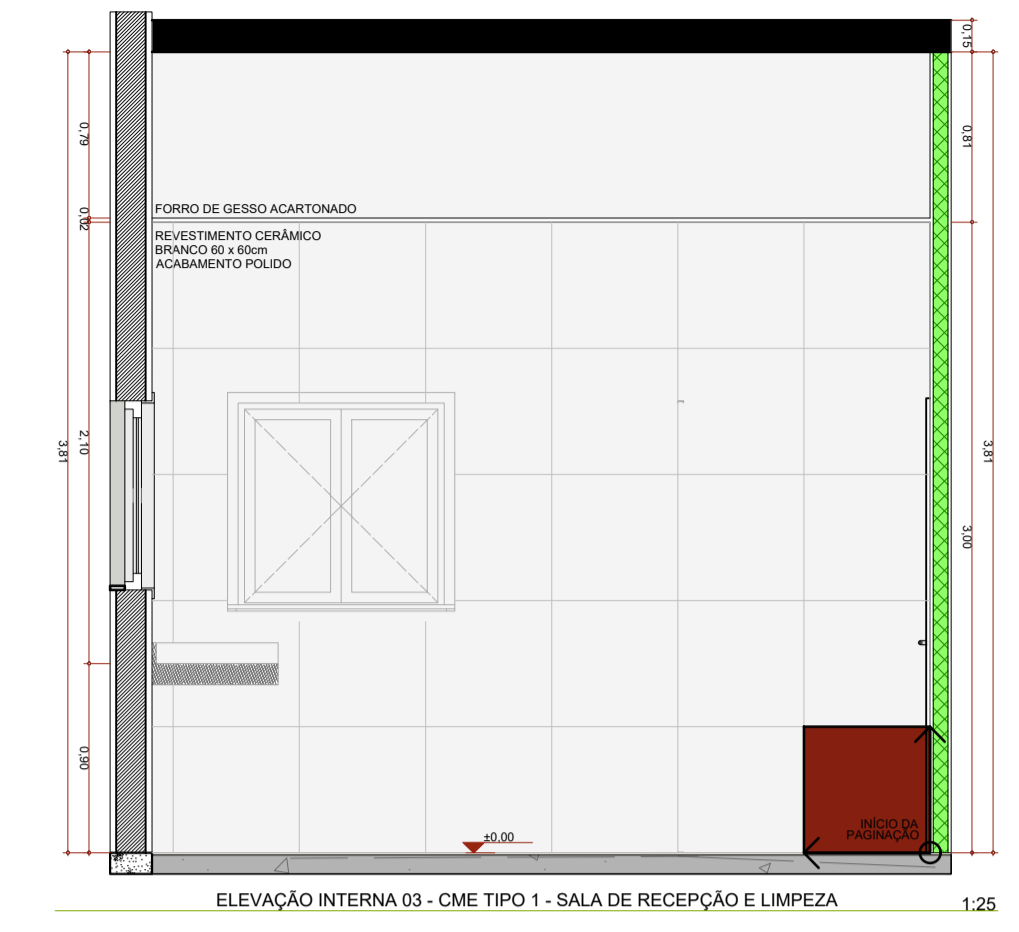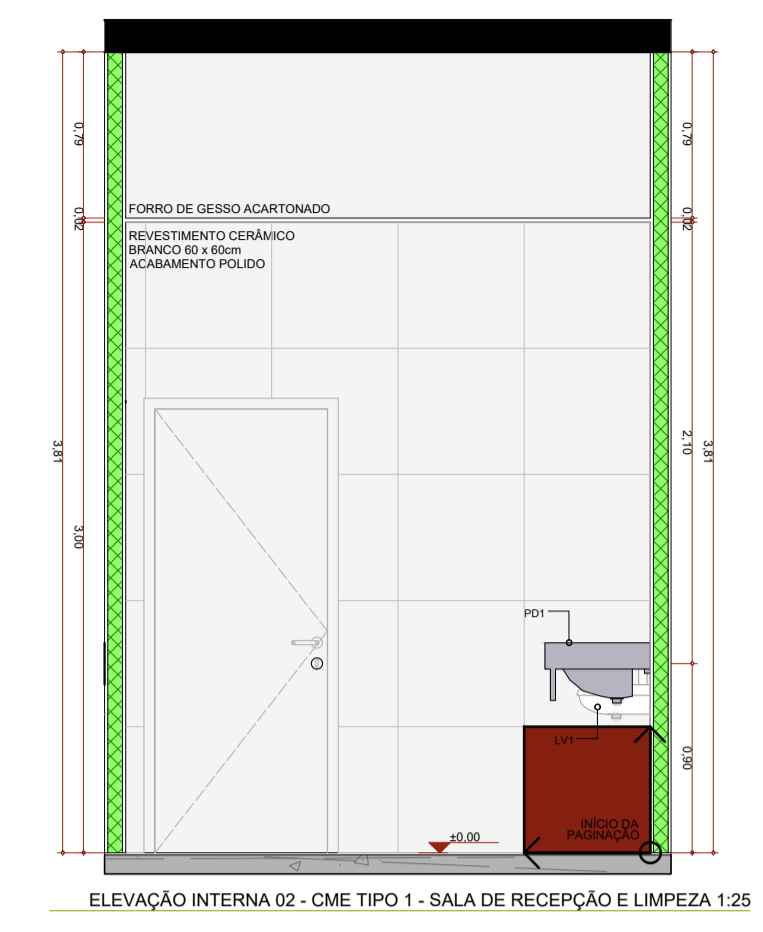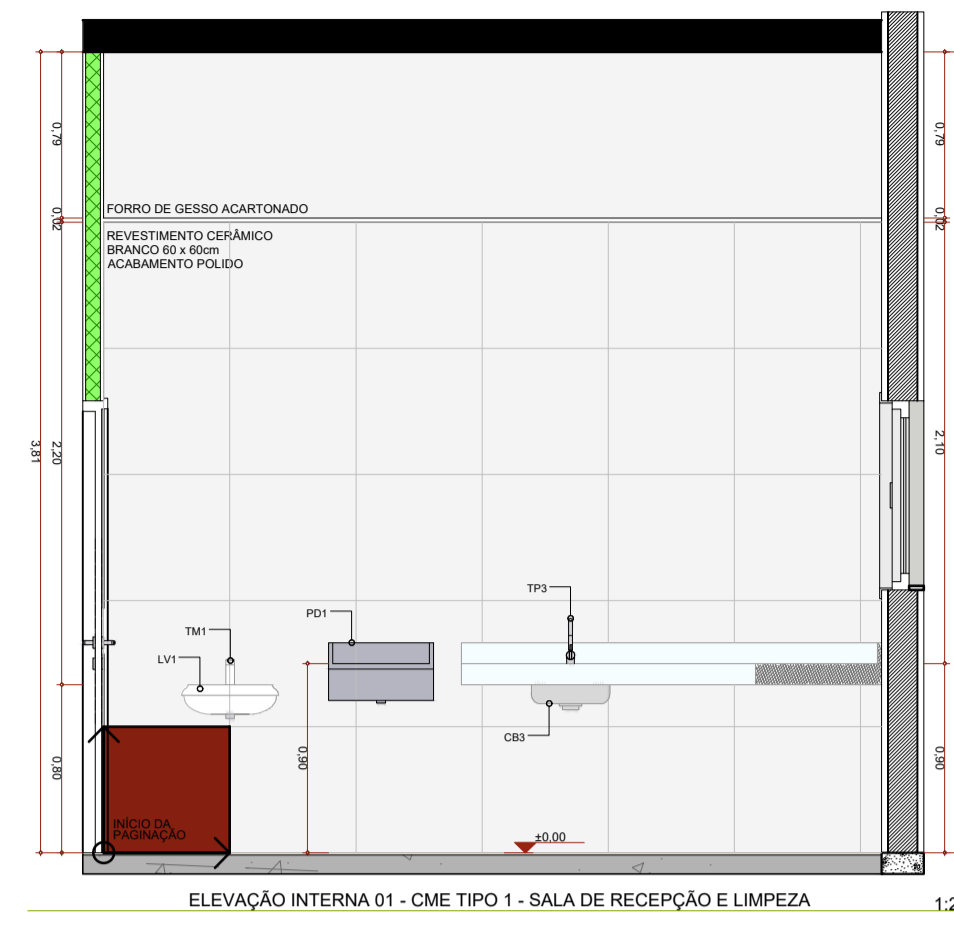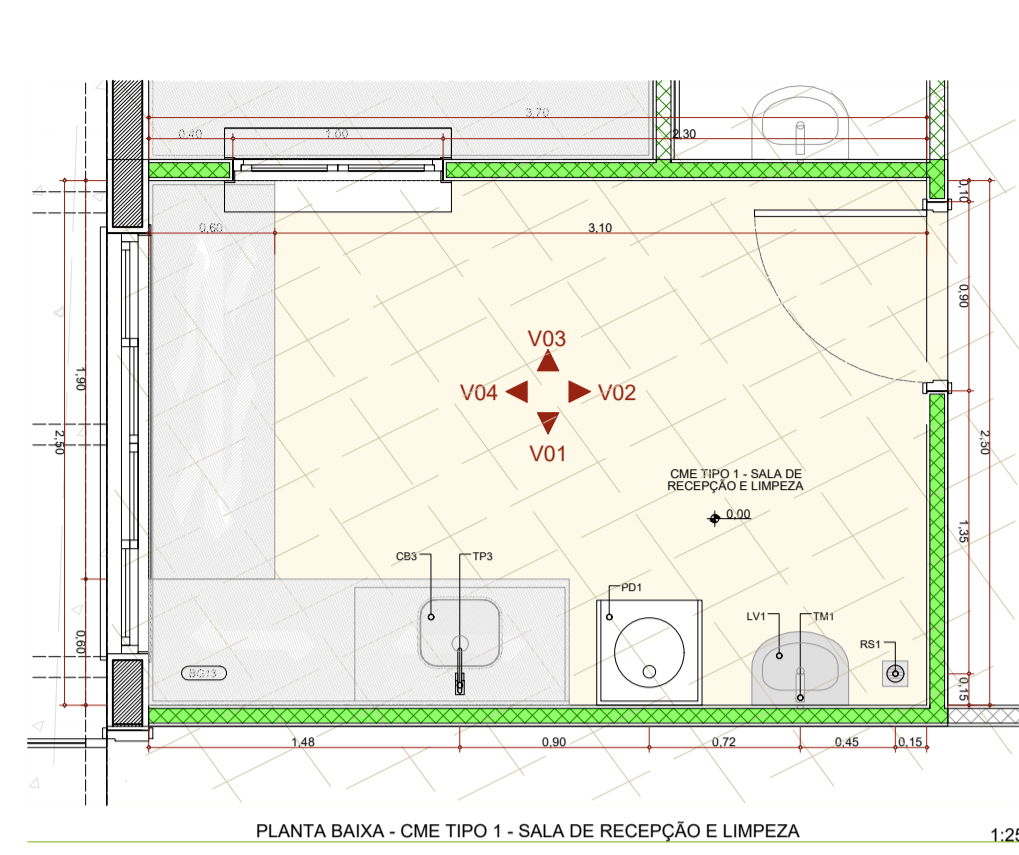

Quadro de louças, metais e equipamentos		
Cód.	Qtd.	Descrição
BA1	35	Barra de apoio, met. fixa, em aço inox, >=70cm, com diâmetro de empunhadura de 30mm. Deverão ser instaladas nos banheiros PCC como suporte para o uso dos equipamentos.
BA2	52	Barra de apoio, met. fixa, em aço inox, >=40cm, com diâmetro de empunhadura de 30mm. Deverão ser instaladas nos banheiros PCC como suporte para o uso dos equipamentos e nas portas.
BA3	54	Barra de apoio, met. fixa, em aço inox, >=60cm, com diâmetro de empunhadura de 30mm. Deverão ser instaladas nos banheiros PCC como suporte para o uso dos equipamentos.
BC1	2	Bacia sanitária com caixa de descarga acoplada, na cor branco, inclusive assento na cor branco, contendo conjunto de flange, anel de vedação e engate plástico.
BE1	6	Banheiro de emergência, item de acessibilidade para banheiros.
BS1	37	Bacia sanitária com caixa de descarga acoplada, na cor branco, inclusive assento na cor branco, contendo conjunto de flange, anel de vedação e engate plástico.
CB1	2	Cuba para desinfecção de endoscópio. Dimensão 70x45cm profundidade de 50cm.
CB2	6	Cuba de enxágue redonda em louça, cor branco, dimensão de 30cm ou equivalente. Incluir válvula de metal cromado e sifão flexível em PVC.
CB3	23	Cuba retangular, em aço inox, dimensão de 45x30cm ou equivalente. Incluir válvula de metal cromado e sifão flexível em PVC.
CB4	1	Cuba grande em aço inox, tela sobre medida.
CH	6	Chuveiro elétrico
DC1	17	Ducha higiênica com registro.
LV1	103	Lavatório com coluna suspensa em louça, cor branco. Acabamento em coluna suspensa. Incluir válvula de metal cromado e sifão flexível em PVC.
LV2	9	Lavatório de canto em louça, cor branco. Incluir válvula de metal cromado e sifão flexível em PVC.
MC	1	Medidor com válvula, na cor branco, contendo conjunto de flange, anel de vedação.
PD1	7	Pia de emergência/urgente hospitalar, em aço inox, com válvula de descarga tipo hidra ou similar.
RS1	62	Raio afilado com tampa escamoteável, dimensões 15 x 15cm.
TM1	116	Tomreira de mesa, itica baixa, acabamento de pressão, acabamento cromado.
TP1	13	Tomreira de parede, para tanque e jardim, com adaptador para mangueira, acabamento e acessórios para fixação e instalação.
TP2	6	Tomreira de parede ergonômica, acabamento por cobre, acabamento cromado.
TP3	25	Tomreira de mesa, itica alta, acabamento por cobre, acabamento cromado.
TP4	2	Tanque de água quente, com tipo de fuso em aço e tampa para diferentes instrumentos médicos, com mangueira em espiral flexível e engate rápido. Adaptadores para rede de água ou ar e mangueira.
TQ1	5	Tanque em louça, com coluna, cor branco. Acessórios para instalação e fixação cromados.

OBJETO
CONSTRUÇÃO DE UNIDADE DE ATENÇÃO ESPECIALIZADA EM SAÚDE PULLINCA ZONA NORTE

PROPRIETÁRIO
FUNDO ESTADUAL DE SAÚDE - FES

CHV3
06.023.708/0001-44

ENDEREÇO
R. MECA, 173-7 - NOVA CIDADE - MANAUS - AM

DISCIPLINA
ARQUITETURA

FRANCHA
27/31

TÍTULO DA FRANCHA
DETALHAMENTO DE ÁREAS MOLHADAS 02

DESCRIÇÃO DA ETAPA
PROJETO EXECUTIVO

NOME FRANCHA-ARQUIVO	REVISÃO	ANO	DATA	ESCALA
MS_FDL_PE_ARQ_27	R0		05/10/2025	INDICADA

AUTORIA INTELLECTUAL
MIRELA PILON PESSATTI
VICTORIA ANGELO CAROVILLA
SIMONE ALVES PRADO MENEZES

REGISTRO
CAU - 25669-2
CAU - 34754-4
CAU - 3615-5

DIREITOS AUTORAIS RESERVADOS CONFORME LEGISLAÇÃO NACIONAL E INTERNACIONAL

FOLHA Nº 04.10x20.46