

Quadro de louças, metais e equipamentos		
Cód.	Qty.	Descrição
BA1	35	Barra de apoio, reta, fixa, em aço inox, l=70cm, com diâmetro de empunhadura de 30mm. Deverão ser instaladas nos banheiros PCD como suporte para o uso dos equipamentos.
BA2	52	Barra de apoio, reta, fixa, em aço inox, l=40cm, com diâmetro de empunhadura de 30mm. Deverão ser instaladas nos banheiros PCD como suporte para o uso dos equipamentos e nas portas.
BA3	54	Barra de apoio, reta, fixa, em aço inox, l=80cm, com diâmetro de empunhadura de 30mm. Deverão ser instaladas nos banheiros PCD como suporte para o uso dos equipamentos.
BC1	2	Banco adaptado nos banheiros adaptados, com estrutura em aço inox, assento em polipropileno na cor branco, 150cm de comprimento, com sistema de travamento na vertical, dimensão 70cm x 45cm, com estrutura que suporte até 150kg.
BE1	6	Botão de emergência, item de acessibilidade para banheiros.
BS1	37	Bacia sanitária com caixa de descarga aplicada, na cor branco, inclusive assento na cor branco, contendo conjunto de fixação, anel de vedação e engate plástico.
CB1	2	Cuba para desinfecção de endoscópio. Dimensão 70x45cm profundidade de 50cm.
CB2	6	Cuba de embutir redonda em louça, cor branco, dimensão de 30cm ou equivalente. Incluso válvula de metal cromado e sifão flexível em PVC.
CB3	23	Cuba retangular, em aço inox, dimensão de 40x30cm ou equivalente. Incluso válvula de metal cromado e sifão flexível em PVC.
CB4	1	Cuba grande em aço inox, feita sobre medida.
CH	6	Chuveiro elétrico
DC1	17	Ducha higiênica com registro.
LV1	103	Lavatório com coluna suspensa em louça, cor branco. Acabamento em coluna suspensa. Incluso válvula de metal cromado e sifão flexível em PVC.
LV2	9	Lavatório de canto em louça, cor branco. Incluso válvula de metal cromado e sifão flexível em PVC.
MC	1	Mictório com válvula, na cor branco, contendo conjunto de fixação, anel de vedação.
PD1	7	Plia de despejo/Expurgo hospitalar, em aço inox, com válvula de descarga tipo hidra ou similar.
RS1	62	Ralo sifonado com tampa escamoteável, dimensões 15 x 15cm.
TM1	118	Torneira de mesa, bica baixa, acionamento de pressão, acabamento cromado.
TP1	13	Torneira de parede, para tanque e jardim, com adaptador para mangueira, acabamento e acessórios para fixação e instalação
TP2	6	Torneira de parede cirurgica, acionamento por cotovelo com alavanca longa. Acabamento cromado
TP3	25	Torneira de mesa, bica alta, acionamento por cotovelo, acabamento cromado.
TP4	2	Pistola de água ou ar, com jogo de bico em aço e inox para diferentes instrumentais médicos, com mangueira em espiral flexível e engate rápido. Adaptadores para rede de água ou ar e mangueira.
TQ1	5	Tanque em louça, com coluna, com branca. Acessórios para instalação e fixação cromados

**OBJETIVOS DE DESENVOLVIMENTO SUSTENTÁVEL**

<b>AUTOR (A) DO PROJETO EXECUTIVO</b>		REGISTRO
<b>RENY MOITA PORTO</b>		<b>CAU - A256692</b>
_____ ASSINATURA CARIMBO		
<b>AUTOR (A) DO PROJETO EXECUTIVO</b>		REGISTRO
<b>VIVIANE KELLI MACHADO</b>		<b>CAU - A389382</b>
_____ ASSINATURA CARIMBO		
<b>AUTOR (A) DO PROJETO EXECUTIVO</b>		REGISTRO
<b>DANIELA MENEZES EMILIANO</b>		<b>CAU - A2535220</b>
_____ ASSINATURA CARIMBO		
<b>AUTOR (A) DO PROJETO EXECUTIVO</b>		REGISTRO
<b>BARBARA MOREIRA RIBEIRO</b>		<b>CREA - 7968AM</b>
Assinado de forma digital por Barbara Moreira Ribeiro CREA: 7968-AM Data: 2025.12.04 16:16:34 -04'00'		
_____ ASSINATURA CARIMBO		
R00	05/10/2025	EMISSÃO INICIAL

**Unidade Gestora de Projetos Especiais**

**OBJETO**  
CONSTRUÇÃO DE UNIDADE DE ATENÇÃO ESPECIALIZADA EM SAÚDE  
POLICLINICA TABATINGA

**PROPRIETÁRIO**  
FUNDO ESTADUAL DE SAÚDE - FES

**CNPJ**  
06.023.708/0001-44

**ENDEREÇO**  
R. SANTOS DUMONT, S/N - TABATINGA - AM, CEP:69640-00

**PAC SAÚDE**

**DISCIPLINA**  
ARQUITETURA

**PRANCHA**  
**22/30**

**TÍTULO DA PRANCHA**  
DETALHAMENTO DE BANCADAS 03

**DESCRIÇÃO DA ETAPA**  
**PROJETO EXECUTIVO**


<b>NOME: PRANCHA-ARQUIVO</b> MS_POL_PE_ARQ_22	<b>REVISÃO</b> R0	<b>UNIDADE</b> METROS	<b>DATA</b> 05/10/2025	<b>ESCALA</b> INDICADA
--	----------------------	--------------------------	---------------------------	---------------------------

**AUTOR(A) INTELCTUAL**  
MIRELA PILON PESSATTI  
VICTORIA ANGELI CAPOVILLA  
SIMONE ALVES PRADO MENEZES


**REGISTRO**  
CAU - 25669-2  
CAU - 247196-6  
CAU - 36015-3

DIREITOS AUTORAIS RESERVADOR CONFORME LEGISLAÇÃO NACIONAL E INTERNACIONAL


FOLHA 01  
84,10x59,40

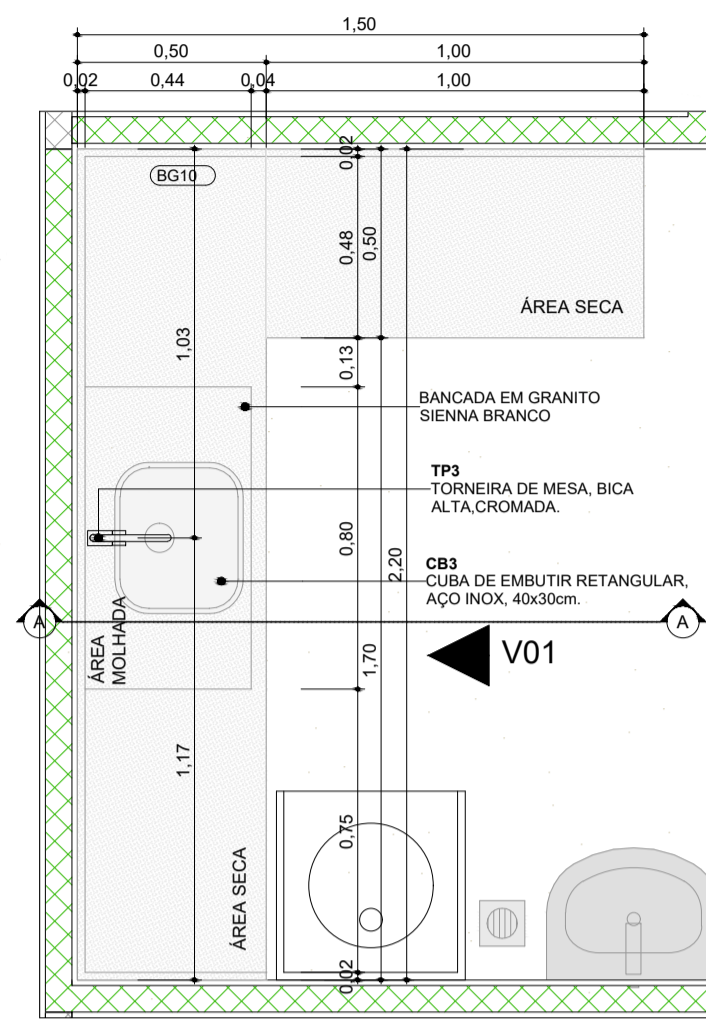


PLANTA BAIXA - BG10 1:20

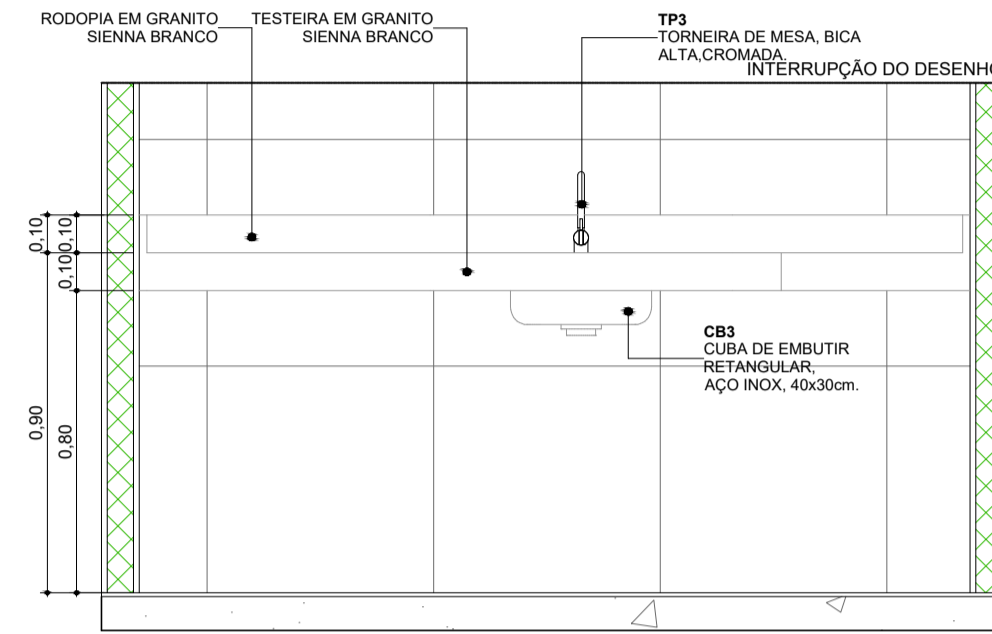


ELEVÇÃO 01 - BG10 1:20

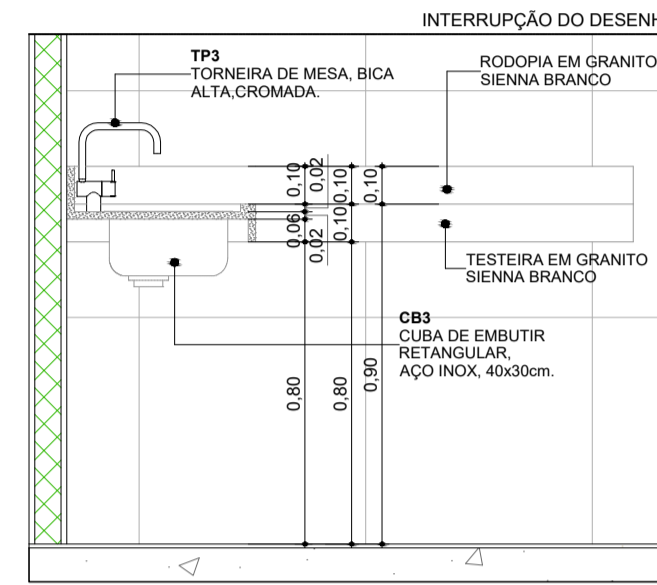


CORTE A - BG10 1:20

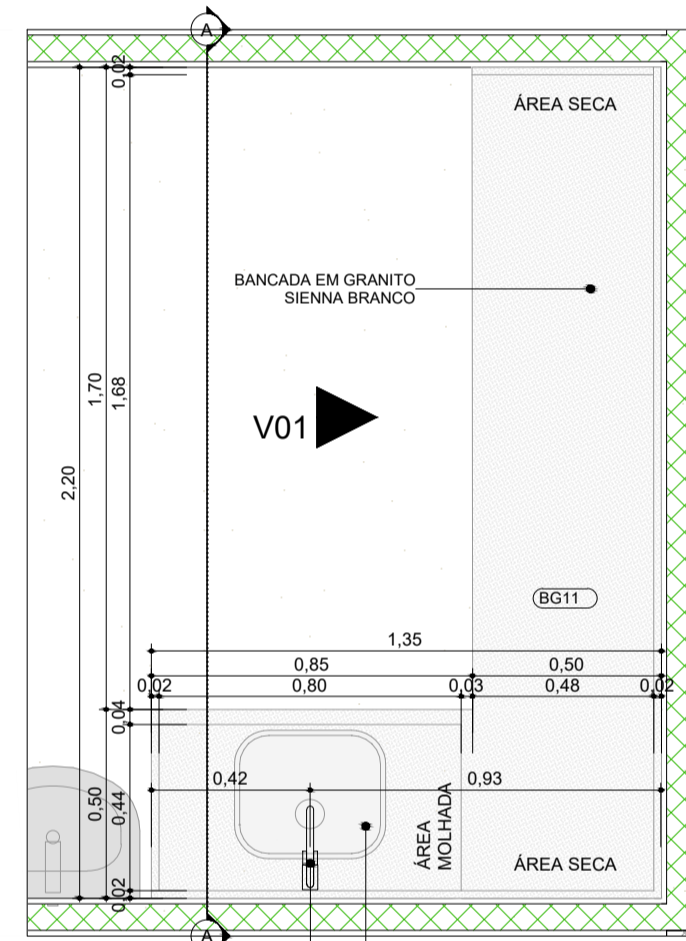

PLANTA BAIXA - BG11 1:20

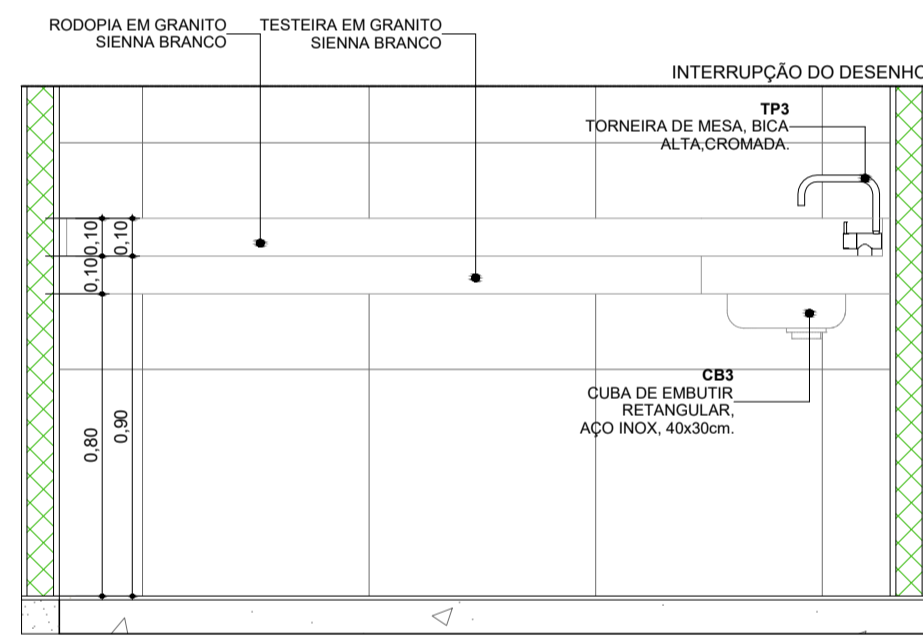

ELEVÇÃO 01 - BG11 1:20

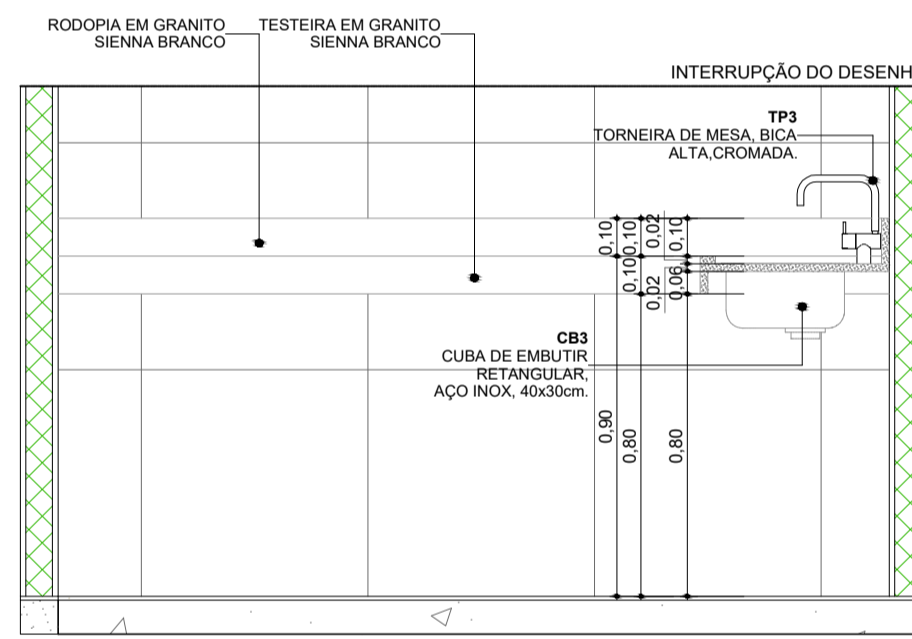

CORTE A - BG11 1:20

Quadro de louças, metais e equipamentos		
Cód.	Qt.	Descrição
BA1	35	Barra de apoio, reta, fixa, em aço inox, 170cm, com diâmetro de empunhadura de 30mm. Deverão ser instaladas nos banheiros PCD como suporte para o uso dos equipamentos.
BA2	52	Barra de apoio, reta, fixa, em aço inox, 140cm, com diâmetro de empunhadura de 30mm. Deverão ser instaladas nos banheiros PCD como suporte para o uso dos equipamentos e nas portas.
BA3	54	Barra de apoio, reta, fixa, em aço inox, 180cm, com diâmetro de empunhadura de 30mm. Deverão ser instaladas nos banheiros PCD como suporte para o uso dos equipamentos.
BC1	2	Banco articulado nos banheiros adaptados, com estrutura em aço inox, assento em polipropileno na cor branca, 150kg, com sistema de travamento na vertical, dimensão 70cm x 45cm, com estrutura que suporte a 150kg.
BE1	6	Botão de emergência, item de acessibilidade para banheiros.
BS1	37	Bacia sanitária com caixa de descarga acoplada, na cor branco, inclusive assento na cor branco, contendo conjunto de fixação, anel de vedação e engate plástico.
CB1	2	Cuba para desinfecção de endoscópio. Dimensão 70x45cm profundidade de 50cm.
CB2	6	Cuba de embutir redonda em louça, cor branco, dimensão de 30cm ou equivalente. Incluso válvula de metal cromado e sifão flexível em PVC.
CB3	23	Cuba retangular, em aço inox, dimensão de 40x30cm ou equivalente. Incluso válvula de metal cromado e sifão flexível em PVC.
CB4	1	Cuba grande em aço inox, feita sobre medida.
CH	6	Chuveiro elétrico
DC1	17	Ducha higiênica com registro.
LV1	103	Lavatório com coluna suspensa em louça, cor branco. Acabamento em coluna suspensa. Incluso válvula de metal cromado e sifão flexível em PVC.
LV2	9	Lavatório de canto em louça, cor branco. Incluso válvula de metal cromado e sifão flexível em PVC.
MC	1	Mictório com válvula, na cor branco, contendo conjunto de fixação, anel de vedação.
PD1	7	Placa de despejo/Expurgo hospitalar, em aço inox, com válvula de descarga tipo hidra ou similar.
RS1		




<b>AUTOR (A) DO PROJETO EXECUTIVO</b> RENY MOITA PORTO	REGISTRO CAU - A256692
<b>AUTOR (A) DO PROJETO EXECUTIVO</b> VIVIANE KELLI MACHADO	REGISTRO CAU - A389382
<b>AUTOR (A) DO PROJETO EXECUTIVO</b> DANIELA MENEZES EMILIANO	REGISTRO CAU - A2535220
<b>AUTOR (A) DO PROJETO EXECUTIVO</b> BARBARA MOREIRA RIBEIRO	REGISTRO CREA - 7968AM <small>Assinado de forma digital por Barbara Moreira Ribeiro CREA: 7968-AM Data: 2025.12.04 16:17:10 -0400'</small>


PROJ	05/10/2025	EMISSÃO INICIAL
------	------------	-----------------




OBJETO CONSTRUÇÃO DE UNIDADE DE ATENÇÃO ESPECIALIZADA EM SAÚDE POLICLINICA TABATINGA	
PROPRIETÁRIO FUNDO ESTADUAL DE SAÚDE - FES	
CNPJ 06.023.708/0001-44	DISCIPLINA ARQUITETURA
ENDEREÇO R. SANTOS DUMONT, S/N - TABATINGA - AM, CEP:69640-00	PRANCHA 23/30
TÍTULO DA PRANCHA DETALHAMENTO DE BANCADAS 04	
DESCRIÇÃO DA ETAPA PROJETO EXECUTIVO	
NOME: PRANCHA-ARQUIVO MS_POL_PE_ARQ_Z3	REVISÃO R0
UNIDADE METROS	DATA 05/10/2025
ESCALA INDICADA	
AUTORIA) INTELLECTUAL MIRELA PILON PESSATTI VICTORIA ANGELI CAPOVILLA SIMONE ALVES PRADO MENEZES	REGISTRO CAU - 25669-2 CAU - 247156-6 CAU - 36015-5
DIREITOS AUTORAIS RESERVADOR CONFORME LEGISLAÇÃO NACIONAL E INTERNACIONAL	FOLHA A1 84,10x59,40

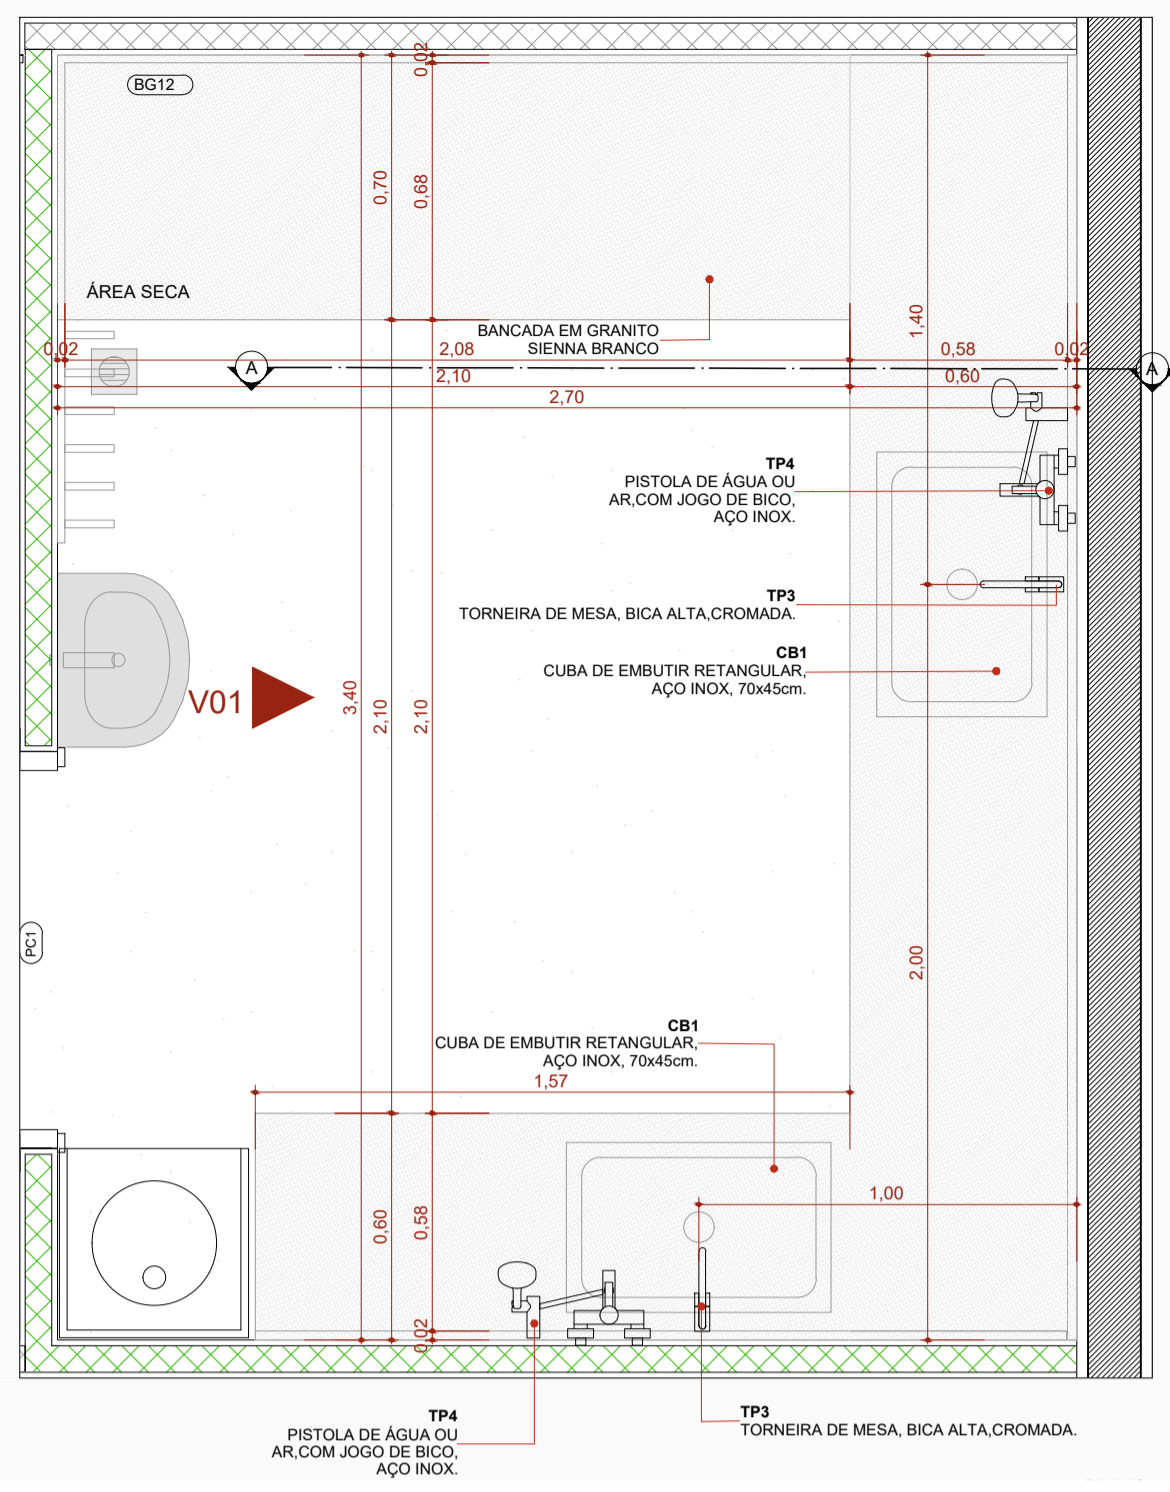


PLANTA BAIXA - BG12 1:20

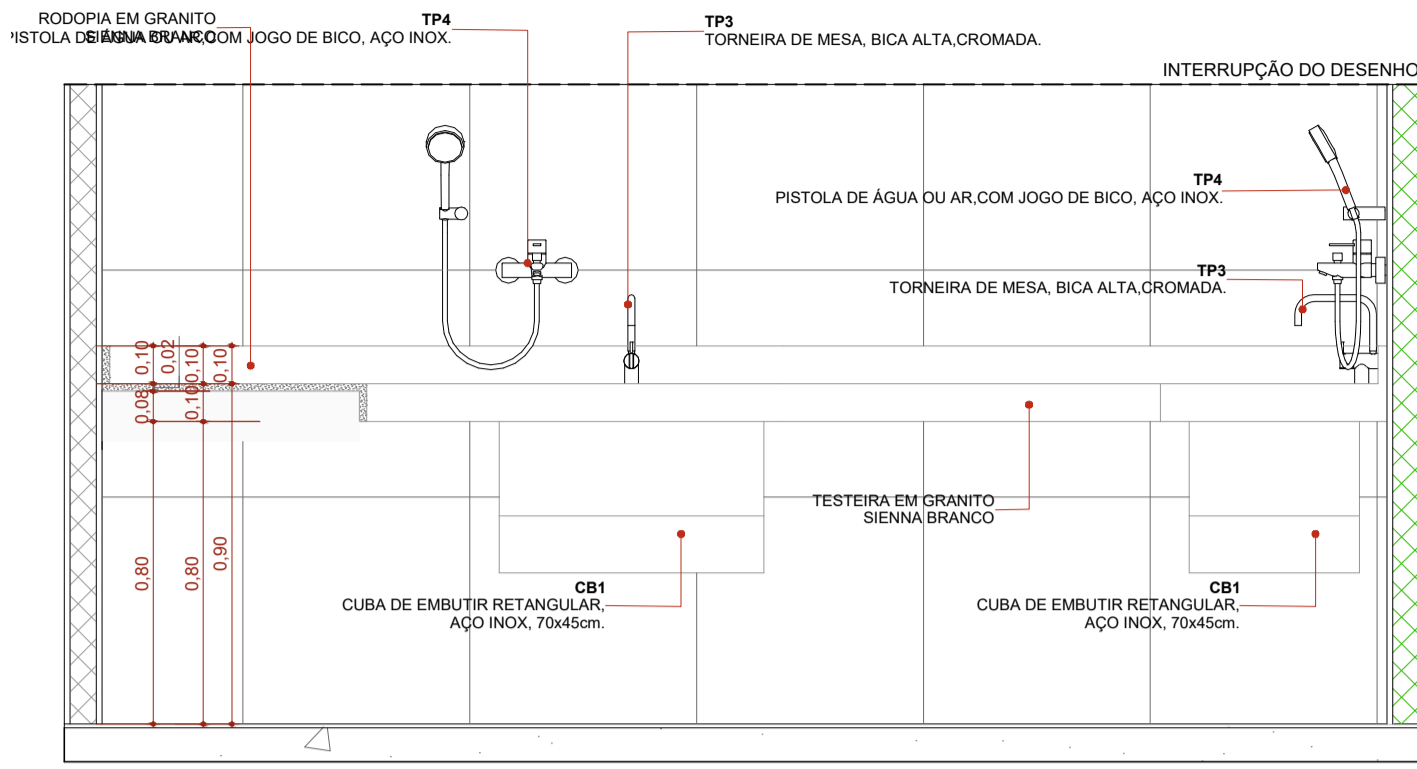

ELEVÇÃO 01 - BG12 1:20

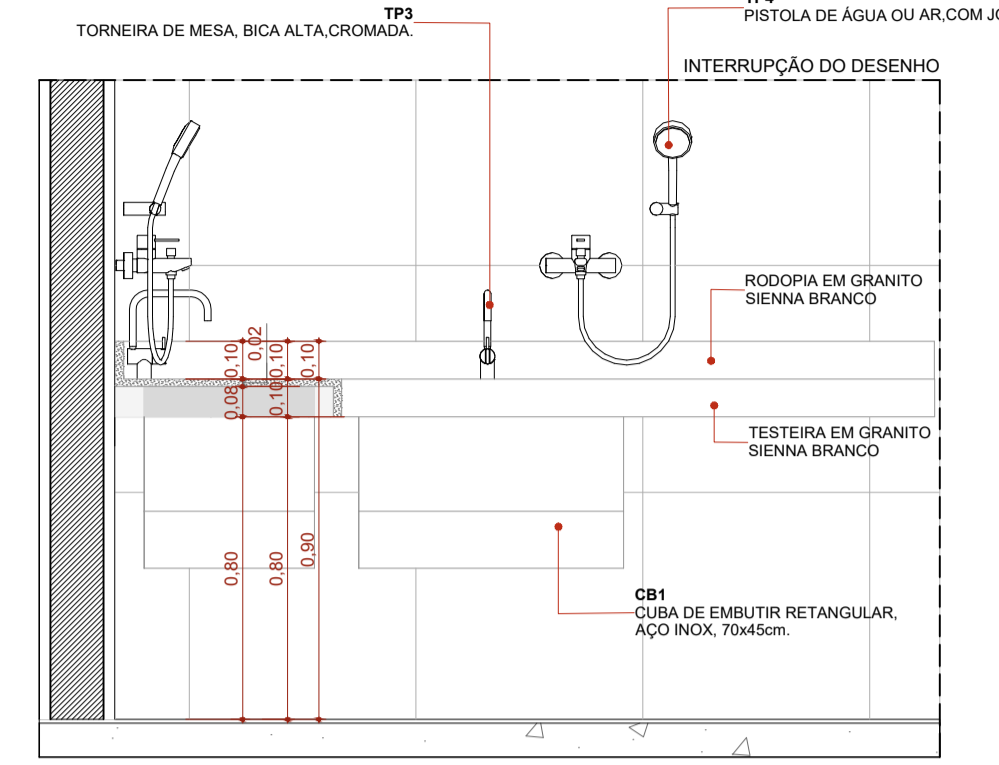


CORTE A - BG12 1:20

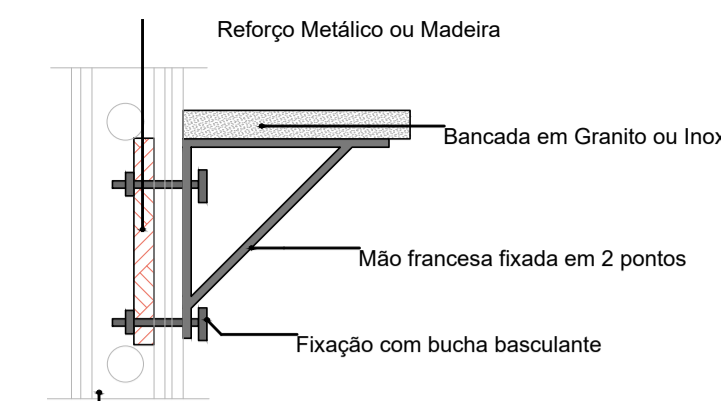


DETALHE 01: REFORÇO EM DRYWALL


Escala: 1:20

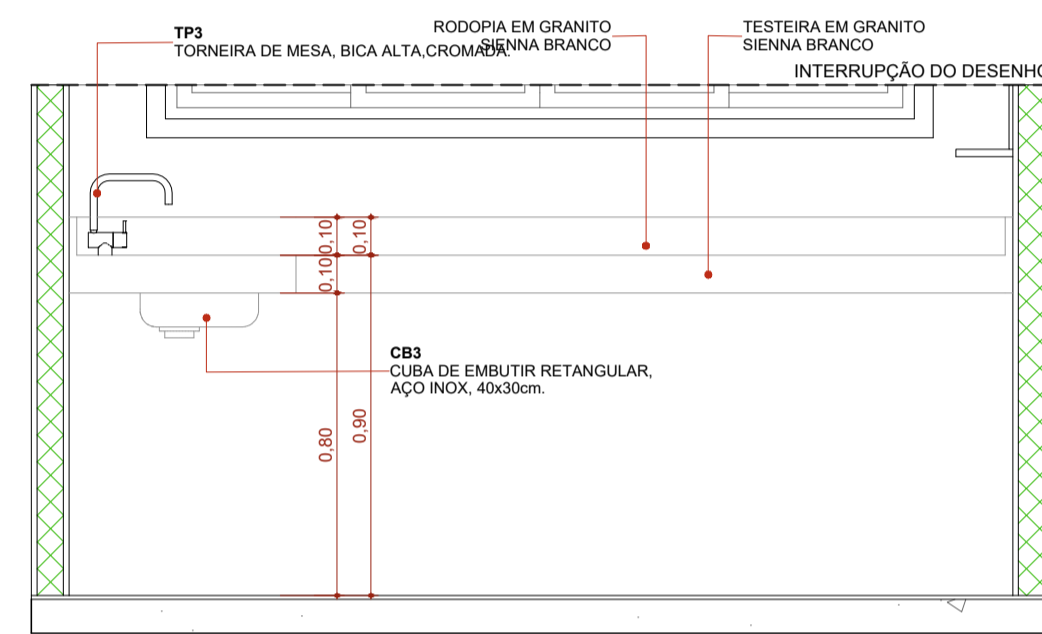


ELEVÇÃO 01 - BG13 1:20

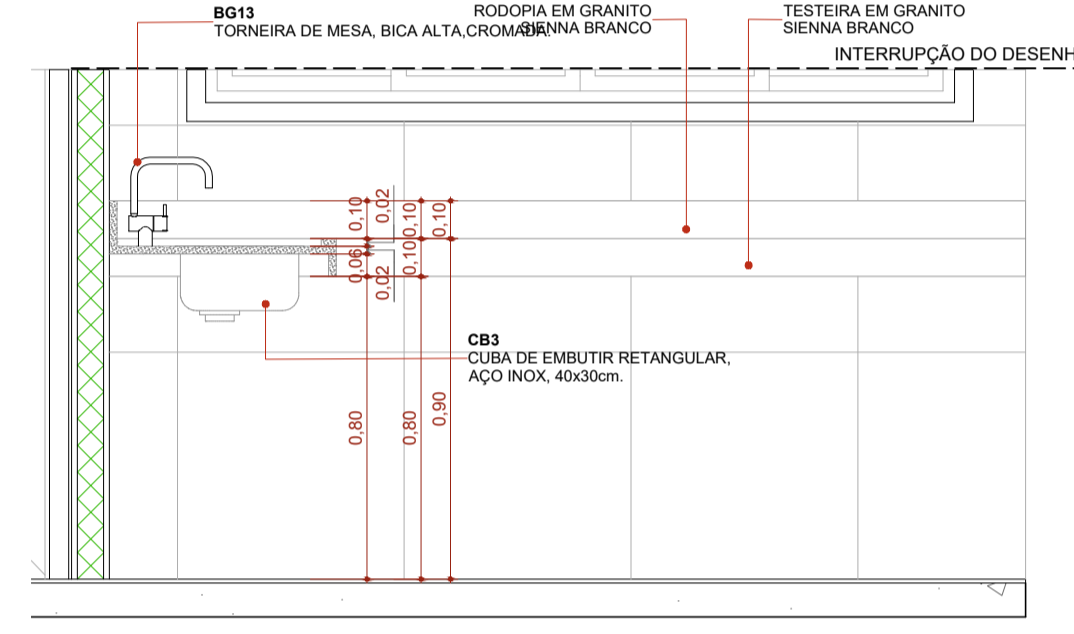


CORTE A - BG13 1:20

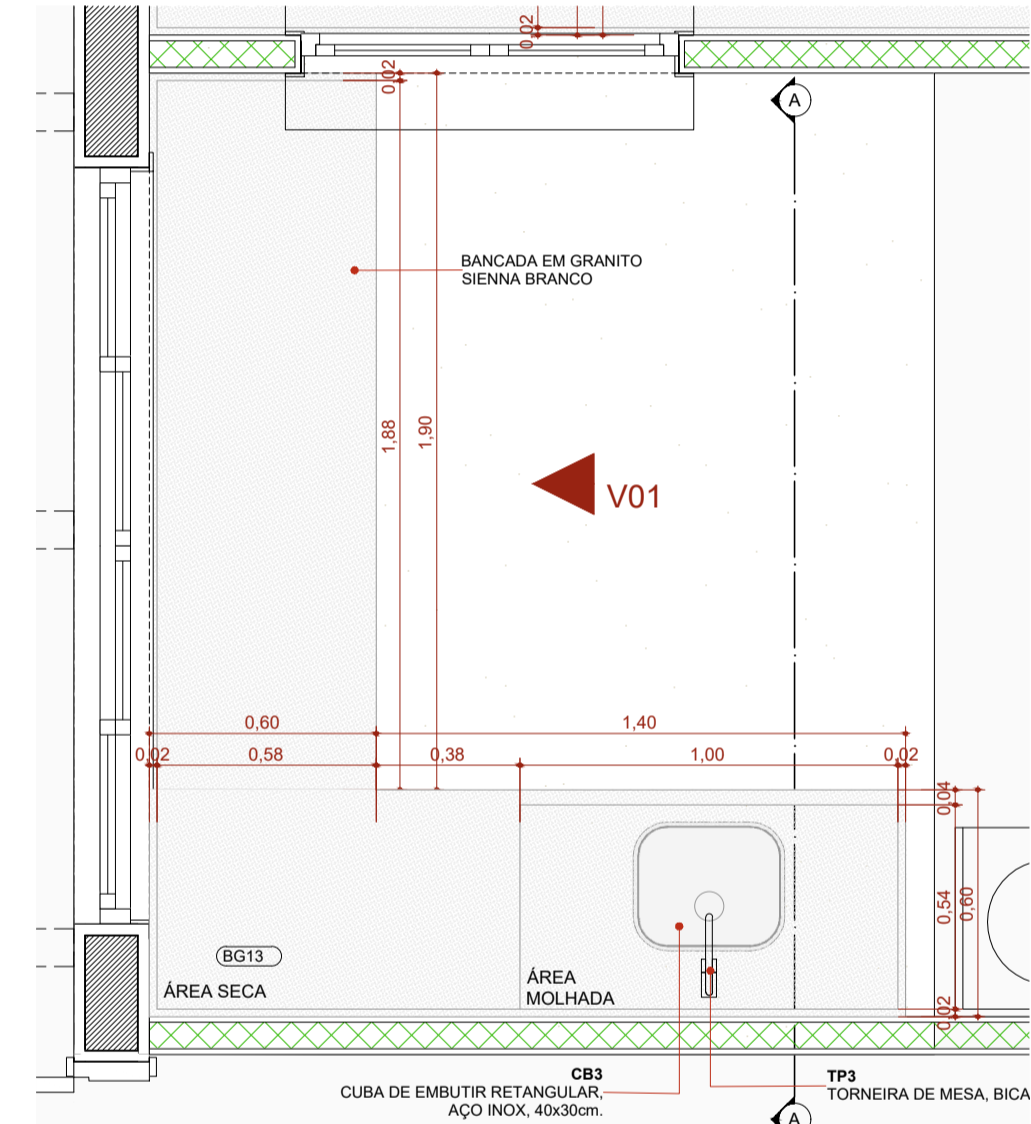


PLANTA BAIXA - BG13 1:20

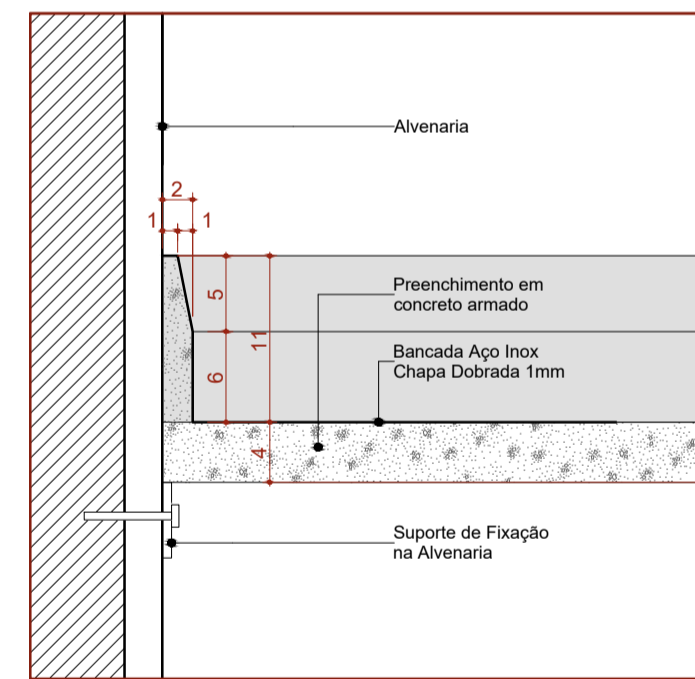


Det. B.1.a  
Bancada de Inox  
Detalhe Frontão - Área Molhada  
Escala 1:5

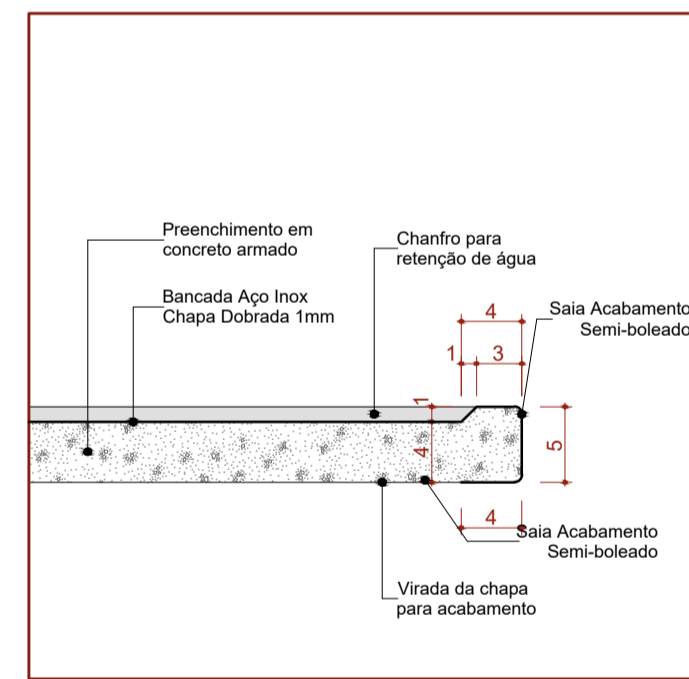


Det. B.1.b  
Bancada de Inox  
Detalhe Saia - Área Molhada  
Escala 1:5

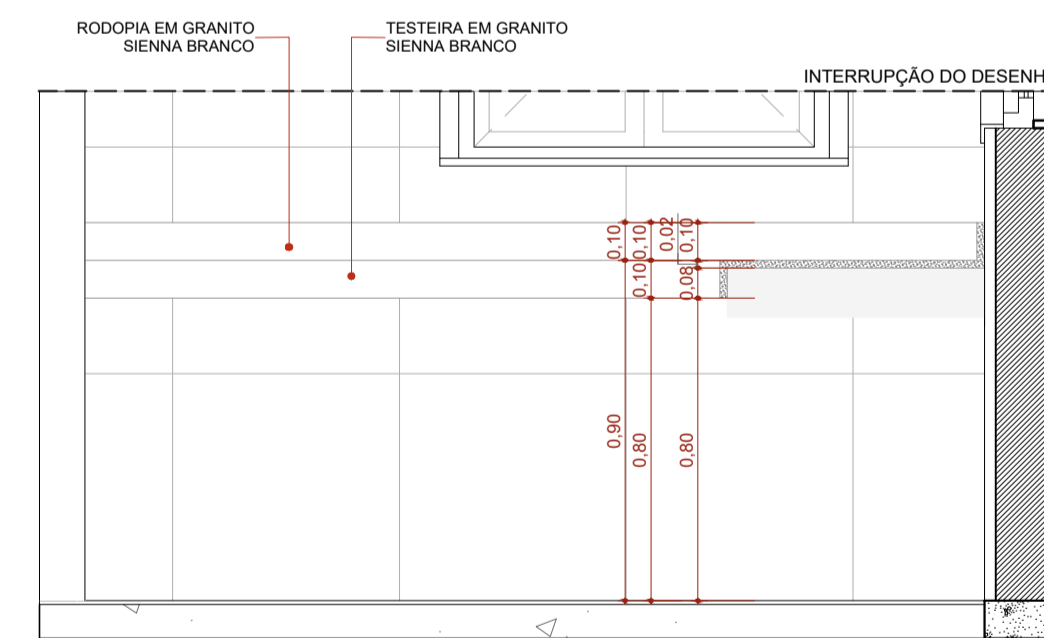


CORTE A - BG14 1:20

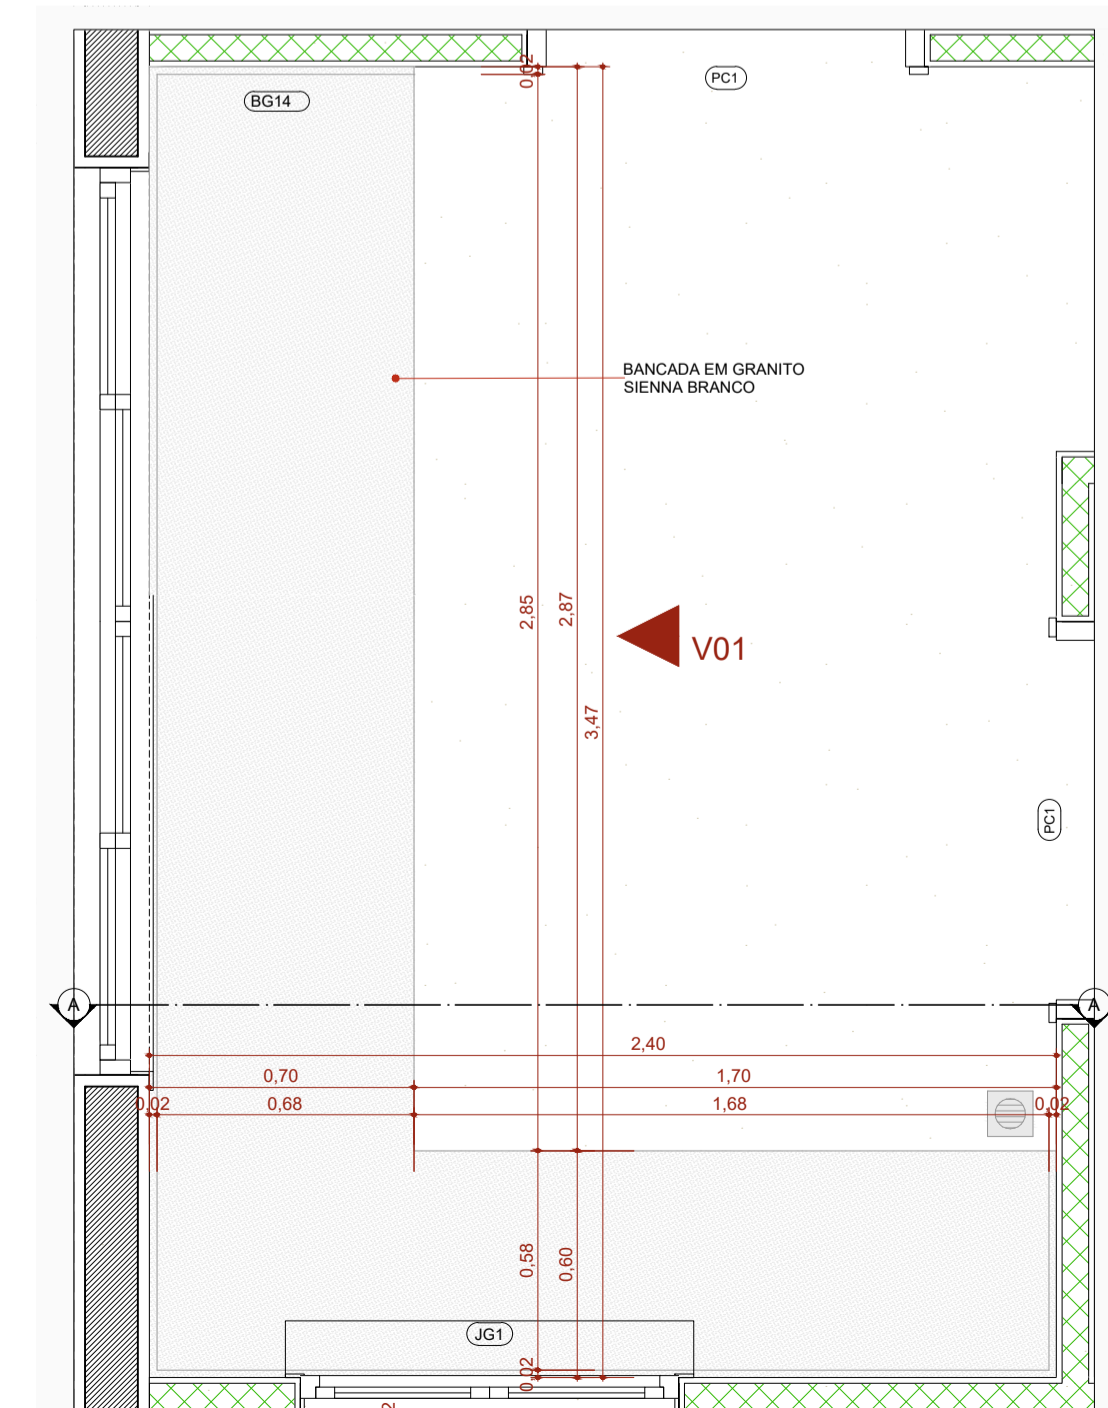


PLANTA BAIXA - BG14 1:20

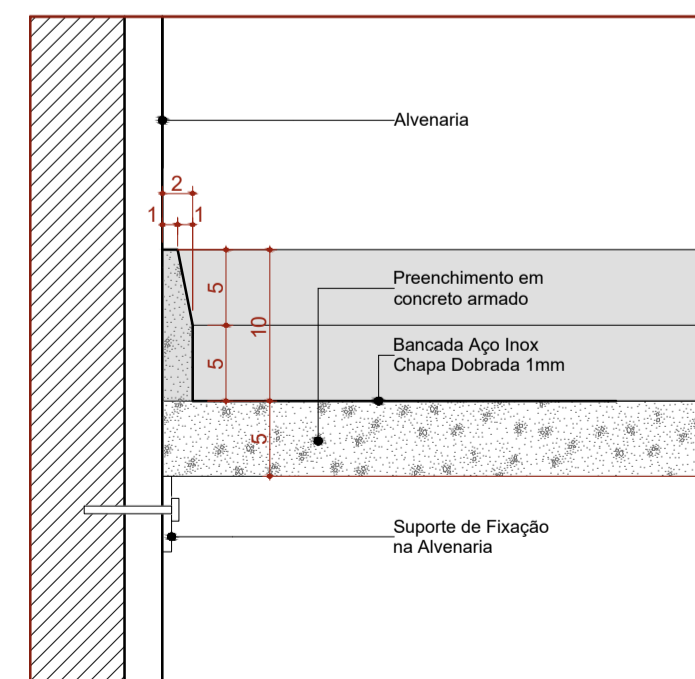

Det. B.1.c  
Bancada de Inox  
Detalhe Frontão - Área Seca  
Escala 1:5

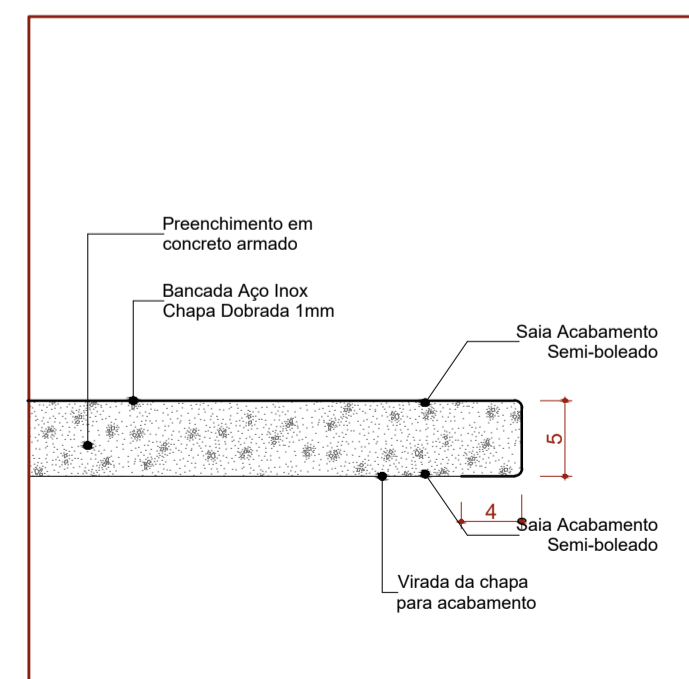

Det. B.1.d  
Bancada de Inox  
Detalhe Saia - Área seca  
Escala 1:5

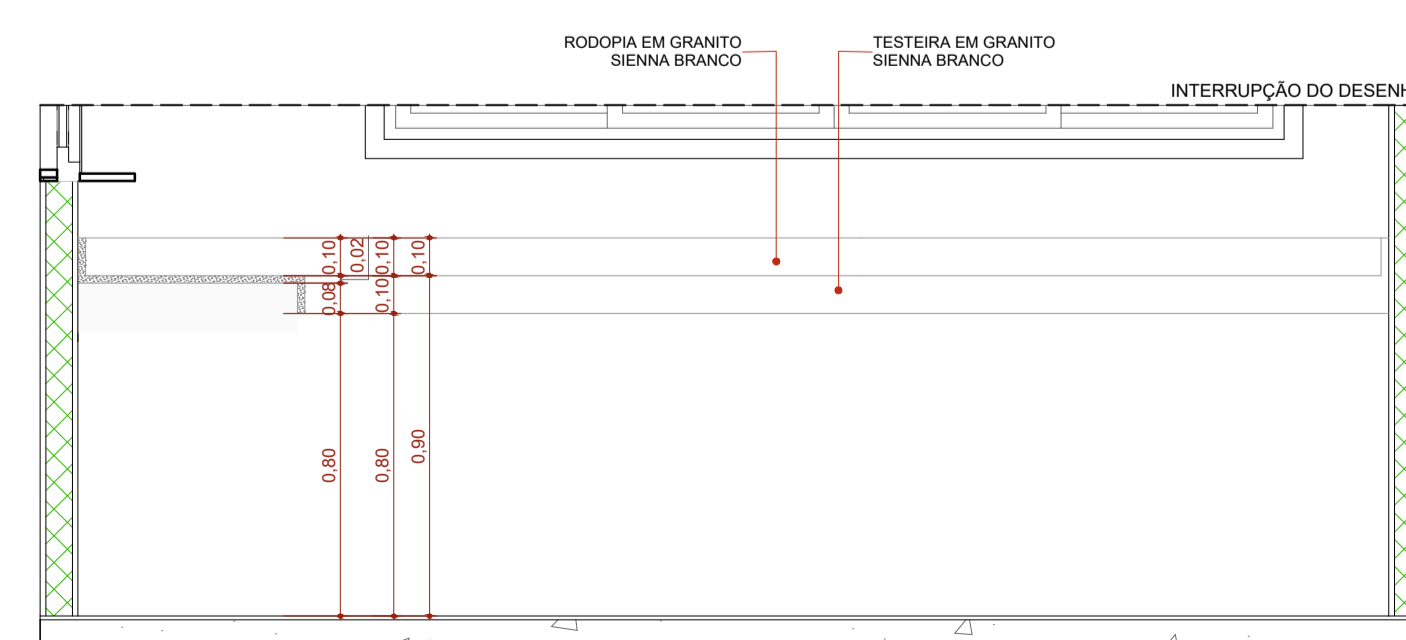

ELEVÇÃO 01 - BG14 1:20

Quadro de louças, metais e equipamentos		
Cód.	Qty.	Descrição
BA1	35	Barra de apoio, reta, em aço inox, 1x70cm, com diâmetro de empunhadura de 30mm. Deverão ser instaladas nos banheiros PCD como suporte para o uso dos equipamentos.
BA2	52	Barra de apoio, reta, em aço inox, 1x40cm, com diâmetro de empunhadura de 30mm. Deverão ser instaladas nos banheiros PCD como suporte para o uso dos equipamentos e nas portas.
BA3	54	Barra de apoio, reta, em aço inox, 1x80cm, com diâmetro de empunhadura de 30mm. Deverão ser instaladas nos banheiros PCD como suporte para o uso dos equipamentos.
BC1	2	Banco articulado nos banheiros adaptados, com estrutura em aço inox, assento em polipropileno na cor branca, 150kg na parede com sistema de travamento na vertical, dimensões 70cm x 45cm, com estrutura que suporte até 150kg.
BE1	6	Botão de emergência, item de acessibilidade para banheiros.
BS1	37	Bacia sanitária com caixa de descarga acoplada, na cor branca, inclusive assento na cor branco, contendo conjunto de fixação, anel de vedação e engate plástico.
CB1	2	Cuba para desinfecção de endoprodio. Dimensão 70x45cm profundidade de 50cm.
CB2	6	Cuba de embutir redonda em louça, cor branco, dimensão de 30cm ou equivalente. Incluso válvula de metal cromado e sifão flexível em PVC.
CB3	23	Cuba retangular, em aço inox, dimensão de 40x30cm ou equivalente. Incluso válvula de metal cromado e sifão flexível em PVC.
CB4	1	Cuba grande em aço inox, feita sobre medida.
CH	6	Chuveiro elétrico
DC1	17	Ducha higiênica com registro.
LV1	103	Lavatório com coluna suspensa em louça, cor branco. Acabamento em coluna suspensa. Incluso válvula de metal cromado e sifão flexível em PVC.
LV2	9	Lavatório de canto em louça, cor branca. Incluso válvula de metal cromado e sifão flexível em PVC.
MC	1	Mictório com válvula, na cor branca, contendo conjunto de fixação, anel de vedação.
PD1	7	Pia de despejo/Expurgo hospitalar, em aço inox, com válvula de descarga tipo hidra ou similar.
RS1	62	Raio sifonado com tampa escamoteável, dimensões 15 x 15cm.
TM1	118	Torneira de mesa, bica baixa, acionamento de pressão, acabamento cromado.
TP1	13	Torneira de parede, para tanque e jardim, com adaptador para mangueira, acabamento e acessórios para fixação e instalação
TP2	6	Torneira de parede cirurgica, acionamento por cotovelo com alavanca longa. Acabamento cromado
TP3	25	Torneira de mesa, bica alta, acionamento por cotovelo, acabamento cromado.
TP4	2	Pistola de água ou ar, com jogo de bico em aço e inox para diferentes instrumentais médicos, com mangueira em espiral flexível e engate rápido. Adaptadores para rede de água ou ar e mangueira.
TQ1	5	Tanque em louça, com coluna, com branca. Acessórios para instalação e fixação cromados



AUTOR (A) DO PROJETO EXECUTIVO		REGISTRO
RENY MOITA PORTO		CAU - A256692
AUTOR (A) DO PROJETO EXECUTIVO		REGISTRO
VIVIANE KELLI MACHADO		CAU - A389382
AUTOR (A) DO PROJETO EXECUTIVO		REGISTRO
DANIELA MENEZES EMILIANO		CAU - A2535220
AUTOR (A) DO PROJETO EXECUTIVO		REGISTRO
BARBARA MOREIRA RIBEIRO	Assinado de forma digital por Barbara Moreira Ribeiro CREA: 7968-AM	CREA - 7968AM

R00	05/10/2025	EMISSÃO INICIAL
-----	------------	-----------------

OBJETO: CONSTRUÇÃO DE UNIDADE DE ATENÇÃO ESPECIALIZADA EM SAÚDE POLICLINICA TABATINGA

PROPRIETÁRIO: FUNDO ESTADUAL DE SAÚDE - FES

CNPJ: 06.023.708/0001-44  
ENDEREÇO: R. SANTOS DUMONT, S/N - TABATINGA - AM, CEP:69640-00

TÍTULO DA PRANCHA: DETALHAMENTO DE BANCADAS 05

DISCIPLINA: ARQUITETURA  
PRANCHA: 24/30

DESCRIÇÃO DA ETAPA: PROJETO EXECUTIVO


NOME: PRANCHA-ARQUIVO	REVISÃO	UNIDADE	DATA	ESCALA
MS_POL_PE_ARQ_24	R0	METROS	05/10/2025	INDICADA

AUTOR(A) INTELLECTUAL: MIRELA PILON PESSATTI, VICTORIA ANGELI CAPOVILLA, SIMONE ALVES PRADO MENEZES


REGISTRO: CAU - 25669-2, CAU - 247156-6, CAU - 36015-5

DIREITOS AUTORAIS RESERVADOS CONFORME LEGISLAÇÃO NACIONAL E INTERNACIONAL


Quadro de louças, metais e equipamentos		
Cód.	Qty.	Descrição
BA1	35	Barra de apoio, reta, fixa, em aço inox, l=70cm, com diâmetro de empunhadura de 30mm. Deverão ser instaladas nos banheiros PCD como suporte para o uso dos equipamentos.
BA2	52	Barra de apoio, reta, fixa, em aço inox, l=40cm, com diâmetro de empunhadura de 30mm. Deverão ser instaladas nos banheiros PCD como suporte para o uso dos equipamentos e nas portas.
BA3	54	Barra de apoio, reta, fixa, em aço inox, l=80cm, com diâmetro de empunhadura de 30mm. Deverão ser instaladas nos banheiros PCD como suporte para o uso dos equipamentos.
BC1	2	Banco articulado nos banheiros adaptados, com estrutura em aço inox, assento em polipropileno na cor branco, 150kg, no paredão com sistema de travamento vertical, dimensão 70x45cm, com estrutura que suporte até 150kg.
BE1	6	Botão de emergência, item de acessibilidade para banheiros.
BS1	37	Bacia sanitária com caixa de descarga acoplada, na cor branco, inclusive assento na cor branco, contendo conjunto de fixação, anel de vedação e engate plástico.
CB1	2	Cuba para desinfecção de endoscópio. Dimensão 70x45cm profundidade de 50cm.
CB2	6	Cuba de embutir redonda em louça, cor branco, dimensão de 30cm ou equivalente. Incluso válvula de metal cromado e sifão flexível em PVC.
CB3	23	Cuba retangular, em aço inox, dimensão de 40x30cm ou equivalente. Incluso válvula de metal cromado e sifão flexível em PVC.
CB4	1	Cuba grande em aço inox, feita sobre medida.
CH	6	Chuveiro elétrico
DC1	17	Ducha higiênica com registro.
LV1	103	Lavatório com coluna suspensa em louça, cor branco. Acabamento em coluna suspensa. Incluso válvula de metal cromado e sifão flexível em PVC.
LV2	9	Lavatório de canto em louça, cor branco. Incluso válvula de metal cromado e sifão flexível em PVC.
MC	1	Mictório com válvula, na cor branco, contendo conjunto de fixação, anel de vedação.
PD1	7	Plia de despejo/Expurgo hospitalar, em aço inox, com válvula de descarga tipo hidra ou similar.
RS1	62	Ralo sifonado com tampa escamoteável, dimensões 15 x 15cm.
TM1	118	Torneira de mesa, bica baixa, acionamento de pressão, acabamento cromado.
TP1	13	Torneira de parede, para tanque e jardim, com adaptador para mangueira, acabamento e acessórios para fixação e instalação
TP2	6	Torneira de parede cirúrgica, acionamento por cotovelo com alavanca longa. Acabamento cromado
TP3	25	Torneira de mesa, bica alta, acionamento por cotovelo, acabamento cromado.
TP4	2	Pistola de água ou ar, com jogo de bico em aço e inox para diferentes instrumentais médicos, com mangueira em espiral flexível e engate rápido. Adaptadores para rede de água ou ar e mangueira.
TQ1	5	Tanque em louça, com coluna, com branca. Acessórios para instalação e fixação cromados

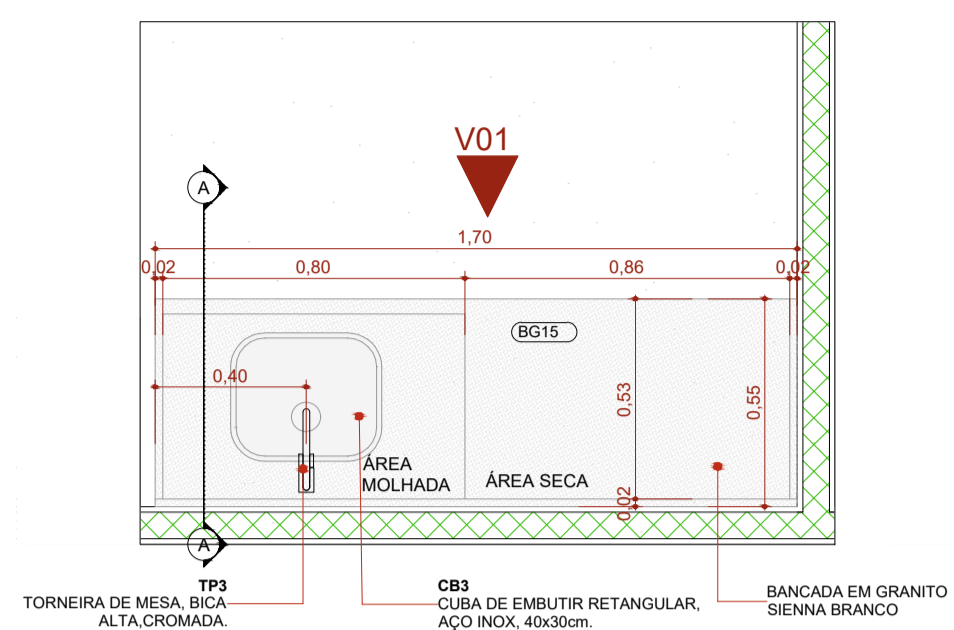


PLANTA BAIXA - BG15 1:20

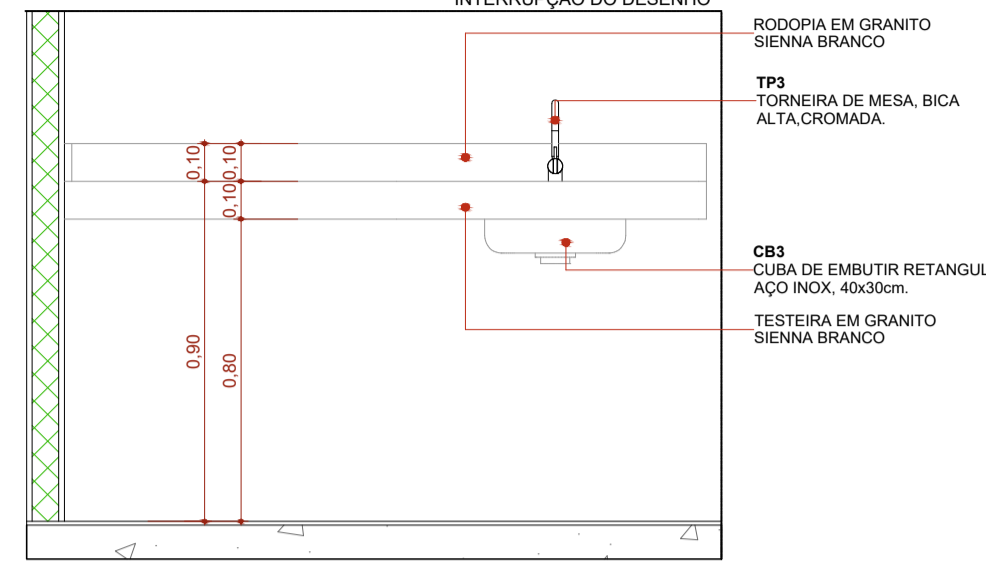


ELEVAÇÃO 01 - BG15 1:20

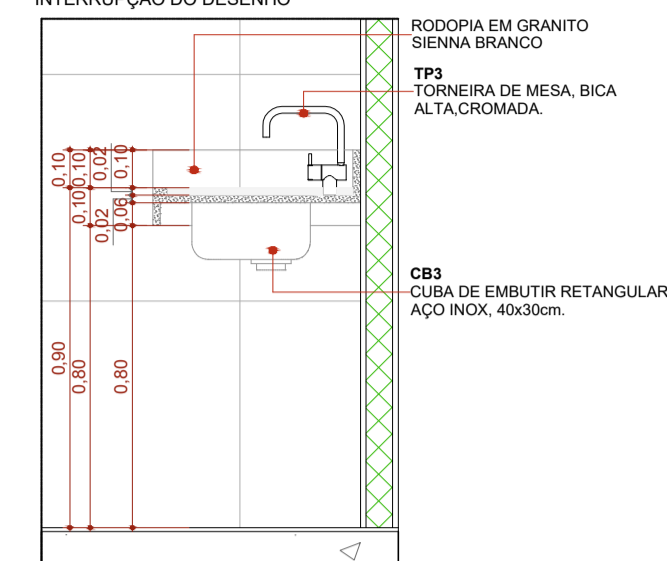


CORTE A - BG15 1:20

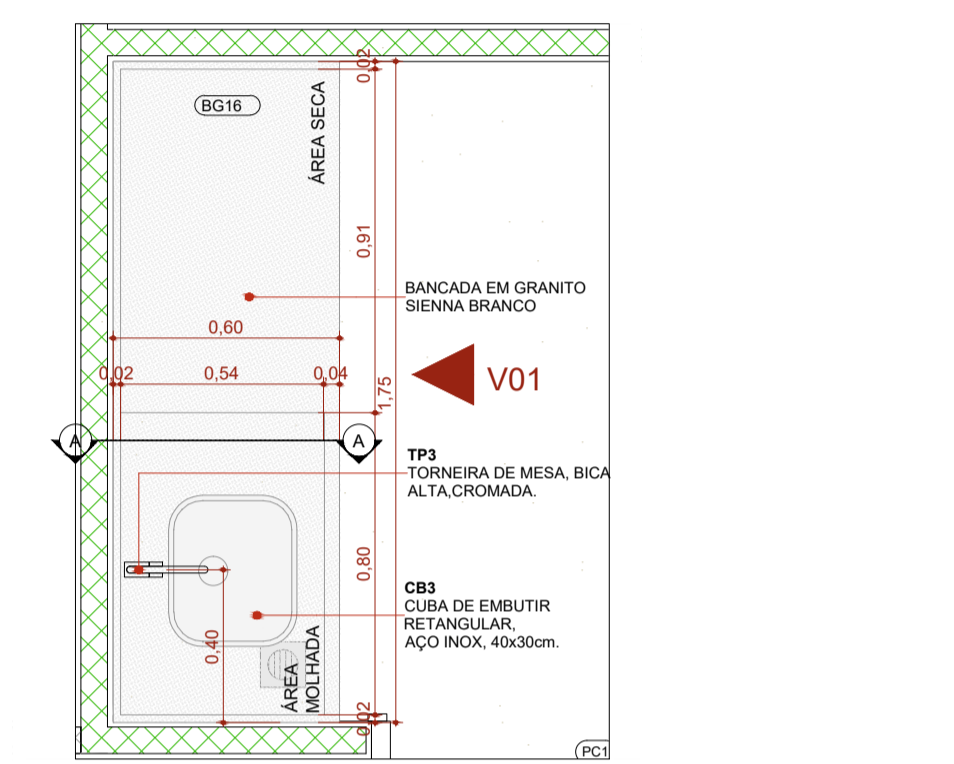


PLANTA BAIXA - BG16 1:20

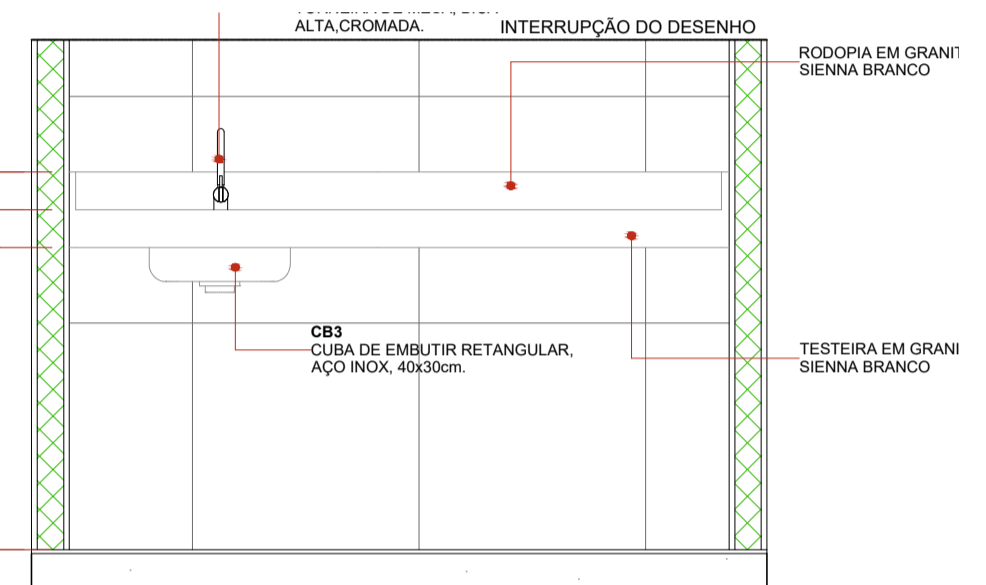


ELEVAÇÃO 01 - BG16 1:20

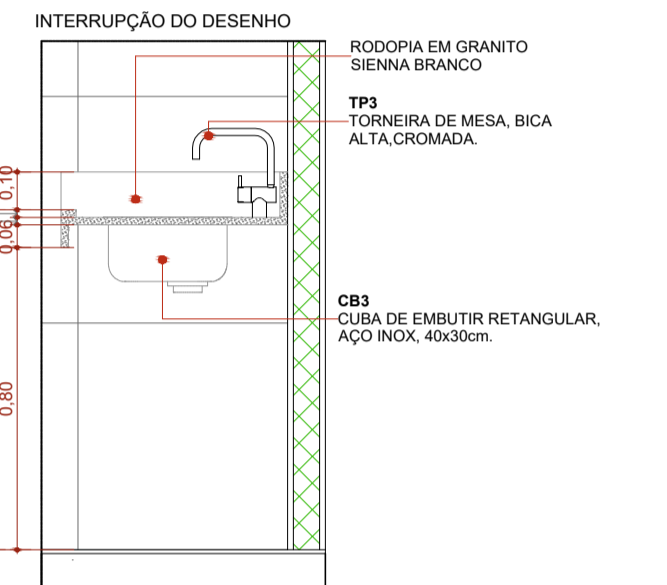


CORTE A - BG16 1:20

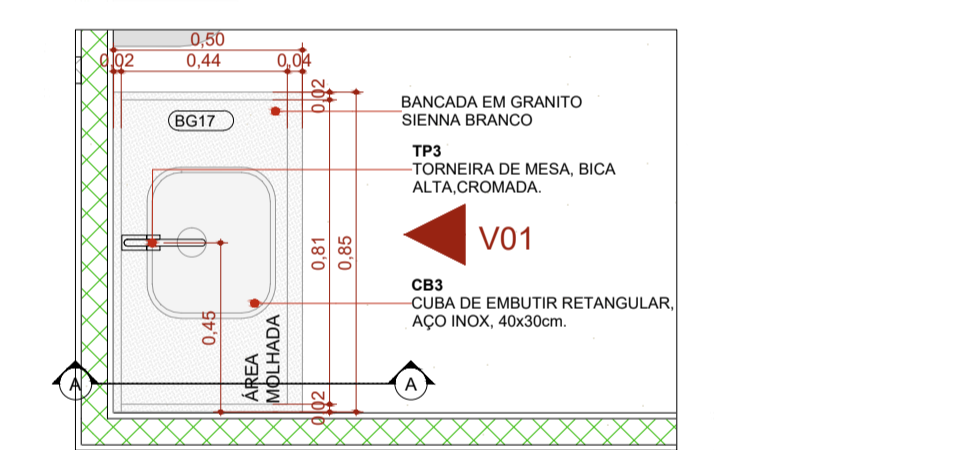


PLANTA BAIXA - BG17 1:20

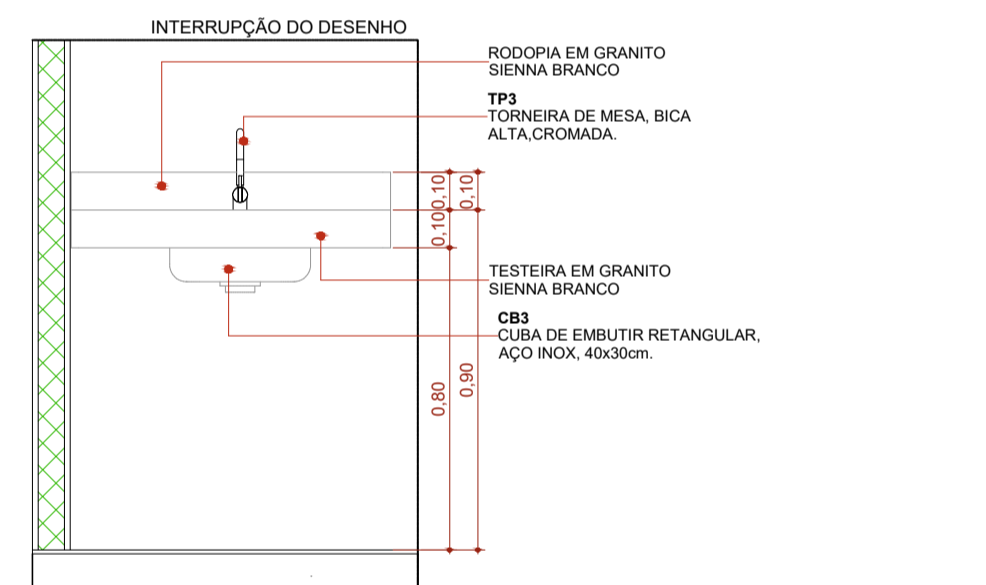


ELEVAÇÃO 01 - BG17 1:20

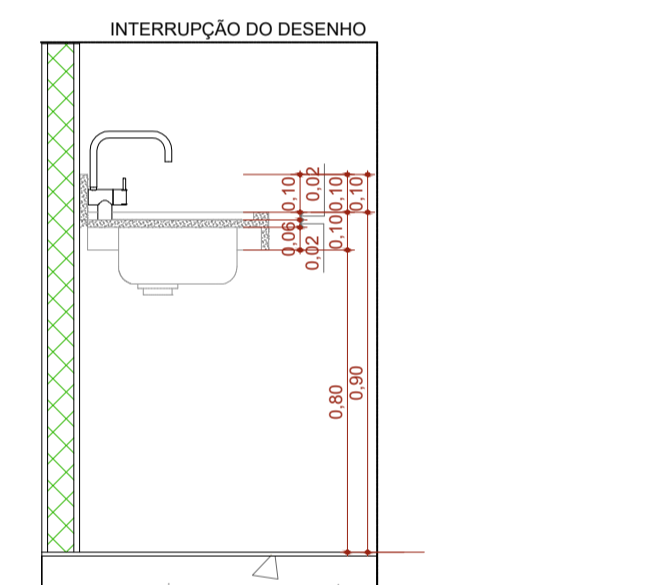


CORTE A - BG17 1:20

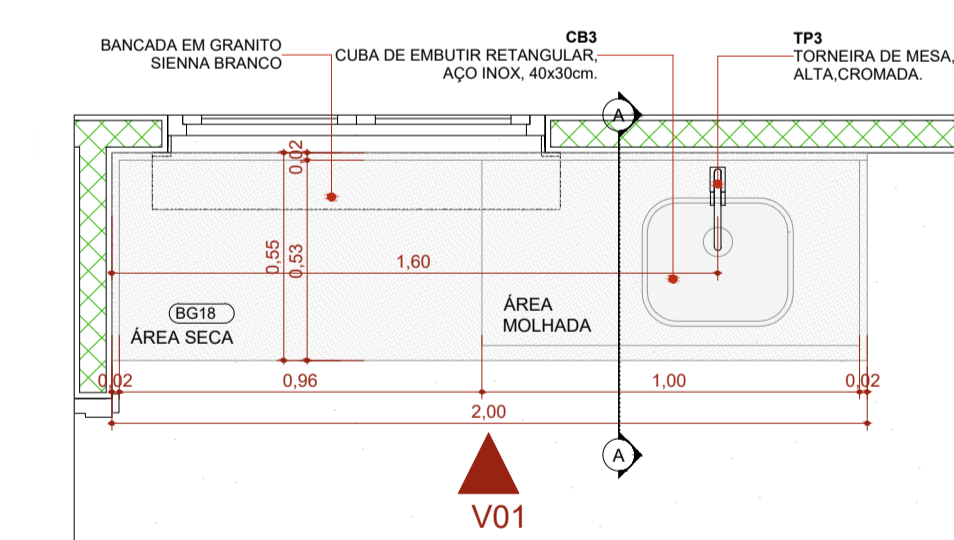

PLANTA BAIXA - BG18 1:20

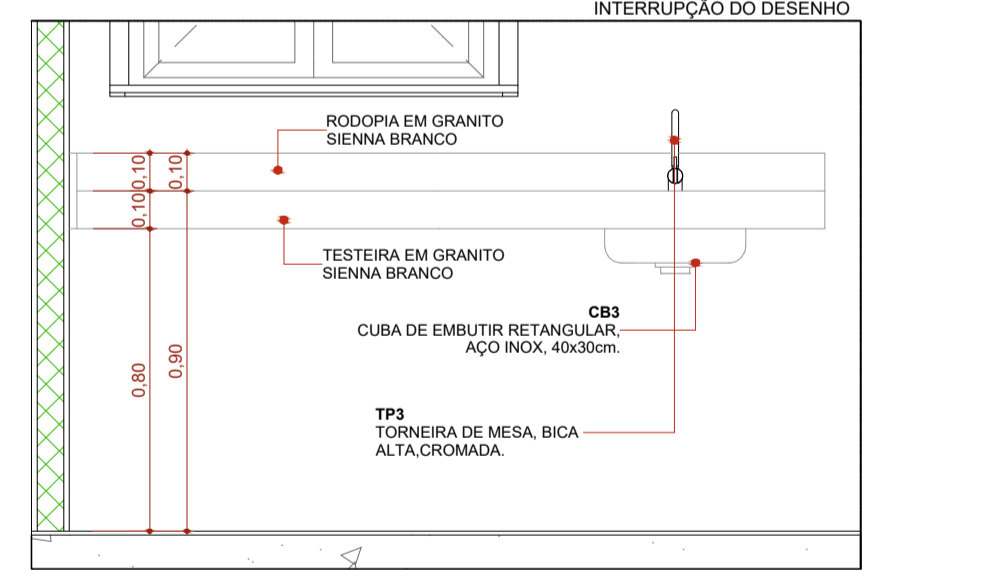

ELEVAÇÃO 01 - BG18 1:20

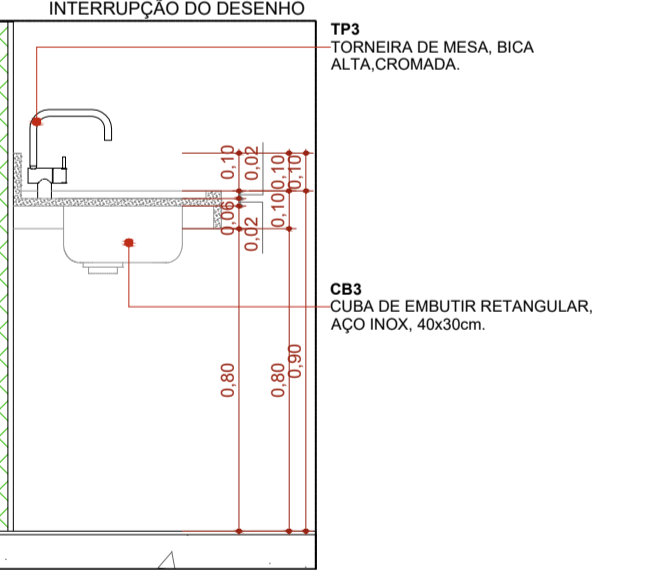

CORTE A - BG18 1:20



AUTOR (A) DO PROJETO EXECUTIVO	REGISTRO
RENY MOITA PORTO	CAU - A256692
ASSINATURA CARIMBO	
AUTOR (A) DO PROJETO EXECUTIVO	REGISTRO
VIVIANE KELLI MACHADO	CAU - A389382
ASSINATURA CARIMBO	
AUTOR (A) DO PROJETO EXECUTIVO	REGISTRO
DANIELA MENEZES EMILIANO	CAU - A2535220
ASSINATURA CARIMBO	
AUTOR (A) DO PROJETO EXECUTIVO	REGISTRO
BARBARA MOREIRA RIBEIRO	CREA - 7968AM
ASSINATURA CARIMBO	
R00	05/10/2025 EMISSÃO INICIAL



OBJETO	CONSTRUÇÃO DE UNIDADE DE ATENÇÃO ESPECIALIZADA EM SAÚDE POLICLINICA TABATINGA	
PROPRIETÁRIO	FUNDO ESTADUAL DE SAÚDE - FES	
CNPJ	06.023.708/0001-44	DISCIPLINA
ENDEREÇO	R. SANTOS DUMONT, S/N - TABATINGA - AM, CEP:69640-00	ARQUITETURA
TÍTULO DA PRANCHA		PRANCHA
DETALHAMENTO DE BANCADAS 06		25/30
DESCRIÇÃO DA ETAPA		
PROJETO EXECUTIVO		
NOME: PRANCHA-ARQUIVO	REVISÃO	UNIDADE
MS_POL_PE_ARQ_25	R0	METROS
DATA	ESCALA	
05/10/2025	INDICADA	
AUTOR(A) INTELCTUAL	REGISTRO	
MIRELA PILON PESSATTI	CAU - 25669-2	
VICTORIA ANGELI CAPOVILLA	CAU - 247156-6	
SIMONE ALVES PRADO MENEZES	CAU - 36015-3	
DIREITOS AUTORAIS RESERVADOR CONFORME LEGISLAÇÃO NACIONAL E INTERNACIONAL		FOLHA 01
		84,10x59,40