


LEGENDA:


- TUBULAÇÃO DE ESGOTO PRIMÁRIO
- TUBULAÇÃO DE VENTILAÇÃO NO PISO
- CAIXA DE INSPEÇÃO, (60x60xVAR.)cm
- CAIXA DE GORDURA SIMPLES Ø30cm
- CAIXA SIFONADA COM GRELHA, (Ø100x100x50)mm
- CAIXA SIFONADA COM GRELHA, (Ø100x100x50)mm
- RALO SECO QUADRADO, (100x100x40)mm
- COLUNA DE QUEDA, N°1, ØXmm
- INDICAÇÃO DE COLUNA DE VENTILAÇÃO, N°1, Ø50mm

Planta Baixa  
Instalação Sanitária  
Esc.:1/50


DETALHE  
DA CAIXA DE INSPEÇÃO  
ESCALA: 1/25

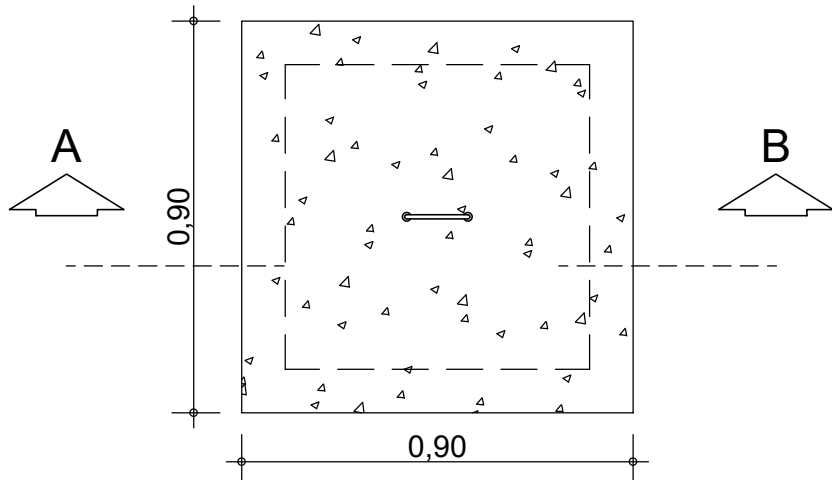


NÍVEL DA TAMPA-0,00

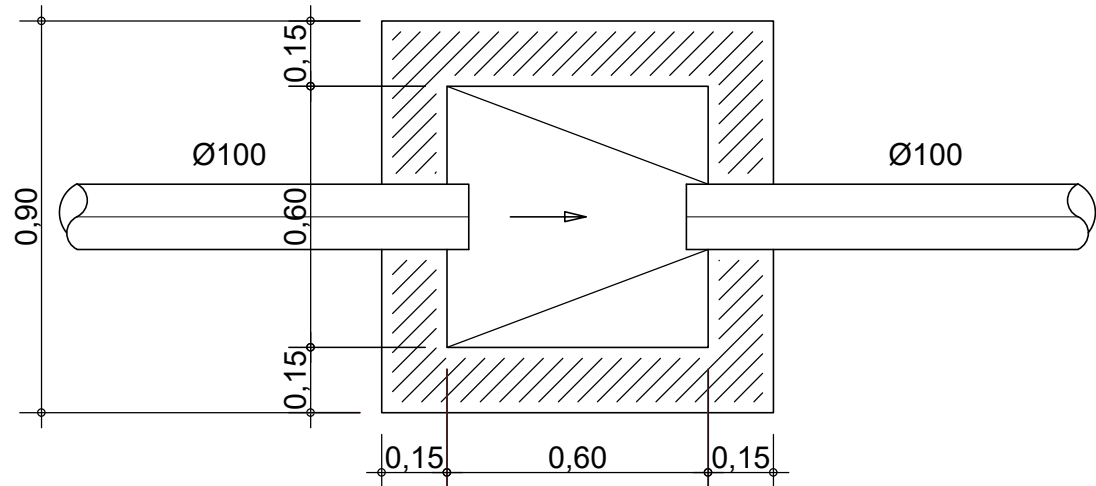

PLANTA BAIXA

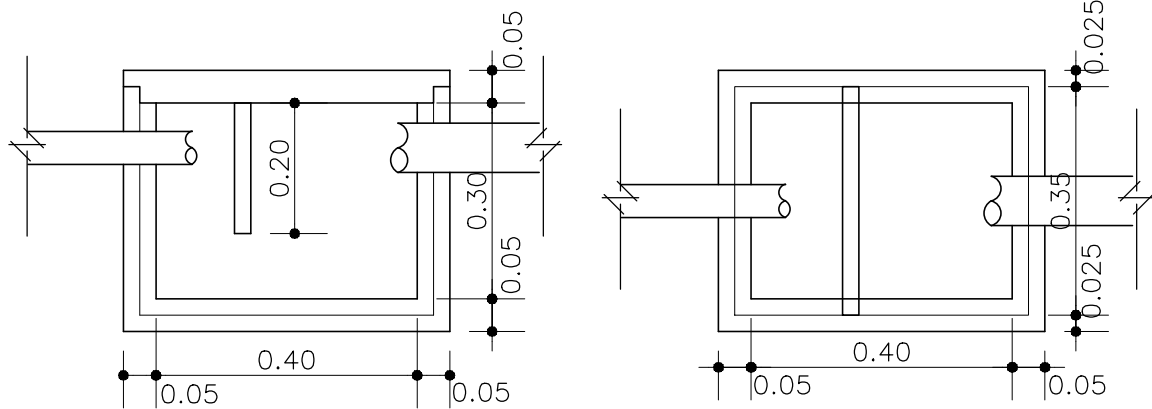

Caixa de Gordura  
Simples - CG  
Esc.:5/E

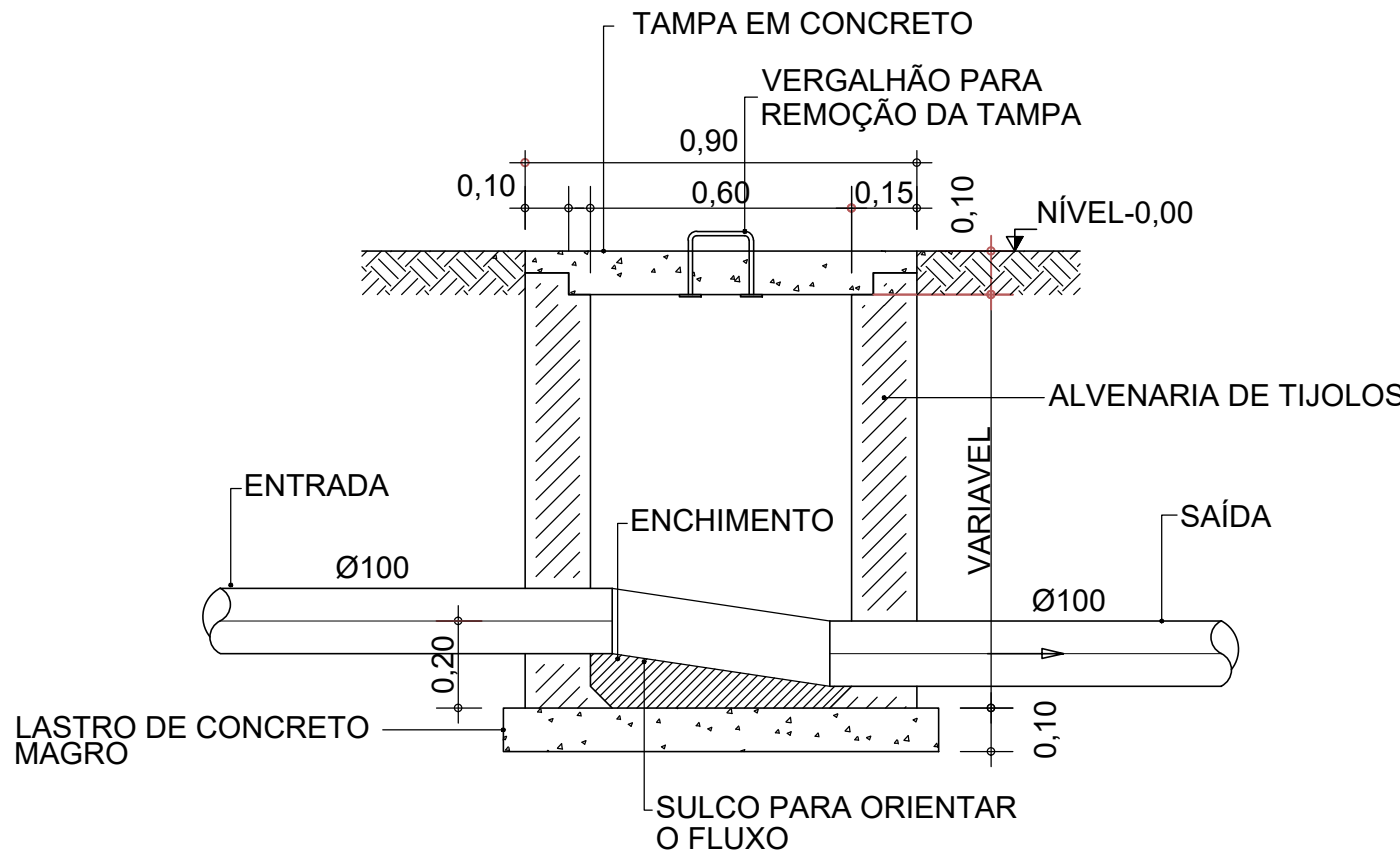

CORTE-AB

PROJ. SANITÁRIO

01/02

Projeto:		prefeitura	
CONSELHO TUTELAR			
Autor do projeto:			
Endereço:			
SEDE, PIRAPEMAS/MA			
Proprietário:			
PREFEITURA MUNICIPAL DE PERAPEMAS			
Título:			
PLANTA BAIXA DISTRIBUIÇÃO DET. CAIXA DE INSPEÇÃO, CAIXA DE GORDURA			
Área do terreno:	Área construída térreo:	Área construída total:	
	Escala:	Data:	
	INDICADA	JANEIRO/2026	