

3 PLANTA DE COBERTURA
ESCALA 1/50



PROJETO ARQUITETÔNICO

MUNICÍPIO - UF: PIRAPEMAS- MA

PROPRIETÁRIO:

ENDEREÇO: ZONA RURAL - POVOADO NOVA VIDA

PROPRIETÁRIO

RESP. TÉCNICO

CRUZ CREIA

DUPLO

OU/ CREIA

PA

OBSERVAÇÕES:

ESCOLA 3 SALAS DE AULA

COORDENAÇÃO	PLANTA DE COBERTURA		ARQ
REVISÃO	ESCALA 1/50	PRIMEIRA	
FECHADO	DESENHO	DATA EMISSÃO NOVEMBRO/2020	03/04



PROJETO ARQUITETÔNICO

MUNICÍPIO - UF: PIRAPEMAS- MA

PROPRIETÁRIO:

ENDEREÇO: ZONA RURAL - POVOADO NOVA VIDA

PROPRIETÁRIO**RESP. TÉCNICO**

CALIF. CRED.

DUFO

CAU/ CREA

1

<p>OBSERVAÇÕES:</p>

ESCOLA 3 SALAS DE AULA

COORDENAÇÃO

CORTES E FACHADA

ARQ

FORMATO

[illegible]


INDICADA
DATA EMISSÃO

04/0

	DESS

NOVEMBER

--	--

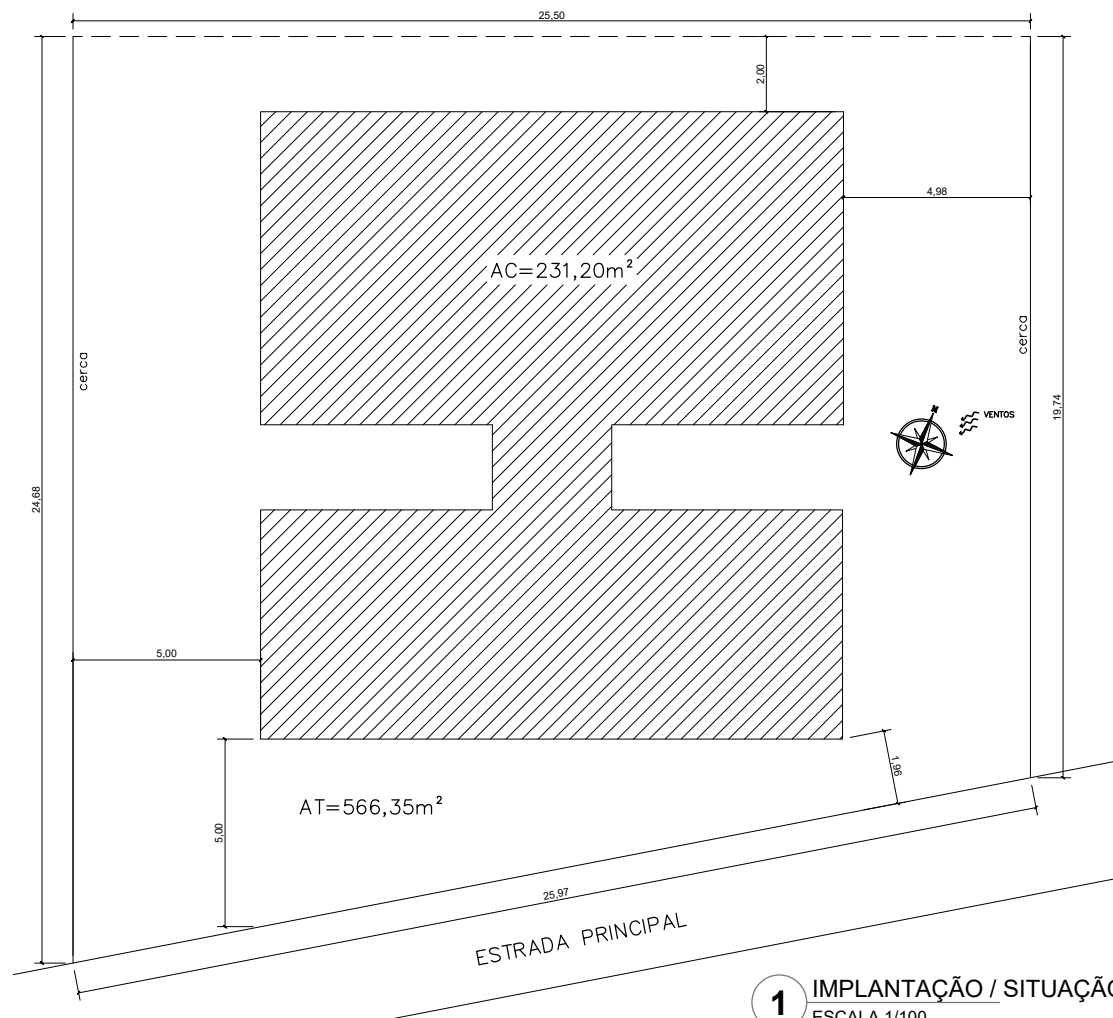

1 IMPLANTAÇÃO / SITUAÇÃO
ESCALA 1/100



PROJETO ARQUITETÔNICO

MUNICÍPIO - UF: PIRAPEMAS-MA

PROPRIETÁRIO:

ENDEREÇO: ZONA RURAL - POVOADO NOVA VIDA

PROPRIETÁRIO

RESP. TÉCNICO

CRUZ CREIA

DUPLO


OUT/ CREIA

PA

OBSERVAÇÕES:

ESCOLA 3 SALAS DE AULA

COORDENAÇÃO	PLANTA BAIXA		ARQ
REVISÃO	EDICA	1.00	PRIMEIRA
FORMATO	DESENHO	DATA EMISSÃO	01/04

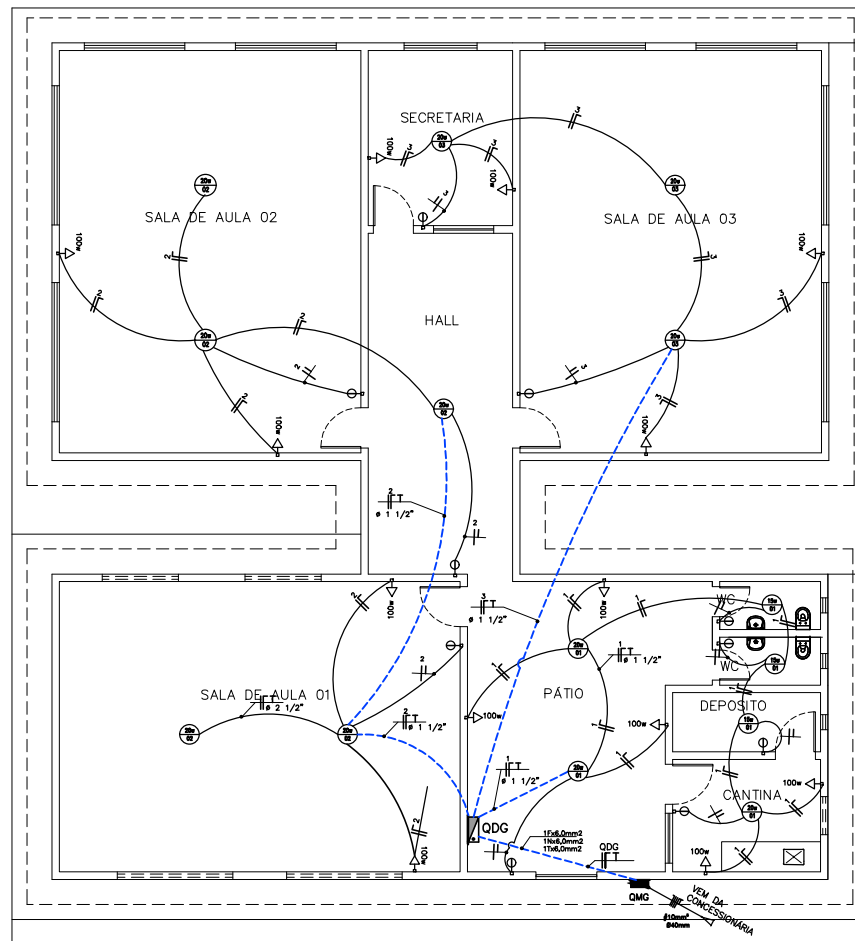

1 PLANTA BAIXA
ESCALA 1/50

LEGENDA

ELETRODUTOS E LUMINÁRIAS



- CONDUITORES: FASE, NEUTRO, RETORNO E TERRA, RESPECTIVAMENTE.
- ELETRODUTO EM PVC RÍGIDO ROSCÁVEL, EMBUITO NO FORRO OU PAREDE.
- ELETRODUTO EM PVC RÍGIDO ROSCÁVEL, EMBUITO NO PISO.
- ELETRODUTO EM PVC RÍGIDO ROSCÁVEL, EMBUITO NO FORRO.
- SPOT REFLETOR PARA 01 LÂMPADA
- LUMINÁRIA FLUORESCENTE C/ REATOR DE PARTIDA RÁPIDA, CALHA ABERTA, DE EMBUTIR.
- ARRAZEL C/ LÂMPADA ELETRÔNICA TIPO PL-Xw, À 1,80m DO PISO.

TOMADAS

- TOMADA TRIPOLAR C/ PINO DE TERRA A 30cm DO PISO OU SOB BANCADA.
- TOMADA BAIXA H = 0,30m DO PISO
- TOMADA MÉDIA H = 1,20m DO PISO
- CONJUNTO AR STOP TRIPOLAR À 1,50m DO PISO - AR CONDICIONADO.
- PONTO DE FORÇA TRIPOLAR
- TOMADA TRIPOLAR C/ PINO DE TERRA EMBUTIDA NO PISO.

INTERRUPTORES

- INTERRUPTOR DE 1 SEÇÃO, A 1,30m DO PISO ACABADO
- INTERRUPTOR DE 2 SEÇÕES, A 1,30m DO PISO ACABADO
- INTERRUPTOR DE 3 SEÇÕES, A 1,30m DO PISO ACABADO

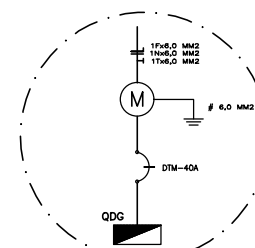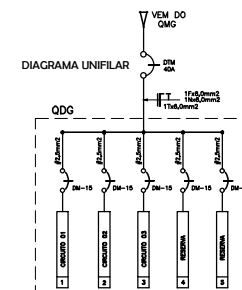

PROJETO ELÉTRICO

MUNICÍPIO - UF: PIRAPEMAS-MA

PROPRIETÁRIO:

ENDEREÇO: ZONA RURAL - POVOADO NOVA VIDA

PROPRIETÁRIO

RESP. TÉCNICO


DUPLO

CAU/ CREA

OBSERVAÇÕES:

ESCOLA 3 SALAS DE AULA

COORDENAÇÃO	Instalação Elétrica PLANTA BAIXA	ELET
REVISÃO	ESCALA: 1/50	PRIMEIRA
FORMATO	DATA EMISSÃO: NOVEMBRO/2020	01/01

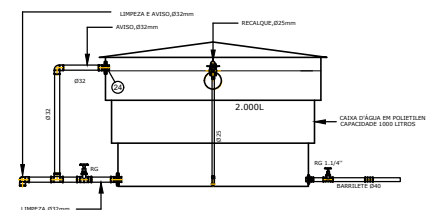

CX. D'AGUA 3.000L
ESTRUTURA EM CONCRETO H=6.00m


32mm
↑
VEM DA REDE PÚBLICA

INSTALAÇÃO NO PASSEIO PÚBLICO
LIGAÇÃO PREDIAL COM A REDE PÚBLICA

DETALHE DO HIDRÔMETRO 3m³/h x 3/4"

DETALHE CAIXA D'ÁGUA

LEGENDA

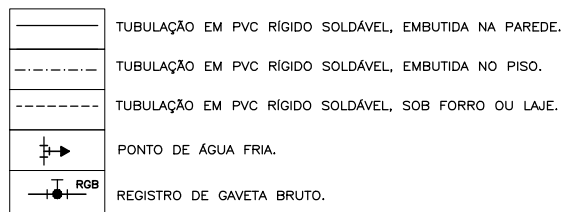

1 PLANTA BAIXA
ESCALA 1/50



PROJETO HIDRÁULICO

MUNICÍPIO - UF: PIRAPEMAS- MA

PROPRIETÁRIO:

ENDEREÇO: ZONA RURAL - POVOADO NOVA VIDA

PROPRIETÁRIO

RESP. TÉCNICO

DLFO

GAU/CREA

RA

	OBSERVAÇÕES:
--	--------------

ESCOLA 3 SALAS DE AULA


COORDENAÇÃO

PROJETO HIDRÁULICO
PLANTA BAIXA
DETALHES

ESCALA	INDICADA
DATA EMISSÃO	

HID

FRANCHIA
01/01

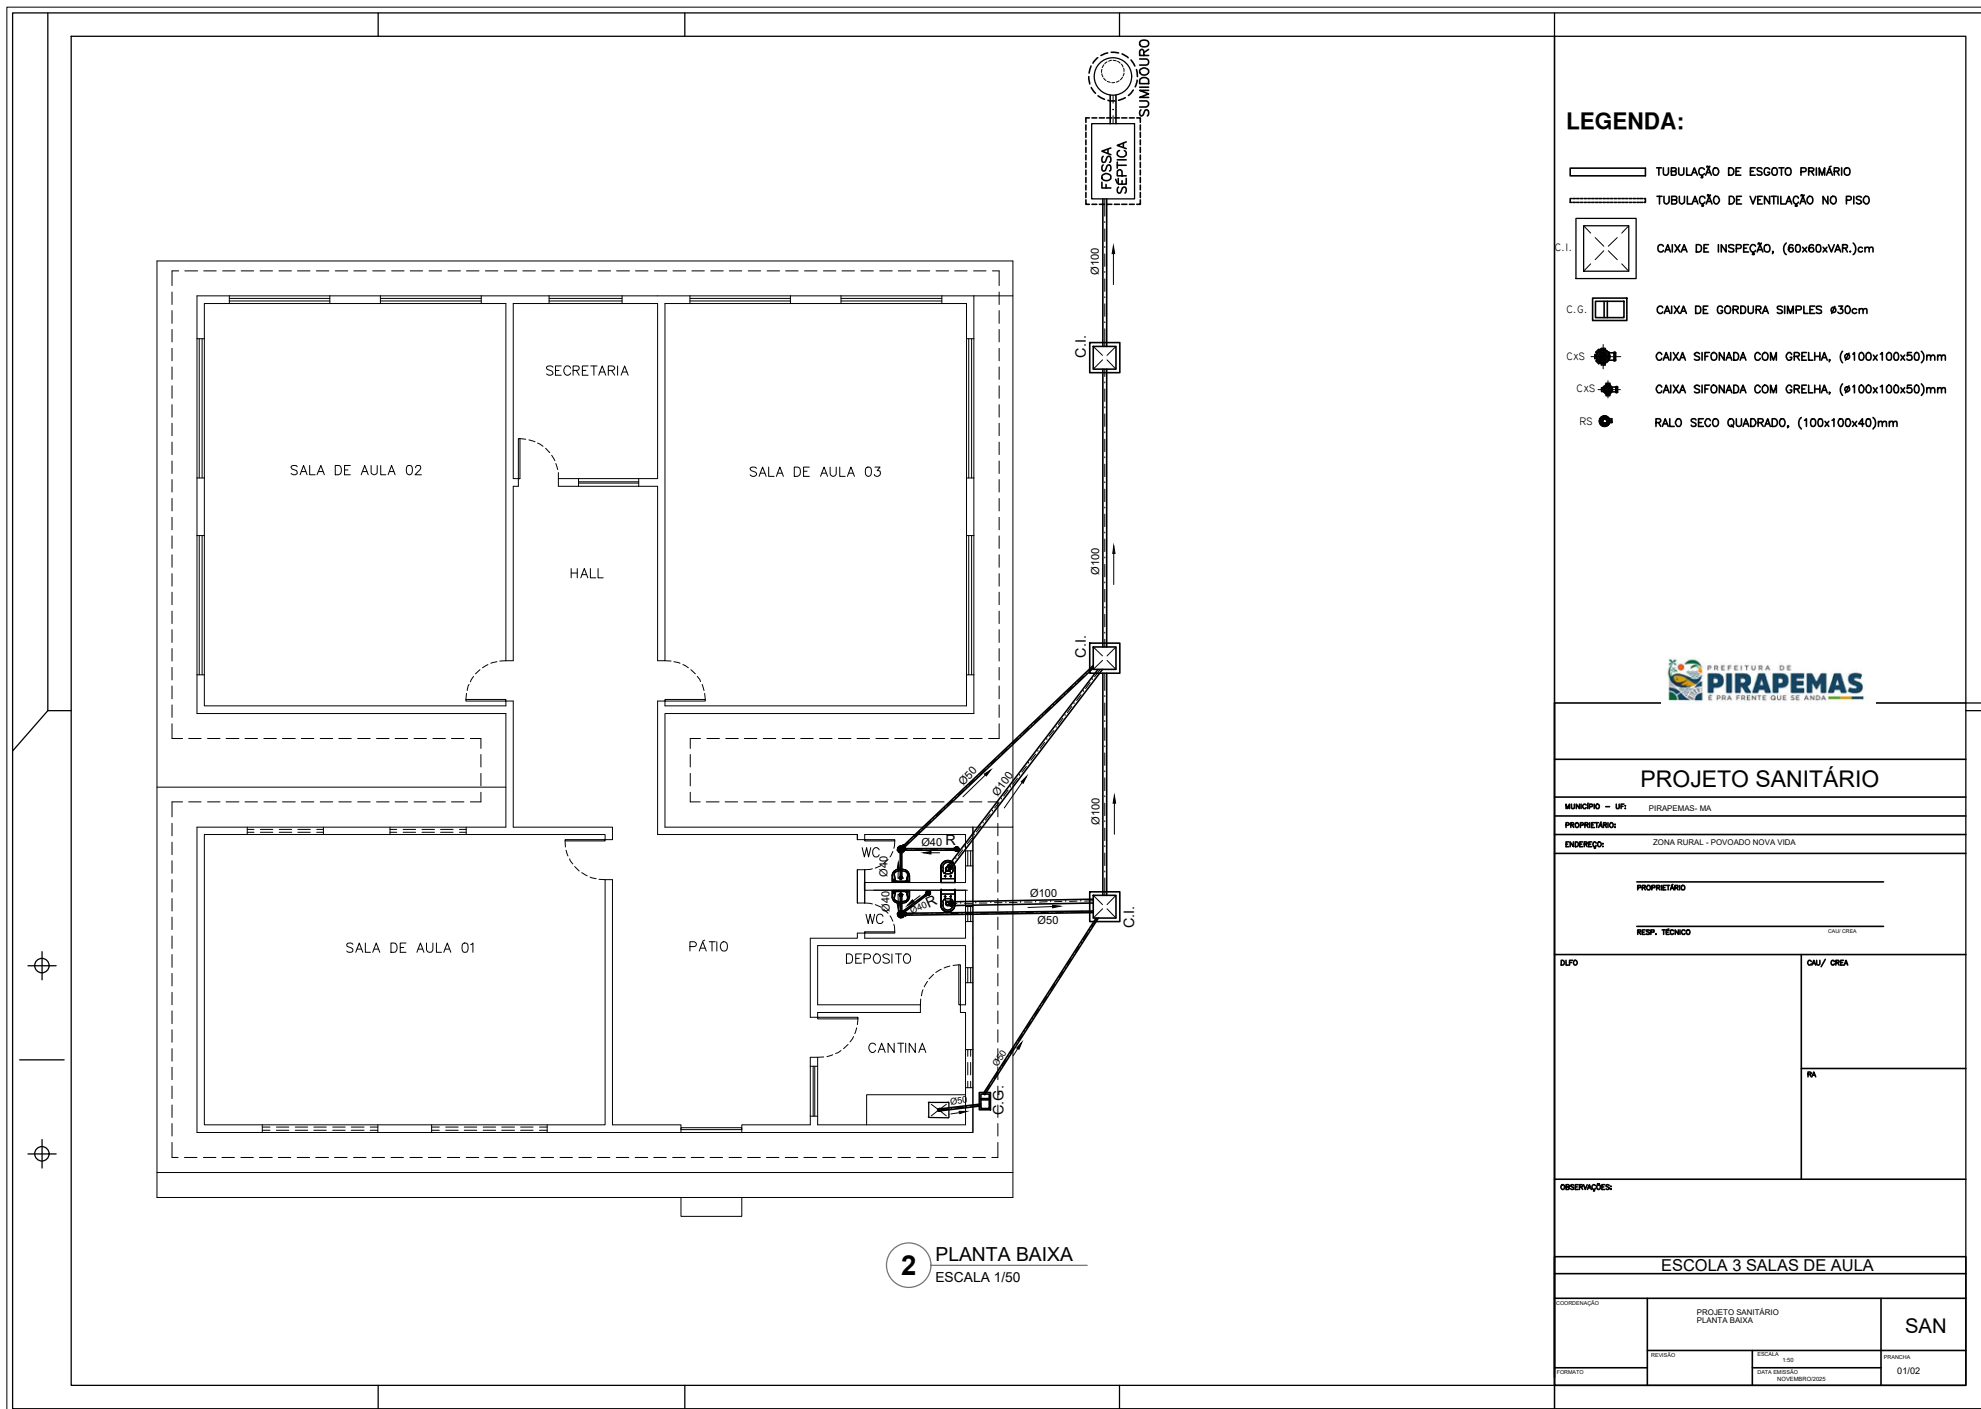

2 PLANTA BAIXA
ESCALA 1/50


LEGENDA:

- TUBULAÇÃO DE ESGOTO PRIMÁRIO
- TUBULAÇÃO DE VENTILAÇÃO NO PISO
- C.I. CAIXA DE INSPEÇÃO, (60x60xVAR.)cm
- C.G. CAIXA DE GORDURA SIMPLES 30cm
- C.x.S. CAIXA SIFONADA COM GRELHA, (Ø100x100x50)mm
- C.x.S. CAIXA SIFONADA COM GRELHA, (Ø100x100x50)mm
- RS. RALO SECO QUADRADO, (100x100x40)mm




PROJETO SANITÁRIO


MUNICÍPIO - UF:	PIRAPEMAS-MA	
PROPRIETÁRIO:		
ENDEREÇO:	ZONA RURAL - POVOADO NOVA VIDA	
PROPRIETÁRIO		
RESP. TÉCNICO	CAU/CREA	
DUPLO	CAU/CREA	
	RA	
OBSERVAÇÕES:		
ESCOLA 3 SALAS DE AULA		
COORDENAÇÃO	PROJETO SANITÁRIO PLANTA BAIXA	SAN
REVISÃO	ESCALA 1/50	PIRACIÇA
FORMATO	DATA EMISSÃO NOVEMBRO/2020	01/02

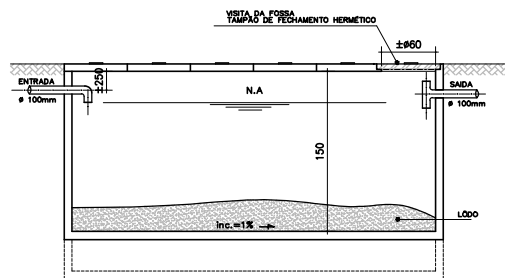

Det. FOSSA SÉPTICA
Corte CD-Fossa
Esc.:1/25

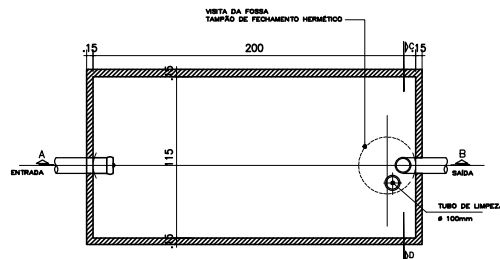


Det. FOSSA SÉPTICA
Planta Baixa
Esc.:1/25

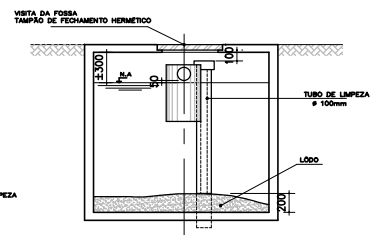


Det. FOSSA SÉPTICA
Corte AB-Fossa
Esc.:1/25


DETALHE
DA CAIXA DE INSPEÇÃO
ESCALA: 1/50

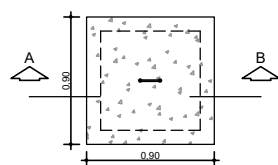


NÍVEL DA TAMPA-0,00

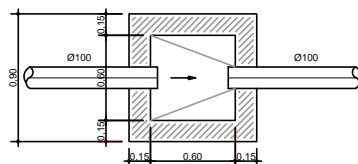

PLANTA BAIXA

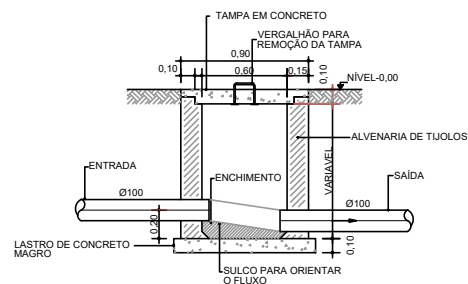


CORTE-AB

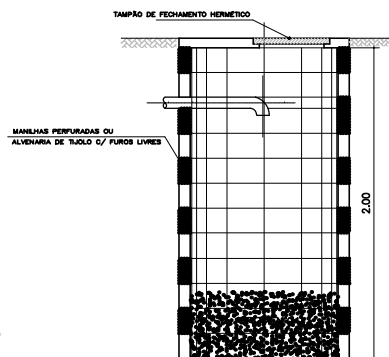


OBSERVAÇÕES:

1 - AS MEDIDAS REFERENTES ÀS CAIXAS, FOSSA E SUMIDOURO, ESTÃO TODAS EM METROS.


Det. SUMIDOURO
Corte LM
Esc.:1/25

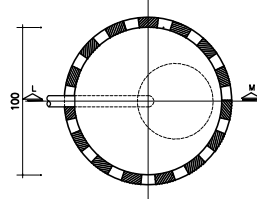

Det. SUMIDOURO
Planta Baixa
Esc.:1/25

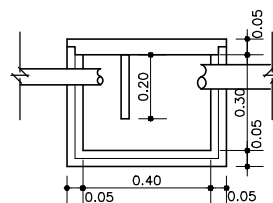

Det. CX. GORDURA
Corte
Esc.:1/25

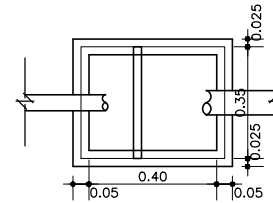

Det. CX. GORDURA
Planta Baixa
Esc.:1/25



PROJETO SANITÁRIO

MUNICÍPIO - UF: PIRAPEMAS- MA

PROPRIETÁRIO:

ENDEREÇO: ZONA RURAL - POVOADO NOVA VIDA

PROPRIETÁRIO

RESP. TÉCNICO

CLAY GREG

DUO

CAU/ CREA

RA

OBSERVAÇÕES:

ESCOLA 3 SALAS DE AULA

COORDENAÇÃO

PROJETO SANITÁRIO
DET. FOSSA SÉPTICA E SUMIDOURO,
DET. CX. INSPEÇÃO

SAN

REVISÃO

REVISÃO

DATA EMISSÃO
NOVEMBRO/2023

PROJETO
02/02