
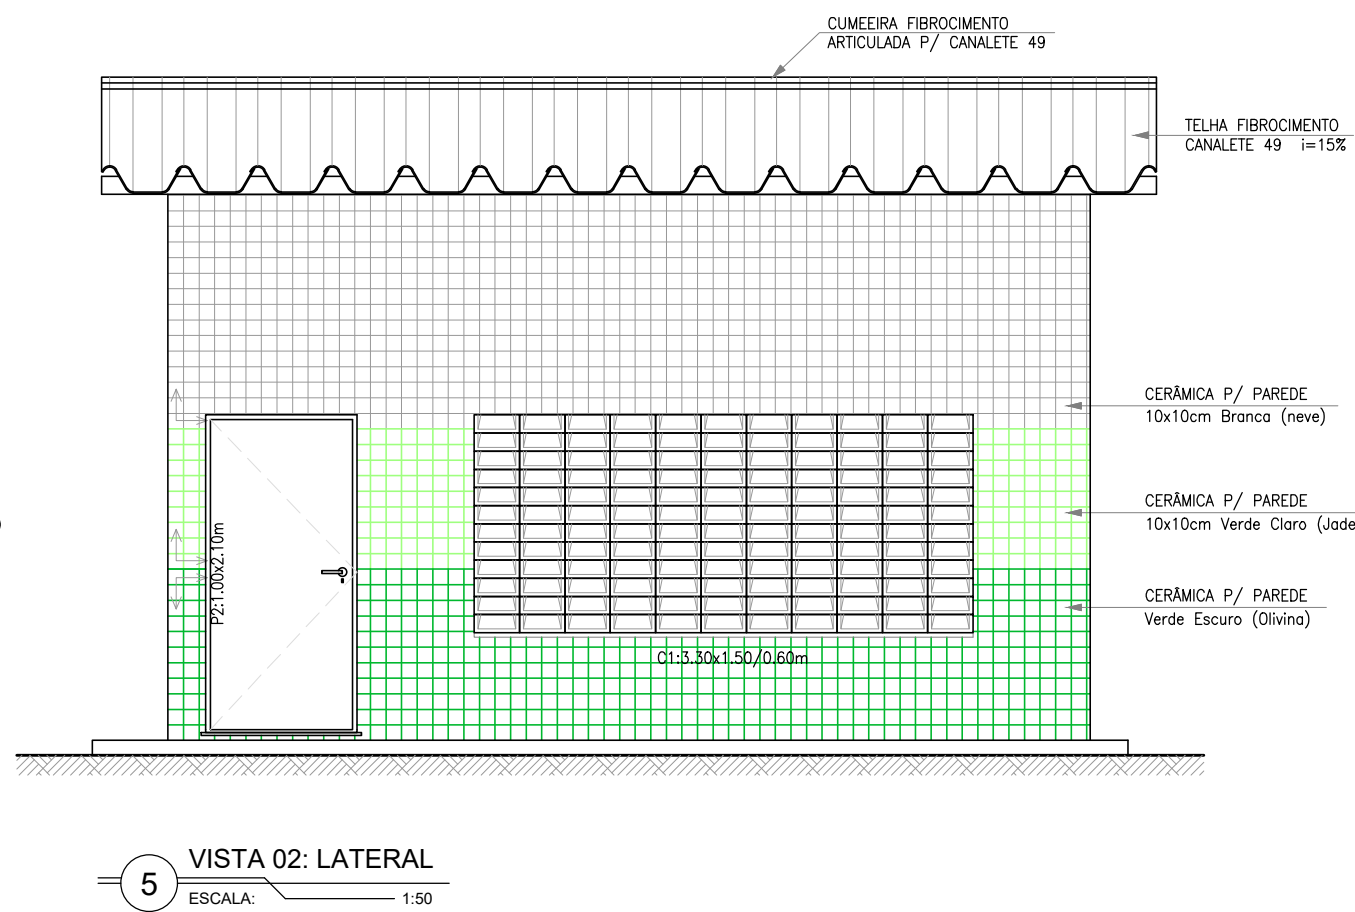
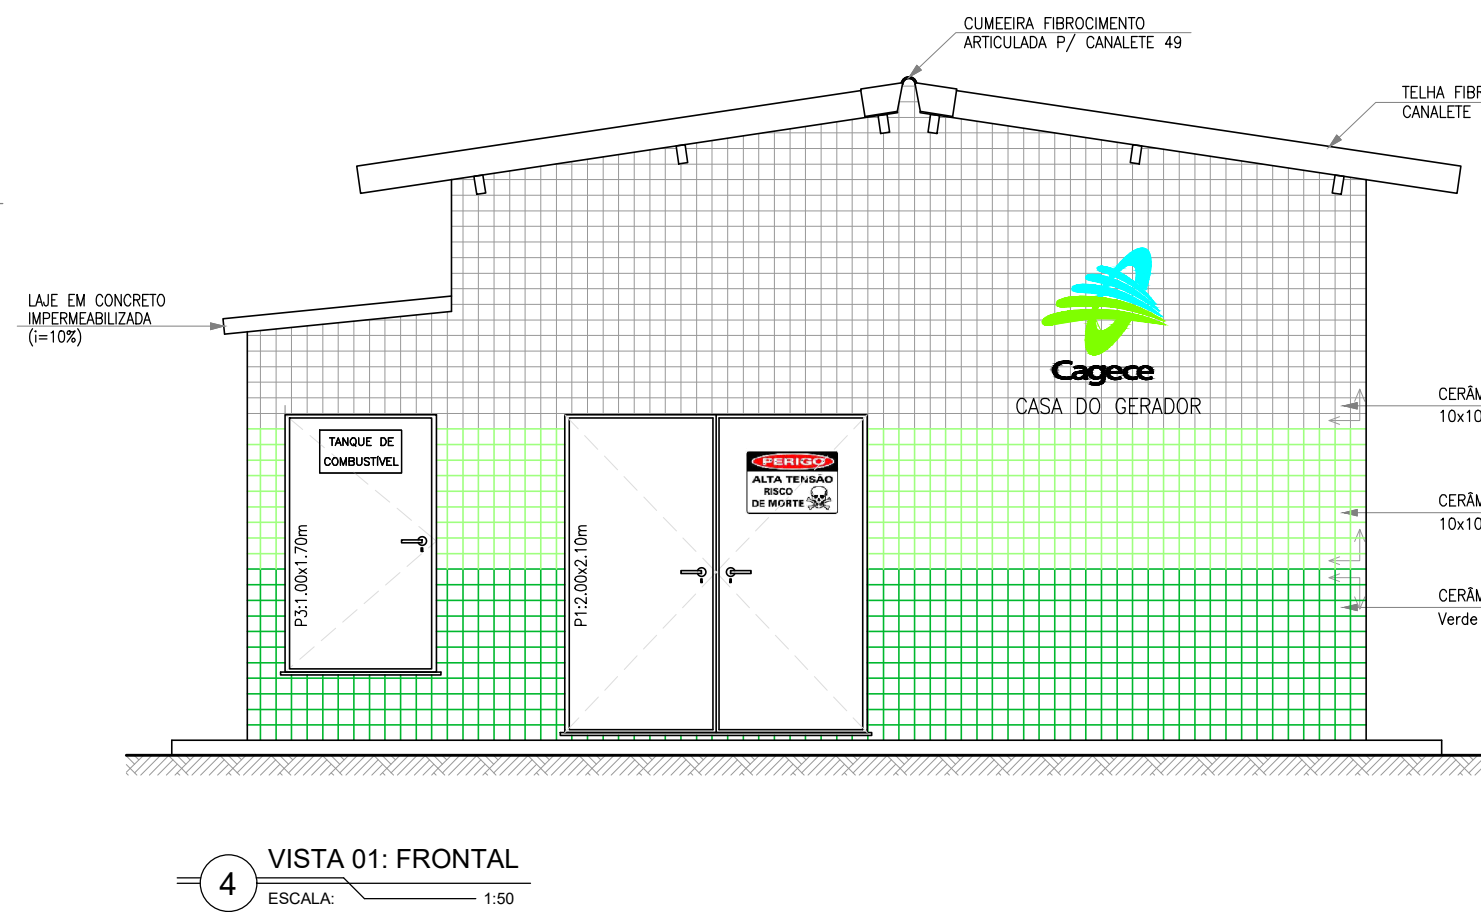
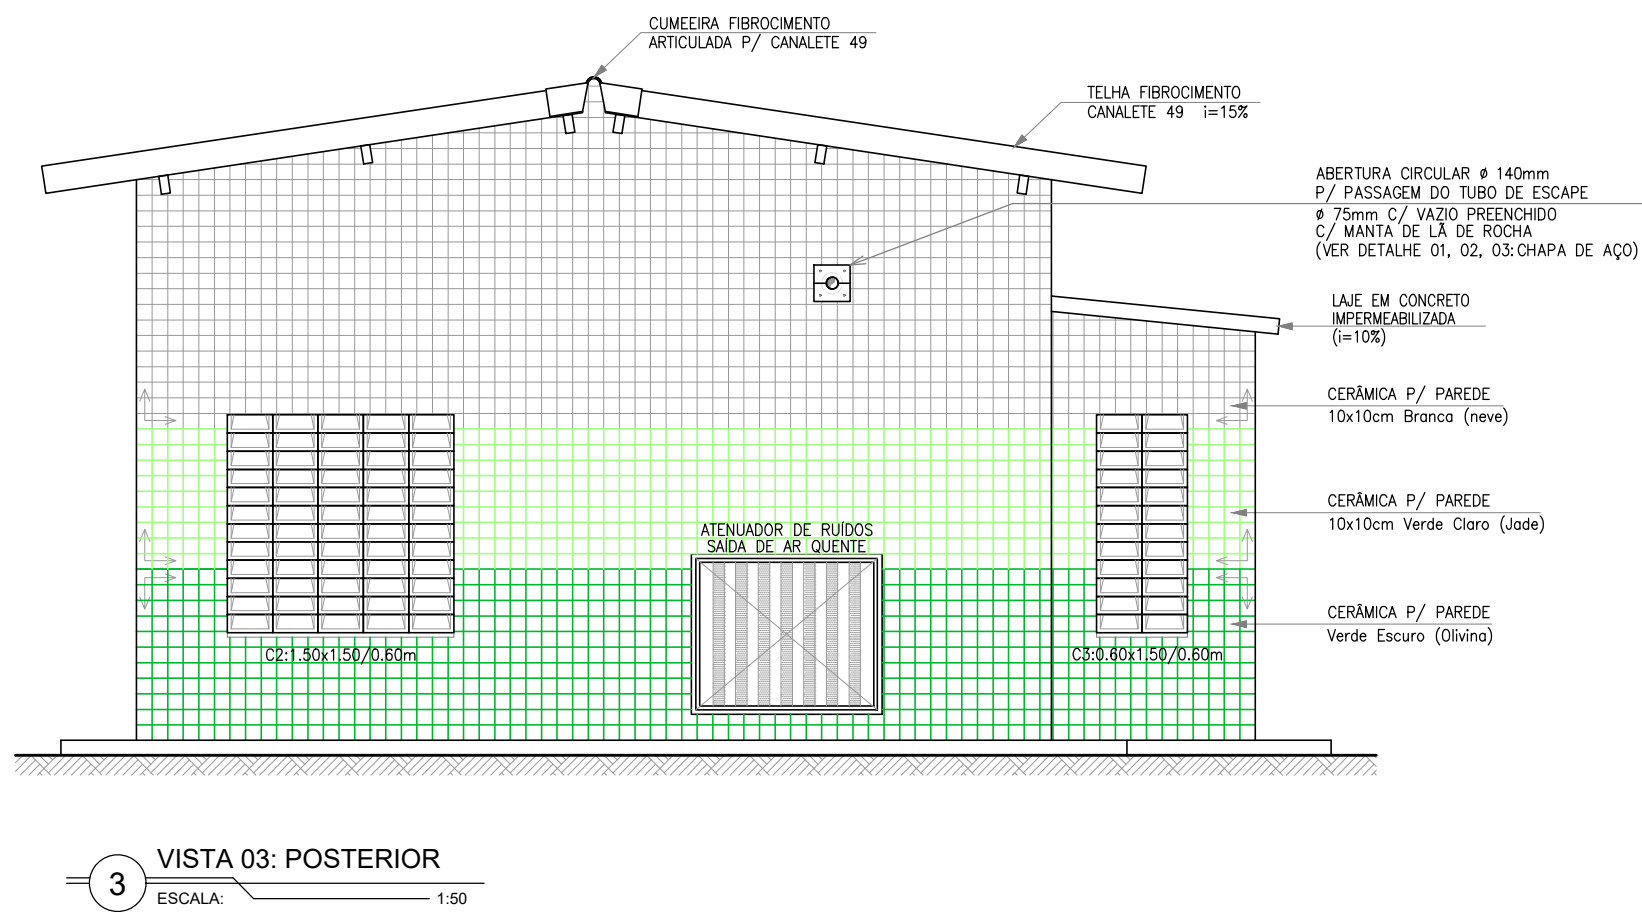
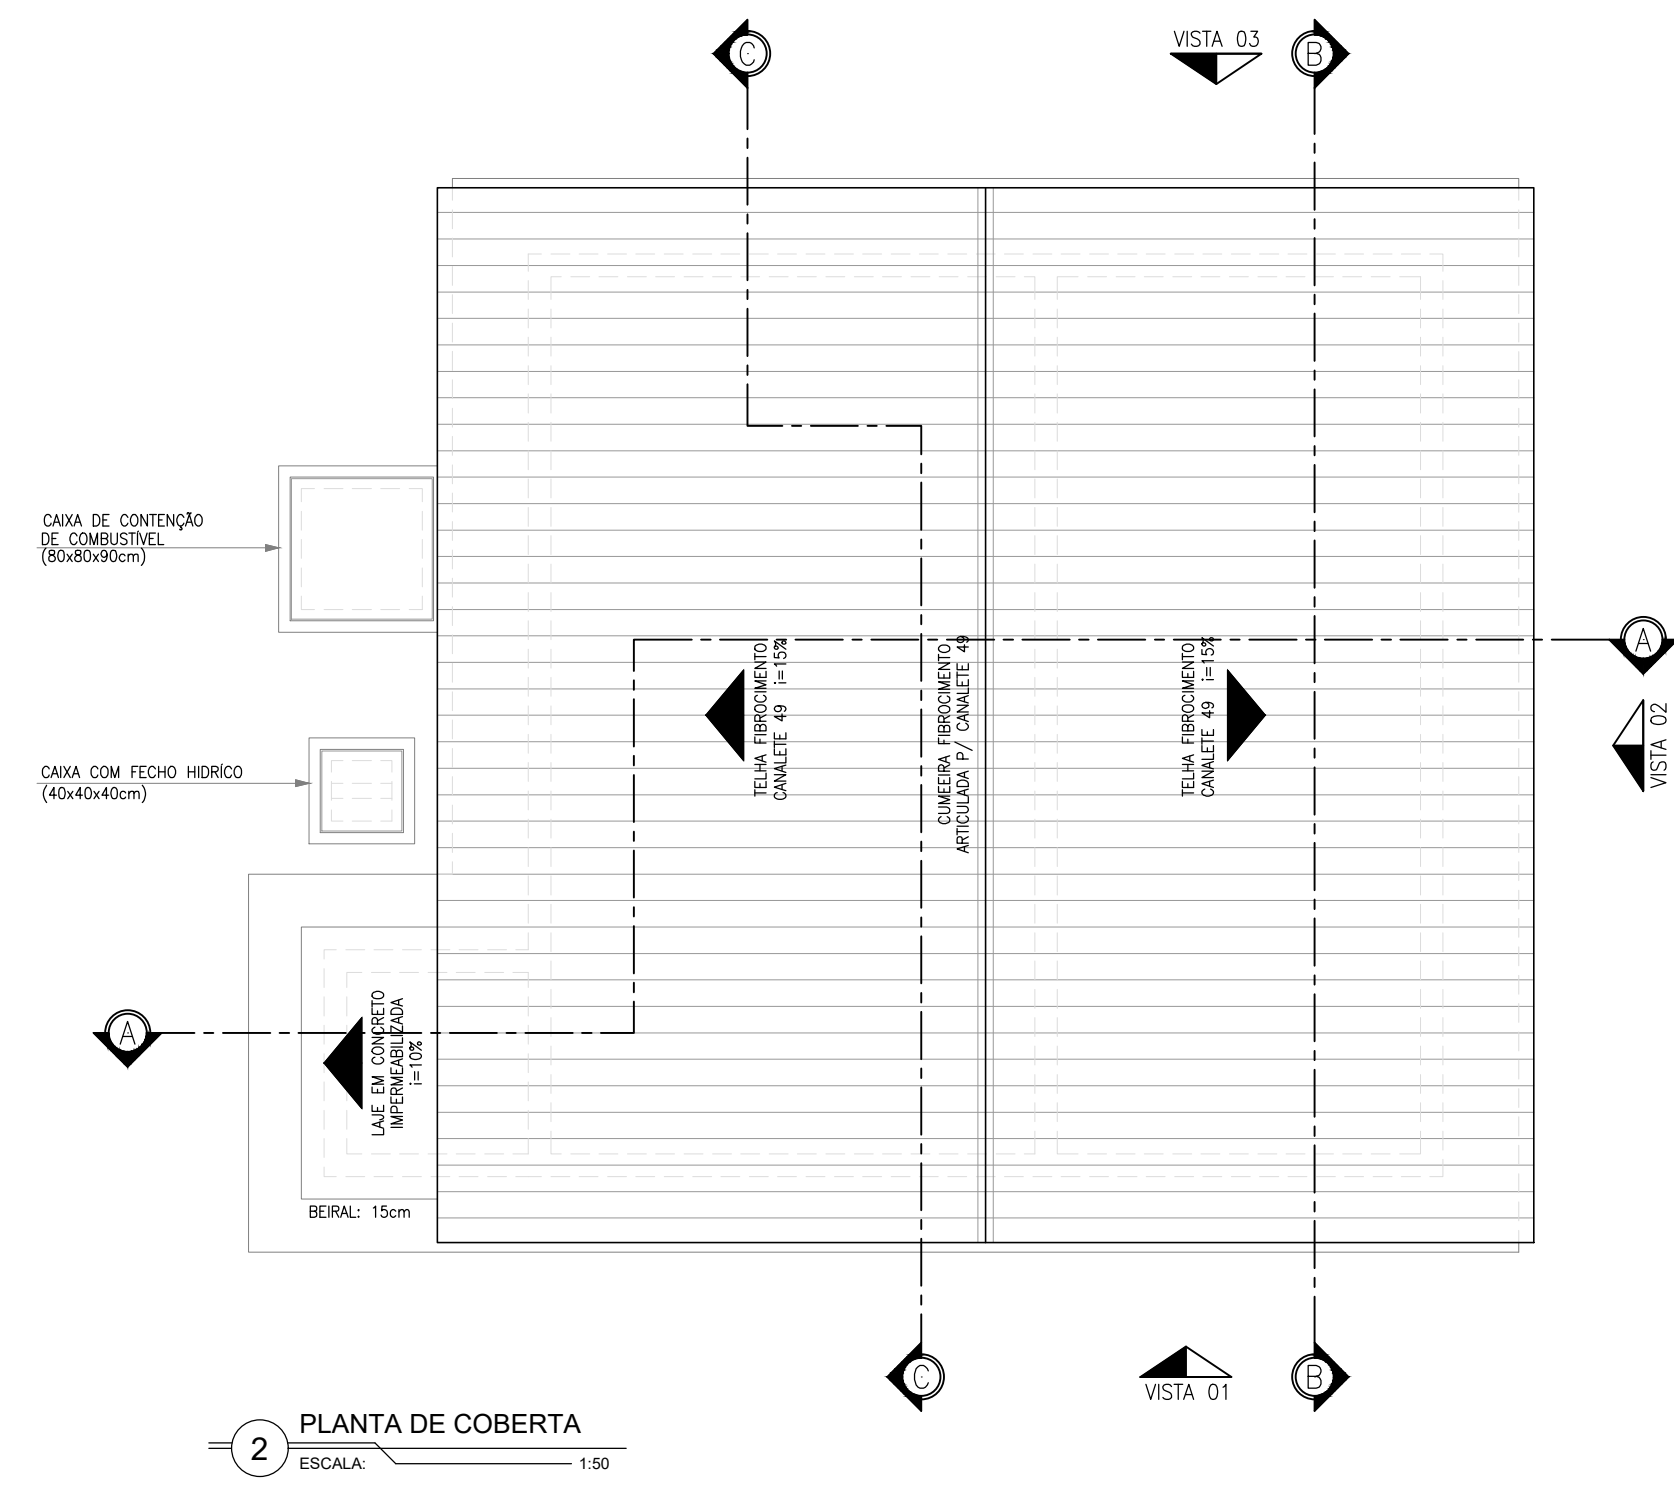


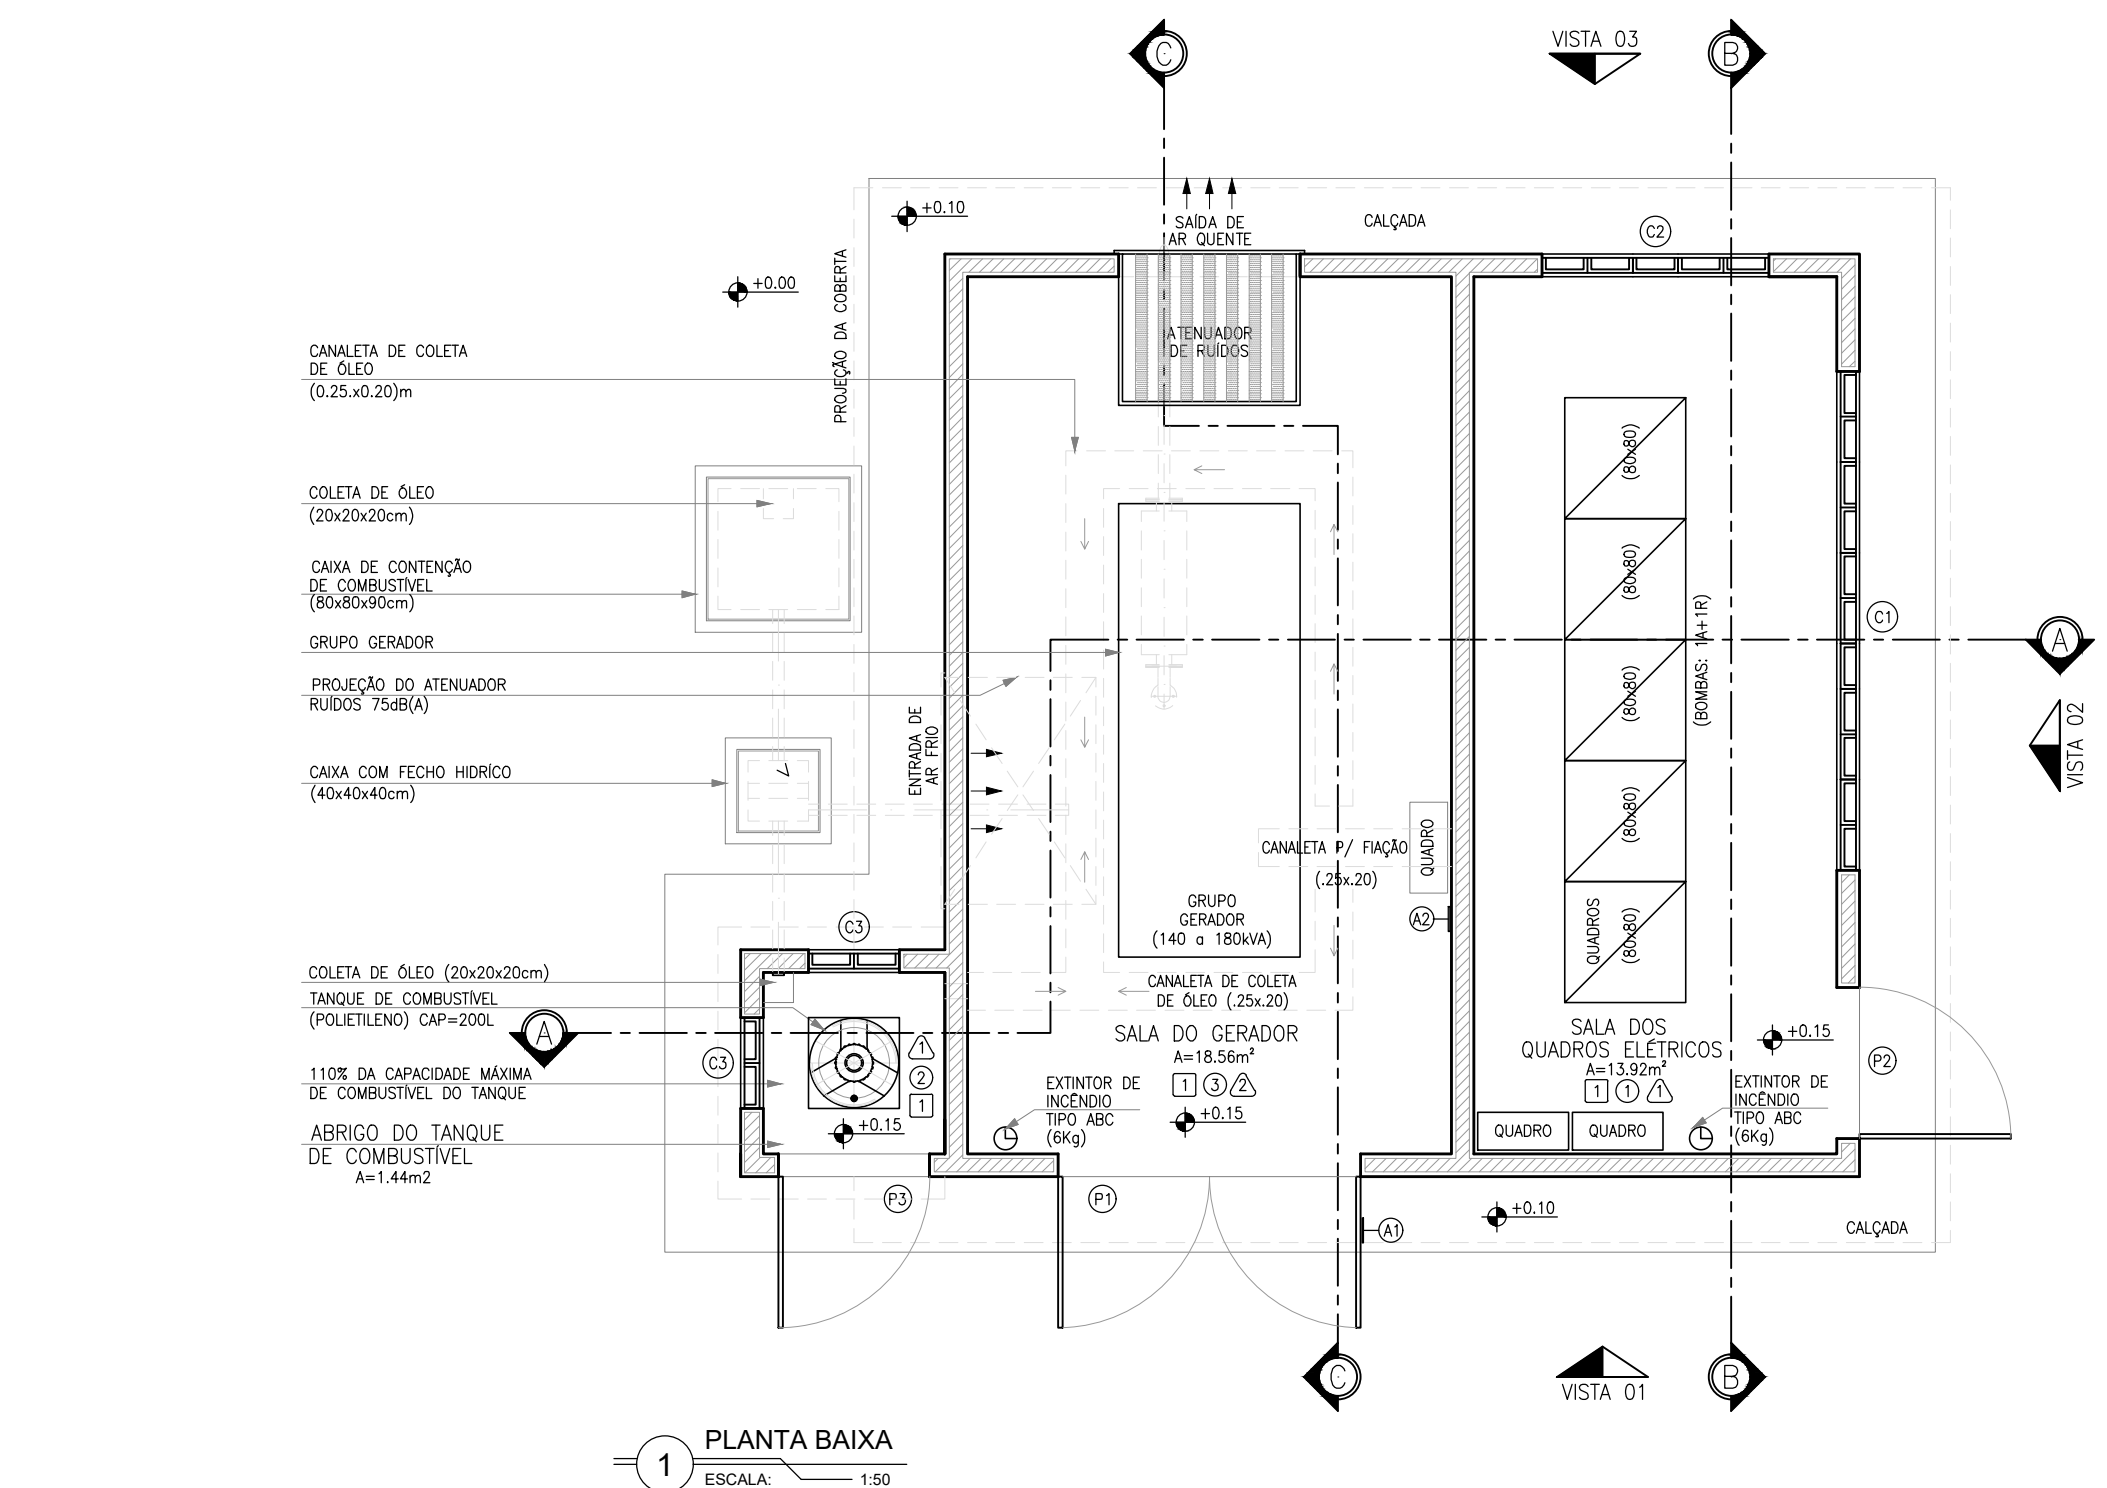

LEGENDA

QUADRO DE REVESTIMENTOS	
PISOS:	
1 PISO TIPO INDUSTRIAL	
TETOS:	
1 LAJE PRE-MOLDADA (TRELIÇADA) PINTURA LATEX PVA, NA COR BRANCA (DUAS DEMOS) APLICADA SOBRE MASSA PVA (DUAS DEMOS)	
2 LAJE MACIÇA PINTURA LATEX PVA, NA COR BRANCA (DUAS DEMOS) APLICADA SOBRE MASSA PVA (DUAS DEMOS)	
3 LAJE PRE-MOLDADA (TRELIÇADA) C/ PANEL (PLACA) ACÚSTICO DE Lã DE ROCHA/FONO-ISOLANTE E FONO-ABSORVENTE SOBRE REBOCO	
PAREDES:	
1 PINTURA LATEX PVA, NA COR BRANCA (DUAS DEMOS) APLICADA SOBRE MASSA PVA (DUAS DEMOS)	
2 PANEL (PLACA) ACÚSTICO DE Lã DE ROCHA/FONO-ISOLANTE E FONO-ABSORVENTE SOBRE REBOCO	
EXTERNO:	
CERÂMICA P/ PAREDE (10x10cm) C/ PAGNAÇÃO NA FACHADA NAS SEGUINTES CORES: - BRANCO NEVE, VERDE CLARO (JADE) E VERDE ESCURO (OLIVINA) Obs.: USAR REJUNTE NA COR CINZA PLATINA C/ ESPESSURA 3mm.	
ACÚSTICOS: SALA DO GERADOR	
- PAREDES E FORRO C/ PANEL (PLACAS) FONO-ISOLANTE E FONO-ABSORVENTES DE ALTO DESEMPENHO (Lã DE ROCHA); - ENTRADA E SAÍDA DE AR COM ATENUADOR DE RUÍDO; - SILENCIADOR HOSPITALAR NO ESCAPAMENTO DO GERADOR..	

QUADRO DE ESQUADRIAS		
Nº	DISCRIMINAÇÃO	QUANT
PORTAS		
P1	PORTA CORTA-CHAMA E ANTI-RUÍDO 2 FOLHAS 2.00x2.10m (DE ABRIR) (PREENCHIDA C/ Lã DE ROCHA) Obs.: USAR VEDAÇÃO DE BORRACHA EM TODO O PERÍMETRO DA PORTA.	01
P2	PORTA EM METALICA 1.00x2.10m (DE ABRIR)	01
P3	PORTA EM METALICA 1.00x1.70m (DE ABRIR)	01
JANÉLHAS		
Obs.: 1- TODAS AS PORTAS DEVERÃO POSSUIR FECHADOURAS COM CHAVE; 2- ACABAMENTO DE PORTAS METÁLICAS: PINTURA EM ESMALTE SINTÉTICO.		
ELEMENTOS VAZADOS (CONCRETO)		
C1	ALVENARIA DE ELEMENTO VAZADO DE CONCRETO (TIPO PESTANA) 3.30x1.50/0.60m	01
C2	ALVENARIA DE ELEMENTO VAZADO DE CONCRETO (TIPO PESTANA) 1.50x1.50/0.60m	01
C3	ALVENARIA DE ELEMENTO VAZADO DE CONCRETO (TIPO PESTANA) 0.60x1.50/0.60m	02

OBSERVAÇÕES:
1- TODAS AS PORTAS E JANELAS DEVERÃO POSSUIR SOLERIAS (L=15cm) E PETÓRIS (L=15cm) EM GRANITO CINZA, RESPECTIVAMENTE.
2- O NÍVEL ZERO CORRESPONDE AO NÍVEL DO PAVIMENTO DA URBANIZAÇÃO DA ELEVATÓRIA.



A1: PLACA DE ADVERTÊNCIA
ESCALA: S/E

GRUPO GERADOR
DEVE SER OPERADO
APENAS POR
PESSOAL
QUALIFICADO

A2: PLACA DE ADVERTÊNCIA
ESCALA: S/E

Nº	DESCRIÇÃO	DATA	PROJETADO	DESENHADO

REVISÃO

	COMPANHIA DE ÁGUA E ESGOTO DO CEARÁ DIRETORIA DE ENGENHARIA GERÊNCIA DE PROJETOS DE ENGENHARIA		DESENHO 09	PRANCHA Nº 01/02
	SISTEMA DE ESGOTAMENTO SANITÁRIO DE COITÉ IRAUÇUBA-CE ANTEPROJETO			
	CASA DO GERADOR DAS EEE's MODELO PADRÃO PLANTA BAIXA, COBERTA E FACHADAS			

GERÊNCIA:	CÍCERO SANTIAGO BARROS		
COORDENAÇÃO:	ANTÔNIA ELIDIANE V. G. DA COSTA		
PROJETO:	JOÃO DA SILVA CAVALCANTE RNP 062.082.104-3		
DESENHO:	FCARLOS F	ESCALA:	INDICADA
ARQUIVO:	09_SES_COITÉ_PAD CASA DO GERADOR_EEE's_01.02.dwg	DATA:	SET/2025

LEGENDA

QUADRO DE REVESTIMENTOS

PISOS:

1 PISO TIPO INDUSTRIAL

TETOS:

1 LAJE PRE-MOLDADA (TRELIÇADA)
PINTURA LATEX PVA, NA COR BRANCA (DUAS DEMÃO) APLICADA SOBRE MASSA PVA (DUAS DEMÃO)

2 LAJE MACIÇA
PINTURA LATEX PVA, NA COR BRANCA (DUAS DEMÃO) APLICADA SOBRE MASSA PVA (DUAS DEMÃO)

3 LAJE PRE-MOLDADA (TRELIÇADA) C/
PANEL (PLACA) ACÚSTICO DE LÂ DE ROCHA/FONO-ISOLANTE E FONO-ABSORVENTE SOBRE REBOCO

PAREDES:

1 PINTURA LATEX PVA, NA COR BRANCA (DUAS DEMÃO) APLICADA SOBRE MASSA PVA (DUAS DEMÃO)

2 PANEL (PLACA) ACÚSTICO DE LÂ DE ROCHA/FONO-ISOLANTE E FONO-ABSORVENTE SOBRE REBOCO

EXTERNO:

CERÂMICA P/ PAREDE (10x10cm) C/ PAGNAÇÃO NA FACHADA NAS SEGUINTES CORES:
- BRANCO NEVE, VERDE CLARO (ADE) E VERDE ESCURO (OLIVINA)

Obs.: USAR REJANTE NA COR CINZA PLATINA C/ ESPESURA 3mm.

ACÚSTICOS: SALA DO GERADOR

- PAREDES E FORRO C/ PANEL (PLACAS) FONO-ISOLANTE E FONO-ABSORVENTES DE ALTO DESEMPENHO (LÂ DE ROCHA);

- ENTRADA E SAÍDA DE AR COM ATENUADOR DE RUÍDO;

- SILENCIADOR HOSPITALAR NO ESCAPAMENTO DO GERADOR..

QUADRO DE ESQUADRIAS

Nº	DISCRIMINAÇÃO	QUANT
PORTAS		
P1	PORTA CORTA-CHAMA E ANTI-RUÍDO 2 FOLHAS 2.00x2.10m (DE ABRIR) (PREVENÇÃO C/ LÂ DE ROCHA) Obs.: USAR VEDAÇÃO DE BORRACHA EM TODO O PERÍMETRO DA PORTA.	01
P2	PORTA EM METALICA 1.00x2.10m (DE ABRIR)	01
P3	PORTA EM METALICA 1.00x1.70m (DE ABRIR)	01
NOTA:		
1- TODAS AS PORTAS DEVERÃO POSSUIR FECHADOURAS COM CHAVE;		
2- ACABAMENTO DE PORTAS METÁLICAS: PINTURA EM ESMALTE SINTÉTICO.		
ELEMENTOS VAZADOS (CONCRETO)		
C1	ALVENARIA DE ELEMENTO VAZADO DE CONCRETO (TIPO PESTANA) 3.30x1.50/0.60m	01
C2	ALVENARIA DE ELEMENTO VAZADO DE CONCRETO (TIPO PESTANA) 1.50x1.50/0.60m	01
C3	ALVENARIA DE ELEMENTO VAZADO DE CONCRETO (TIPO PESTANA) 0.60x1.50/0.60m	02

OBSERVAÇÕES:

1- TODAS AS PORTAS E JANELAS DEVERÃO POSSUIR SOLERIAS (L=15cm) E PETÓRIS (L=15cm) EM GRANITO CINZA, RESPECTIVAMENTE.

2- O NÍVEL ZERO CORRESPONDE AO NÍVEL DO PAVIMENTO DA URBANIZAÇÃO DA ELEVATÓRIA.




A1: PLACA DE ADVERTÊNCIA

ESCALA: S/E

GRUPO GERADOR
DEVE SER OPERADO
APENAS POR
PESSOAL
QUALIFICADO


A2: PLACA DE ADVERTÊNCIA

ESCALA: S/E

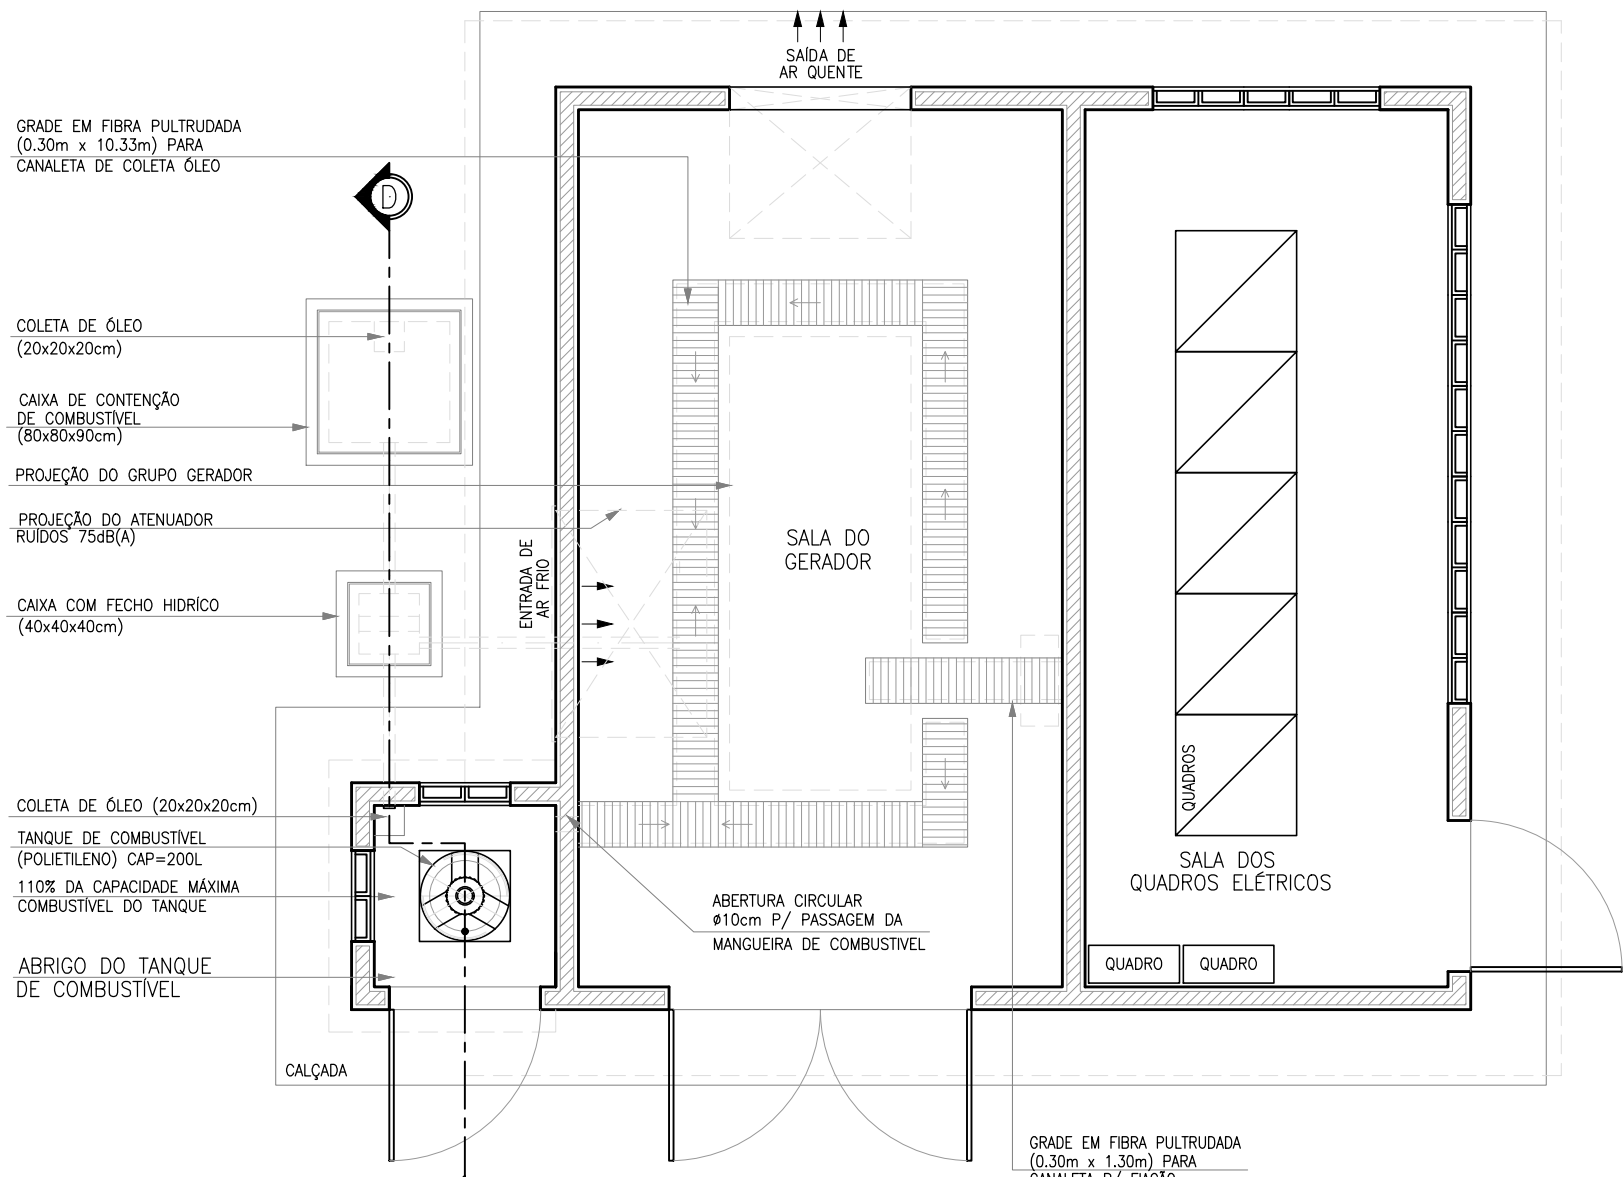


1 PLANTA BAIXA - CALHAS

ESCALA: 1:50

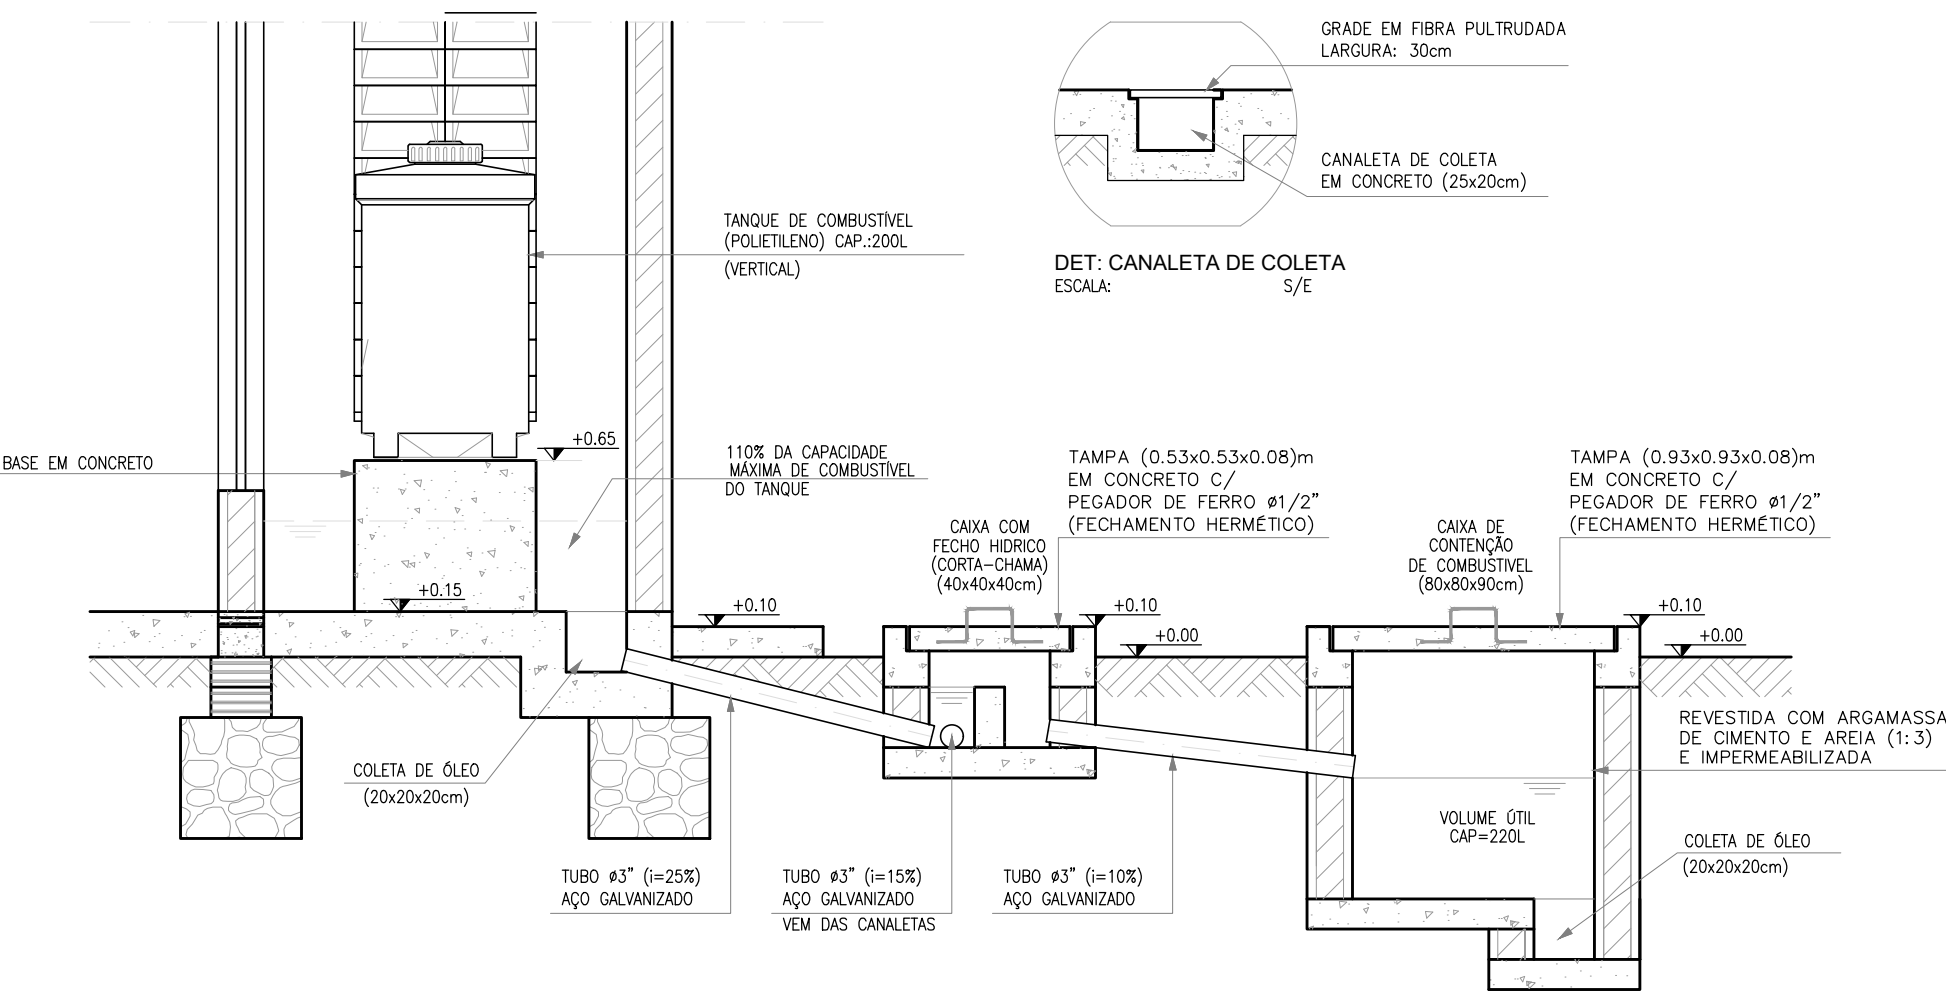


2 CORTE D-D

ESCALA: 1/25

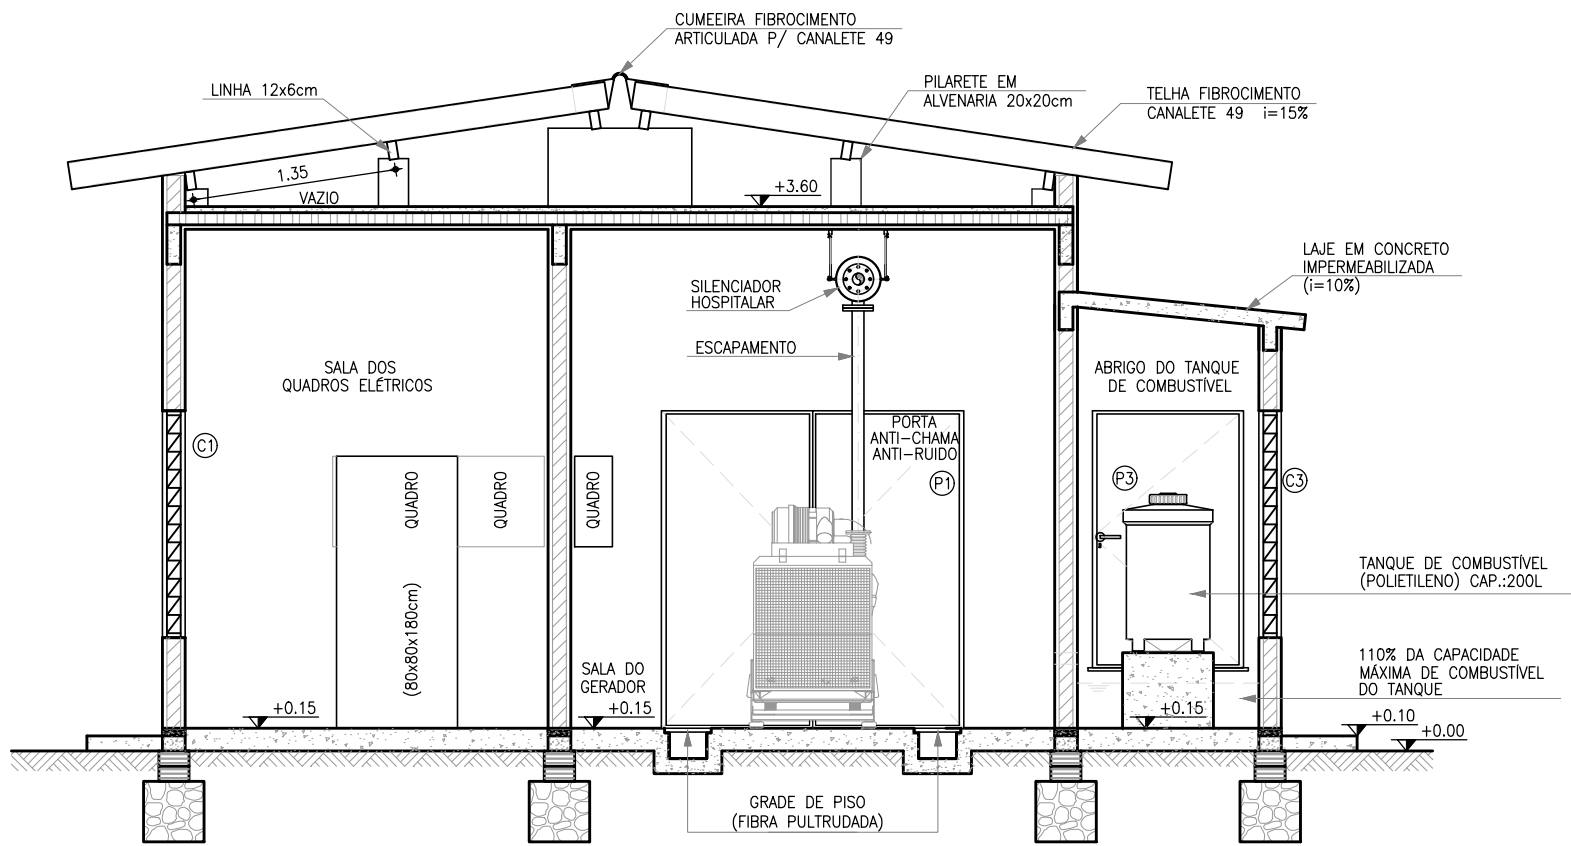

3 CORTE A-A

ESCALA: 1:50

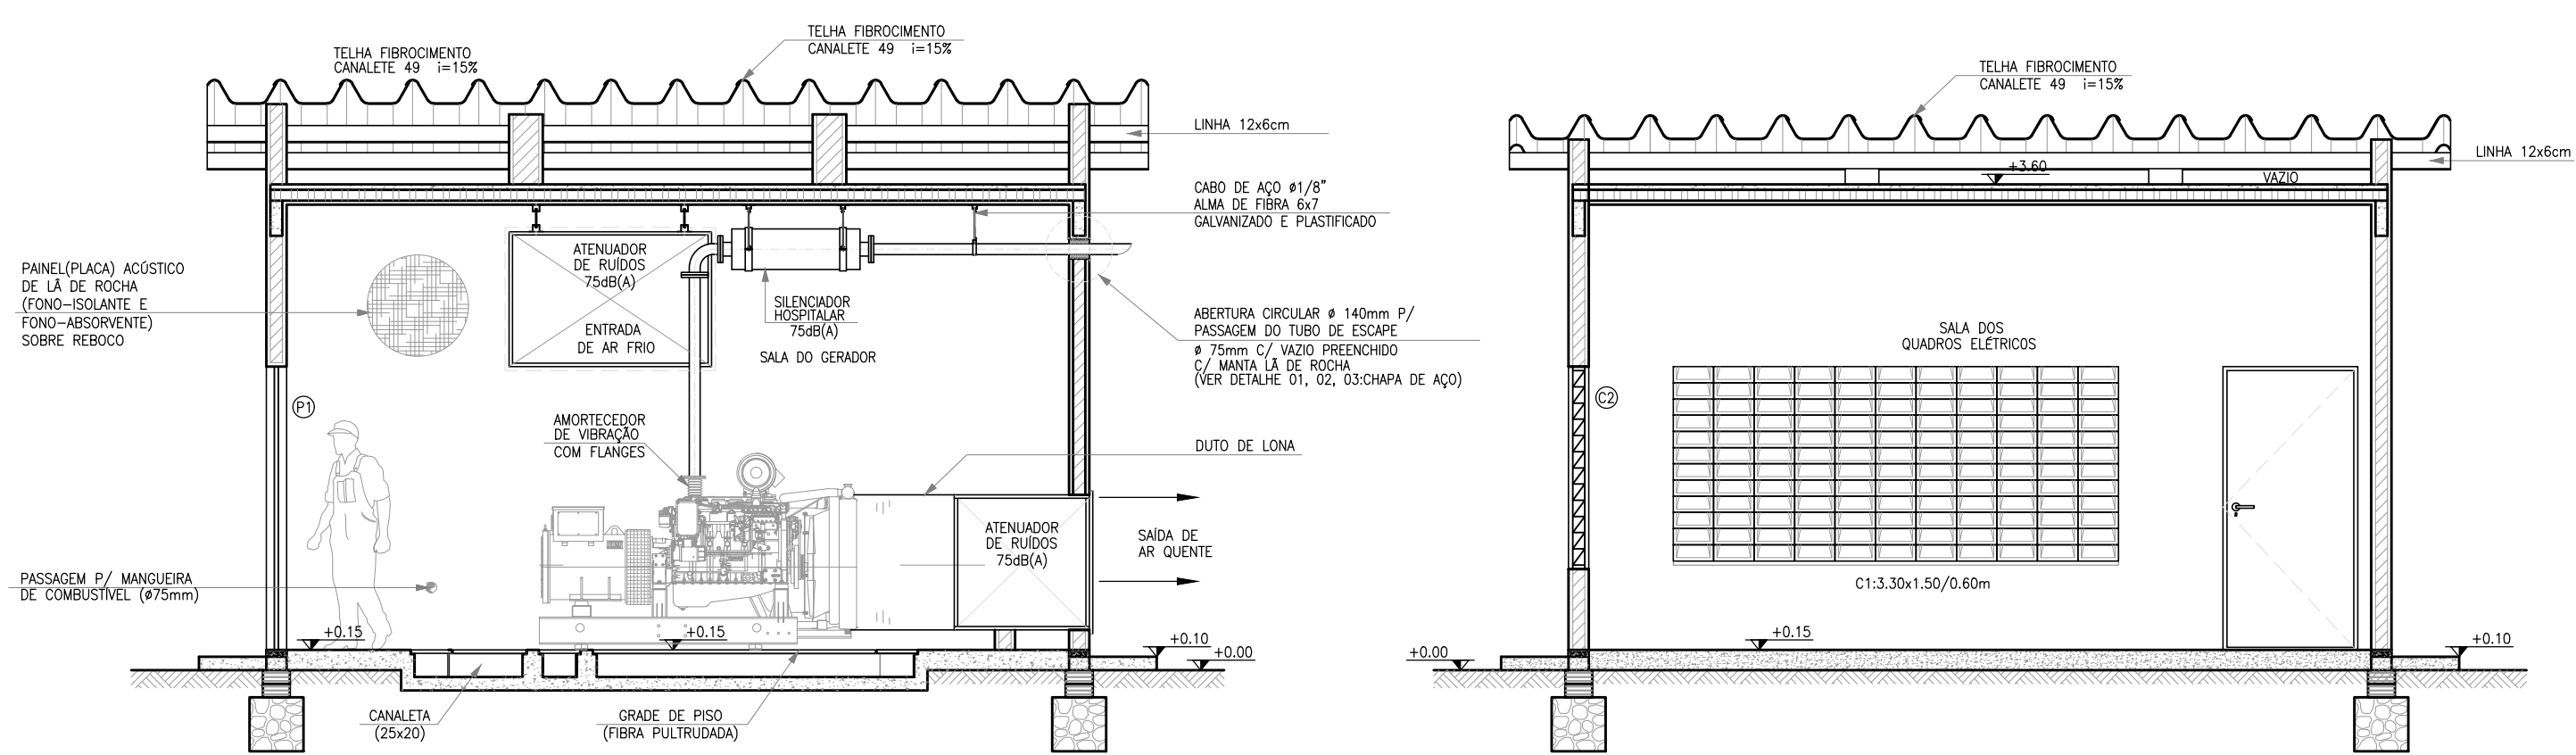


4 CORTE C-C

ESCALA: 1:50

5 CORTE B-B

ESCALA: 1:50

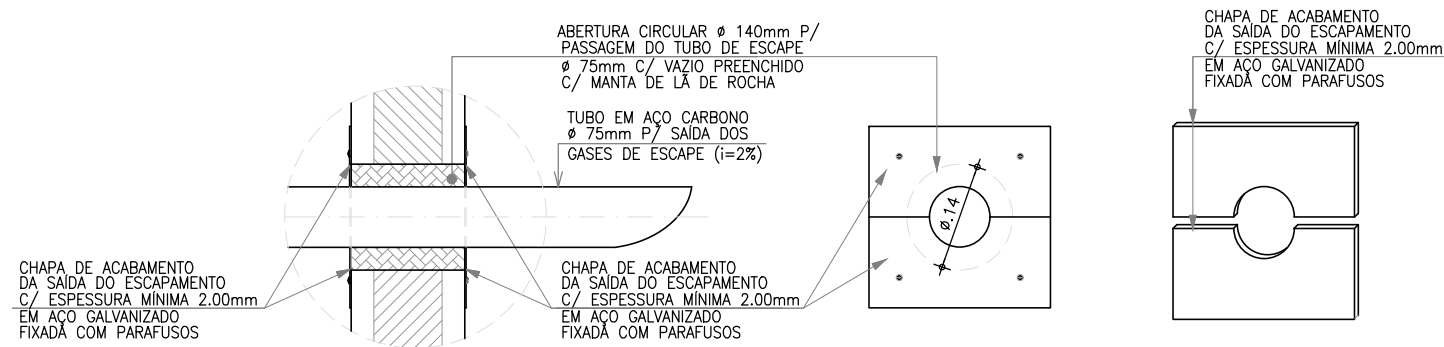

DETALHE 01:
CORTE LATERAL

Escala: 1/10

DETALHE 02:
VISTA FRONTAL

Escala: 1/10


DETALHE 03:
PERSPECTIVA

Escala: S/E


6 CHAPA DE ACABAMENTO (CHAPA DE AÇO)

ESCALA: 1:10


Nº	DESCRIÇÃO				DATA	PROJETADO		DESENHADO	
REVISÃO									
						DESENHO		PRANCHA Nº	
						09		02/02	
COMPANHIA DE ÁGUA E ESGOTO DO CEARÁ DIRETORIA DE ENGENHARIA GERÊNCIA DE PROJETOS DE ENGENHARIA									
SISTEMA DE ESGOTAMENTO SANITÁRIO DE COITÉ IRAUCUBA-CE									
ANTEPROJETO									
CASA DO GERADOR DAS EEE's MODELO PADRÃO PLANTA BAIXA, CORTES E DETALHES									
GERÊNCIA:		CÍCERO SANTIAGO BARROS							
COORDENAÇÃO:		ANTÔNIA ELIDIANE V. G. DA COSTA							
PROJETO:		JOÃO DA SILVA CAVALCANTE RNP 062.082.104-3							
DESENHO:		FCARLOS						ESCALA:	INDICADA
ARQUIVO:		09_SES_COITÉ_PAD CASA DO GERADOR_EEE's_01.02.dwg						DATA:	SET/2025

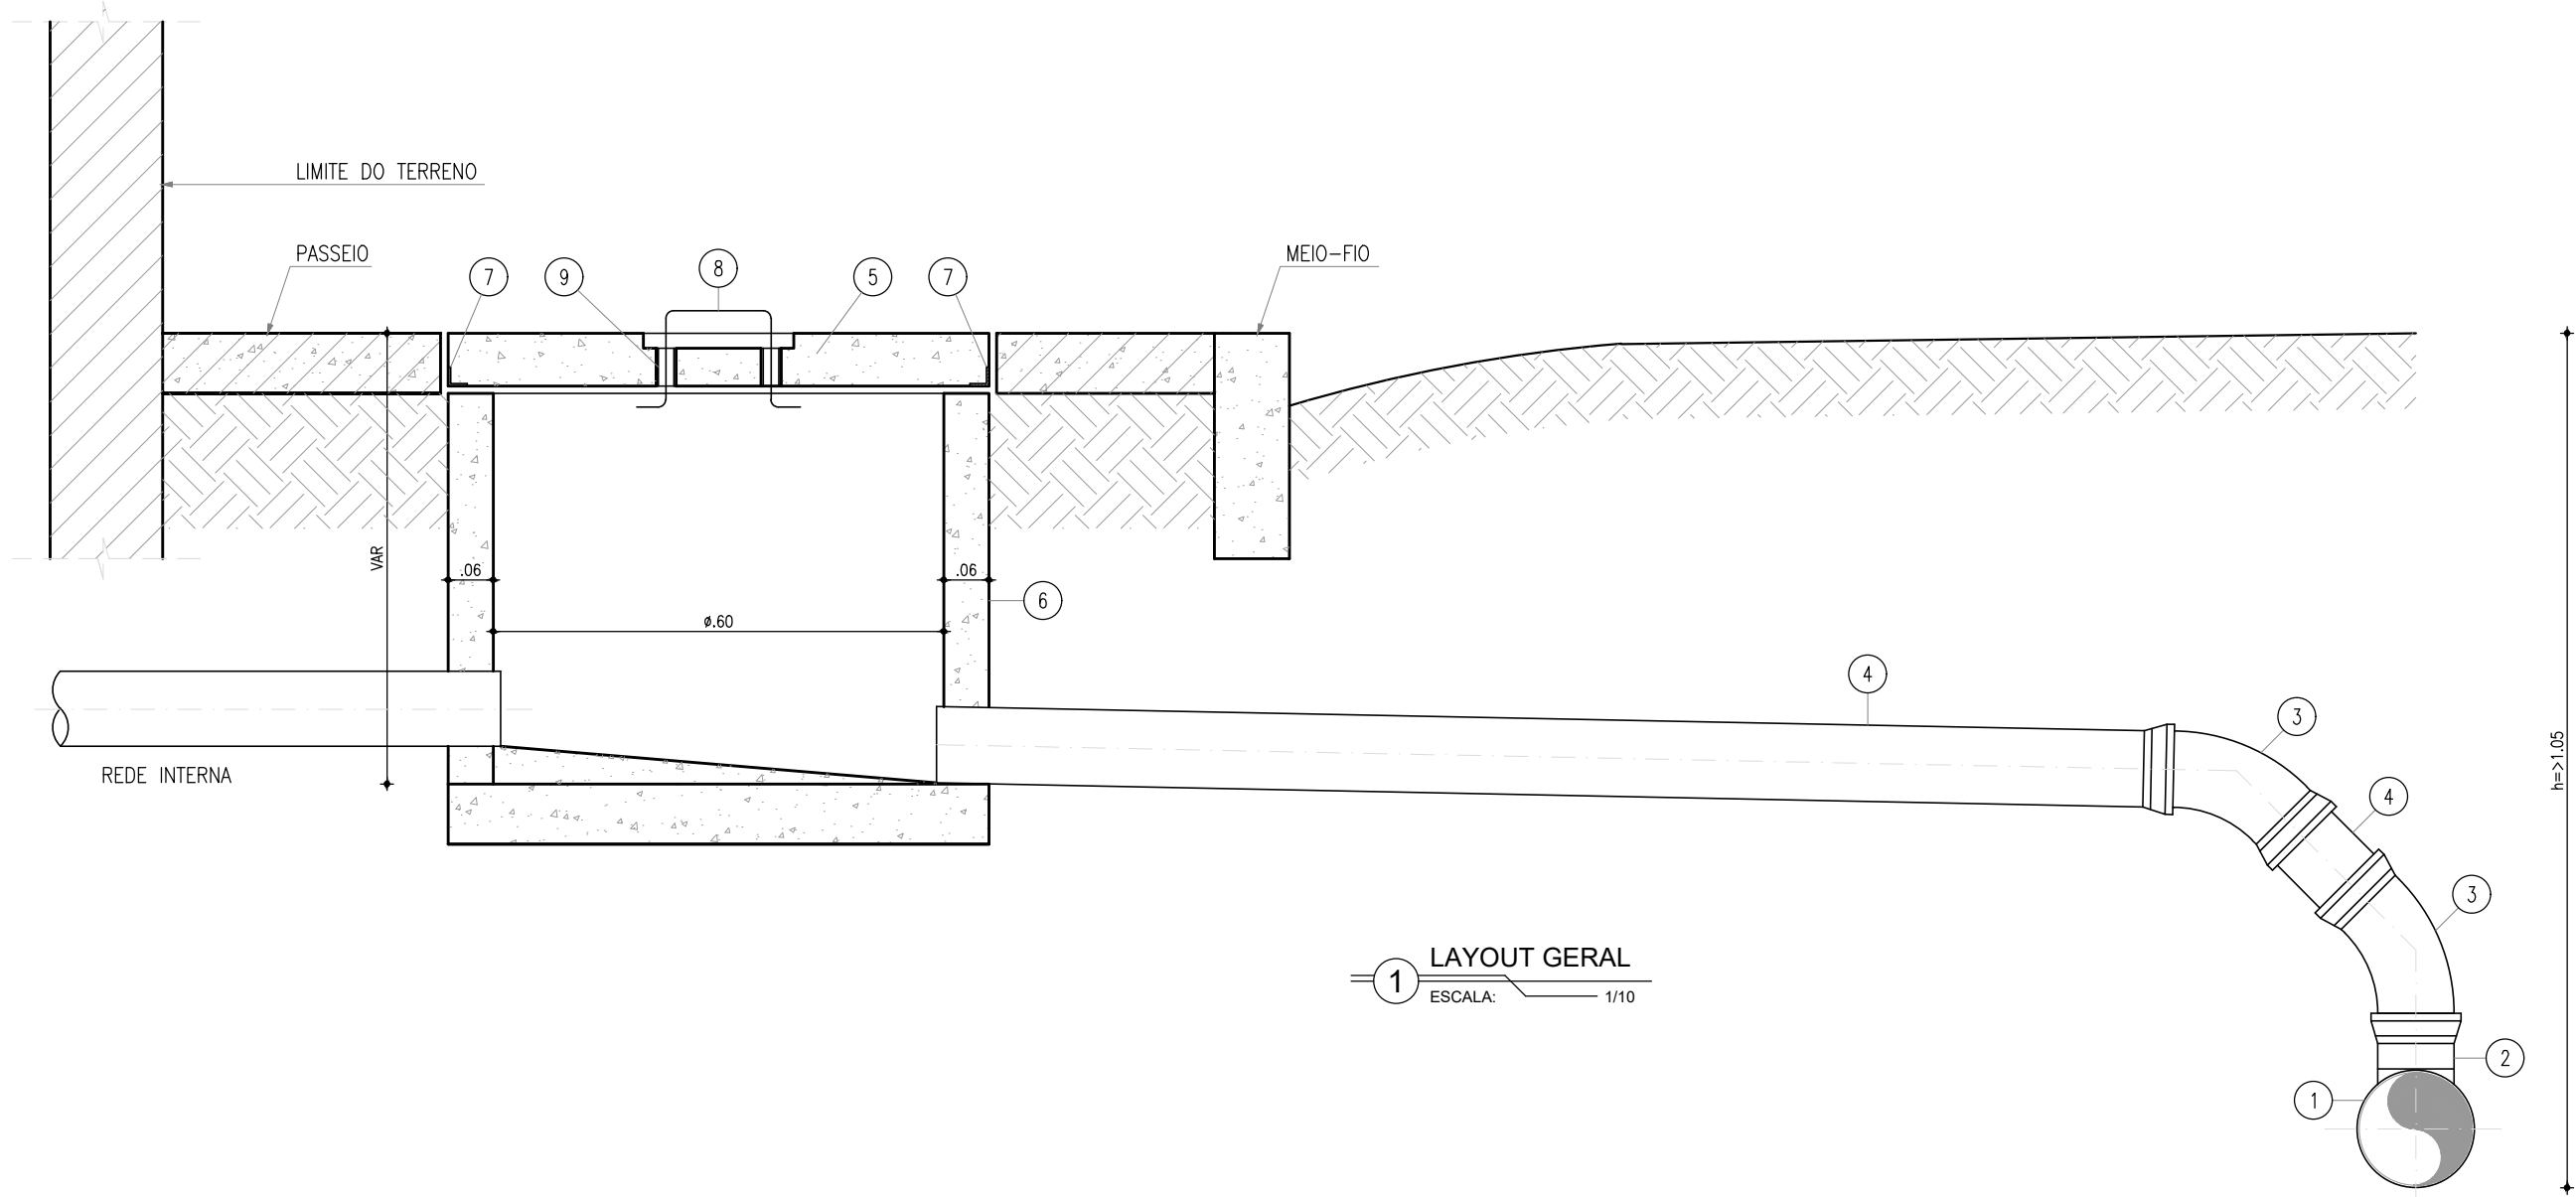


1 LAYOUT GERAL
ESCALA: 1/10

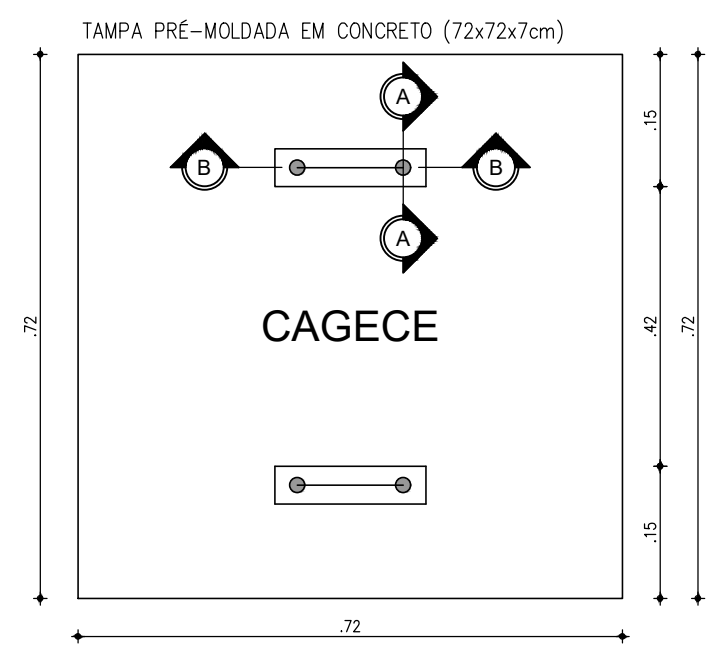


2 TAMPA DA CAIXA
ESCALA: 1/10

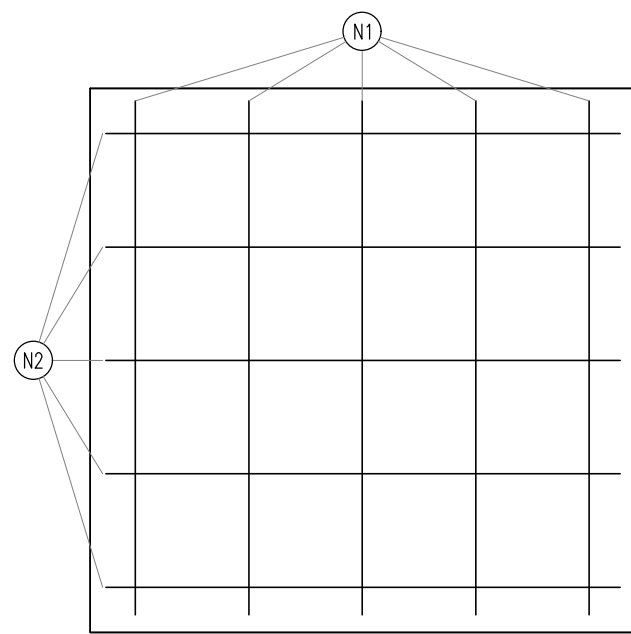


3 TAMPA - ARMADURA
ESCALA: 1/10

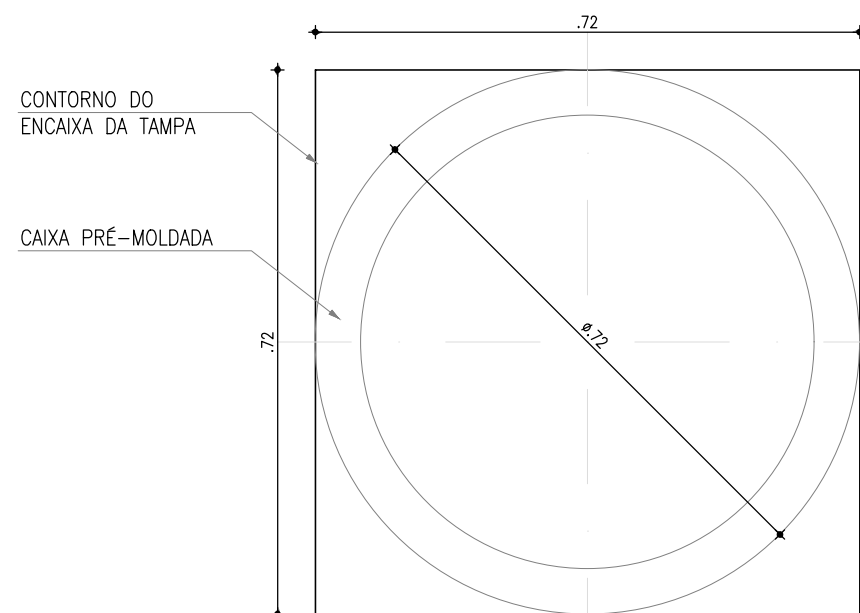


4 PLANTA BAIXA DA CALÇADA
ESCALA: 1/10

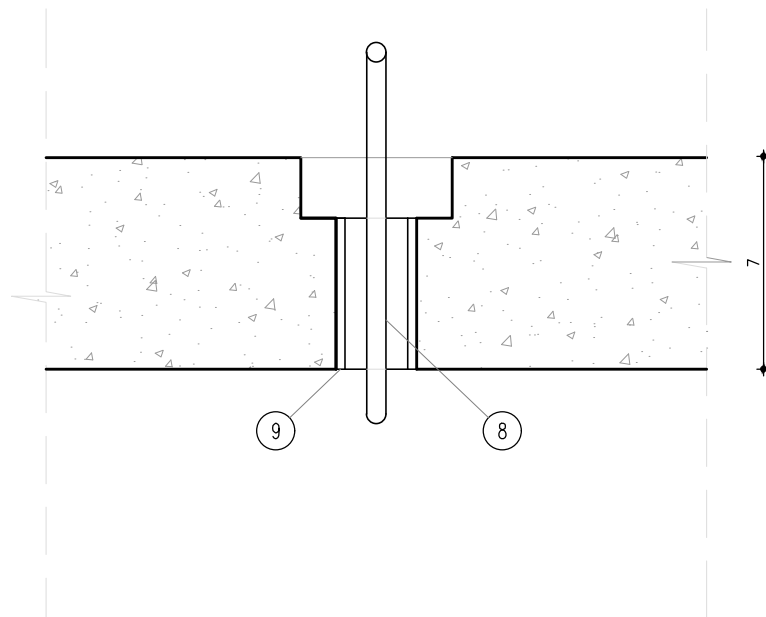


5 CORTE AA: TAMPA
ESCALA: 1/2.5

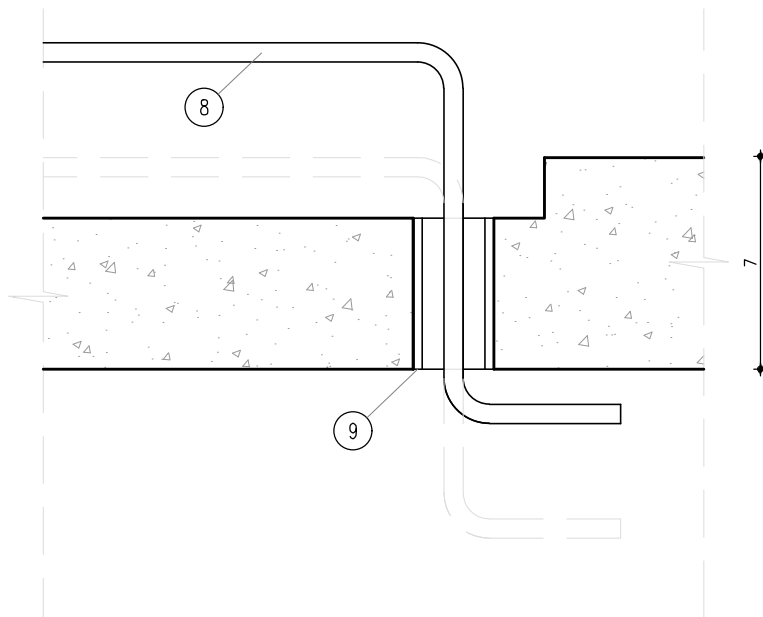


6 CORTE BB: TAMPA
ESCALA: 1/2.5

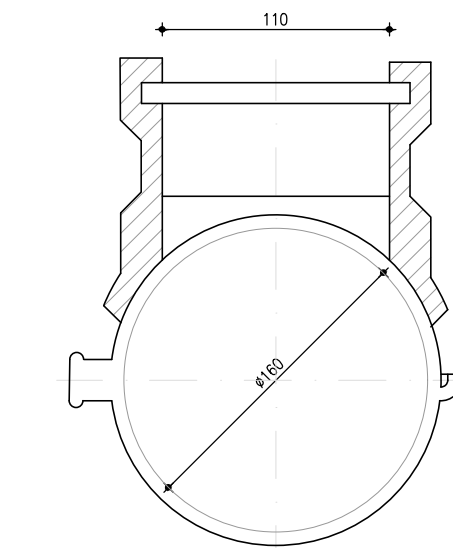


7 DET. 01: SELIM 90° (VT 10)
ESCALA: S/E

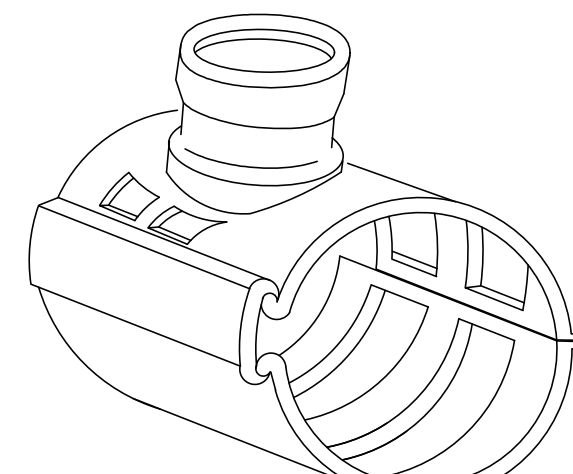

8 SELIM 90° (VT 10) - PERSPECTIVA
ESCALA: S/E

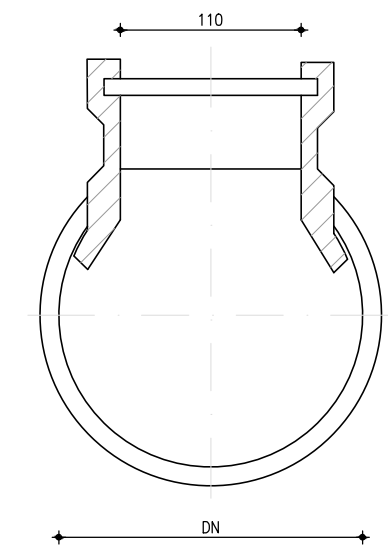

9 DET. 02: SELIM COMPACTO
ESCALA: S/E

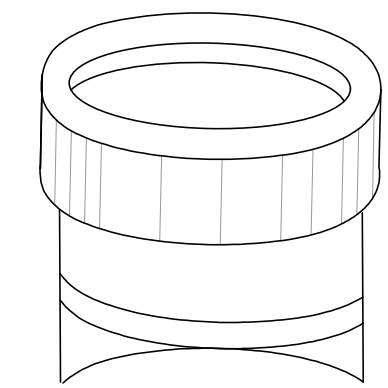

10 SELIM COMPACTO - PERSPECTIVA
ESCALA: S/E

RELAÇÃO DAS PEÇAS - LIGAÇÃO

Nº	DESCRIÇÃO	MATERIAL	QUANT.	DN(ø)
1	TUBULAÇÃO DA REDE COLETORA (VARIÁVEL)	PVC OCRE	-	VAR.
2	SELIM 90° ELÁSTICO OU COMPACTO (BITOLAS DN150/100 A DN300/100)	PVC OCRE	-	-
3	CURVA 45° PONTA/BOLSA	PVC OCRE	2	100
4	TUBO PONTA/BOLSA JE, L=VAR	PVC OCRE	1	100
5	TAMPA PRÉ-MOLDADA EM CONCRETO (72x72x7cm)	CONCRETO	1	-
6	CAIXA PRÉ-MOLDADA EM CONCRETO DN600mm, e=7cm, H=VAR	CONCRETO	1	-
7	CANTONEIRA 1"x1"x1/8", L=2.88m	GALVANIZADO	1	-
8	BARRA REDONDA ø3/8", L=0.48m	GALVANIZADO	1	ø3/8"
9	TUBO PONTA/PONTA, L=7cm	GALVANIZADO	2	ø3/4"

QUADRO DE FERRAGENS: TAMPA

N	Ø (mm)	QUANT.	C (m)	TOTAL PARCIAL (m)	TOTAL C/ PERDAS (m)	PESO (Kg)
1	4.2	5	0.68	3.40	3.91	0.43
2	4.2	5	0.68	3.40	3.91	0.43
TOTAL						0.86

OBSERVAÇÕES: CONCRETO Fck > 25.0MPa, AÇO CA-60

Nº	DESCRIÇÃO	DATA	PROJETADO	DESENHADO
1	REVISÃO			

	COMPANHIA DE ÁGUA E ESGOTO DO CEARÁ DIRETORIA DE ENGENHARIA GERÊNCIA DE PROJETOS DE ENGENHARIA	DESENHO 11	PRANCHAS Nº 01/01
	SISTEMA DE ESGOTAMENTO SANITÁRIO DE COITÉ IRAUCUBA-CE	ANTEPROJETO	
	LIGAÇÃO DOMICILIAR MODELO PADRÃO DETALHES		

GERÊNCIA:	CÍCERO SANTIAGO BARROS	ESCALA:	INDICADA
COORDENAÇÃO:	ANTÔNIA ELIDIANE V. G. DA COSTA	DATA:	SET/2025
PROJETO:	JOÃO DA SILVA CAVALCANTE RNP 062.082.104-3		
DESENHO:	FCARLOS F		
ARQUIVO:	11_SES_COITÉ_PAD LIGAÇÃO DOMICILIAR_01.01.dwg		