



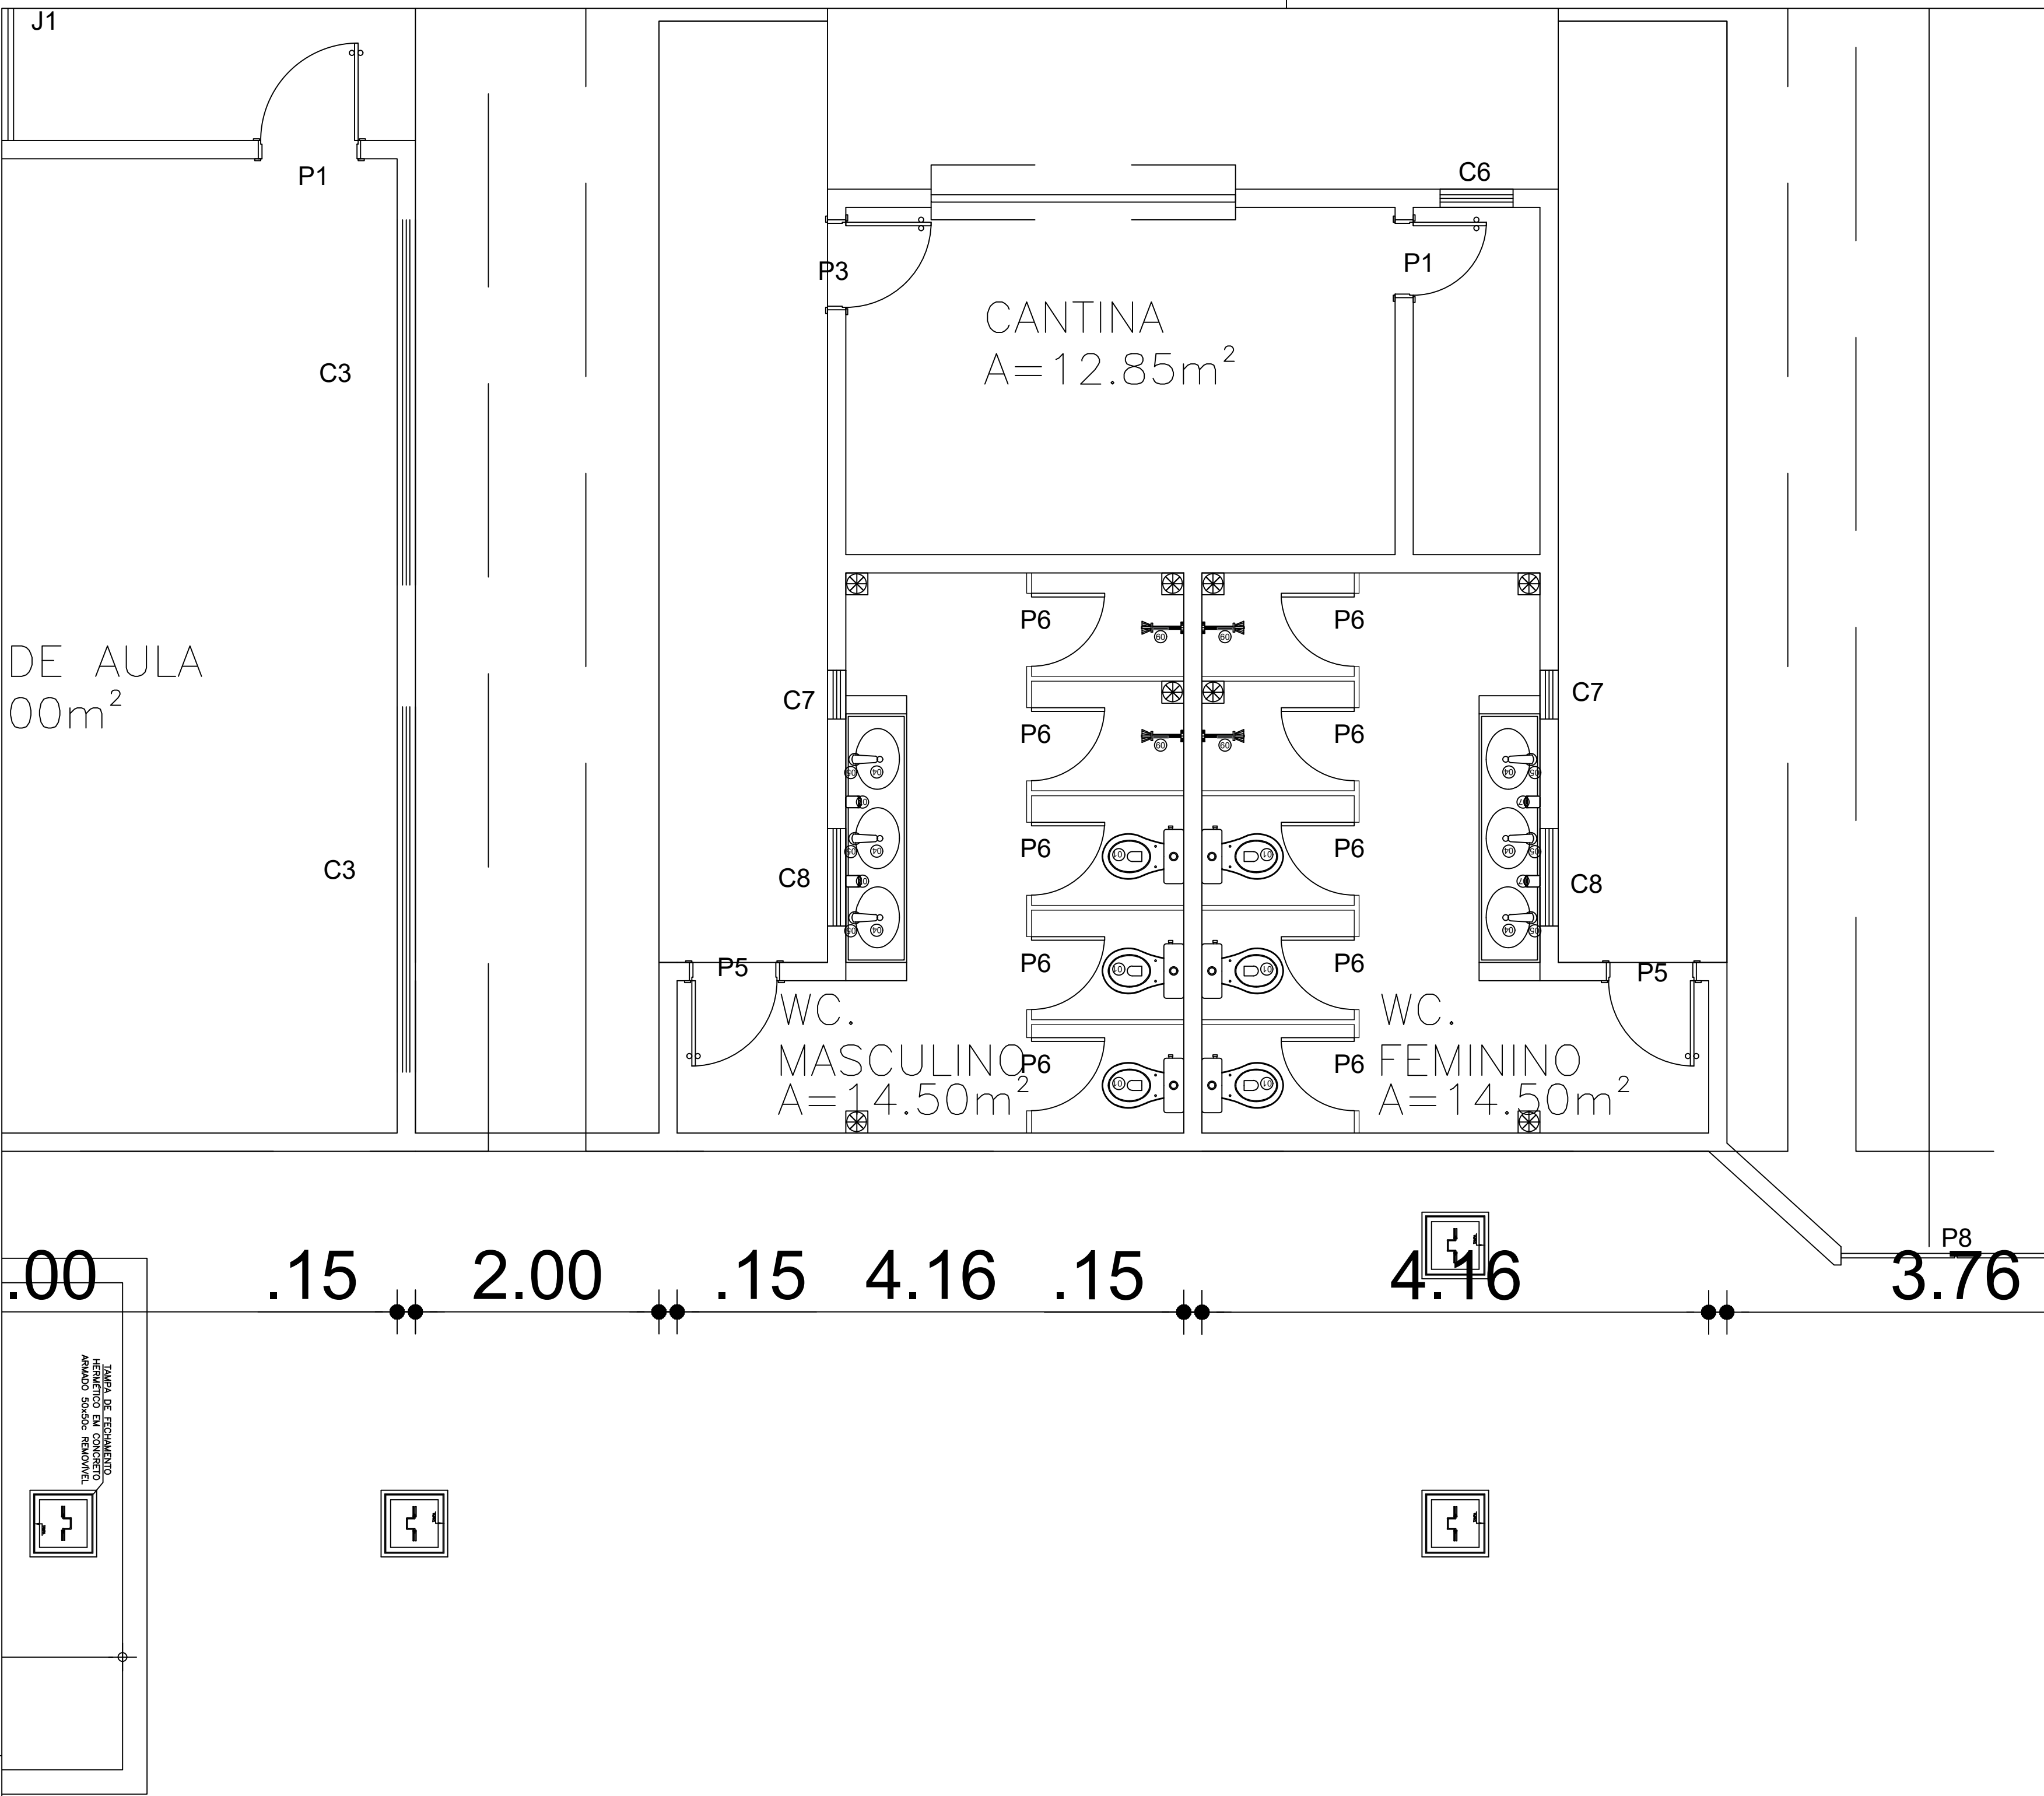

01 | PLANTA BAIXA WC's
ESCALA : 1/50

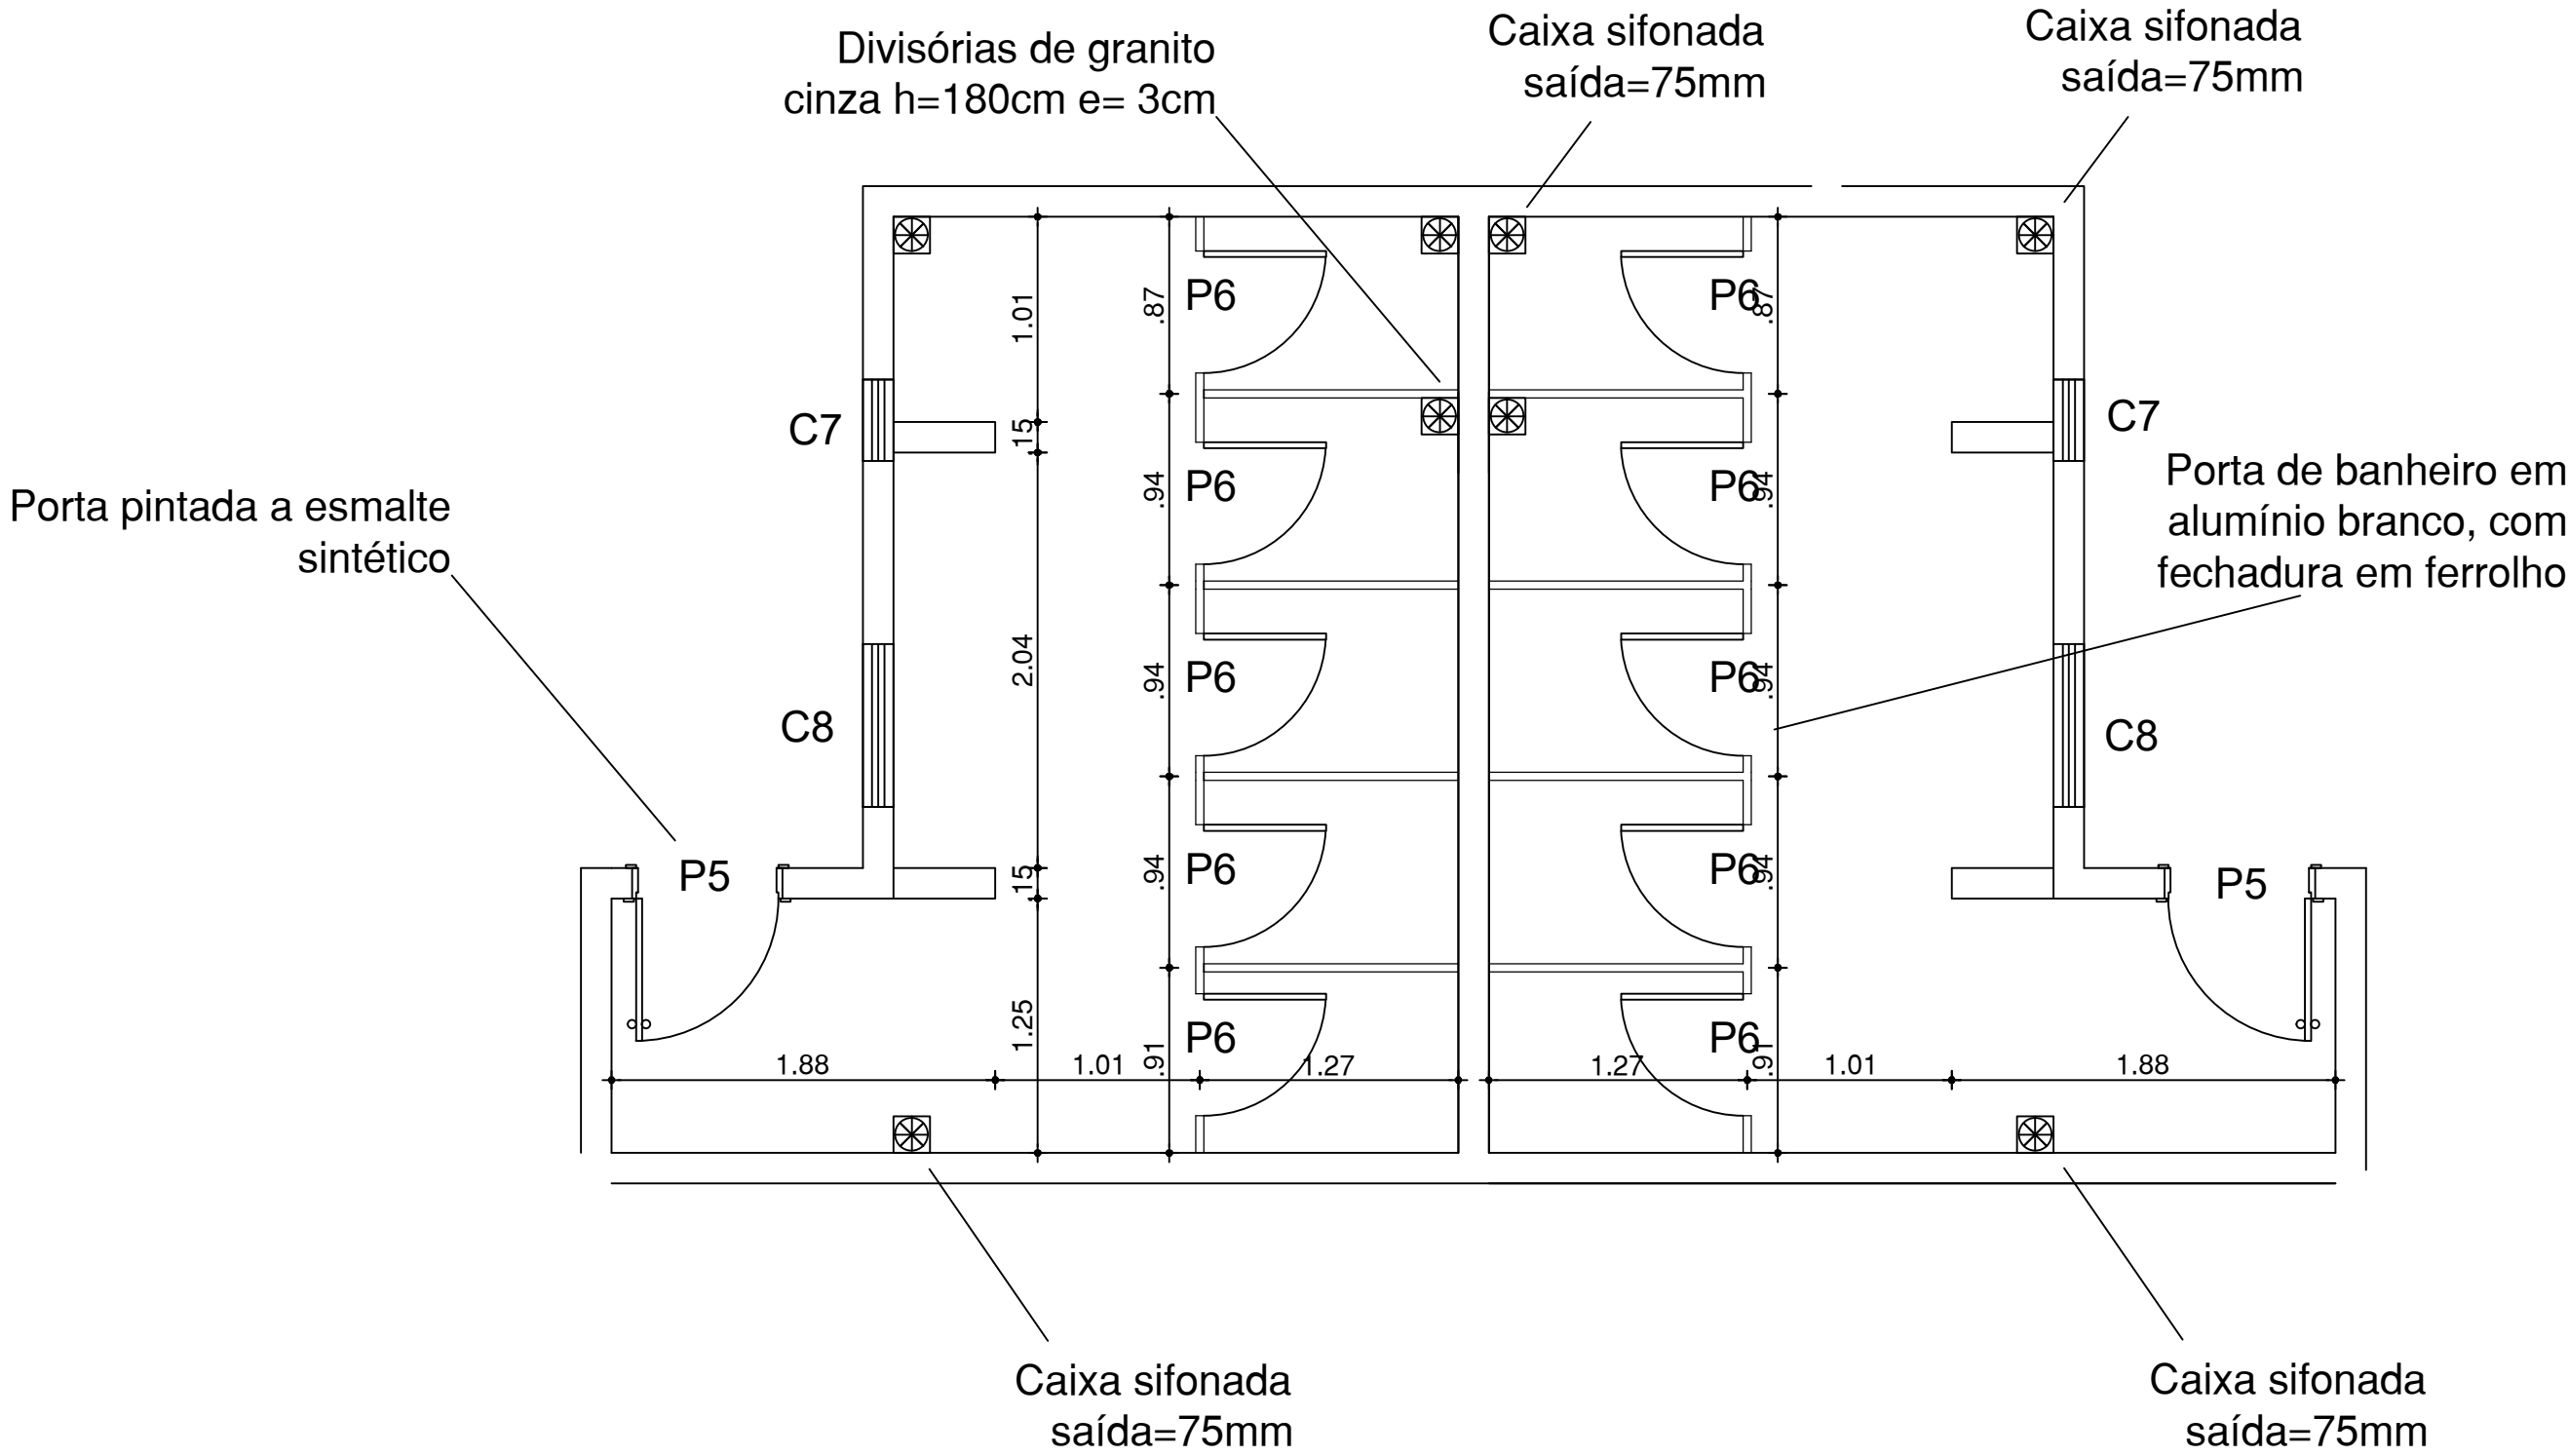

02 | ALVENARIAS E DIVISÓRIAS WC's
ESCALA : 1/50

01 | PLANTA BAIXA DE LOCAÇÃO
ESCALA : 1 / 50

Este projeto foi desenvolvido por: JOSÉ DÉMADE, Engenheiro Civil, inscrito no Conselho de Engenharia do Estado do Ceará, conforme disposto no Decreto Estadual nº 34.297, de 14 de junho de 2021. O projeto contém o sistema de localização e o sistema de localização e o sistema de localização.

 GOVERNO do ESTADO do CEARÁ <i>Secretaria de Educação</i>		CÉLULA DE ENGENHARIA - CEINF SEDUC CENTRO ADMINISTRATIVO GOVERNADOR VIRGÍLIO TAVERA AV. GIL, 400 - JARDIM BOMFIM - 61.020-000 - FORTALEZA - CEARÁ - BRASIL	
ANEXO TRANQUEIRAS - EEMTI JERÔNIMO ALVES		CREDE 13 - DEPENDÊNCIA	
CONTEÚDO DA PRANCHA:		ESCALA:	DESENHO:
01 - PLANTA DE INTERVENÇÕES;		1/50	JOSÉ DÉMADE
DATA: 01/09/2025		PRANCHAS:	
SET/2025		01/02	