









04.00 PLANTA BAIXA - IMPLANTAÇÃO 02
ESCALA 1:100

ENGENHARIA E ARQUITETURA
 Ar. Davi Luis Rios
 Rua 157 - Ribeira
 CEP 47660-190 - Ilheus/BA
 (71) 3084-7999
 www.daviros.com.br



DIS-P	DIS-C
Nome:	
Endereço:	
CEP/PAÍS:	
APROV. BOLETO	APROV. PREFEITURA





PROJETO:		CONSTRUÇÃO DE ARENINHAS NO MUNICÍPIO DE CRATEÚS	
CLIENTE:			
PREFEITURA MUNICIPAL DE CRATEÚS/CE			
LOCALIDADE:			
LOCALIDADE SANTO ANDRÉ			
TÍTULO:		RESPONSÁVEL TÉCNICO:	
PLANTA BAIXA - IMPLANTAÇÃO 02		GEORGANO CARVALHO	
		RESPONSÁVEL E LICENCIADO:	
		GEORGANO PINHEIRO	
DATA:		INDICADA:	
JUN/2025			
ARQUIVO:		PÁGINA:	
PO2_05_STO.ANDRE_AREN_ACES_IMP.dwg		04/13	

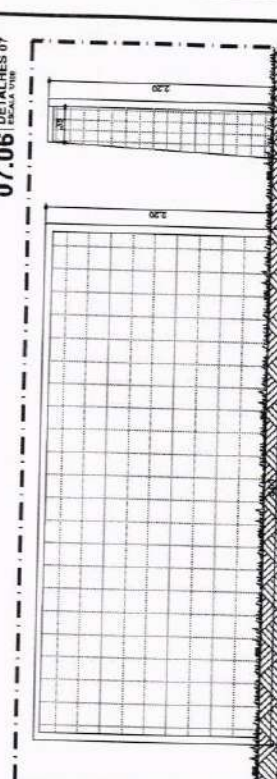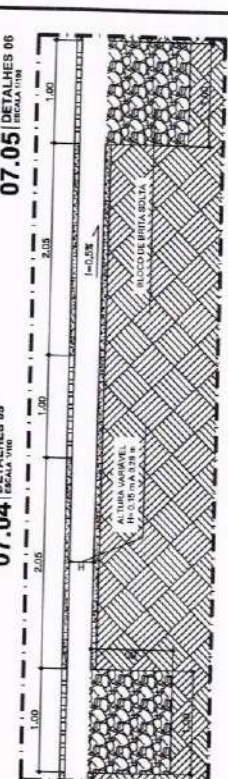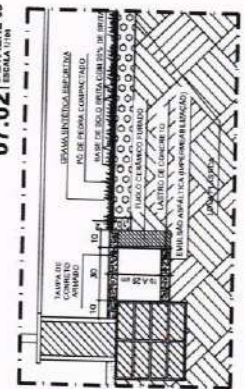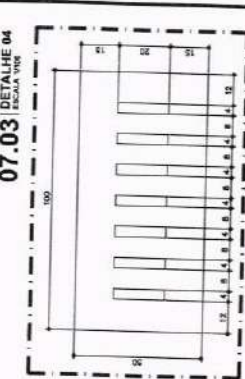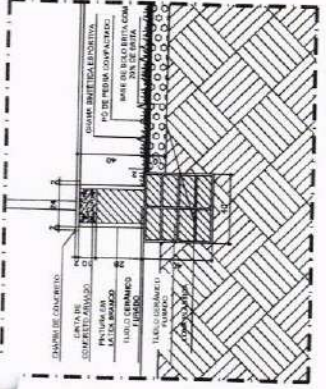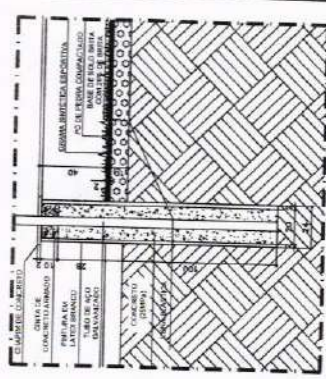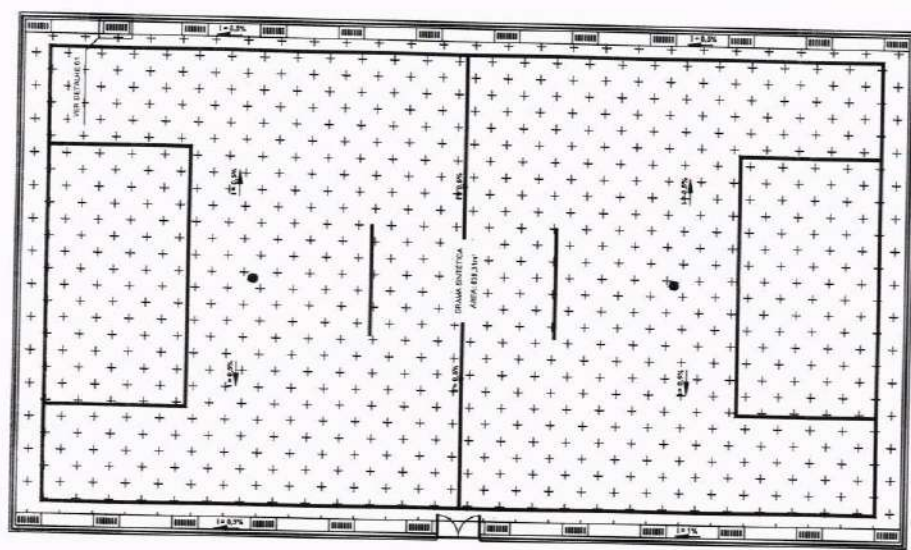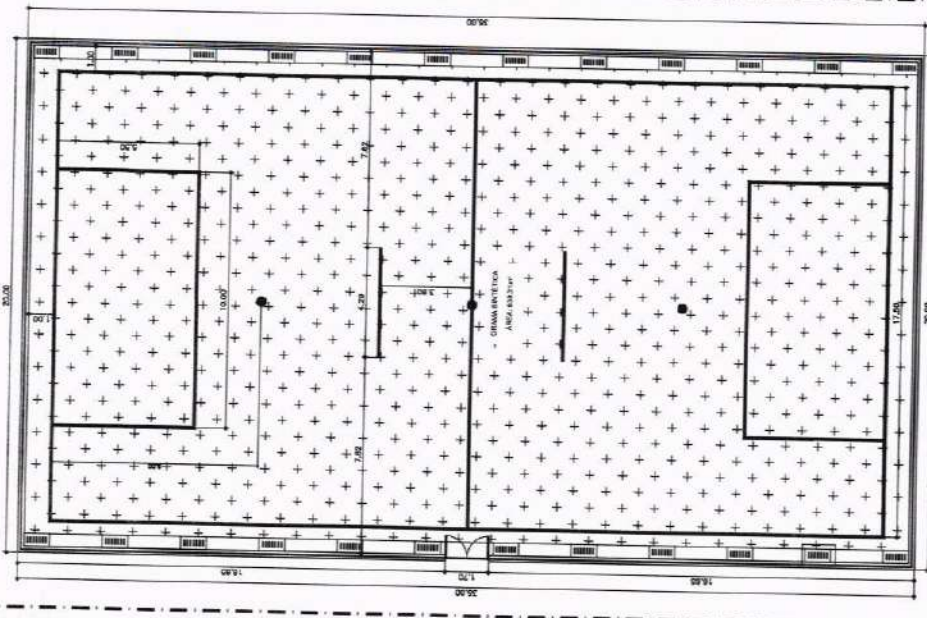


CONSTRUÇÃO DE ARENINHAS NO MUNICÍPIO DE CRATUEUS	
PREFEITURA MUNICIPAL DE CRATUEUS	
LOCALIDADE: SANTO ANDRÉ	
DETALHE - DEMARCAÇÃO	
DETALHE - INCLINAÇÃO	
DATA: JUN/2023	INDICADA
PROJETO: PO7.11 - ST0-ANDRÉ-AREN-DIET.dwg	07/13

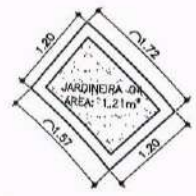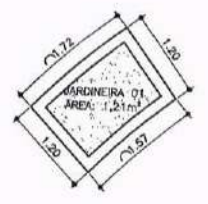


10.00 DETALHE - JARDINEIRAS 01 A 04
 ESCALA 1/50

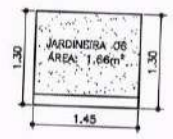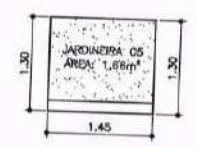


10.01 DETALHE - JARDINEIRAS 05 E 06
 ESCALA 1/50

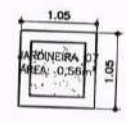


10.02 DETALHE - JARDINEIRAS 06 E 07
 ESCALA 1/50

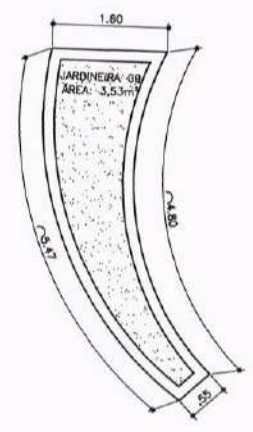

10.03 DETALHE - JARDINEIRAS 09
 ESCALA 1/50

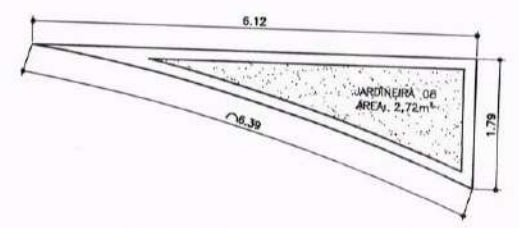

10.04 DETALHE - JARDINEIRA 08
 ESCALA 1/50

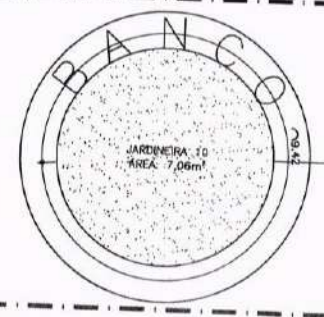


10.05 DETALHE - JARDINEIRA 10
 ESCALA 1/50

ISS-P	ISS-C
Proprietário:	
Destinação:	
Projeto:	
CREA/CAU	CREA/CAU
APROVO BOMBEIROS	APROVO PREFEITURA




REVISÃO Nº	DESCRIÇÃO
PROJETO: CONSTRUÇÃO DE ARENINHAS NO MUNICÍPIO DE CRATEÚS	
CLIENTE: PREFEITURA MUNICIPAL DE CRATEÚS/CE	
LOCAL: LOCALIDADE SANTO ANDRÉ	
CONTEÚDO:	RESPONSÁVEL TÉCNICO:
VISTA - ALAMBRADO	GIORDANO CARVALHO
DETALHE - MEIO-FIO	ARQUITETO E URBANISTA:
VISTA - BANCO	GEORDANO PINHEIRO
DESIGNER:	
DATA: JUN/2025	ESCALA: INDICADA
ARQUIVO: P07.11_STO.ANDRE_AREN_DET.dwg	FOLHA: 10/13

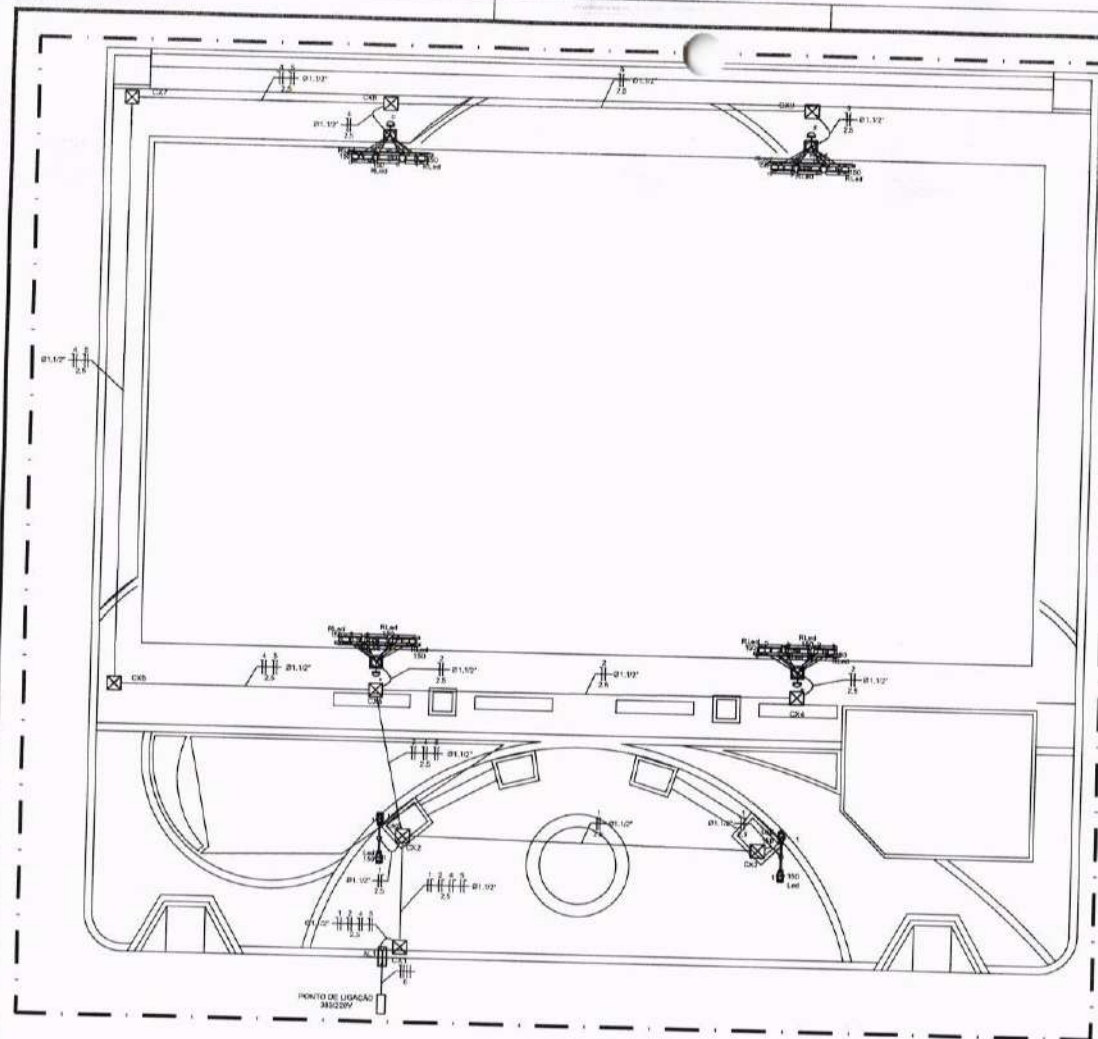


12.00 | PLANTA BAIXA - ELÉTRICA
ESCALA 1/100




12.01 | DETALHE 01
ESCALA 1/E

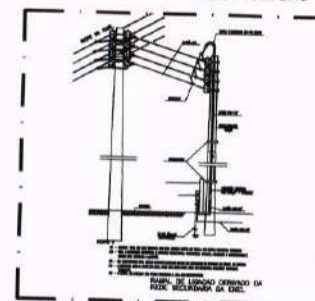

12.02 | DETALHE 02
ESCALA 1/E

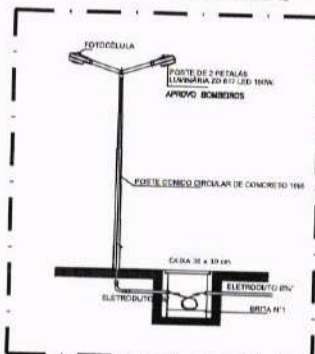

12.03 | DETALHE 03
ESCALA 1/E

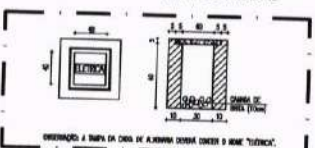

12.04 | DETALHE 04
ESCALA 1/E

Quadro de Cargas (QD2)

Circuito	Descrição	Esquema	Módulo de potência (W)	V (V)	Amperagem (A)	Pot. base (W)	Pot. total (W)	Fator de Correção (Fp)	Pot. - R (W)	Pot. - S (W)	Pot. - T (W)	POT (W)	FGA (W)	IT (W)	Seção (mm²)	Al. (m)	Diâ (mm)	IV (W)	IV base (W)	IV (A)	IV base (A)	Nota
1	ILUM - POSTE	FAN	0	220V	0	0	0	1	0	0	0	0	0	0	0	0	0	0	0	0	0	
2	ILUM - REFLETOR 1	FAN	0	220V	0	0	0	1	0	0	0	0	0	0	0	0	0	0	0	0	0	
3	ILUM - REFLETOR 2	FAN	0	220V	0	0	0	1	0	0	0	0	0	0	0	0	0	0	0	0	0	
4	ILUM - REFLETOR 3	FAN	0	220V	0	0	0	1	0	0	0	0	0	0	0	0	0	0	0	0	0	
5	ILUM - REFLETOR 4	FAN	0	220V	0	0	0	1	0	0	0	0	0	0	0	0	0	0	0	0	0	
TOTAL			0	220V	0	0	0	5	0	0	0	0	0	0	0	0	0	0	0	0	0	



12.05 | LUMINARIAS, REFLECTORES
ESCALA 1/50

PROJETO: _____
 LOCAL: _____
 DATA: _____
 ESCALA: _____



Legenda

- CX1 Caixa de passagem em alvenaria, 40x40cm e fundo de brita e laje de concreto
- Fa Fotocélula
- 1-150 Led Luminária de Led - 150W
- 2-150 Rled Refletor de led Alpha P106 - 150w

CONSTRUÇÃO DE ARENINHAS NO MUNICÍPIO DE CRATEUUS

PROJETO: _____
 LOCAL: _____
 DATA: _____
 ESCALA: _____

PROJETO: _____
 LOCAL: _____
 DATA: _____
 ESCALA: _____

PROJETO: _____
 LOCAL: _____
 DATA: _____
 ESCALA: _____

PROJETO: _____
 LOCAL: _____
 DATA: _____
 ESCALA: _____




P3
293564.3160
9393202.1694

P4
293604.2795
9393200.4619


IGREJA

P2
293562.6085
9393162.2874

P1
293602.5720
9393160.5799

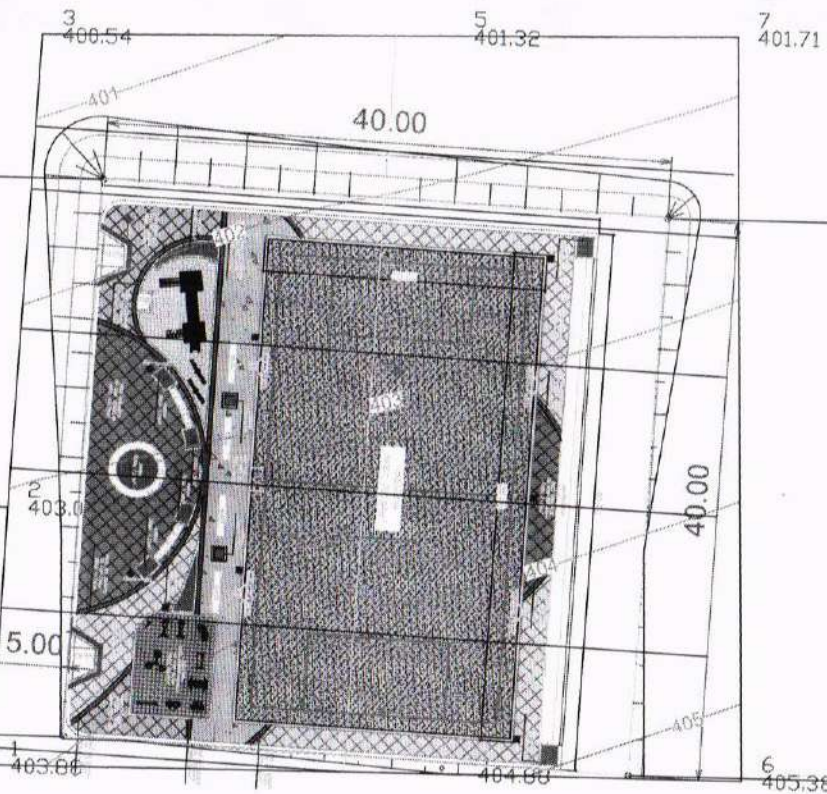

01 PLANTA DE LOCALIZAÇÃO
ESCALA — 1 : 1.175

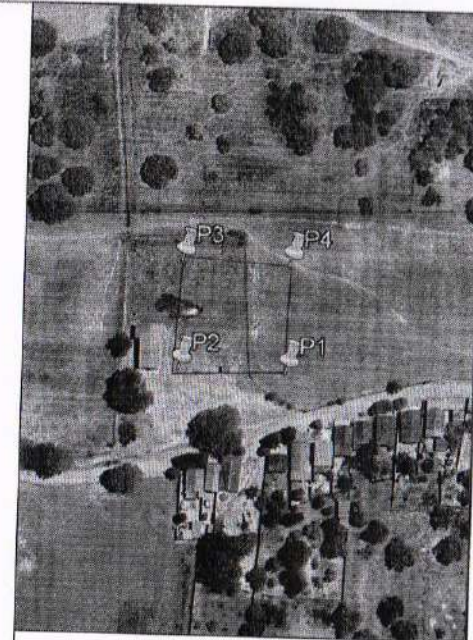

03 IMAGEM AEREA
ESCALA — 1 : 1.175

TABELA DE COORDENADAS

P1 293602.5720 9393160.5799	P3 293564.3160 9393202.1694
P2 293562.6085 9393162.2874	P4 293604.2795 9393200.4619

VOLUME TOTAL						
Estrada	Área do Corte (m²)	Área do Aterro (m²)	Volum. do Corte (m³)	Volum. do Aterro (m³)	Volum. Corte Aterro (m³)	Volum. Líquido (m³)
0+0.00	0.00	0.00	0.00	0.00	0.00	0.00
0+10.00	4.84	4.79	22.60	23.36	22.40	-1.54
1+0.00	0.00	27.16	0.00	180.40	180.40	180.40
1+10.00	0.00	86.94	0.00	310.13	310.13	310.13
2+0.00	0.00	62.05	0.00	716.81	716.81	716.81
2+4.46	0.00	7.02	0.00	290.96	290.96	290.96

Cut/Fill Summary

Name	Cut Factor	Fill Factor	2d Area	Cut	Fill	Net
VOLUME	1.000	1.000	1879.33sq.m	122.57 Cu. M.	3544.70 Cu. M.	1422.13 Cu. M. <P111>
Total			1879.33sq.m	122.57 Cu. M.	3544.70 Cu. M.	1422.13 Cu. M. <P111>



02 QUADRO DE CUBAGEM
ESCALA — 1 : 1.175

COMPLEXO ESPORTIVO SANTO ANDRÉ

PREFEITURA MUNICIPAL DE CRATEÚS

ZONA RURAL LOCALIDADE DE SANTO ANDRÉ - CRATEÚS/CE

COMISSÃO DE LICITAÇÃO

01 PLANTA DE LOCALIZAÇÃO

02 QUADRO DE CUBAGEM

INDICADA

01/01

ENGENHARIA E ARQUITETURA
 INSCRIÇÃO Nº 10.148/2008
 RUA SERRA DO MAR, 100 - JARDIM SÃO CARLOS - SÃO PAULO - SP

PROJETO: **CONSTRUÇÃO DE ARENINHAS NO MUNICÍPIO DE CRATEÚS**

PROJETADE: **ANDRÉ ROBERTO DE OLIVEIRA**

PROJETO Nº: **02/13**

DATA: **02/13**

LOCAL: **CRATEÚS**

PROJETO Nº: **02/13**

PROJETADE: **ANDRÉ ROBERTO DE OLIVEIRA**

PROJETO Nº: **02/13**

PROJETADE: **ANDRÉ ROBERTO DE OLIVEIRA**



QUADRO DE PAVIMENTAÇÃO

LETO: MATERIAL / APLACAMENTO

PRO FODOTRIL. INTERC. EM M.C. COM ESP. 8 E 10 CM. COM BARRAS EM OMBRE L. 20 CM.

PRO FODOTRIL. DE ALURTA EM M.C. COM ESP. DE 10 CM. COM VENTRIALIA. M. 20 CM. E 10 CM.

CONSTRUÇÃO DE ARENINHAS NO MUNICÍPIO DE CRATEÚS

PREFEITURA MUNICIPAL DE CRATEÚS

LOCALIDADE: DOM FRAGOSO


PLANTA BAIXA - ACESSIBILIDADE

DETALHES - ACESSIBILIDADE




DATA: **02/13**


PROJETO Nº: **02/13**

PROJETADE: **ANDRÉ ROBERTO DE OLIVEIRA**

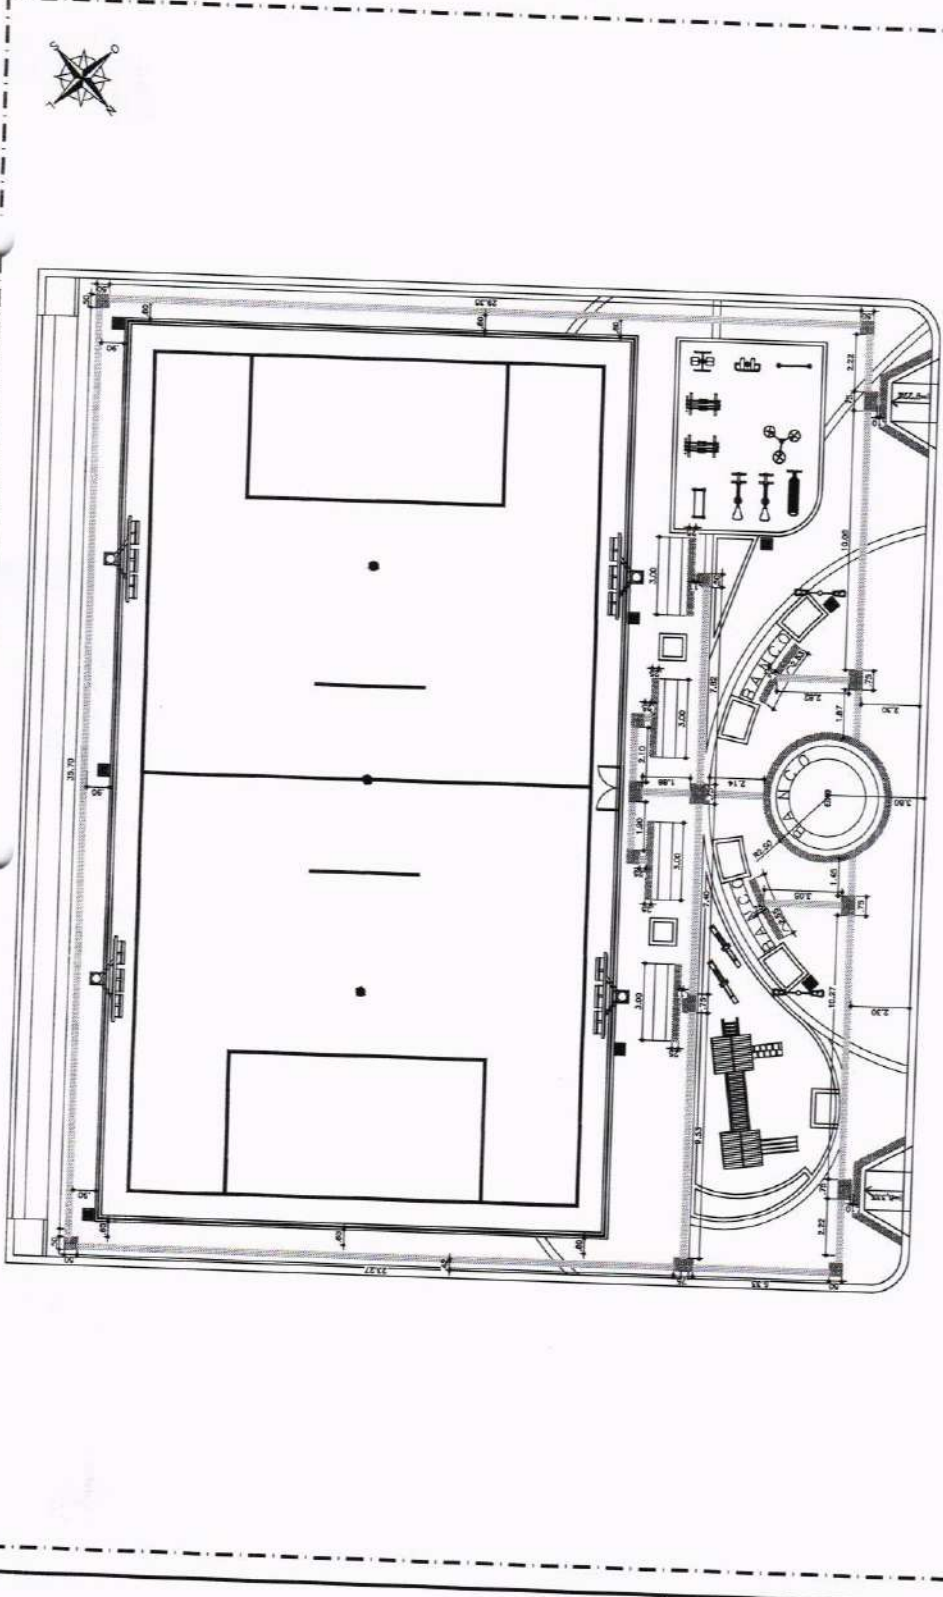

02.00 PLANTA BAIXA - ACESSIBILIDADE
 ESCALA 1/50

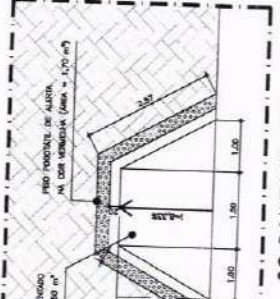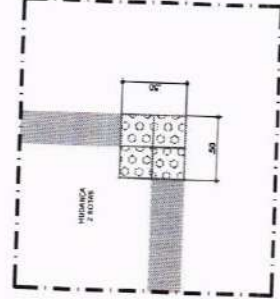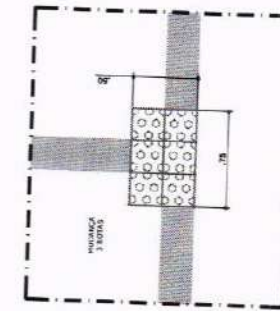


ENGENHARIA E ARQUITETURA
 Responsabilidade Profissional

Nº. Inscrição: 000
 CPF: 000.000.000-00
 R.G.: 000.000.000

Nome: _____
 Endereço: _____
 Telefone: _____
 E-mail: _____

Assinatura: _____
 Rubrica: _____

Data: _____
 Hora: _____

Local: _____
 Estado: _____

Município: _____

Nome do Projeto: _____
 Nº. do Projeto: _____


Nome do Cliente: _____
 Endereço do Cliente: _____
 Telefone do Cliente: _____
 E-mail do Cliente: _____




CONSTRUÇÃO DE ARENINHAS NO MUNICÍPIO DE CRATEÚS
 PREFEITURA MUNICIPAL DE CRATEÚS
 LOCALIDADE: DOM FRAGOSO
 PLANTA: BARRA - IMPLANTAÇÃO 01

DATA: JUN/2025
 INDICADA: _____
 INDICADA: _____

03/13

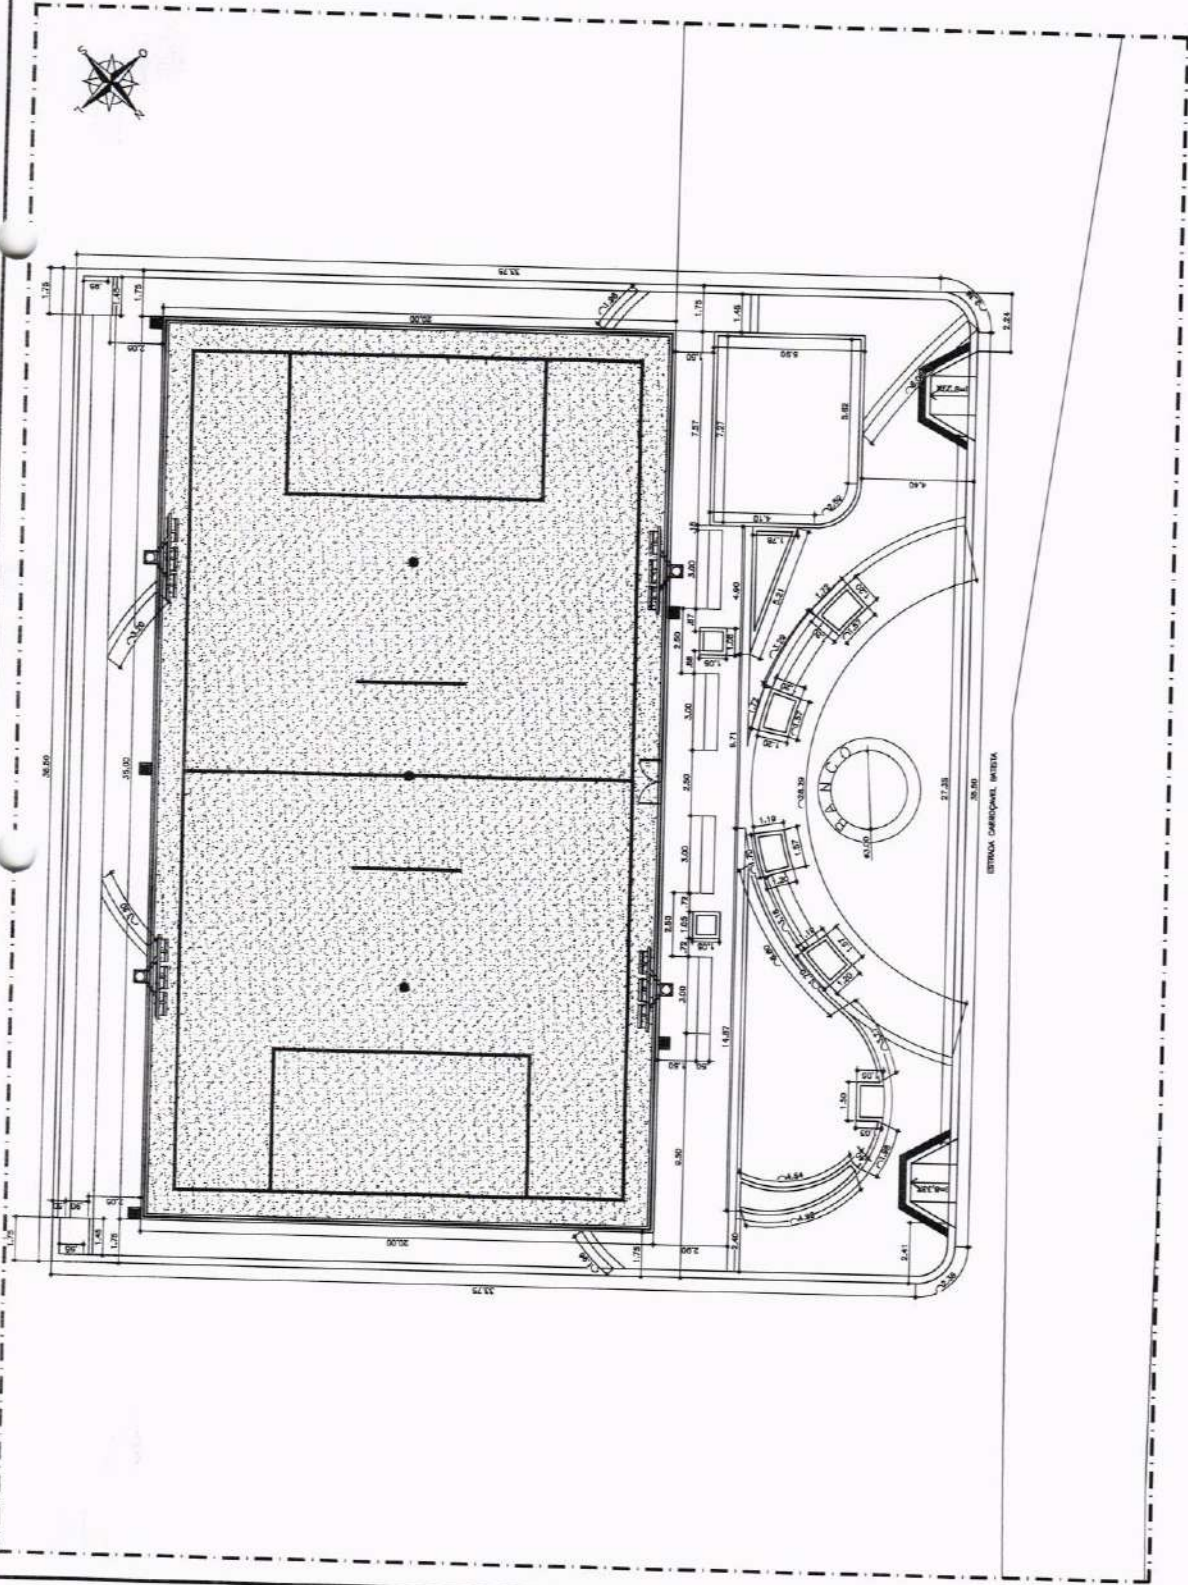

03.00 | PLANTA BARRA - IMPLANTAÇÃO 01

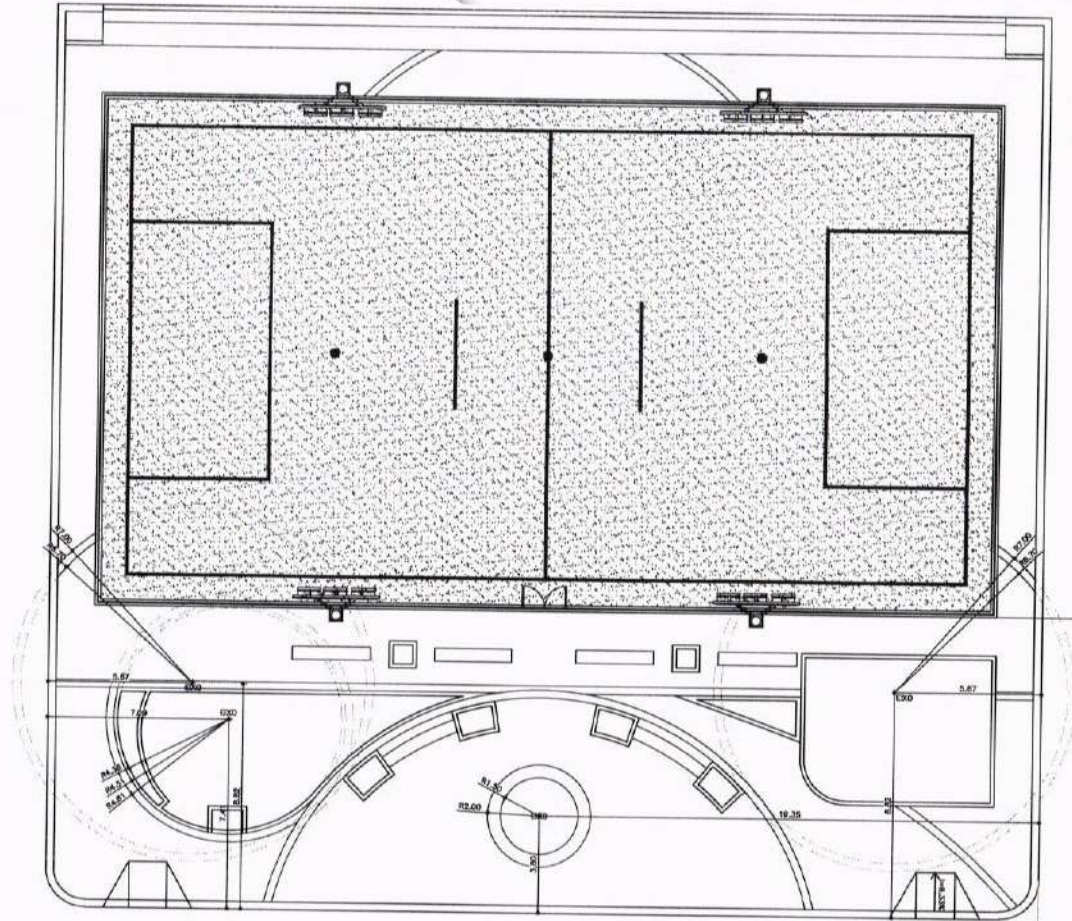

ESTRADA CARROÇAVEL BASTA

04.00 | PLANTA BAIXA - IMPLANTAÇÃO 02
ESCALA 1:100

ENGENHARIA E ARQUITETURA

Av. Oliveira 000
Cidade 1511 - Assolândia
CEP 85.900-100 - Foz de Iguaçu/PR
FONE: (41) 3334-7005
E-MAIL: eng@eng-arq.com.br

PROJ. Nº	PROJ. C
PROJ. P	PROJ. P
PROJ. Q	PROJ. Q
PROJ. R	PROJ. R
PROJ. S	PROJ. S
PROJ. T	PROJ. T
PROJ. U	PROJ. U
PROJ. V	PROJ. V
PROJ. W	PROJ. W
PROJ. X	PROJ. X
PROJ. Y	PROJ. Y
PROJ. Z	PROJ. Z



PROJ. Nº		SEÇÃO	
CONSTRUÇÃO DE ARENINHAS NO MUNICÍPIO DE CRATEÚS			
OBJETO: PREFEITURA MUNICIPAL DE CRATEÚS/CE			
LOCALIDADE: LOCALIDADE DOM FRAGOSO			
PLANTA BAIXA - IMPLANTAÇÃO 02		RESPONSÁVEL TÉCNICO: GEORGIANO CARVALHO	
		PROJETO E EXECUÇÃO: GEORGIANO PINHEIRO	
		CATEGORIA:	
DATA: JUN/2025	ESCALA: INDICADA	FOLHA: 04/13	
ARQUIVO: P02.05_DOM.FRAGOSO_AREN_ACES.IMP.dwg			

