 


JAZIDA
325762.5764
9431870.5093
A=28+423.91 M²


INICIO
325714.5329
9431638.5377



SEÇÃO DE CORTIÇE



SEÇÃO DE TERREIRO

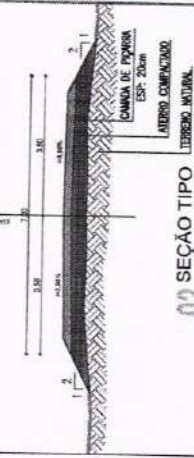

02 SEÇÃO TIPO
ESCALA 1:1.500

- LEGENDA:
- (+100,0M) ESTACAS
 - PIÇARRAMENTO
 - CURVA DE NÍVEL

FRANCISCO Assado
ICOR
SOLTEIRO
EVAJUELISTA/ANCIENISTA
REGISTRO Nº 9356000110

PROJETO DE RECUPERAÇÃO DE ESTRADA VICINAL

PREFEITURA MUNICIPAL DE CRATEÚS

DE 07/11/2011 - 08/11/2011

DE 07/11/2011 - 08/11/2011

DE 07/11/2011 - 08/11/2011

DE 07/11/2011 - 08/11/2011

DE 07/11/2011 - 08/11/2011


DE 07/11/2011 - 08/11/2011

DE 07/11/2011 - 08/11/2011

01 PLANTA BAIXA
ESCALA 1:1.500

01/07



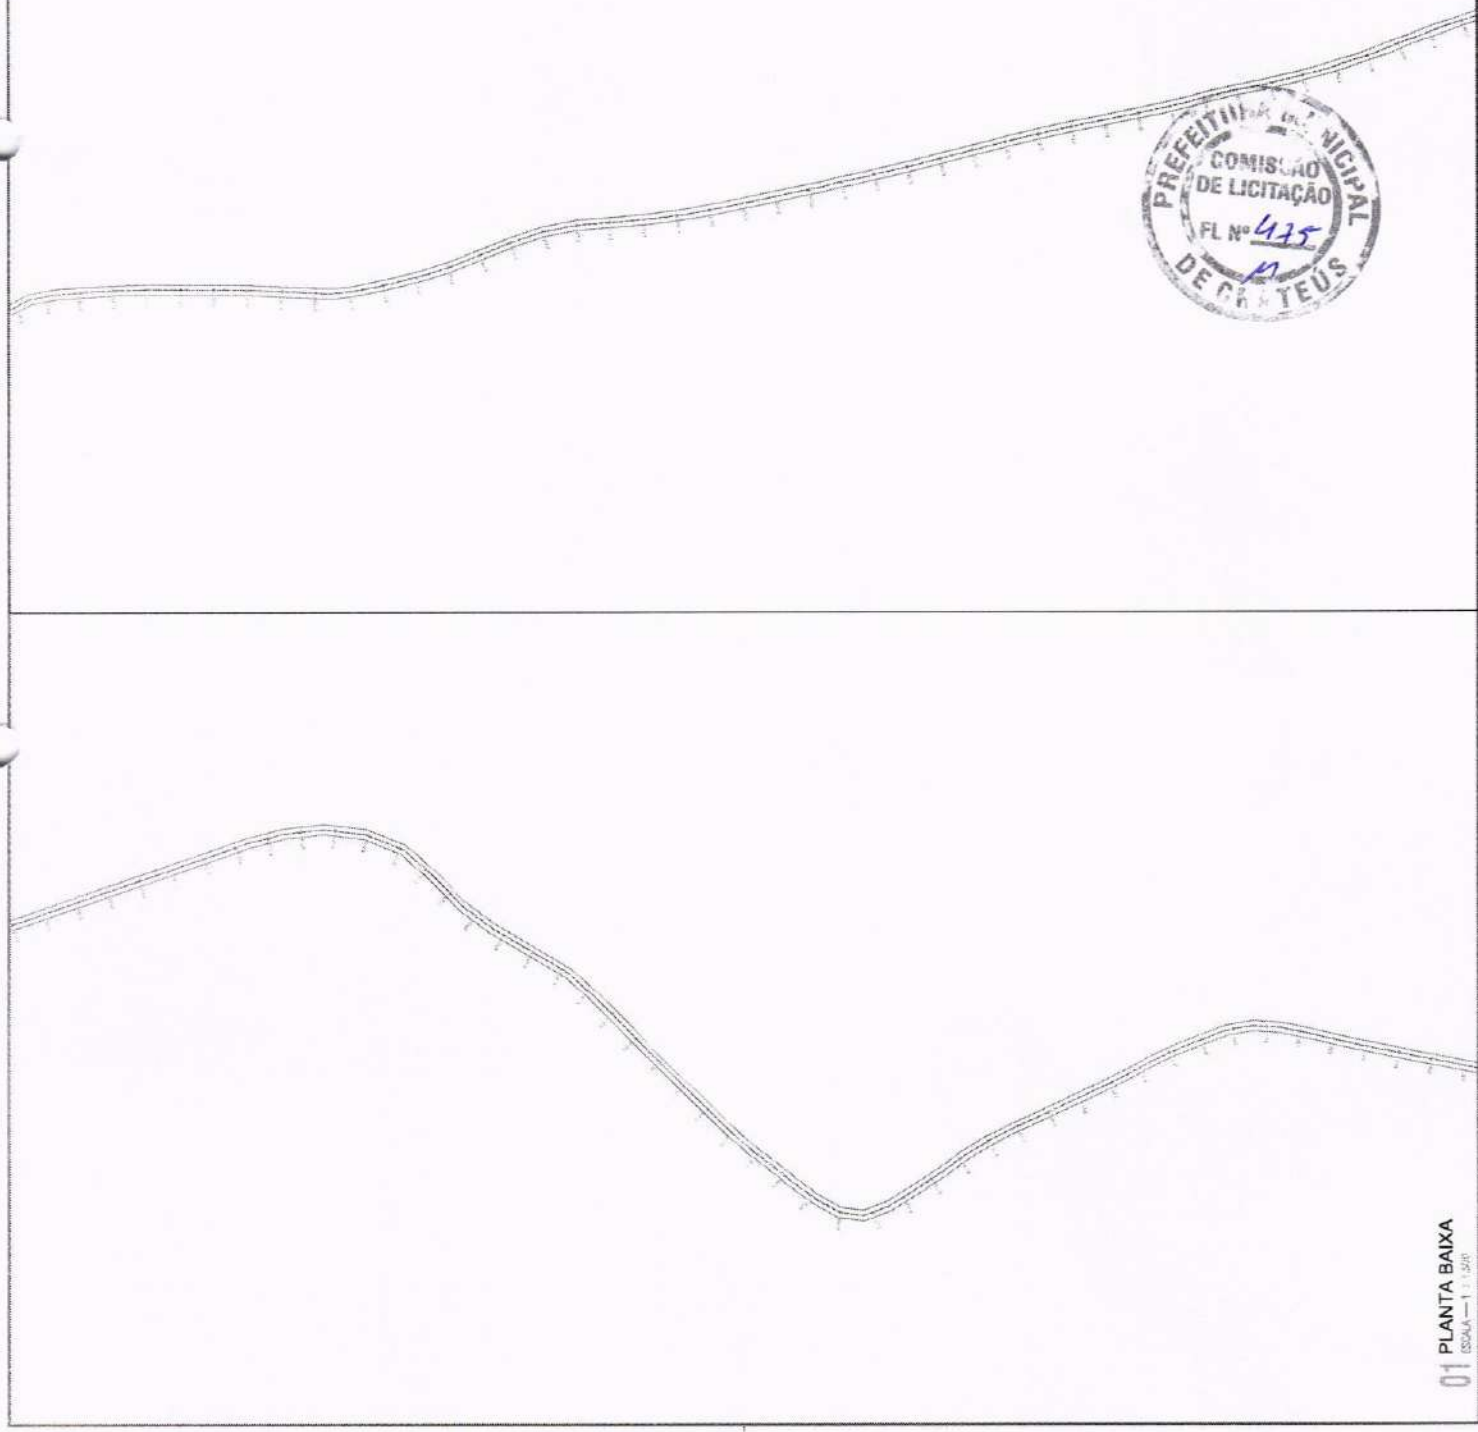

SEÇÃO DE CORTIL



SEÇÃO ALARGADO



02 SEÇÃO TIPO
ESCALA = 1 : 500

LEGENDA:
[1400,00] ESTACAS
[] PAVIMENTO
[] CURVA DE NÍVEL

FRANCISCO Assinado
KICER
BOQUEIRA
EVANGELISTA VANDERLEITA
ASSINADO 20/06/2010

PROJETO DE RECUPERAÇÃO DE ESTRADA VICINAL

PREFEITURA MUNICIPAL DE CRATEÚS

SECRETARIA MUNICIPAL DE OBRAS E SERVIÇOS PÚBLICOS

PROJETO DE RECUPERAÇÃO DE ESTRADA VICINAL

PROJETO Nº: 001/2007



PROJETADE: JOÃO VICTOR D. APOLÔNIO

DATA: MAIO / 2008

LOCAL: MUCABA

02/07

01 PLANTA BAIXA
ESCALA = 1 : 500

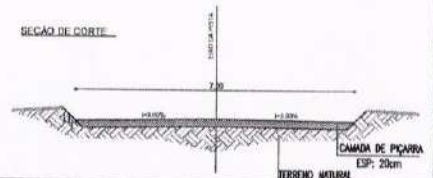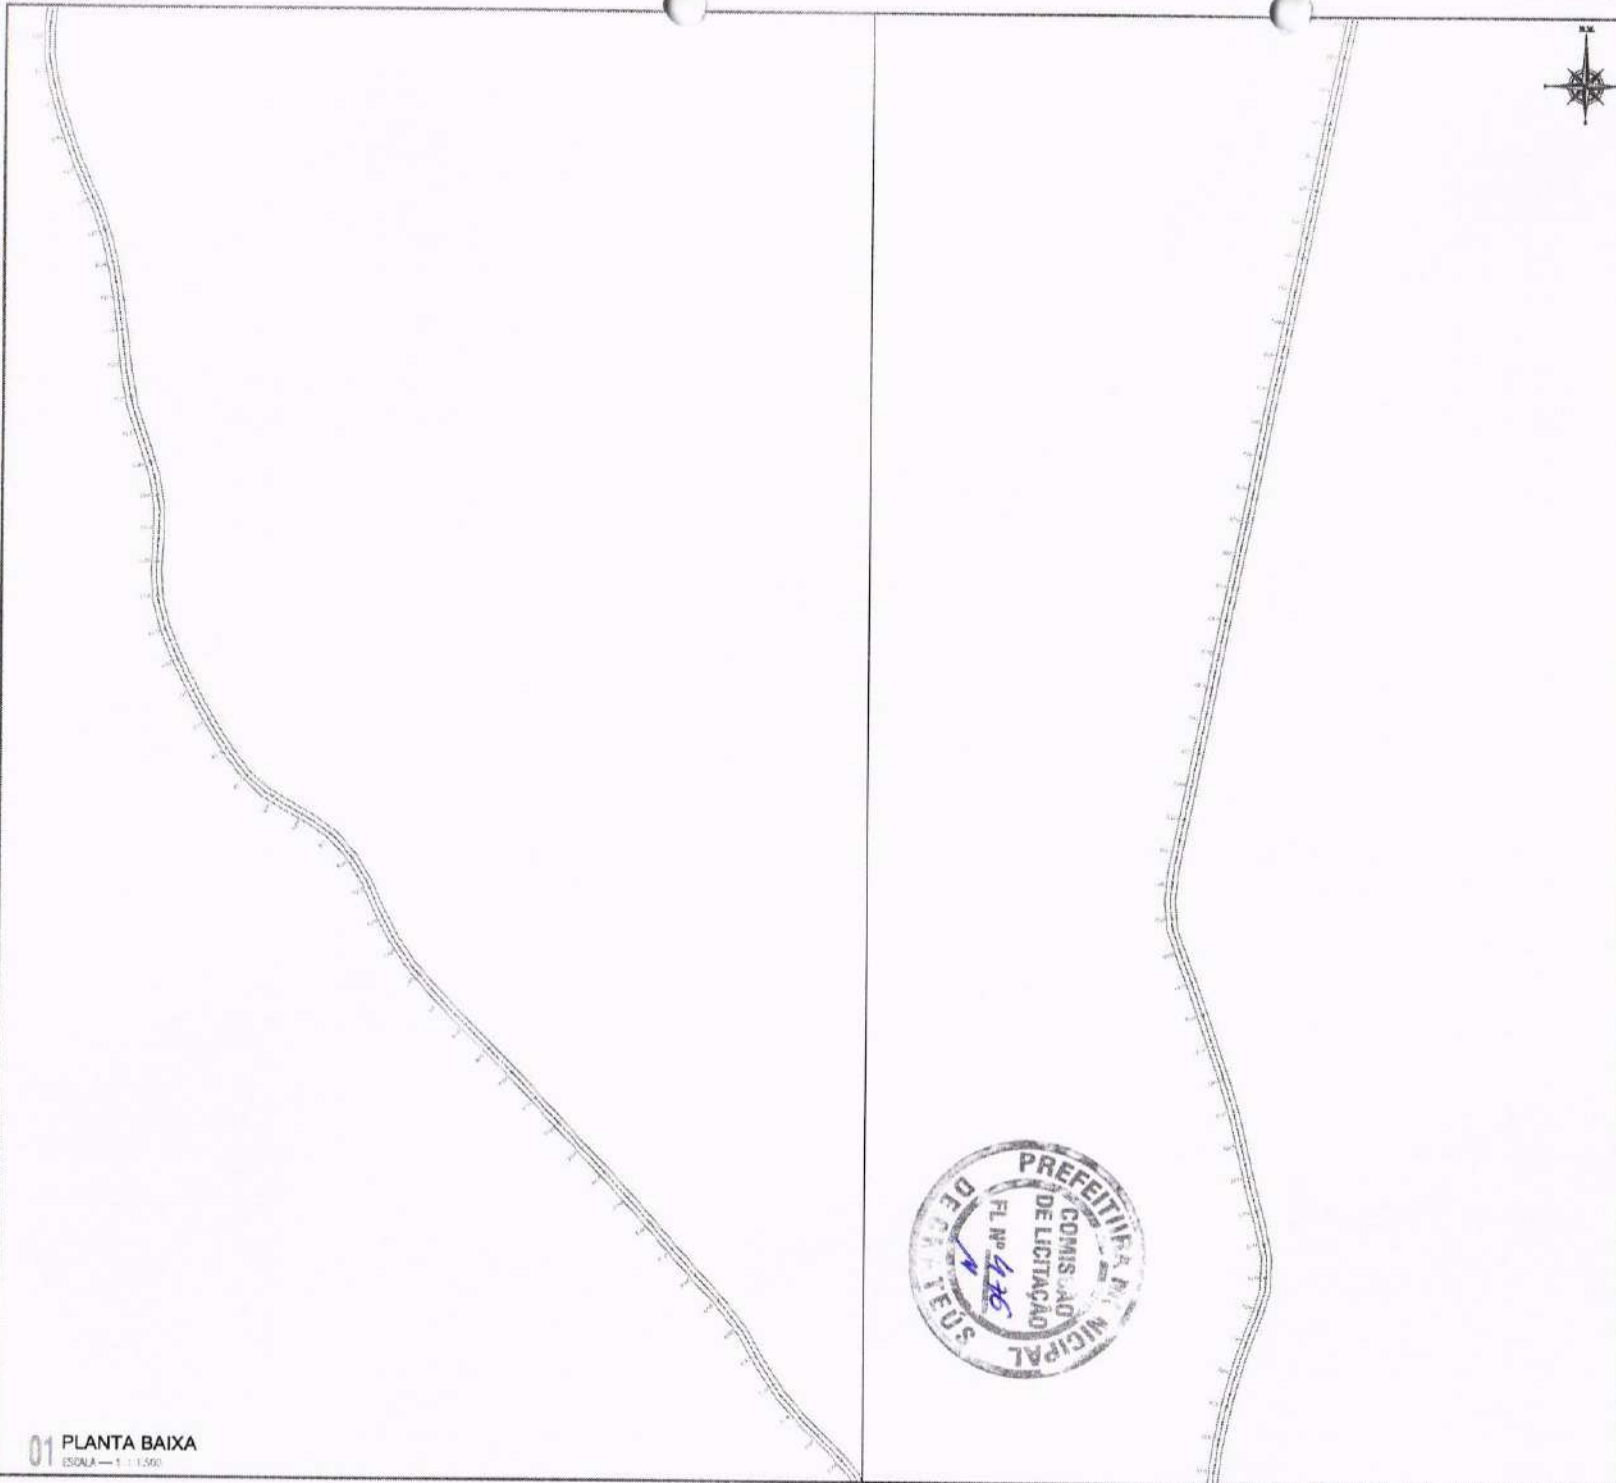

02 SEÇÃO TIPO
ESCALA — 1 : 100.00

- LEGENDA:**
- 0+00.00 ESTACAS
 - PIÇARRAMENTO
 - CURVA DE NIVEL

REVISÃO	DATA	FEITO POR

APPROVADO: _____

RESPONSÁVEL: FRANCISCO Acassuto
 IDOR igualmente por
 SIQUEIRA FRANCISCO
 EVANGELISTA VANGELISTA
 00556026310 00556026310

PROJETO DE RECUPERAÇÃO DE ESTRADA VICINAL

PROPOSTA Nº: _____

PREFEITURA MUNICIPAL DE CRATEÚS

ENCOMENDADO: **CE 187 P APUL - CRATEÚS**

CONTRATADO: _____

ELABORADO: _____

REVISADO: _____

INDICADA: _____

DATA: **MAIO / 2025**

ELABORADO POR: **JÓÃO VICTOR B. APOLÔNIO**

DATA: **03/07**



01 PLANTA BAIXA
ESCALA — 1 : 1.500



03/07

315
314
313
312
311
310
309
308
307
306
305
304
303
302
301
300
299
298
297
296
295
294
293
292
291
290
289
288
287
286
285
284
283



FRANCISCO Assado
COORD
SILVANA
EVANGELISTA/ANFELISA
ASSADO/2010 080922010

PROJETO DE RECUPERAÇÃO DE ESTRADA VICINAL

PREFEITURA MUNICIPAL DE CRATEUS

SECRETARIA MUNICIPAL DE OBRAS E URBANISMO

SECRETARIA MUNICIPAL DE OBRAS E URBANISMO

05/07

JOÃO VICTOR D. APOLOMIO

MAIO / 2024

CE-187 X APUJ



Francisco Assis
 Francisco Assis
 SOUZA
 EVANGELISTA
 06556020310 0686020310



PROJETO DE RECUPERAÇÃO DE ESTRADA VICINAL

PREFEITURA MUNICIPAL DE CRATUEUS
 DE 18771 APUJ - CRATUEUS
 A. FERREIRA JUNIOR
 DEPARTAMENTO DE LICITAÇÃO
 15/05/2016

MARCA: HERICABA
 DATA: MAIO / 2016
 PREÇO: 06/07

JOÃO VICTOR D. APOLÔNIO
 PREFEITO

CRATEUS
 GOVERNADOR
 DE CRATUEUS

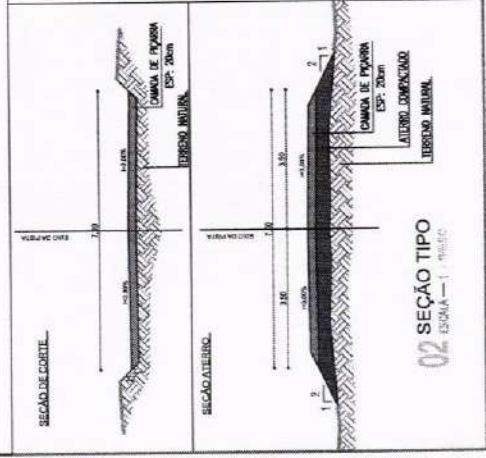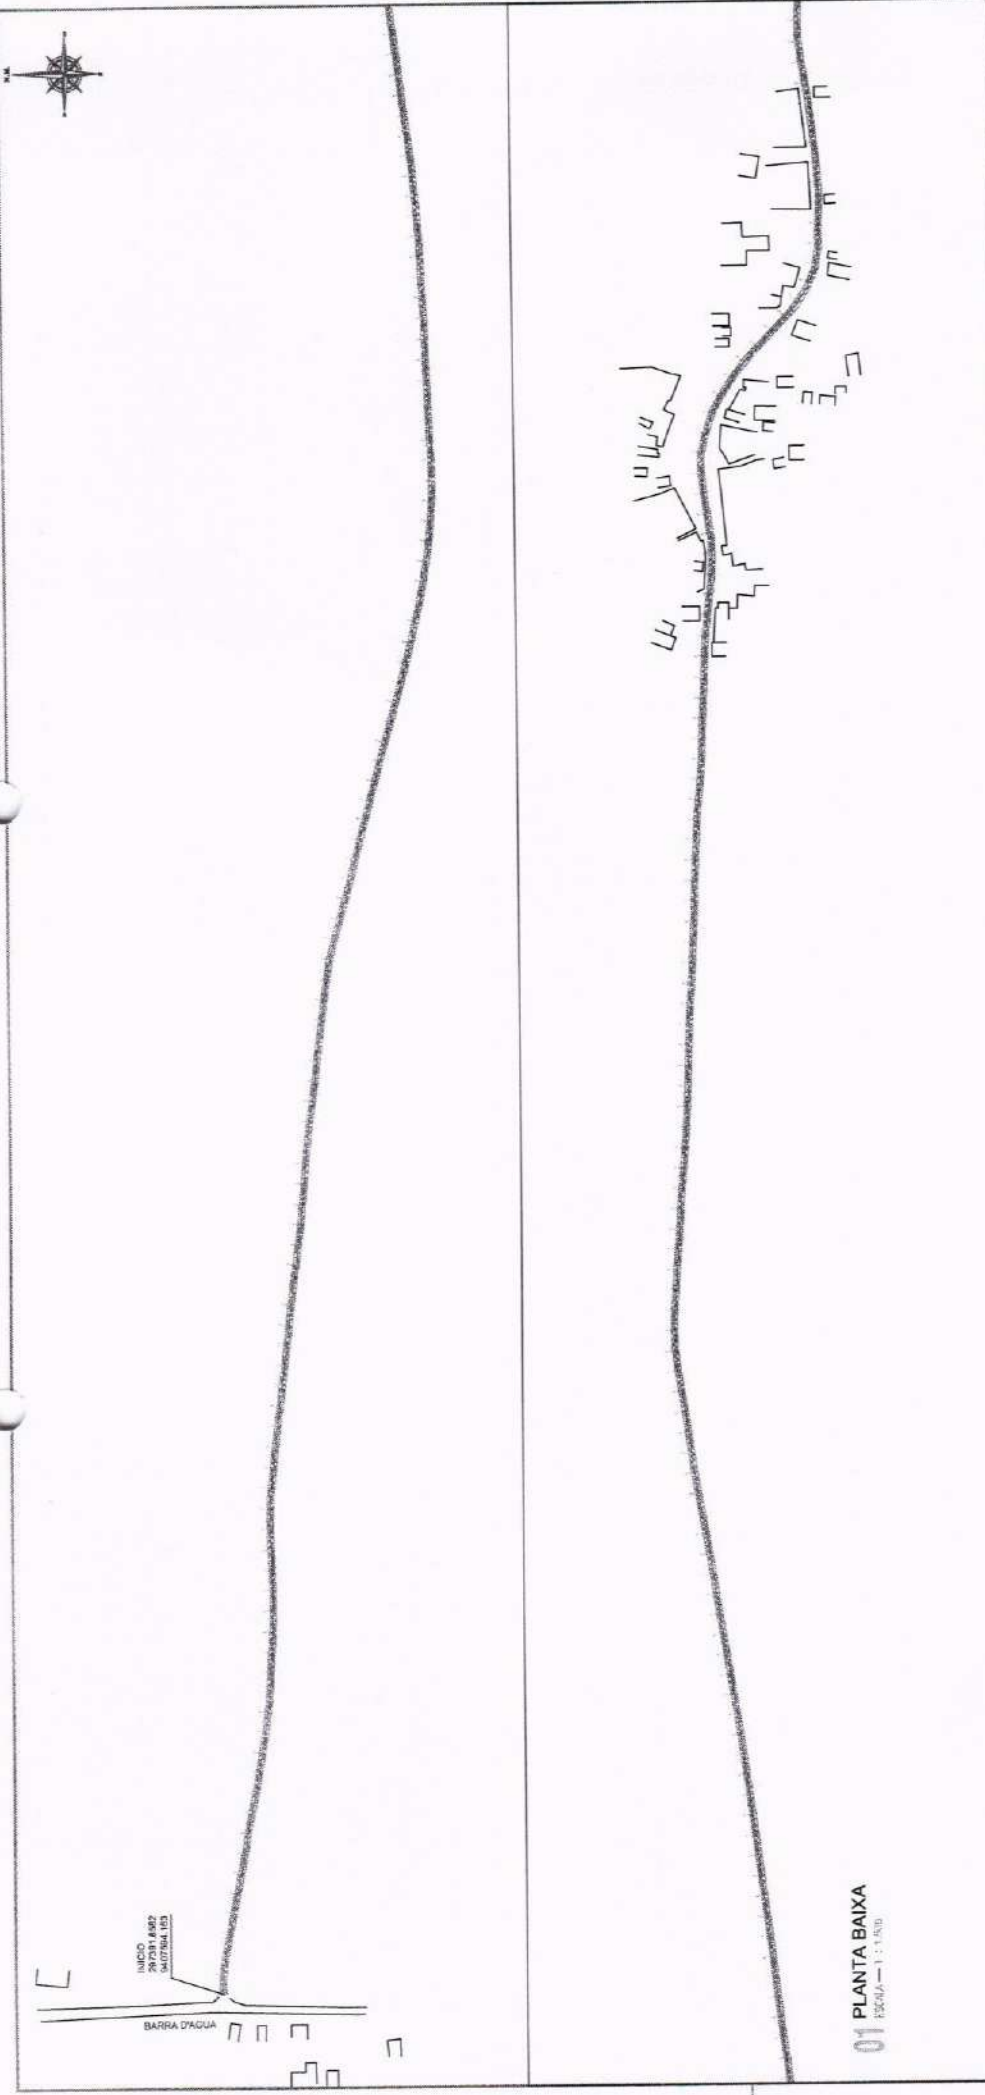


LEGENDA:

- 0+00,00 ESTACAS
- PIÇARRAMENTO
- CURVA DE NÍVEL



TÍTULO: _____ DATA: _____ VOLUME: _____		TÍTULO: _____ DATA: _____ VOLUME: _____	
PROPOSTOR: FRANCISCO Assis de SOUZA FRANCISCO SOUZA FRANCISQUEIRA ENGENHEIRO CIVIL CRATÚS - BA Nº 0558028310 (RNS) 020310			
PROJETO DE RECUPERAÇÃO DE ESTRADA VICINAL			
EXECUTOR: PREFEITURA MUNICIPAL DE CRATÚS ENDEREÇO: RUA MARIA FÁTIMA - CRATÚS			
Nº DA PLANHA: _____ Nº DA BARRA: _____ Nº DE FOLHAS: _____		Nº DE FOLHAS: _____ Nº DE BARRAS: _____ Nº DE PLANHAS: _____	
INDICADA JOÃO VICTOR S. AVALÔNIO DATA: MAIO / 2008		INDICADA DATA: _____ Nº DE FOLHAS: _____ Nº DE BARRAS: _____ Nº DE PLANHAS: _____	



01 PLANTA BAIXA
ESCALA — 1 : 1.000

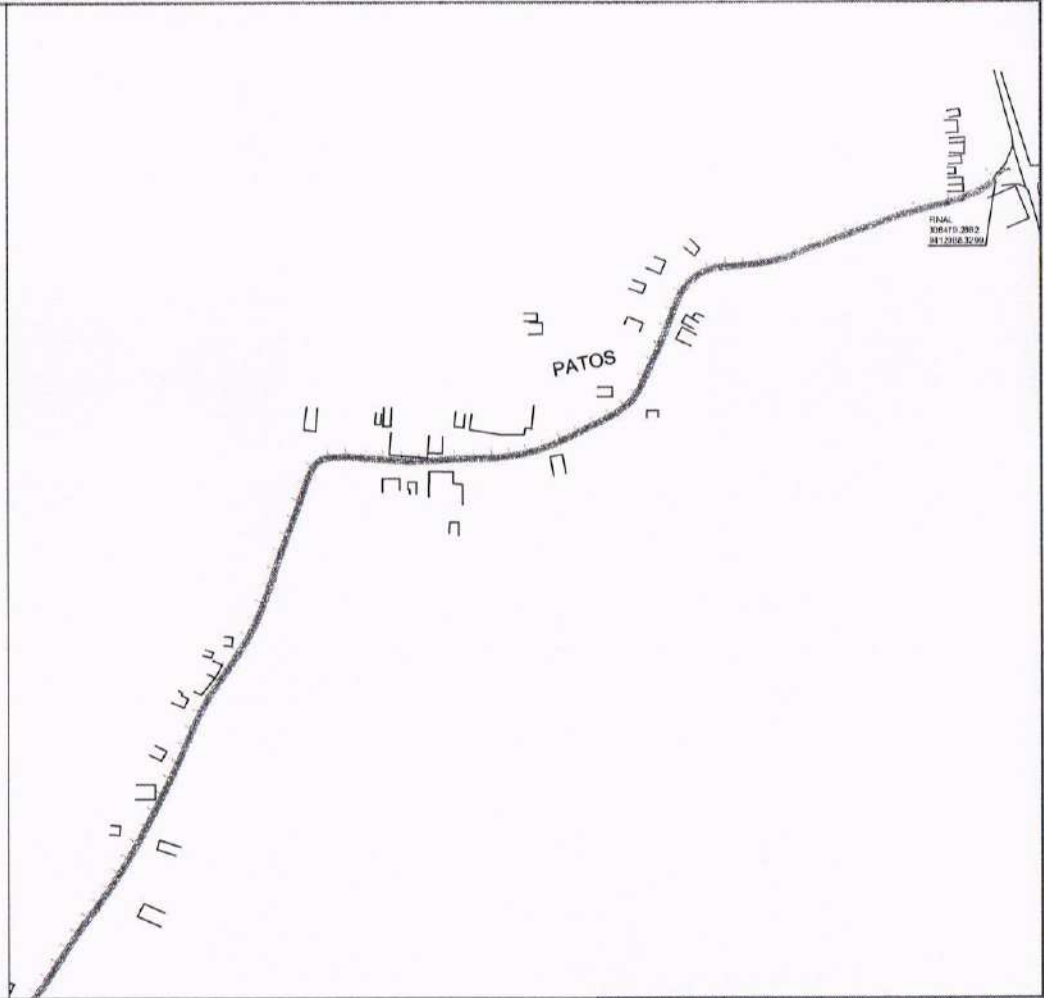



PIVAL:
305.470.2802
305.2108.3004

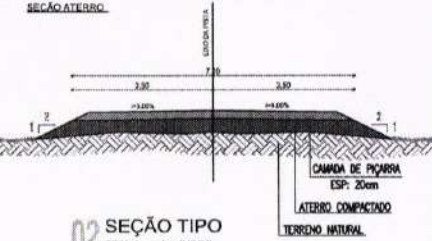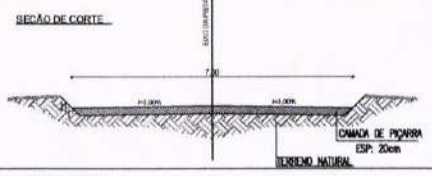

02 SEÇÃO TIPO
ESCALA — 1 : 0,500

- LEGENDA:
- 0+00,00 ESTACAS
 - PIÇARRAMENTO
 - CURVA DE NÍVEL

PROJETO DE RECUPERAÇÃO DE ESTRADA VICINAL	
FRANCISCO IGOR SIQUEIRA EVANGELISTA Assinado digitalmente por FRANCISCO IGOR SIQUEIRA EVANGELISTA 05556026310 05555026316	
PREFEITURA MUNICIPAL DE CRATEÚS PATOS BARRA D'ÁGUA - CEARÁ	
DATA: 05/09/2025 LOCAL: PATOS BARRA D'ÁGUA - CEARÁ	GOVERNO DO ESTADO DO CEARÁ CRATEÚS PREFEITURA MUNICIPAL
DATA: MAIO / 2025 ASSINADO: JOÃO VICTOR D. APOLÔNIO	DATA: 05/09 ASSINADO:

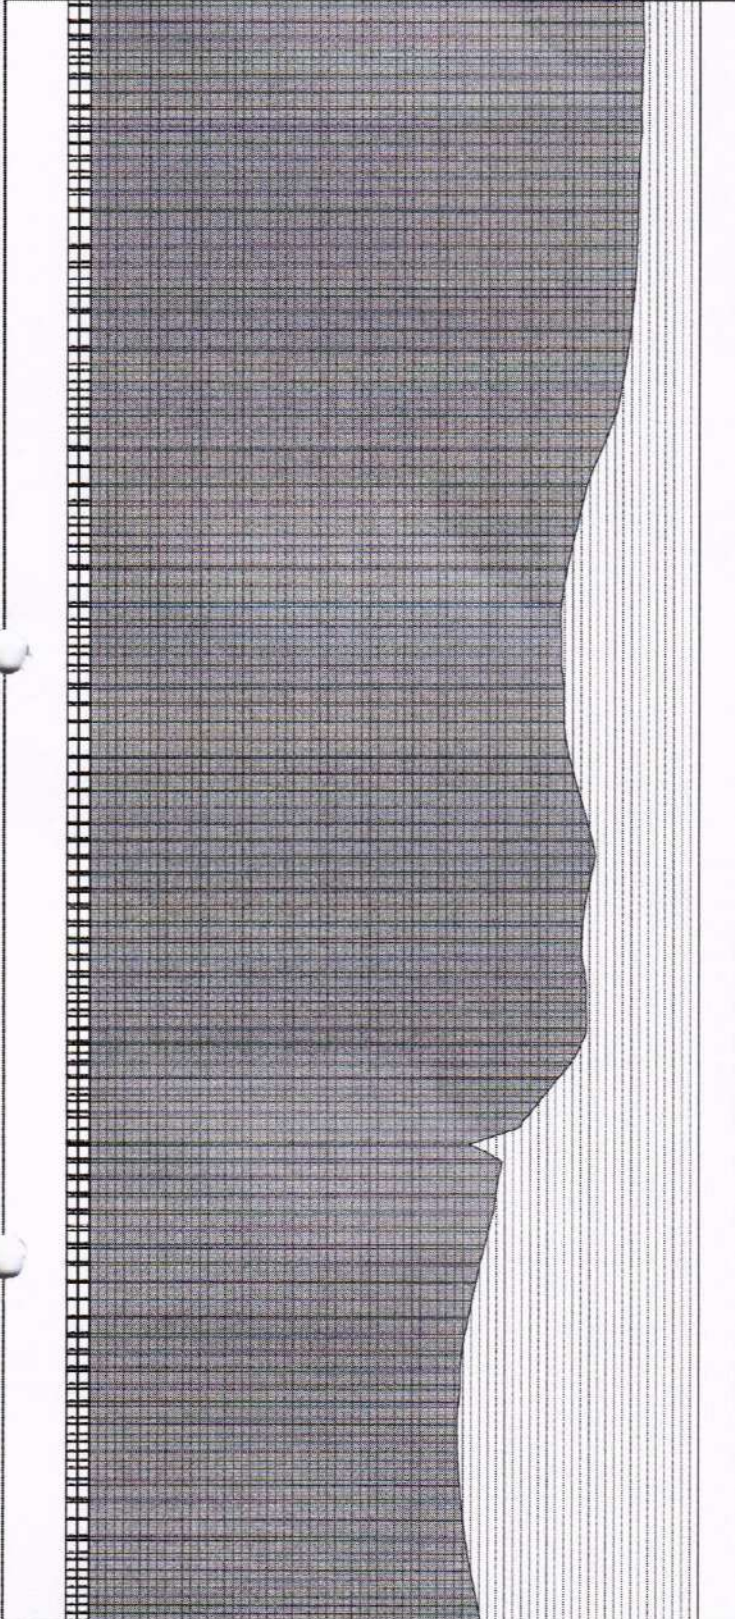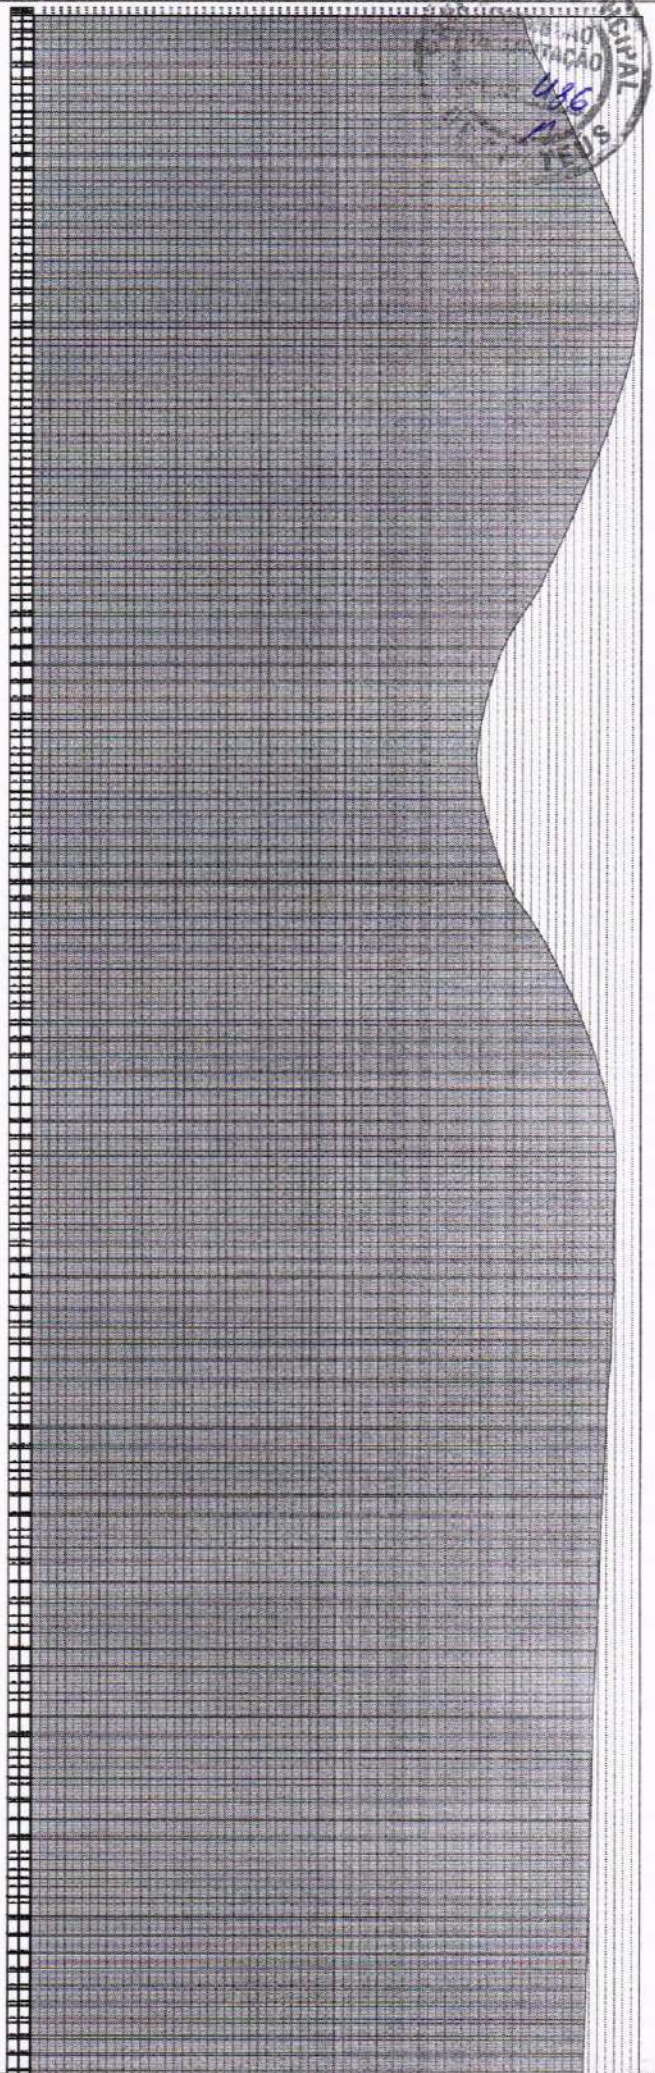

01 PERFIL LONGITUDINAL
ESCALA - 1 : 5000

FRANCISCO Assessor
KCEI
SOUZENA FRANCISCO
EVANGELISTA EVANGELISTA
0606202010 0606202010

PROJETO DE RECUPERAÇÃO DE ESTRADA VICINAL

MUNICÍPIO DE CRATUEUS

PREFEITURA MUNICIPAL DE CRATUEUS

AVENIDA

FAZD PARA PAZ - CENTRO


ALIBI LONGITUDINAL

CRATUEUS

JOÃO VICTOR B. APOLÔNIO

MAIO/2024

06/09

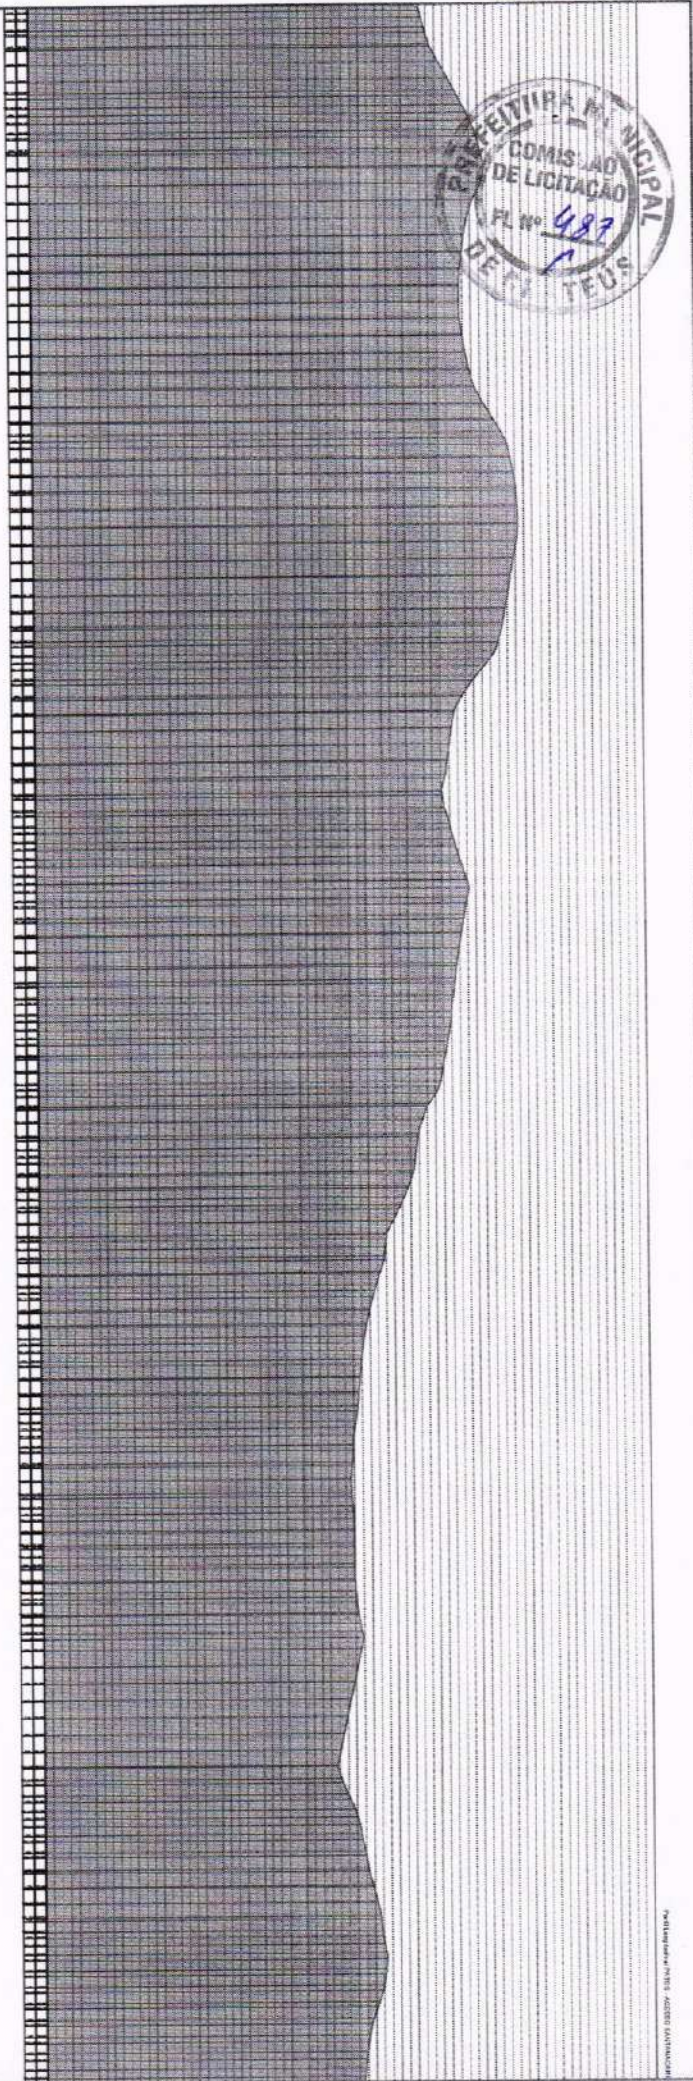

ALTIMETRIA

01 PERFIL LONGITUDINAL

ESCALA - 1 : 50,00

FRANCISCO Almeida
DEDIR FRANCISCO
EVALENTINA KORN SOUZA
305506072010 0056602010

PROJETO DE RECUPERAÇÃO DE ESTADA VICINAL

PREFEITURA MUNICIPAL DE CHATEAUBRIANT

FAZENDA SANTA ANA - CHATEAUBRIANT

ELABORADO POR


DATA

JOAO VICTOR B. APOLONIO

MAIO/2009

INICIADA

07/09

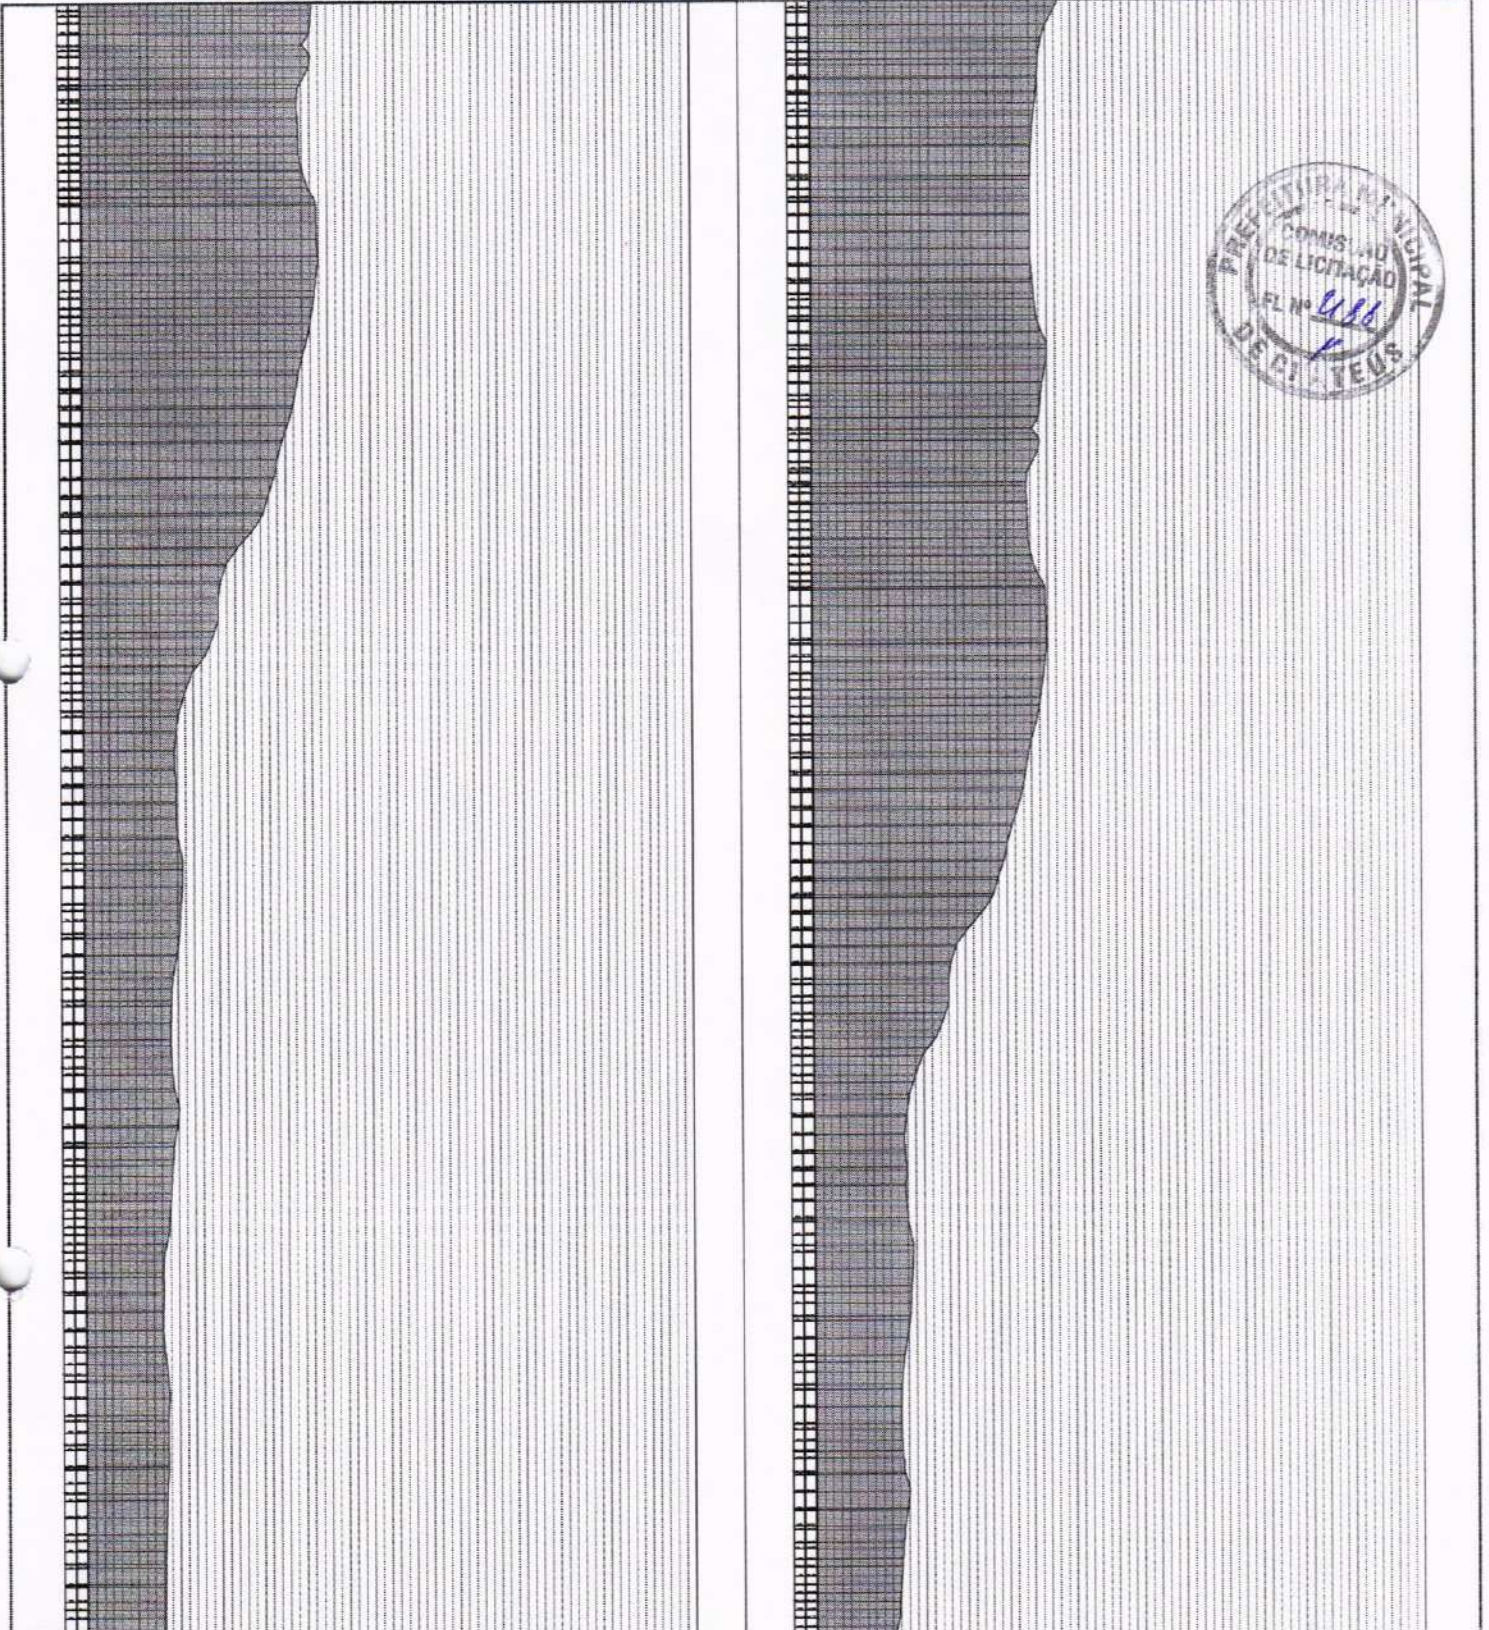

01 PERFIL LONGITUDINAL
ISPAU - 1 - 8/02

FRANCISCO Assessor
SOLTEIRA FRANCISCO
EVADELISTA VON CRESPIAN
050596028310 0639920819

PROJETO DE RECUPERAÇÃO DE ESTRADA VICINAL


PREFEITURA MUNICIPAL DE CRATEUS

MEMORIAL BÁSICO - CATEMUR



JOÃO VICTOR B. ARAÚJO
MAIO / 2024

08/09

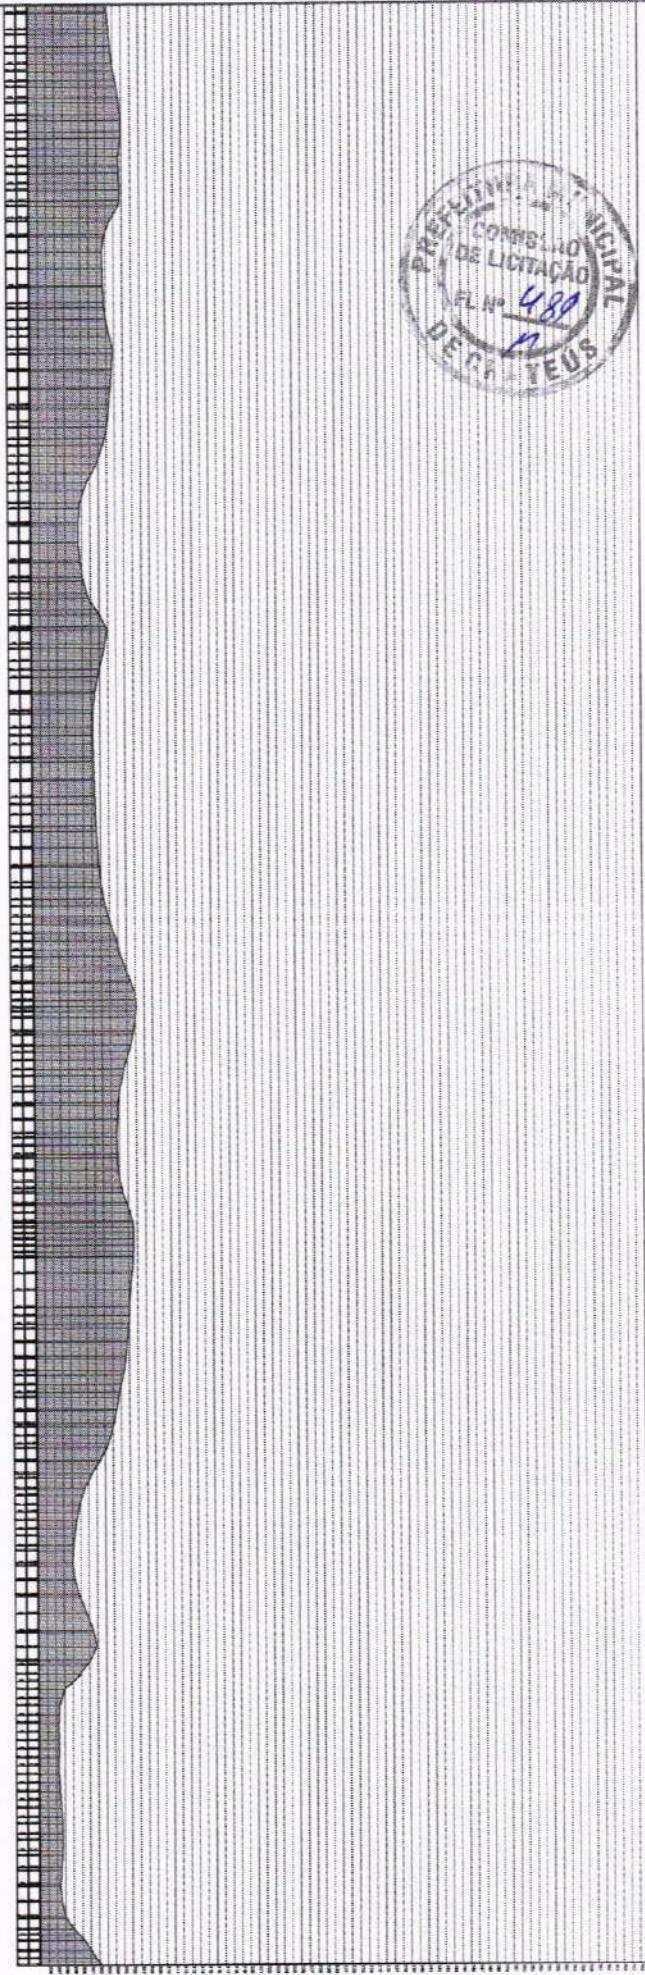

01 PERFIL LONGITUDINAL
ESTADA - 1 - SESSO

FRANCISCO Almeida
 RUIZ
 SQUEENA FONSECA
 EVANGELISTA MANEIRA
 06506023010 06506023010

PROJETO	PROJETO DE RECUPERAÇÃO DE ESTRADA VICINAL
CLIENTE	PREFEITURA MUNICIPAL DE CRATEUS
VALOR	VALOR GLOBAL: R\$ 1.000.000,00
DATA	09/09




PROJETO DE RECUPERAÇÃO DE ESTRADA VICINAL

PREFEITURA MUNICIPAL DE CRATEUS

VALOR GLOBAL: R\$ 1.000.000,00

DATA: 09/09

09/09

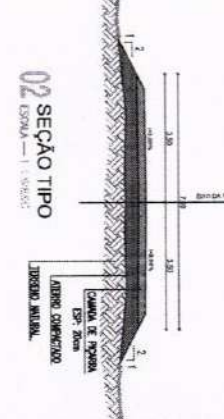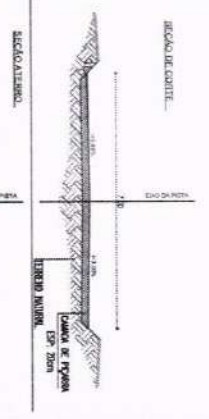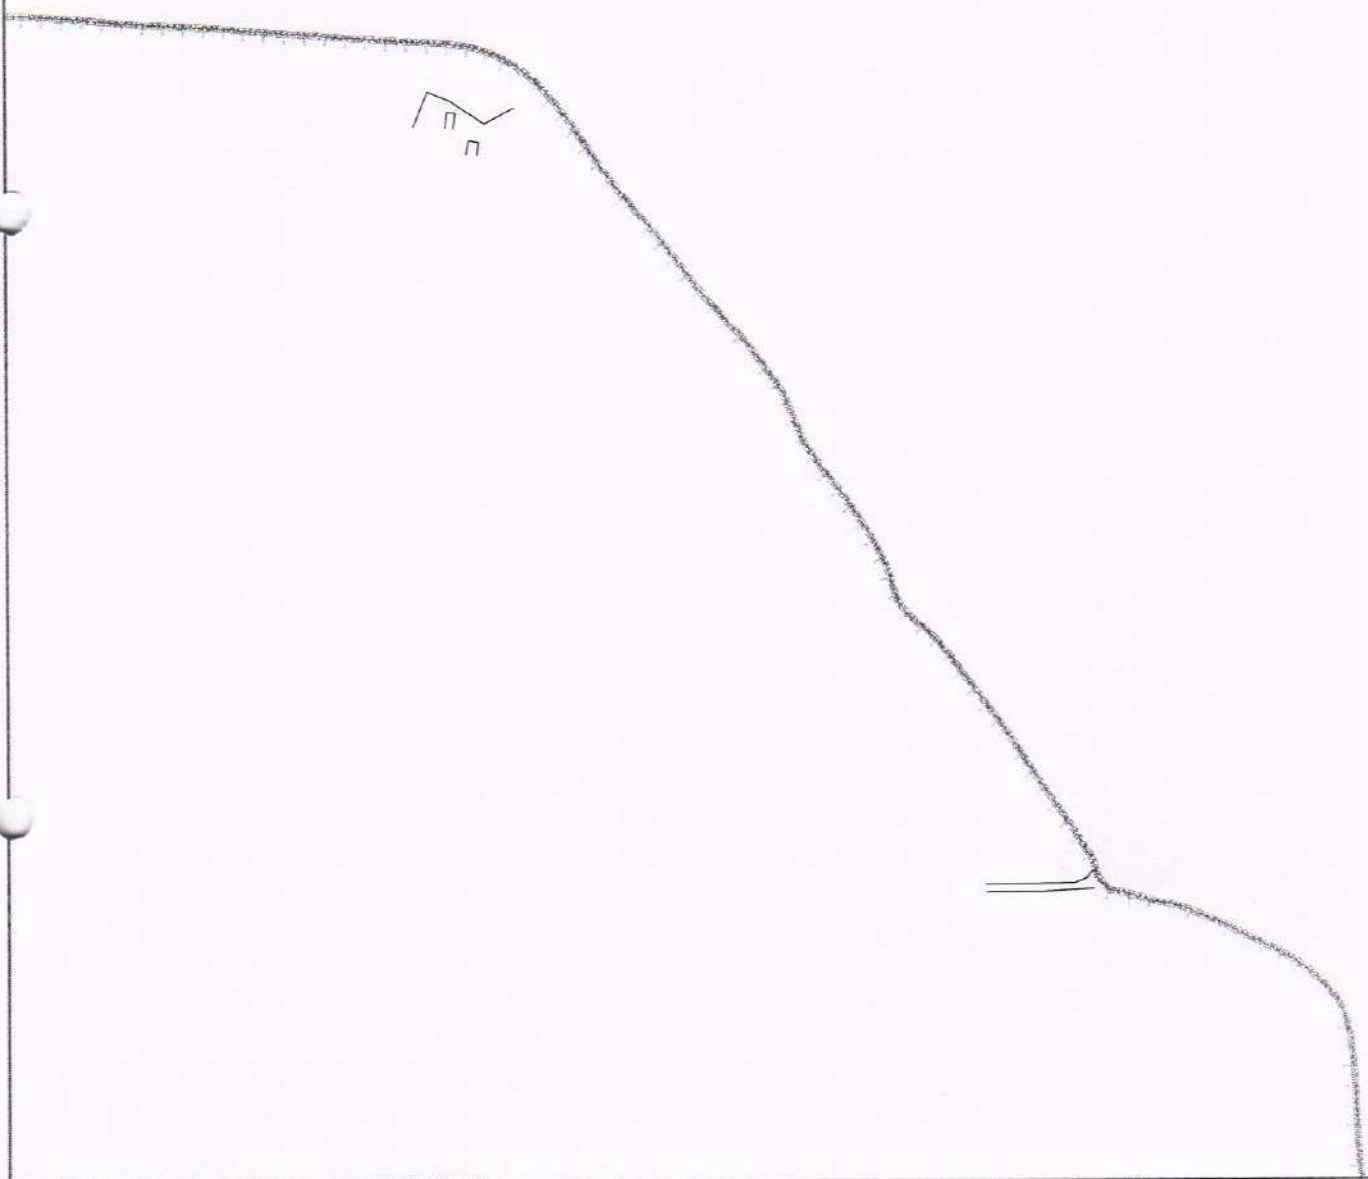

02 SEÇÃO TIPO
ESCALA 1:1000

LEGENDA:
0+000 000 ESTACAS
PICARRAMENTO
CURVA DE NIVEL

PROJETA	DATA	REV. N.º	REV. N.º

PROJETO DE RECUPERAÇÃO DE ESTRADA VICINAL
 PREFEITURA MUNICIPAL DE CRATEUS

PROJETO DE RECUPERAÇÃO DE ESTRADA VICINAL
 PREFEITURA MUNICIPAL DE CRATEUS

CONTEÚDO:
 ALVARO MIA
 ARQUITETO



PROJETA:
 JOAO VICTOR D. APOLONIO

DATA:
 MAIO/2013

02/13



7

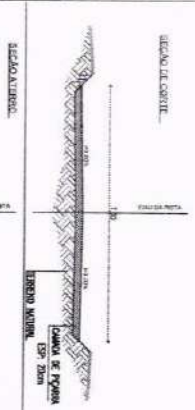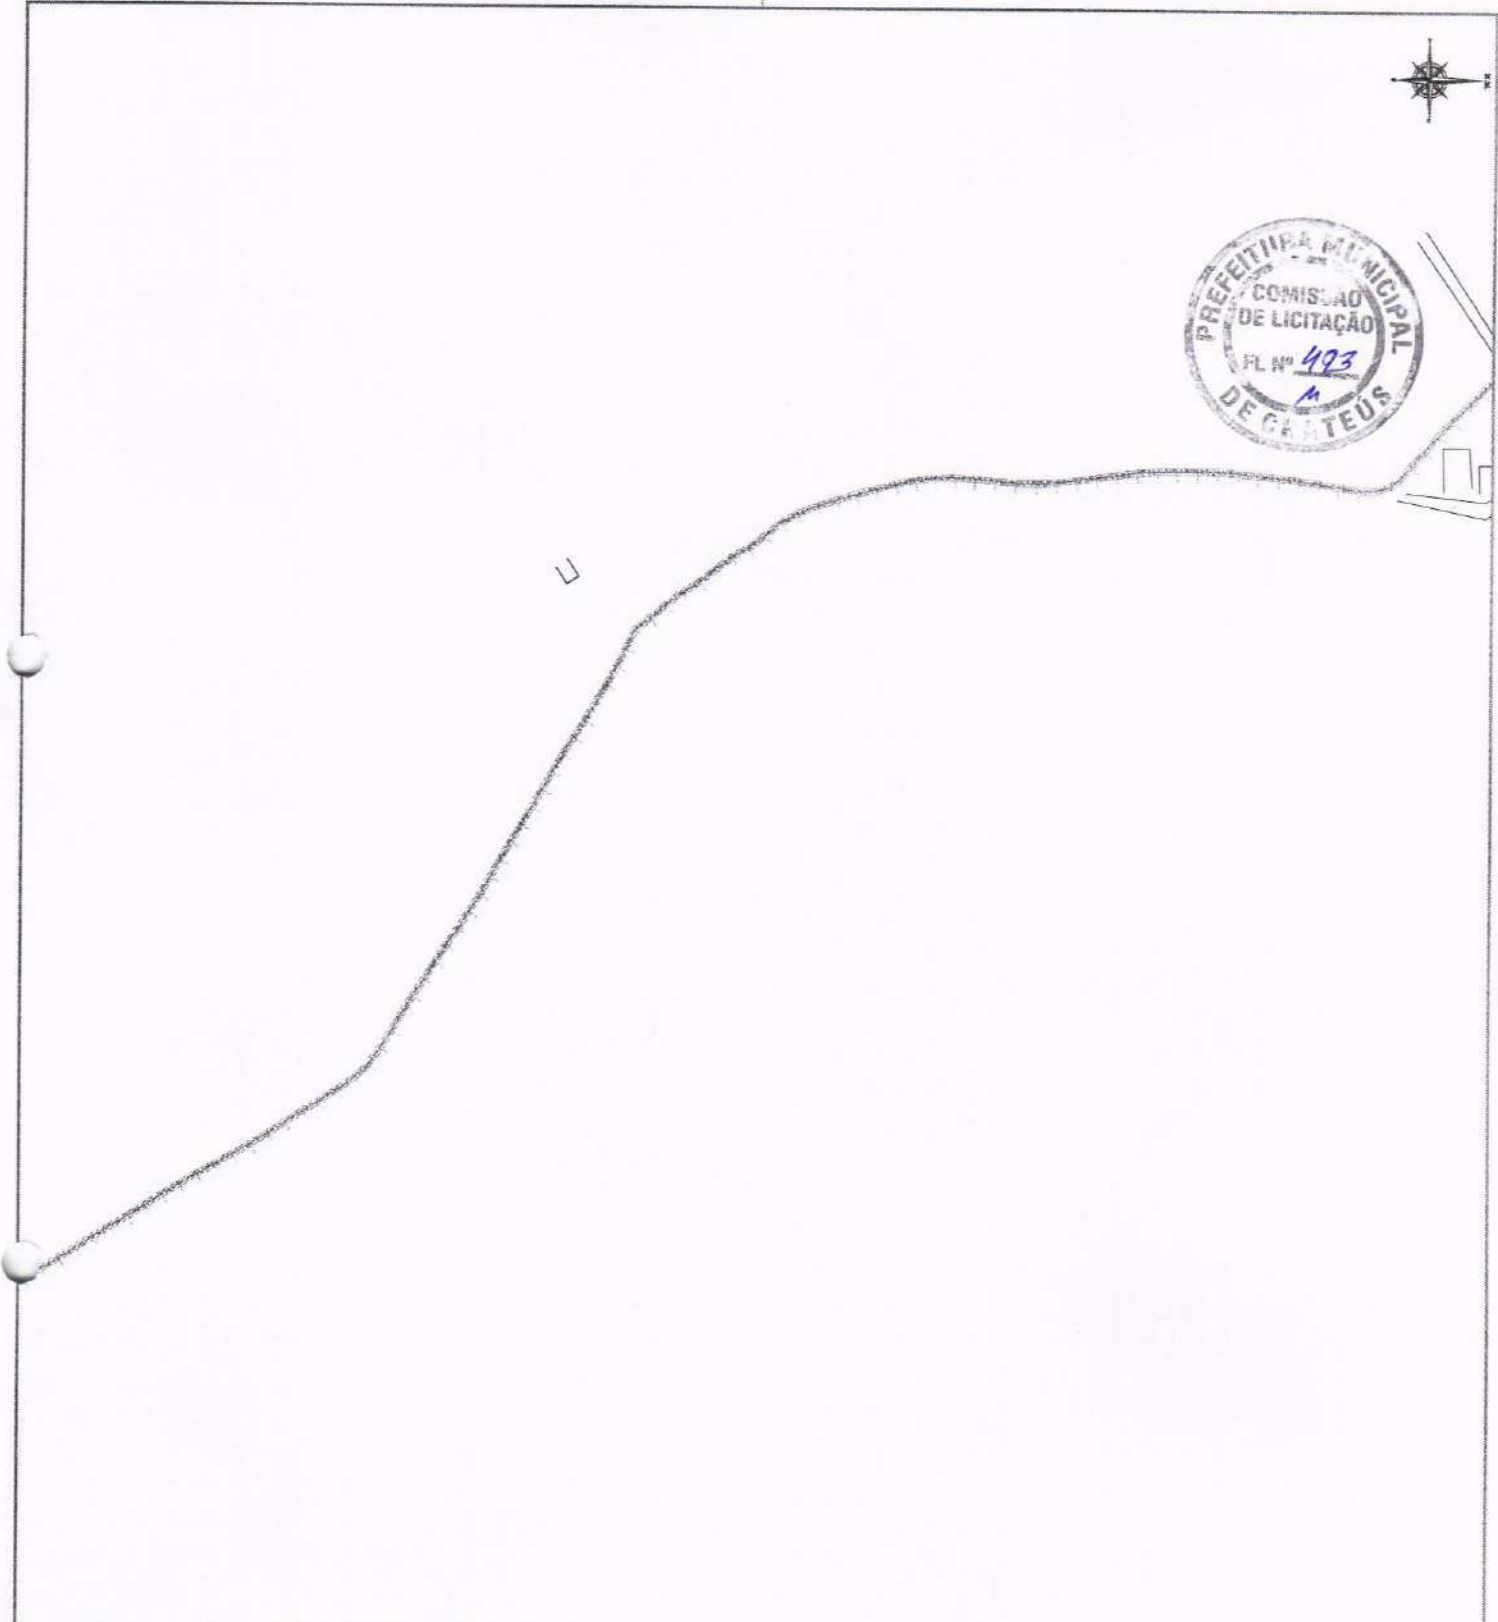

LEGENDA:

0+000.00 ESTACAS

PIÇARRAMENTO

CURVA DE NÍVEL

FRANZOSO - Arquiteta
 EDNA - Engenheira
 SOUJETA - Engenheira
 EVANGELISTA - Arquiteta

CRATEUS - Engenharia e Arquitetura

0800.90.00310

PROJETO DE RECUPERAÇÃO DE ESTRADA VICINAL

PREFEITURA MUNICIPAL DE CRATEUS




MAO PARA CADAUM DOS PONTOS - CALIBRADO

INDICADA

MAIO 2028



04/13

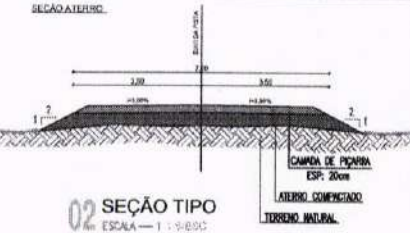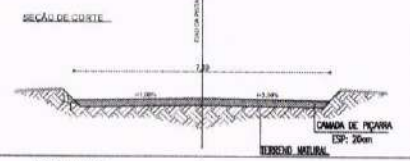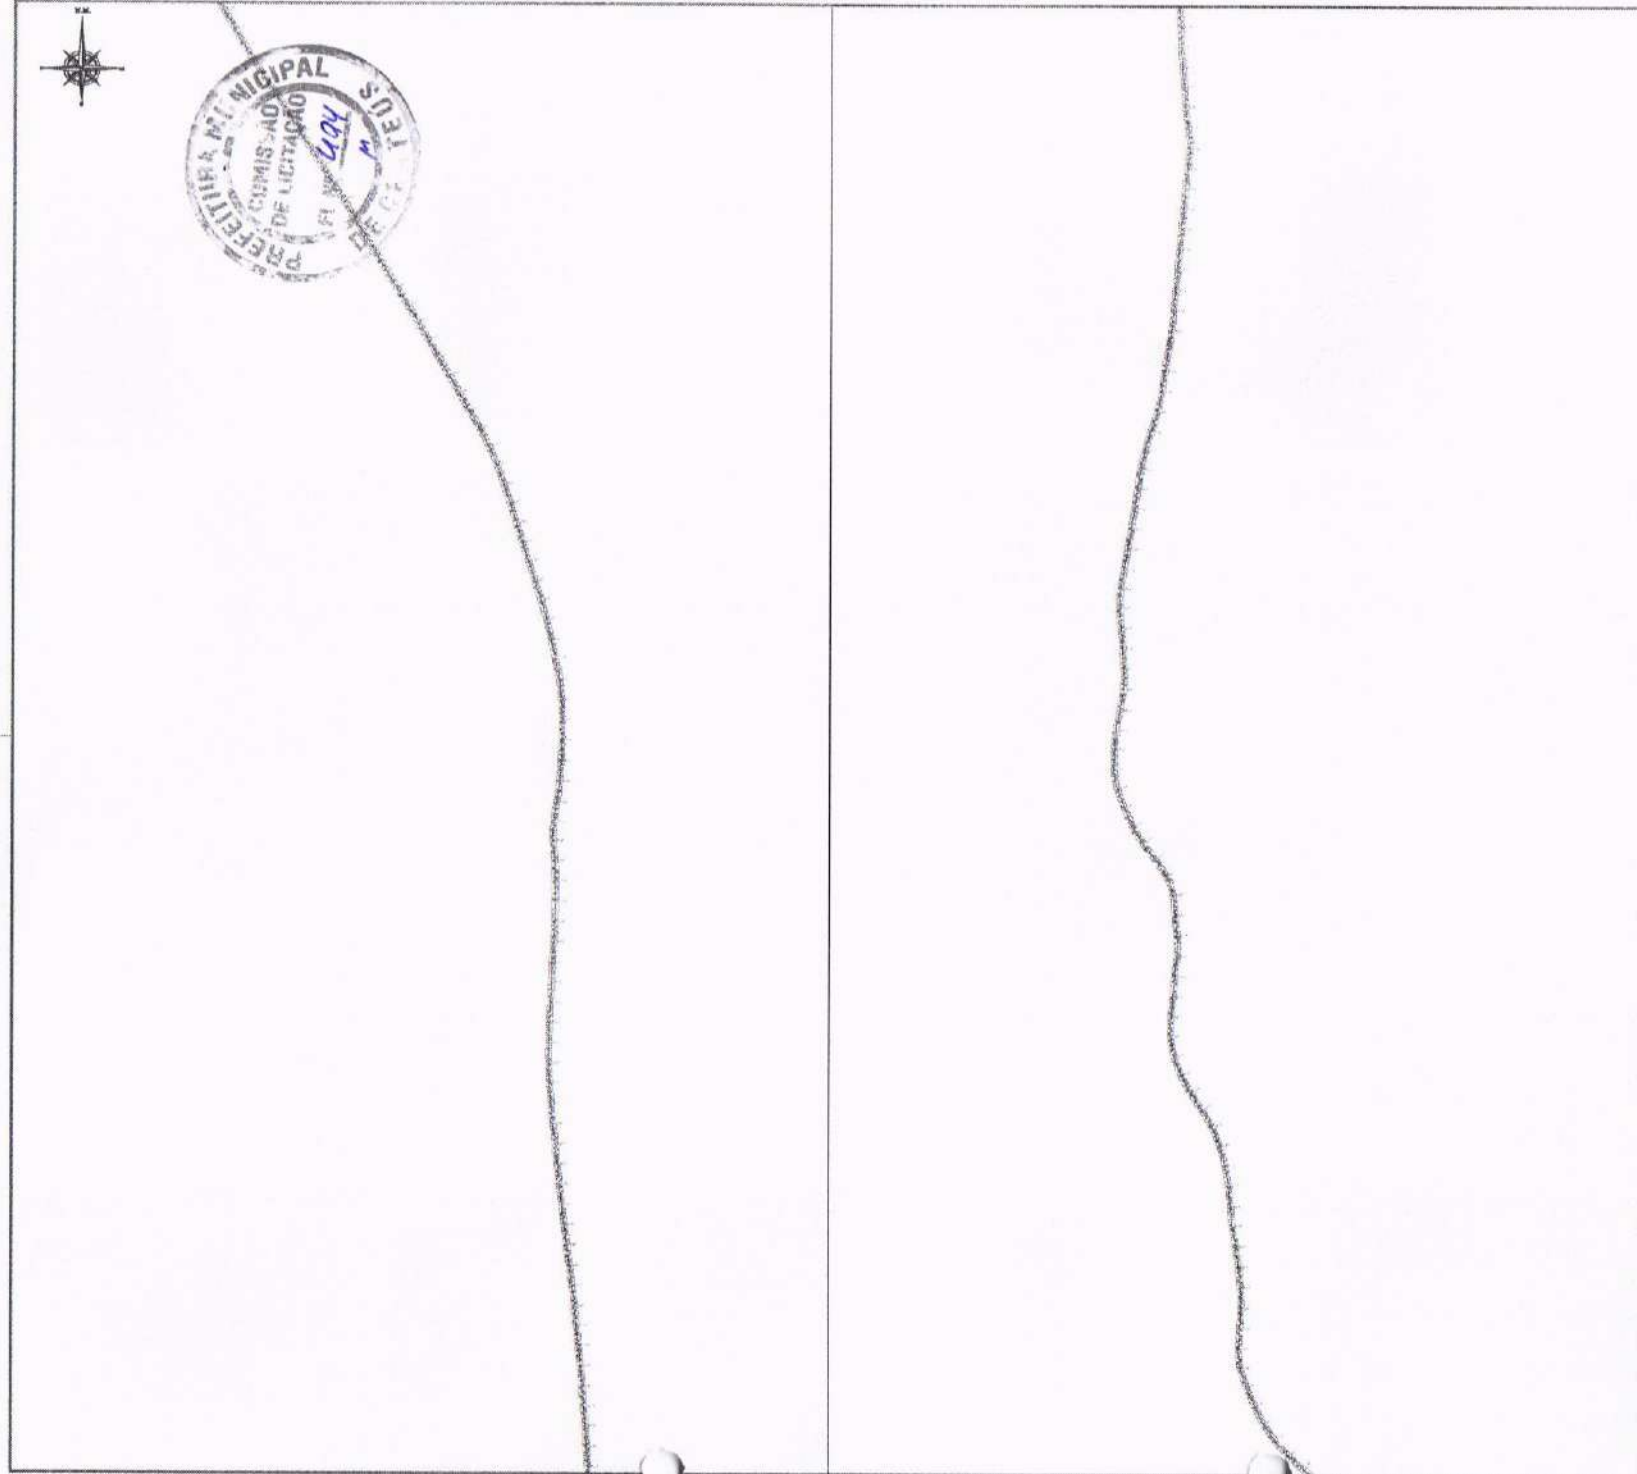

02 SEÇÃO TIPO
ESCALA - 1 : 50,00

- LEGENDA:
- 0+00,00 ESTACAS
 - PIÇARRAMENTO
 - CURVA DE NÍVEL

TÍTULOS	
NUMERO	DATA

PROJETO DE RECUPERAÇÃO DE ESTRADA VICINAL

PROJETO DE: FRANCISCO IGOR SIQUEIRA EVANGELISTA

Assinado digitalmente por FRANCISCO IGOR SIQUEIRA EVANGELISTA
 08556026310 08556026310

PROJETO DE RECUPERAÇÃO DE ESTRADA VICINAL

PREFEITURA MUNICIPAL DE CRATEÚS

ENDEREÇO: SÃO JOSÉ / CANTO DOS PINHOS - CRATEÚS

CONTATO: DEFRANCA@CRATEUS.PB.GOV.BR



PROJETO DE: FRANCISCO IGOR SIQUEIRA EVANGELISTA

INDICADA: DATA: 05/13

PROJETO DE: JOÃO VICTOR D. APOLÔNIO MAIO / 2026



05/13

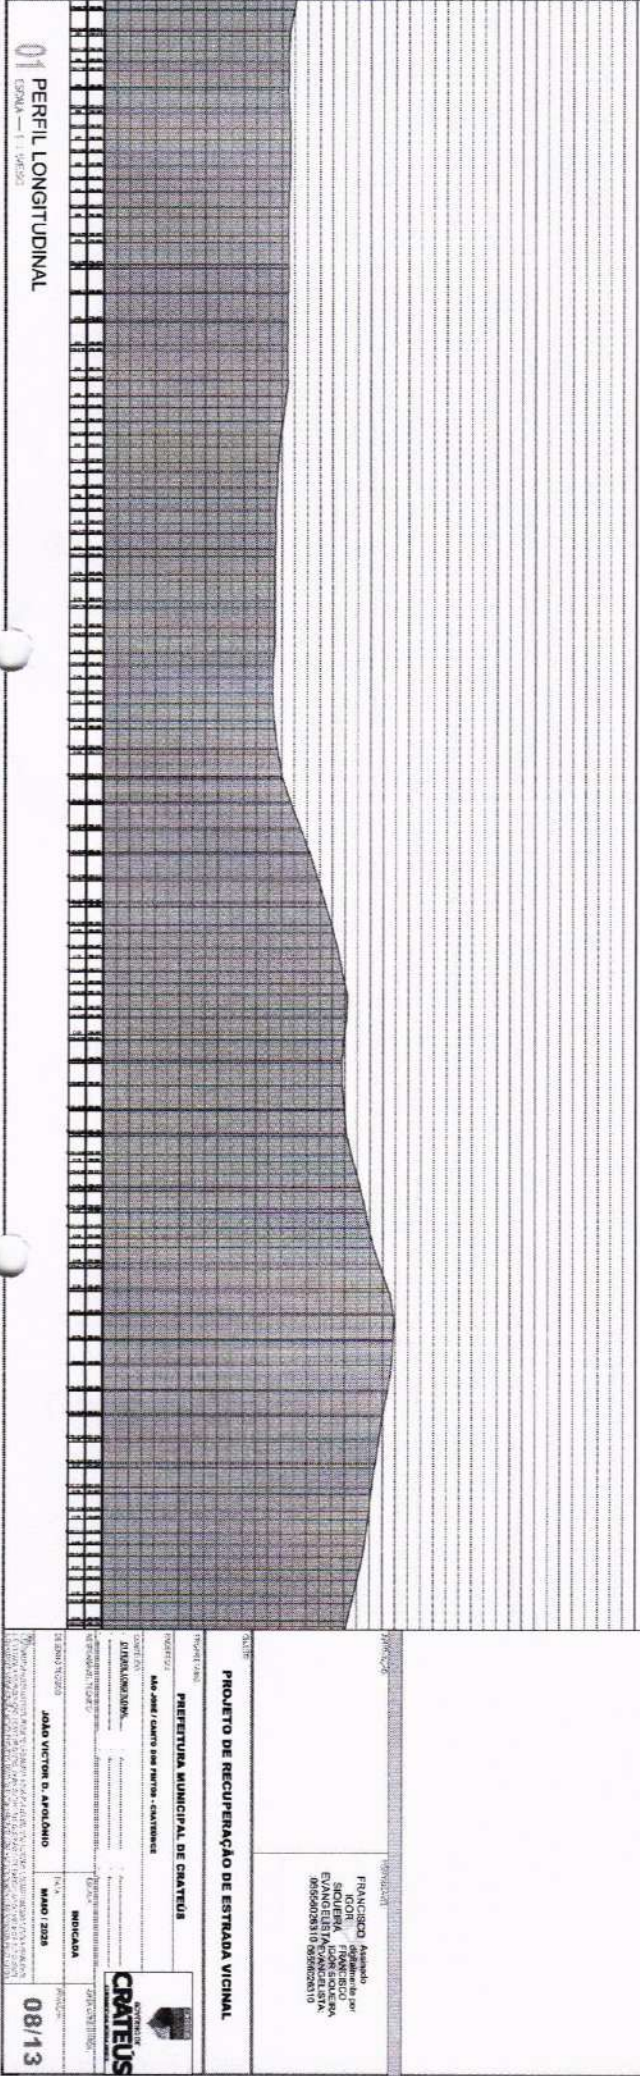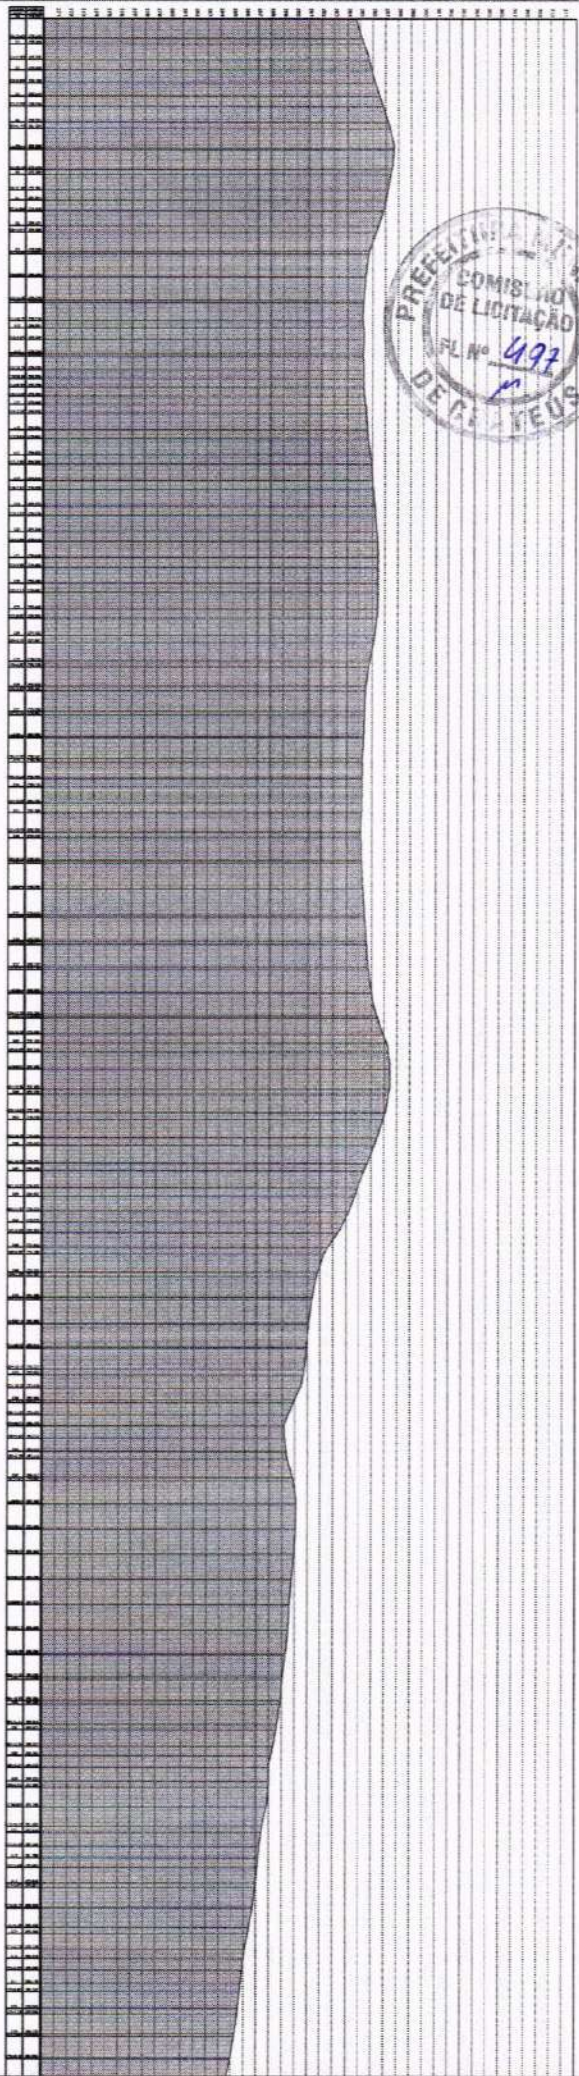

01 PERFIL LONGITUDINAL
ESCALA - 1:1.000,00

FRANCISCO Assis
ICOR, FRANCISCO
SILVEIRA, FRANCISCO
EVANGELISTA, FRANCISCA
96200025010 | 96200025010

PROJETO DE RECUPERAÇÃO DE ESTRADA VICINAL

PREFEITURA MUNICIPAL DE CRATÊUS

ALVARO / CAMPO DAS FLORES - CRATÊUS

ALIBOLSONAR

ALIBOLSONAR

ALIBOLSONAR


ALIBOLSONAR



JULIO VICTOR O. APARECIDO

MARÇO 2020

08/13

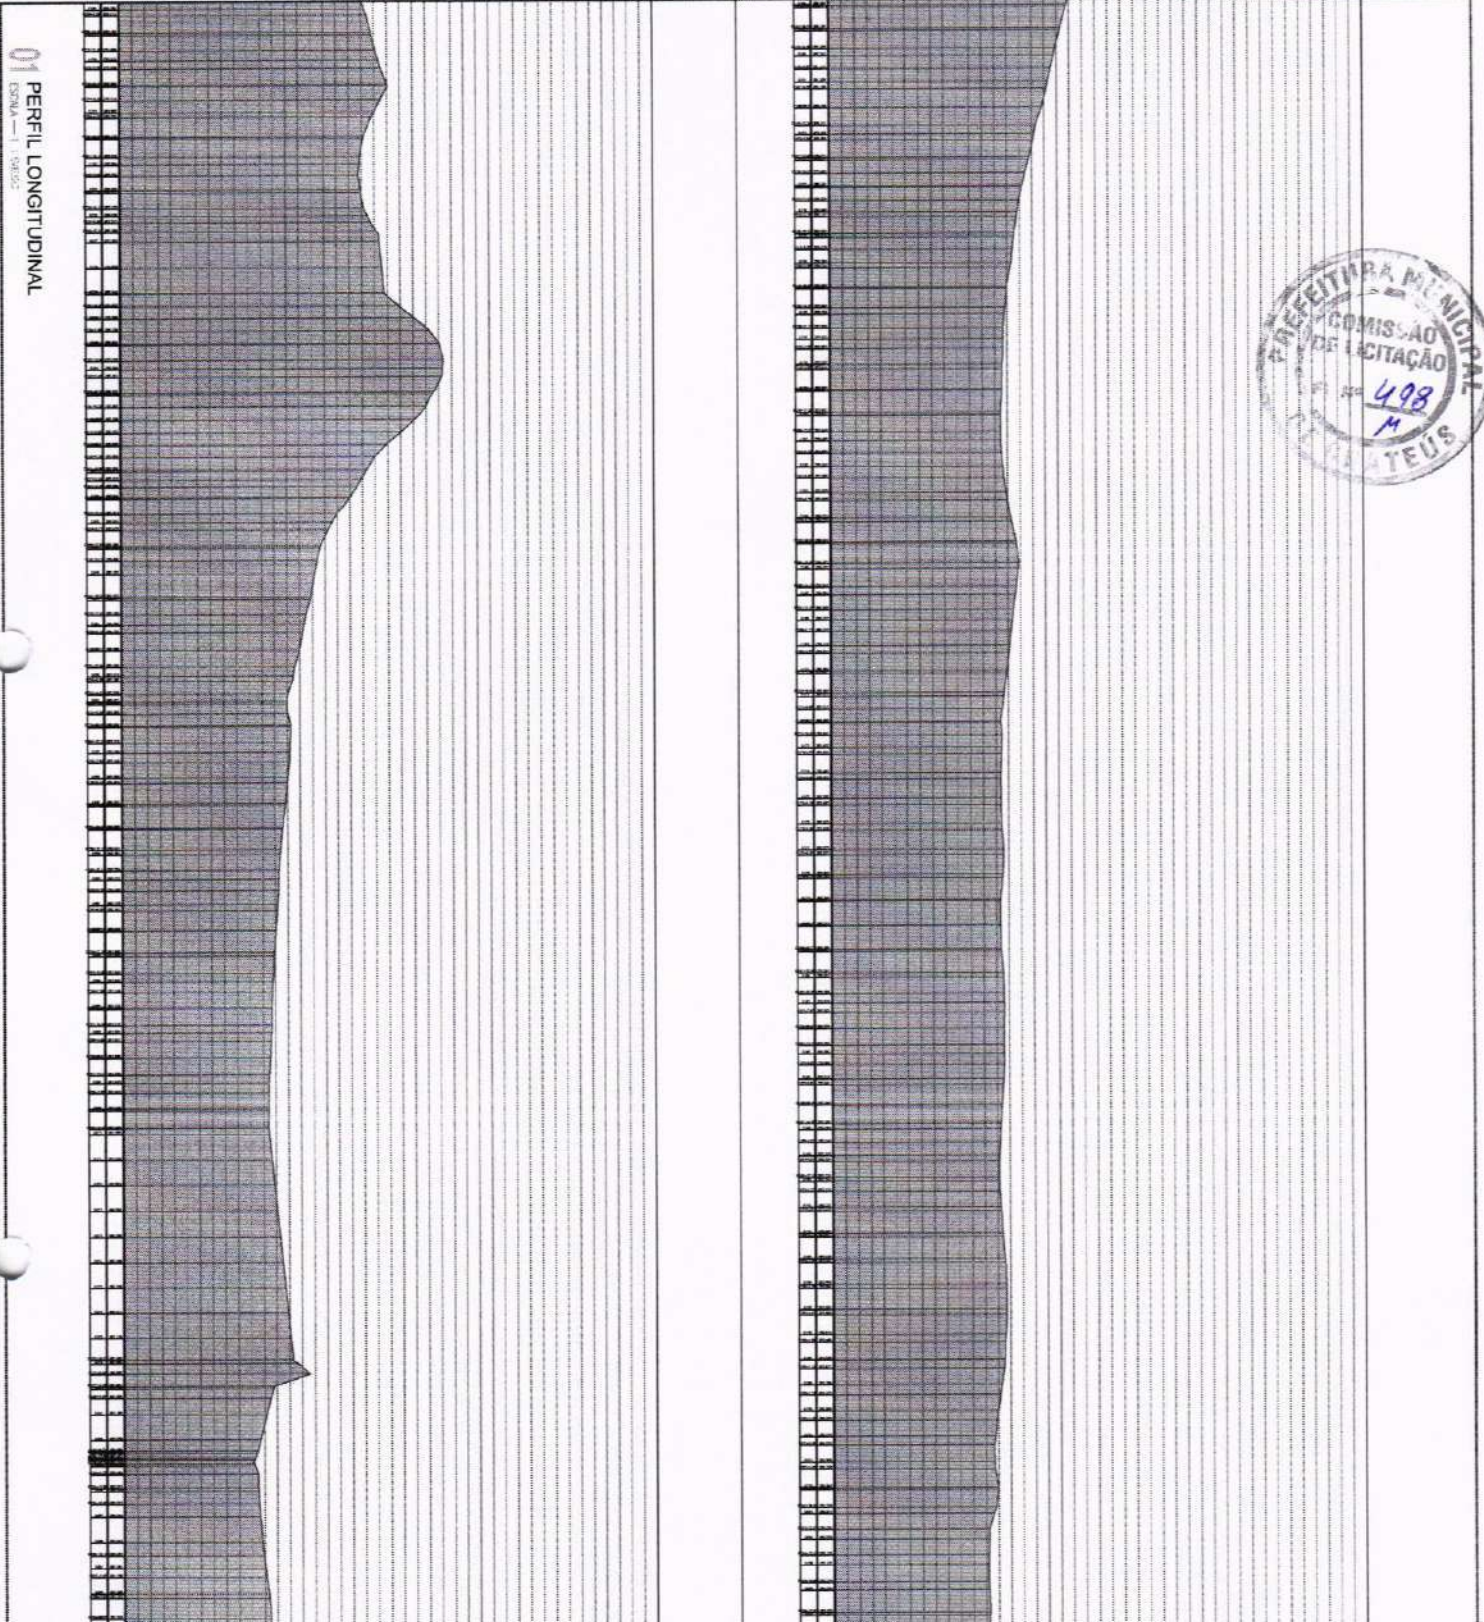

FRANCISCO Amador
IDOR
RUI
EVANGELISTA LEON SOLEIVA
20655028010 6959900315

PROJETO DE RECUPERAÇÃO DE ESTRADA VICINAL

PREFEITURA MUNICIPAL DE CRATÊUS

SÃO JOÃO CARLOS DOS SANTOS - CRATÊUS

REABILITAMENTO

INICIADA

MAIO/2008

JOSÉ VICTOR B. APOLÔNIO




09/13

01 PERFIL LONGITUDINAL
ESMA - 1 - 09/05



Perfil Longitudinal ASSENTAMENTO SÃO JOSE X CANITÓ

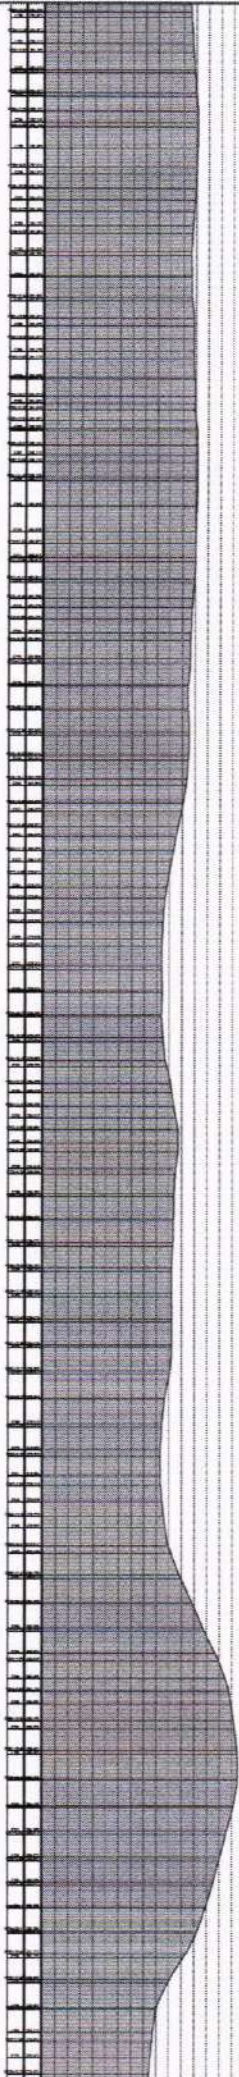

01 PERFIL LONGITUDINAL
ESTRADA - 1 : 0,85/50

FRANCISCO Assunto
DOOR
SOUZENA, FRAZÃO SILVA
EVANGELINA FERNANDES
BRUNO DEBORAIS BRUNO

PROJETO DE RECUPERAÇÃO DE ESTRADA VICINAL

PREFEITURA MUNICIPAL DE CRATÊUS

DEPARTAMENTO DE LICENÇAS E REGISTRO

DEPARTAMENTO DE LICENÇAS E REGISTRO

DEPARTAMENTO DE LICENÇAS E REGISTRO



DEPARTAMENTO DE LICENÇAS E REGISTRO

DEPARTAMENTO DE LICENÇAS E REGISTRO

DEPARTAMENTO DE LICENÇAS E REGISTRO



10/13

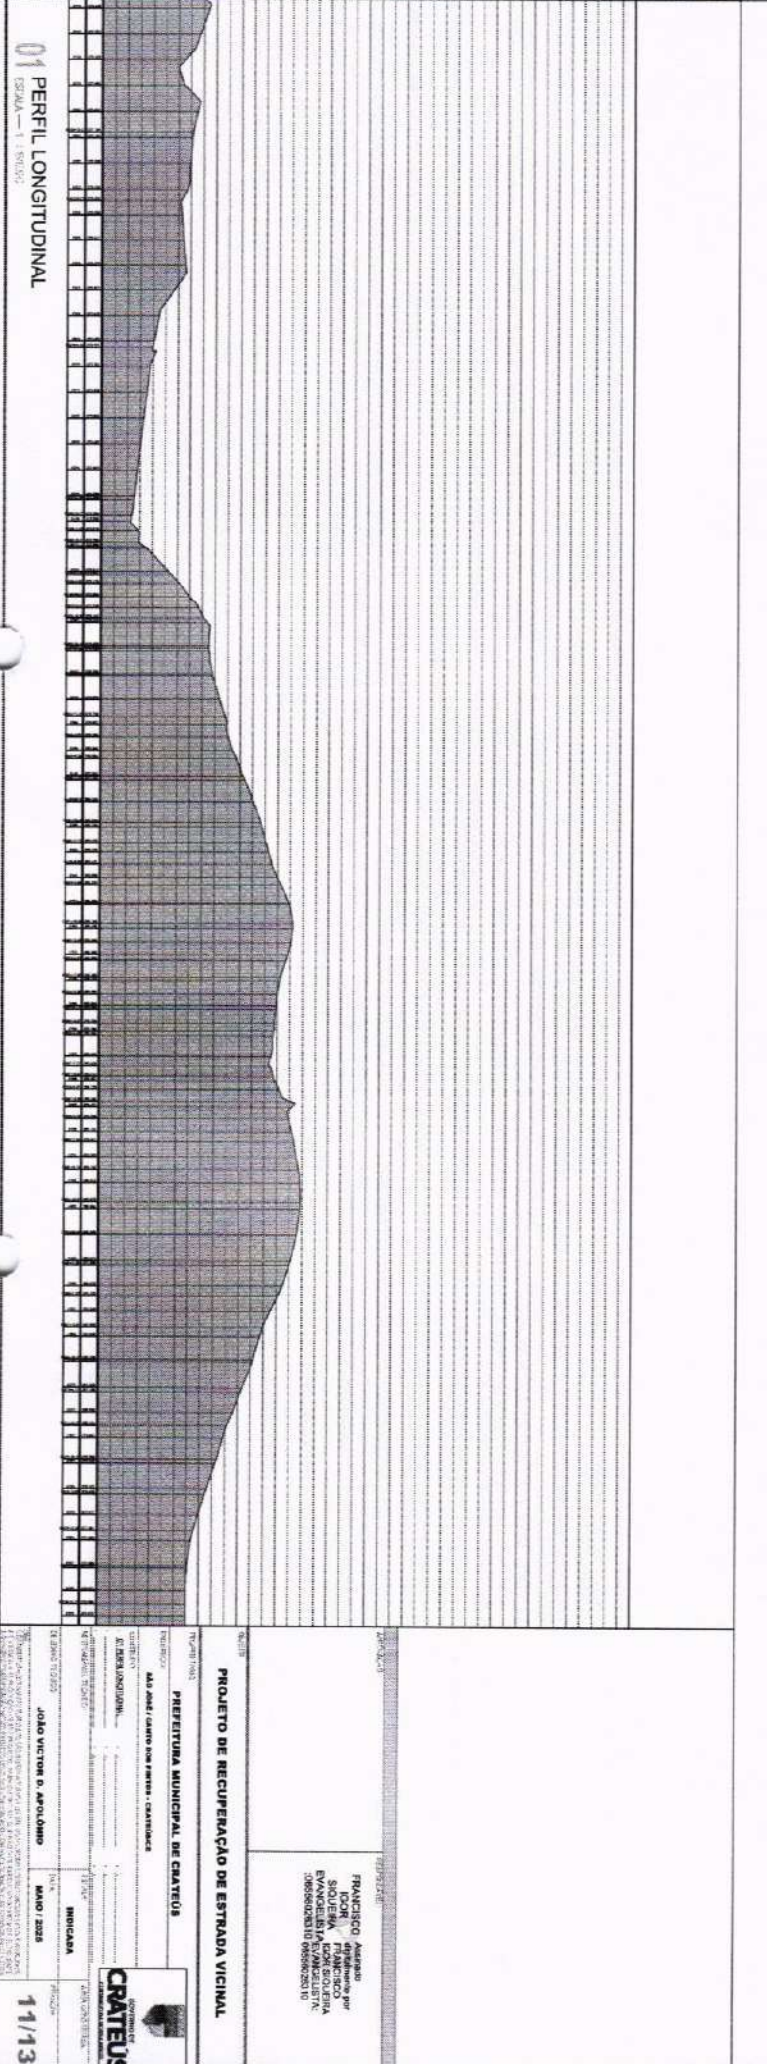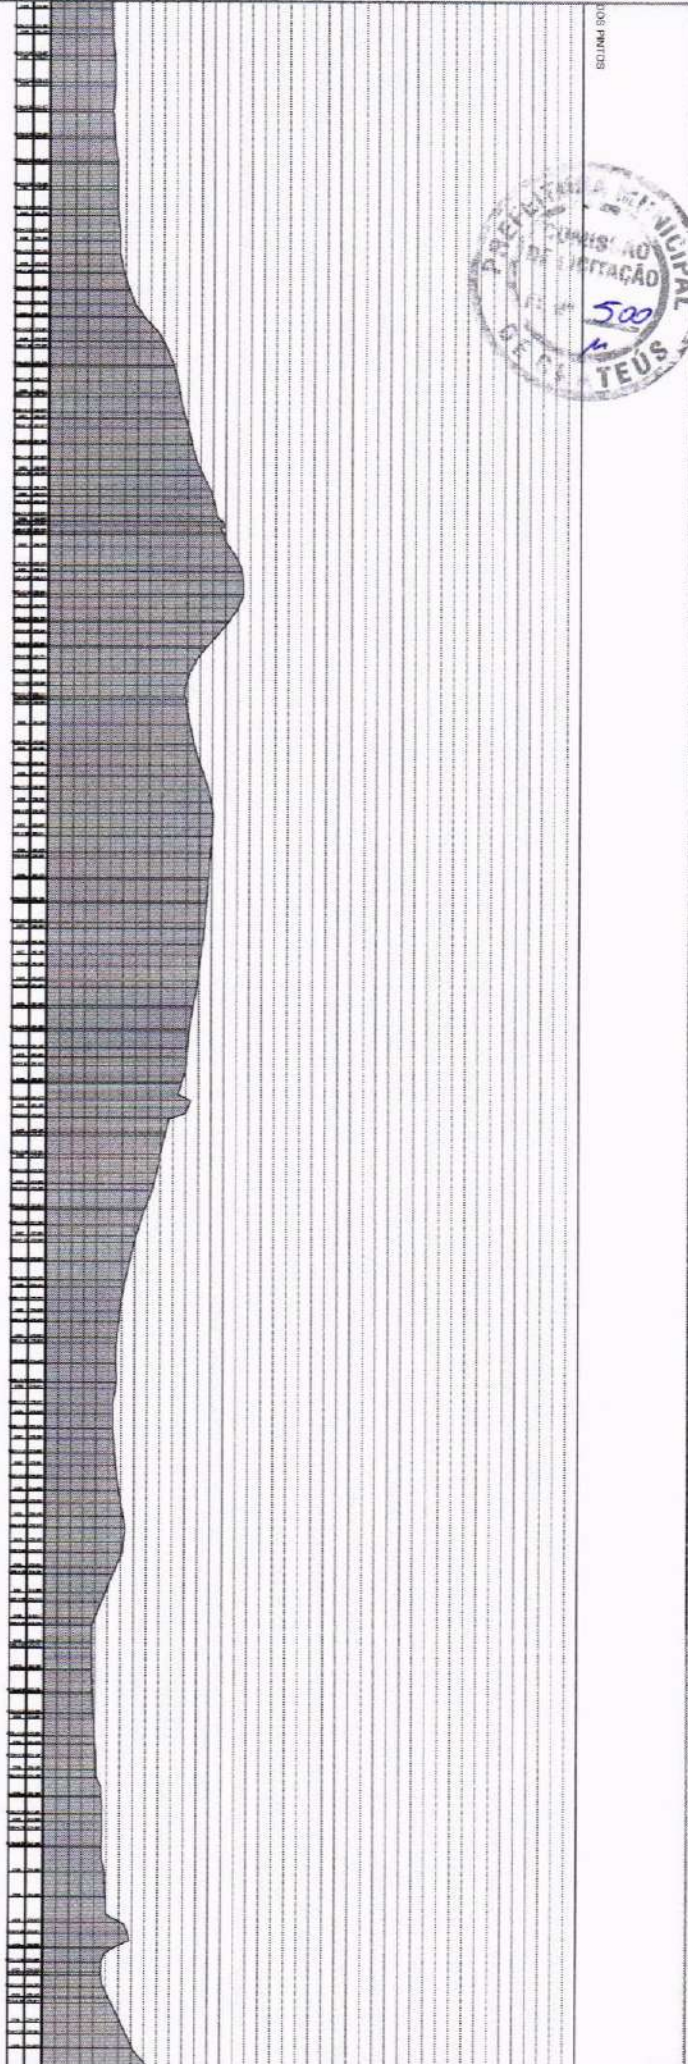

01 PERFIL LONGITUDINAL

ESCALA - 1 : 1000

PROJETO DE RECUPERAÇÃO DE ESTRADA VICINAL

PREFEITURA MUNICIPAL DE CRATEIUS

ALDO JOSE / CARMO DOS PASSOS - CARIACICA

ALBERVALDO



JOAO VICTOR D. APOLÔNIO

MAIO / 2022

11/13



FRANCISCO
diferencia por
SOLTEIRA
COM SOLTEIRA
INDEPENDENTE
INDEPENDENTE

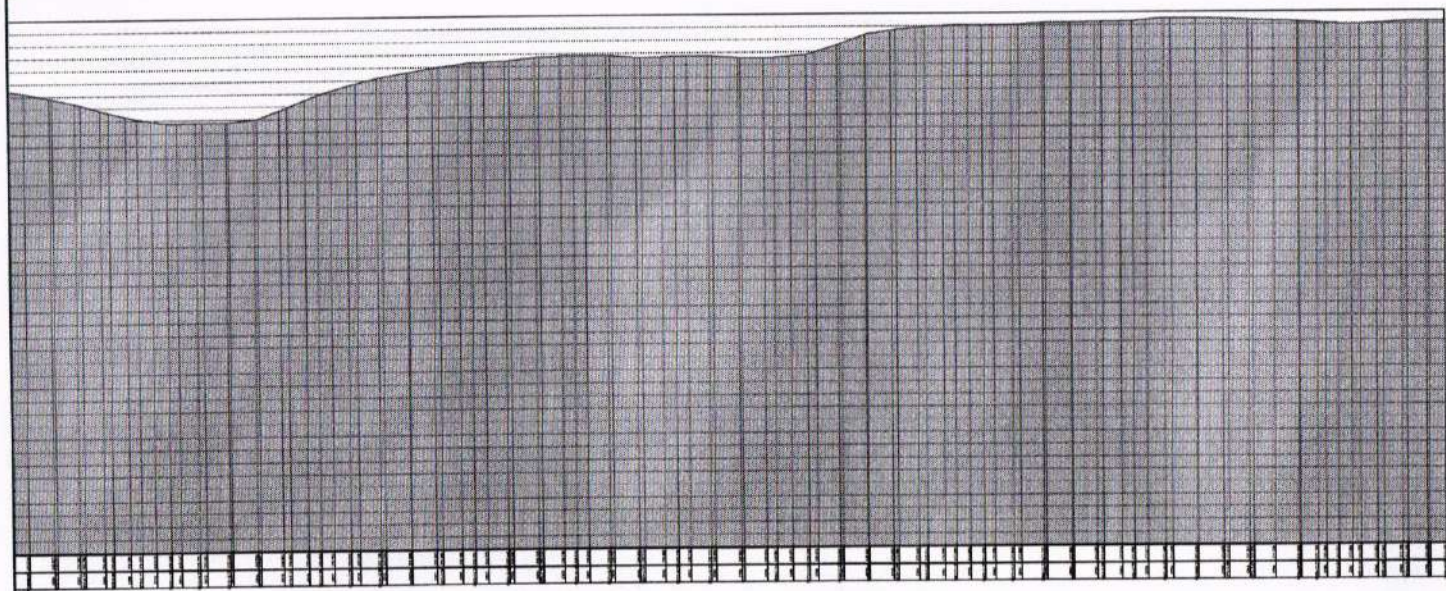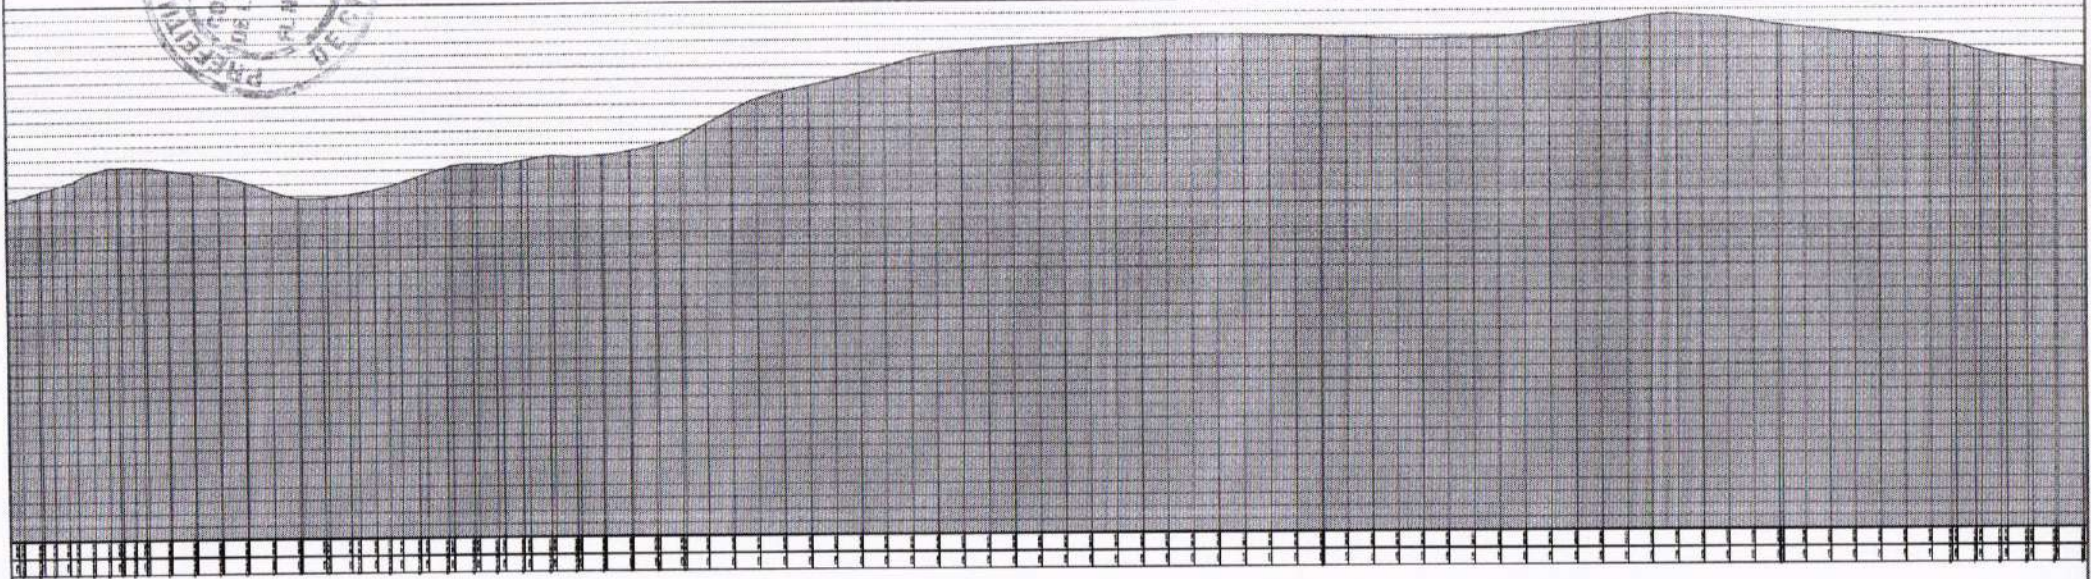

01 PERFIL LONGITUDINAL
ESCALA — 1 : 100,00



Assinado digitalmente por FRANCISCO SIQUEIRA EVANGELISTA 96556028310 0955628010	
PROJETO DE RECUPERAÇÃO DE ESTRADA VICINAL	
PREFEITURA MUNICIPAL DE CRATEÚS	
SÃO JOSÉ / SANTO DOS PINTOS - CRATEÚS	
ELABORADO POR: JOÃO VICTOR B. APOLÔNIO	
INDICADA	
DATA: MAIO / 2025	
13/13	



MUNICÍPIO DE
CRATEÚS



01 PLANTA BAIXA

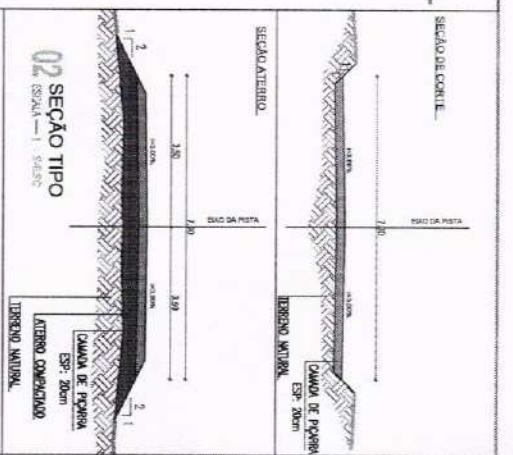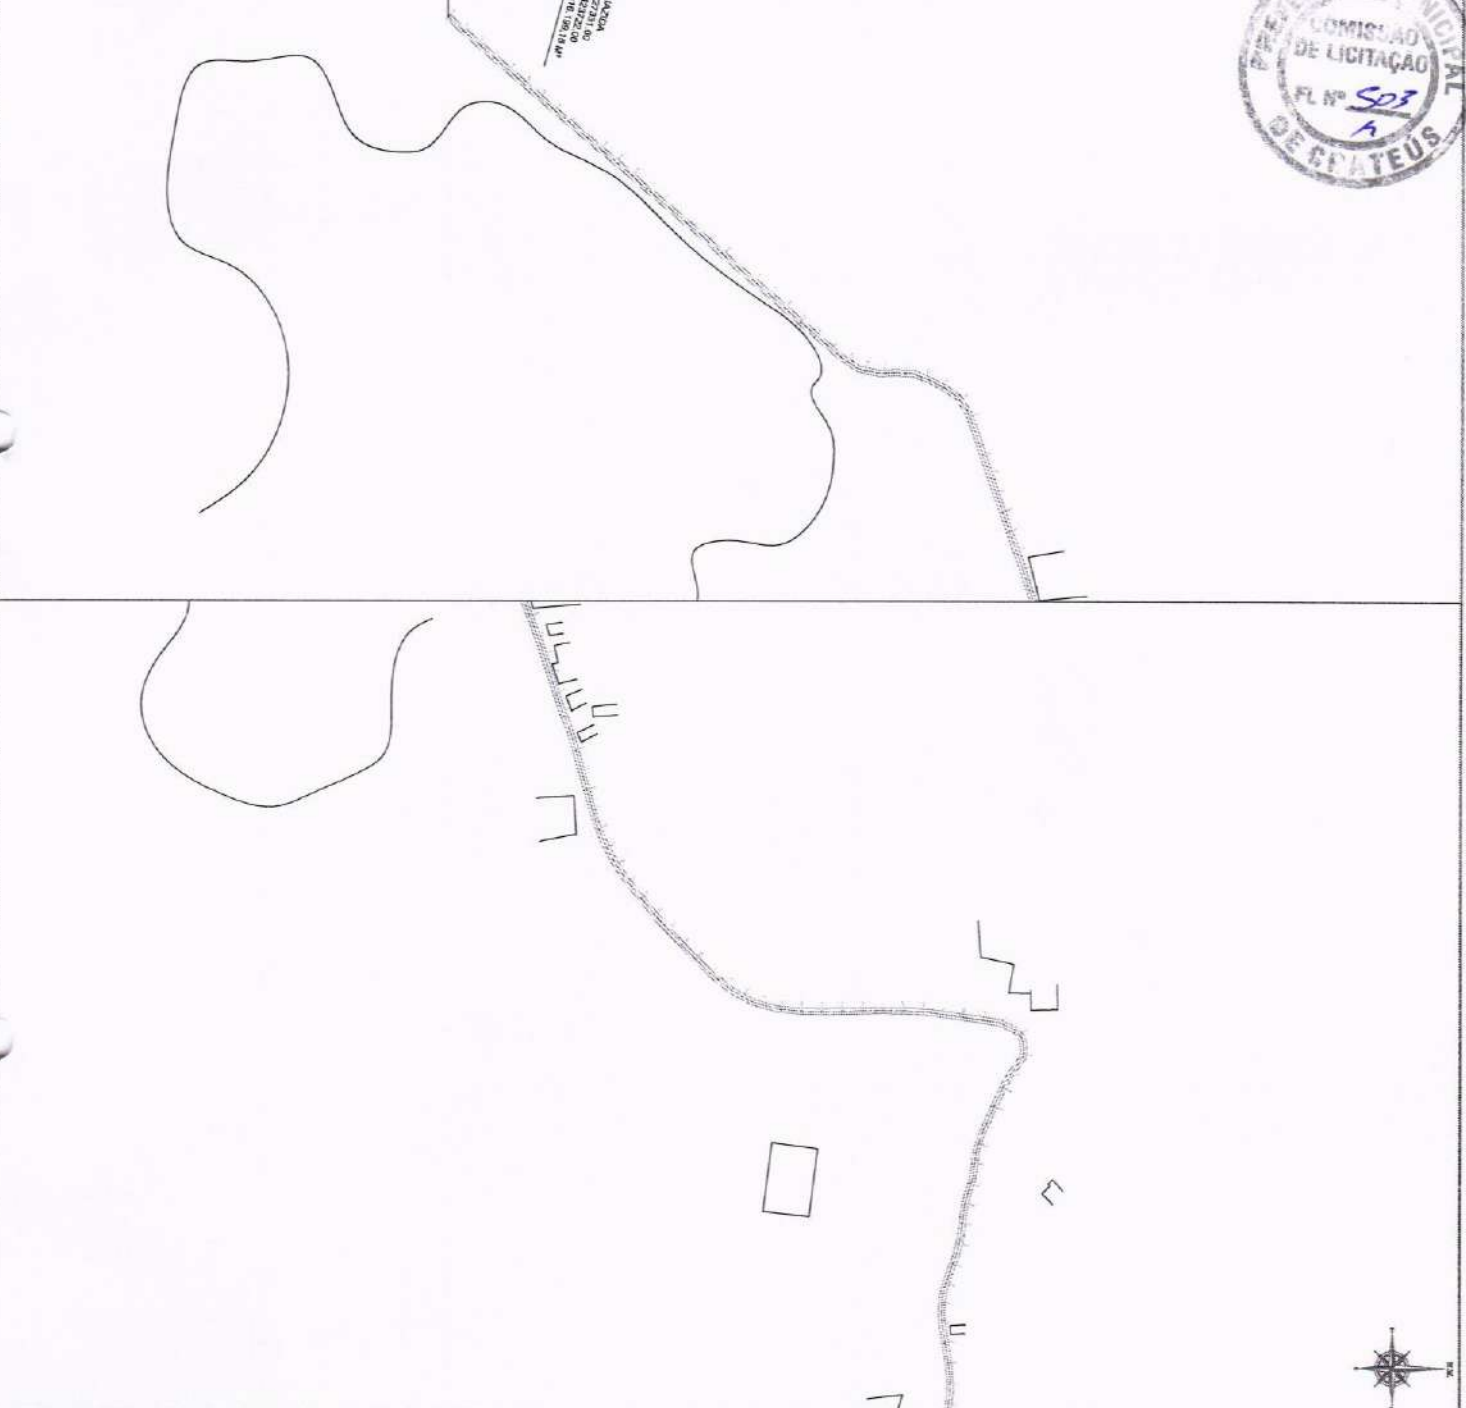

LEGENDA:
 0+40,00 ESTACAS
 PISARAMENTO
 CURVA DE NÍVEL

FRANCISCO Assessor
 RICHY Engenheiro
 SOUZEIRA Arquiteta
 EVANGELISTA/ARQUITETA
 (085) 36252010 (085) 36252010

PROJETO DE RECUPERAÇÃO DE ESTRADA VICINAL

PREFEITURA MUNICIPAL DE CRATEIUS




01/09




PLANTA BAIXA
ESCALA - 1 : 1.500


SEÇÃO DE CORTE

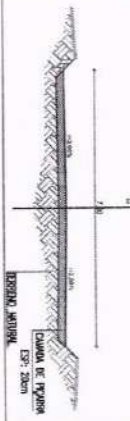

SEÇÃO ALTERNADA

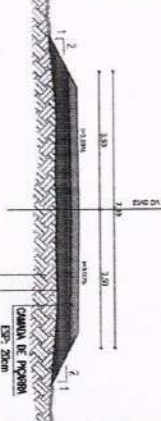

02 SEÇÃO TIPO
ESCALA - 1 : 50,00

 

LEGENDA:
0+00,00 ESTACAS






FRANCISCO Assessor
ICOR - Engenharia por
SOLTEIRA - Engenharia
RUA MANOEL RANGEL EST. 11
39069-000/39100-000
02239282010

PROJETO DE RECUPERAÇÃO DE ESTRADA VICINAL

PREFEITURA MUNICIPAL DE CRATÊUS



JOSÉ VICTOR D. APOLÔNIO
MAIO / 2024
03/09

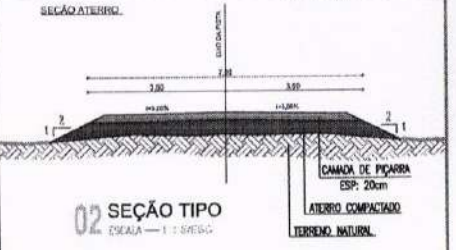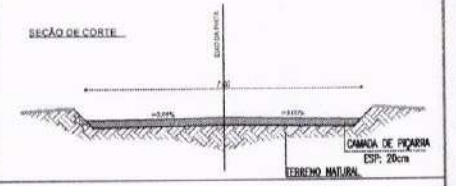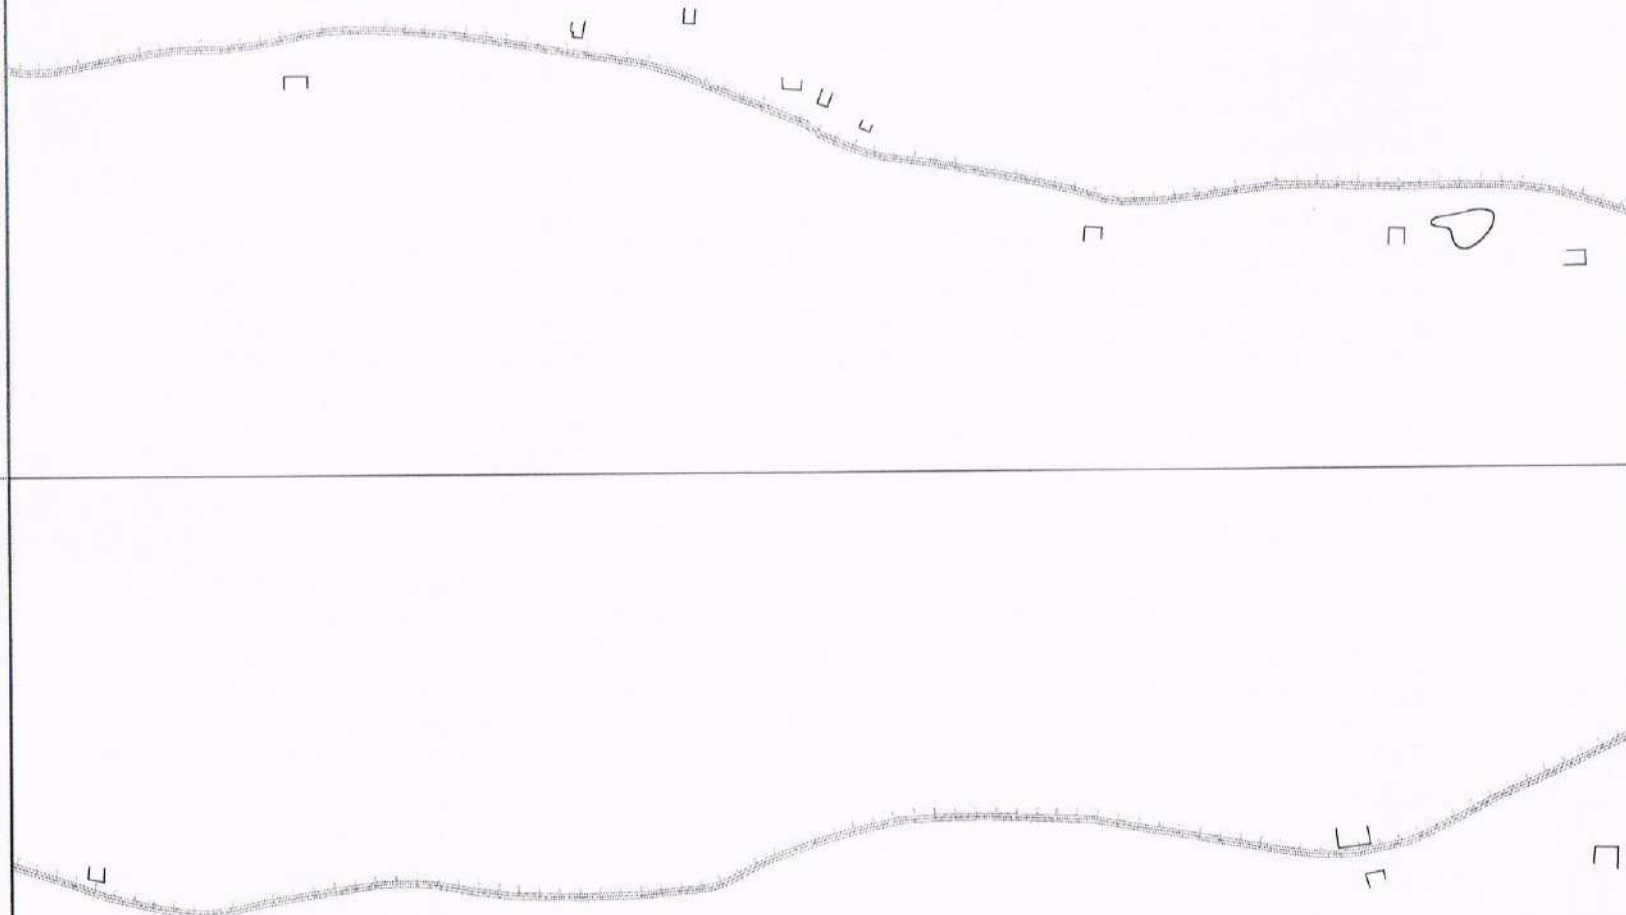

02 SEÇÃO TIPO
ESCALA - 1 : 200.00

LEGENDA:

- 0+00,00 ESTACAS
- PIÇARRAMENTO
- CURVA DE NÍVEL

DATA	ESTADO	ESCALA

ASSINADO: FRANCISCO EDOR SIQUEIRA EVANGELISTA
 Assinado digitalmente por FRANCISCO EDOR SIQUEIRA EVANGELISTA
 CN=06556026310, O=06556026310

PROJETO DE RECUPERAÇÃO DE ESTRADA VICINAL

ORGANIZAÇÃO: **PREFEITURA MUNICIPAL DE CRATEÚS**

ENDEREÇO: **ARRUAMENTO SÃO JOSÉ PIQUETIA - CRATEÚS**

PROJETO: **02 SEÇÃO TIPO**

PROJETADE: **JOÃO VICTOR B. APOLÔNIO**

DATA: **MAIO / 2020**

PROJETO: **04/09**

PLANTA BAIXA
ESCALA - 1 : 1.000