



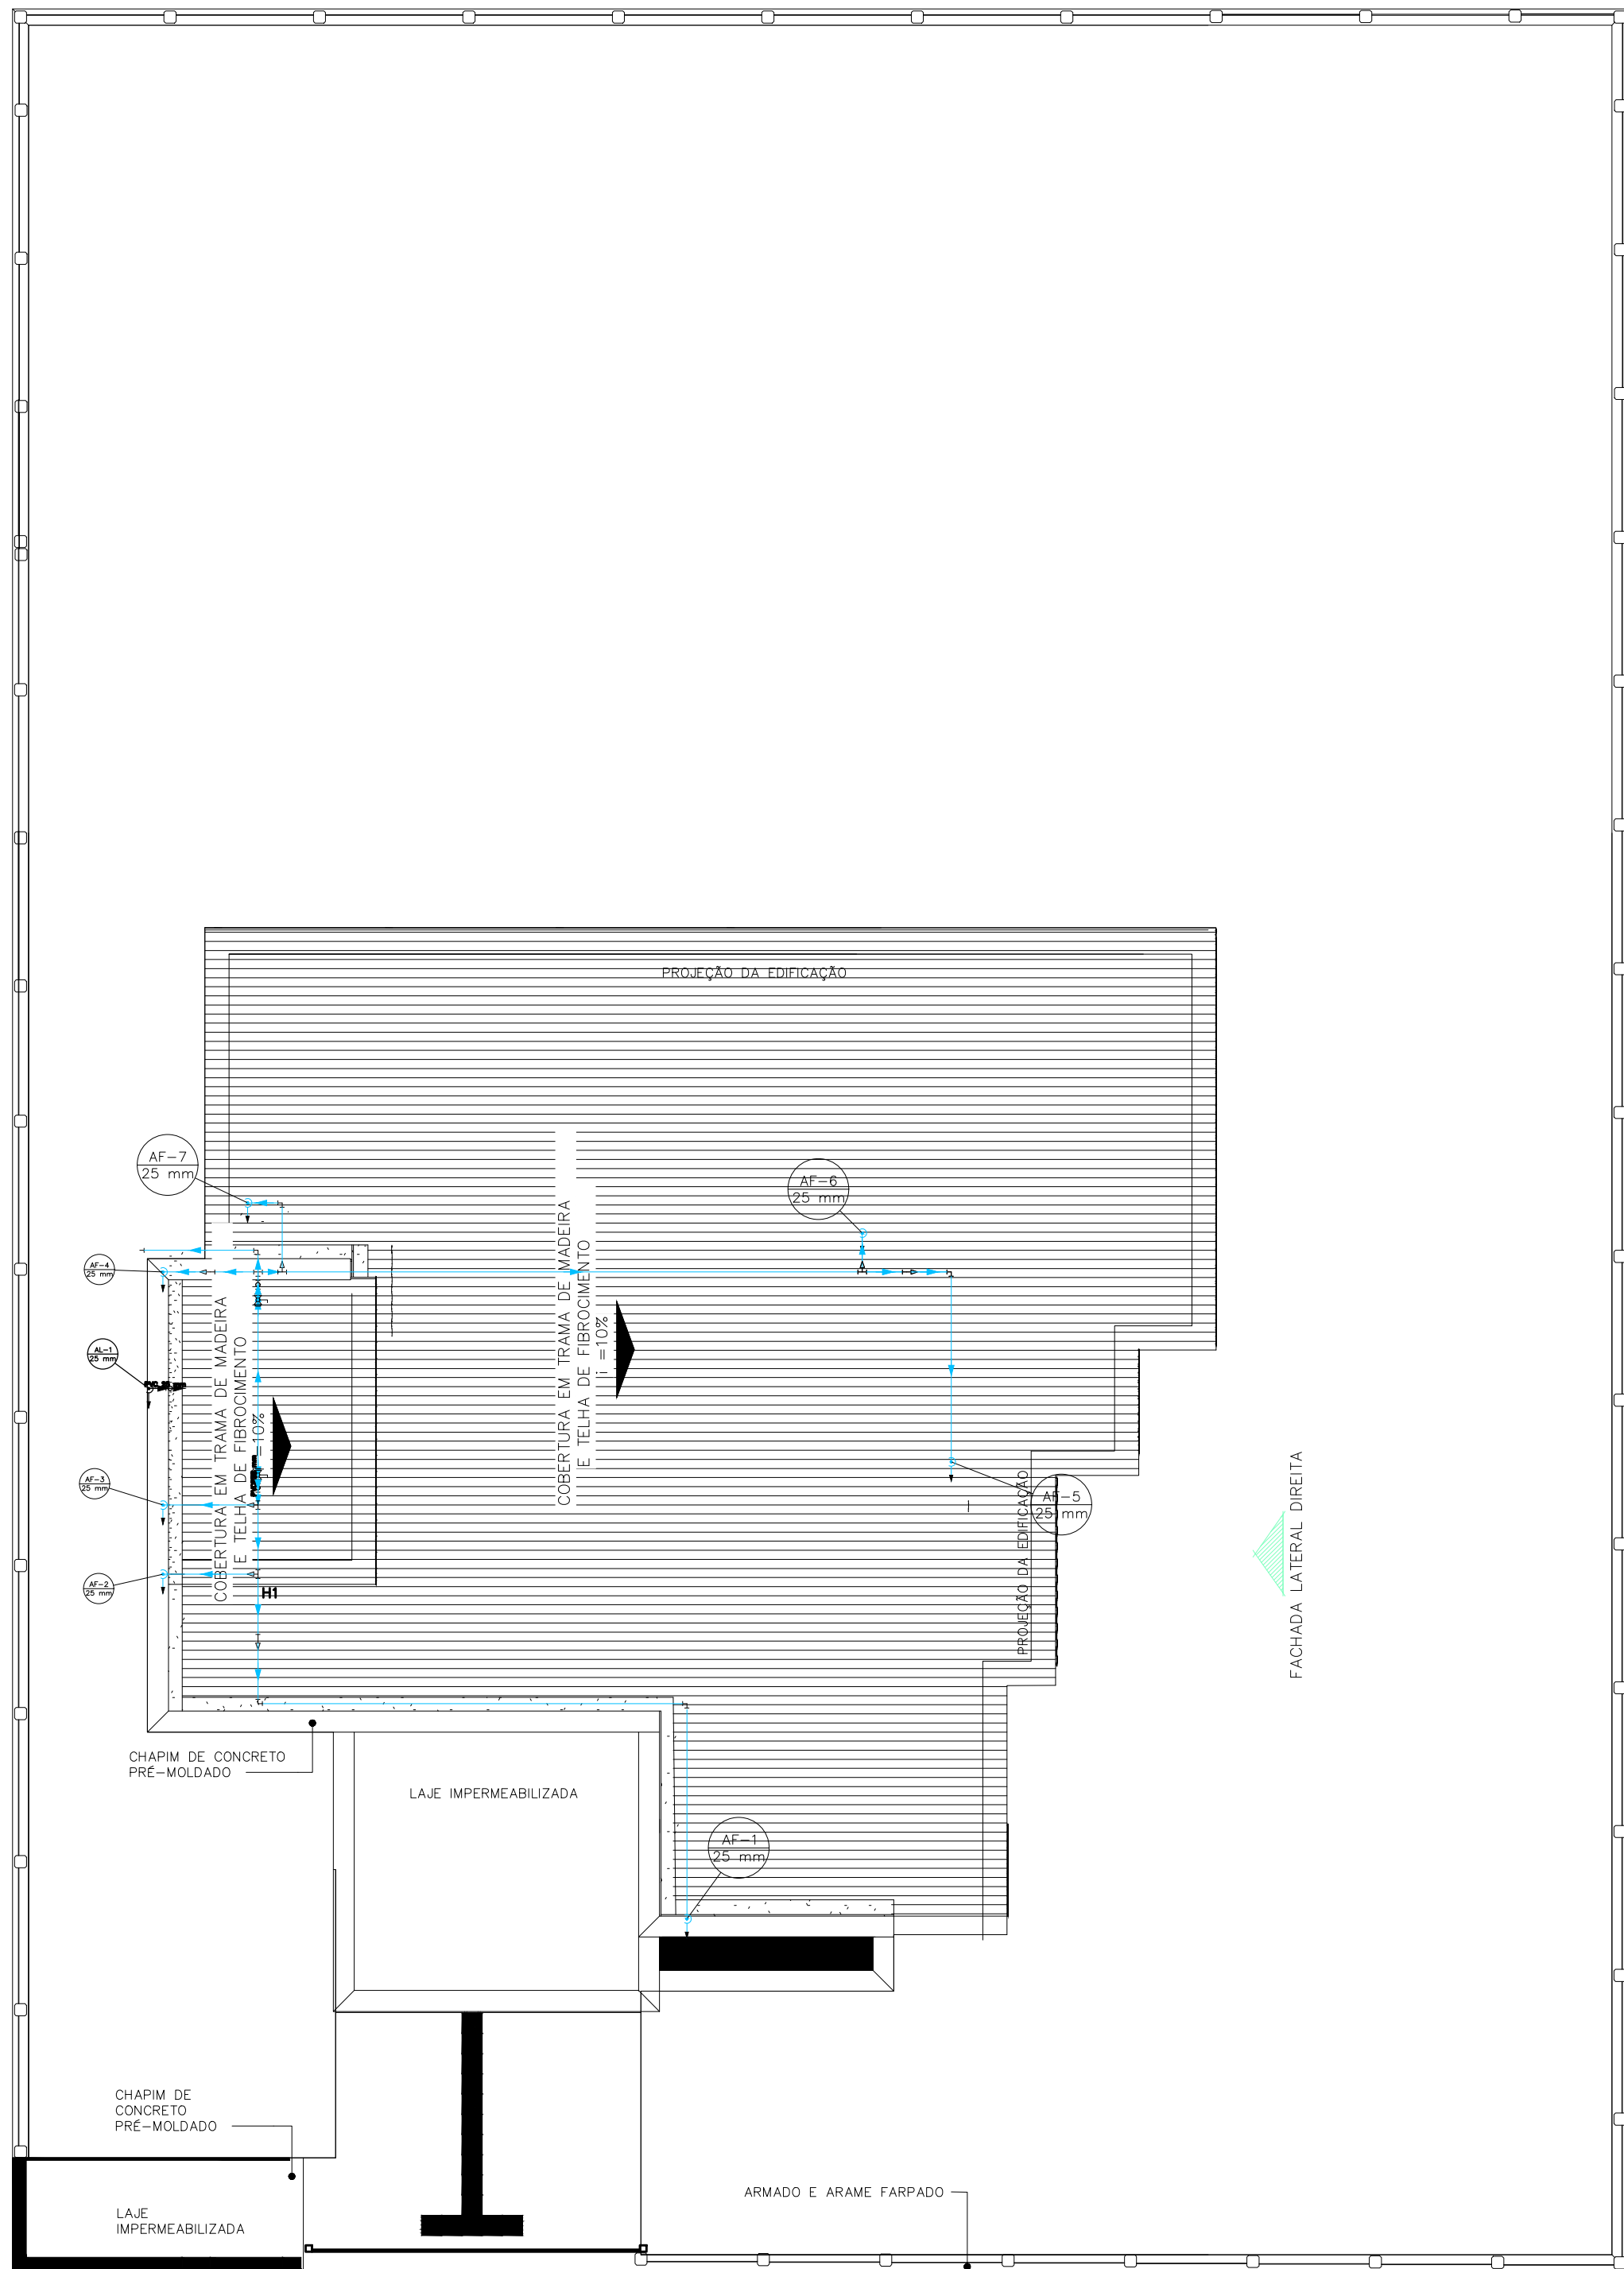


10 Planta Baixa - Cobertura
Projeto Hidráulico - Terraço
Escala: 1/50


- LISTA DE MATERIAL
- 1 - VALVULA P/ LAVATORIO, CROMADA
 - 2 - ADAPTADOR PARA VALVULA DE LAVATORIO 40mm (EG-30)
 - 3 - JOELHO 90° Ø 40mm C/ BOLSA P/ ANEL DE VEDACAO
 - 4 - CURVA 90° Ø 40mm
 - 5 - TUBO P/ ESCOTO SECUNDARIO Ø 40mm
 - 6 - ENGATE PLÁSTICO
 - 7 - COTOVELO AZUL Ø 25 mm x 3/4" ELUMAPLAST
 - 8 - TUBO PVC SOLDÁVEL Ø 25mm
 - 9 - JOELHO 90° Ø 40mm
 - 10 - TORNEIRA PARA LAVATÓRIO HIDRO-MECÂNICA

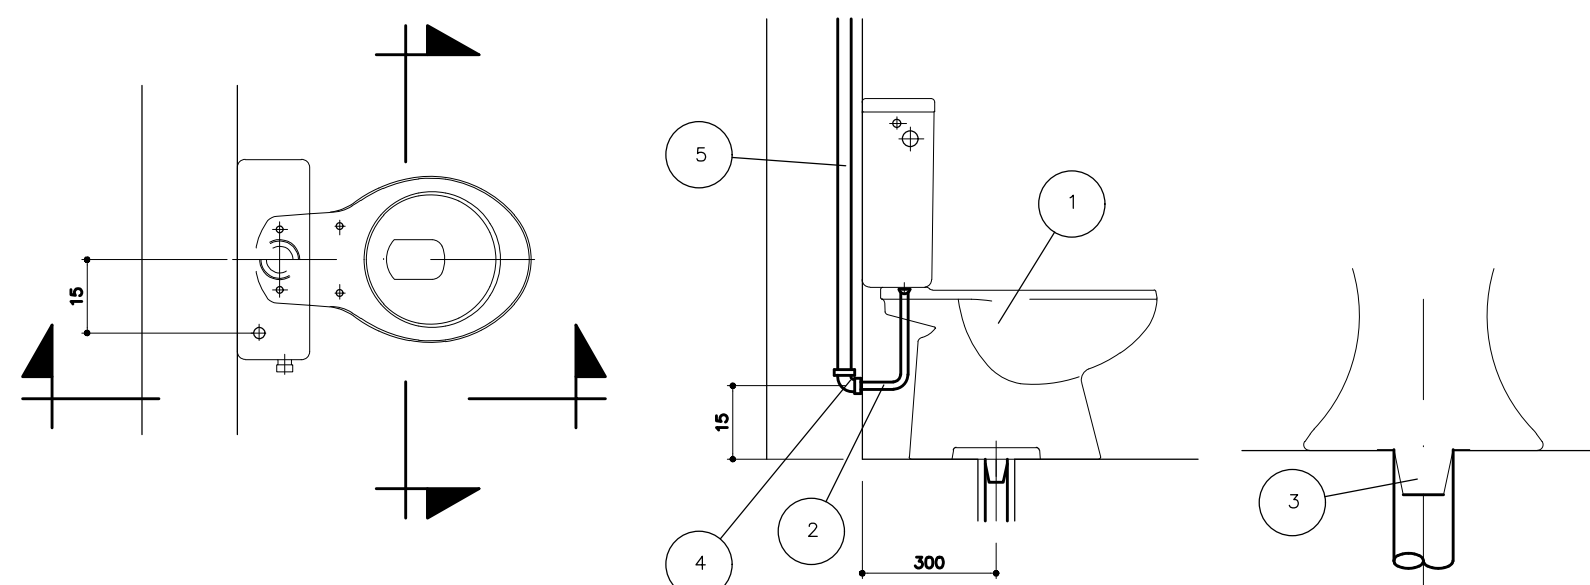

14 Vaso com caixa acoplada
Projeto Hidráulico - Terraço
Sem escala

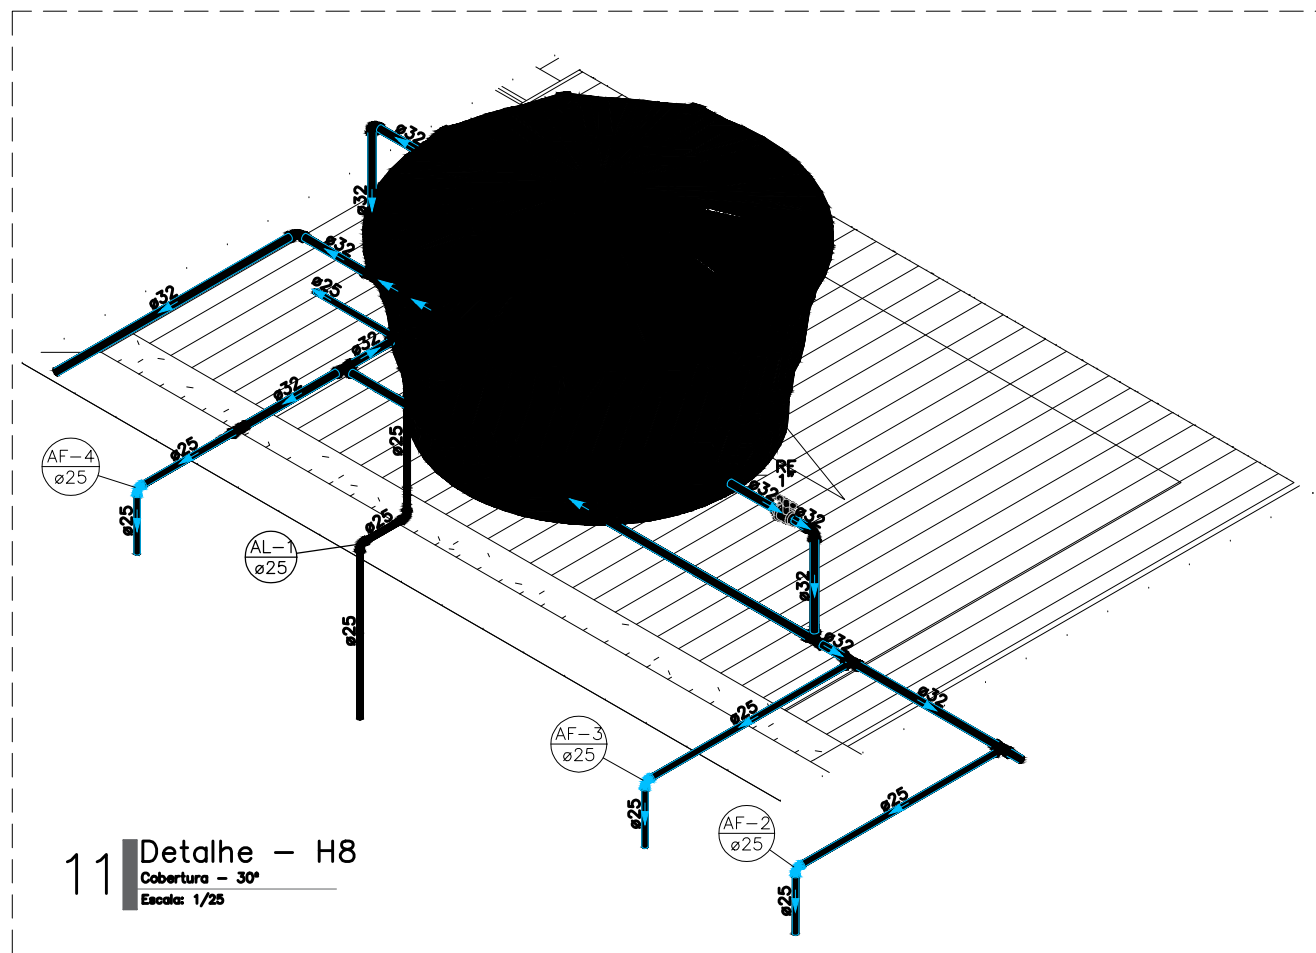

11 Detalhe - H8
Cobertura - 30°
Escala: 1/25

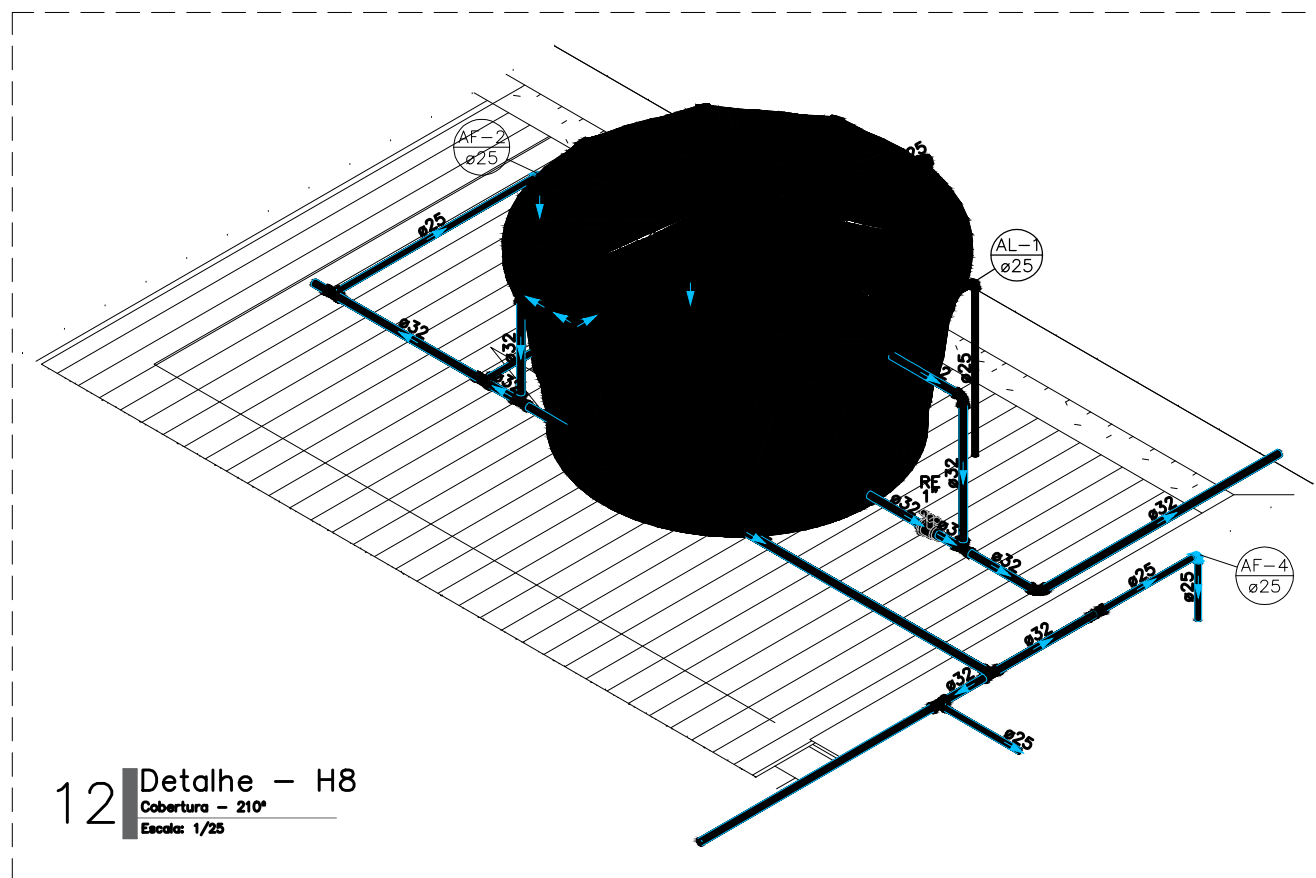


12 Detalhe - H8
Cobertura - 210°
Escala: 1/25


Legenda de condutas - Pav. Terraço	
—	Água fria
—	Alimentação

Legenda - Pav. Terraço	
—	Alimentador Predial
—	Hidrômetros
—	Registro de gaveta c/conopla cromada c/PVC soldável
—	Registro esfera VS compacto soldável


Legenda das Indicações - Pav. Terraço	
LV	Lavatório com joelho de 90° - 25 mm - 1/2"
RG	Registro de gaveta c/conopla cromada c/PVC soldável - 3/4"
VS	Vaso sanitário com rede acoplado - 3/4"
HIDROMETRO	Hidrômetros - cavete 3/4"

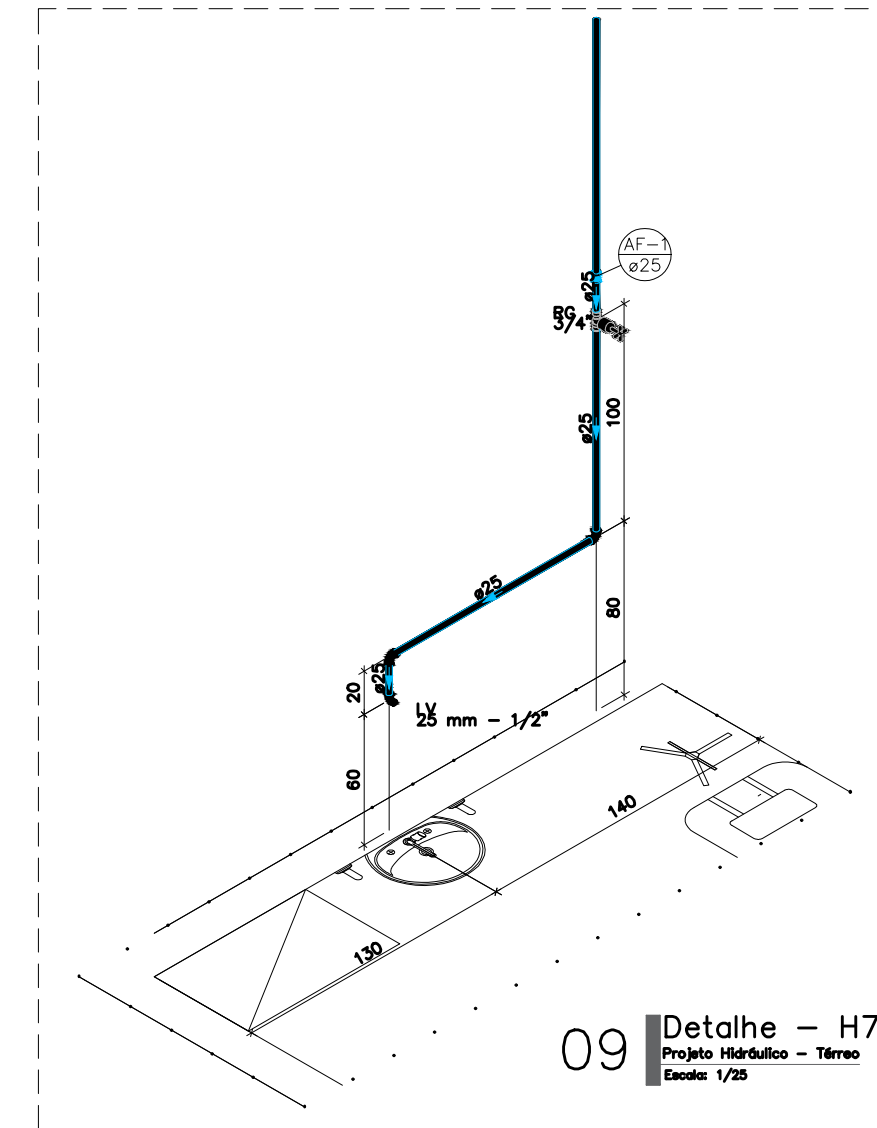

09 Detalhe - H7
Projeto Hidráulico - Terraço
Escala: 1/25

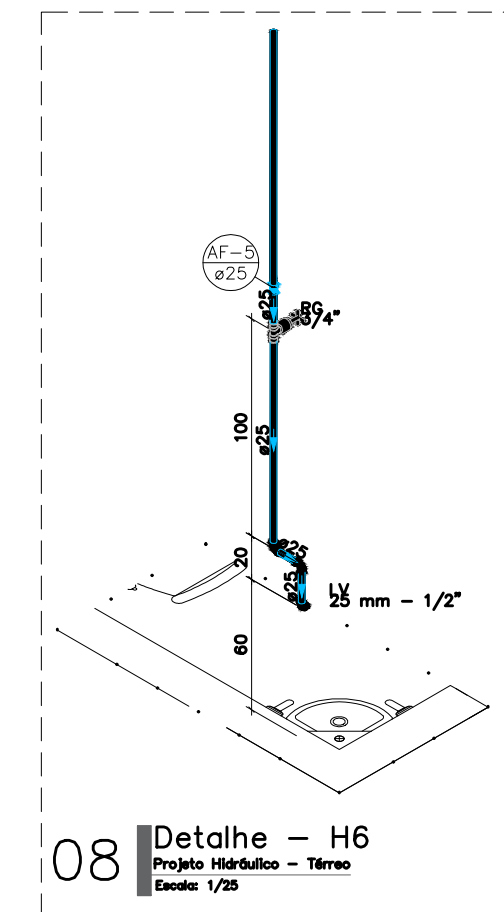

08 Detalhe - H6
Projeto Hidráulico - Terraço
Escala: 1/25

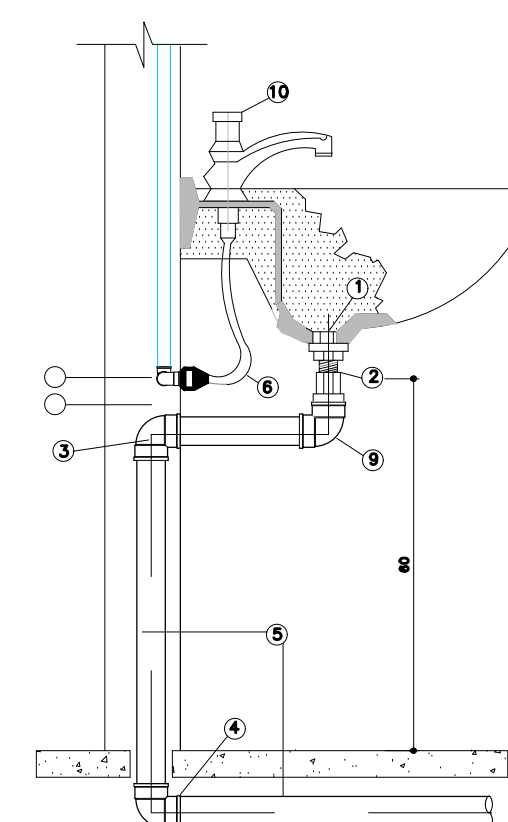

13 Detalhe - H5
Projeto Hidráulico - Terraço
Escala: 1/25

ASSINATURAS

WANDERSON VIEIRA DA COSTA
ENGENHEIRO CIVIL
CREA nº 2108141103

EQUIPE TÉCNICA CAU / CREA - FUNÇÃO

WANDERSON VIEIRA
CREA nº 2108141103 - ENGENHEIRO CIVIL

PREFEITURA DE
SÃO GONÇALO DO AMARANTE - RN

SÃO GONÇALO DO AMARANTE
LUGAR DE FÉ, CULTURA E OPORTUNIDADE

SEMINFRA - SECRETARIA MUNICIPAL DE INFRAESTRUTURA
RUA MARIA DO CARMO BRITO, S/N - SAMBURÁ - TEL.: +55 (84) 3278-3721 | CNPJ 08.078.402/0001-35

PROJETO

CONSTRUÇÃO DE PONTO DE APOIO PARA ATENDIMENTO EM SAÚDE

ENDERECO

AV. MIGUEL SABINO DE ARAUJO FILHO LOTEAMENTO ARVOREDO - RIO DA PRATA -
SÃO GONÇALO DO AMARANTE/RN

TITULO

PROJETO HIDRALICA

ASSUNTO

PLANTA BAIXA, DETALHAMENTO ISOMÉTRICOS E LEGENDAS

ÁREA

ARQ

FOLHA:

02/02

ETAPA: PROJETO BÁSICO

DATA: 01/06/2026 ESCALA: INDICADA PROJETO: PROJETO BÁSICO CÓDIGO: REV03-SAUDE-PA-HIDR

RESPONSÁVEL TÉCNICO: VANESSA RAYANE DESENHO: RAYANE

É PROIBIDO NA FORMA DA LEI Nº 5988 ARTIGO 184 DO CÓDIGO PENAL A REPRODUÇÃO TOTAL OU PARCIAL DESTES DESENHOS SEM A PRÉVIA AUTORIZAÇÃO DOS ARQUITETOS