




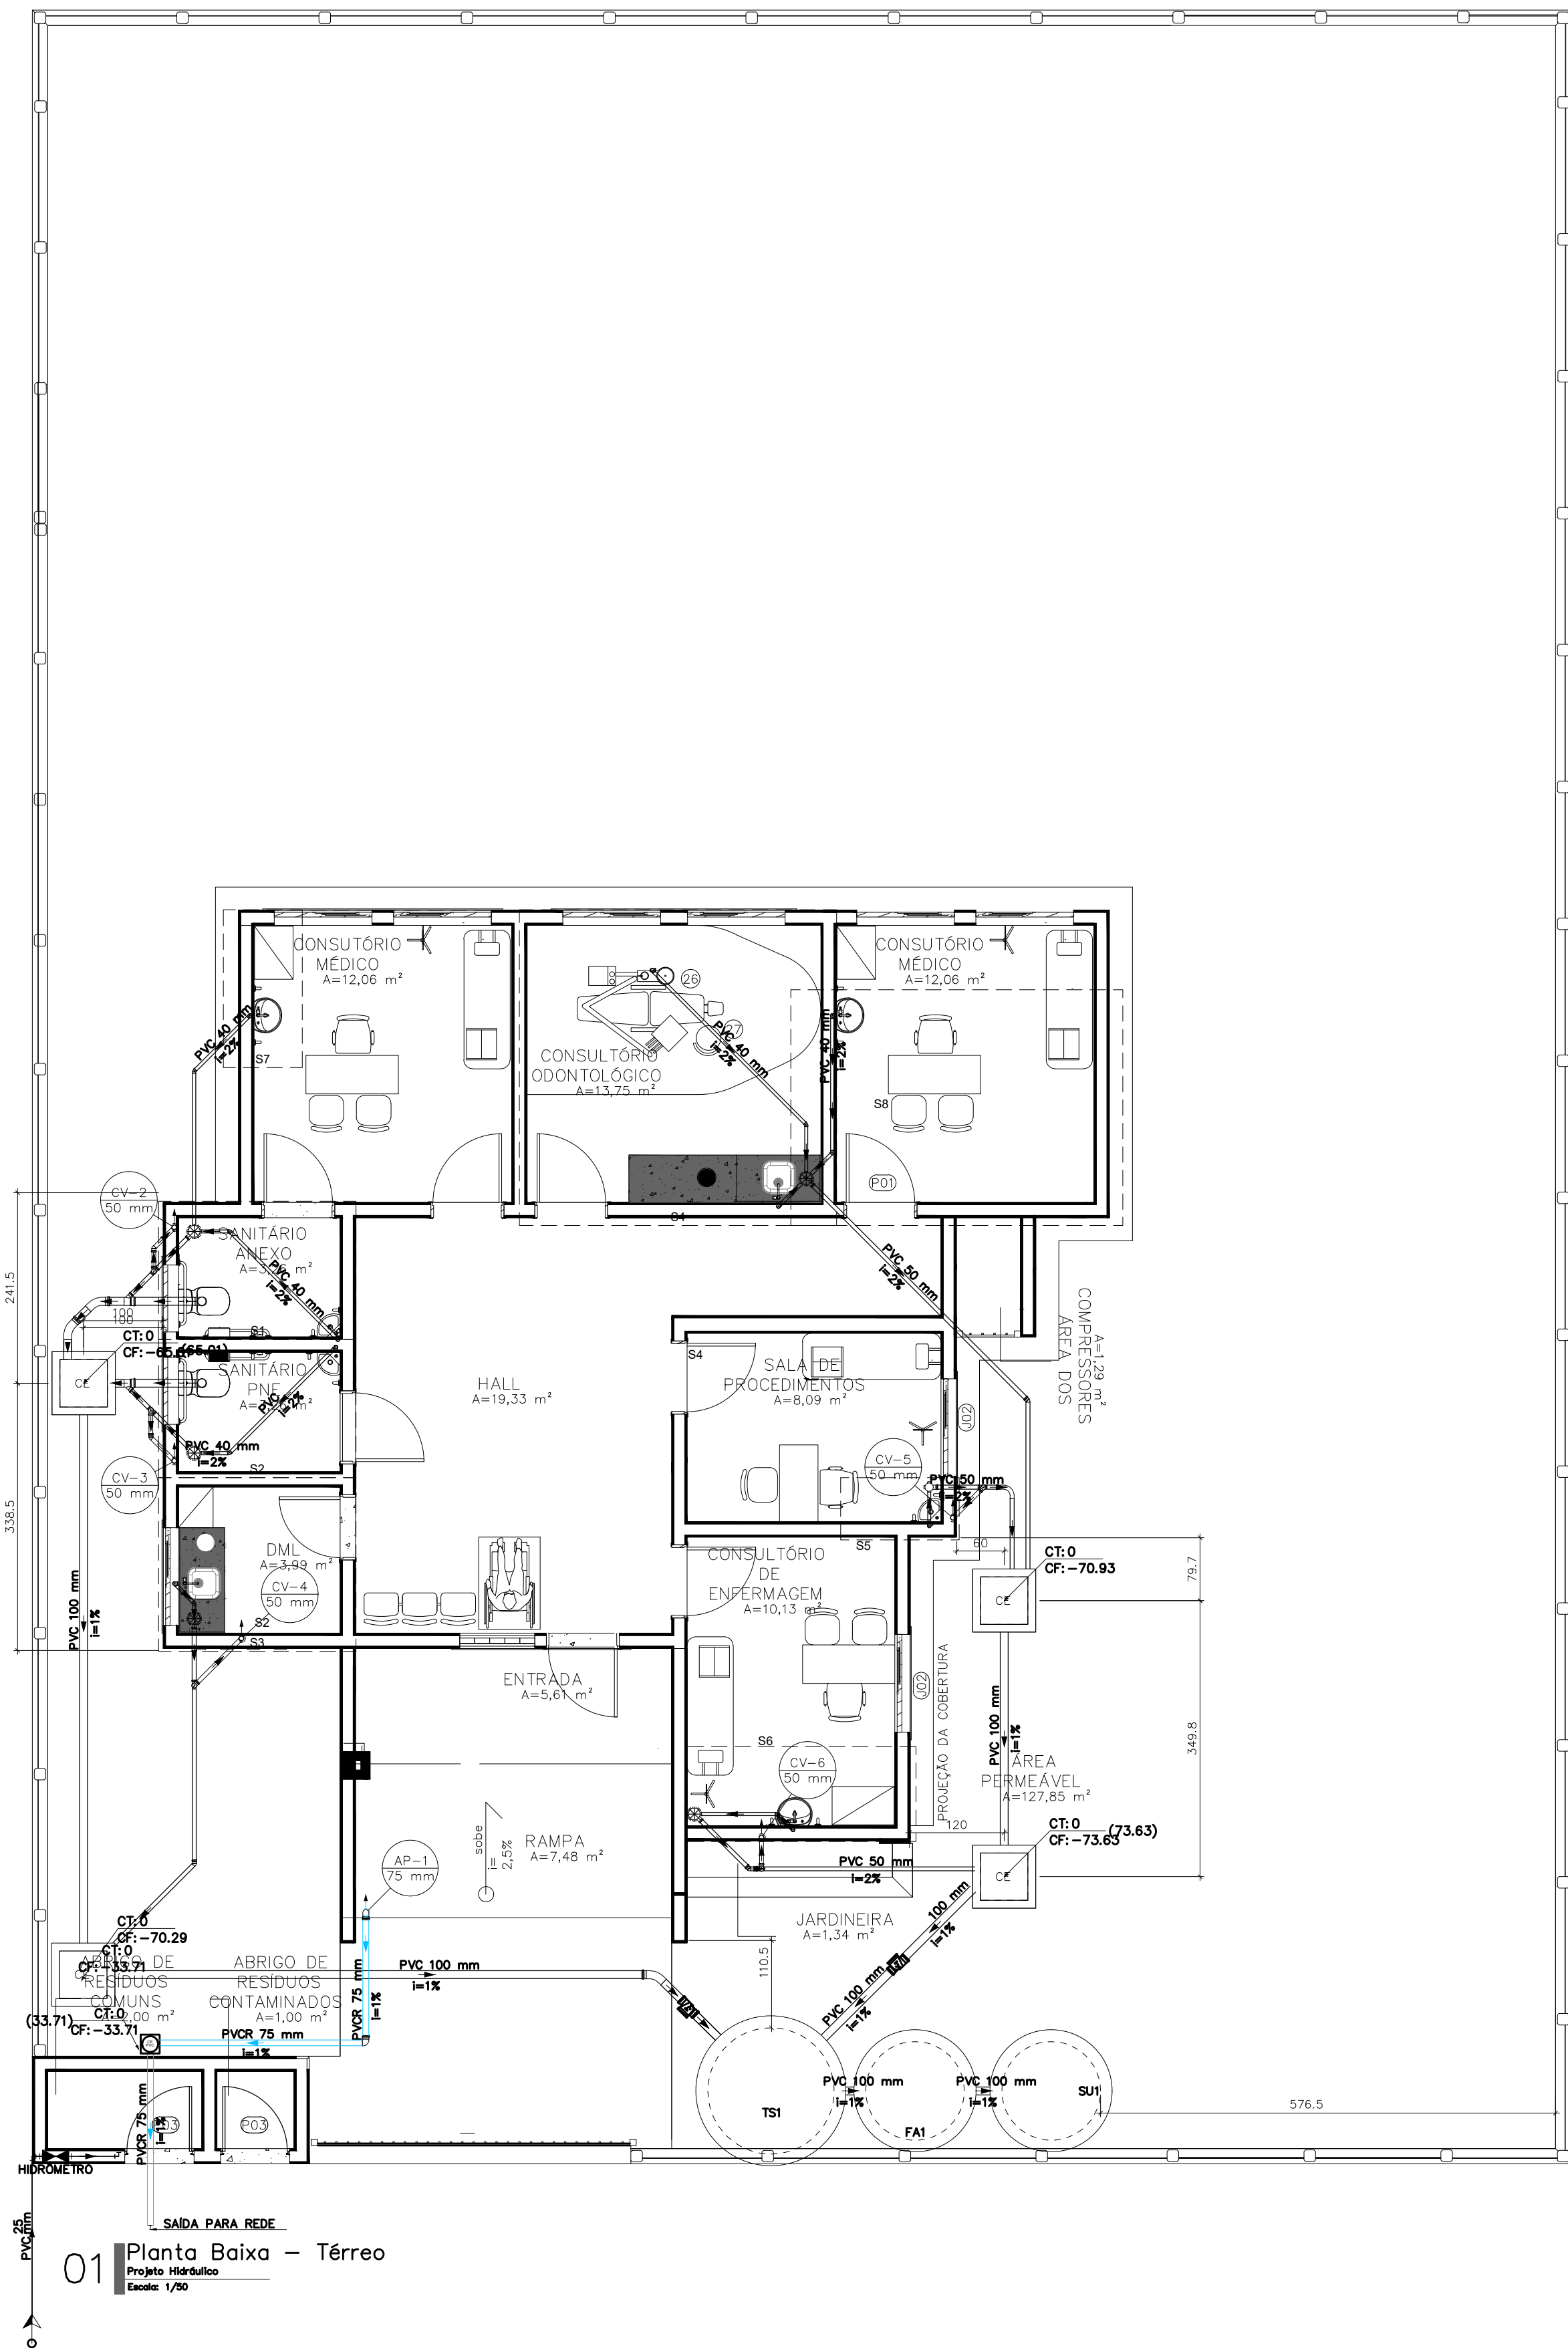


01 Planta Baixa - Térreo
Projeto Hidráulico
Escala: 1/200

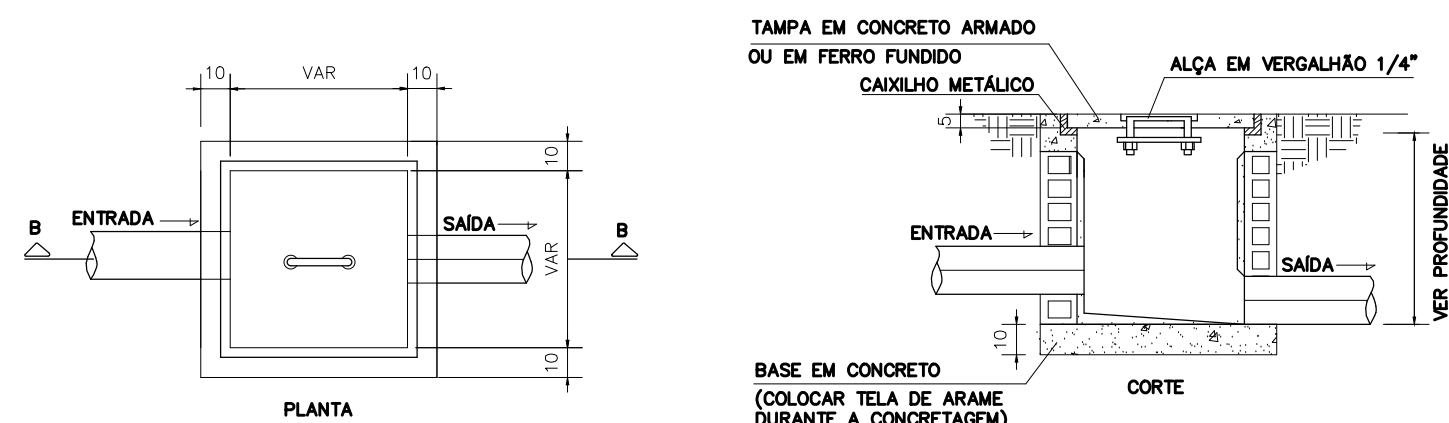


10 Detalhe Caixa de Inspeção
Projeto Sanitário - Térreo
Sem Escala

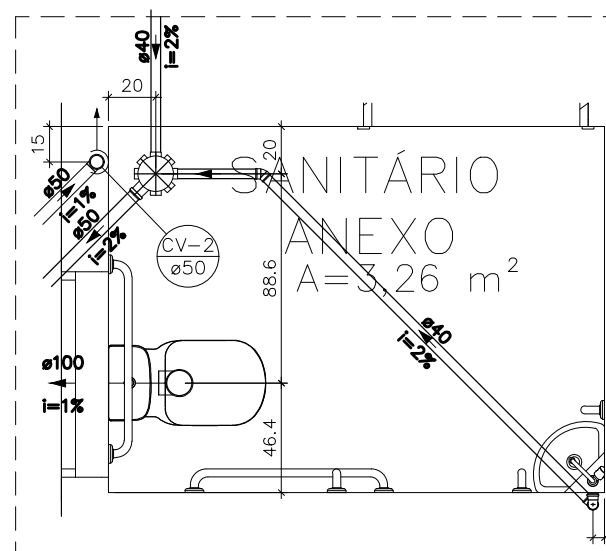


02 Detalhe - S1
Projeto Sanitário - Térreo
Escala: 1/25

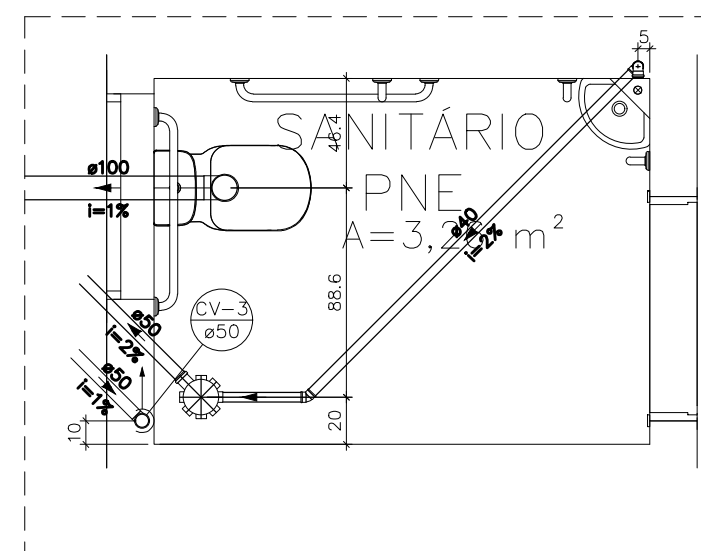


03 Detalhe - S2
Projeto Sanitário - Térreo
Escala: 1/25

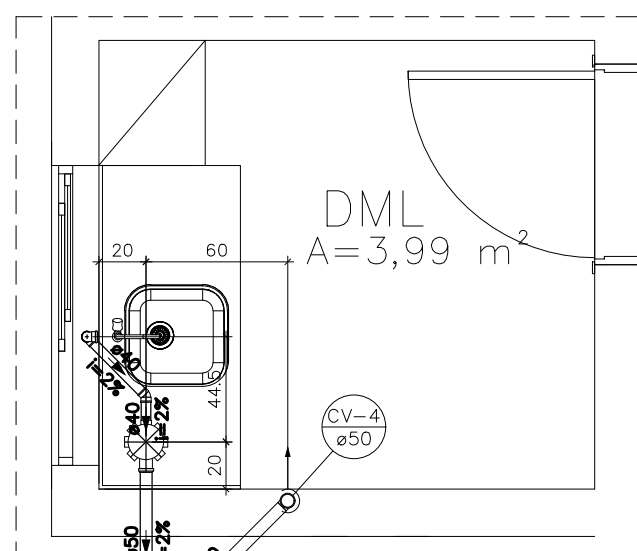


04 Detalhe - S3
Projeto Sanitário - Térreo
Escala: 1/25

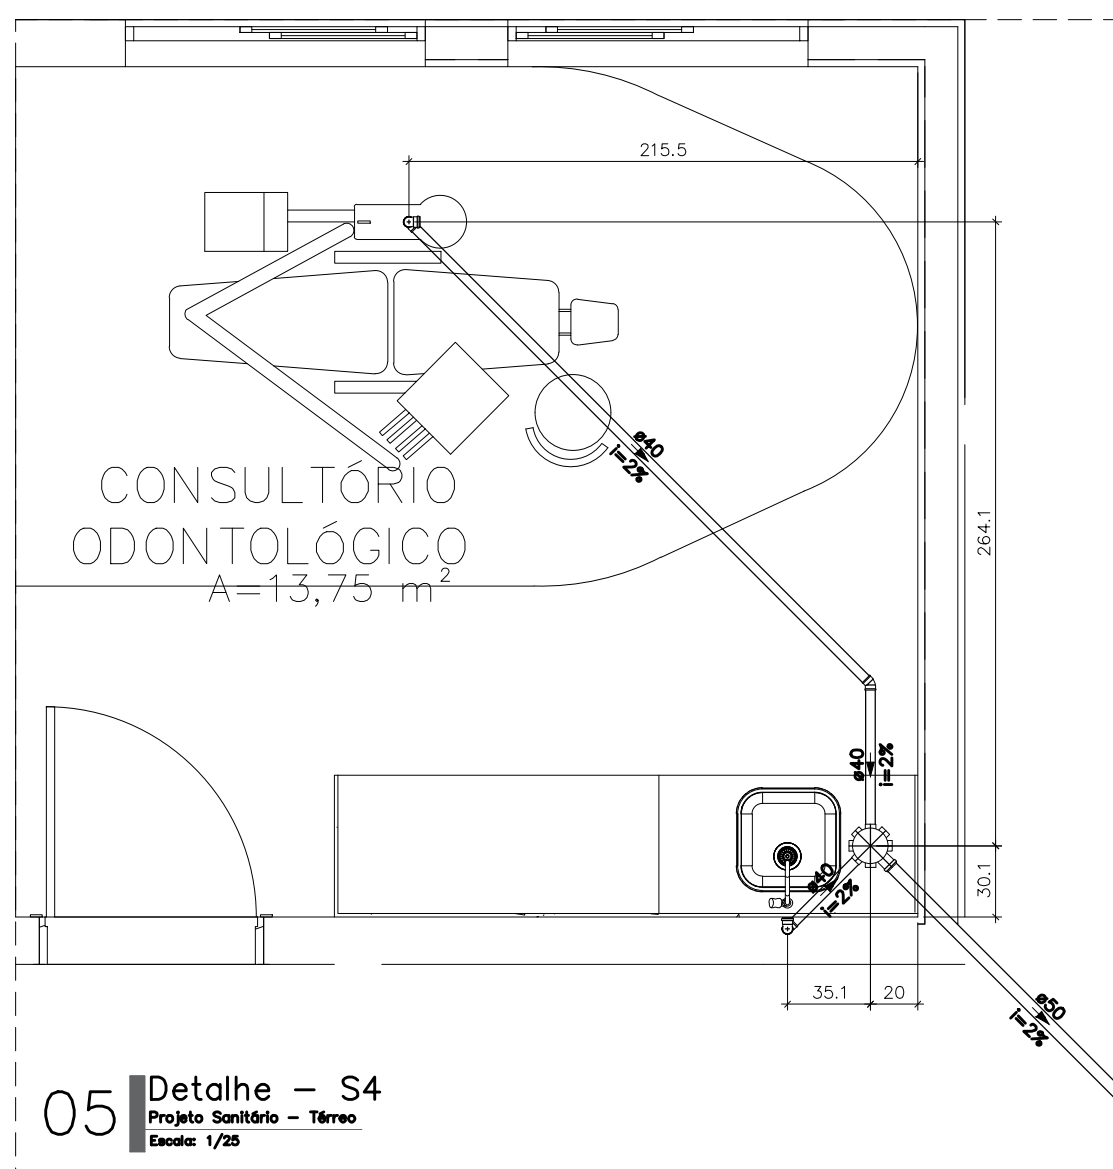


05 Detalhe - S4
Projeto Sanitário - Térreo
Escala: 1/25

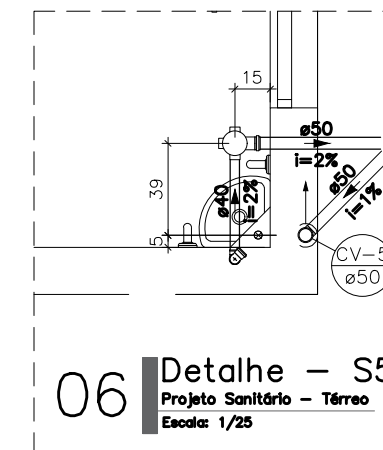


06 Detalhe - S5
Projeto Sanitário - Térreo
Escala: 1/25

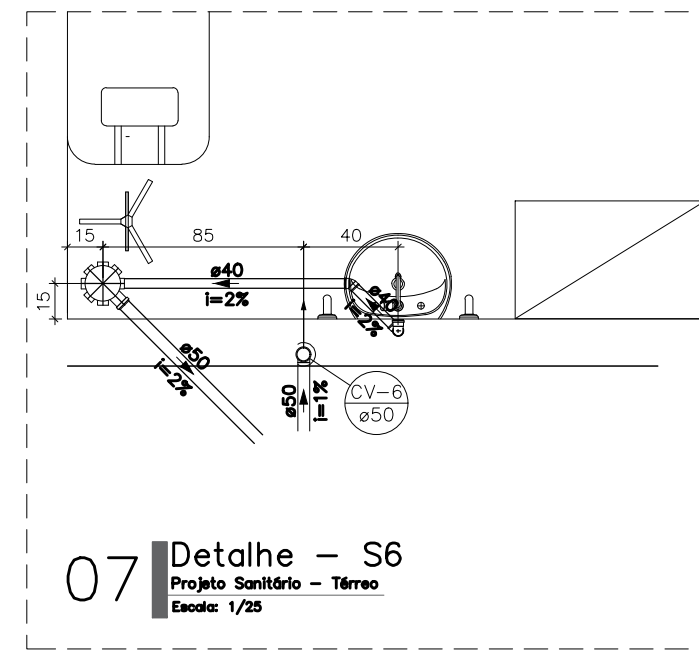


07 Detalhe - S6
Projeto Sanitário - Térreo
Escala: 1/25

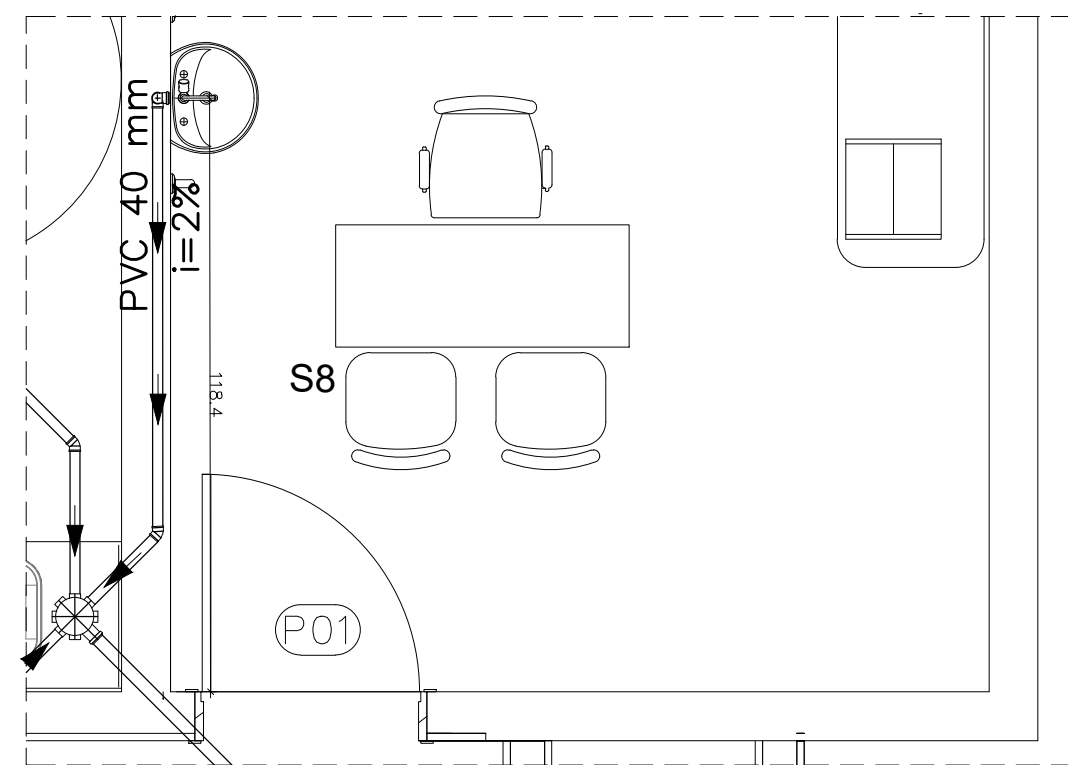


09 Detalhe - S8
Projeto Sanitário - Térreo
Escala: 1/25

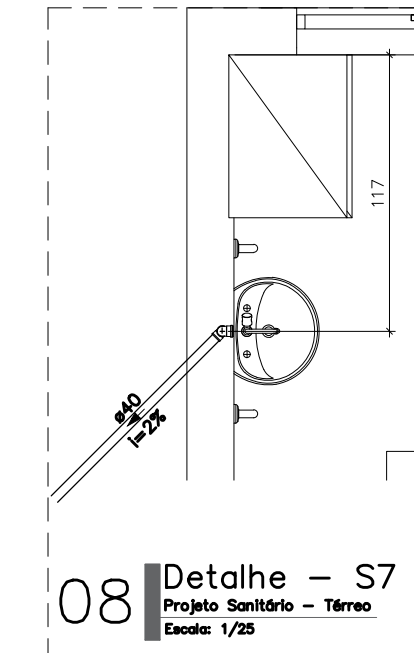

08 Detalhe - S7
Projeto Sanitário - Térreo
Escala: 1/25

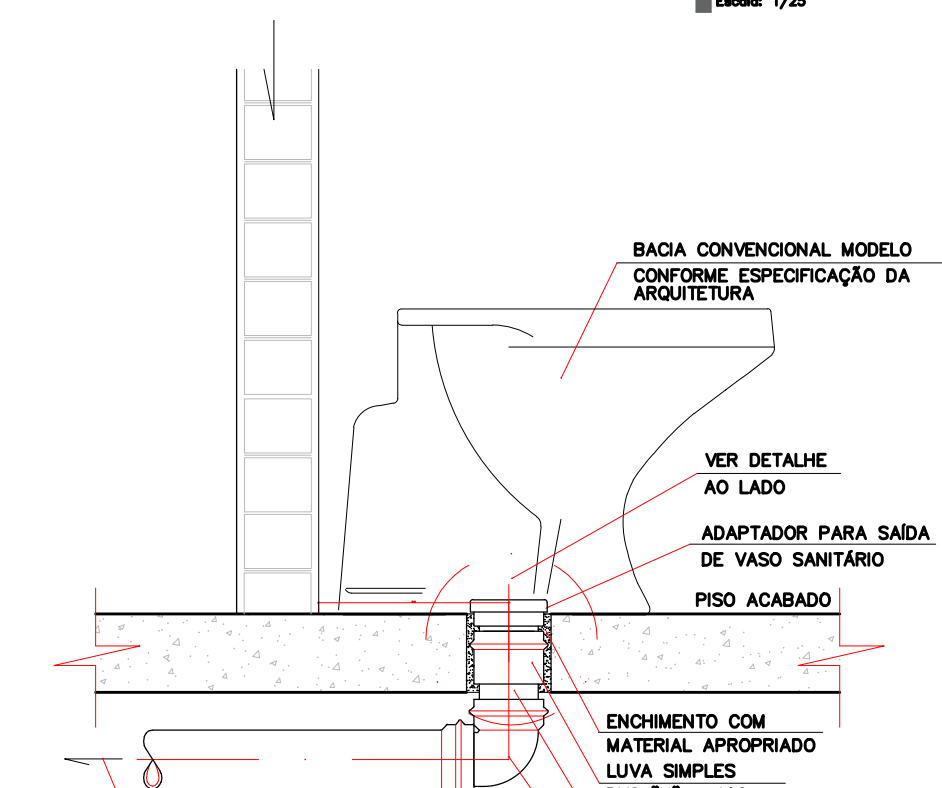

11 Ligação do Vaso Sanitário
Projeto Sanitário
Sem Escala

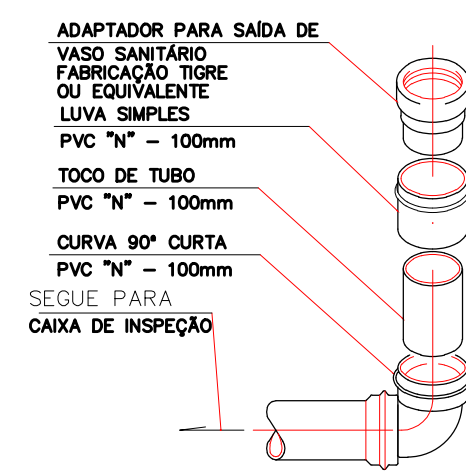

12 Vedação do Vaso Sanitário
Detalhe de montagem
Sem Escala

Legenda de condutos - Pav. Térreo	
Esgoto	
Pluvial	
Ventilação	

Lista de materiais - Pav. Térreo	
Esgoto	
Caixas de Passagem	
Caixa de inspeção esgoto simples	4 pç
CE- 60x60 cm	
PVC Acessórios	
Caixa sifonada	1 pç
100x100x50	
150x150x50	5 pç
Sifão de copo p/ pia e lavatório	
1" - 1.1/2"	8 pç
Válvula p/ lavatório e tanque	
1"	8 pç
PVC Esgoto	
Curva 45 longa	3 pç
100 mm	
Curva 90 curta	2 pç
100 mm	
40 mm	8 pç
Curva 90 longa	1 pç
50 mm	
Joelho 45	6 pç
40 mm	
Joelho 90	5 pç
100 mm	
Joelho 90	2 pç
50 mm	5 pç
Joelho 90 c/anel p/ esgoto secundário	
40 mm - 1.1/2"	8 pç
Junção simples	
100 mm - 50 mm	2 pç
Tubo rígido c/ ponta lisa	
100 mm - 4"	25.29 m
150 mm - 6"	1.5 m
40 mm	18.44 m
50 mm - 2"	14.28 m
Tê sanitário	
50 mm - 50 mm	5 pç
Vedação p/ saída de vaso sanitário	
100 mm	2 pç
Válvula de retenção	
100 mm	2 pç
Unidades de tratamento	
Alça	1 pç
Ferro	
Argamassa	
Argamassa	0.28 m³
Brita	
n³	0.37 m³
n⁴	0.74 m³
Concreto	
Concreto	1.57 m³
Tampa	
Hermética	1 pç
Tijolo	
Furado	142 pç
Pluvial	
Caixas de Passagem	
Caixa de passagem PVC	1 pç
20 cm	
PVC série R	
Joelho 90° Série R	2 pç
75 mm	
Tubo PVC rígido Série R ponta lisa	
75 mm	9.71 m
Ventilação	
PVC Esgoto	
Joelho 90	5 pç
50 mm	
Tubo rígido c/ ponta lisa	
50 mm - 2"	2.9 m

ASSINATURAS	EQUIPE TÉCNICA CAU / CREA - FUNÇÃO
WANDERSON VIEIRA DA COSTA ENGENHEIRO CIVIL CREA nº 2108141103	WANDERSON VIEIRA CREA nº 2108141103 - ENGENHEIRO CIVIL



SEMINFRA - SECRETARIA MUNICIPAL DE INFRAESTRUTURA RUA MARIA DO CARMO BRITO, S/N - SAMBURÁ - TEL.: +55 (84) 3278-3721 CNPJ 08.079.402/0001-55	
PROJETO CONSTRUÇÃO DE PONTO DE APOIO PARA ATENDIMENTO EM SAÚDE	
ENDEREÇO AV. MIGUEL SABINO DE ARAUJO FILHO LOTEAMENTO ARVOREDO - RIO DA PRATA - SÃO GONÇALO DO AMARANTE/RN	
TÍTULO	
PROJETO SANITÁRIO	ÁREA ARQ
ASSUNTO PLANTA BAIXA, DETALHAMENTO ISOMÉTRICOS E LEGENDAS	FOLHA: 01/02
ETAPA: PROJETO BÁSICO	
DATA: 01/06/2026 ESCALA: INDICADA PROJETO: PROJETO BÁSICO CÓDIGO: REV03-SAUDE-PA-SAN	RESPONSÁVEL TÉCNICO: VANESSA RAYANE DESENHO: RAYANE
E É PROIBIDO NA FORMA DA LEI Nº 5888 ARTIGO 184 DO CÓDIGO PENAL A REPRODUÇÃO TOTAL OU PARCIAL DESTES DESENHOS SEM A PRÉVIA AUTORIZAÇÃO DOS ARQUITETOS	