




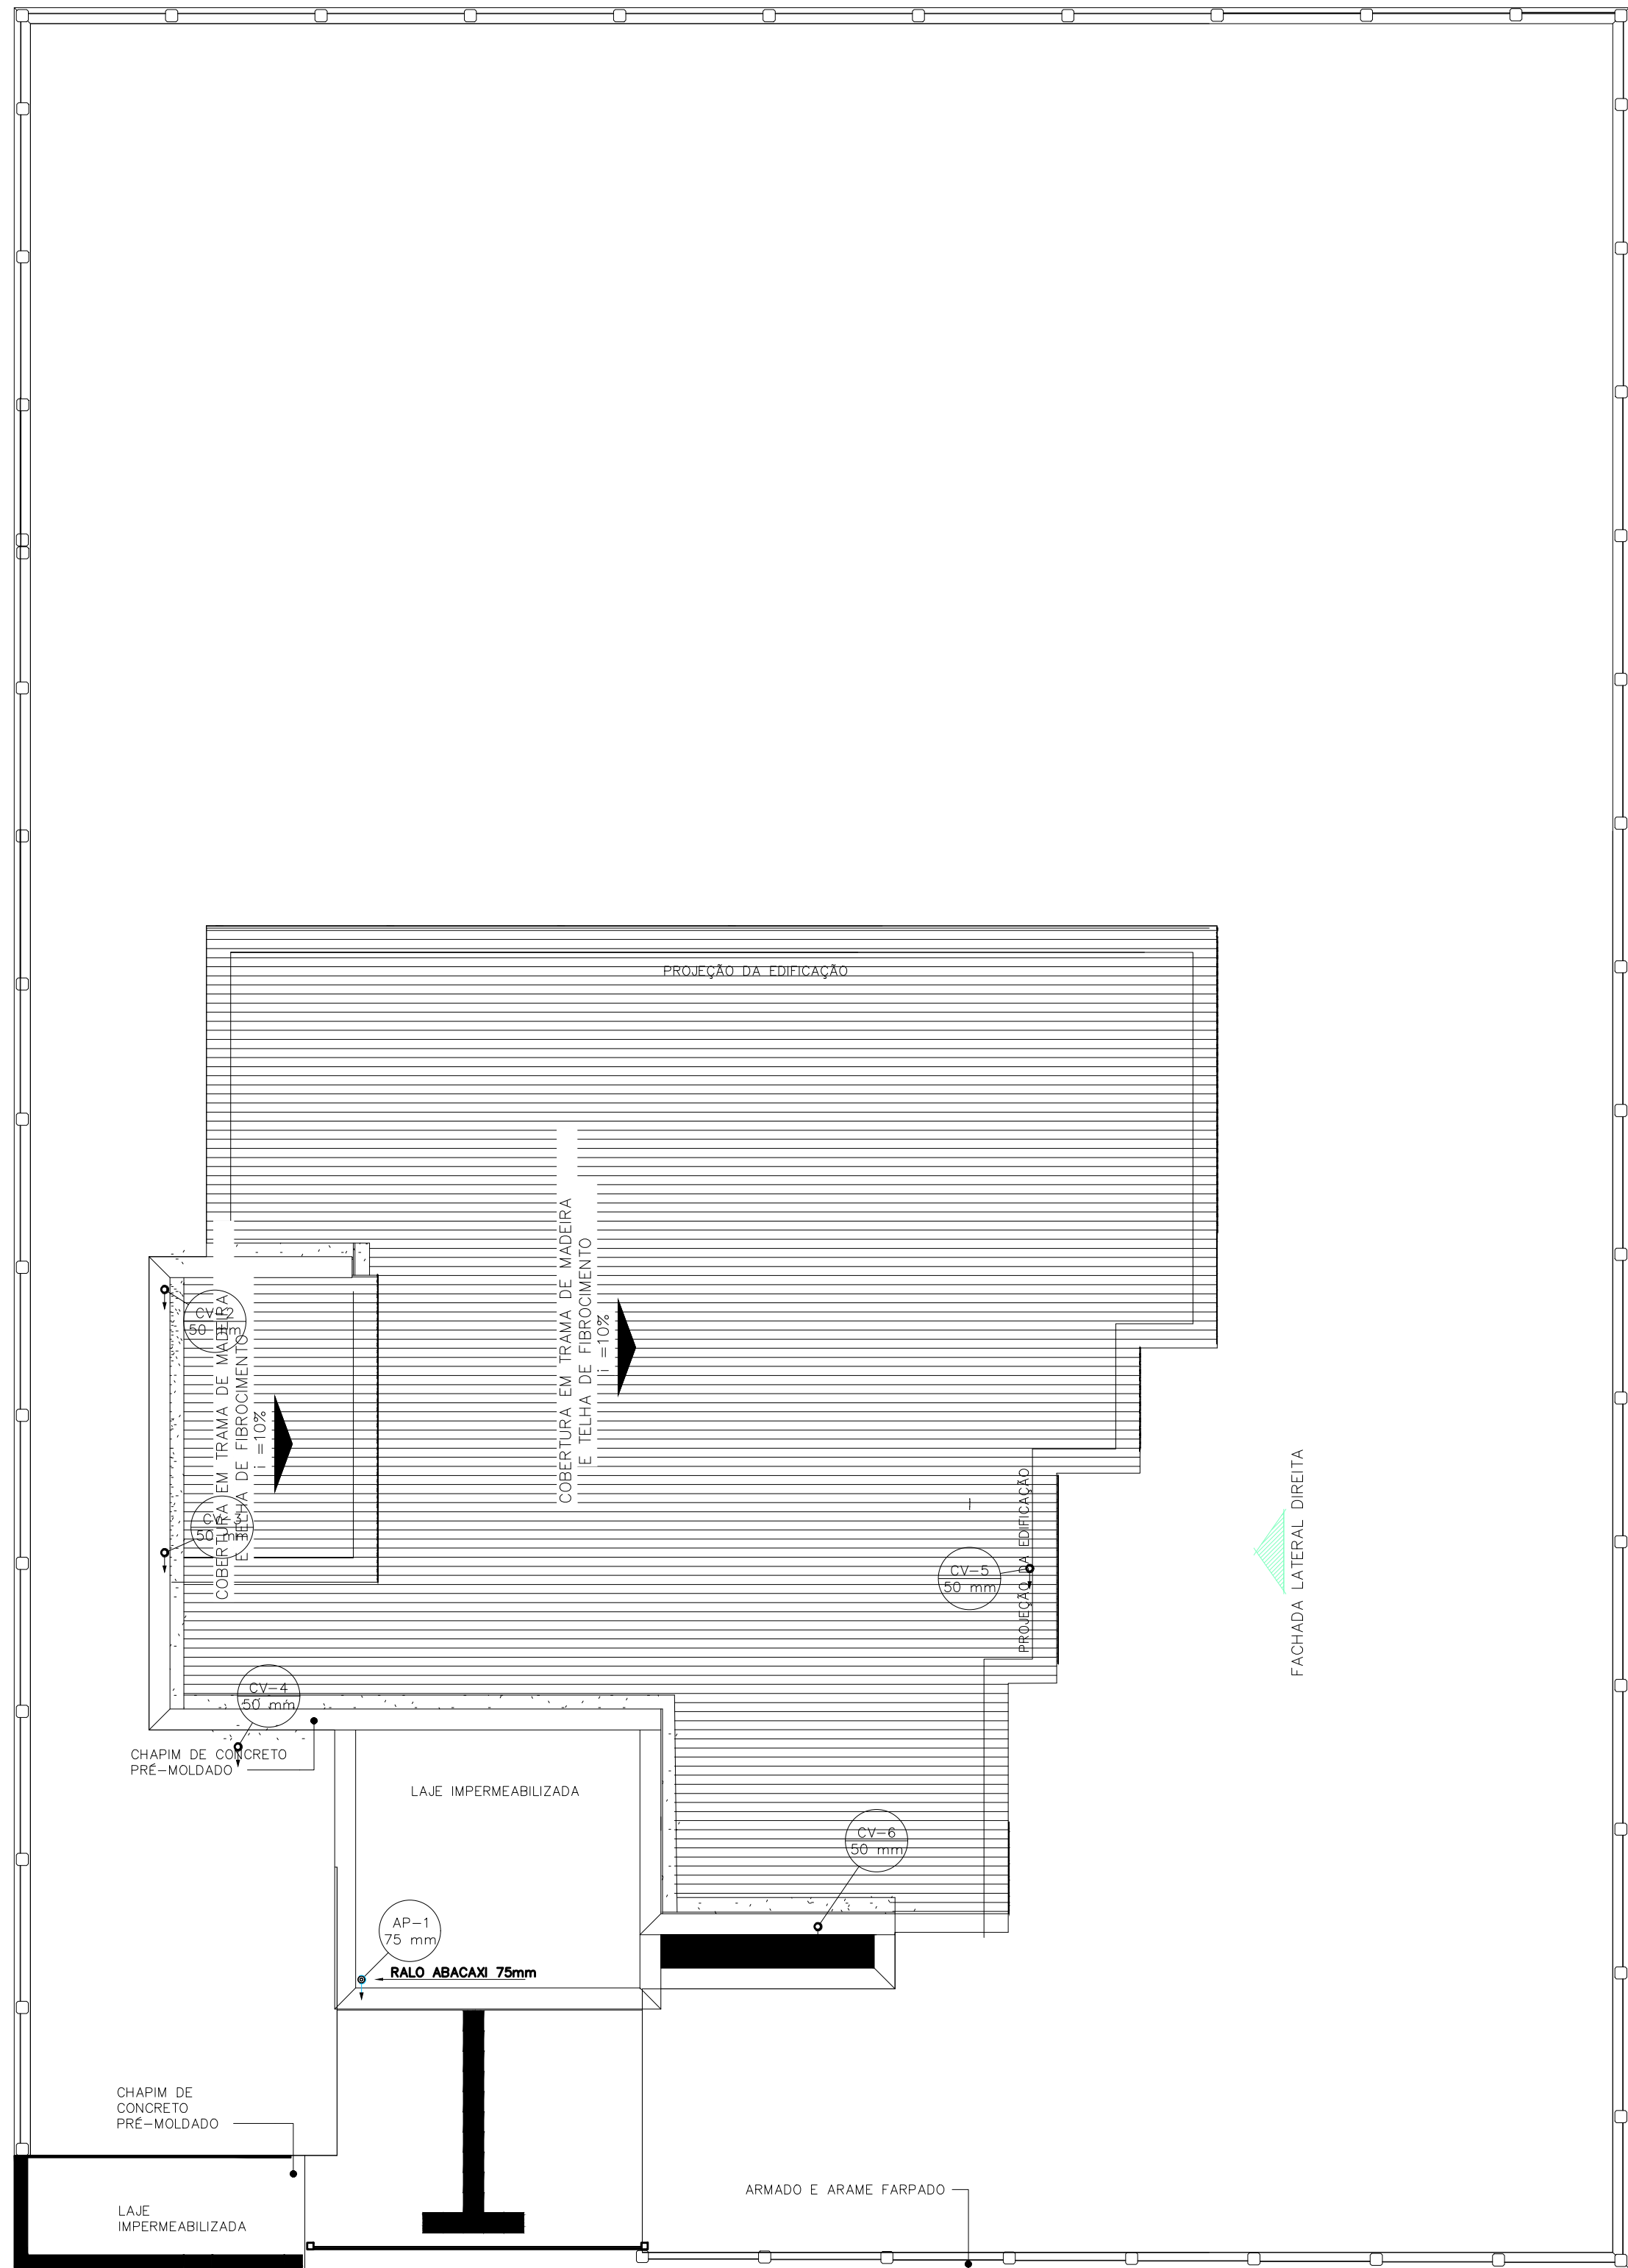


13 Planta Baixa – Cobertura
Projeto Sanitário – Térreo
Escala: 1/50

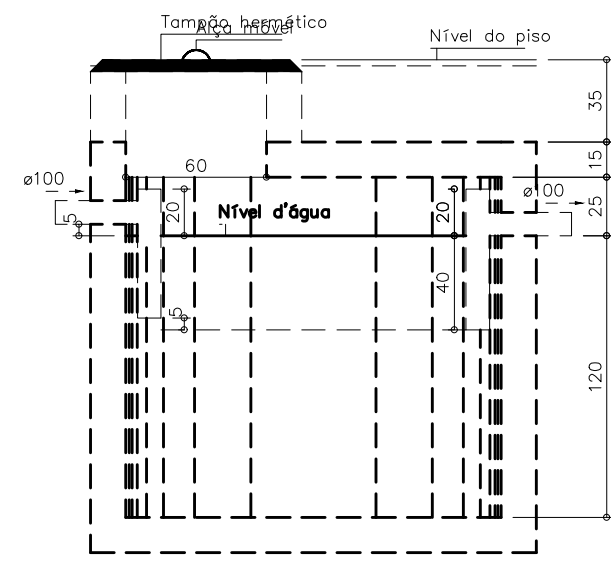


13 Tanque Séptico – Corte
Projeto Sanitário – Térreo
Escala: 1/25

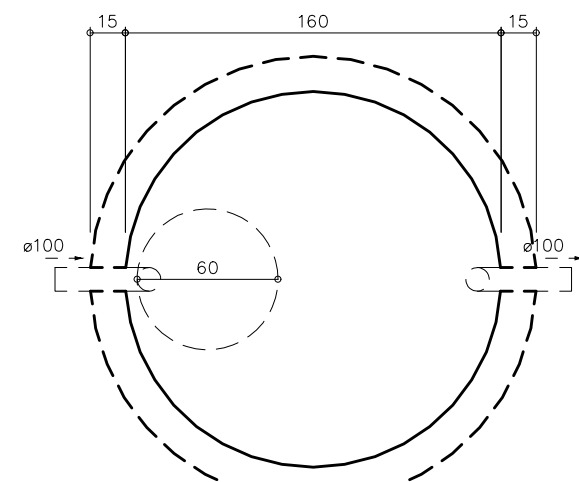

14 Tanque Séptico – Planta Baixa
Projeto Sanitário – Térreo
Escala: 1/25

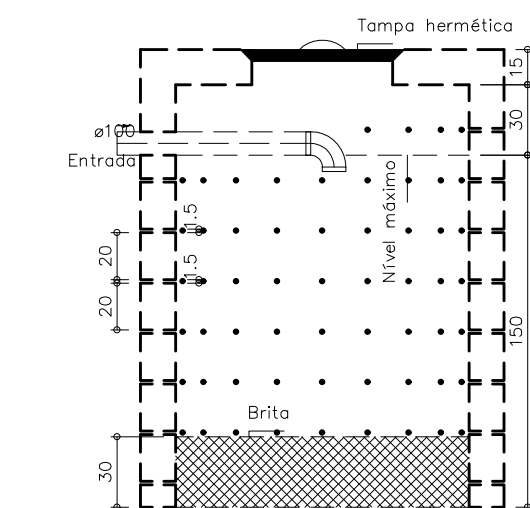


16 Sumidouro – Corte
Projeto Sanitário – Térreo
Escala: 1/25

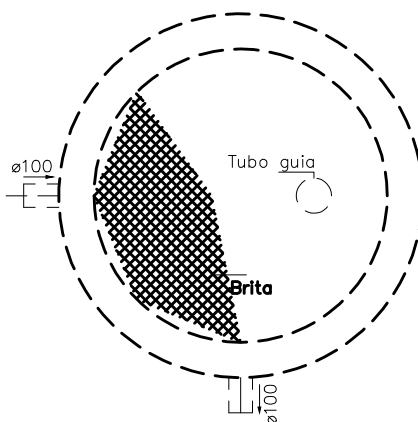


18 Filtro Anaeróbio – Planta
Projeto Sanitário – Térreo
Escala: 1/25


- LISTA DE MATERIAL
- 1 - VALVULA P/ LAVATORIO, CROMADA
 - 2 - ADAPTADOR PARA VALVULA DE LAVATORIO 40mm (EG-30)
 - 3 - JOELHO 90° # 40mm C/ BOLSA P/ ANEL DE VEDACAO
 - 4 - CURVA 90° # 40mm
 - 5 - TUBO P/ ESGOTO SECUNDARIO # 40mm
 - 6 - ENGATE PLASTICO
 - 7 - COTOVELO AZUL # 25 mm x 3/4" ELUMAPLAST
 - 8 - TUBO PVC SOLDAVEL # 25mm
 - 9 - JOELHO 90° # 40mm
 - 10 - TORNEIRA PARA LAVATORIO HIDRO-MECANICA

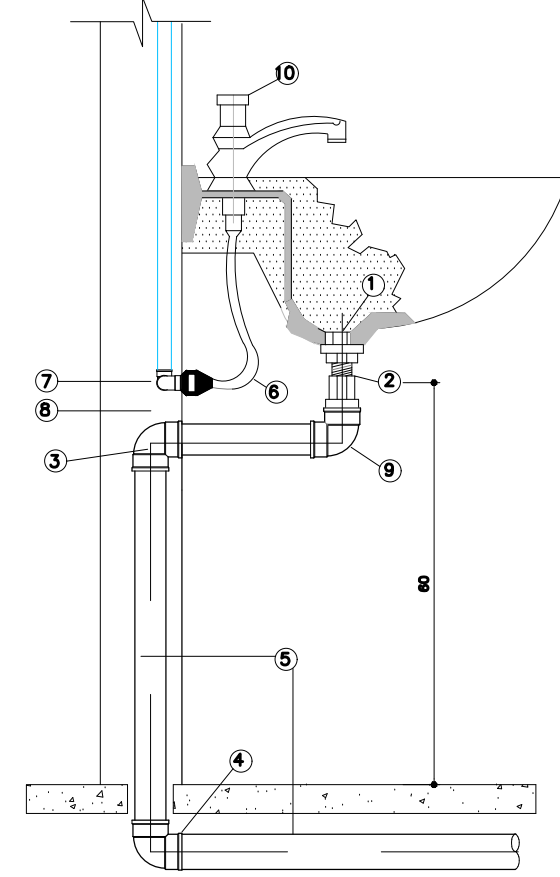


15 Detalhe Lavatório
Projeto Hidráulico – Térreo
Sem Escala

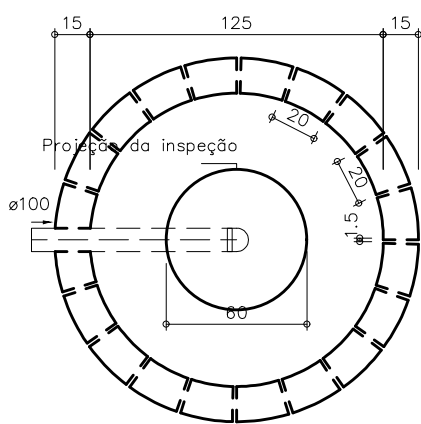

17 Sumidouro – Planta Baixa
Projeto Sanitário – Térreo
Escala: 1/25

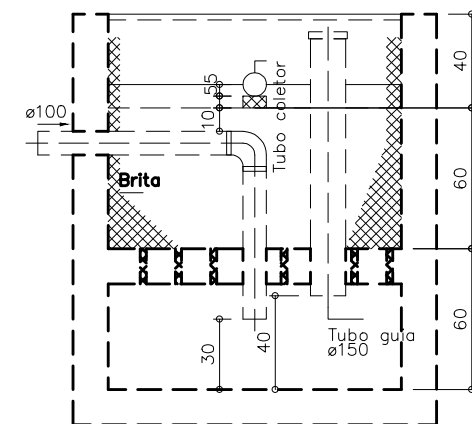

19 Filtro Anaeróbio – Corte 1
Projeto Sanitário – Térreo
Escala: 1/25

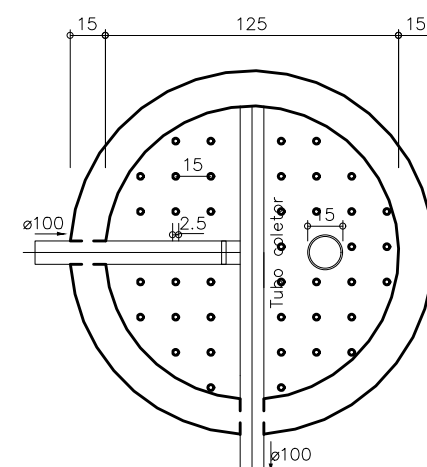

20 Filtro Anaeróbio – Corte 1
Projeto Sanitário – Térreo
Escala: 1/25

Legenda – Cobertura
⊗ Ralos pluviais
○ Terminal de ventilação – coluna

Legenda de condutos – Cobertura
Pluvial
Ventilação

Lista de materiais – Cobertura	
Pluvial	PVC Acessórios
	Ralo abacaxi 75mm 1 pç
	PVC série R
Ventilação	Tubo PVC rígido Série R ponta lisa 75 mm 3.35 m
	PVC Esgoto
	Terminal de ventilação 50 mm 5 pç
	Tubo rígido c/ ponta lisa 50 mm – 2" 22.56 m

Legenda – Pav. Térreo	
⊗	Caixa Sifonada
CE	Caixas Inspeção Esgoto Simples
⊗	Caixas de passagem PVC DN 20
⊗	Curva 45 Longa para Esgoto Sanitário
⊗	Curva 90 longa
⊗	Joelho 45
⊗	Joelho 90 – coluna
⊗	Joelho 90° Serie R
⊗	Joelho 90° Serie R desce
⊗	Junção simples
⊗	Lavatório Residencial com sifão
⊗	Ramais de Ventilação
⊗	Vaso Sanitário c/ curva 90°
⊗	Válvula de retenção

ASSINATURAS	EQUIPE TÉCNICA
WANDERSON VIEIRA DA COSTA ENGENHEIRO CIVIL CREA nº 2108141103	CAU / CREA - FUNÇÃO WANDERSON VIEIRA CREA nº 2108141103 - ENGENHEIRO CIVIL



SEMINFRA - SECRETARIA MUNICIPAL DE INFRAESTRUTURA RUA MARIA DO CARMO BRITO, S/N - SAMBURÁ - TEL.: +55 (84) 3278-3721 CNPJ 08.079.402/0001-35	
PROJETO CONSTRUÇÃO DE PONTO DE APOIO PARA ATENDIMENTO EM SAÚDE	
ENDEREÇO AV. MIGUEL SABINO DE ARAUJO FILHO LOTEAMENTO ARVOREDO - RIO DA PRATA - SÃO GONÇALO DO AMARANTE/RN	
TÍTULO	
PROJETO HIDRALICA	ÁREA ARQ
ASSUNTO PLANTA BAIXA, DETALHAMENTO ISOMÉTRICOS E LEGENDAS	FOLHA: 02/02
ETAPA: PROJETO BÁSICO	
DATA: 01/06/2026 ESCALA: INDICADA PROJETO: PROJETO BÁSICO	CÓDIGO: REV03-SAUDE-PA-SAN
RESPONSÁVEL TÉCNICO: WANDERSON VIEIRA	DESENHO: RAYANE
É PROIBIDO NA FORMA DA LEI Nº 5988 ARTIGO 184 DO CÓDIGO PENAL A REPRODUÇÃO TOTAL OU PARCIAL DESTES DESENHOS SEM A PRÉVIA AUTORIZAÇÃO DOS ARQUITETOS	