



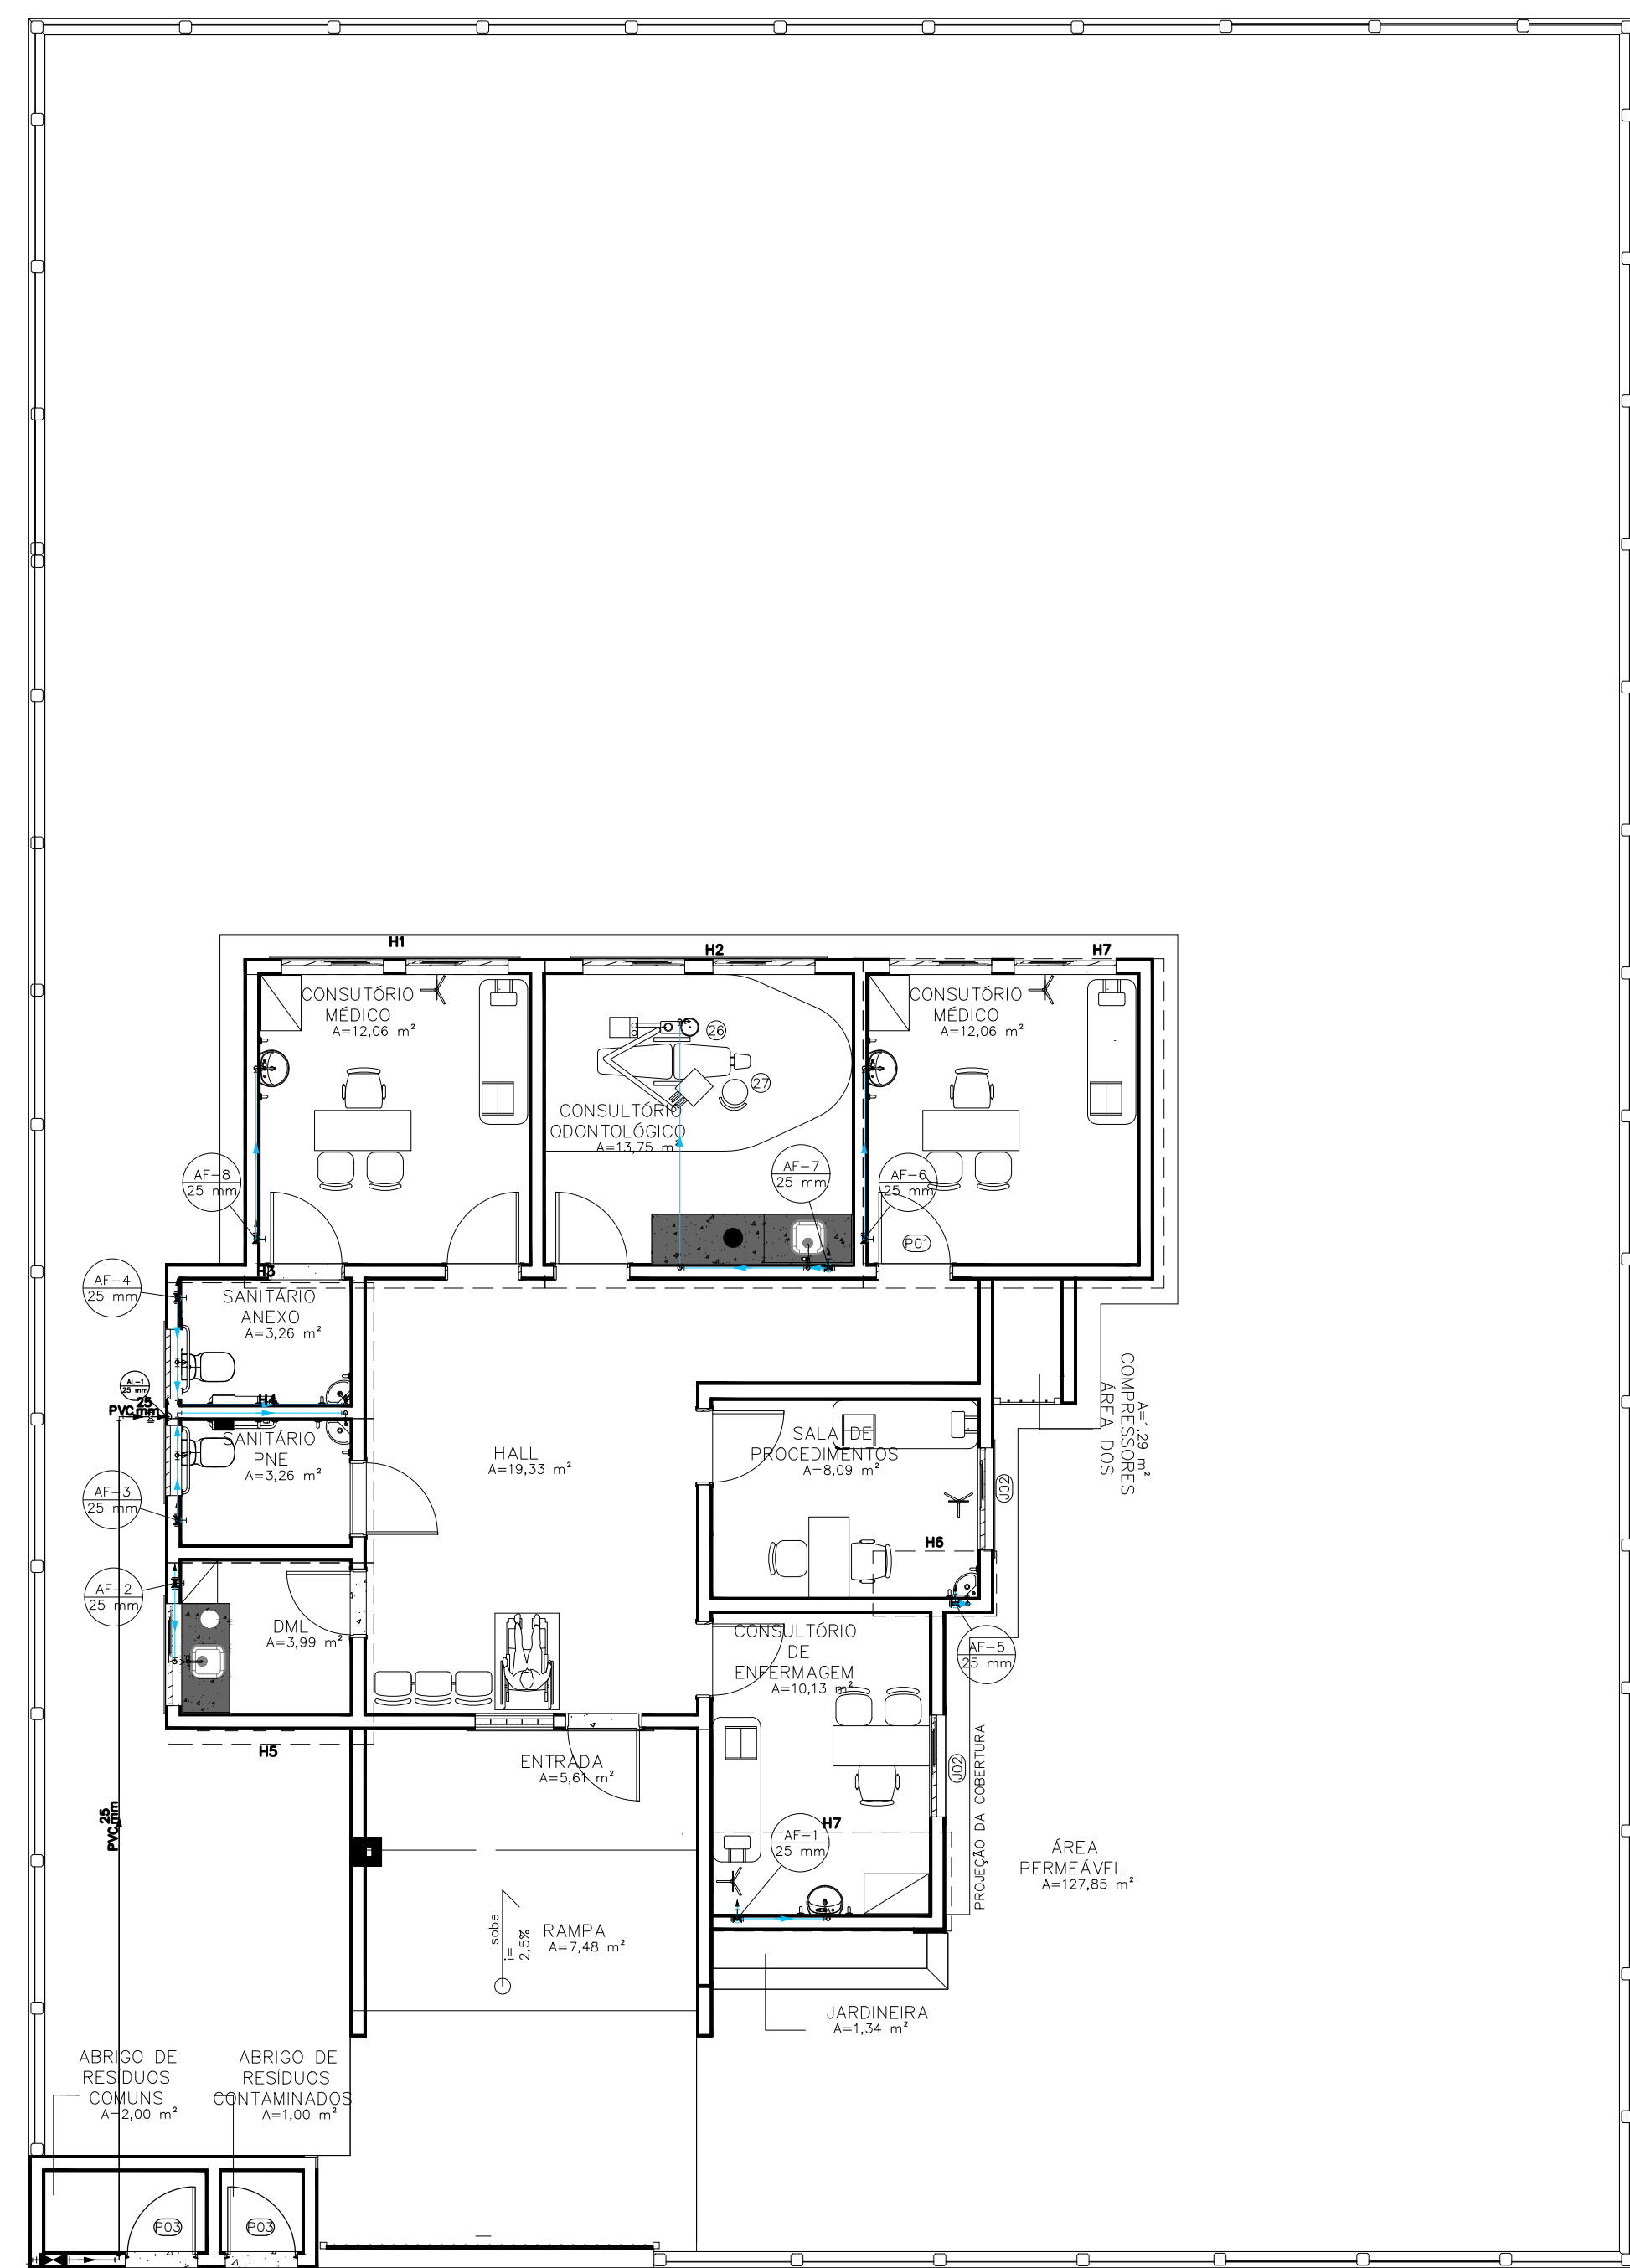

01 Planta Baixa - Térreo
Projeto Hidráulico - Térreo
Escala: 1/50

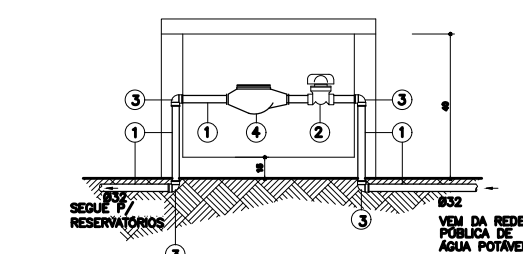


08 Hidrômetro
Projeto Hidráulico - Térreo
Sem Escala

LISTA DE MATERIAL
1- TUBO PVC COM ROSCA #3/4" (GERAL) OU #1" (INDIVIDUAL)
2- REGISTRO DE METAL COM GAVETA E ROSCA #3/4" (GERAL) OU #1" (INDIVIDUAL)
3- JOELHO 90° #3/4" (GERAL) OU #1" (INDIVIDUAL)
4- HIDRÔMETRO


Legenda das Indicações - Pav. Térreo
LV Lavatório com joelho de 90° - 25 mm - 1/2"
RG Registro de gaveta c/ canopia cromada c/PVC soldável - 3/4"
VS Vaso sanitário com caixa acoplada - 3/4"
HIDRÔMETRO Hidrômetros - cavalete 3/4"

Legenda de condutos - Pav. Térreo
Água fria
Alimentação


Legenda - Pav. Térreo
O Alimentador Predial
Hidrômetros
Registro de gaveta c/ canopia cromada c/PVC soldável
Registro esfera VS compacto soldável

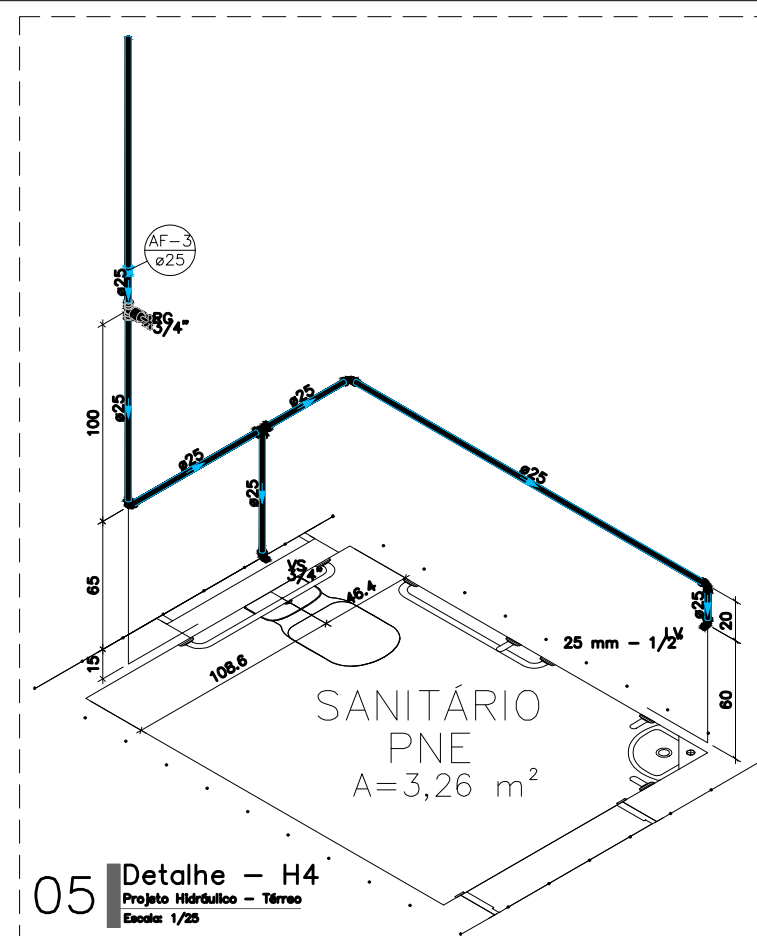


05 Detalhe - H4
Projeto Hidráulico - Térreo
Escala: 1/25

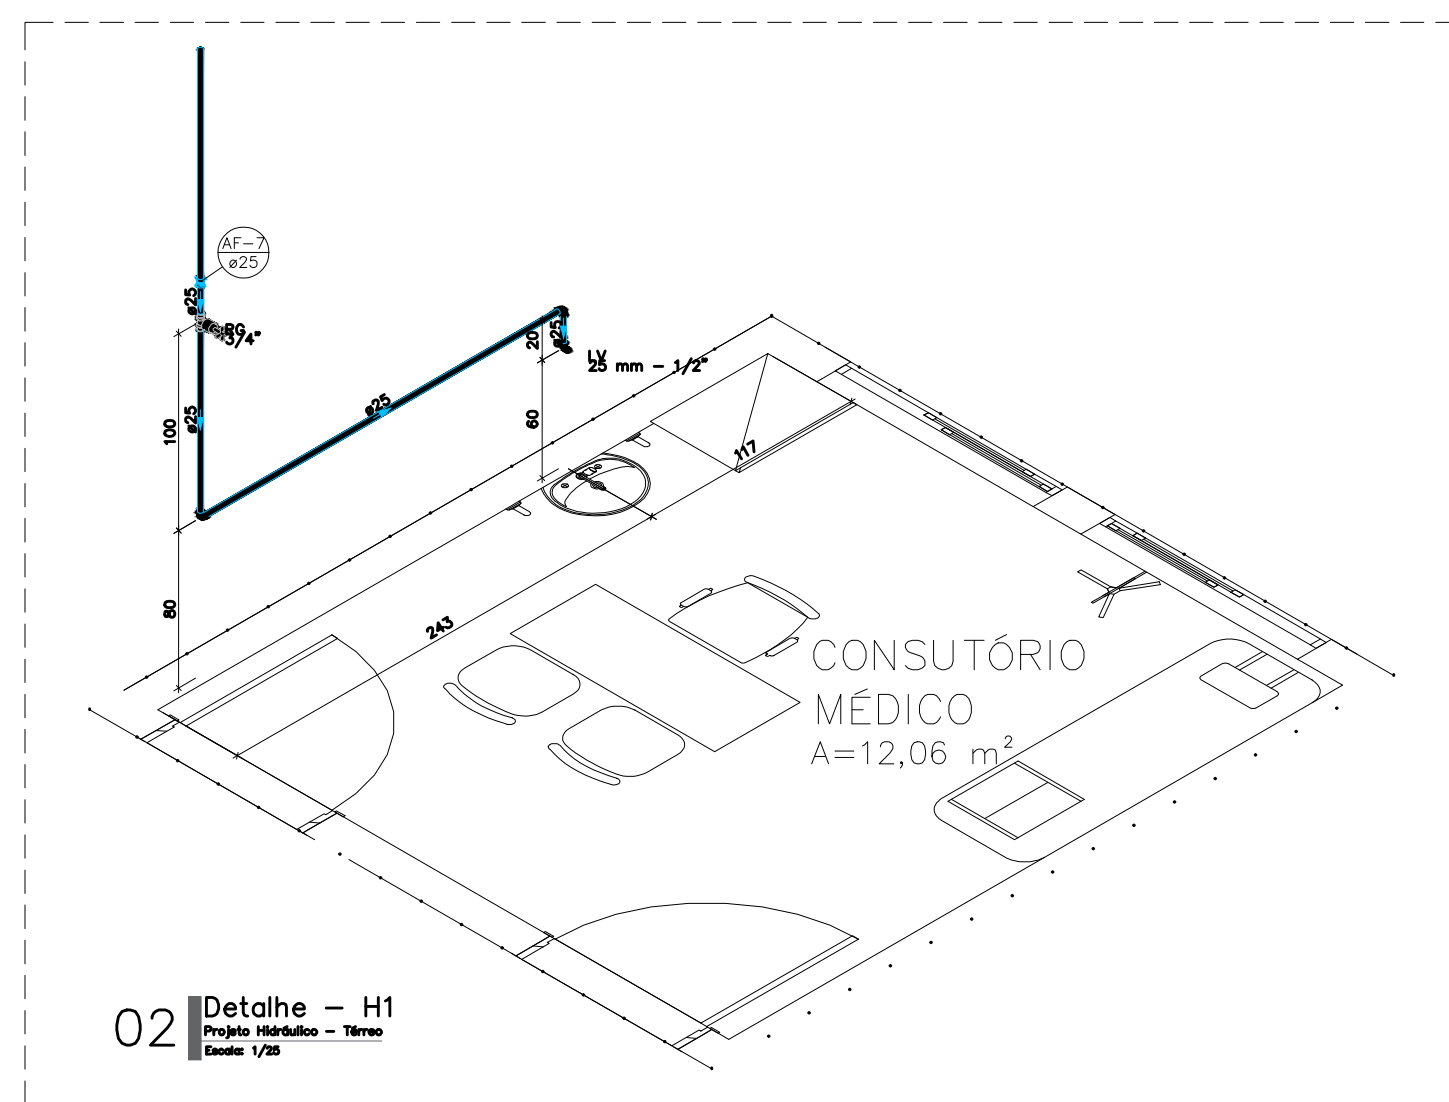


02 Detalhe - H1
Projeto Hidráulico - Térreo
Escala: 1/25

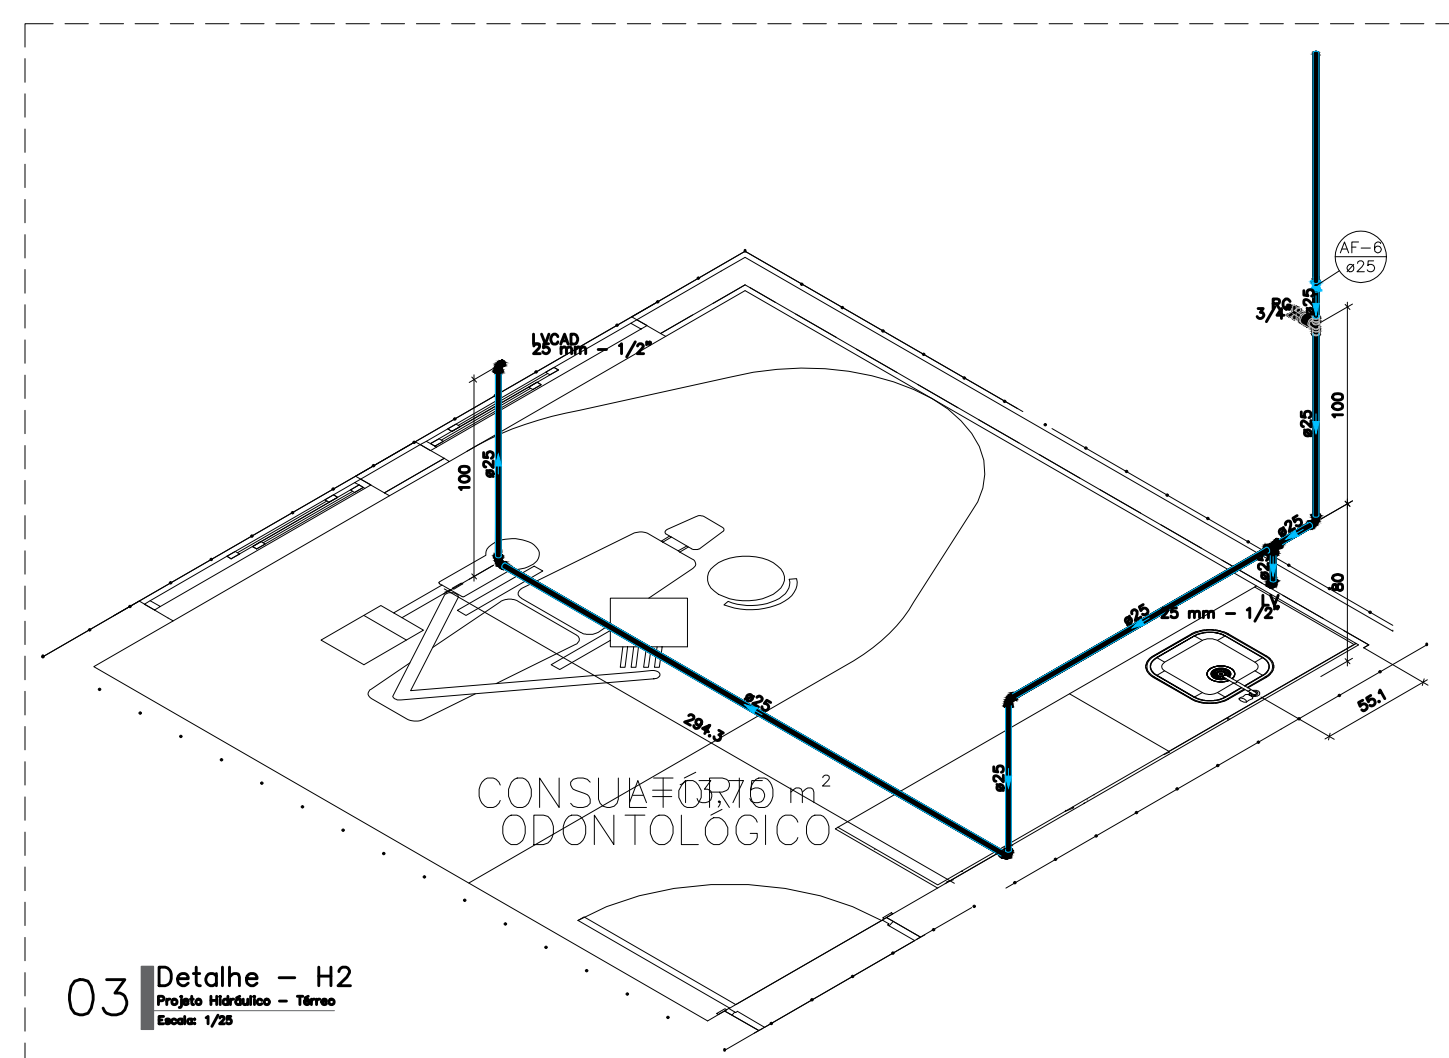


03 Detalhe - H2
Projeto Hidráulico - Térreo
Escala: 1/25

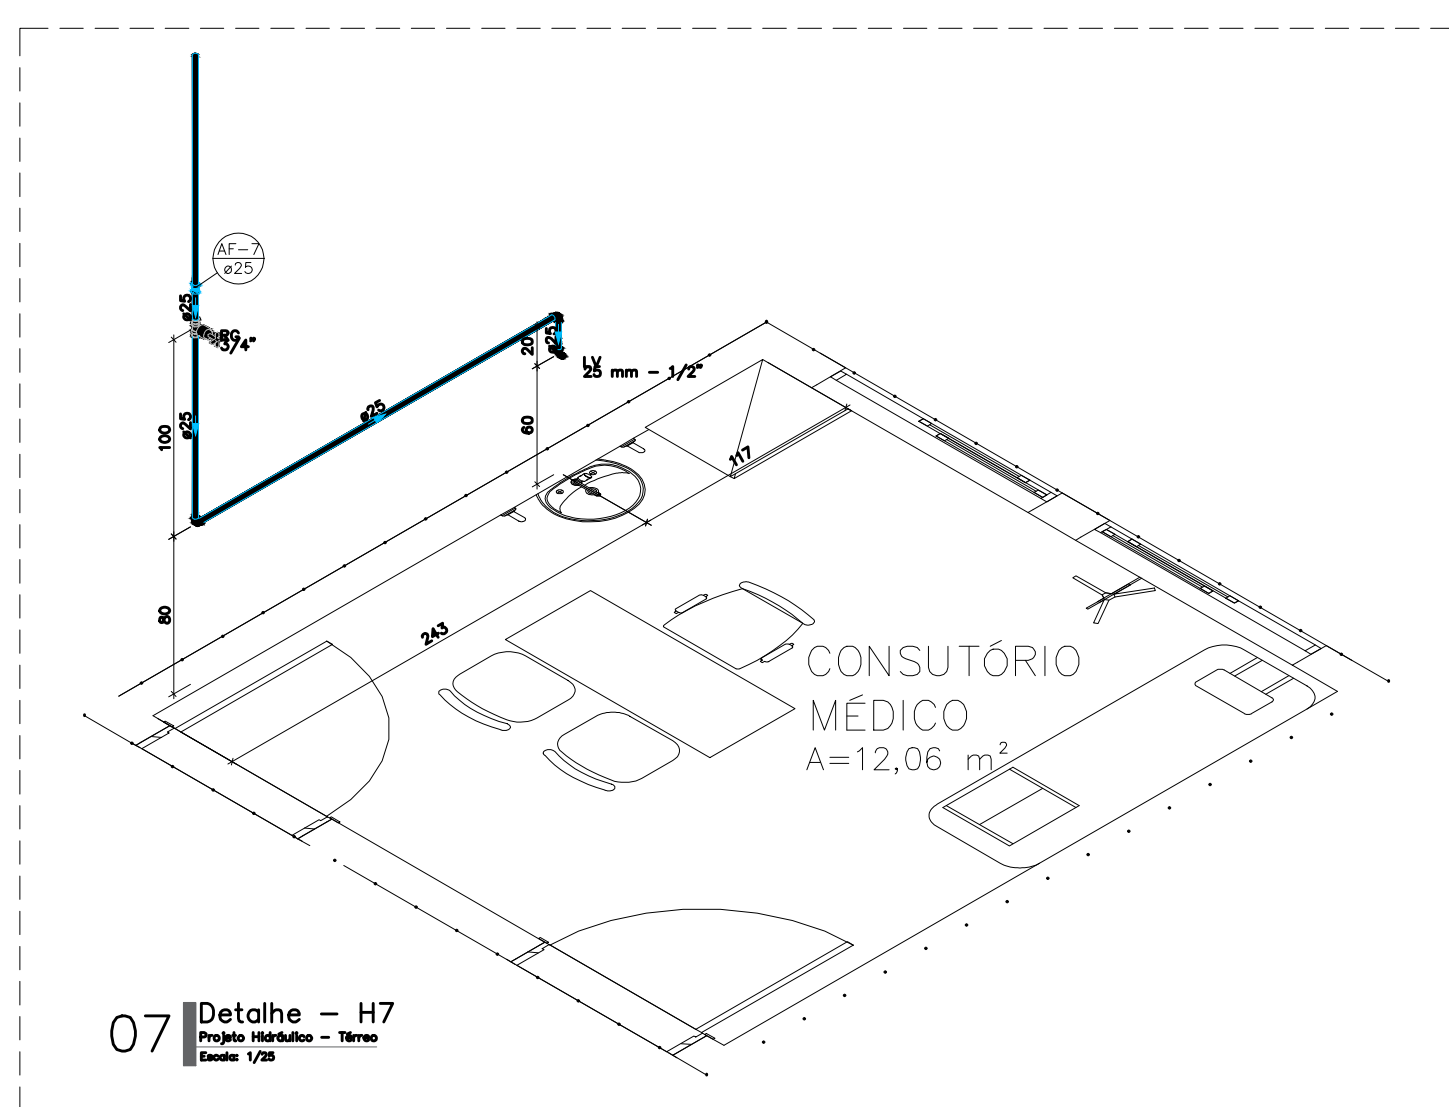

07 Detalhe - H7
Projeto Hidráulico - Térreo
Escala: 1/25

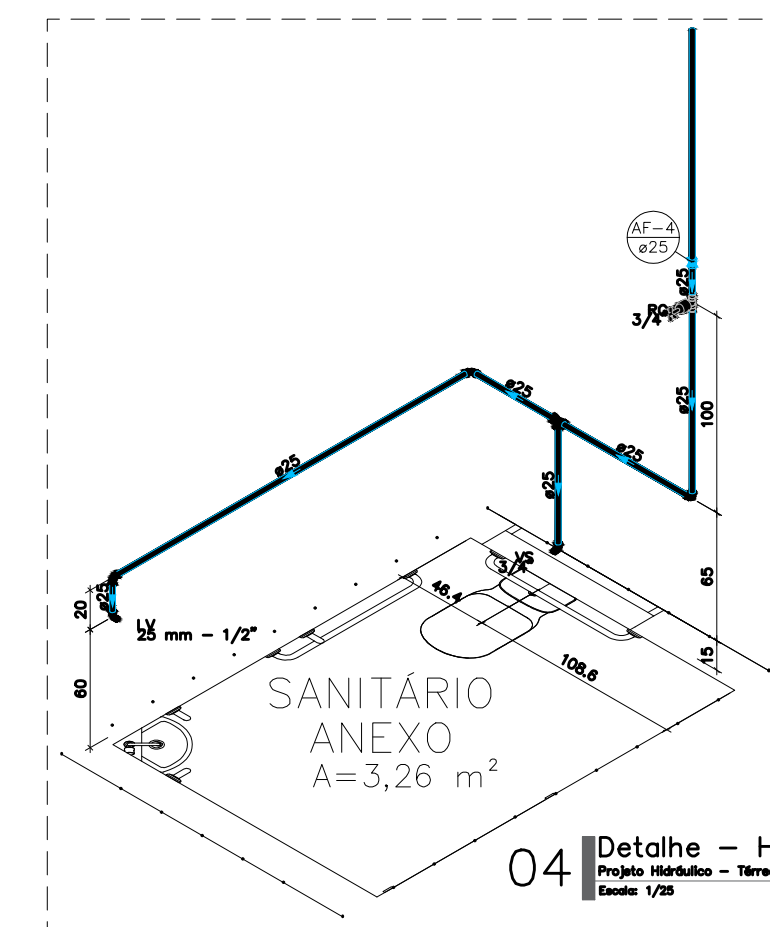

04 Detalhe - H3
Projeto Hidráulico - Térreo
Escala: 1/25

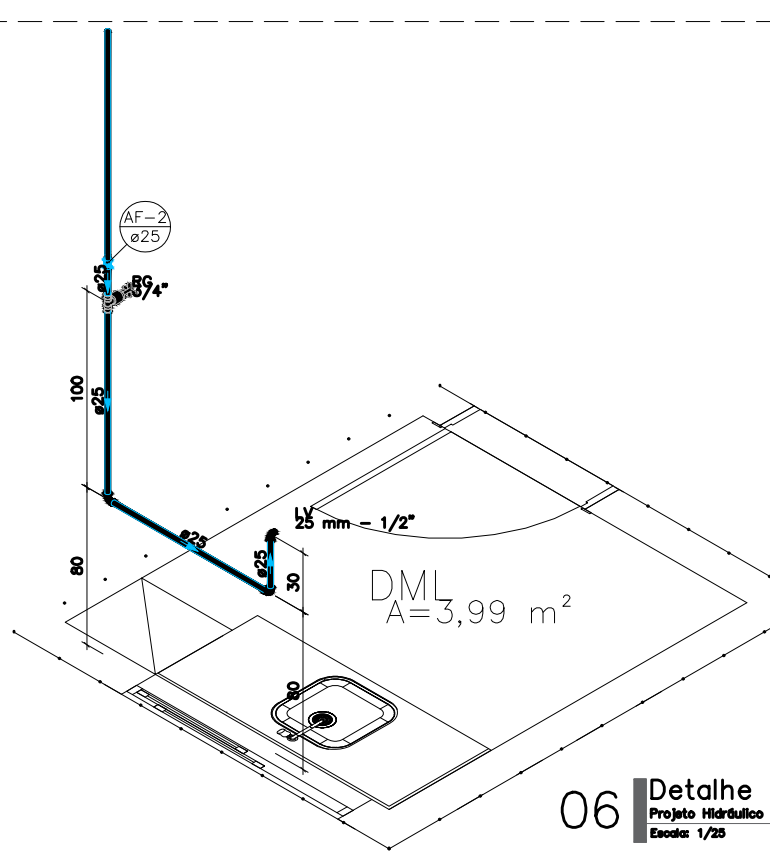

06 Detalhe - H5
Projeto Hidráulico - Térreo
Escala: 1/25

Lista de materiais - Cobertura	
Alimentação	
PVC rígido soldável	
Adapt sold. c/ flange livre p/ cx. d'água	
25 mm - 3/4"	1 pç
Joelho 90° soldável	
25 mm	3 pç
Torneira de bôia	
3/4"	1 pç
Tubos	
25 mm	4.17 m
Água fria	
Metais	
Registro esfera VS compacto soldável PVC	
32 mm	2 pç
PVC rígido soldável	
Bucha de redução sold. curta	
32 mm - 25 mm	3 pç
Joelho 90° soldável	
25 mm	11 pç
32 mm	3 pç
Tubos	
25 mm	19.04 m
32 mm	15.75 m
Tê 90 soldável	
32 mm	3 pç
Tê de redução 90 soldável	
32 mm - 25 mm	4 pç
Reservatório cilíndrico	
Polietileno	
1500 L	1 pç

Lista de materiais - Pav. Térreo	
Alimentação	
Metais	
Registro de esfera	
3/4"	1 pç
Registro esfera VS compacto soldável PVC	
25 mm	1 pç
Registro esfera borboleta bruto PVC	
3/4"	1 pç
PVC misto soldável	
Colar de tomada em PVC	
3/4"	1 pç
Joelho 90 soldável c/ rosca	
25 mm - 3/4"	4 pç
PVC rígido roscável	
Tubos	
3/4"	0.28 m
PVC rígido soldável	
Adapt sold.curto c/bolsa-rosca p registro	
25 mm - 3/4"	2 pç
Joelho 90° soldável	
25 mm	5 pç
Tubos	
25 mm	14.53 m
Água fria	
Aparelho	
Torneira de lavatório	
25 mm - 1/2"	8 pç
Vaso Sanitário c/ cx. acoplada	
1/2"	2 pç
Metais	
Registro de gaveta c/ canopia cromada	
3/4"	7 pç
PVC Acessórios	
Engate flexível cobre cromado com canopia	
1/2 - 30cm	2 pç
Engate flexível plástico	
1/2 - 30cm	8 pç
PVC rígido soldável	
Adapt sold.curto c/bolsa-rosca p registro	
25 mm - 3/4"	14 pç
Joelho 90° soldável	
25 mm	18 pç
Luva soldável	
25 mm	7 pç
Tubos	
25 mm	27.56 m
Tê 90 soldável	
25 mm	3 pç
PVC soldável azul c/ bucha latão	
Joelho de redução 90° soldável com bucha de latão	
25 mm - 1/2"	10 pç

ASSINATURAS

WANDERSON VIEIRA DA COSTA
ENGENHEIRO CIVIL
CREA nº 2108141103

EQUIPE TÉCNICA CAU / CREA - FUNÇÃO

WANDERSON VIEIRA CREA nº 2108141103 - ENGENHEIRO CIVIL



SEMINFRA - SECRETARIA MUNICIPAL DE INFRAESTRUTURA
RUA MARIA DO CARMO BRITO, S/N - SAMBURÁ - TEL.: +55 (84) 3278-3721 | CNPJ 08.079.402/0001-55

PROJETO
CONSTRUÇÃO DE PONTO DE APOIO PARA ATENDIMENTO EM SAÚDE

ENDEREÇO
AV. MIGUEL SABINO DE ARAUJO FILHO LOTEAMENTO ARVOREDO - RIO DA PRATA -
SÃO GONÇALO DO AMARANTE/RN

TÍTULO
PROJETO HIDRALICA

ASSUNTO
PLANTA BAIXA, DETALHAMENTO ISOMÉTRICOS E LEGENDAS

FOLHA:
ÁREA
ARQ

01/02

ETAPA: PROJETO BÁSICO

DATA: 01/06/2026 ESCALA: INDICADA PROJETO: PROJETO BÁSICO CÓDIGO: REV03-SAÚDE-PA-HIDR
RESPONSÁVEL TÉCNICO: WANDERSON VIEIRA DESENHO: RAYANE
E PROIBIDO NA FORMA DA LEI Nº 5988 ARTIGO 184 DO CÓDIGO PENAL A REPRODUÇÃO TOTAL OU PARCIAL DESTES DESENHOS SEM A PRÉVIA AUTORIZAÇÃO DOS ARQUITETOS