

PLANTA LOCALIZAÇÃO

Sem Escala

Lotação dos ambientes (Tabela 1) NT-011			TOTAL DE PESSOAS: 262 pessoas			
Ambientes	Área m²	Lotação	LARGURA DAS SAÍDAS	N-P/C	N=262/30	N=8.73
BLOCO 01	442.34	64	UP=0.55x8.73	UP=4.80		
BLOCO 02	237.47	21	LARGURA PORTAS = 2x2,00x1,50=5,50			
TOTAL SAÍDA 01:		85 PESSOAS				
BLOCO 03	594.77	63				
TOTAL SAÍDA 02:		63 PESSOAS				
BLOCO 04	701.20	67				
BLOCO 05	524.86	47				
TOTAL SAÍDA 03:		114 PESSOAS				

CÁLCULO DE BRIGADA DE INCÊNDIO
 Conforme Anexo A (Tabela A.1) da NT-17 Para Divisão H-3 Grau de Risco Baixo
 População fixa acima de 10 pessoas por pavimento ou setor são 2 brigadistas com mais 1 para cada grupo de 20 pessoas
 Portaria: 262/20 = 14-2 = 12 Além dos 2 brigadistas iniciais deverão ser treinados mais 12 Brigadistas
 Total de Brigadistas de Incêndio = 14
 Nivel de Treinamento = Intermediário

LEGENDA

- EXTINTOR PORTÁTIL COM CARGA DE PÓ 'ABC' CAPACIDADE = 2A-20B-C (E3 1/2P)
- EXTINTOR PORTÁTIL COM CARGA DE CO2 CAPACIDADE = 15B-C (E3 1/2P)
- HIDRANTE DUPLO PARA 2 MANGUEIRAS DE 1.5m CADA, ABRIGO (60X90X17) (E3 1/2P)
- REGISTRO DE RECALQUE COM VÁLVULA DE RETENÇÃO A 50 cm DA GUIA DO PASSEIO (VER DETALHE) (E3 1/2P)
- BOMBA DE INCÊNDIO (E3 1/2P)
- AVISADOR SONORO E VISUAL PARA O SISTEMA DE HIDRANTES (E3 1/2P)
- ACIONADOR DE BOMBA DE INCÊNDIO (BOTOEIRA TIPO LIGA E DESLIGA) (E3 1/2P)
- TUBULAÇÃO AÉREA PINTADA NA COR VERMELHA
- TUBULAÇÃO ENTERRADA COM TRATAMENTO ANTICORROSIVO
- BATERIA DO SISTEMA DE DETECÇÃO DE ALARME (FONTE DE ENERGIA ALTERNATIVA) (E2 1/2P)
- CENTRAL DE ALARME COM QUADRO SINÓTFICO, EM LOCAL DE FÁCIL ACESSO VENTILADO, NO MÁXIMO A 20 M DA ÁREA SEGURA, COM PRESENCIA HUMANA CONSTANTE E FONTE DE ALIMENTAÇÃO COM AUTONOMIA DE 24 HORAS MÍN. 15 MINUTOS EM REGIME DE ALARME (E2 1/2P)
- ACIONADOR MANUAL DO SISTEMA DE DETECÇÃO E ALARME (E2 1/2P)
- SAÍDA FINAL DA ROTA DE FUGA
- DIREÇÃO DO FLUXO DA ROTA DE FUGA
- DETECTORES DE FUMAÇA PONTUAL (A INSTALAR)

PROJETO ARQUITETÔNICO ATUALIZADO DO HOSPITAL MUNICIPAL DE BELA VISTA DE GOIÁS - O PROJETO CONTEMPLA APENAS ADEQUAÇÕES ARQUITETÔNICAS FEITAS AO PROJETO - NENHUMA DAS ADEQUAÇÕES FEITAS ACARRETERAM EM ALTERAÇÕES NO PROJETO DE PREVENÇÃO E COMBATE A INCÊNDIO

PREV. E COMBATE A INCÊNDIO


Endereço: RUA INACIO PINHEIRO APM 2, QUADRA 16 - BAIRRO ULYSSES GUIMARÃES - BELA VISTA DE GOIÁS - GO.

UNIDADE DE ATENÇÃO ESPECIALIZADA EM SAÚDE

Proprietário: FUNDO MUNICIPAL DE SAÚDE DE BELA VISTA DE GOIÁS-GO
 CNPJ: 08.083.088/0001-75

Autor do Projeto: JAYSON RODRIGUES DO NASCIMENTO
 Eng Civil - CREA 1017545200/D-GO

LOGADOUÇA	DESCRIÇÃO DOS PAVIS	ÁREA DO TERRENO ORIGINAL	ÁREA DO TERRENO ATUAL	ÁREA DE CONSTRUÇÃO	ÁREA ÚTIL	ÁREA TOTAL DA CONSTRUÇÃO	ÁREA TOTAL DA CONSTRUÇÃO	ÁREA ÚTIL	ÁREA TOTAL DA CONSTRUÇÃO
	PAVIMENTO TERREO	5.093,20M²	2.515,81M²	155,87M²	2.515,81M²	2.515,81M²	2.515,81M²	2.515,81M²	2.515,81M²
	Planta baixa Cabeamento Estruturado								

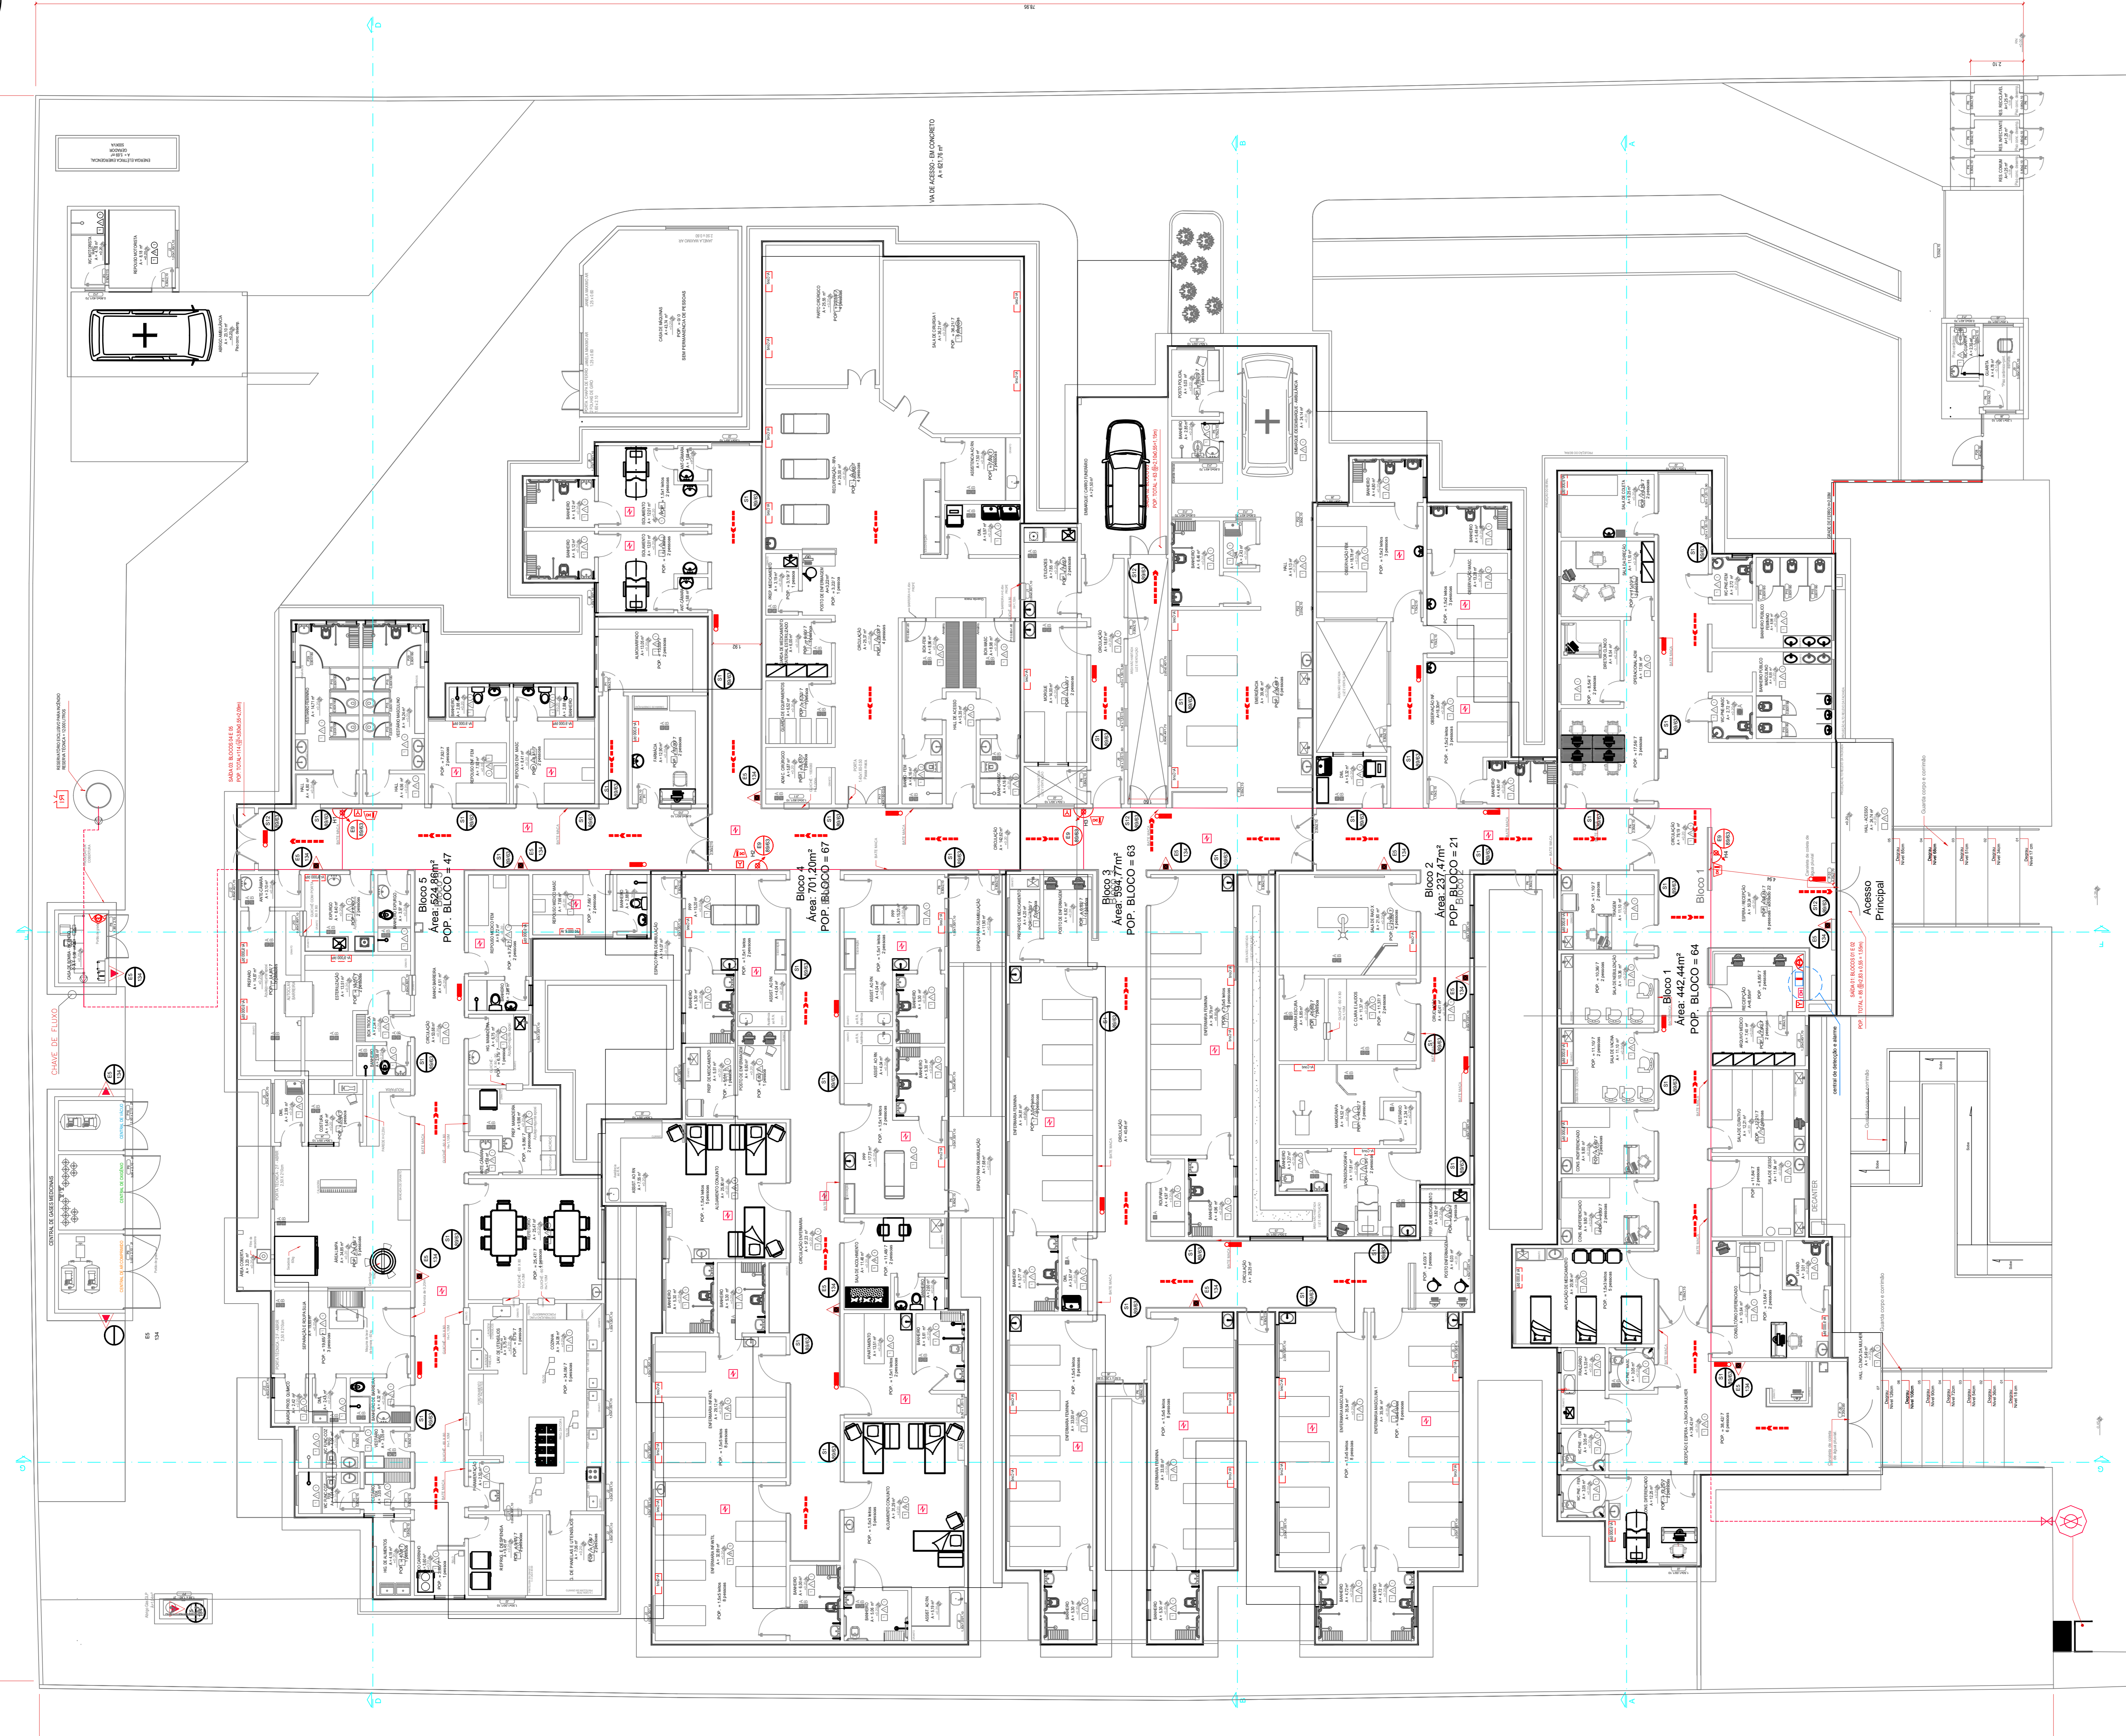

PLANTA
Escala: 1/100