

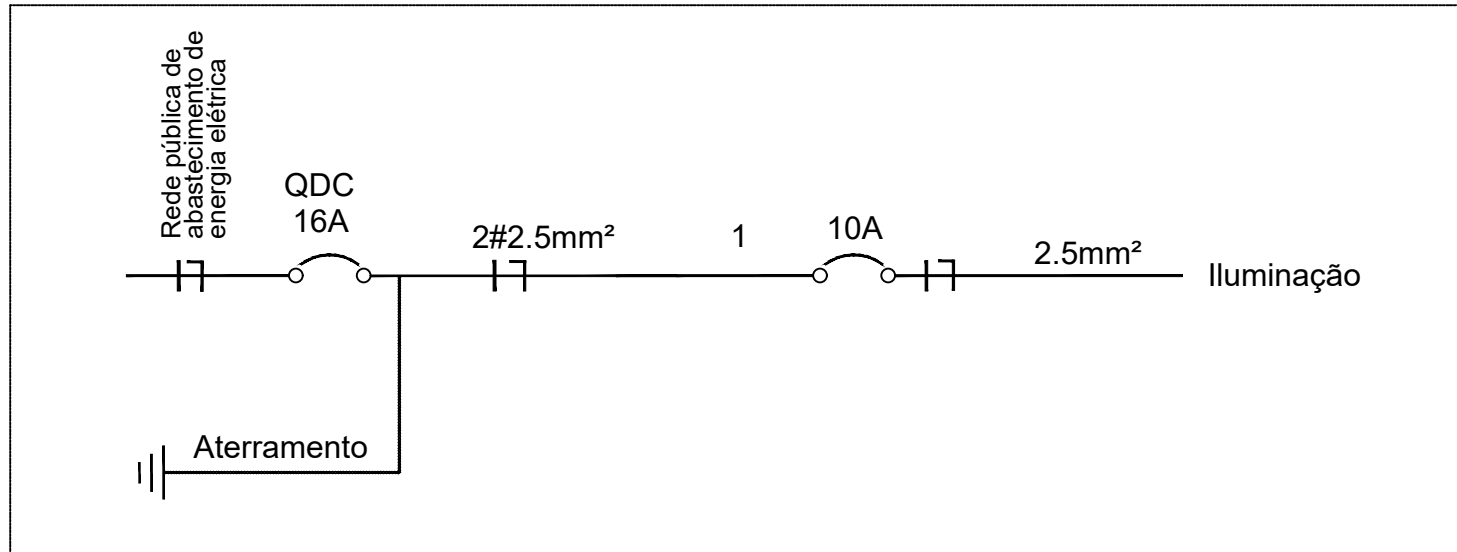



ESQUEMA UNIFILAR MONOFÁSICO - QDC

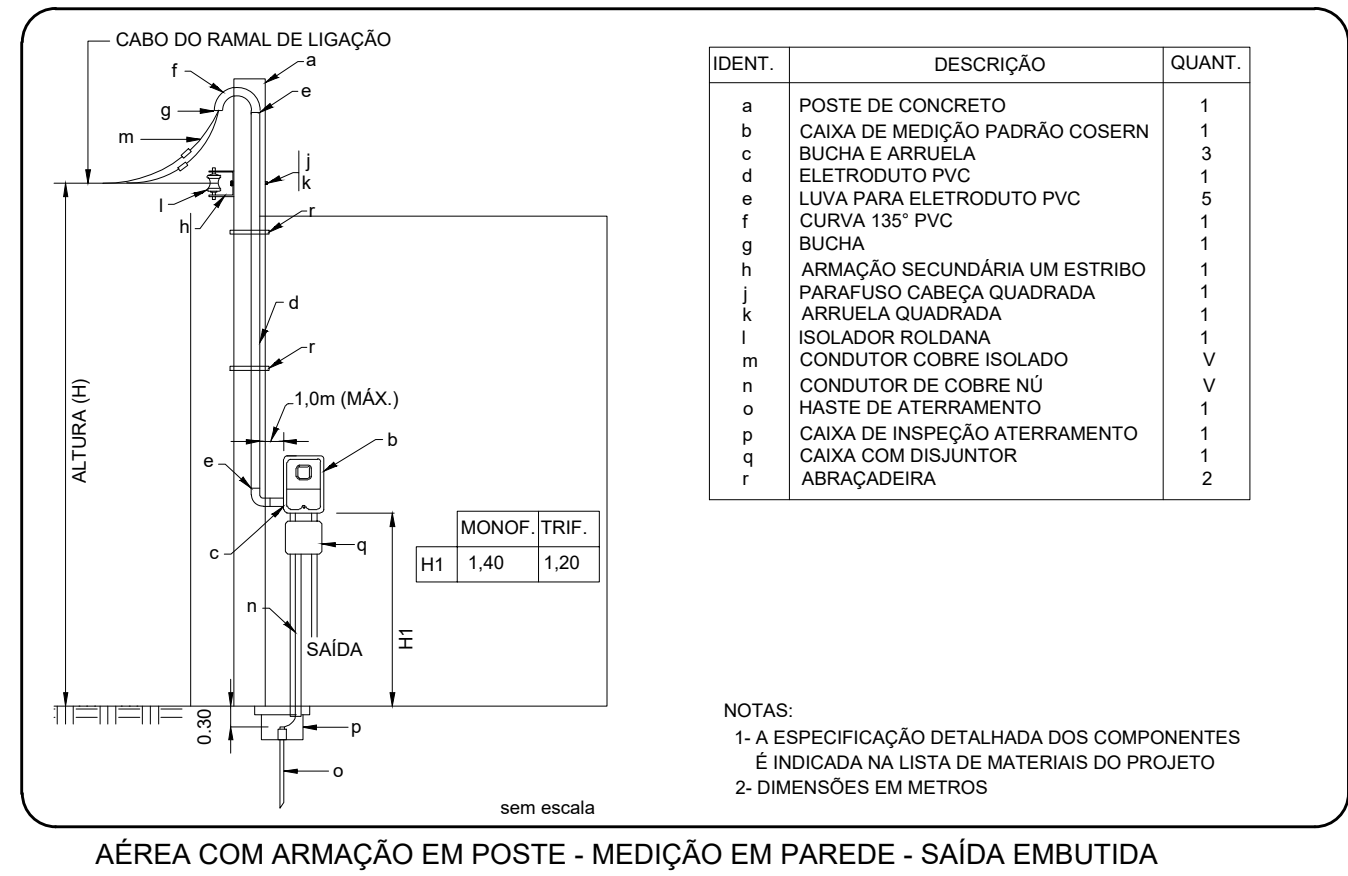


DETALHE DA INSTALAÇÃO DO RELÉ FOTOELÉTRICO

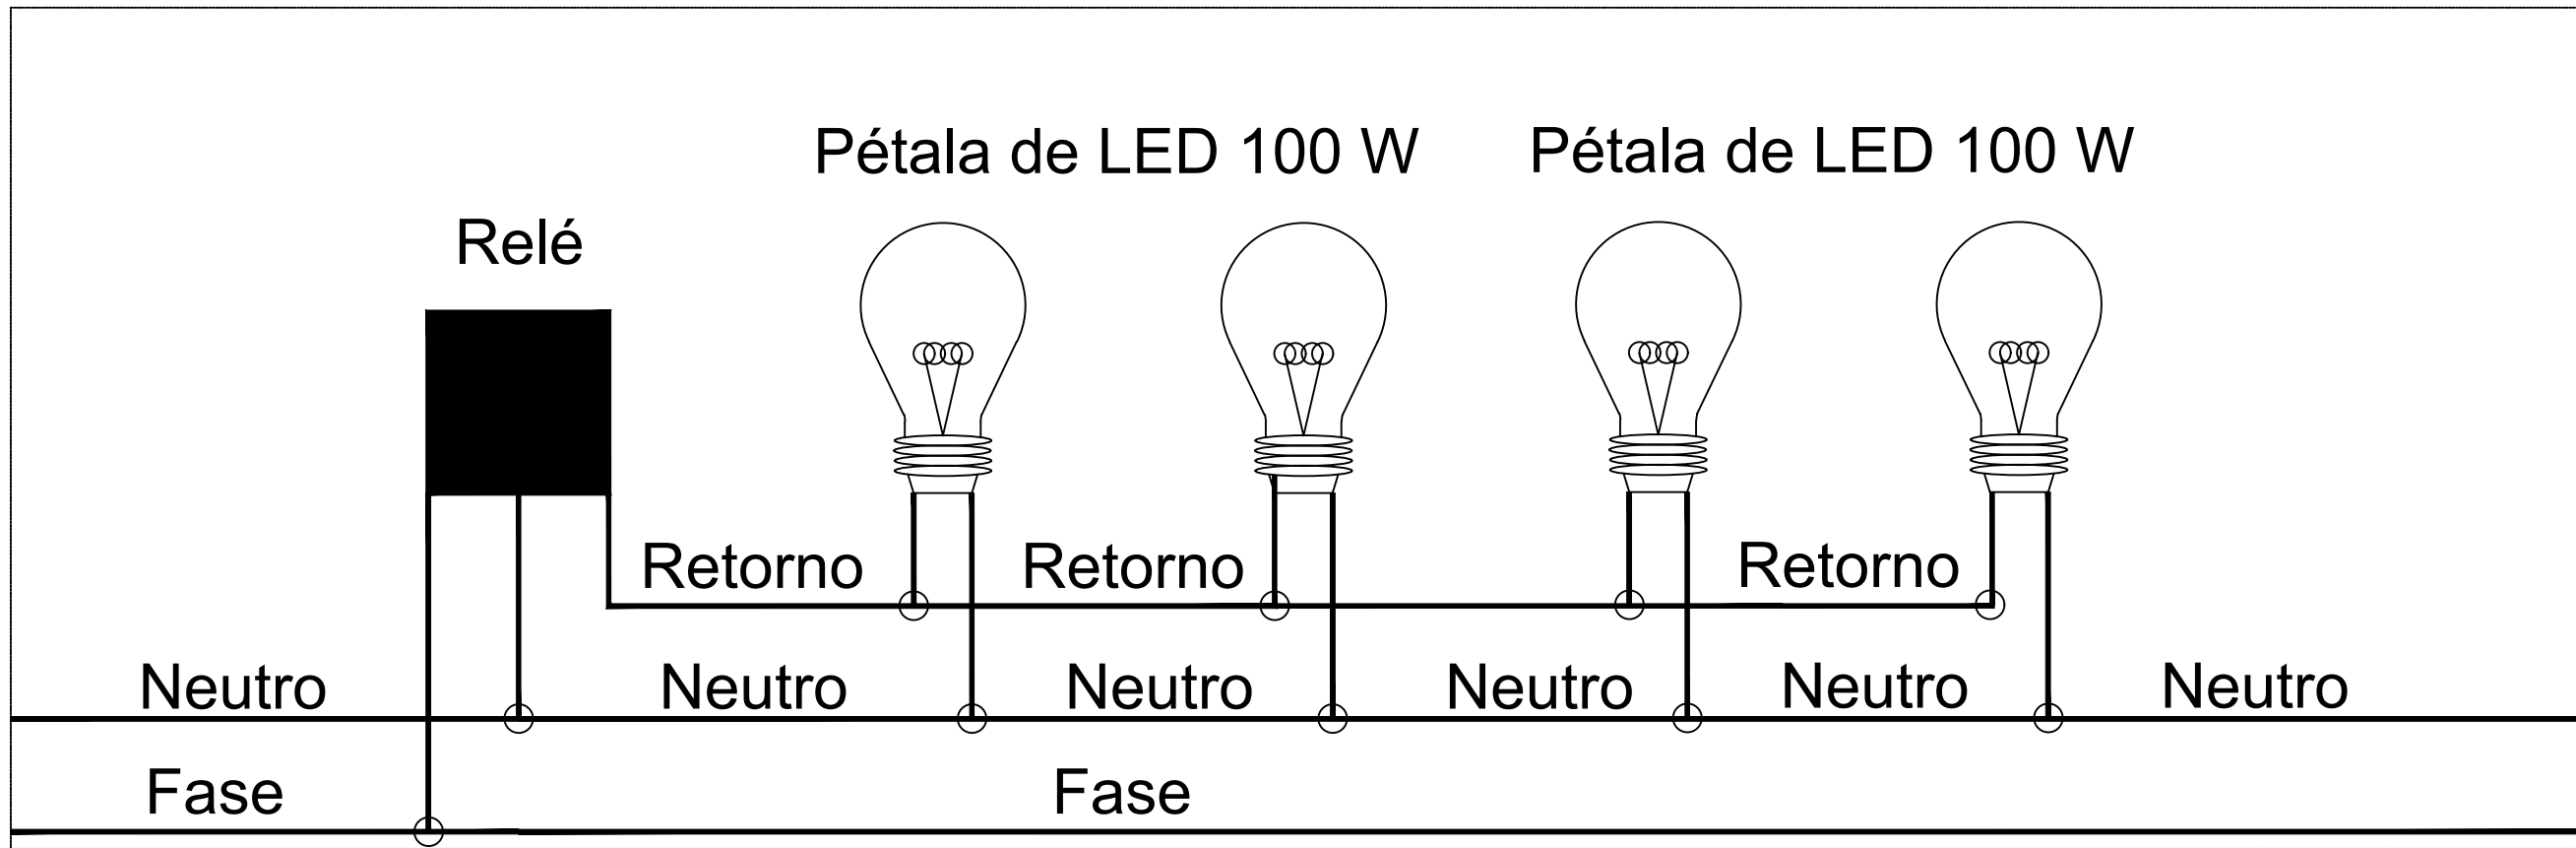

LEGENDA

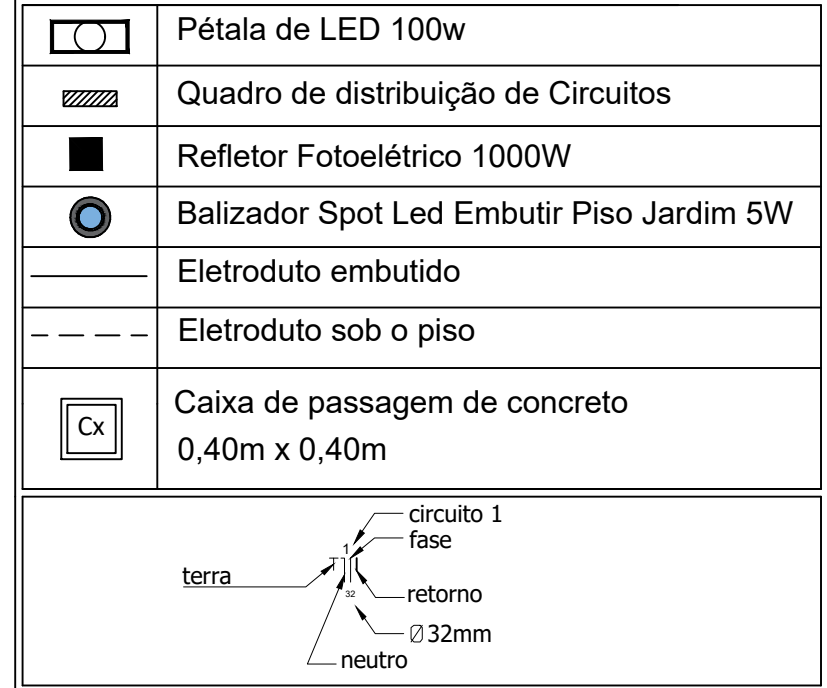


QUADRO DE CARGAS- INSTALAÇÃO MONOFÁSICA							
Circuito	Tipo do circuito	Potência(W)	Fator de potência	Tensão (V)	Corrente (A)	Fase (mm²)	Disjuntor (A)
1	Iluminação	1220	1	220	5,55	2,5	10

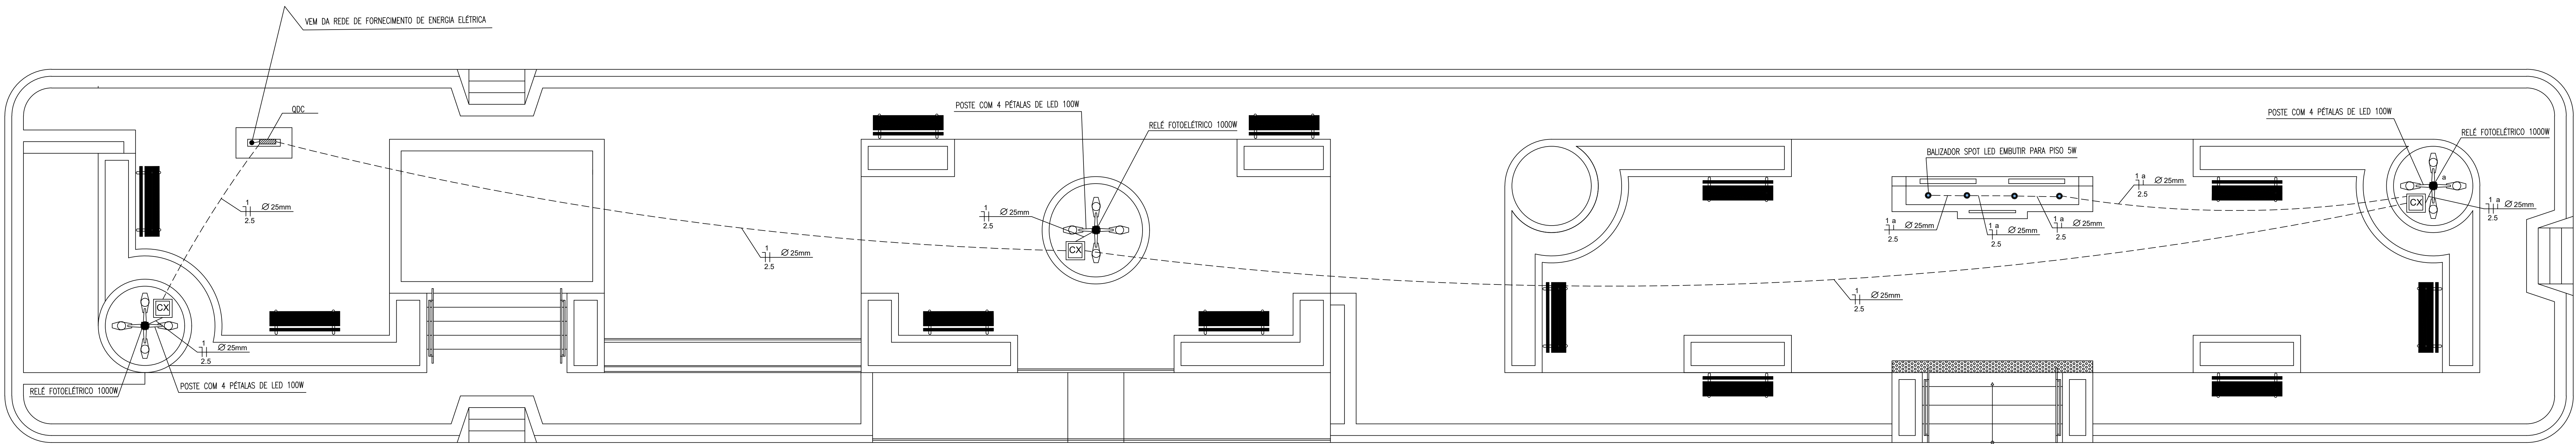

PLANTA BAIXA - ELÉTRICO

Escala: 1/50

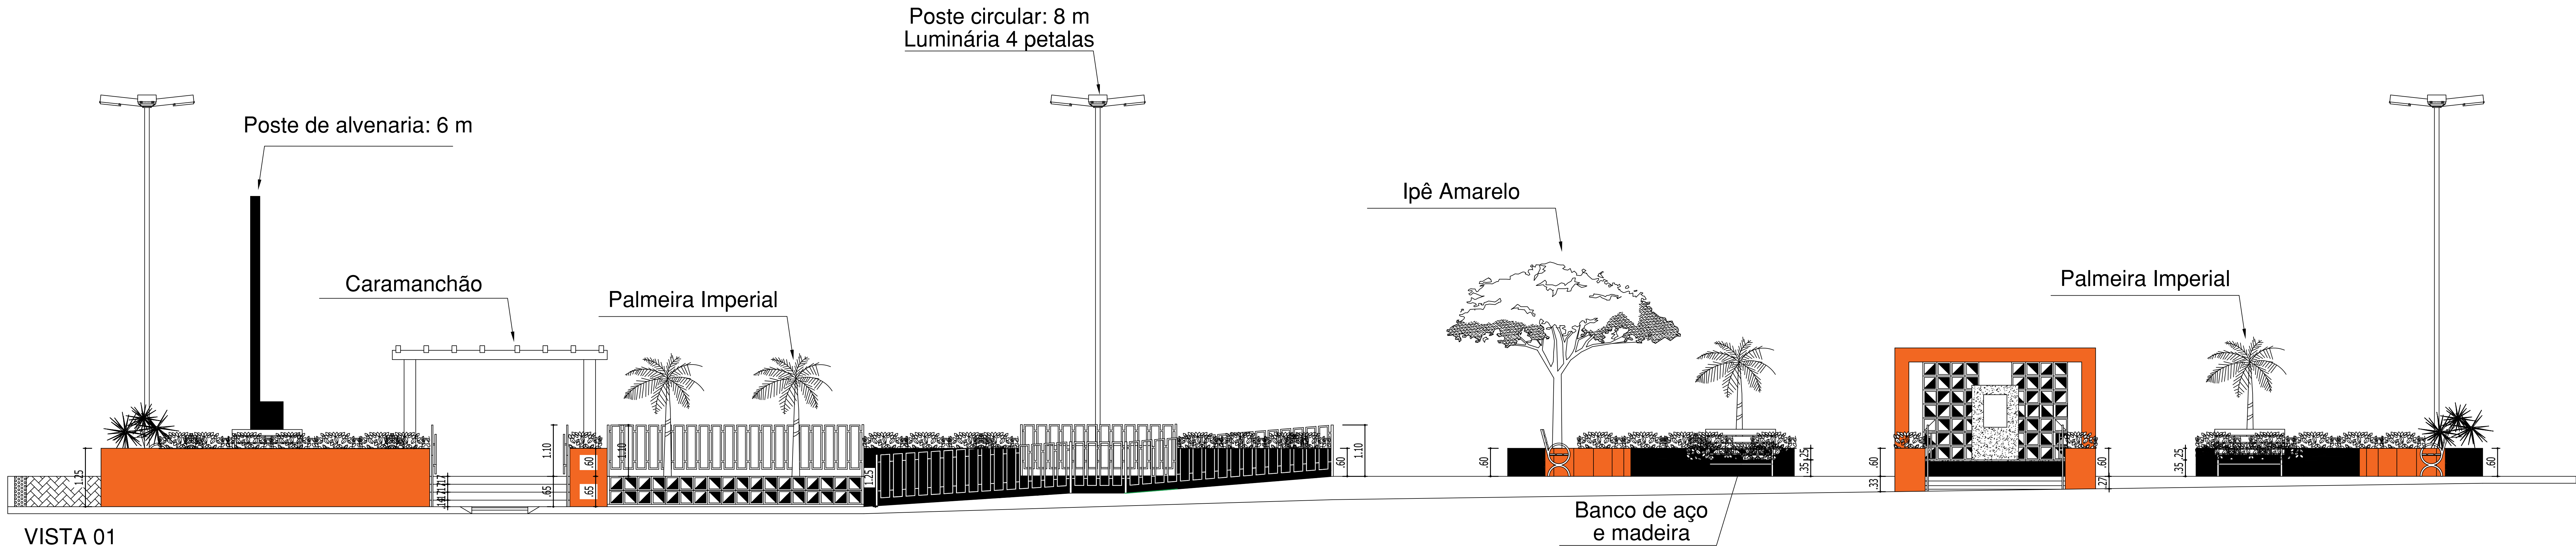

VISTA 01

Escala: 1/50

Título: Projeto Elétrico de uma Praça localizada na Rua Gregório Almeida no Município de Campo Grande/RN		
Resp. Técnico: Humberto Farias Silva Engenheiro Civil	CREA-RN: 212247880-2	
Proprietário: Prefeitura Municipal de Campo Grande/RN		
Esc: 1:50	Data: Setembro/2025	Folha: 1/1