

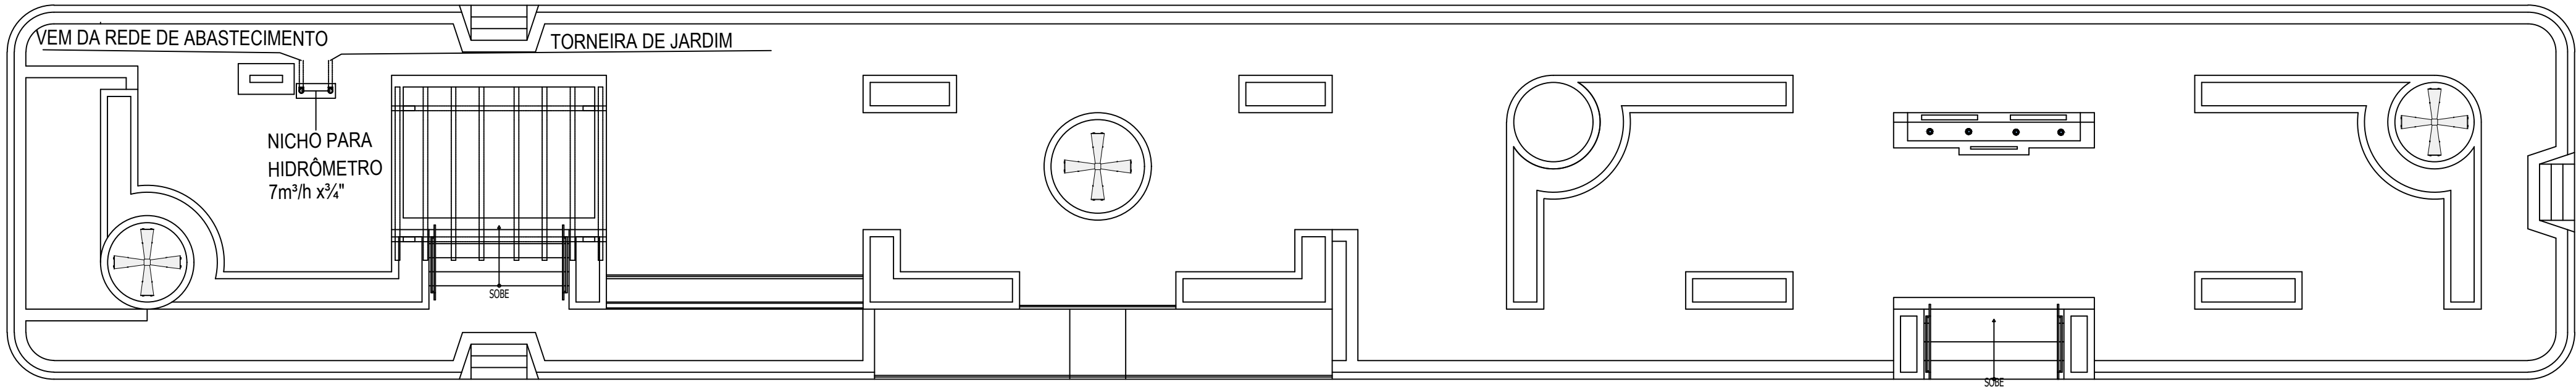


DETALHE DO HIDRÔMETRO

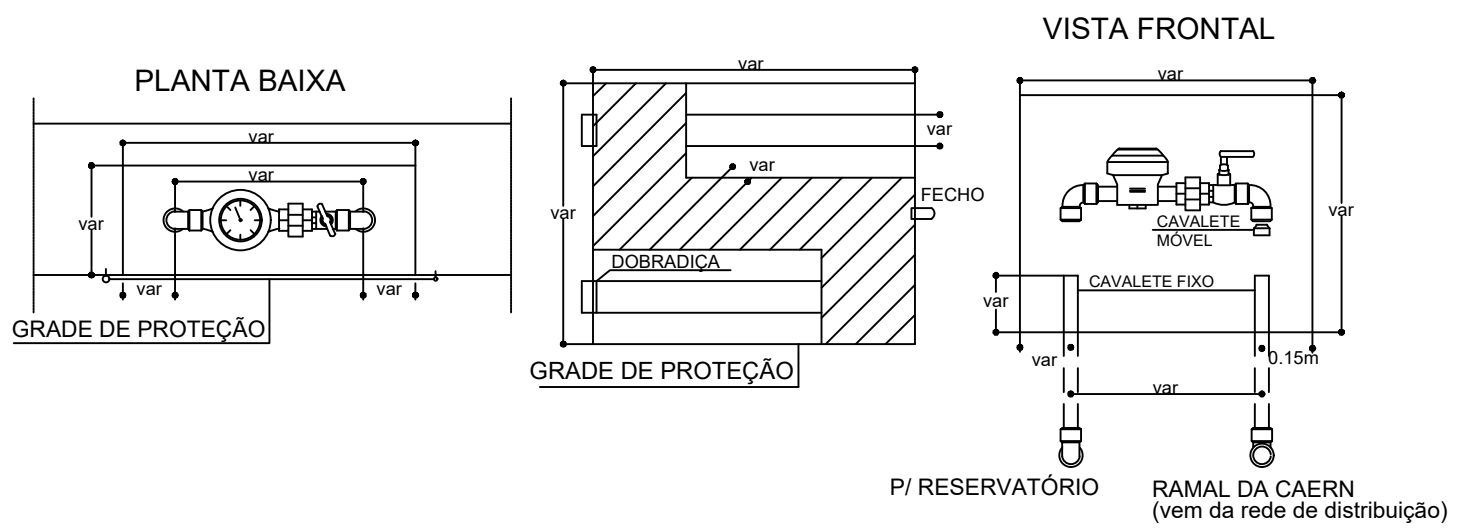

PLANTA BAIXA - HIDROSSANITÁRIO

Escala: 1/100

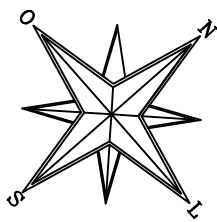

Título: Projeto Hidrossanitário de uma Praça localizada na Rua Gregório Almeida no Município de Campo Grande/RN		
Resp. Técnico: Humberto Farias Silva Engenheiro Civil		CREA-RN: 212247880-2
Proprietário: Prefeitura Municipal de Campo Grande/RN		
Esc: 1:100	Data: Outubro/2025	Folha: 1/1