




PRÉDIO DE APOIO
PLANTA BAIXA
ESCALA 1 : 50

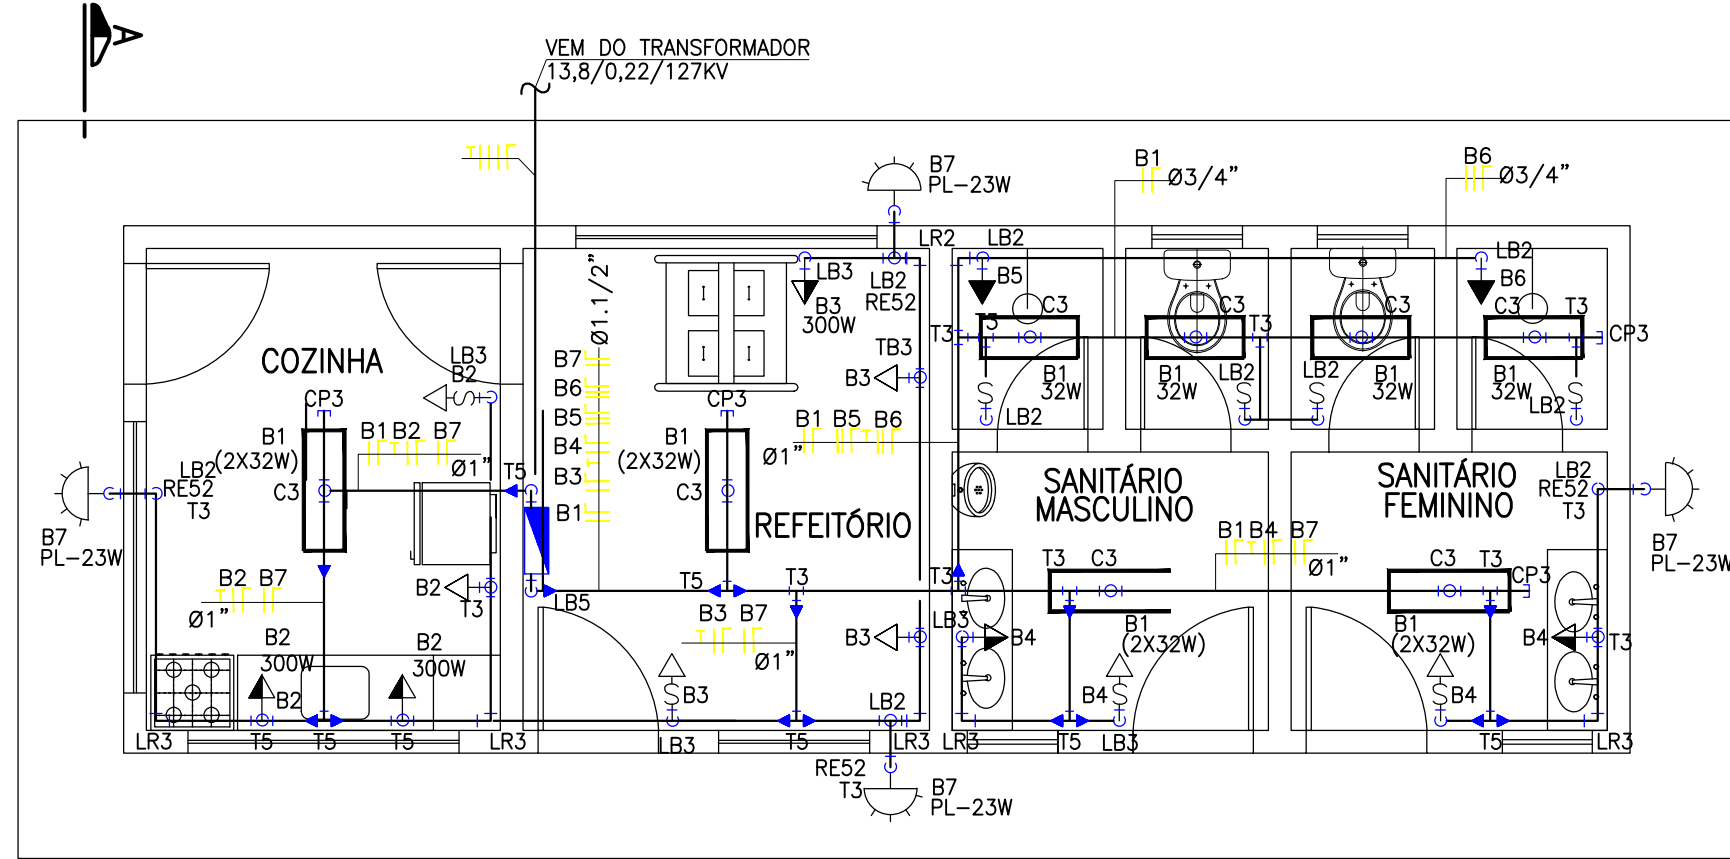


VISTA A - A
ESCALA 1 : 50

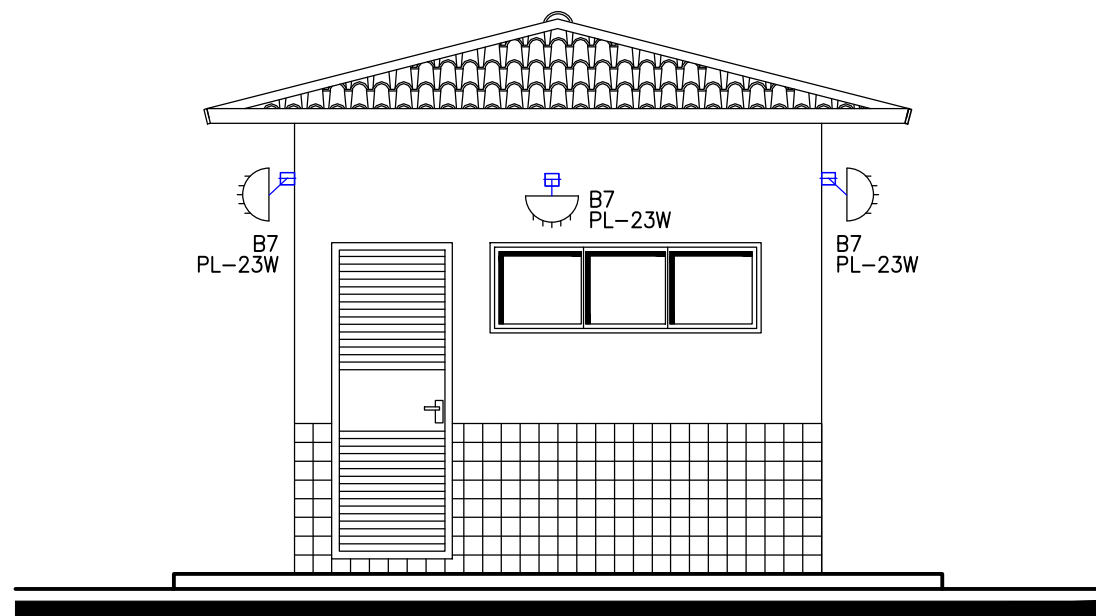


DETALHE - 1
S/ESC.

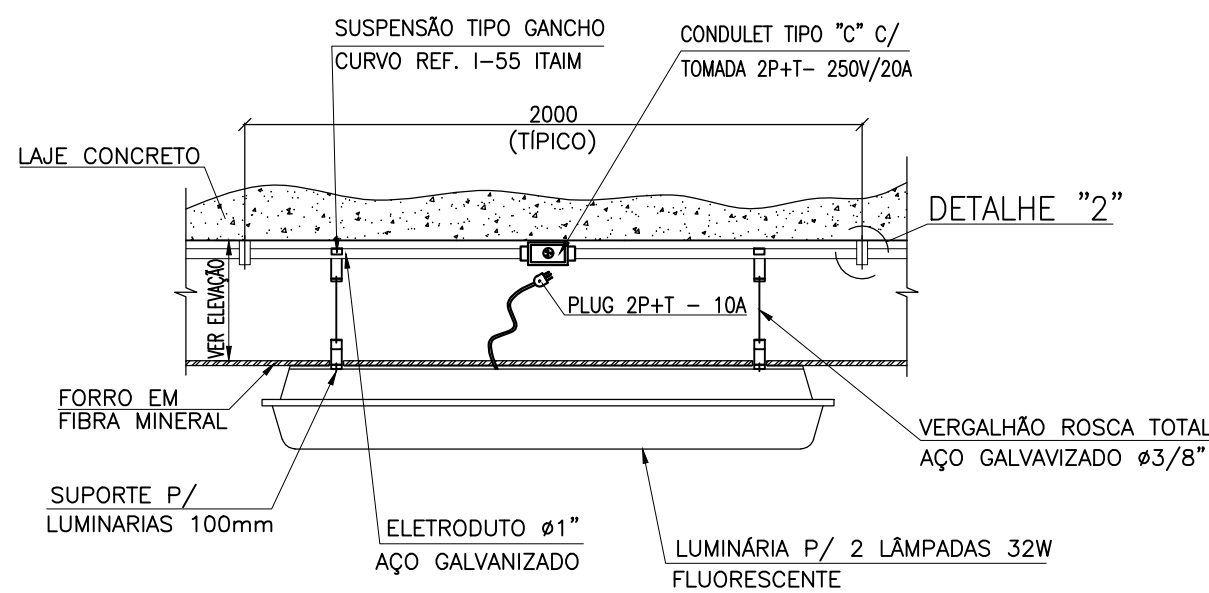


DETALHE - 2
S/ESC.

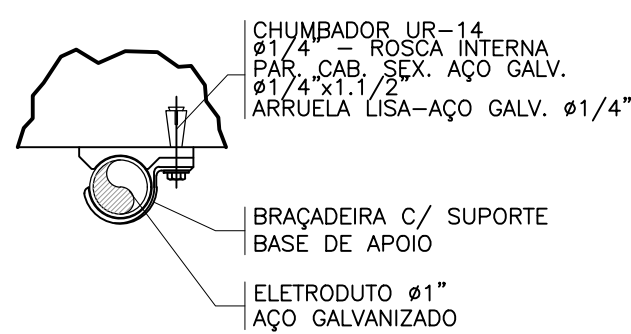


PORTARIA
PLANTA BAIXA
ESCALA 1 : 50

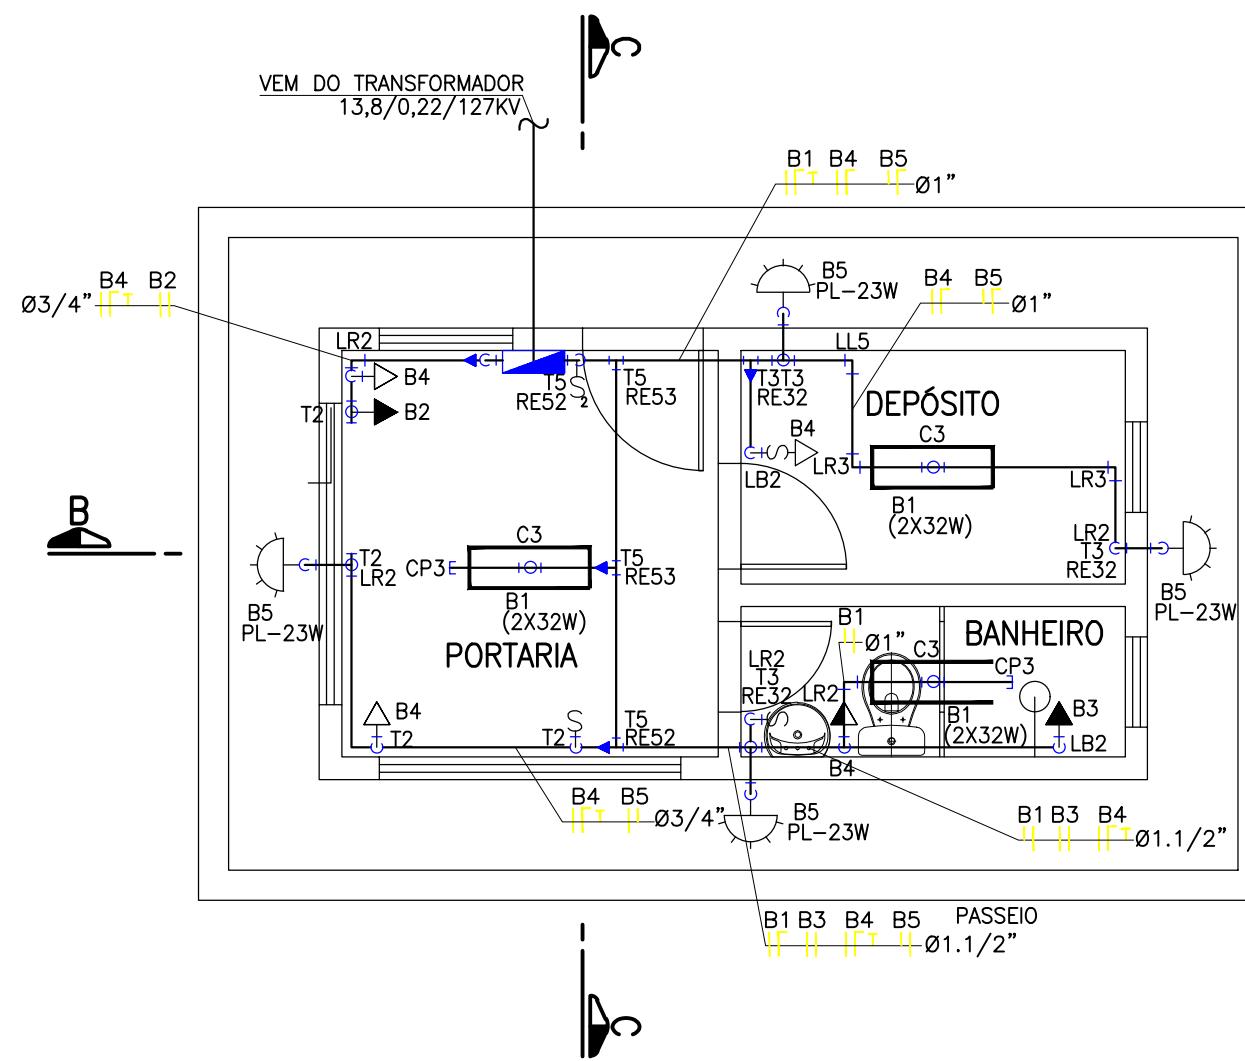

CORTE B - B
ESCALA 1 : 50

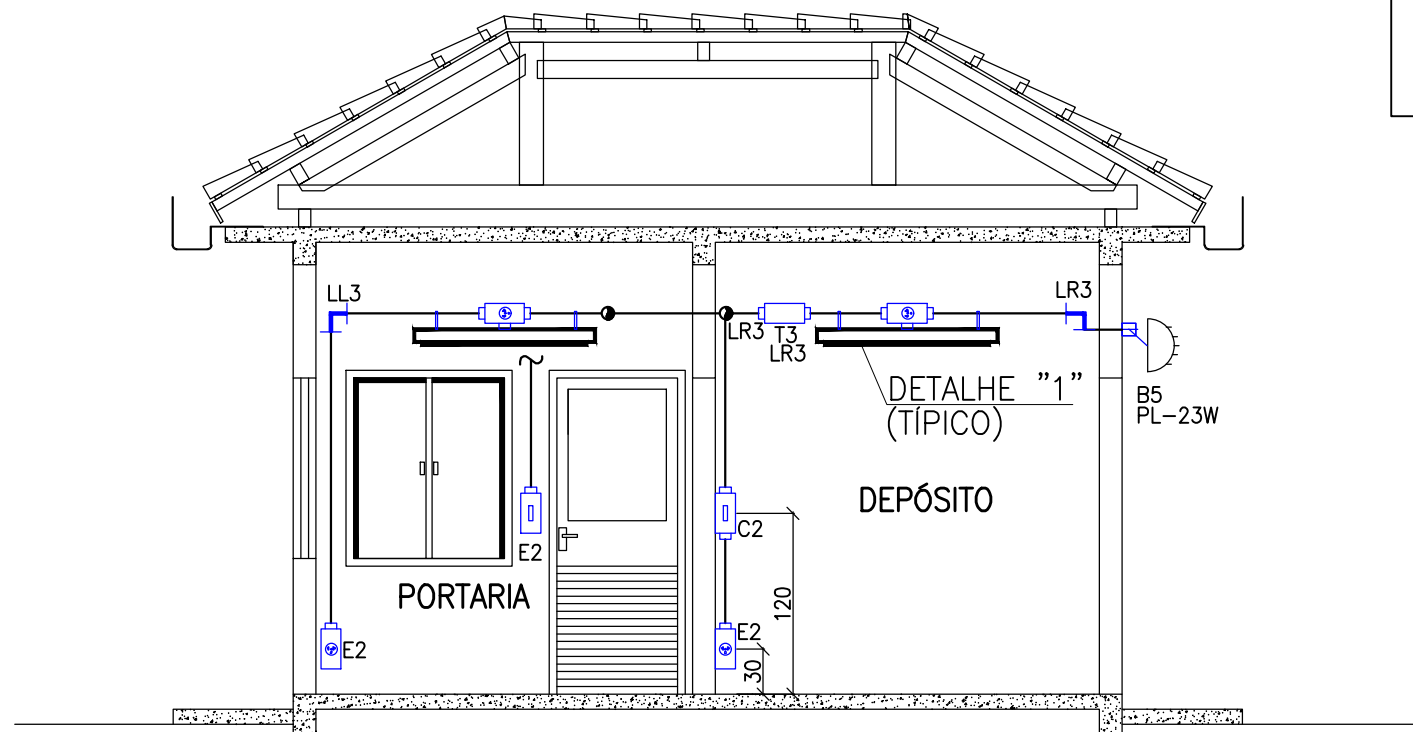

CORTE C - C
ESCALA 1 : 50

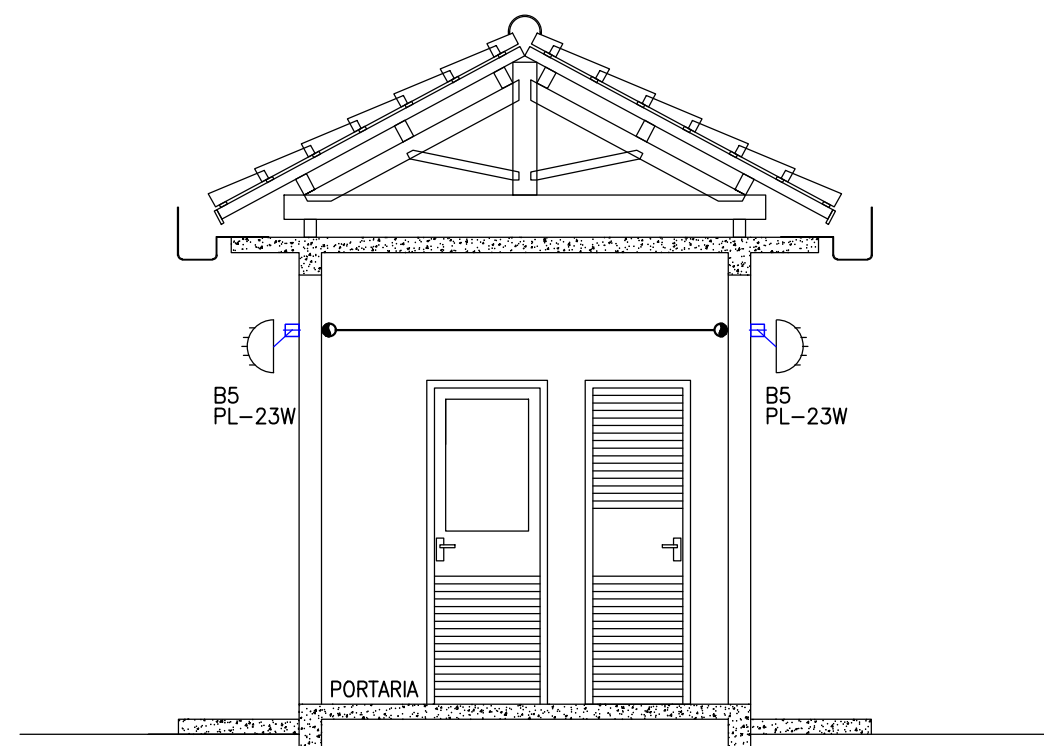

LEGENDA	
	LUMINÁRIA PENDENTE PARA DUAS LÂMPADAS FLUORESCENTES DE 32W, COM REATOR INSTALAÇÃO APARENTE NO TETO.
	LUMINÁRIA TIPO "ARANDELA" PARA UMA LÂMPADA PL DE 23W. INSTALAÇÃO FIXADA NA PAREDE, h=2,50m.
	INTERRUPTOR MONOPOLAR SIMPLER 10A, 250V. MONTADO EM CONDULETE TIPO "C", h=1,20m.
	INTERRUPTOR BIPOLAR SIMPLER 10A, 250V. MONTADO EM CONDULETE TIPO "C", h=1,20m.
	TOMADA 2P+T UNIVERSAL, 15A, 250V. MONTADO EM CONDULETE TIPO "C", h=0,30m.
	TOMADA 2P+T UNIVERSAL, 15A, 250V. MONTADO EM CONDULETE TIPO "C", h=1,20m.
	PONTO DE FORÇA COM BORNE DE PORCELANA, 40A, 250V. INSTALADO h=2,40m.
	QUADRO DE DISTRIBUIÇÃO DE ENERGIA. H=1000mm DO PISO
	CONDUTORES NEUTRO, FASE, RETORNO E TERRA.
	ELETRODUTO QUE DESCE
	ELETRODUTO QUE SOBE
	ELETRODUTO QUE SOBE

PROJETO		UNIDADE DE TRIAGEM - TIPO 4	
ASSUNTO DO DESENHO		PROJETO ELÉTRICO - GUARITA E PRÉDIO DE APOIO	
ENDEREÇO		MARGENS DA BR 406, PRÓXIMO KM 09 - CANTO DO MAJOR - ZONA RURAL	
PROPRIETÁRIO(A)		RESPONSÁVEL TÉCNICO	
PREFEITURA MUNICIPAL DE MACAU		SETOR TÉCNICO	
ESCALA		DATA	
1:50		05/08	
DESENHISTA		FOLHA	
SETOR TÉCNICO		MAIO/2025	