




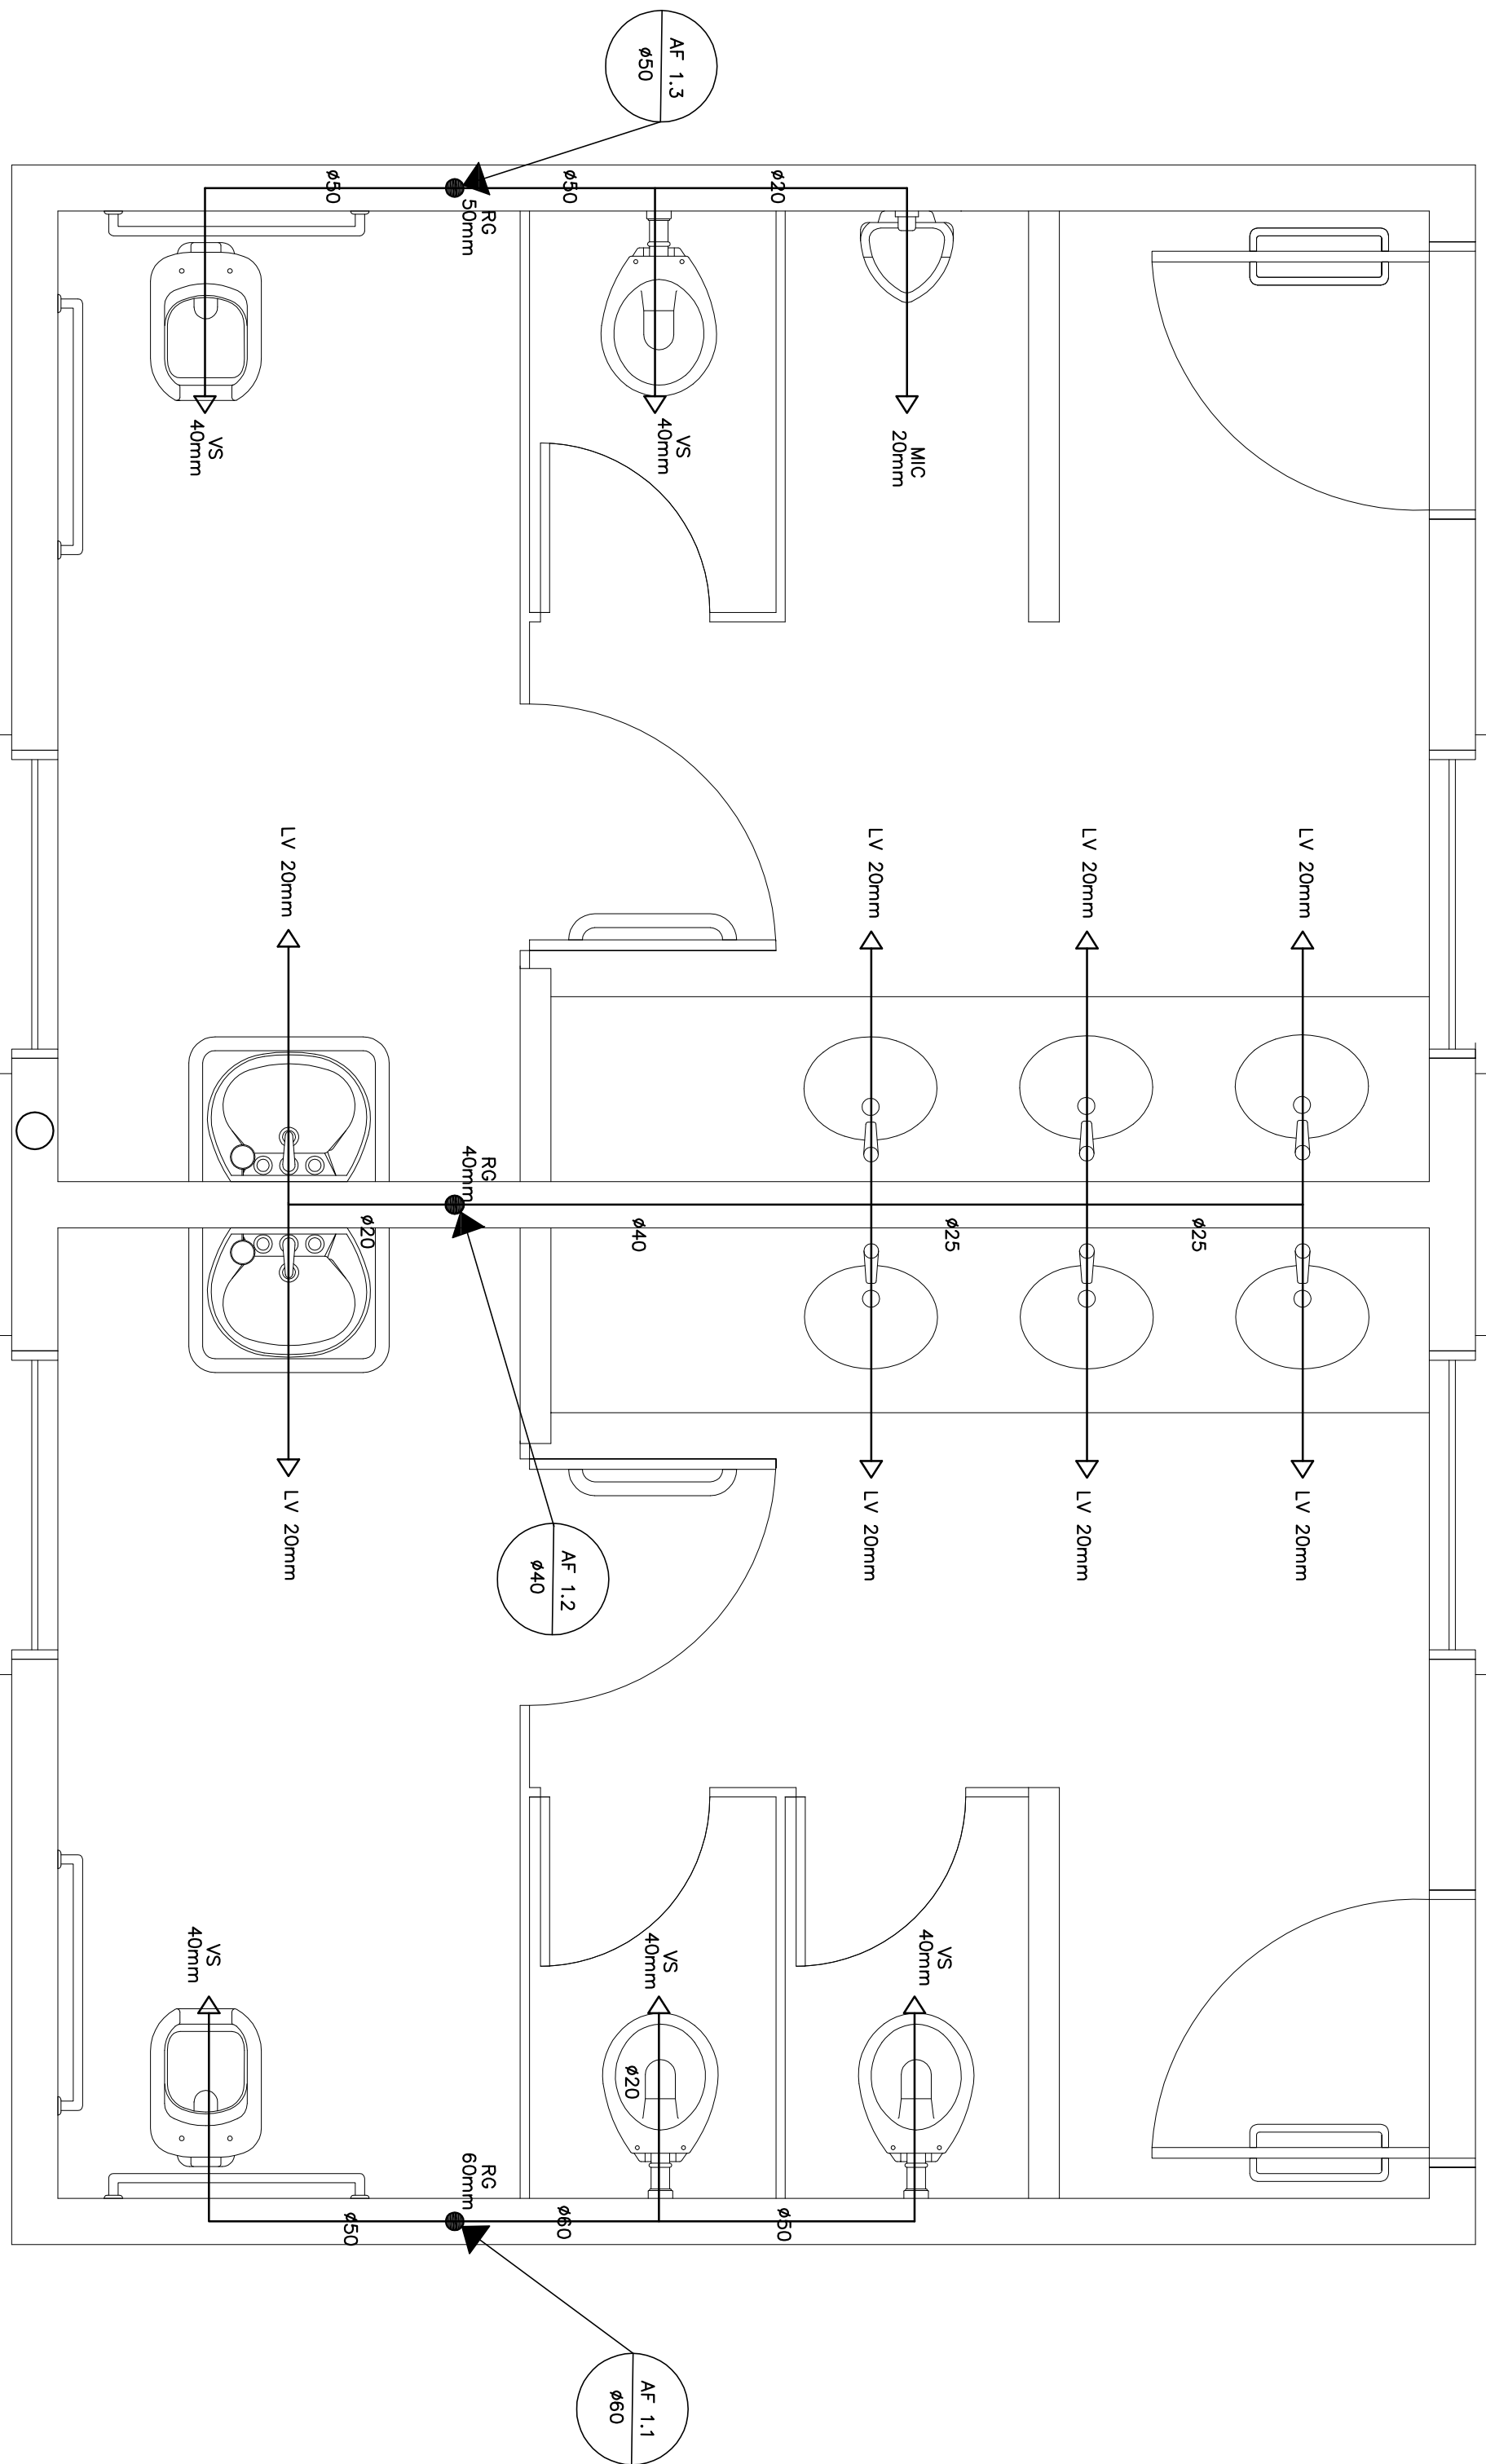


1 PLANTA BAIXA - SANITÁRIOS ALUNOS
ESCALA 1/20

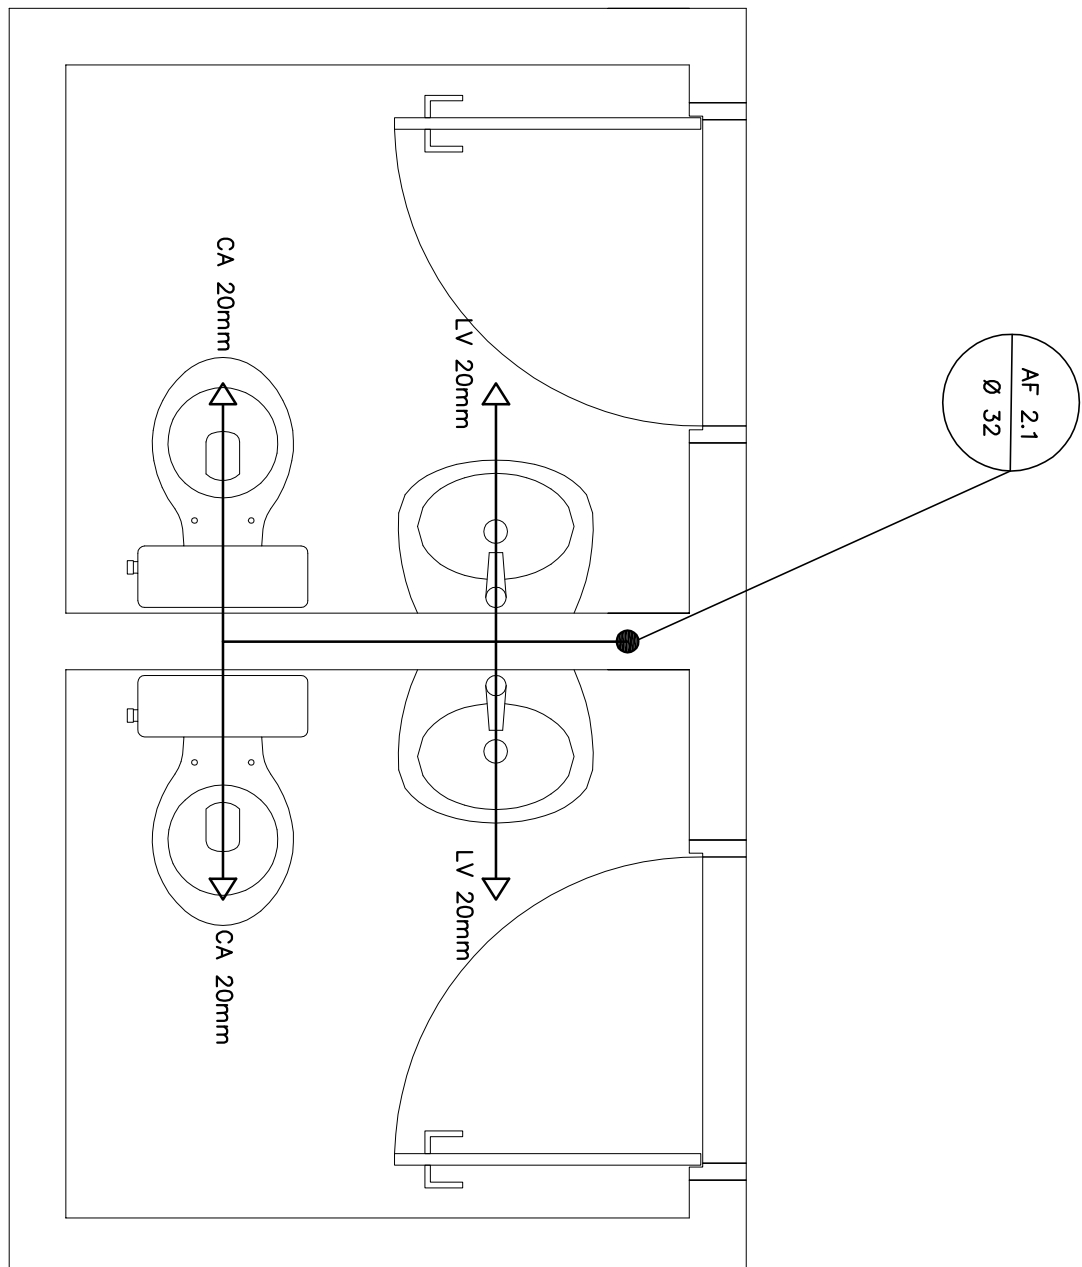


3 PLANTA BAIXA - SANITÁRIOS ADMINISTRATIVO
ESCALA 1/20

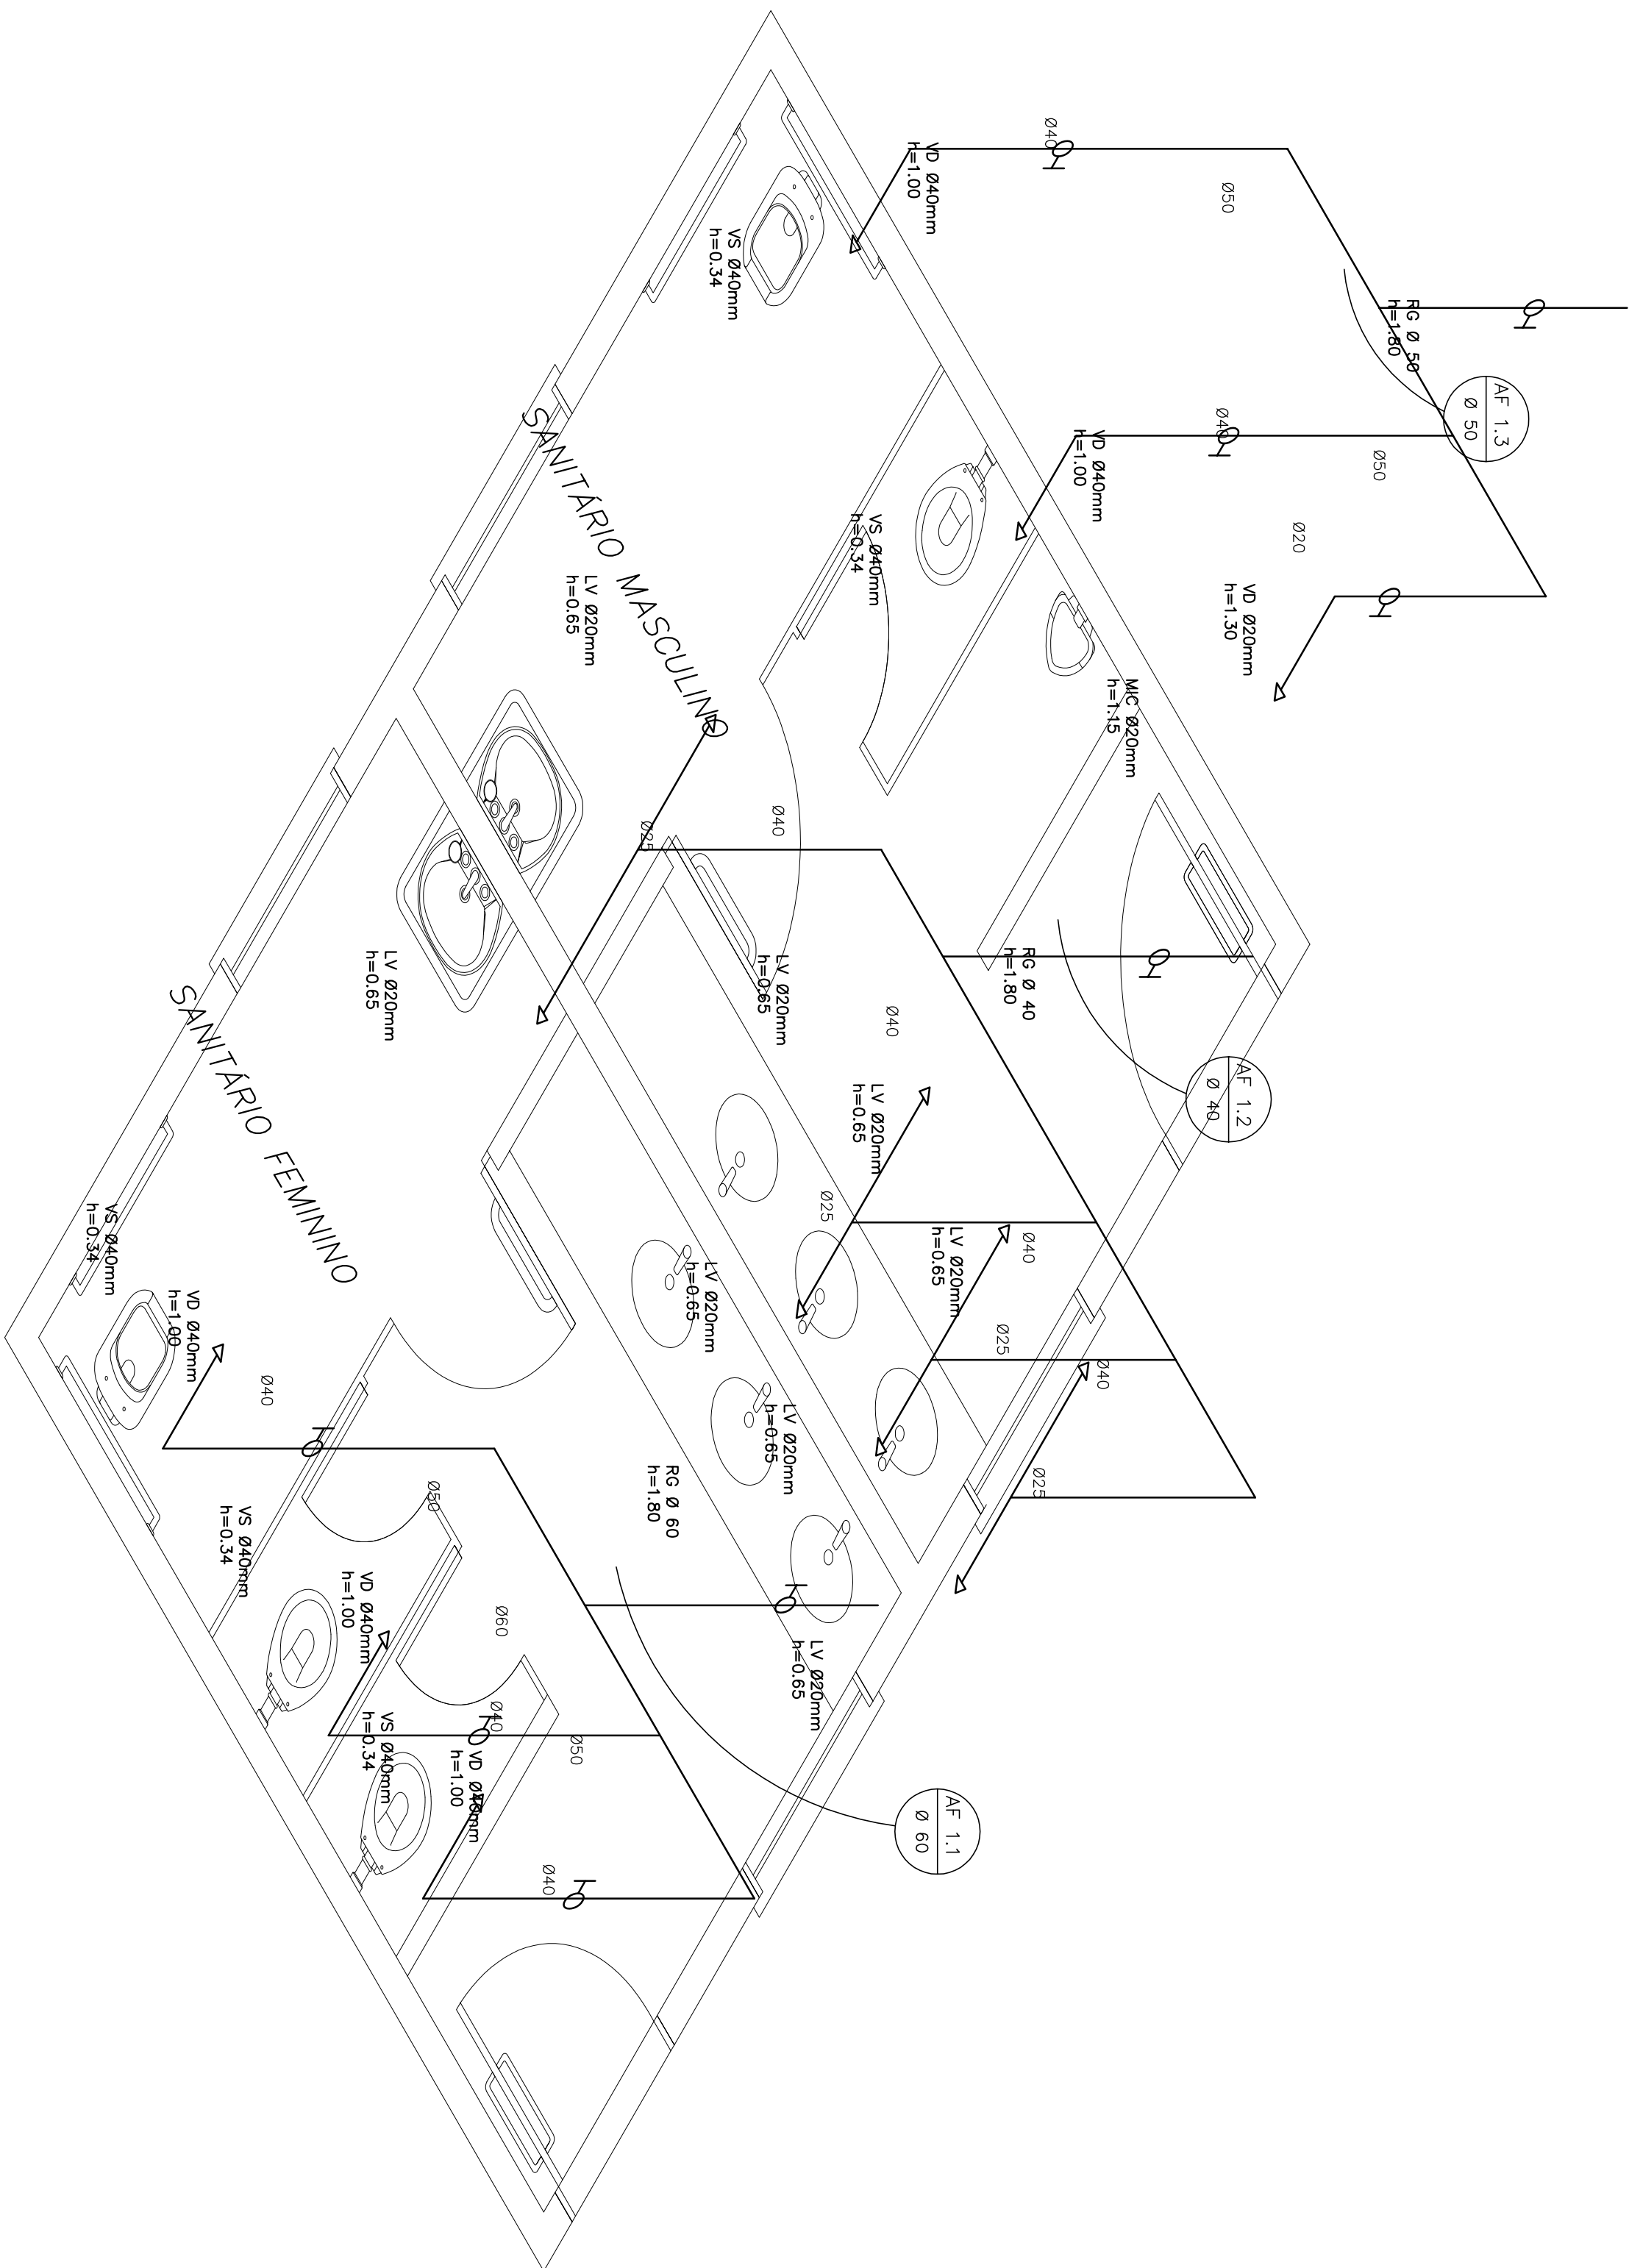

2 ESQUEMA ISOMÉTRICO - SANITÁRIOS ALUNOS
ESCALA 1/20

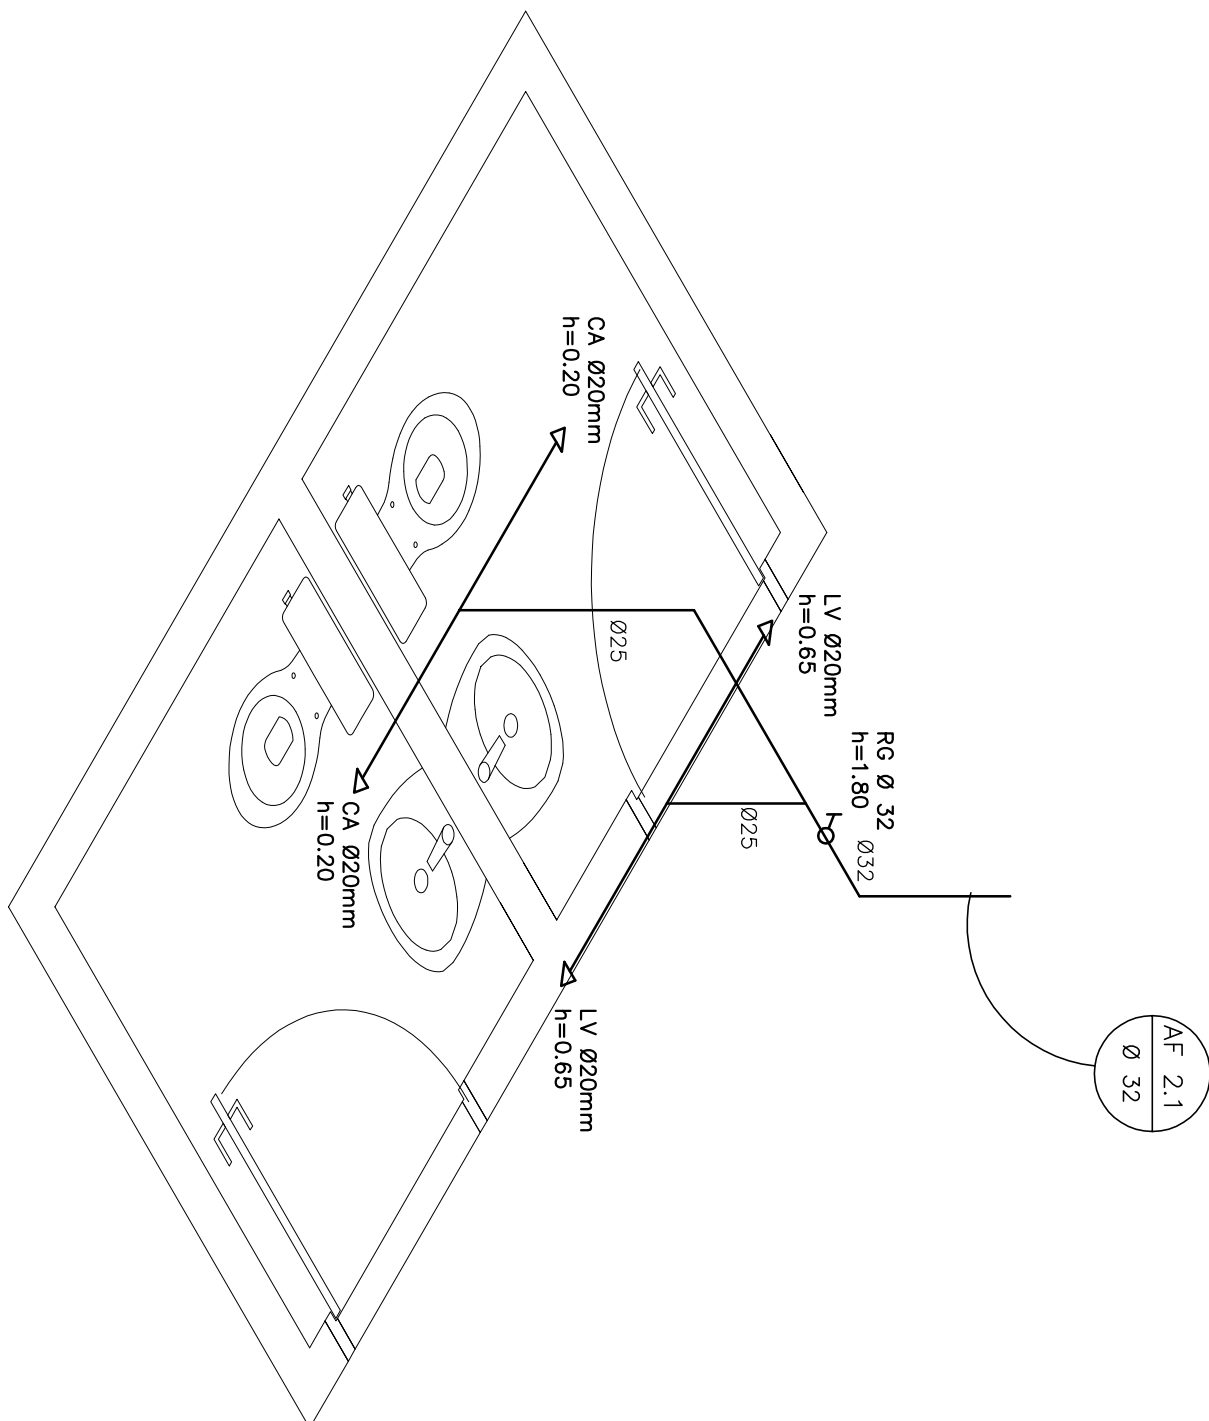

4 ESQUEMA ISOMÉTRICO - SANITÁRIOS ADMINISTRATIVO
ESCALA 1/20

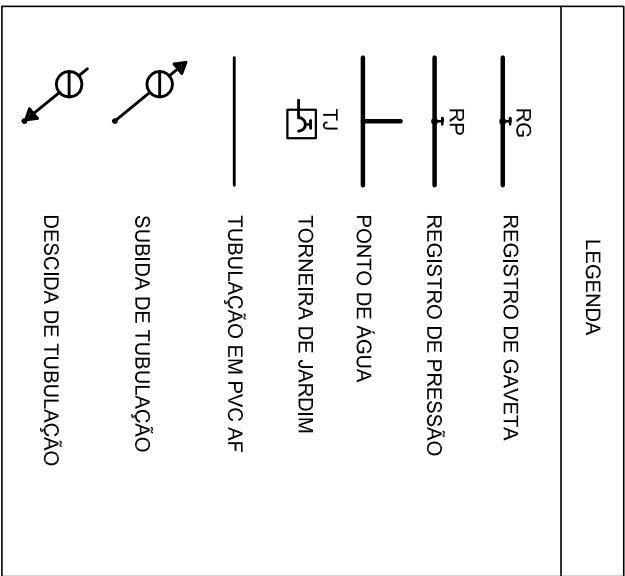


LEGENDA:


- LV - LAVATÓRIO
- CA - CAVA ALCOOLADA
- VS - VASO SANITÁRIO
- CH - CHUVEIRO
- RP - REGISTRO DE PRESSÃO
- RG - REGISTRO DE GAVETA
- PA - PUNTO DE ÁGUA
- TV - TONELER DE ÁGUA
- TL - TUBULAÇÃO DE PVC/PE

OBSERVAÇÕES:


1. TUBULAÇÃO DE PVC/PE DE 100MM DE DIÂMETRO, CLASSE 10, COM 10% DE RESERVA.
2. AS TUBULAÇÕES DE ÁGUA SANITÁRIA SÃO DO TIPO 100MM DE DIÂMETRO, COM 10% DE RESERVA.
3. AS TUBULAÇÕES DE ÁGUA SANITÁRIA SÃO DO TIPO 100MM DE DIÂMETRO, COM 10% DE RESERVA.
4. AS TUBULAÇÕES DE ÁGUA SANITÁRIA SÃO DO TIPO 100MM DE DIÂMETRO, COM 10% DE RESERVA.

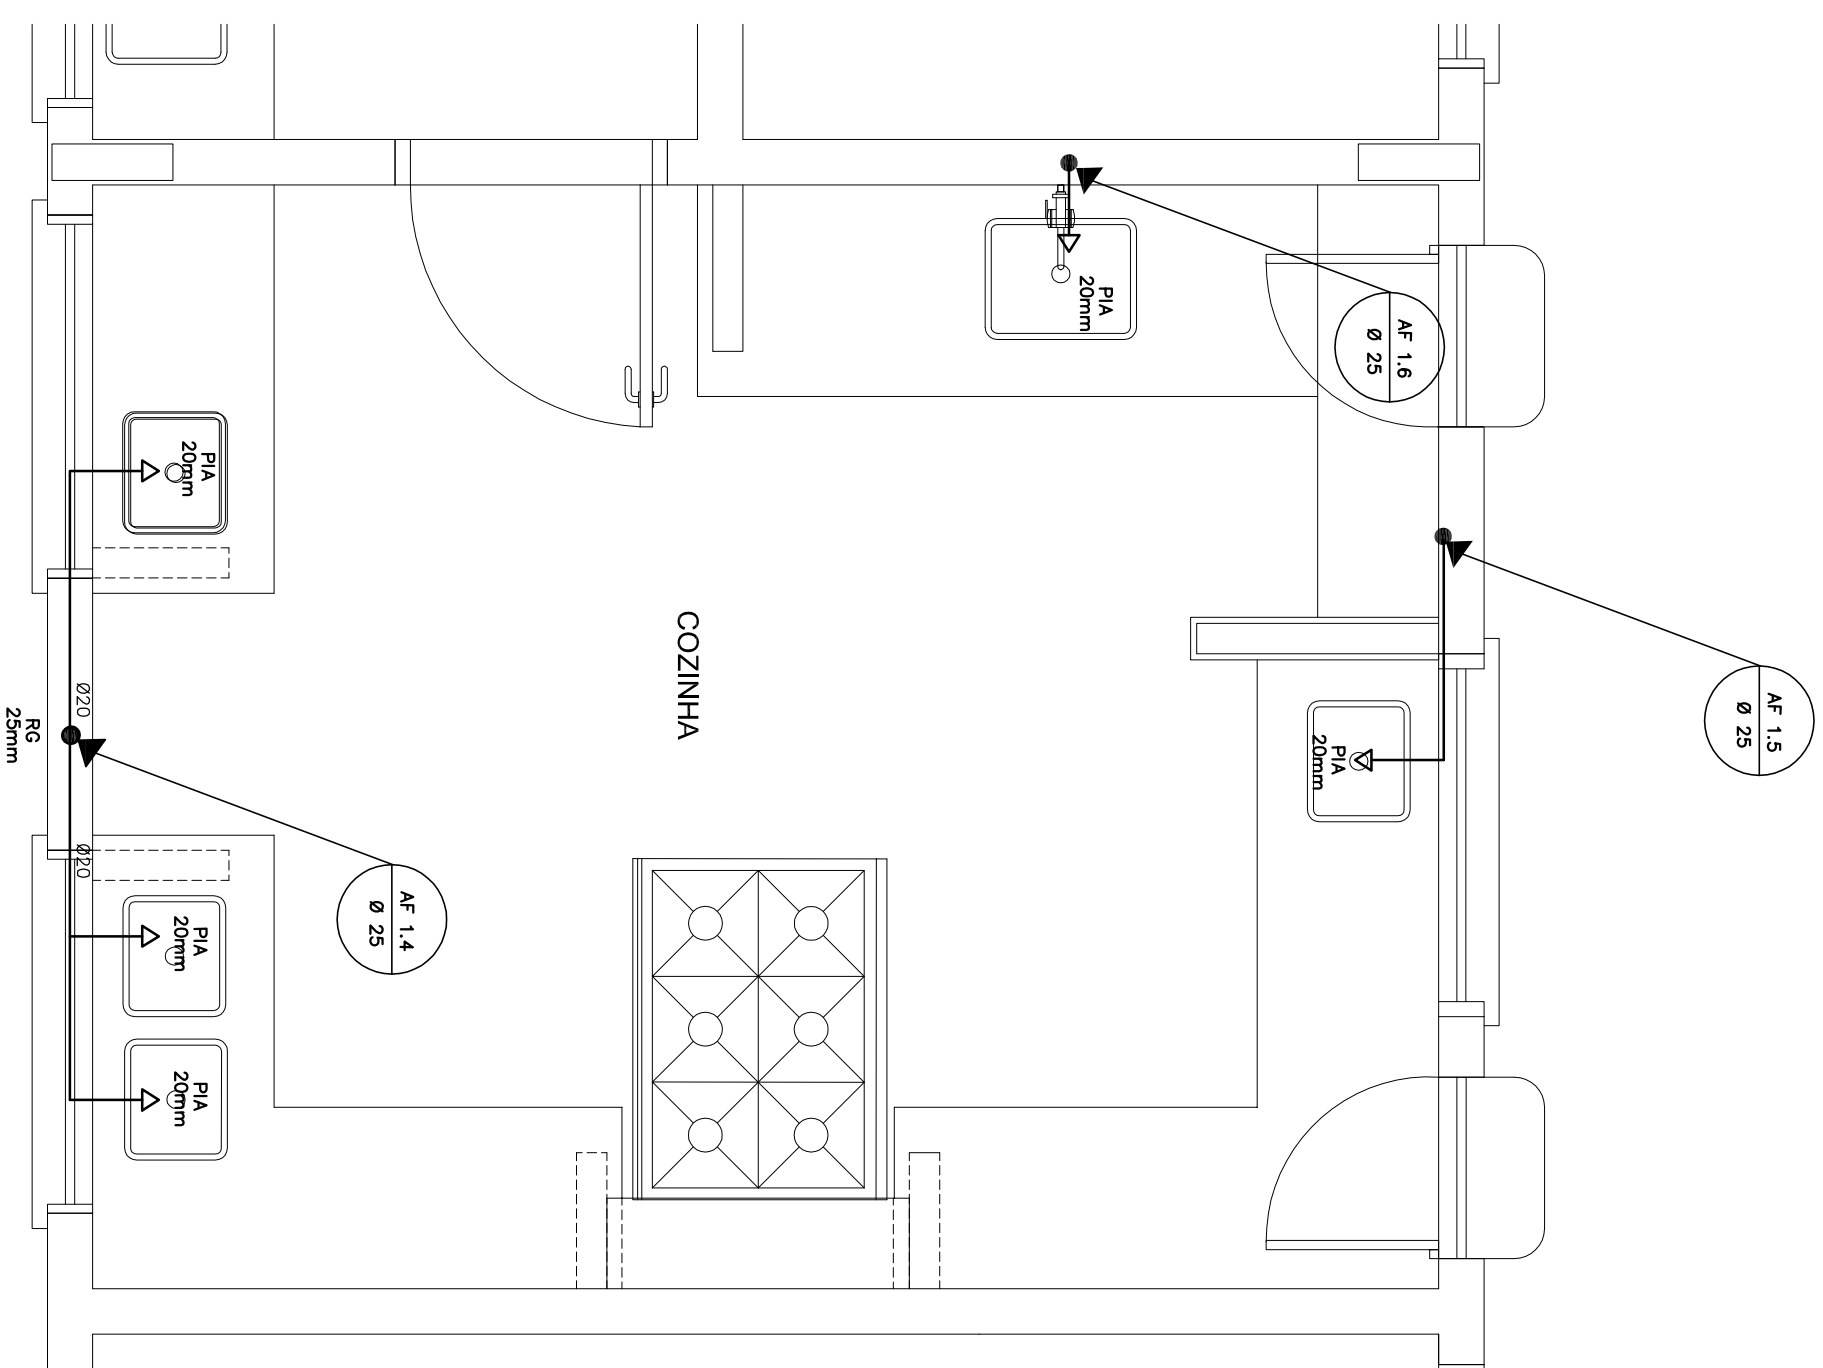


1 COZINHA - PLANTA BAIXA
ESCALA 1/25

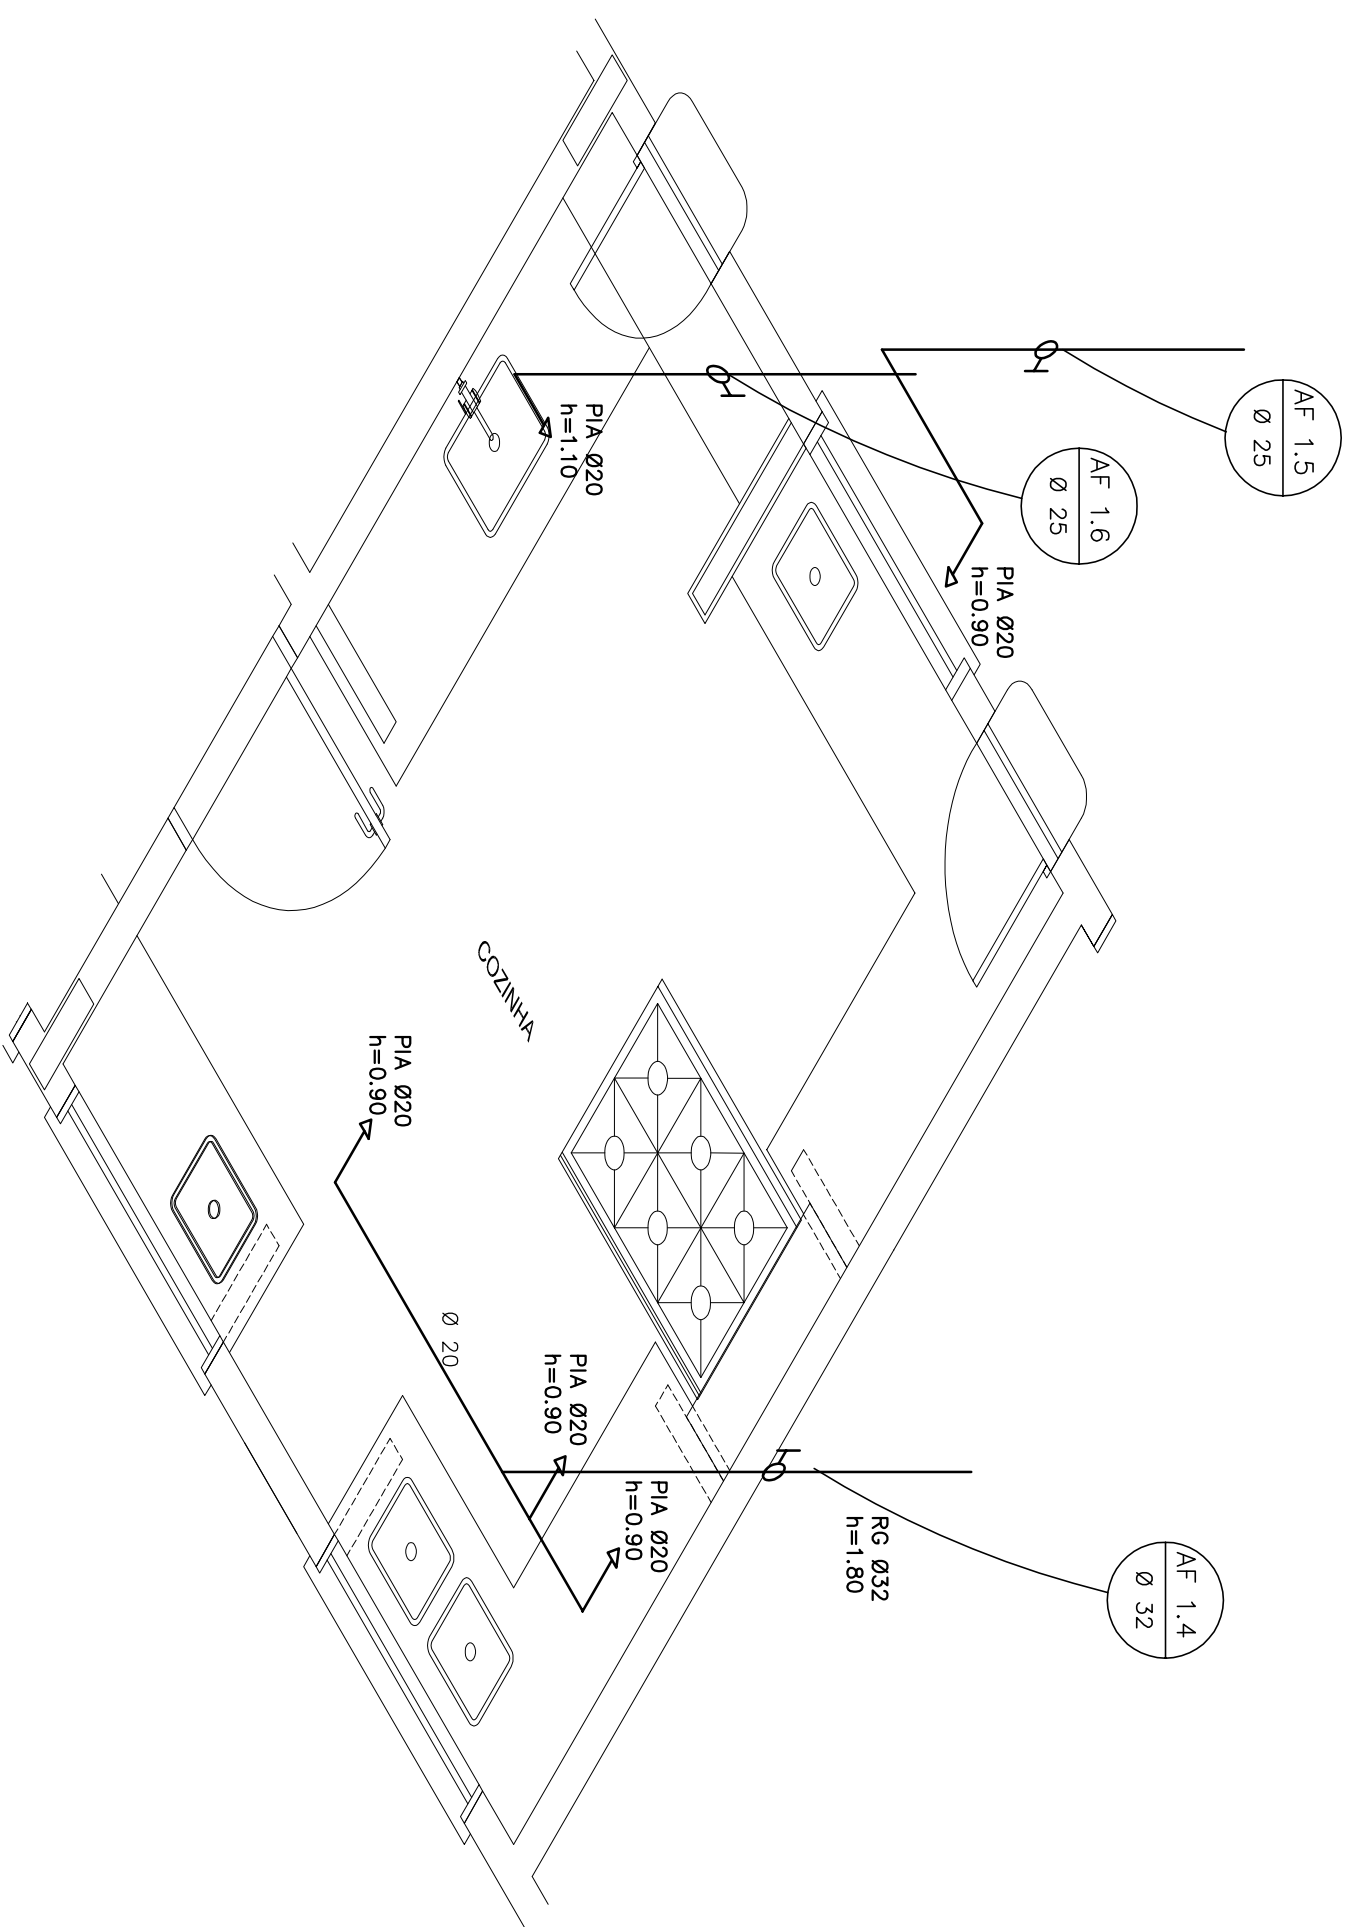

2 COZINHA - ESQUEMA ISOMÉTRICO

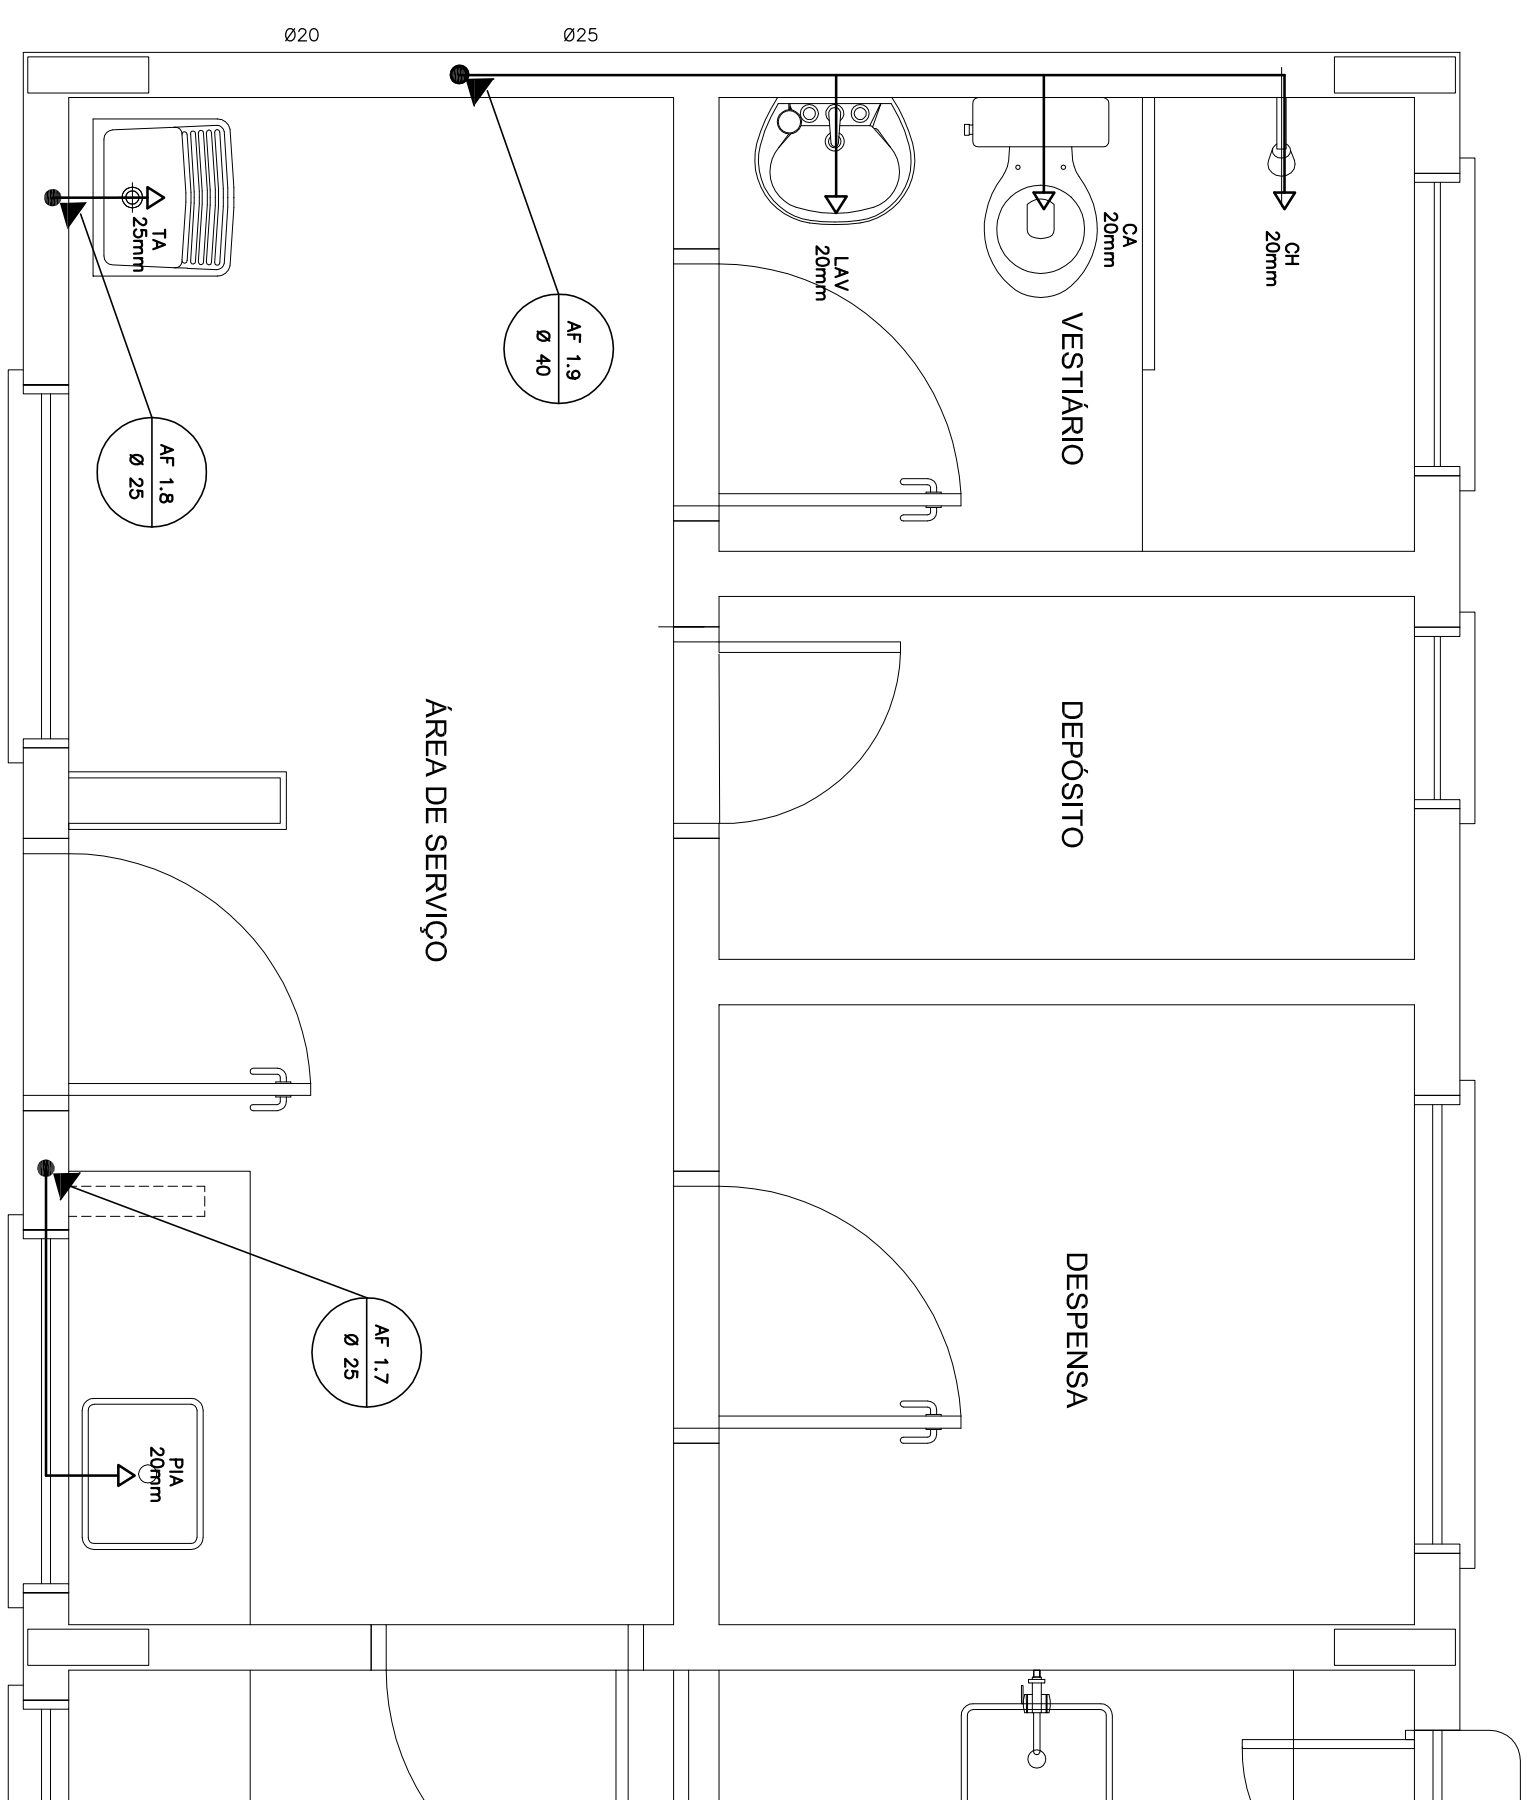

3 **ÁREA DE SERVIÇO E VESTIÁRIO - PLANTA BAIXA**
ESCALA 1/25

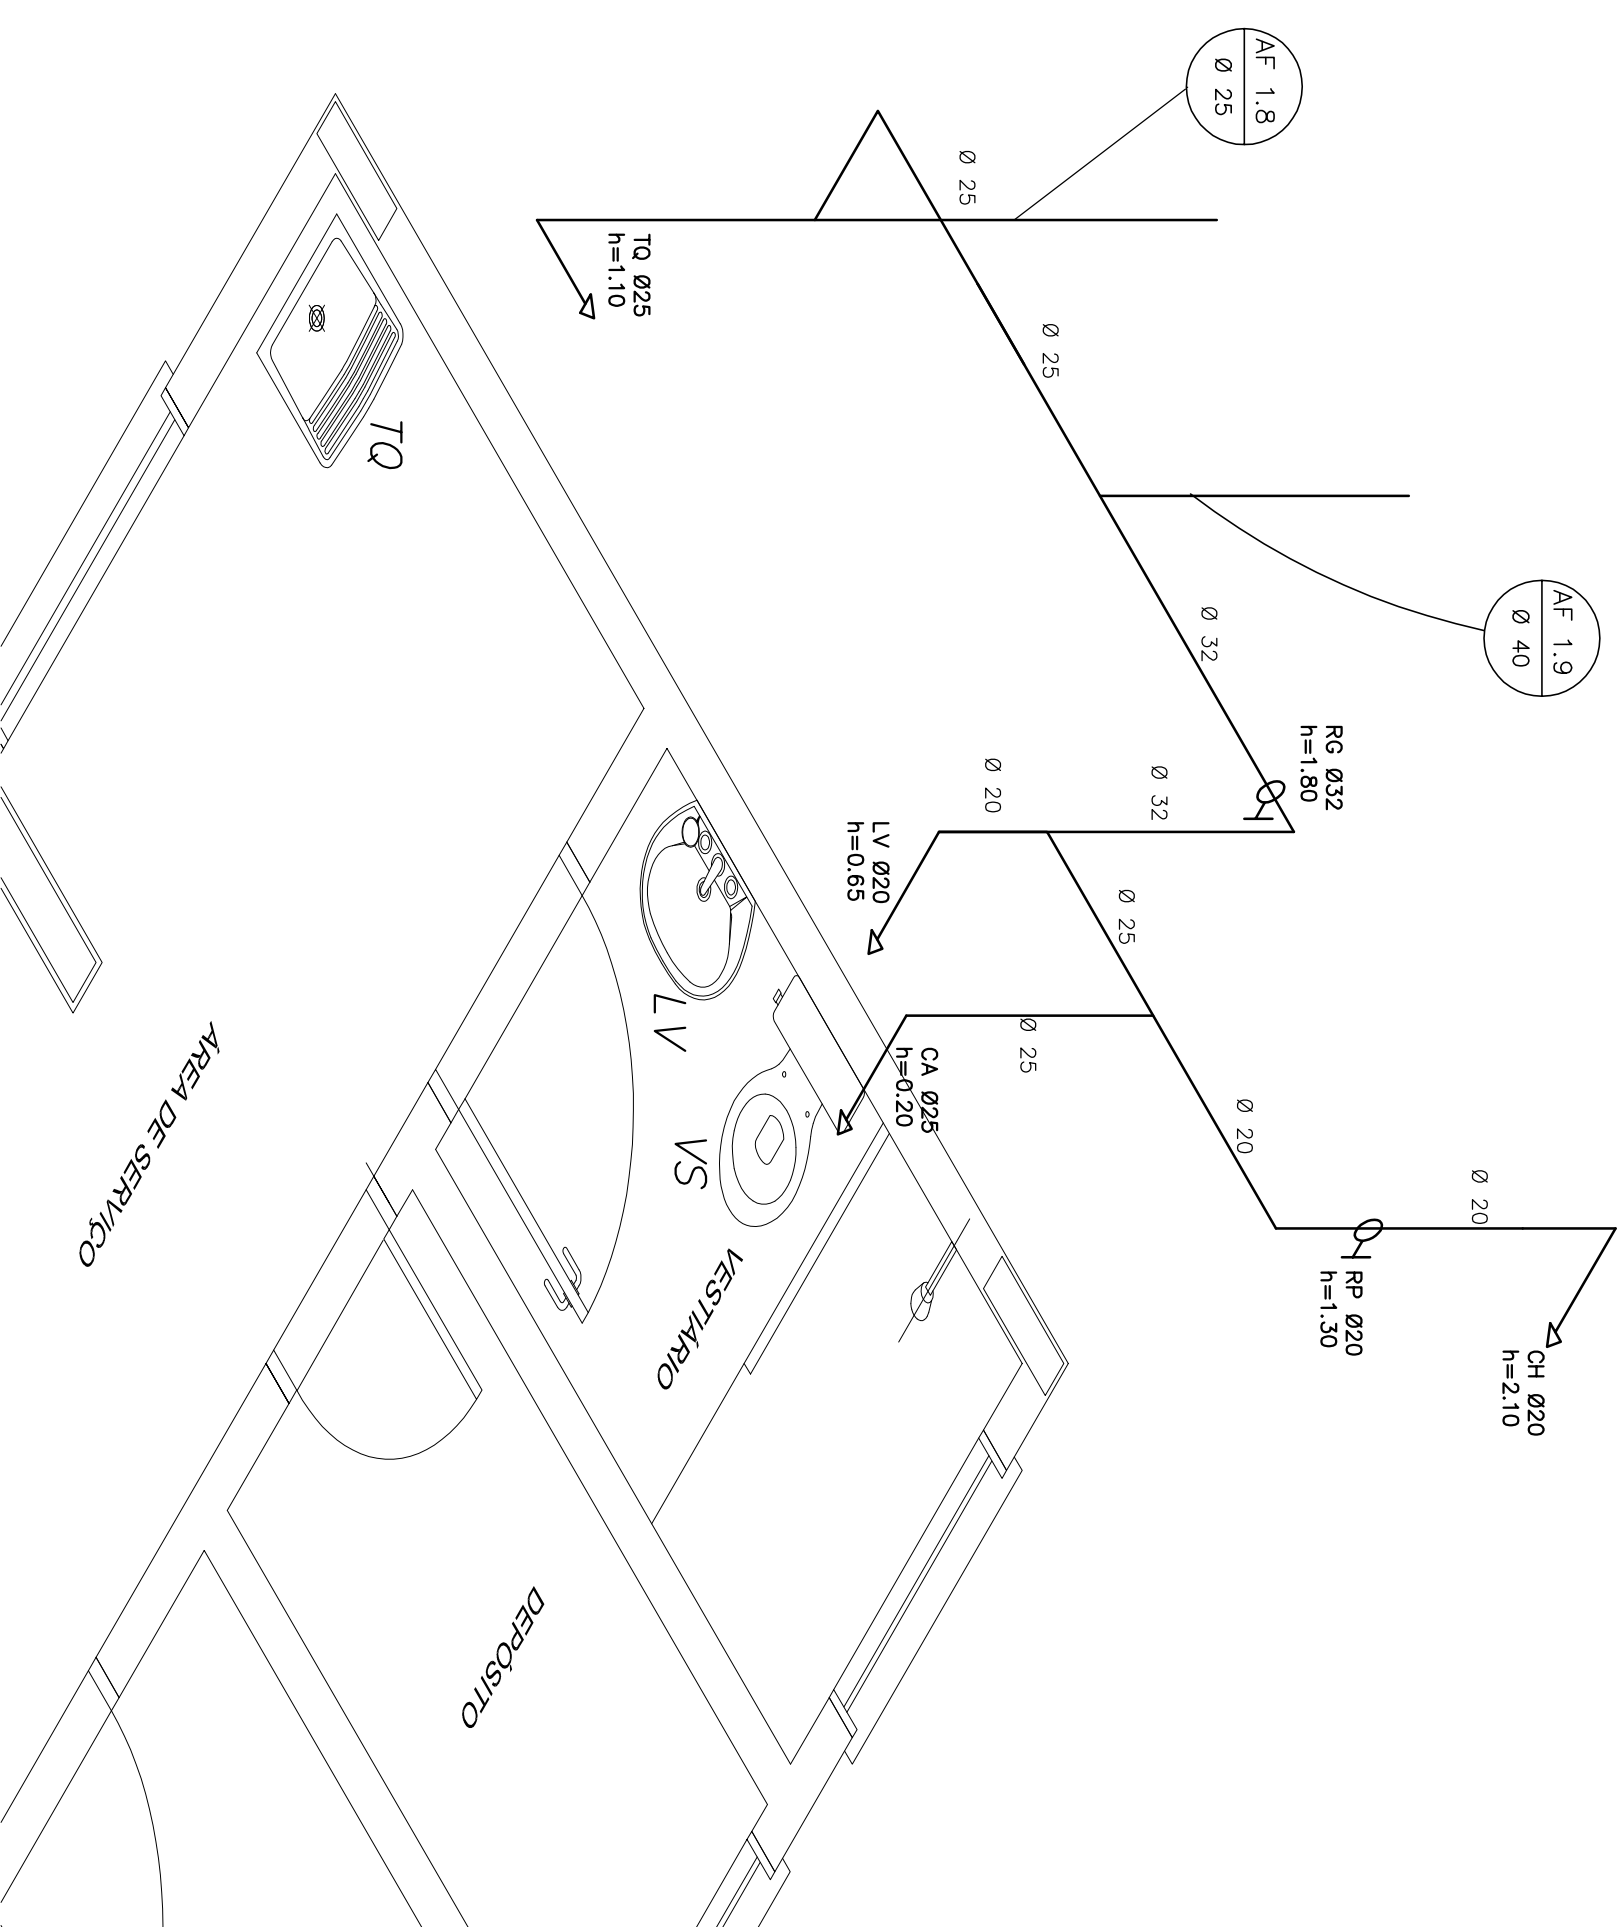

4 ÁREA DE SERVIÇO E VESTIÁRIO - ESQUEMA ISOMÉTRICO

LEGENDA	
	REGISTRO DE GAIETEIRA
	REGISTRO DE PRESSÃO
	PONTO DE ÁGUA
	TORREIRA DE JARDIM
	TUBULAÇÃO EM PVC AF
	SUBIDA DE TUBULAÇÃO
	DESCIDA DE TUBULAÇÃO


LEGENDA:

LV = LAVATÓRIO
TA = TANQUE
MIC = MICROTÓRIO
RG = REGISTRO DE GAVETA
VD = VALVULA DE DESCARGA

CA = CAIXA ACOPLADA
VS = VASO SANITARIO
CH = CHUVEIRO
RP = REGISTRO DE PRESSÃO

OBSERVAÇÕES

1. TODA TUBULAÇÃO SERÁ EM PVC RÍGIDO SOLDÁVEL CLASSE 15, COM OS DIÂMETROS (mm) INDICADOS.
2. AS TORNEIRAS DE JARJIM FICARÃO A 50cm DO NÍVEL DO TERRENO.
3. AS TUBULAÇÕES QUE PASSAM PELO SOLO SERÃO ENTERRADAS COMO INDICADO PELAS RESPECTIVAS PROFUNDIDADES. VER DETALHE TUBULAÇÃO ENTERRADA.

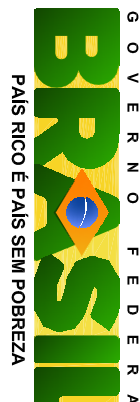 	
Ministério da Educação	
PROJETO PADRÃO - FNDE	
MUNICÍPIO – UF:	
PROPRIETÁRIO:	
ENERGECO:	
PROPRIETÁRIO	
RESP. TÉCNICO	
CAU/ CREA	
DUFO	
CAU/ CREA	
RA	

OBSERVAÇÕES:					
ESCOLA 6 SALAS DE AULA					
PROJETO HIDROSSANITÁRIO					
COORDENAÇÃO CCEST - Coordenação Geral de Infraestrutura Educativa		INSTALAÇÕES DE ÁGUA FRIA PLANTAS BAIXAS ESQUEMAS ISOMÉTRICOS		HAG	
REVISÃO	ESCALA	PRONCIA			
R-01	1/25	02/04			
PROGRAMA	DATA EMISSÃO				
A1 (84/1958)	FEBREIRO/2014				