


LOCALIZAÇÃO
ESCALA 1/2000




AV. RIO BRANCO

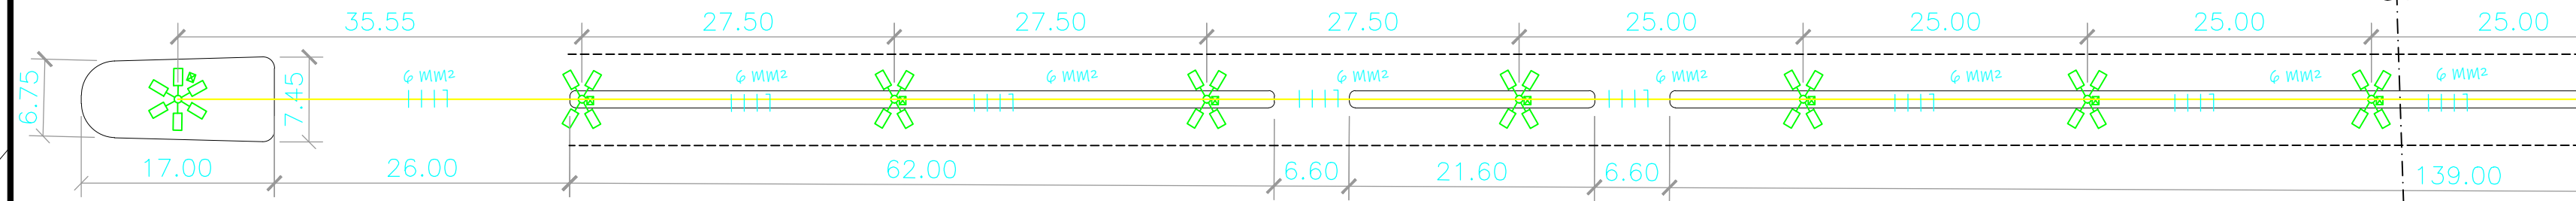


TRECHO 01
ESCALA 1/500

AV. RIO BRANCO

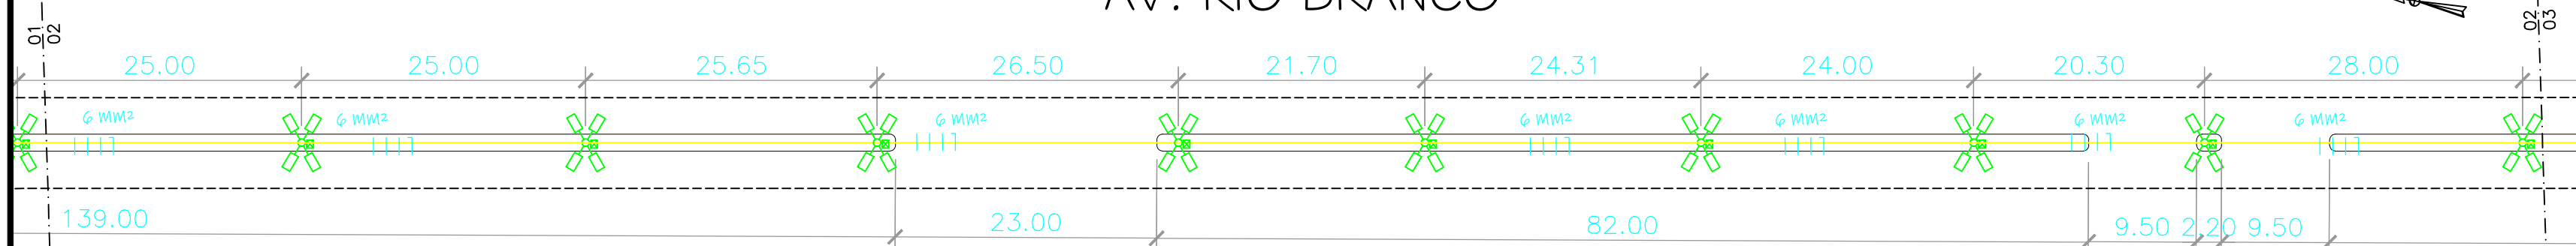


TRECHO 02
ESCALA 1/500

AV. RIO BRANCO

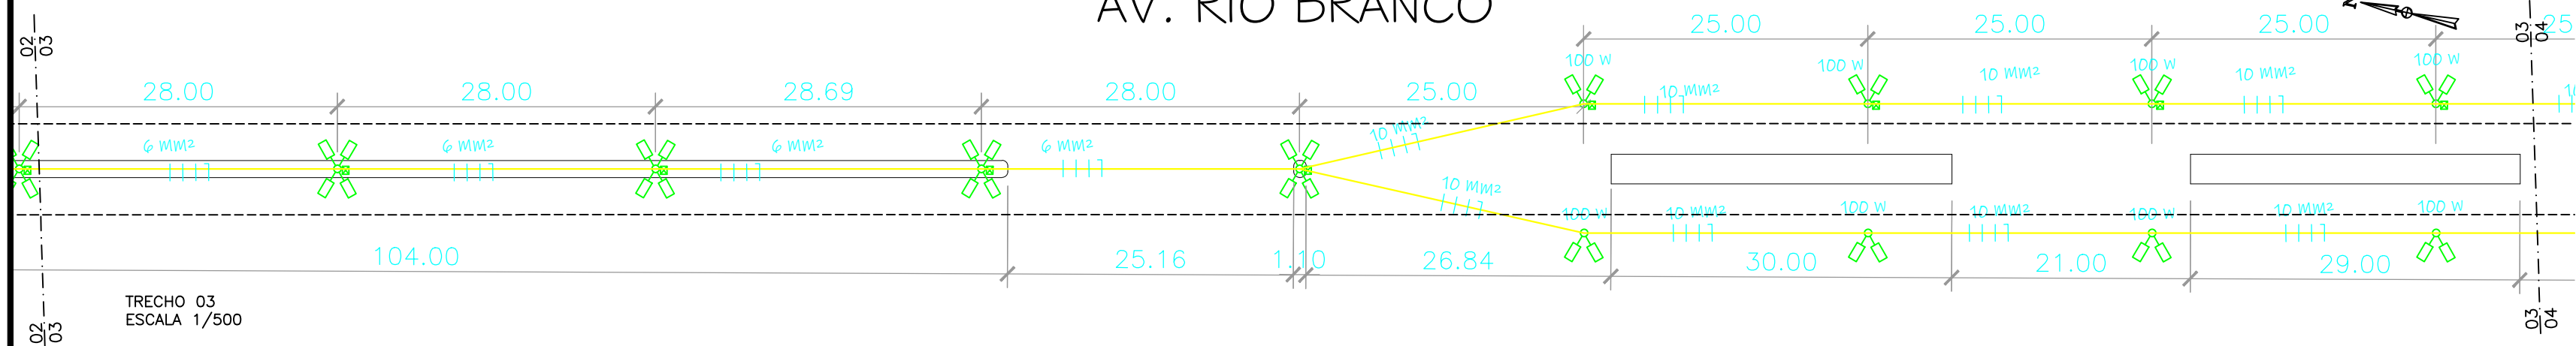

TRECHO 03
ESCALA 1/500

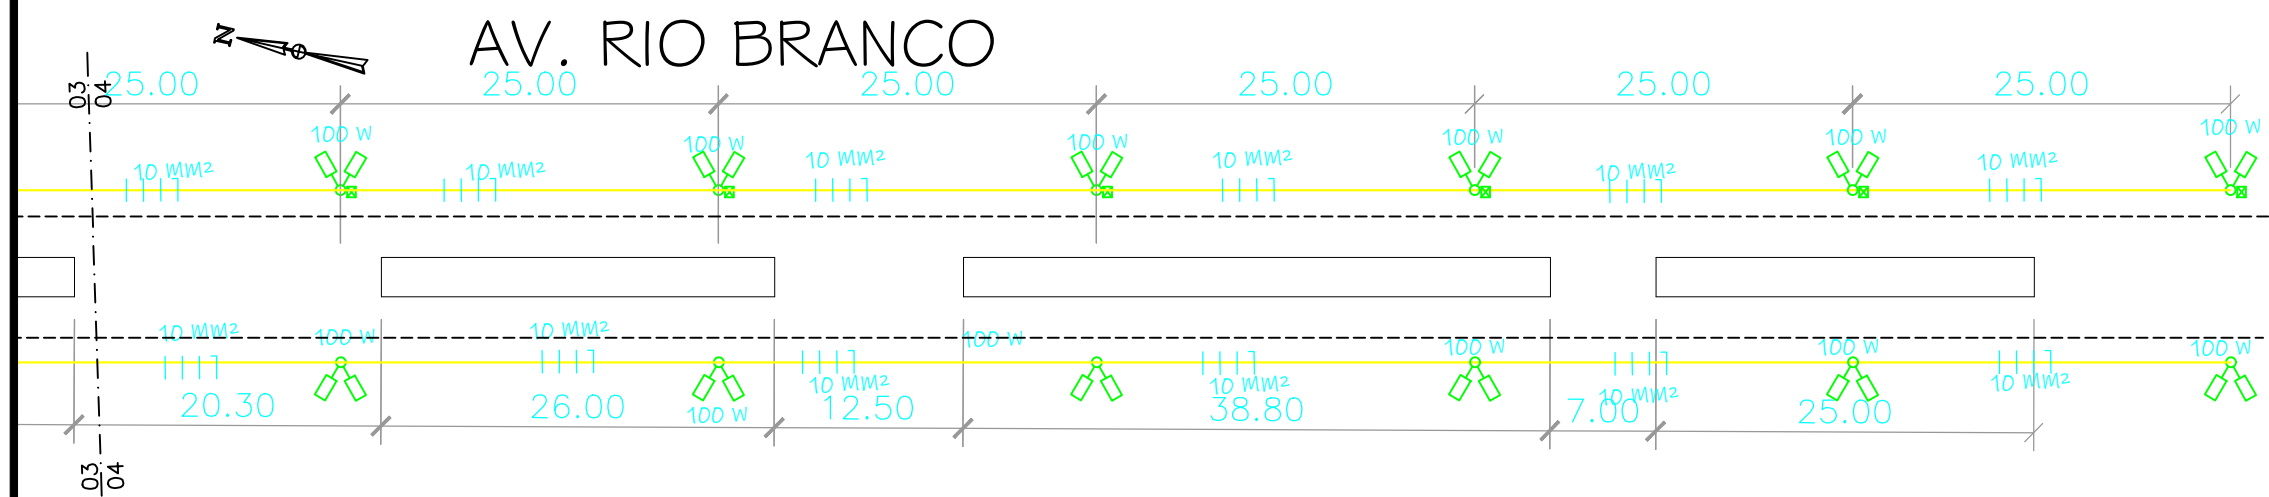


TRECHO 04
ESCALA 1/500

LEGENDA:



 POSTE CÔNICO DE AÇO GALVANIZADO SEM COSTURA DE SOLDA
TRANSVERSAL C/ 11 M DE ALTURA POR 210 MMØ NO PÉ E 115 MMØ
NO TOPO P/ 04 OU 06 PÉTALAS



POSTE CÔNICO DE AÇO GALVANIZADO SEM COSTURA DE SOLDA
TRANSVERSAL C/ 8 M DE ALTURA POR 175 MMØ NO PÉ E 110 MMØ
NO TOPO P/ 02 PÉTALAS



BRAÇO CURVO DE AÇO GALVANIZADO ACOMPANHADO DO
RESPECTIVO NÚCLEO CENTRAL C/ 3000 MM X 55MM P/ 6 PÉTALAS



BRAÇO CURVO DE AÇO GALVANIZADO ACOMPANHADO DO
RESPECTIVO NÚCLEO CENTRAL C/ 3000 MM X 55MM P/ 2 PÉTALAS



BRAÇO CURVO DE AÇO GALVANIZADO ACOMPANHADO DO
RESPECTIVO NÚCLEO CENTRAL C/ 3000 MM X 55MM P/ 4 PÉTALAS



LUMINÁRIA DE LED 150 W BRANCO FRIA



LUMINÁRIA DE LED 100 W BRANCO FRIA



FASE/ NEUTRO



CAIXA DE PASSAGEM EM CONCRETO ARMADO C/ TAMPA
30X30X40 CM



HASTE DE ATERRAMENTO DE COBRE 5/8X3000 C/ CONECTOR TIPO GRAMPO

POSTE CÔNICO 8 METROS
ESCALA 1/125

POSTE CÔNICO 11 METROS
ESCALA 1/125

QUANTITATIVO:	
ITEM	QUANTIDADE
POSTES 8 METROS	20 UNIDADES
LUMINÁRIAS 150 W	86 UNIDADES
POSTES 11 METROS	21 UNIDADES
LUMINÁRIAS 100 W	40 UNIDADES



PREFEITURA MUNICIPAL DE SANTA CRUZ
DEPARTAMENTO DE ENGENHARIA

OBRA: MODERNIZAÇÃO DA ILUMINAÇÃO PÚBLICA	DATA: DEZ/2023
RESP. TÉCNICO: DAYLAN NEYLON ARAÚJO DA COSTA ENGENHEIRO CIVIL - CREA 2118744668	ESCALA: INDICADA
LOCAL: AV. RIO BRANCO, BAIRRO CENTRO, SANTA CRUZ/RN	PRANCHA Nº 01/01
ASSUNTO: PLANTA BAIXA, CORTES	FORMATO FOLHA: A3