




JOSÉ DE FREITAS - PI


**Legenda**

-  4°45'31.273"S 42°34'20.814"W
-  ÁREA DO LOCAL DA OBRA




 4°45'31.02"S 42°34'20.65"W




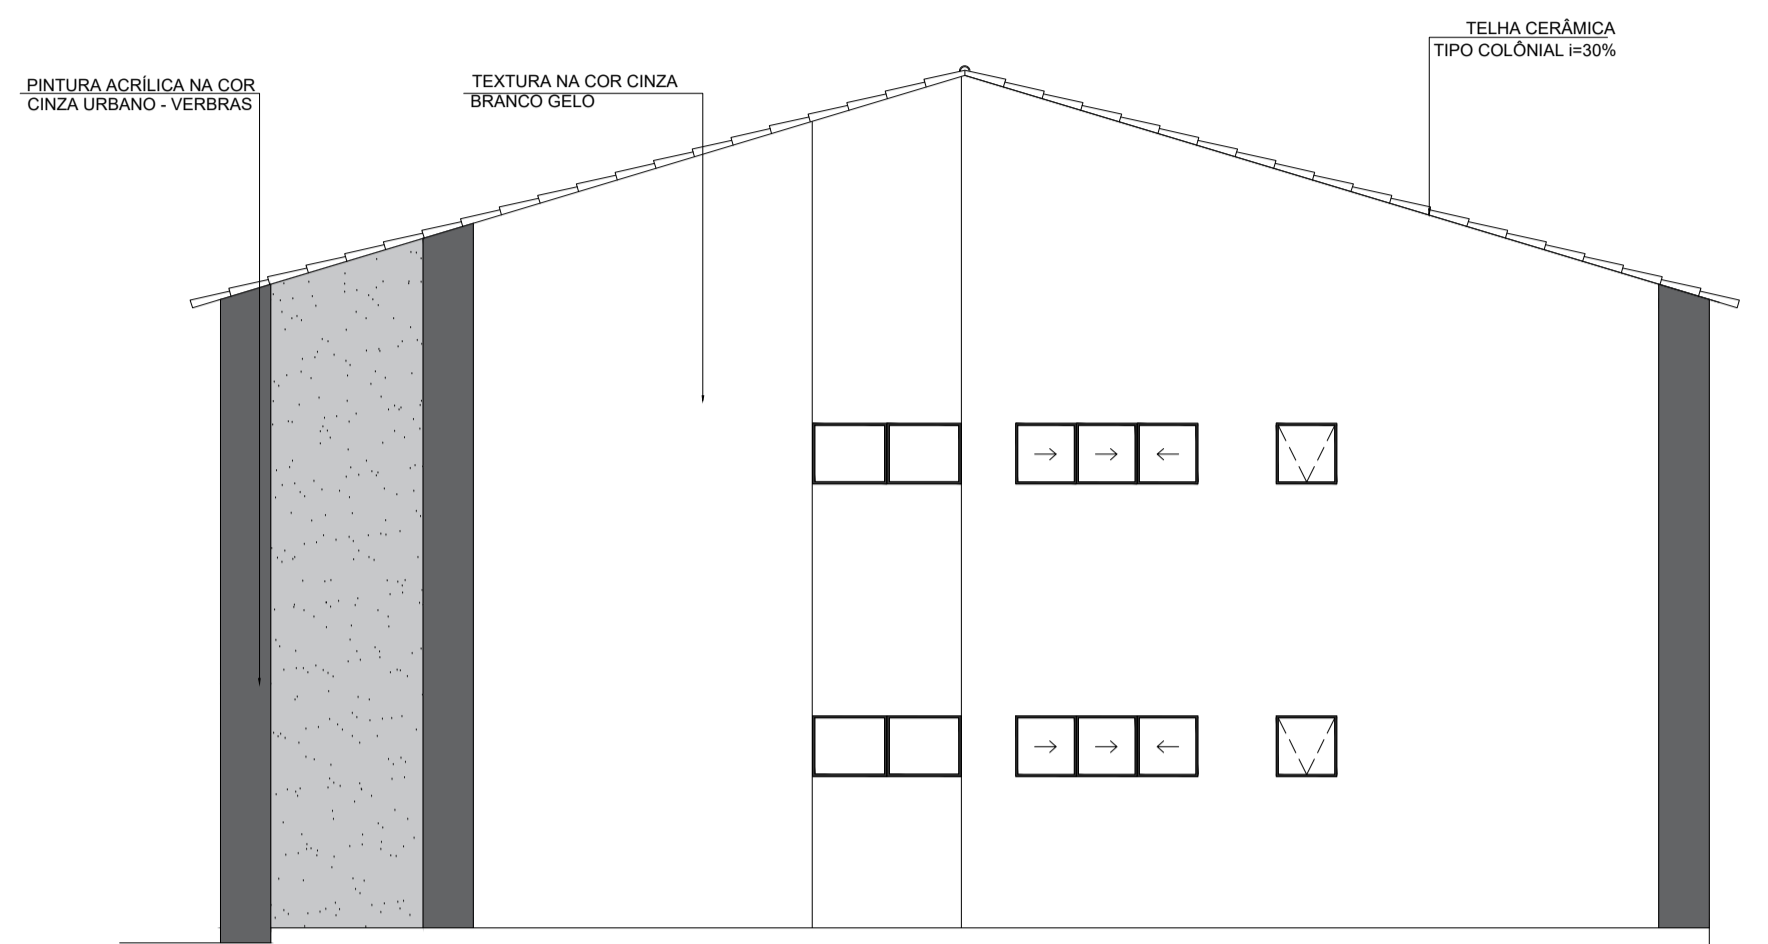


1 FACHADA 02  
ESCALA 1/75

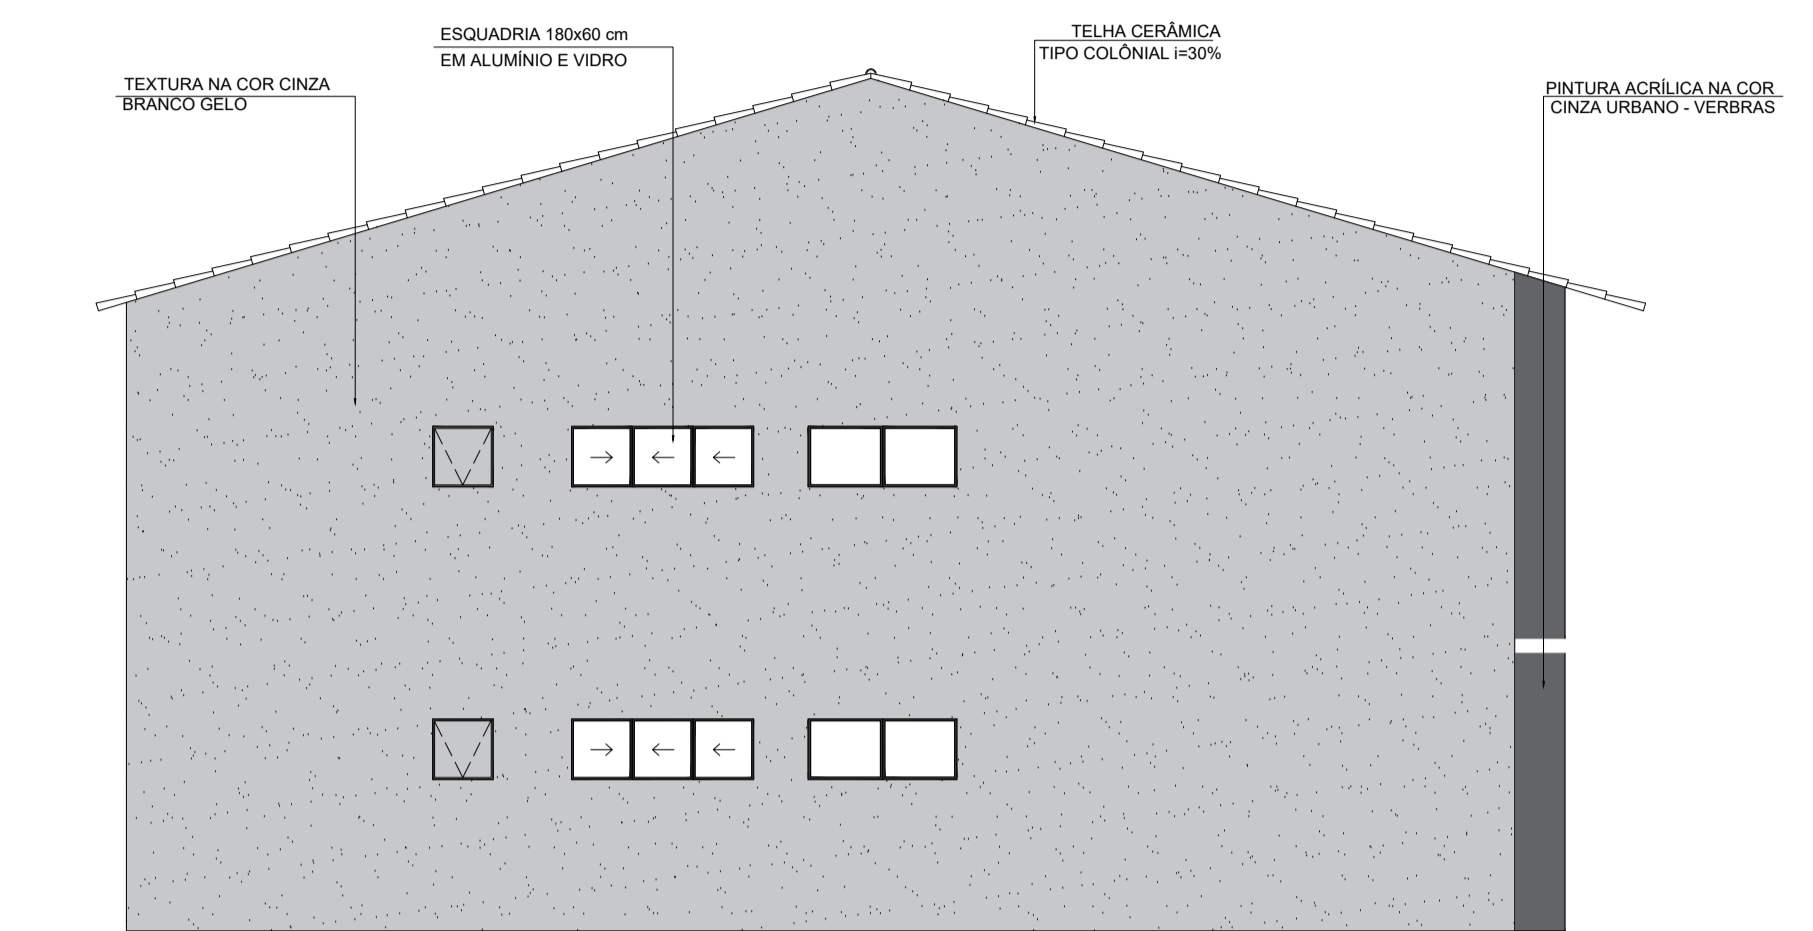



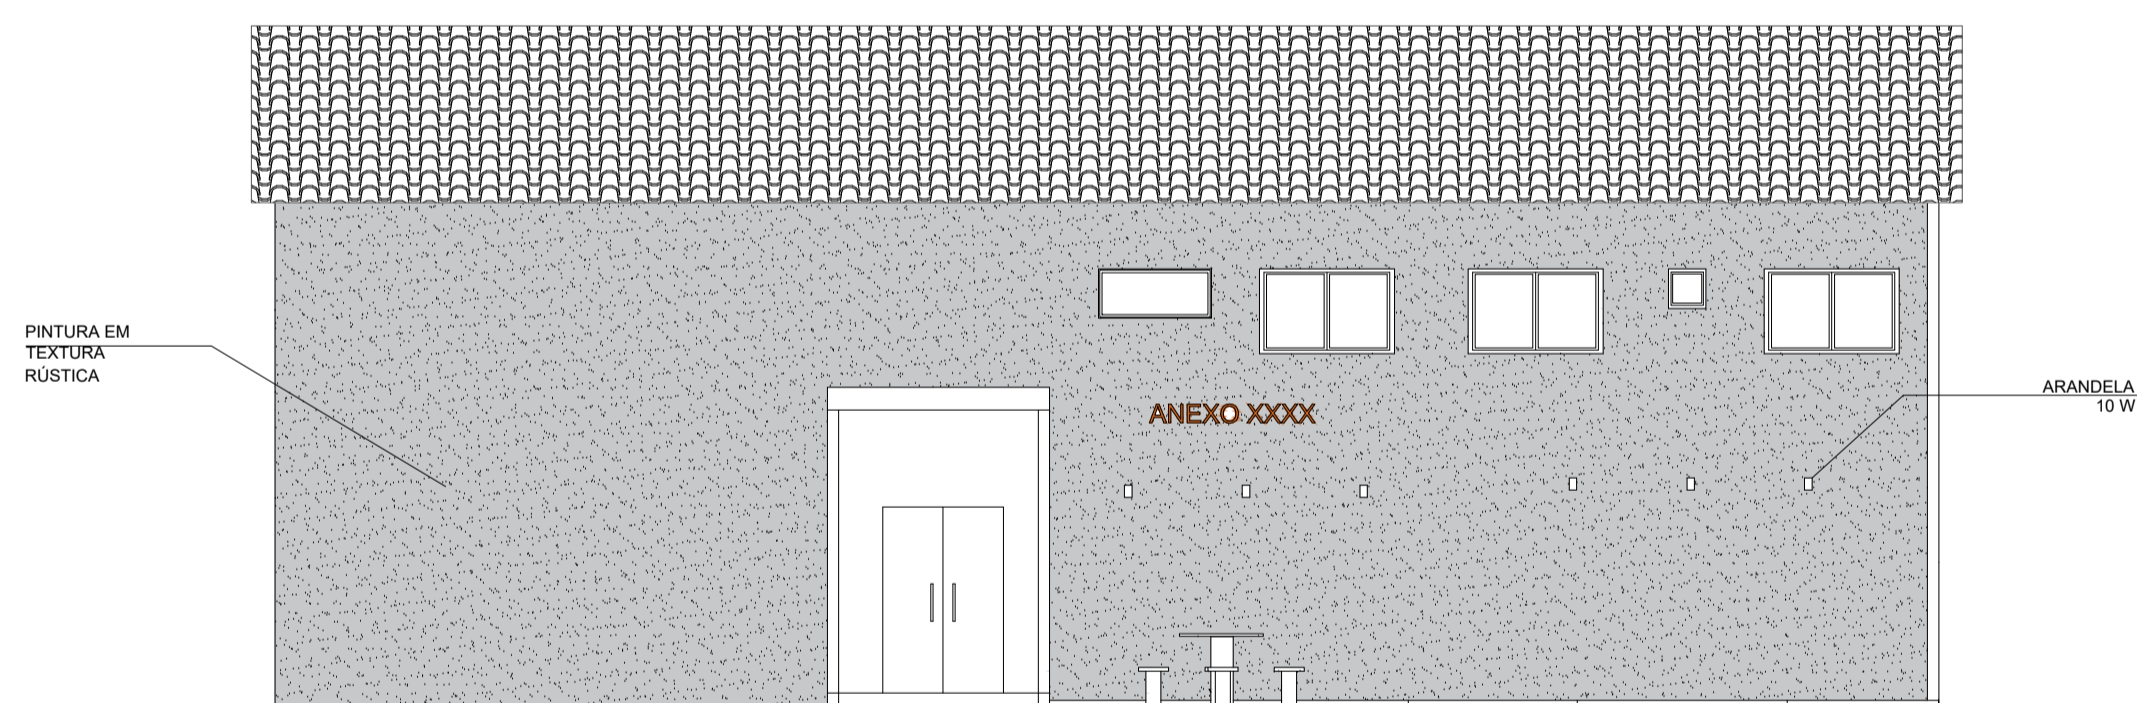

2 FACHADA 03  
ESCALA 1/75

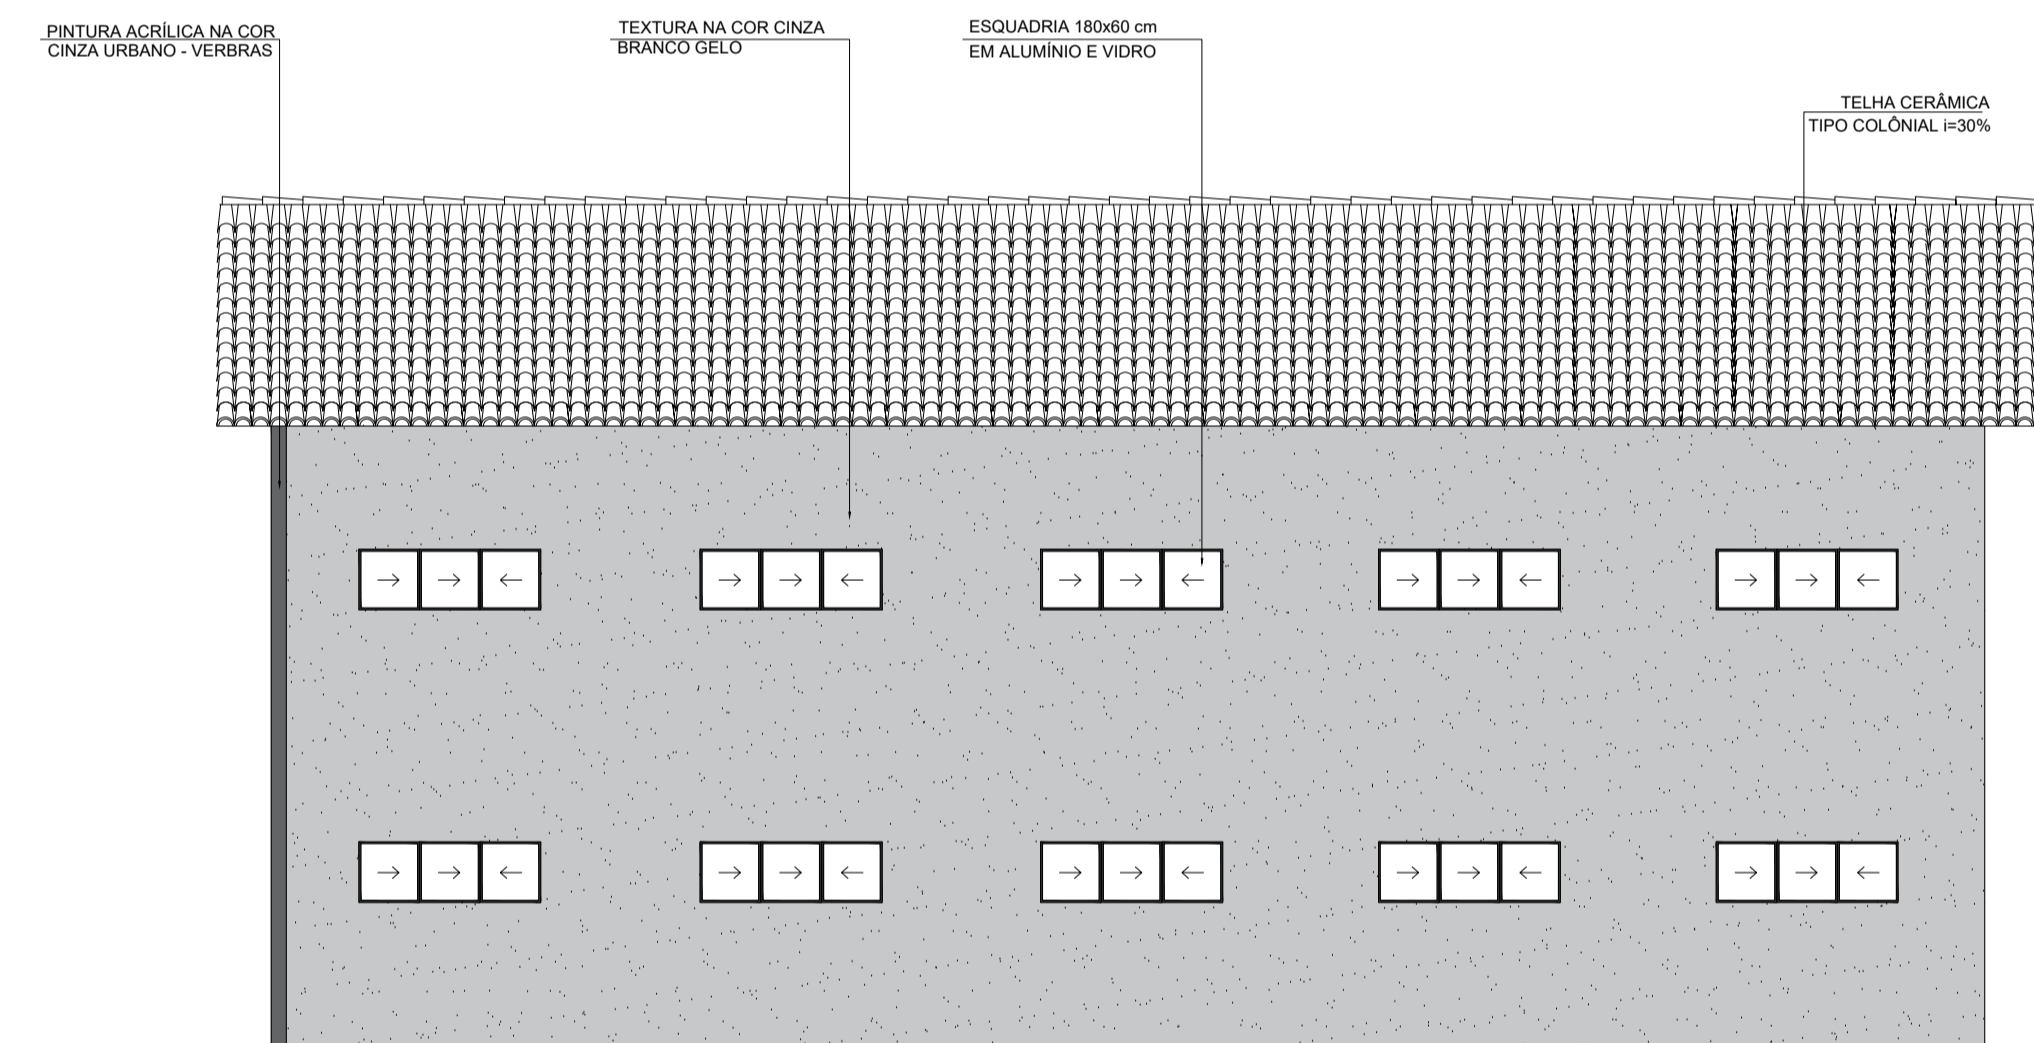


3 FACHADA 05  
ESCALA 1/75




4 FACHADA 06  
ESCALA 1/75


obra: PROJETO CÂMARA MUNICIPAL DE JOSÉ DE FREITAS		
local: Município de José de Freitas - PI		
proprietário(a): Prefeitura Municipal de José de Freitas - PI		
		
		
projeto: 		
arquitetos (as): Edson Gomes Neto Coordenador de Projetos - OAB/PI Membro - A275131 Engenheiro Civil - CREA 1321/095924		
escalas: 1/100	composição: Projeto: Câmara Municipal José de Freitas Fachadas	data: Março / 2026 legenda / convenções:
prancha: única		
formato: A1		

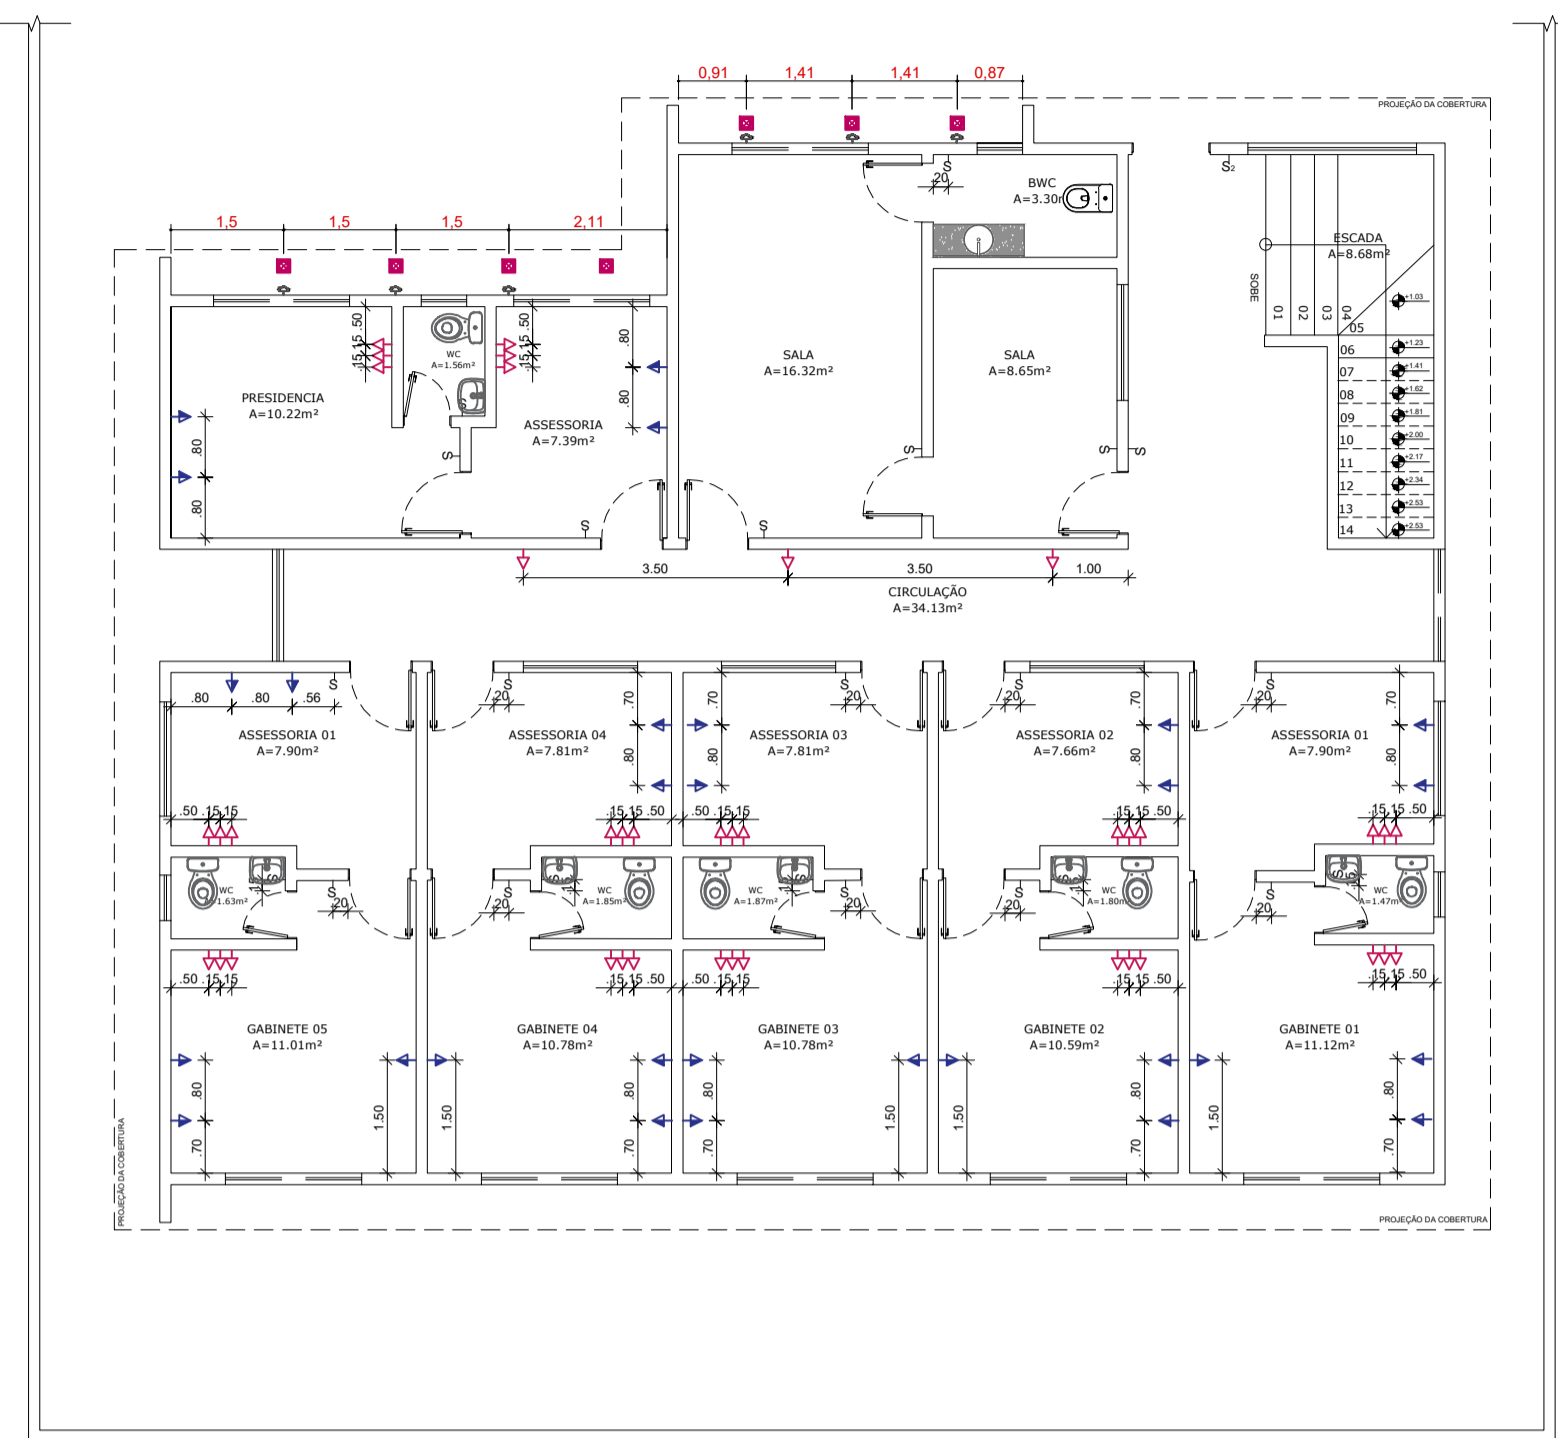


1 PLANTA BAIXA ELÉTRICA - TÉRREO  
ESCALA 1/100

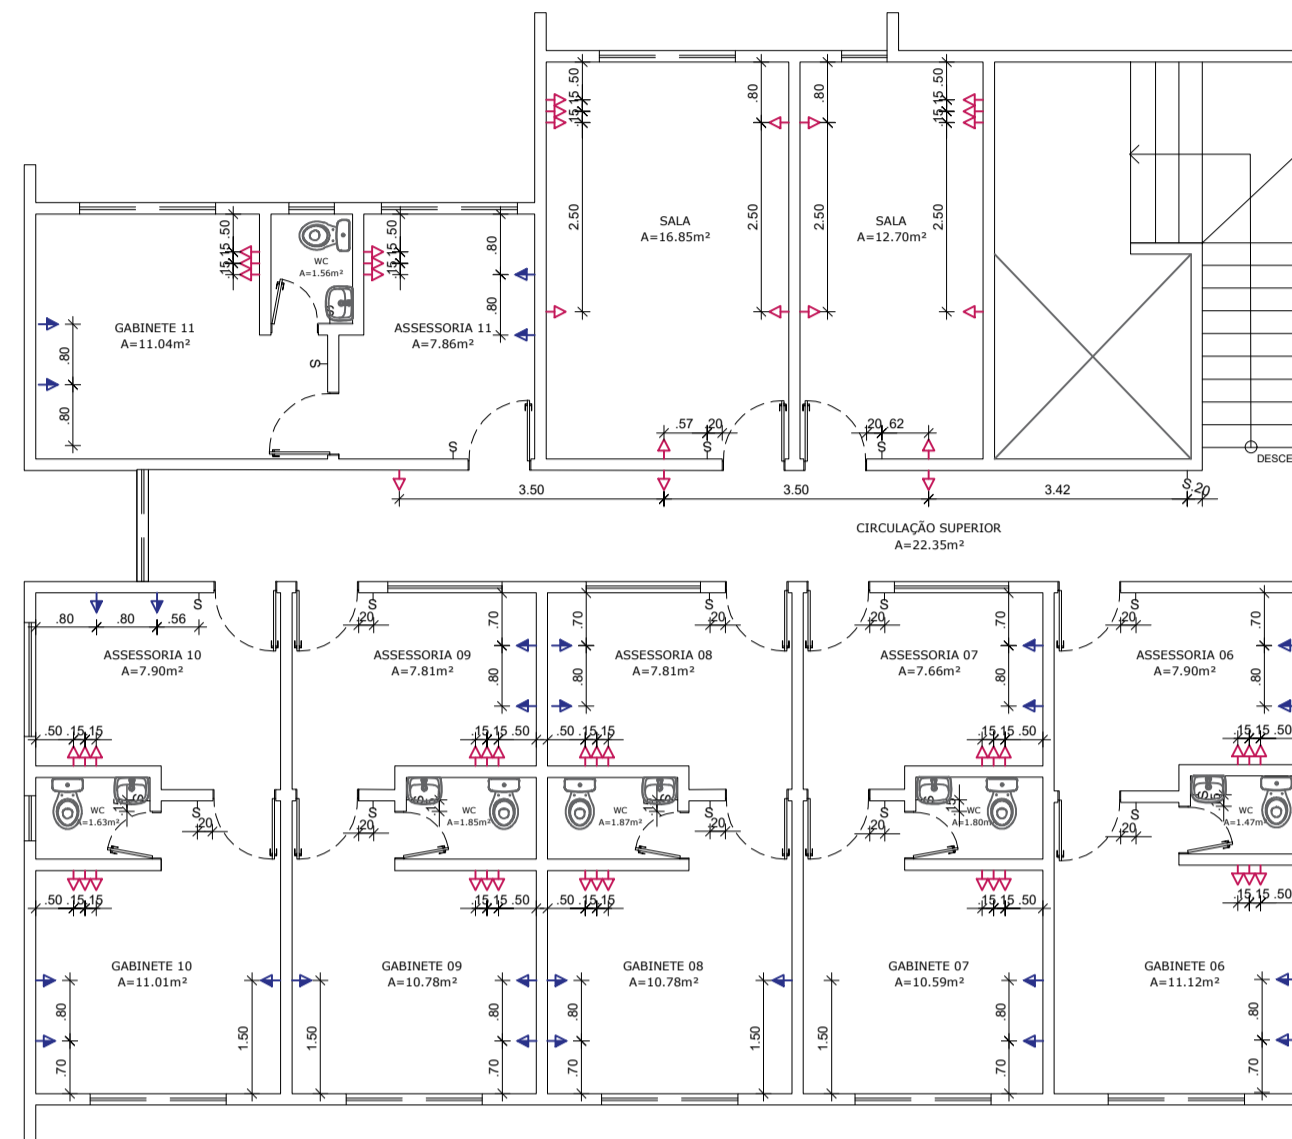

2 PLANTA BAIXA ELÉTRICA - PAV. SUPERIOR  
ESCALA 1/100

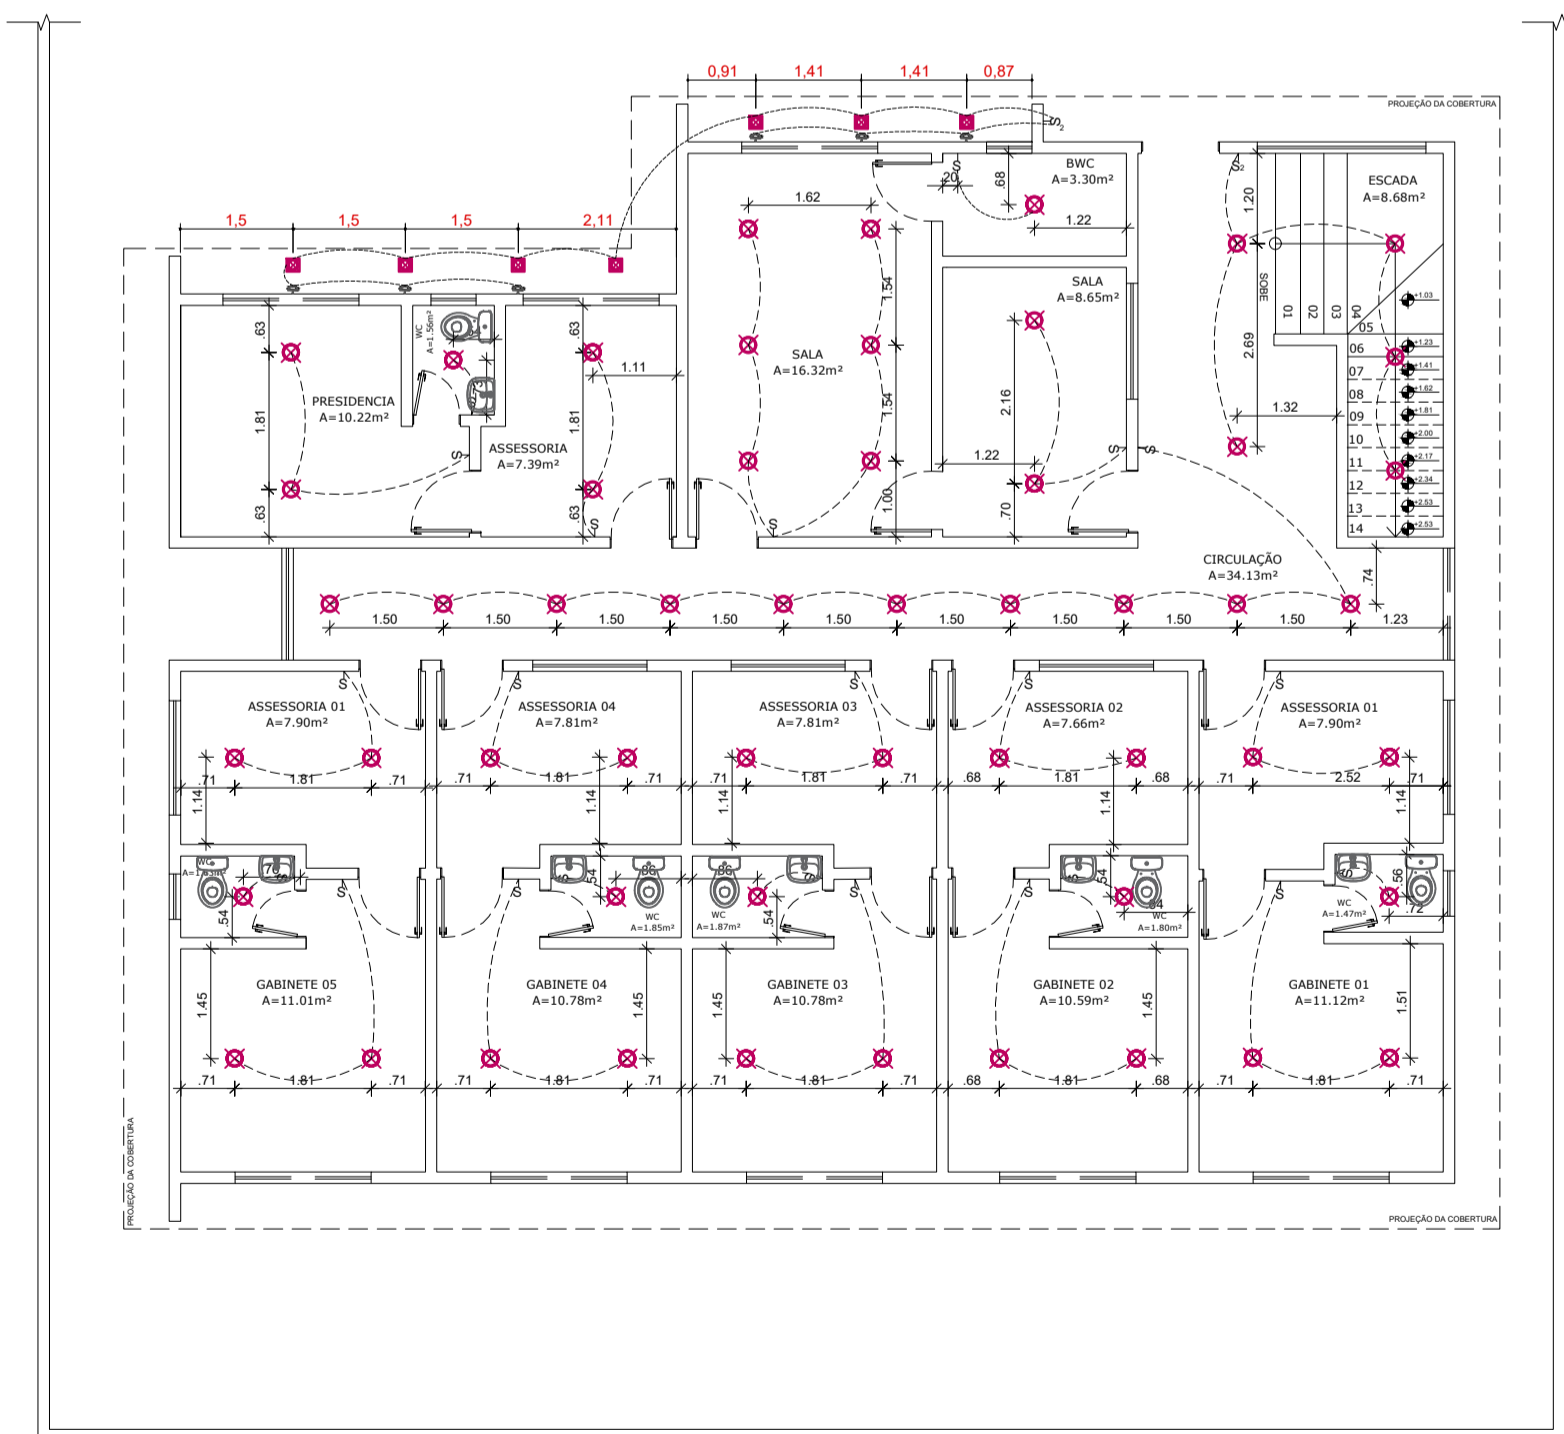

3 PLANTA BAIXA ELÉTRICA - TÉRREO  
ESCALA 1/100

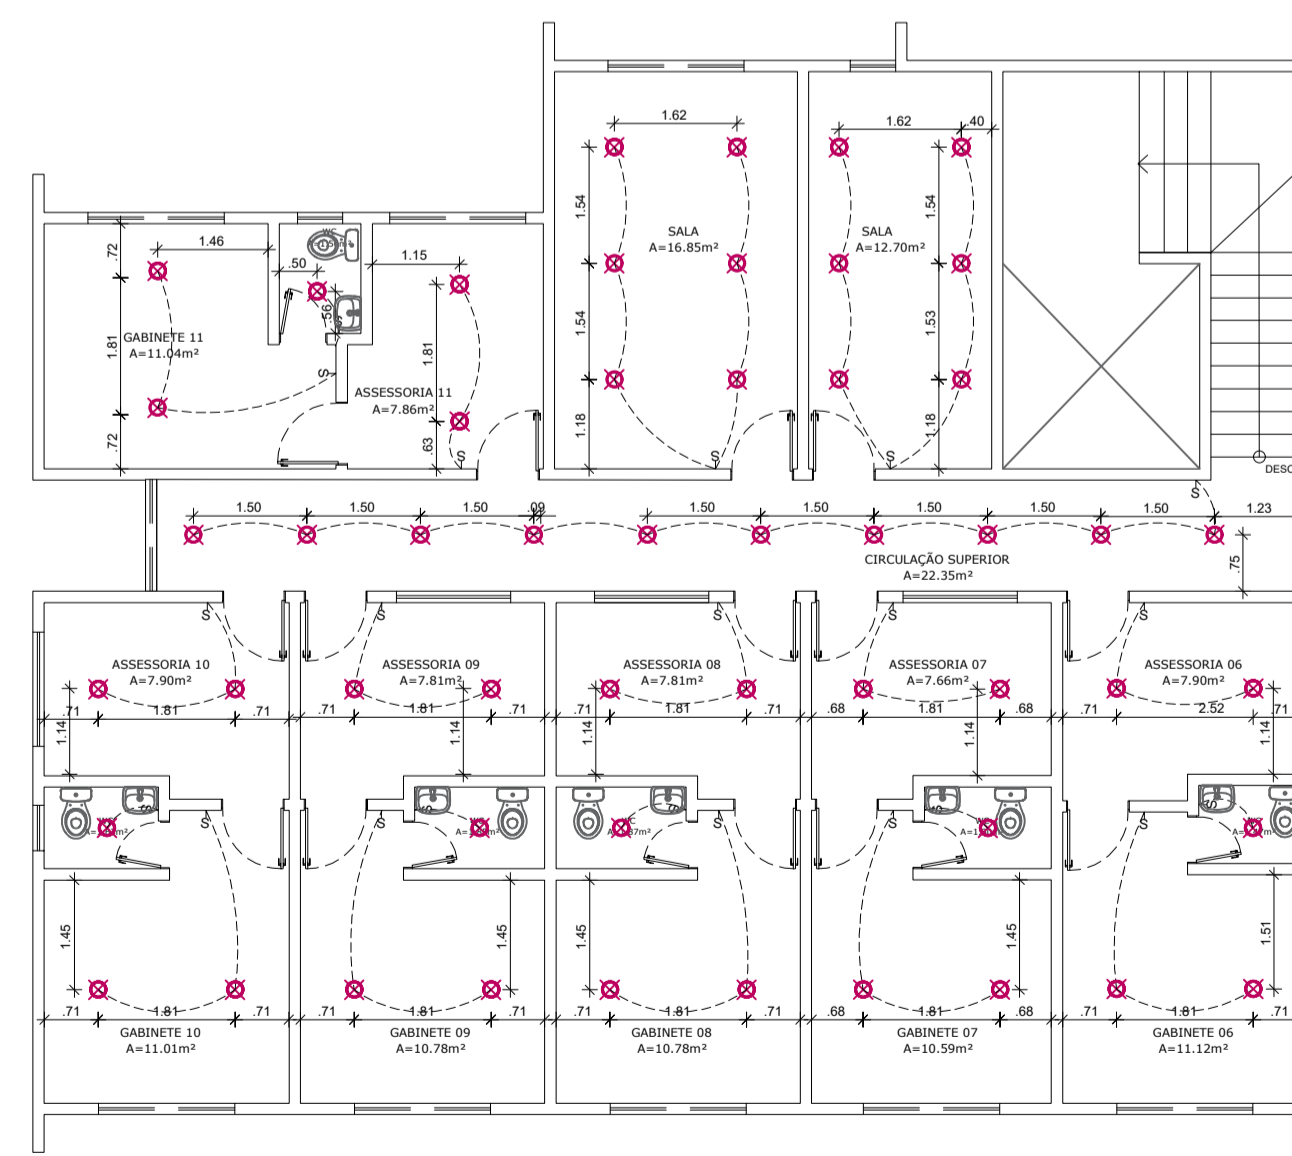

4 PLANTA BAIXA ELÉTRICA - PAV. SUPERIOR  
ESCALA 1/100

LEGENDA

- INTERRUPTOR SIMPLES [H:110cm]
- INTERRUPTOR SIMPLES COM TOMADA [H:110cm]
- INTERRUPTOR DUPLO [H:110cm]
- INTERRUPTOR TRIPLO [H:110cm]
- INTERRUPTOR THREE WAY [H:65cm]
- TOMADA DE PISO
- TOMADA BAIXA [H=40cm] FIXAR MÓDULO NA HORIZONTAL
- TOMADA MÉDIA [H=110cm]
- QUADRO DE SISTEMAS DE DISTRIBUIÇÃO [ALTURA EM PLANTA]

OBS:  
OS INTERRUPTORES TERÃO ENTRE SI DISTÂNCIA DE 15 CM DE EIXO A EIXO.  
OS INTERRUPTORES SERÃO COM PLACAS E MÓDULOS BRANCOS.


LEGENDA

- INTERRUPTOR DUPLO [H:110cm]
- INTERRUPTOR TRIPLO [H:110cm]
- INTERRUPTOR THREE WAY [H:65cm]
- PONTO DE LUZ NO TETO
- PONTO DE LUZ NO PISO
- PONTO DE LUZ NA PAREDE

obra: PROJETO CÂMARA MUNICIPAL DE JOSÉ DE FREITAS

local: Município de José de Freitas - PI

proprietário(a): Prefeitura Municipal de José de Freitas - PI

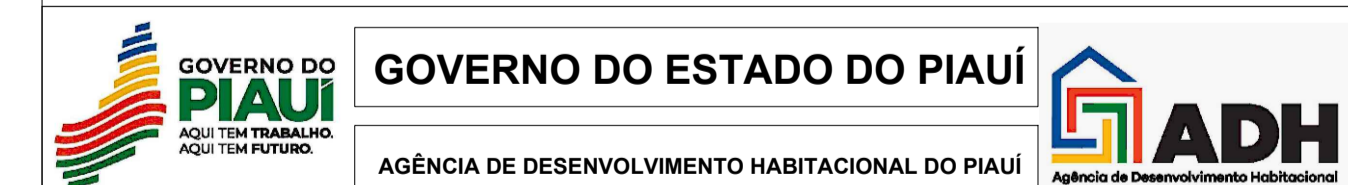

projeto: Edson Gomes Neto  
arquitetos (as): Edson Gomes Neto  
MARC-077811-1  
Engenheiro Civil - CREA 130128524

escalas: 1/100	composição: Projeto: Câmara Municipal José de Freitas Iluminação e instalações elétricas	data: Março / 2026 legenda / convenções:
prancha: única		
formato: A1		