




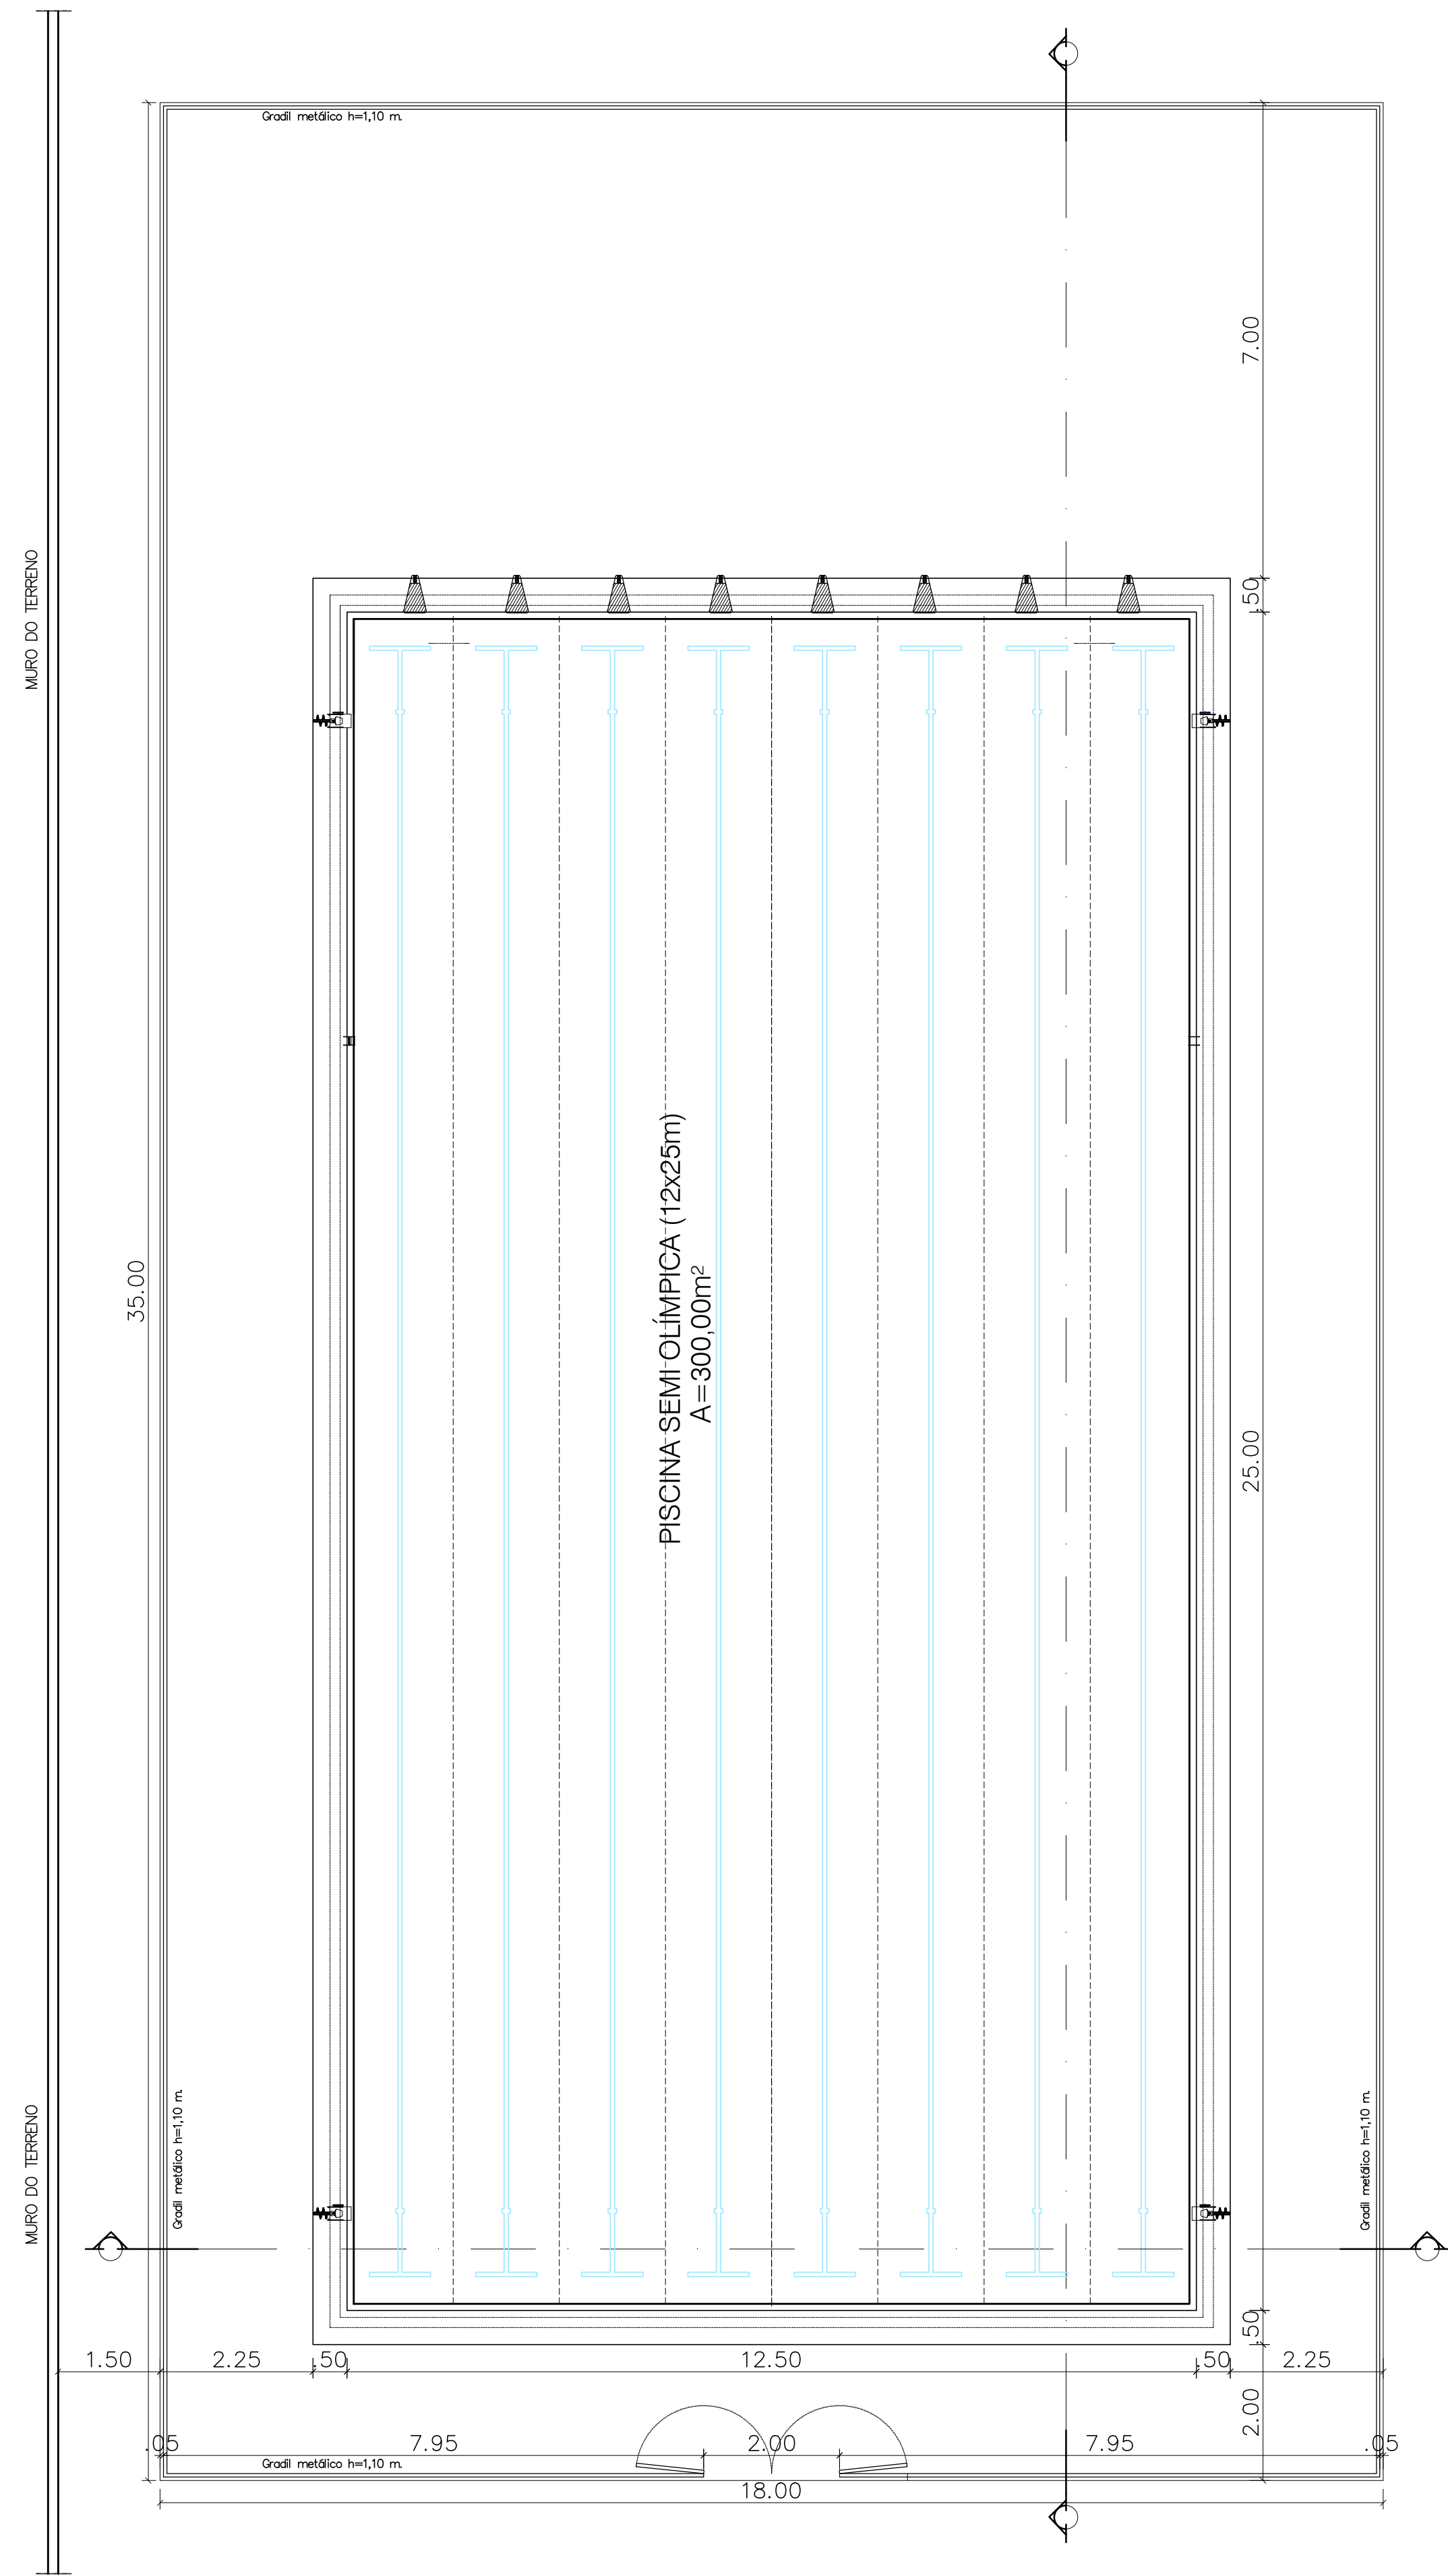


PLANTA BAIXA
escala 1/75

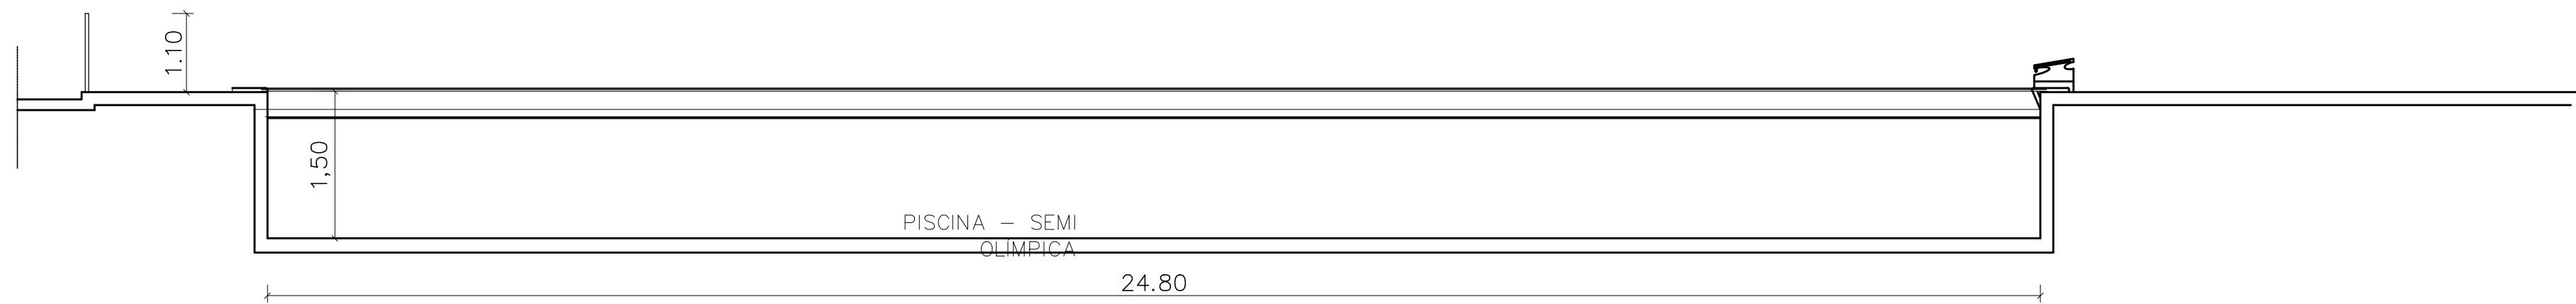

CORTE B-B
ESCALA.....1/100

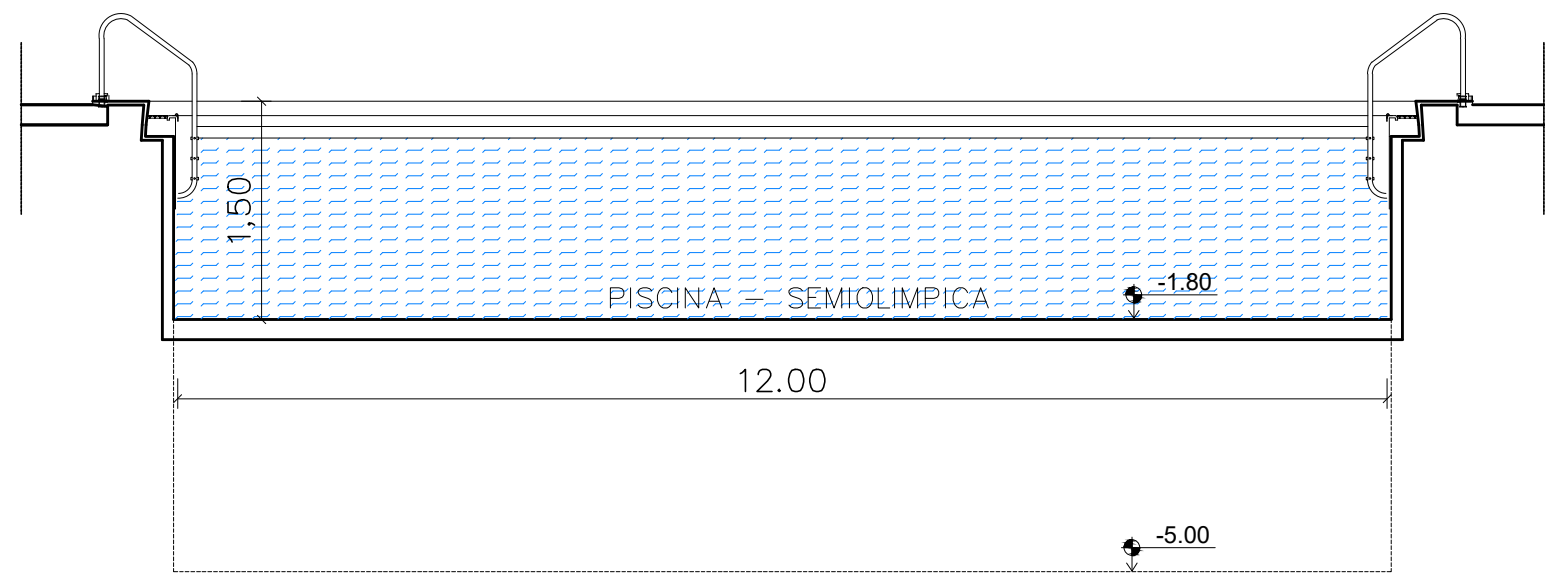

CORTE A-A
ESCALA.....1/100

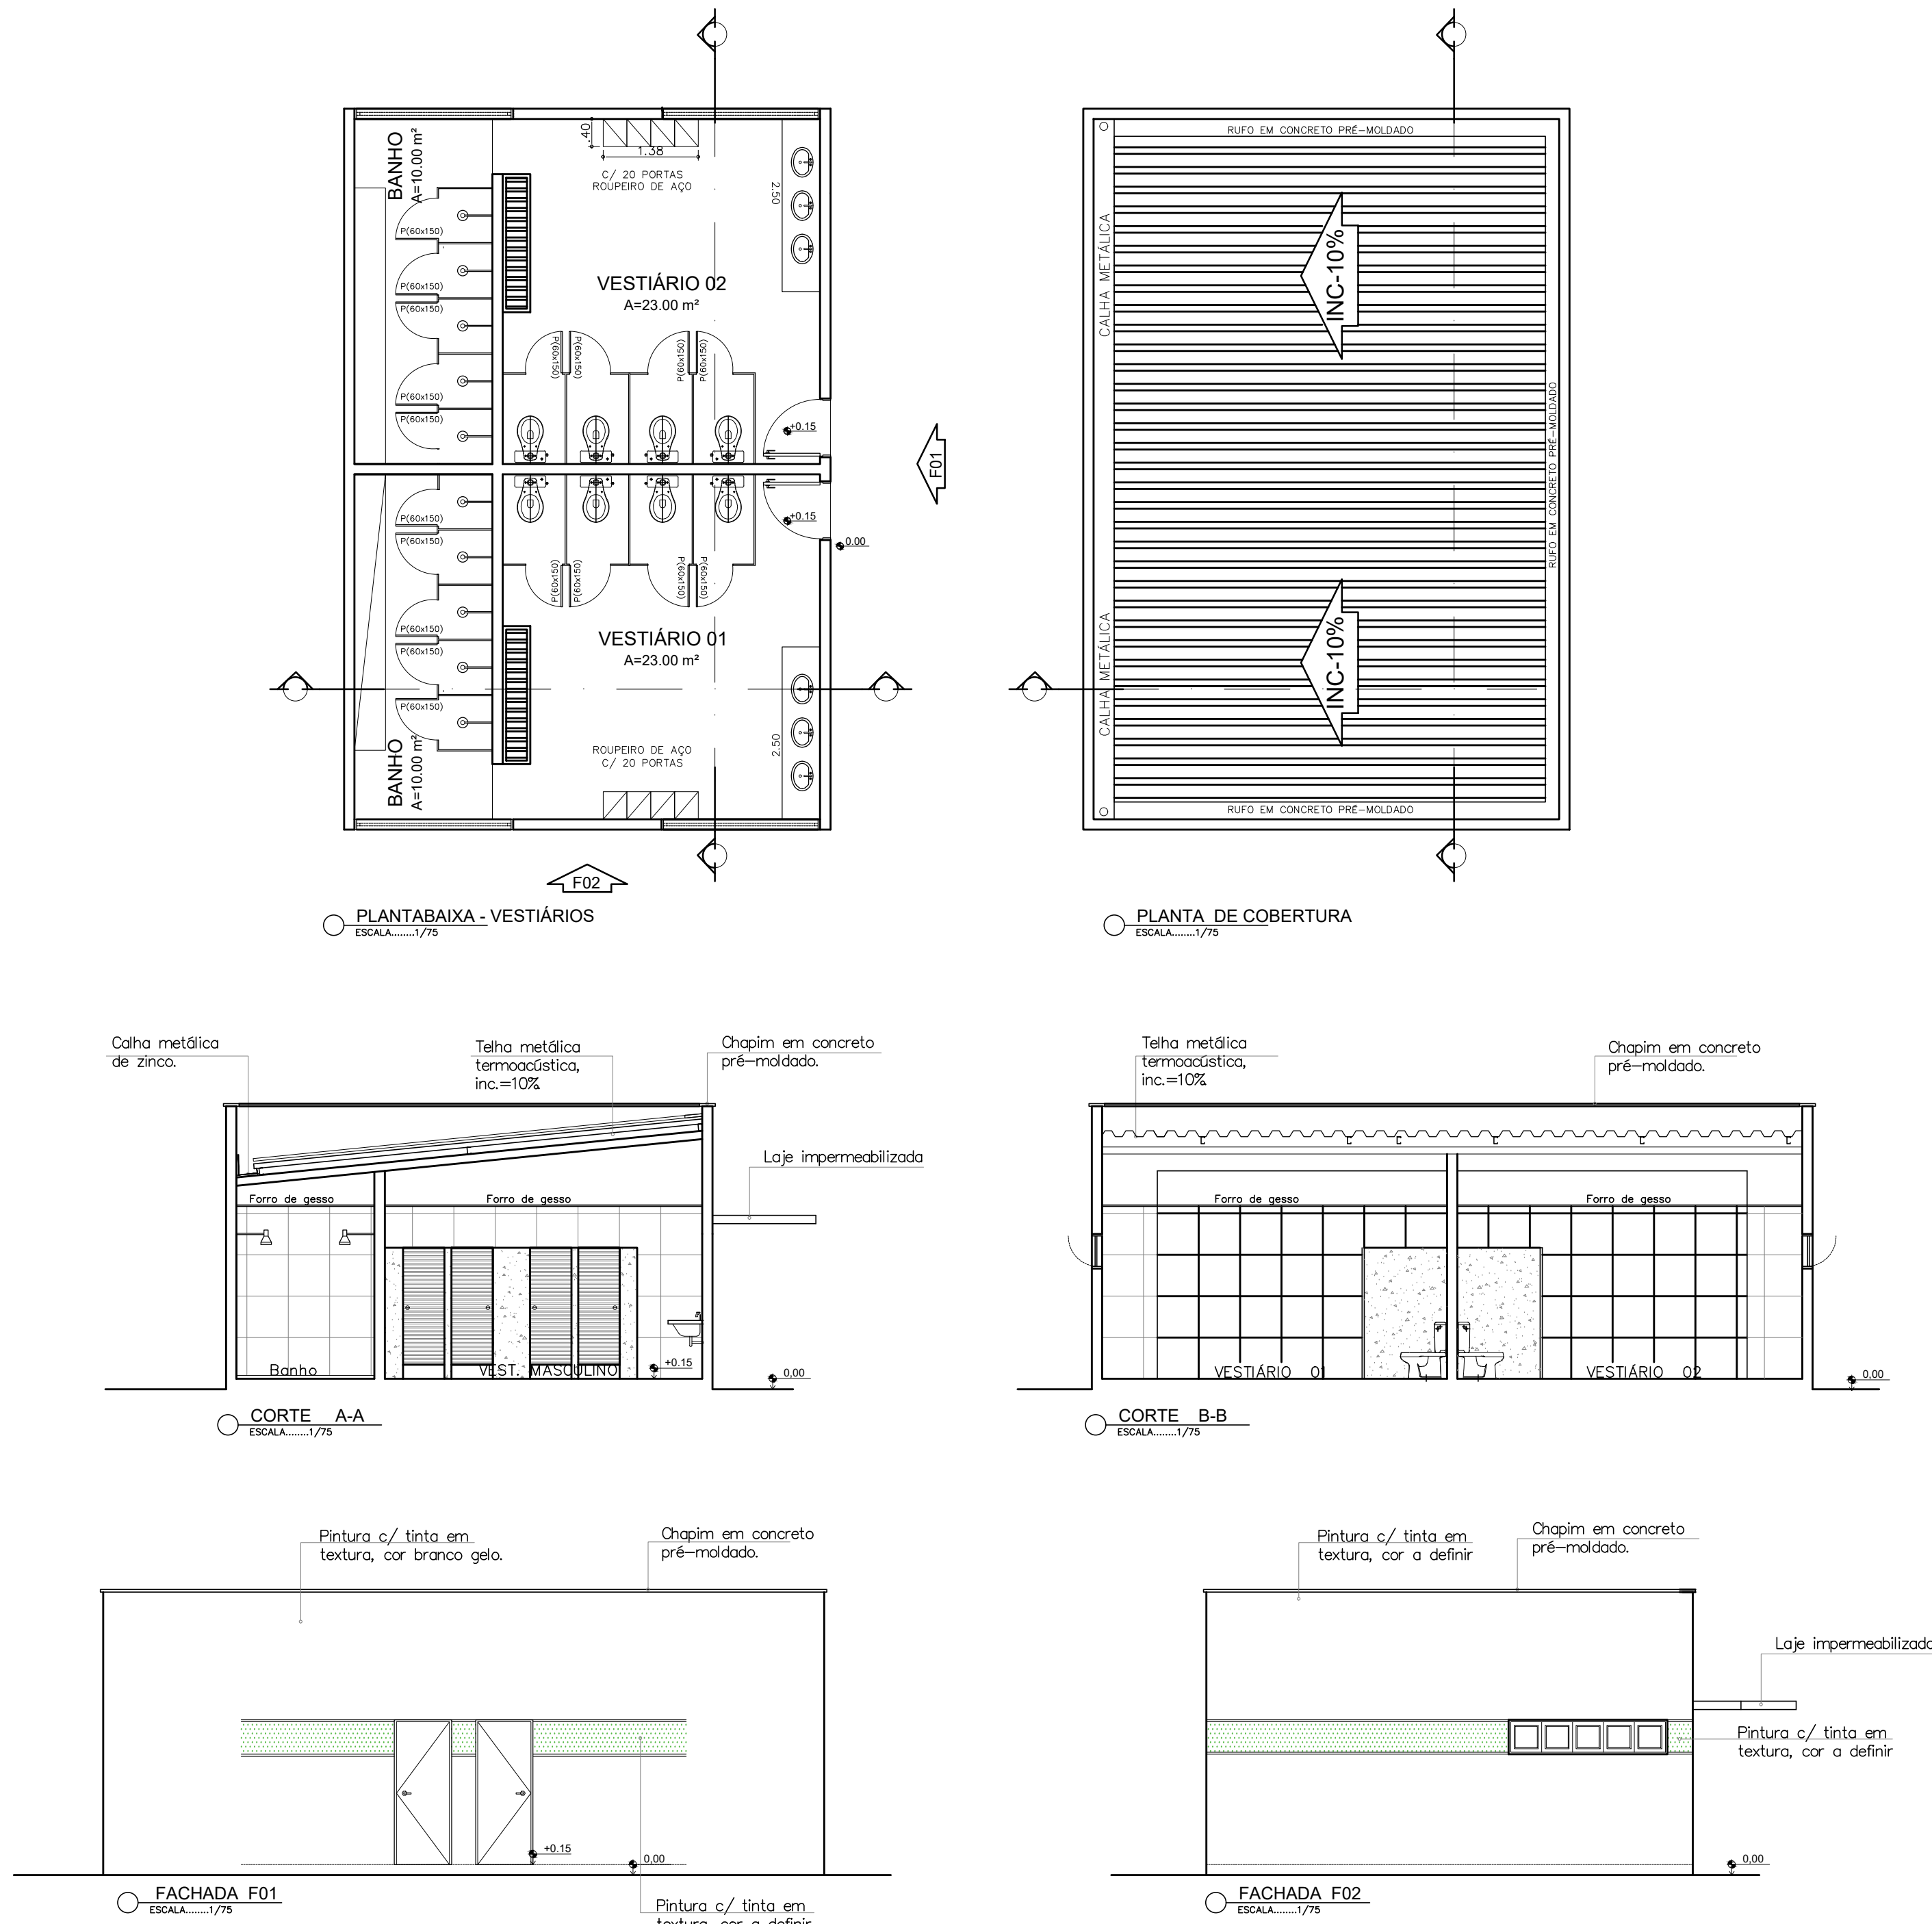

CARIMBOS E ASSINATURAS:


Responsável técnico:	Cálculo:
Associação Condomínio:	Prefeitura:

responsável técnico:

obra:
PISCINA SEMI OLÍMPICA - PROJETO BÁSICO

local: -

proprietário(a): -

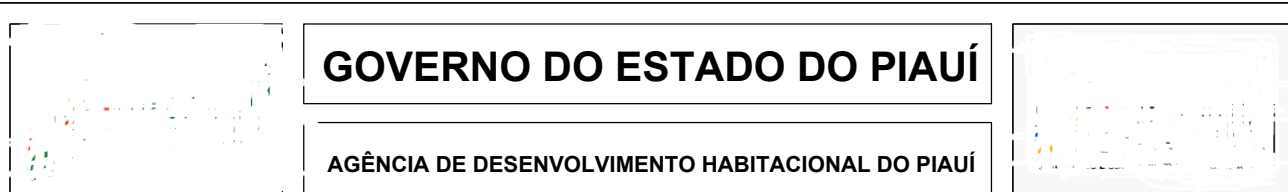

projeto:


arquitetos (as):
Edson Gomes Neto - CREA: 1921989874

escalas: 1 / 75
desenhista: Ozias A. Martins
composição:
Projeto: ARQUITETÔNICO

data: Abril / 2026
legenda / convenções:

prancha: 02 / 08
formato: A0

QUADRO DE ÁREAS			
ÁREAS		VESTIÁRIOS	TOTAL - m ²
CONSTRUÇÃO		73,67	73,67
RISO		70,94	70,94
COBERTURA - TELHA METÁLICA			73,67
TERRENO			1.140,00

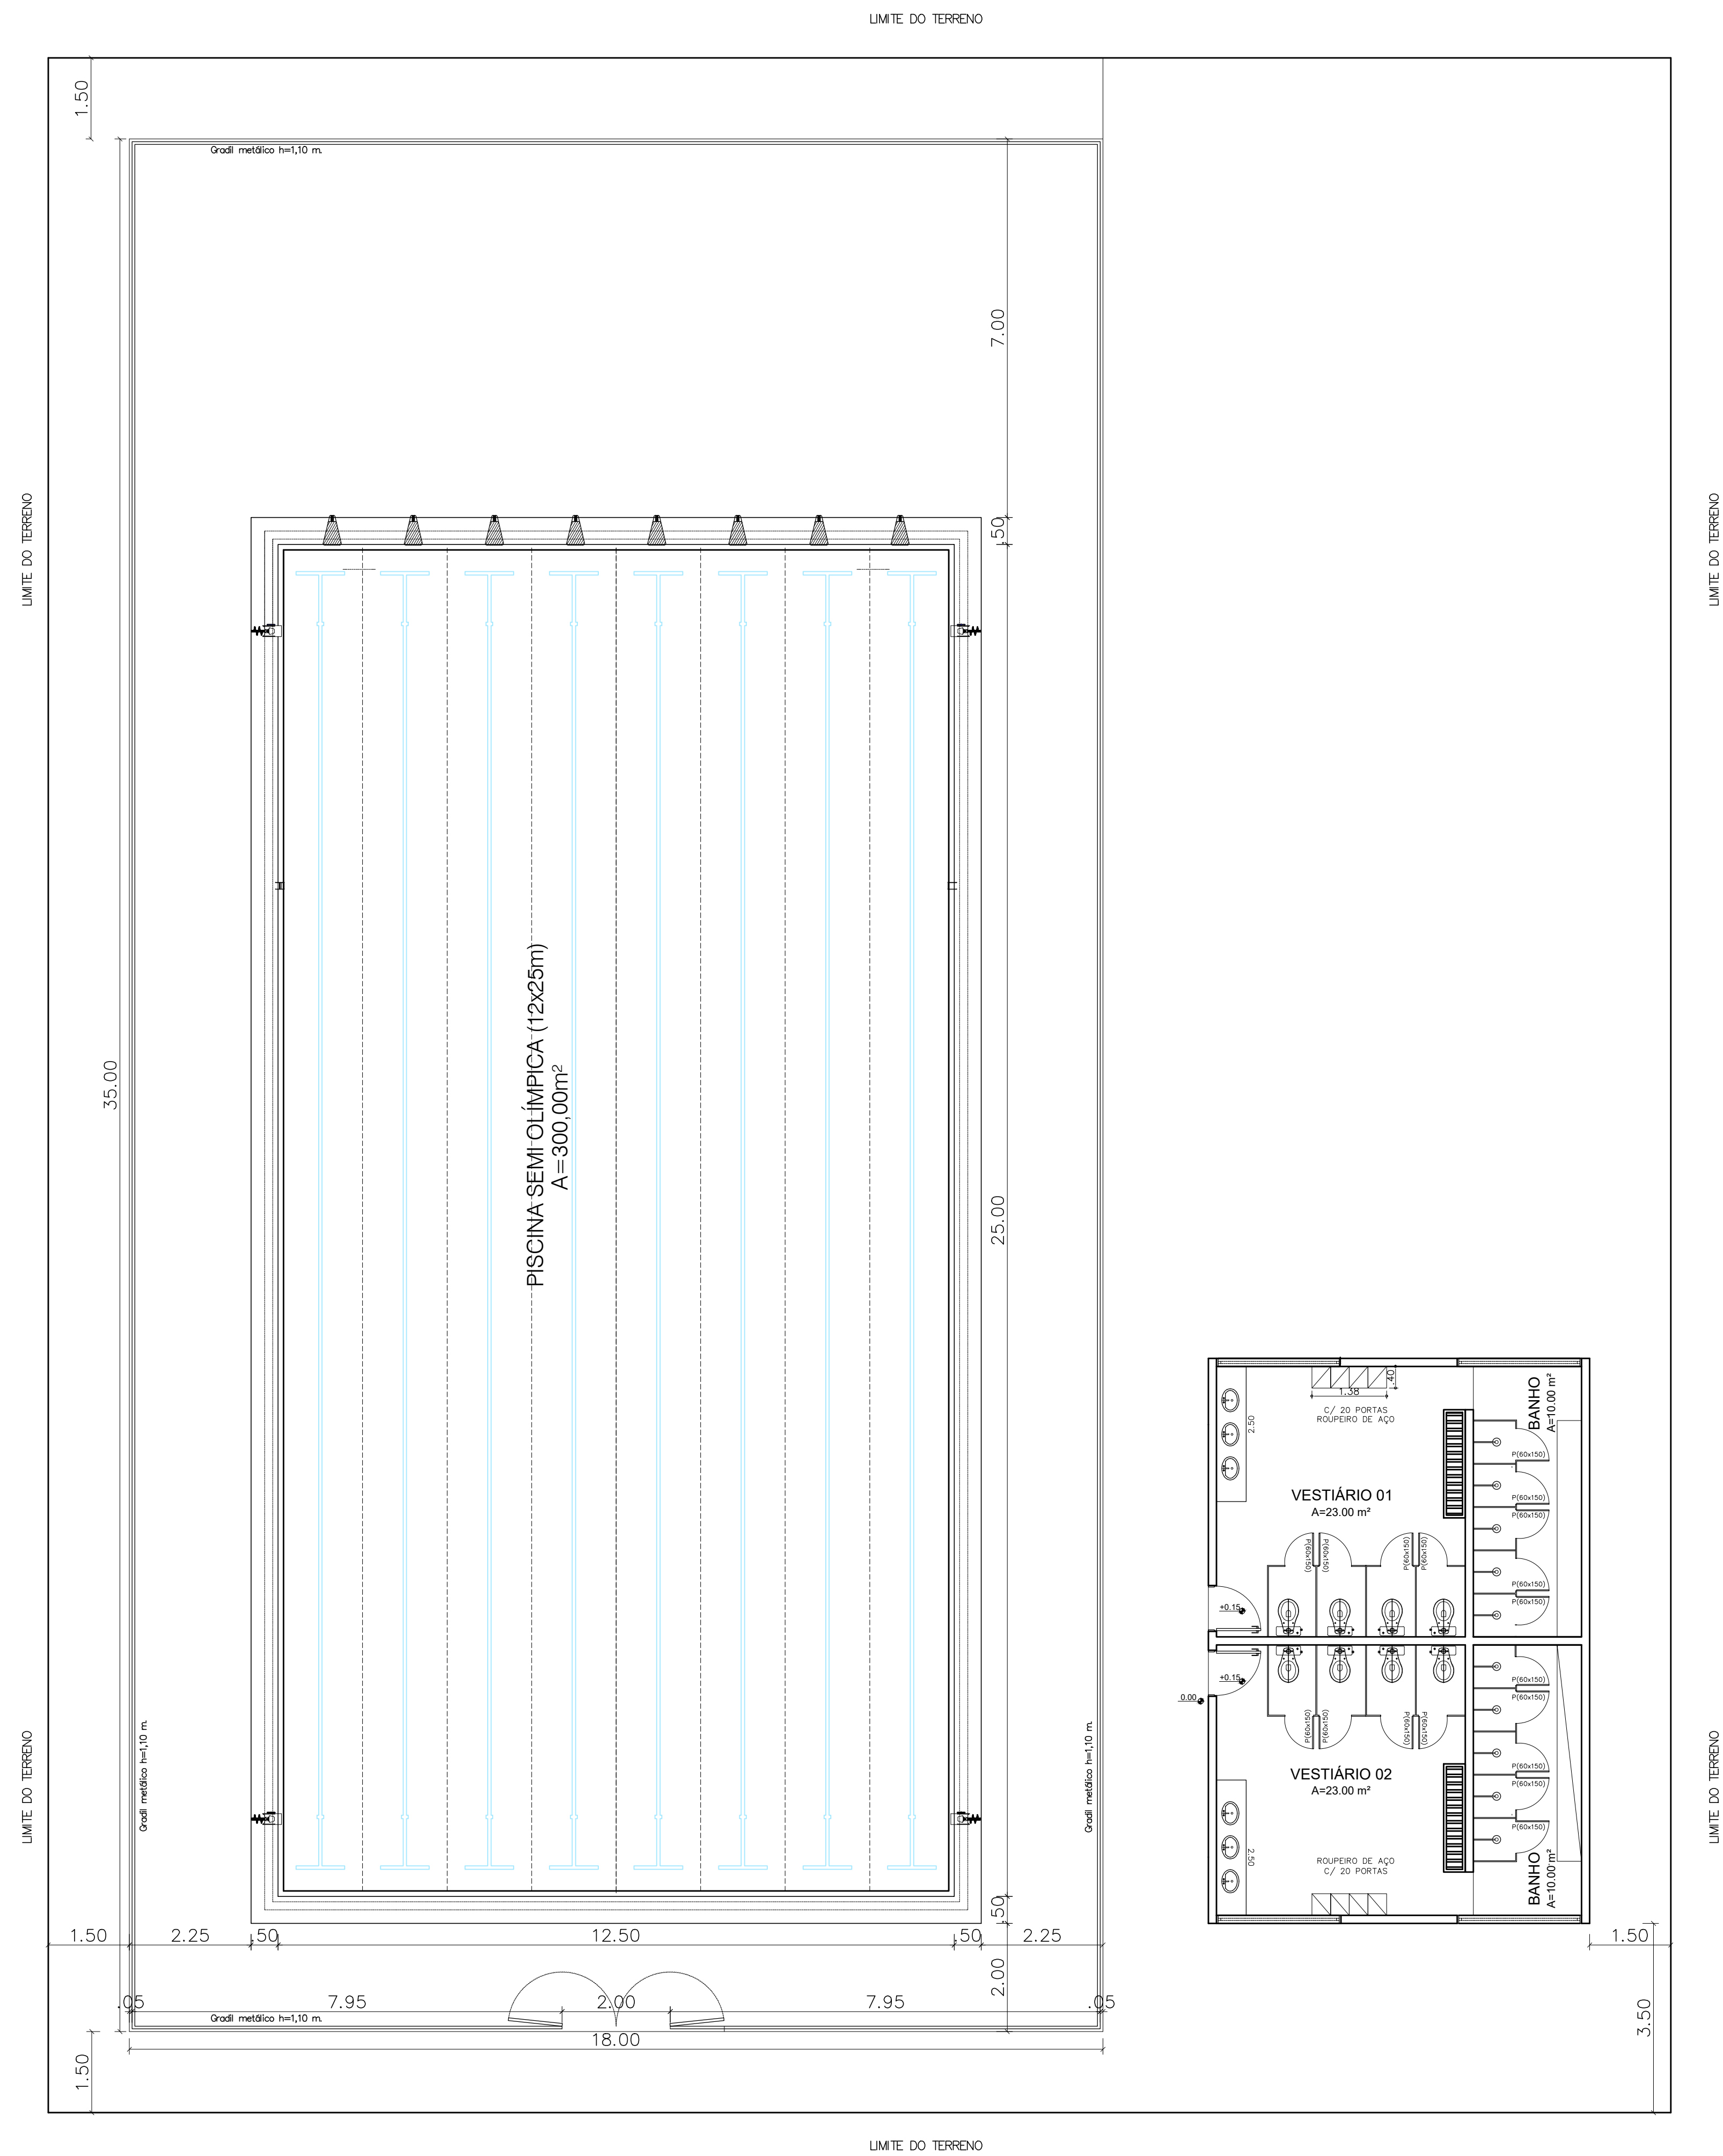

PLANTA DE LOCAÇÃO

escala 1:75

CARIMBOS E ASSINATURAS:

Responsável técnico:

Cálculo:

Associação Condomínio:

Prefeitura:

responsável técnico:

obra:

PISCINA SEMI OLÍMPICA - PROJETO BÁSICO

local:

proprietário(a):

GOVERNO DO ESTADO DO PIAUÍ

AGÊNCIA DE DESENVOLVIMENTO HABITACIONAL DO PIAUÍ

projeto:	
----------	--

arquitetos (as):

Edson Gomes Neto - CREA: 1921989874

Edson Gomes Neto
Coordenador de Curso - ADM
Matr.: 427183-1
e-mail: edson@ua.br - CREA 1321905274

escalas: 1 / 75

desenhista: Ozias A. martins

data: Abril / 2026

composição:
Projeto: LOCAÇÃO


legenda / convenções:

prancha:

01 / 08



nato: A0

formato:	A0
----------	----


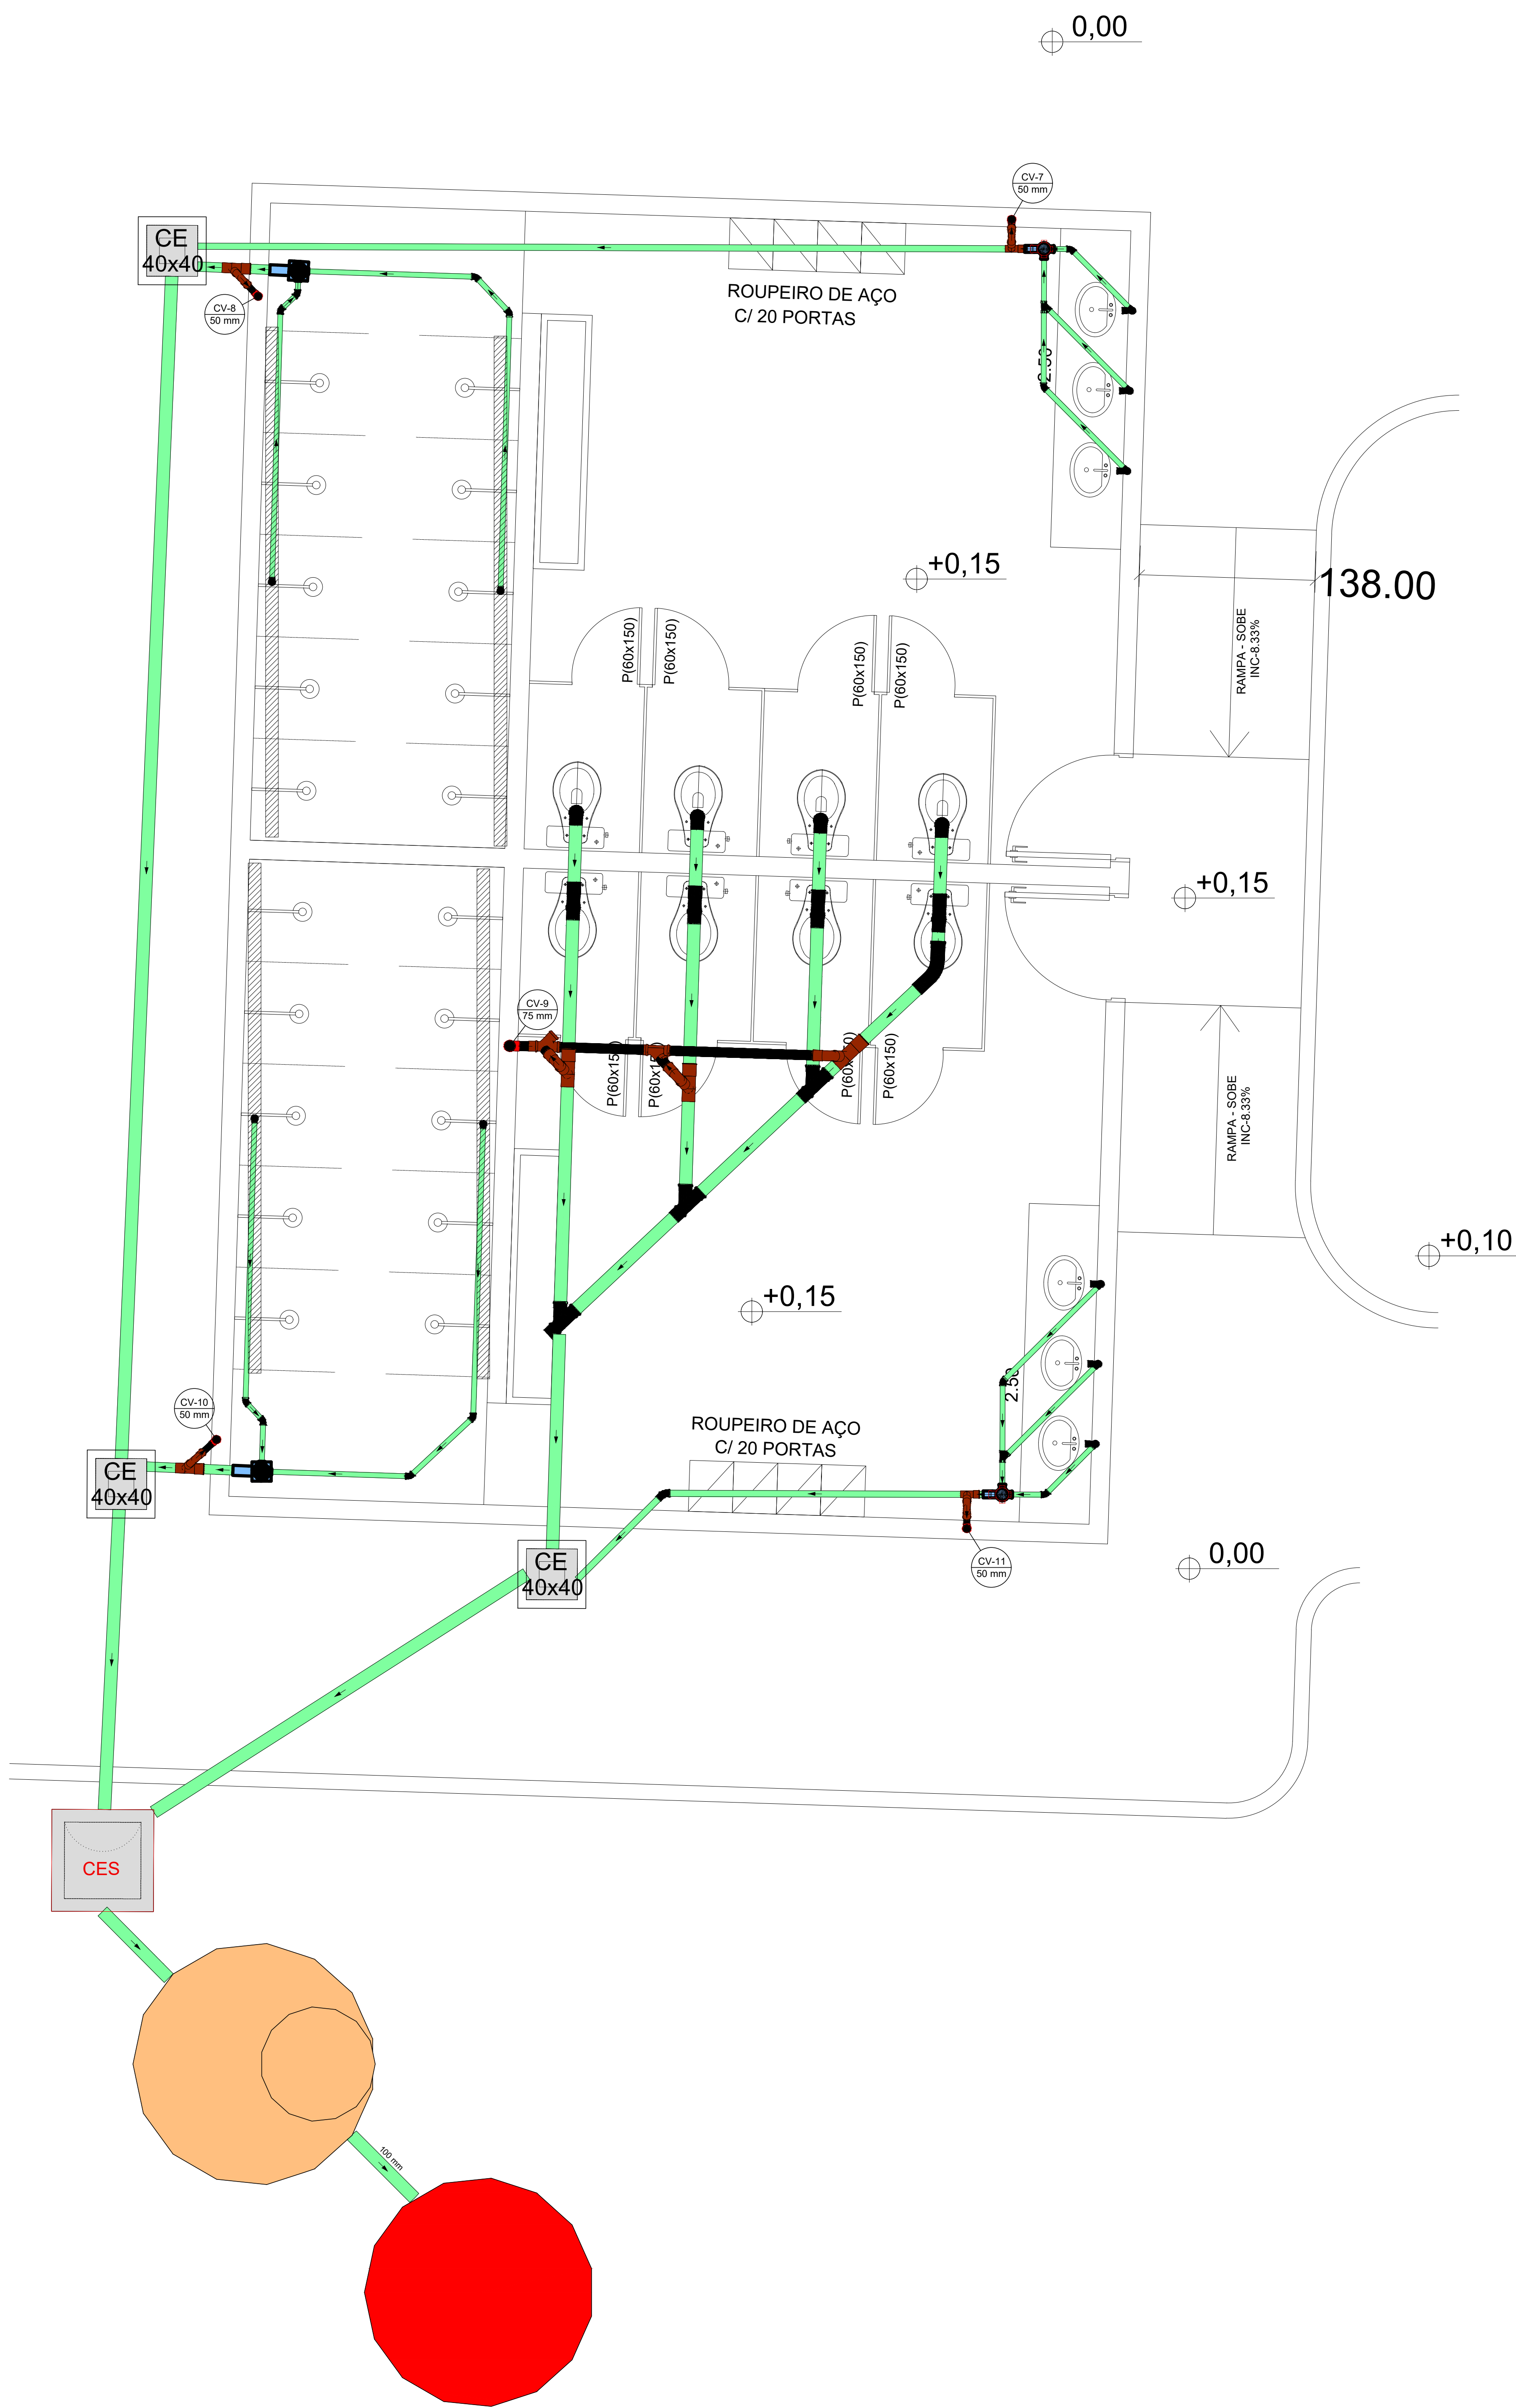


Lista de materiais - Pavimento		
Esgoto		
1 Caixas de Passagem		
1.1 Caixa de inspeção de esgoto sifonada		
1.1.1 CES- 60x60 cm	1 pc	
1.2 Caixa de inspeção esgoto simples		
1.2.1 CE- 40x40 cm	3 pc	
2 PVC Acessórios		
2.1 Caixa sifonada		
2.1.1 150x185x75	2 pc	
2.2 Caixa sifonada grefal montada c/ grelha e porta grelha	2 pc	
2.2.1 100x50 - 3 entradas		
2.3 Grelha redonda p/ cx sifo e ralo seco		
2.3.1 100 mm	4 pc	
2.4 RALO COM SUBTAMPA OCULTA 100CM - LINHA ROYAL - RALO LINEAR - REF.133		
2.4.1 100 mm	4 pc	
2.5 Sifão de copo p/ pia e lavatório		
2.5.1 1" - 1.1/2"	6 pc	
2.6 Válvula p/ lavatório e tanque		
2.6.1 1"	6 pc	
3 PVC Esgoto		
3.1 Anel de borracha		
3.1.1 100mm - 4"	20 pc	
3.1.2 50mm - 2"	2 pc	
3.1.3 75mm - 3"	2 pc	
3.2 Curva 45 longa		
3.2.1 100 mm	1 pc	
3.3 Curva 90 curta		
3.3.1 100 mm	4 pc	
3.3.2 40 mm	6 pc	
3.4 Joelho 45		
3.4.1 40 mm	12 pc	
3.4.2 50 mm	1 pc	
3.5 Joelho 90		
3.5.1 100 mm	2 pc	
3.6 Joelho 90 c/anel p/ esgoto secundário		
3.6.1 40 mm - 1.1/2"	6 pc	
3.7 Anjoço simples		
3.7.1 100 mm - 100 mm	3 pc	
3.7.2 40 mm x 40 mm	2 pc	
3.8 Tubo PVC porta-bolsa c/ virão		
3.8.1 100 mm - 4"	29.61 m	
3.8.2 50 mm - 2"	9.84 m	
3.8.3 75 mm - 3"	1.43 m	
3.9 Tubo rígido c/ porta lisa		
3.9.1 100 mm - 4"	2.62 m	
3.9.2 40 mm	24.13 m	
3.10 Tê sanitário		
3.10.1 100 mm - 100 mm	4 pc	
3.11 Vedação p/ saída de vaso sanitário		
3.11.1 100 mm	8 pc	
4 Unidades de tratamento		
4.1 Alça		
4.1.1 Ferro	1 pc	
4.2 Argamassa		
4.2.1 Argamassa	0.62 m³	
4.3 Brita		
4.3.1 n°3	0.53 m³	
4.4 Concreto		
4.4.1 Concreto	2.26 m³	
4.5 Tampa		
4.5.1 Hermética	1 pc	
4.6 Tijolo		
4.6.1 Furado	312 pc	
Ventilação		
1 PVC Esgoto		
1.1 Anel de borracha		
1.1.1 100mm - 4"	3 pc	
1.1.2 50mm - 2"	14 pc	
1.1.3 75mm - 3"	13 pc	
1.2 Curva 90 curta		
1.2.1 50 mm	4 pc	
1.2.2 75 mm	1 pc	
1.3 Joelho 90		
1.3.1 50 mm	4 pc	
1.3.2 75 mm	3 pc	
1.4 Junção simples		
1.4.1 75 mm 75 mm	2 pc	
1.5 Tubo PVC porta-bolsa c/ virão		
1.5.1 50 mm - 2"	0.88 m	
1.5.2 75 mm - 3"	2.63 m	
1.6 Tê sanitário		
1.6.1 100 mm - 75 mm	3 pc	
1.6.2 50 mm - 50 mm	2 pc	
1.6.3 75 mm - 50 mm	2 pc	

Legenda detalhada - Pavimento		
1		Caixa Sifonada
		PVC Acessórios
		Caixa sifonada
		150x185x75
2		PVC Esgoto
		Anel de borracha
		75mm - 3"
		1 pc
3		Caixas Inspeção Esgoto Sifonada
		Caixas de Passagem
		Caixa de inspeção de esgoto sifonada
		CES- 60x60 cm
4		Caixas Inspeção Esgoto Simples
		Caixas de Passagem
		Caixa de inspeção esgoto simples
		CE- 40x40 cm
5		Curva 45 Longa para Esgoto Sanitário
		PVC Esgoto
		Anel de borracha
		100mm - 4"
6		Curva 45 longa
		100 mm
		1 pc
		1 pc
7		Curva 90 curta-columa bolsa
		PVC Esgoto
		Anel de borracha
		50mm - 2"
8		Curva 90 curta
		50 mm
		1 pc
		1 pc
9		Joelho 45
		PVC Esgoto
		Joelho 45
		40 mm
10		Junção simples
		PVC Esgoto
		Anel de borracha
		100mm - 4"
11		Junção simples
		100 mm - 100 mm
		1 pc
		1 pc
12		Lavatório Residencial com sifão
		PVC Acessórios
		Sifão de copo p/ pia e lavatório
		1" - 1.1/2"
13		Válvula p/ lavatório e tanque
		1"
		1 pc
		1 pc
14		PVC Esgoto
		Curva 90 curta
		40 mm
		1 pc
15		Joelho 90 c/anel p/ esgoto secundário
		40 mm - 1.1/2"
		1 pc
		1 pc
16		Tubo rígido c/ porta lisa
		40 mm
		0.6m
		0.6m
17		RAMPA COM SUBTAMPA OCULTA 400CM - LINHA ROYAL - RALO LINEAR - REF.133
		PVC Acessórios
		Grelha redonda p/ cx sifo e ralo seco
		100 mm
18		RAMPA COM SUBTAMPA OCULTA 100CM - LINHA ROYAL - RALO LINEAR - REF.133
		PVC Acessórios
		Grelha redonda p/ cx sifo e ralo seco
		100 mm
19		RAMPA COM SUBTAMPA OCULTA 100CM - LINHA ROYAL - RALO LINEAR - REF.133
		PVC Acessórios
		Grelha redonda p/ cx sifo e ralo seco
		100 mm
20		RAMPA COM SUBTAMPA OCULTA 100CM - LINHA ROYAL - RALO LINEAR - REF.133
		PVC Acessórios
		Grelha redonda p/ cx sifo e ralo seco
		100 mm
21		RAMPA COM SUBTAMPA OCULTA 100CM - LINHA ROYAL - RALO LINEAR - REF.133
		PVC Acessórios
		Grelha redonda p/ cx sifo e ralo seco
		100 mm
22		RAMPA COM SUBTAMPA OCULTA 100CM - LINHA ROYAL - RALO LINEAR - REF.133
		PVC Acessórios
		Grelha redonda p/ cx sifo e ralo seco
		100 mm
23		RAMPA COM SUBTAMPA OCULTA 100CM - LINHA ROYAL - RALO LINEAR - REF.133
		PVC Acessórios
		Grelha redonda p/ cx sifo e ralo seco
		100 mm
24		RAMPA COM SUBTAMPA OCULTA 100CM - LINHA ROYAL - RALO LINEAR - REF.133
		PVC Acessórios
		Grelha redonda p/ cx sifo e ralo seco
		100 mm
25		RAMPA COM SUBTAMPA OCULTA 100CM - LINHA ROYAL - RALO LINEAR - REF.133
		PVC Acessórios
		Grelha redonda p/ cx sifo e ralo seco
		100 mm
26		RAMPA COM SUBTAMPA OCULTA 100CM - LINHA ROYAL - RALO LINEAR - REF.133
		PVC Acessórios
		Grelha redonda p/ cx sifo e ralo seco
		100 mm
27		RAMPA COM SUBTAMPA OCULTA 100CM - LINHA ROYAL - RALO LINEAR - REF.133
		PVC Acessórios
		Grelha redonda p/ cx sifo e ralo seco
		100 mm
28		RAMPA COM SUBTAMPA OCULTA 100CM - LINHA ROYAL - RALO LINEAR - REF.133
		PVC Acessórios
		Grelha redonda p/ cx sifo e ralo seco
		100 mm
29		RAMPA COM SUBTAMPA OCULTA 100CM - LINHA ROYAL - RALO LINEAR - REF.133
		PVC Acessórios
		Grelha redonda p/ cx sifo e ralo seco
		100 mm
30		RAMPA COM SUBTAMPA OCULTA 100CM - LINHA ROYAL - RALO LINEAR - REF.133
		PVC Acessórios
		Grelha redonda p/ cx sifo e ralo seco
		100 mm
31		RAMPA COM SUBTAMPA OCULTA 100CM - LINHA ROYAL - RALO LINEAR - REF.133
		PVC Acessórios
		Grelha redonda p/ cx sifo e ralo seco
		100 mm
32		RAMPA COM SUBTAMPA OCULTA 100CM - LINHA ROYAL - RALO LINEAR - REF.133
		PVC Acessórios
		Grelha redonda p/ cx sifo e ralo seco
		100 mm
33		RAMPA COM SUBTAMPA OCULTA 100CM - LINHA ROYAL - RALO LINEAR - REF.133
		PVC Acessórios
		Grelha redonda p/ cx sifo e ralo seco
		100 mm
34		RAMPA COM SUBTAMPA OCULTA 100CM - LINHA ROYAL - RALO LINEAR - REF.133
		PVC Acessórios
		Grelha redonda p/ cx sifo e ralo seco
		100 mm
35		RAMPA COM SUBTAMPA OCULTA 100CM - LINHA ROYAL - RALO LINEAR - REF.133
		PVC Acessórios
		Grelha redonda p/ cx sifo e ralo seco
		100 mm
36		RAMPA COM SUBTAMPA OCULTA 100CM - LINHA ROYAL - RALO LINEAR - REF.133
		PVC Acessórios
		Grelha redonda p/ cx sifo e ralo seco
		100 mm
37		RAMPA COM SUBTAMPA OCULTA 100CM - LINHA ROYAL - RALO LINEAR - REF.133
		PVC Acessórios
		Grelha redonda p/ cx sifo e ralo seco
		100 mm
38		RAMPA COM SUBTAMPA OCULTA 100CM - LINHA ROYAL - RALO LINEAR - REF.133
		PVC Acessórios
		Grelha redonda p/ cx sifo e ralo seco
		100 mm
39		RAMPA COM SUBTAMPA OCULTA 100CM - LINHA ROYAL - RALO LINEAR - REF.133
		PVC Acessórios
		Grelha redonda p/ cx sifo e ralo seco
		100 mm
40		RAMPA COM SUBTAMPA OCULTA 100CM - LINHA ROYAL - RALO LINEAR - REF.133
		PVC Acessórios
		Grelha redonda p/ cx sifo e ralo seco
		100 mm
41		RAMPA COM SUBTAMPA OCULTA 100CM - LINHA ROYAL - RALO LINEAR - REF.133
		PVC Acessórios
		Grelha redonda p/ cx sifo e ralo seco
		100 mm
42		RAMPA COM SUBTAMPA OCULTA 100CM - LINHA ROYAL - RALO LINEAR - REF.133
		PVC Acessórios
		Grelha redonda p/ cx sifo e ralo seco
		100 mm
43		RAMPA COM SUBTAMPA OCULTA 100CM - LINHA ROYAL - RALO LINEAR - REF.133
		PVC Acessórios
		Grelha redonda p/ cx sifo e ralo seco
		100 mm
44		RAMPA COM SUBTAMPA OCULTA 100CM - LINHA ROYAL - RALO LINEAR - REF.133
		PVC Acessórios
		Grelha redonda p/ cx sifo e ralo seco
		100 mm
45		RAMPA COM SUBTAMPA OCULTA 100CM - LINHA ROYAL - RALO LINEAR - REF.133
		PVC Acessórios
		Grelha redonda p/ cx sifo e ralo seco
		100 mm
46		RAMPA COM SUBTAMPA OCULTA 100CM - LINHA ROYAL - RALO LINEAR - REF.133
		PVC Acessórios
		Grelha redonda p/ cx sifo e ralo seco
		100 mm
47		RAMPA COM SUBTAMPA OCULTA 100CM - LINHA ROYAL - RALO LINEAR - REF.133
		PVC Acessórios
		Grelha redonda p/ cx sifo e ralo seco
		100 mm
48		RAMPA COM SUBTAMPA OCULTA 100CM - LINHA ROYAL - RALO LINEAR - REF.133
		PVC Acessórios
		Grelha redonda p/ cx sifo e ralo seco
		100 mm
49		RAMPA COM SUBTAMPA OCULTA 100CM - LINHA ROYAL - RALO LINEAR - REF.133
		PVC Acessórios
		Grelha redonda p/ cx sifo e ralo seco
		100 mm
50		RAMPA COM SUBTAMPA OCULTA 100CM - LINHA ROYAL - RALO LINEAR - REF.133
		PVC Acessórios
		Grelha redonda p/ cx sifo e ralo seco
		100 mm
51		RAMPA COM SUBTAMPA OCULTA 100CM - LINHA ROYAL - RALO LINEAR - REF.133
		PVC Acessórios
		Grelha redonda p/ cx sifo e ralo seco
		100 mm
52		RAMPA COM SUBTAMPA OCULTA 100CM - LINHA ROYAL - RALO LINEAR - REF.133
		PVC Acessórios
		Grelha redonda p/ cx sifo e ralo seco
		100 mm
53		RAMPA COM SUBTAMPA OCULTA 100CM - LINHA ROYAL - RALO LINEAR - REF.133
		PVC Acessórios
		Grelha redonda p/ cx sifo e ralo seco
		100 mm
54		RAMPA COM SUBTAMPA OCULTA 100CM - LINHA ROYAL - RALO LINEAR - REF.133
		PVC Acessórios
		Grelha redonda p/ cx sifo e ralo seco
		100 mm
55		RAMPA COM SUBTAMPA OCULTA 100CM - LINHA ROYAL - RALO LINEAR - REF.133
		PVC Acessórios

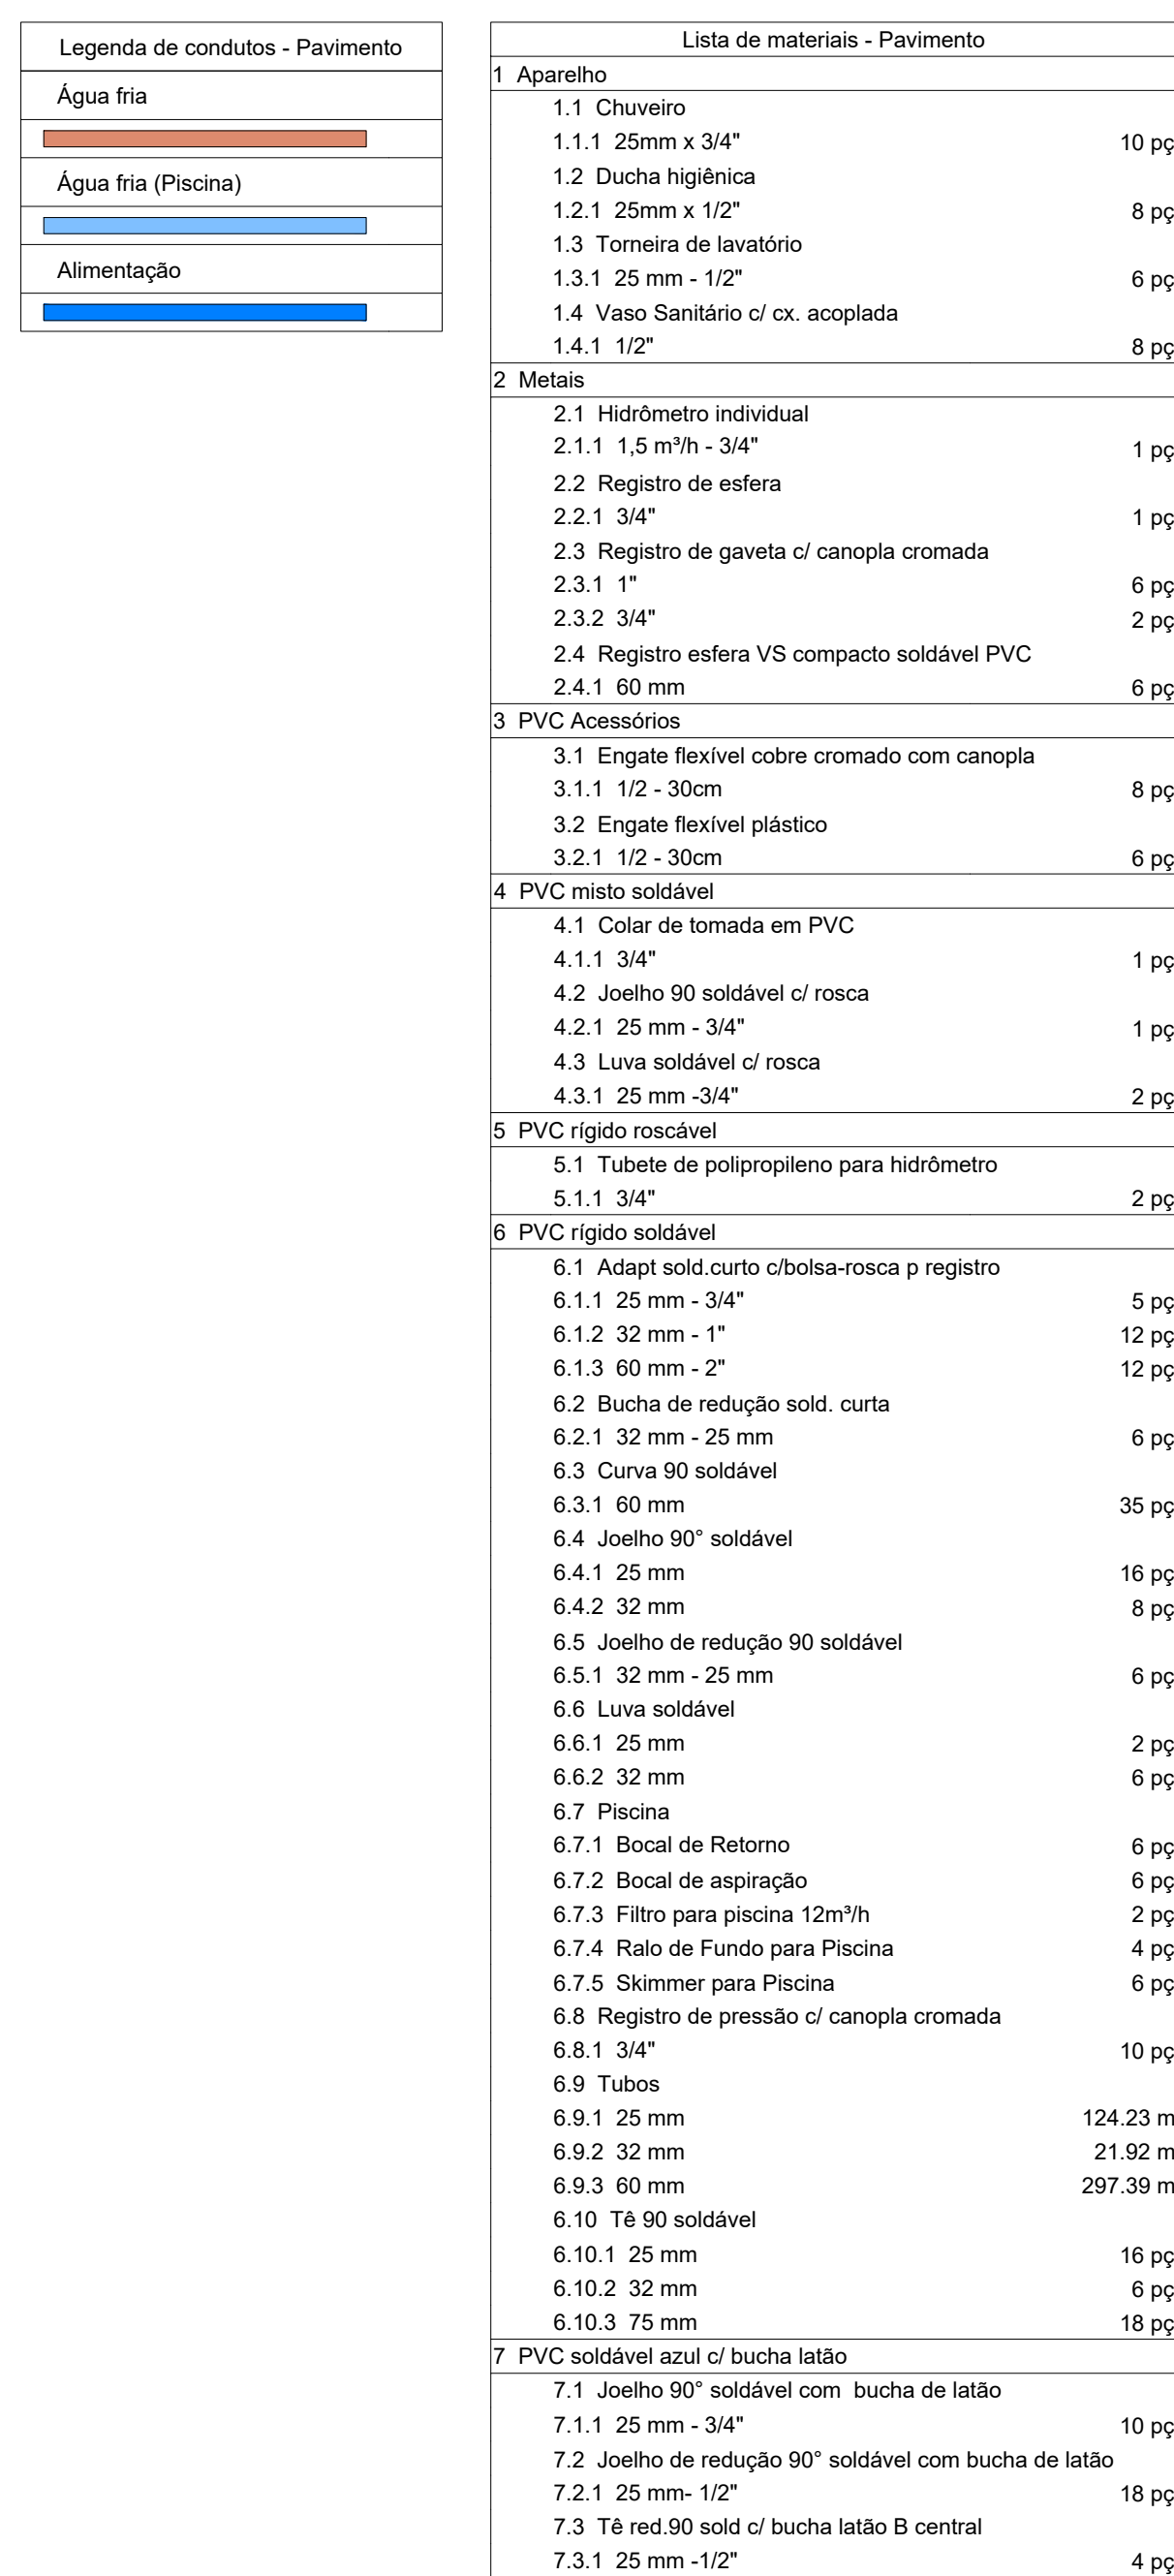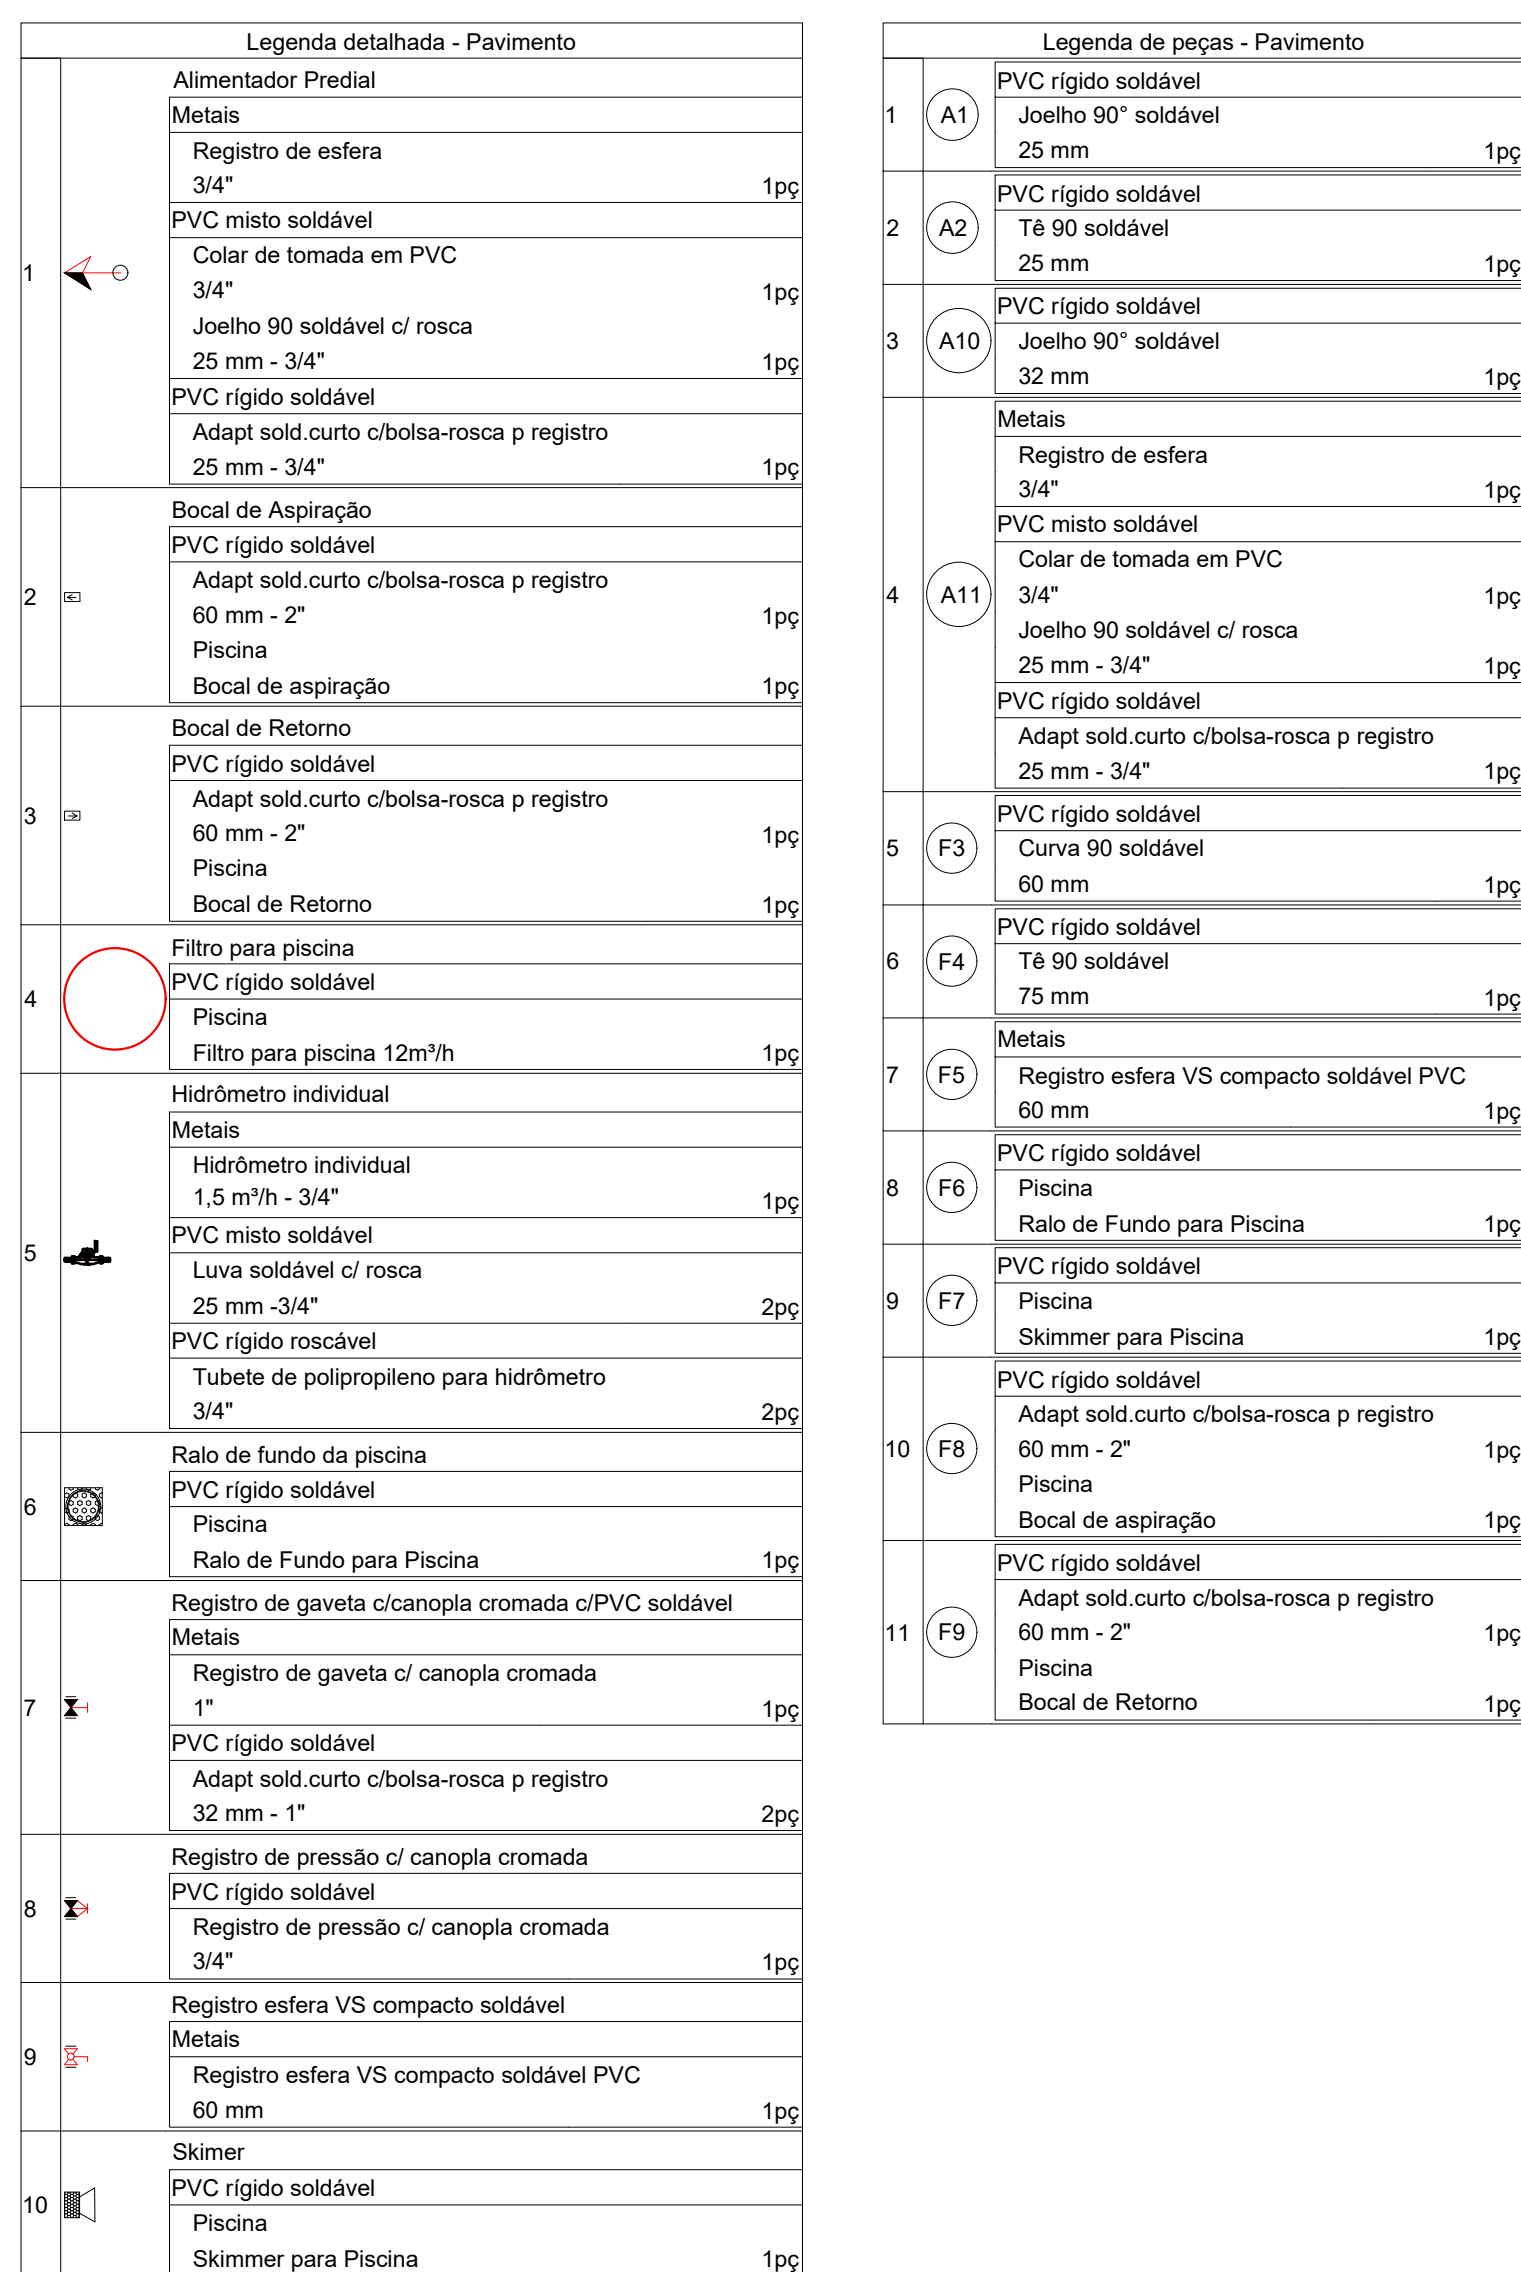

formato: AC

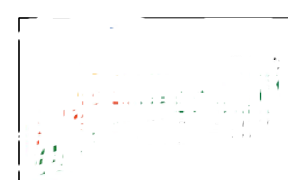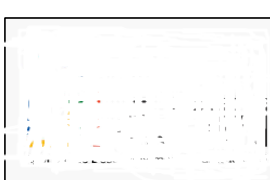responsável técnico:		Cálculo:	
Associação Condomínio:		Prefeitura:	
responsável técnico:			
obra:			
PISCINA SEMI OLÍMPICA - PROJETO BÁSICO			
local: -			
proprietário(a):			
-			
 GOVERNO DO ESTADO DO PIAUÍ AGÊNCIA DE DESENVOLVIMENTO HABITACIONAL DO PIAUÍ 			
projeto:			
arquitetos (as):			
Edson Gomes Neto - CREA: 1921989874			
escala: 1 / 75		data: Abril / 2026	
desenhista: Ozias A. marins		legenda / convenções:	
composição:			
Projeto: ESTRUTURAL			
prancha: 05 / 08			
formato: A0			
ESTRUTURAL BÁSICO DOS VESTIÁRIOS			



CARIMBOS E ASSINATURAS:

Associação Condomínio:	Prefeitura:
------------------------	-------------

responsável técnico:

obra:

local:

proprietário(a): _____

--	--	--	--

GOVERNO DO ESTADO DO PIAUÍ

Downloaded from <http://www.jstor.org/stable/2346190> by University of California, San Diego on Tue, 20 Jun 2017 12:01:05 UTC
All use subject to <http://about.jstor.org/terms>

projeto:

arquitetos (as): _____

Edson Gomes Neto - CREA: 1921989874

Engineering Cell - CREA 13213035N

number: 4 (35)	description: Online Assessment	id: 1144888
----------------	--------------------------------	-------------

composição:	legenda / convenções:
-------------	-----------------------

Projeto: **ESTRUTURAL PISCINA**[illegible]

prancha: 04 / 00

04 / 00

formato:	A0	
----------	----	--

