

Fundação Joaquim Nabuco  
Av. Duessela de Aguiar, 2187 | Casa Forte 52061-540 | Recife - PE  
Fone: (81) 3073-6363 Fax: (81) 3073-6203

Campus Anísio Teixeira  
Av. Dois Irmão, 92. Apícuos, Recife, PE

Edifício Dirceu Pessoa - Projeto de Adequação de Guarda do Acervo

Título: Instalações - Plantas Baixas - Pav. térreo, 01, 02 e 03.

Prancha:

Escala: 1/100

Data: Set/2025

01/02

Proprietário


Projeto:

RONALDO DE CARVALHO L'AMOUR FILHO - CAU - A11692-0 PE


Construtor

QUADRO DE ELÉTRICA E ILUMINAÇÃO  
LEGENDA


→	TOUACA AO PISO
→	TOUACA BAIXA
→	TOUACA MÉDIA
→	TOUACA ALTA
→	INTERRUPTOR 1 SEÇÃO
→	INTERRUPTOR 2 SEÇÕES
→	INTERRUPTOR 3 SEÇÕES
→	CABELO DE COGUA COM 2 PORTES ALTA
→	PORTO DE LIT NA PAREDE
→	QUADRO DE ILUMINAR
→	QUADRO ELÉTRICO
→	QUADRO DE TELEFONIA
→	QUADRO DE RESE LÓGICA
→	CABELO DE PASSAGEM BAIXA
→	CABELO DE PASSAGEM MÉDIA
→	CABELO DE PASSAGEM ALTA
→	LÂMPADA LED TUBULAR

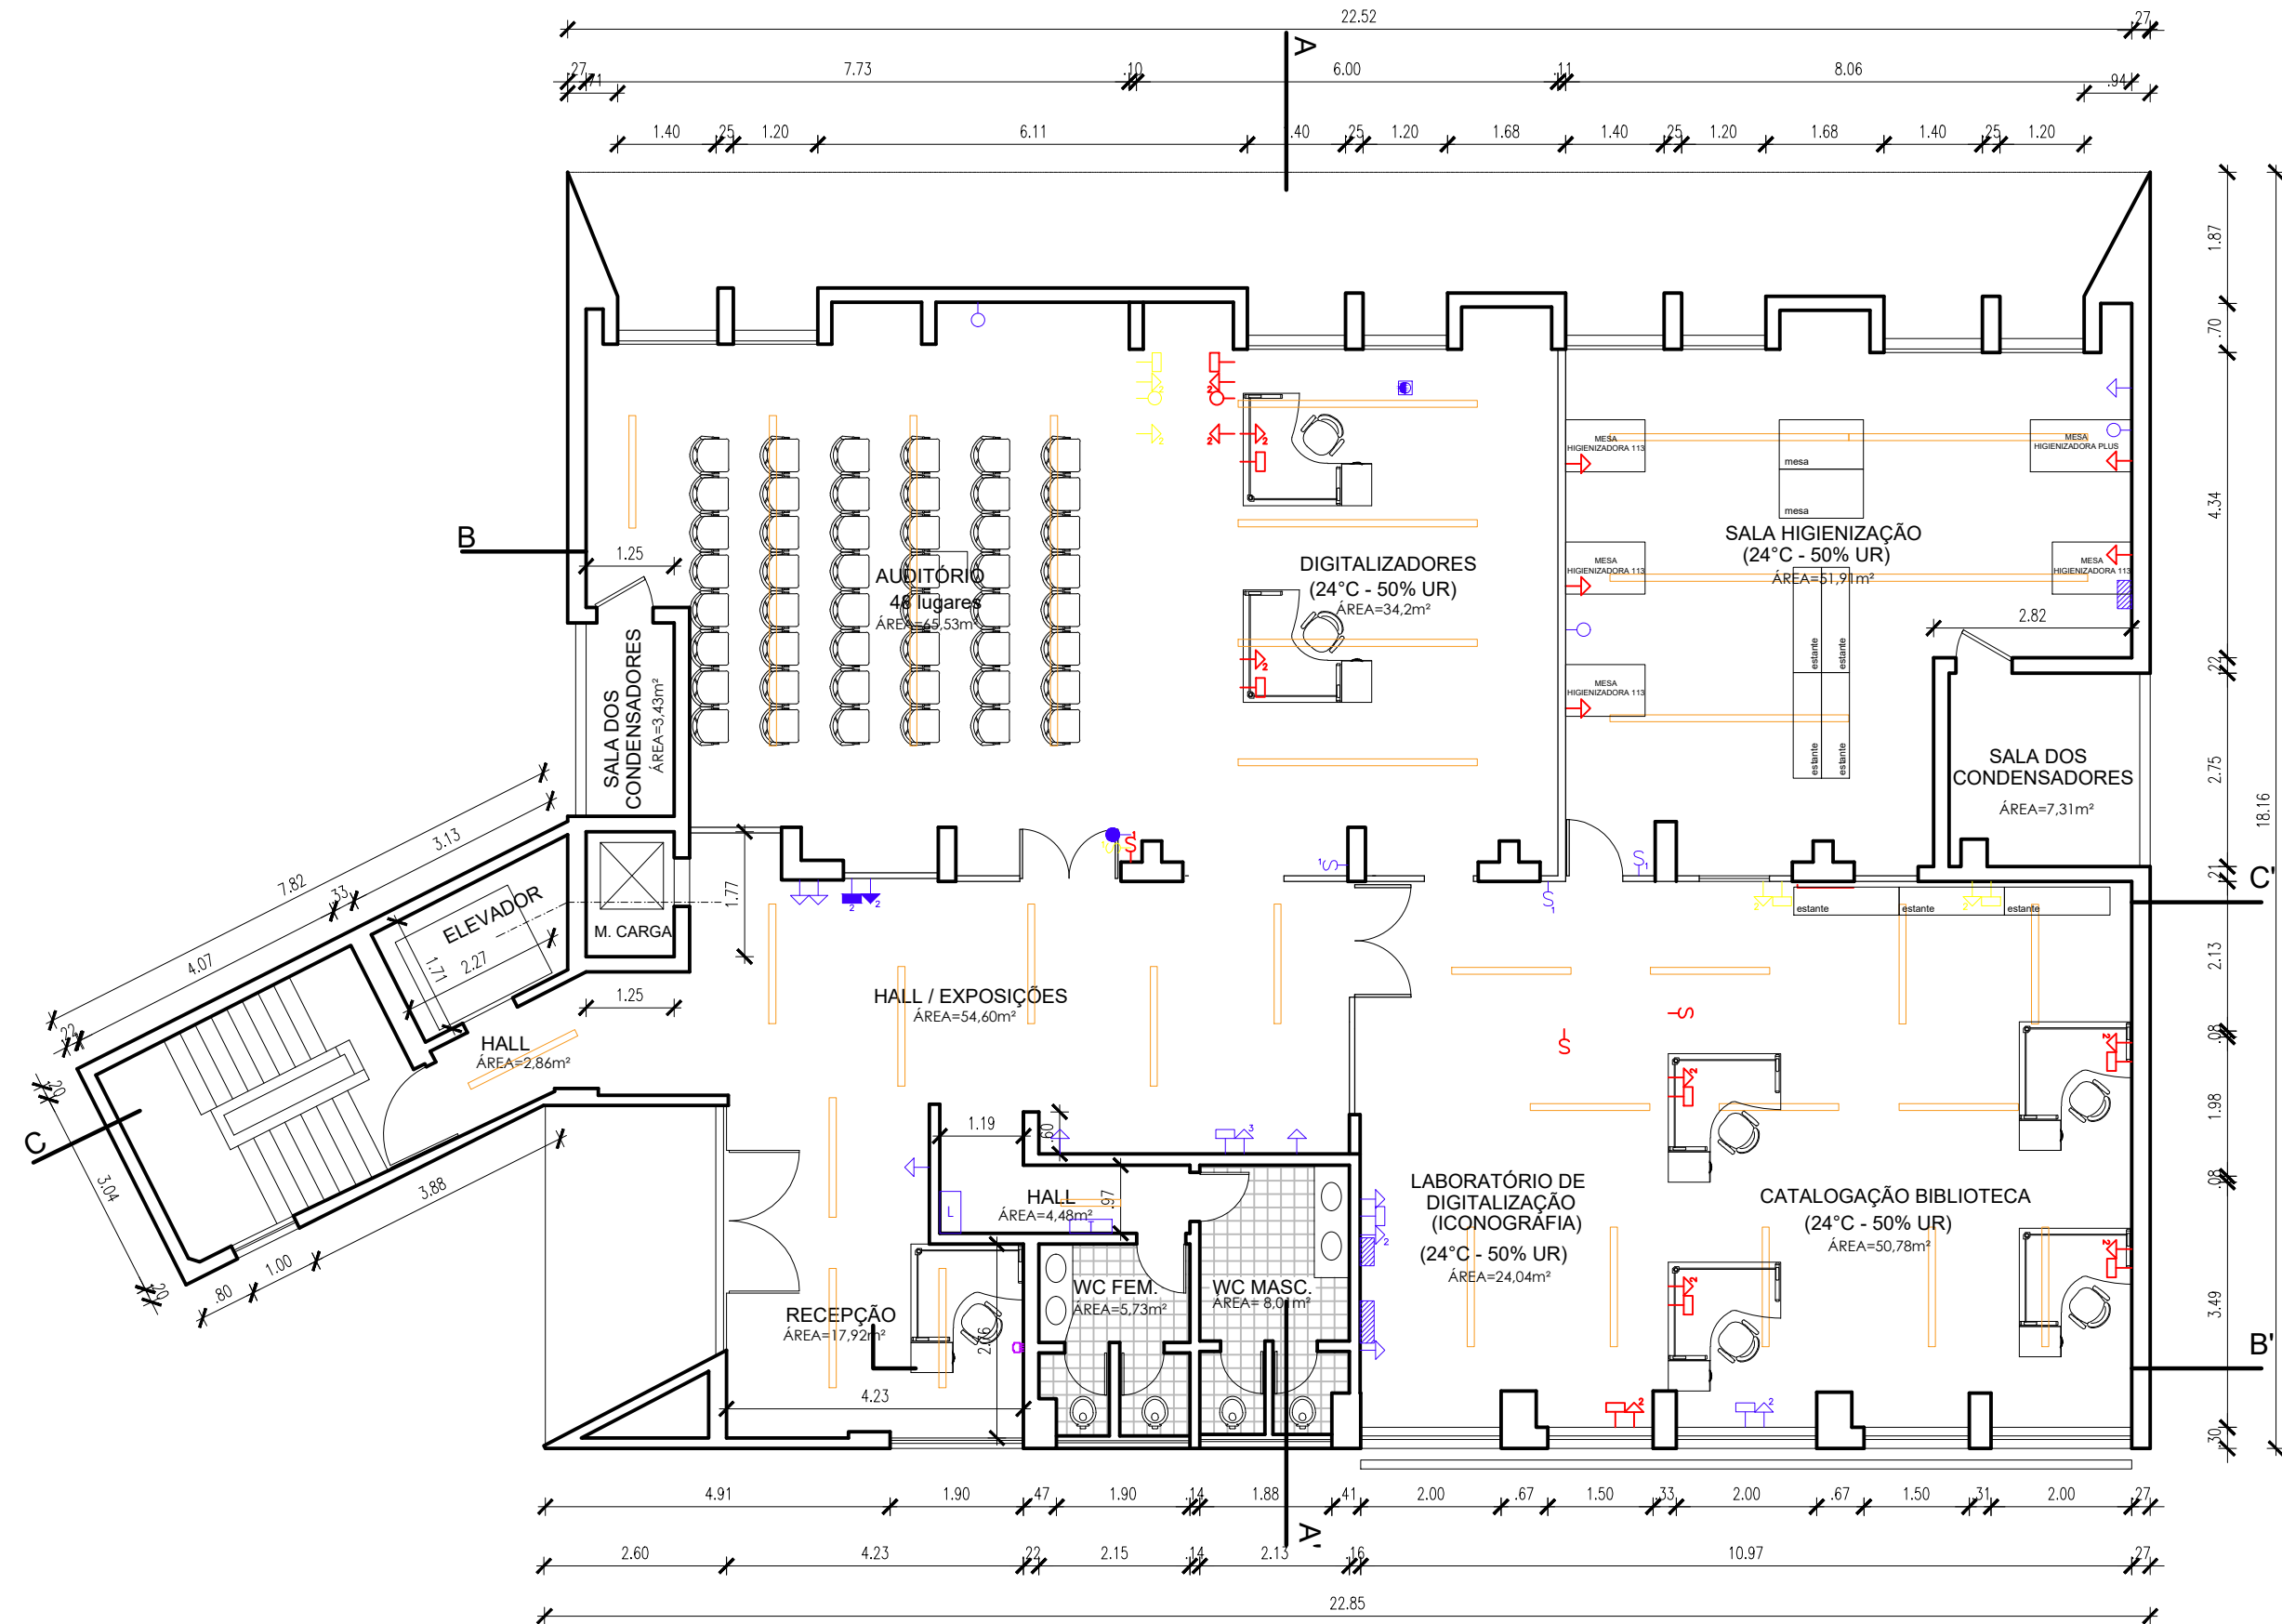


PLANTA BAIXA TÉRREO  
ESCALA 1/100

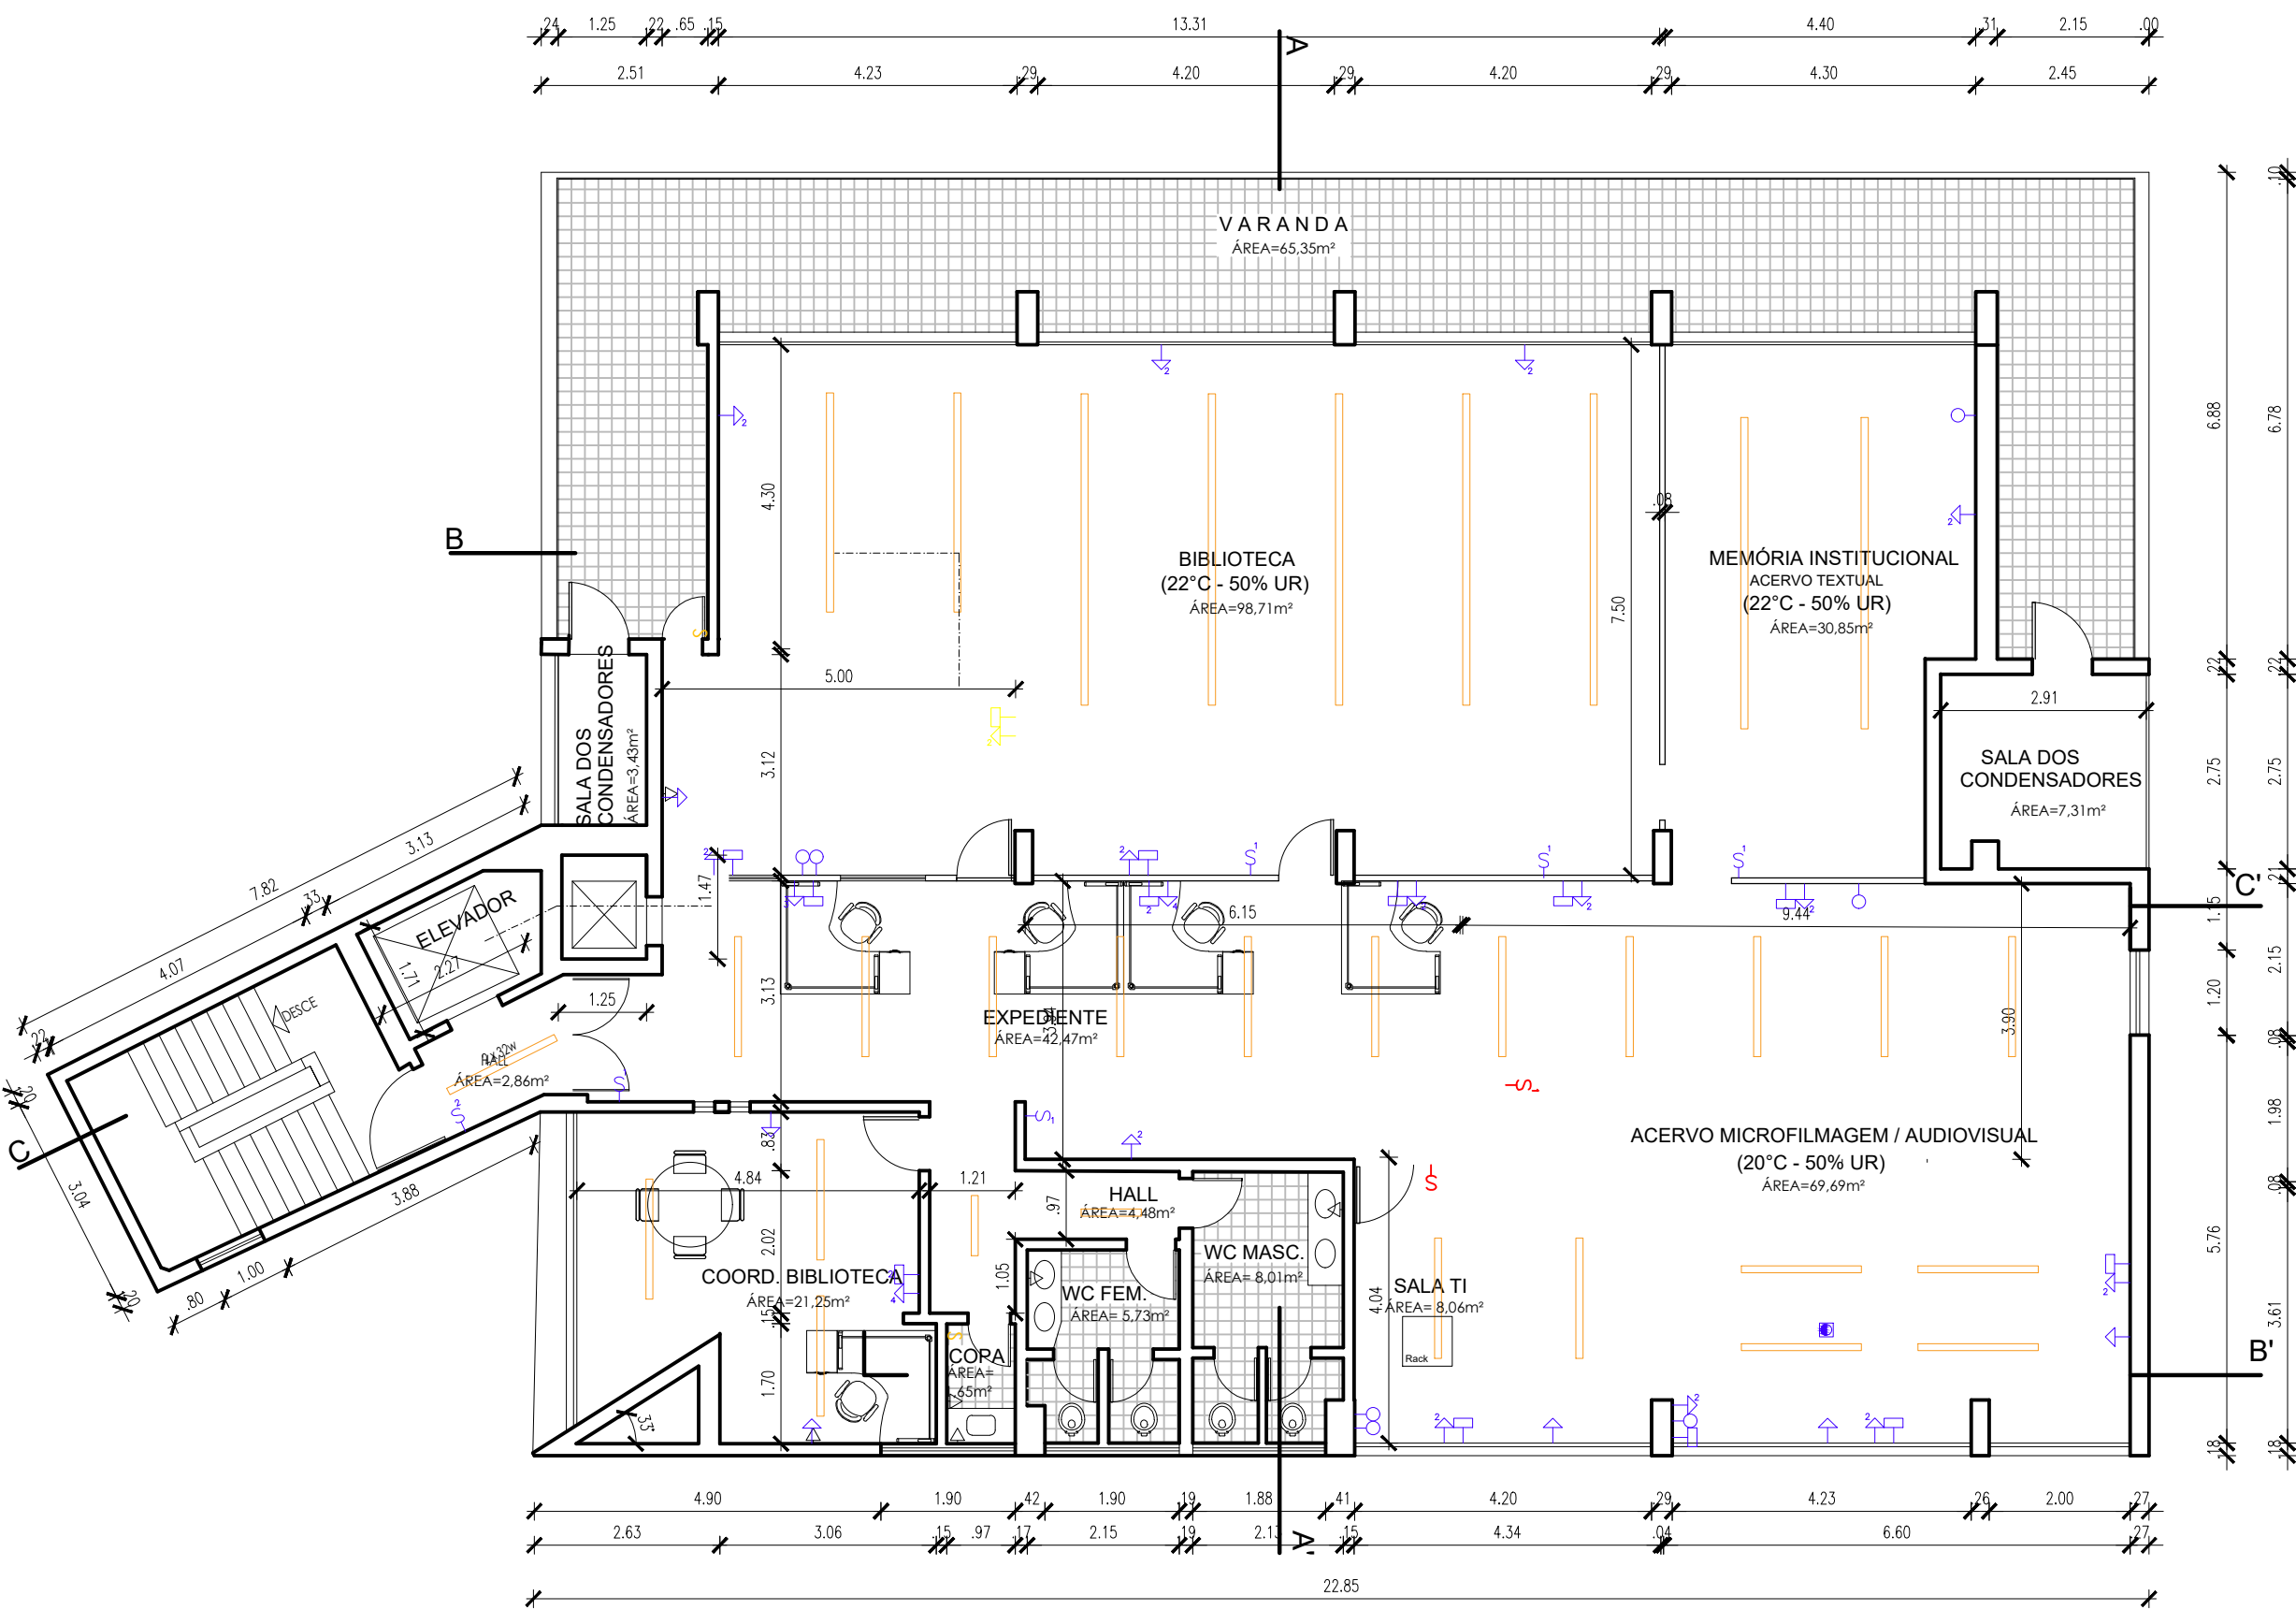

PLANTA BAIXA 2º PAVIMENTO  
ESCALA 1/100

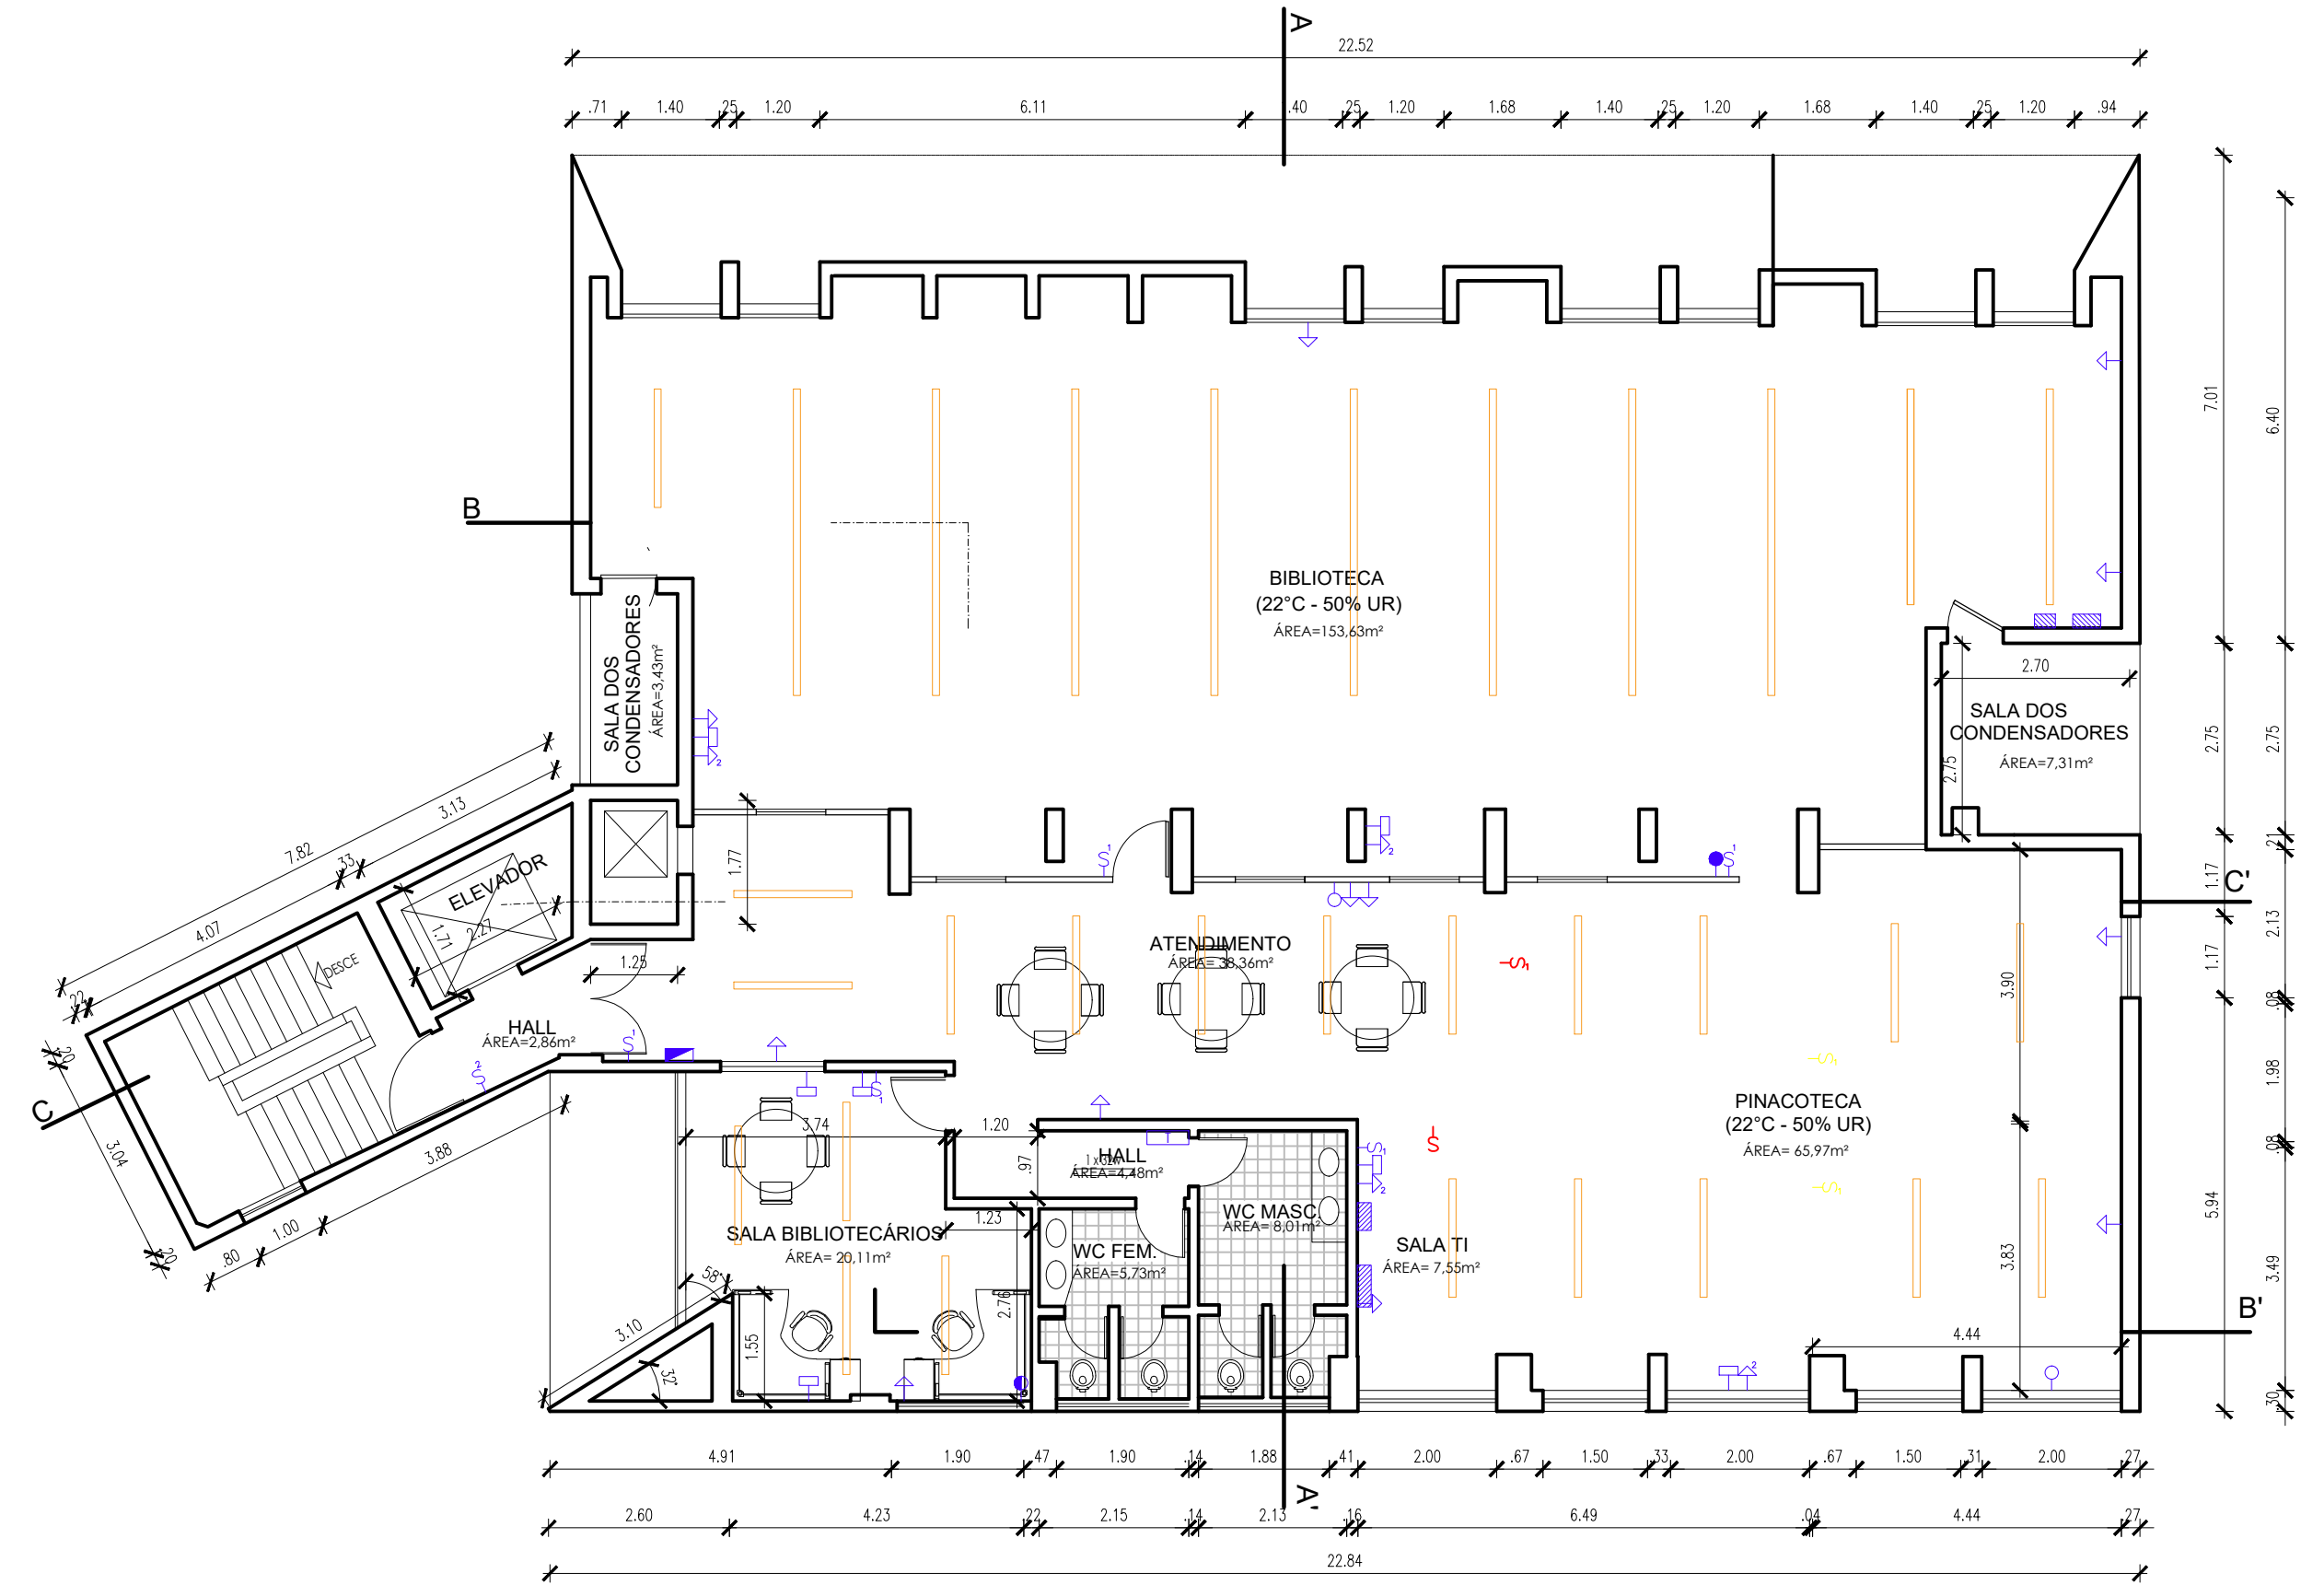

PLANTA BAIXA 1º PAVIMENTO  
ESCALA 1/100

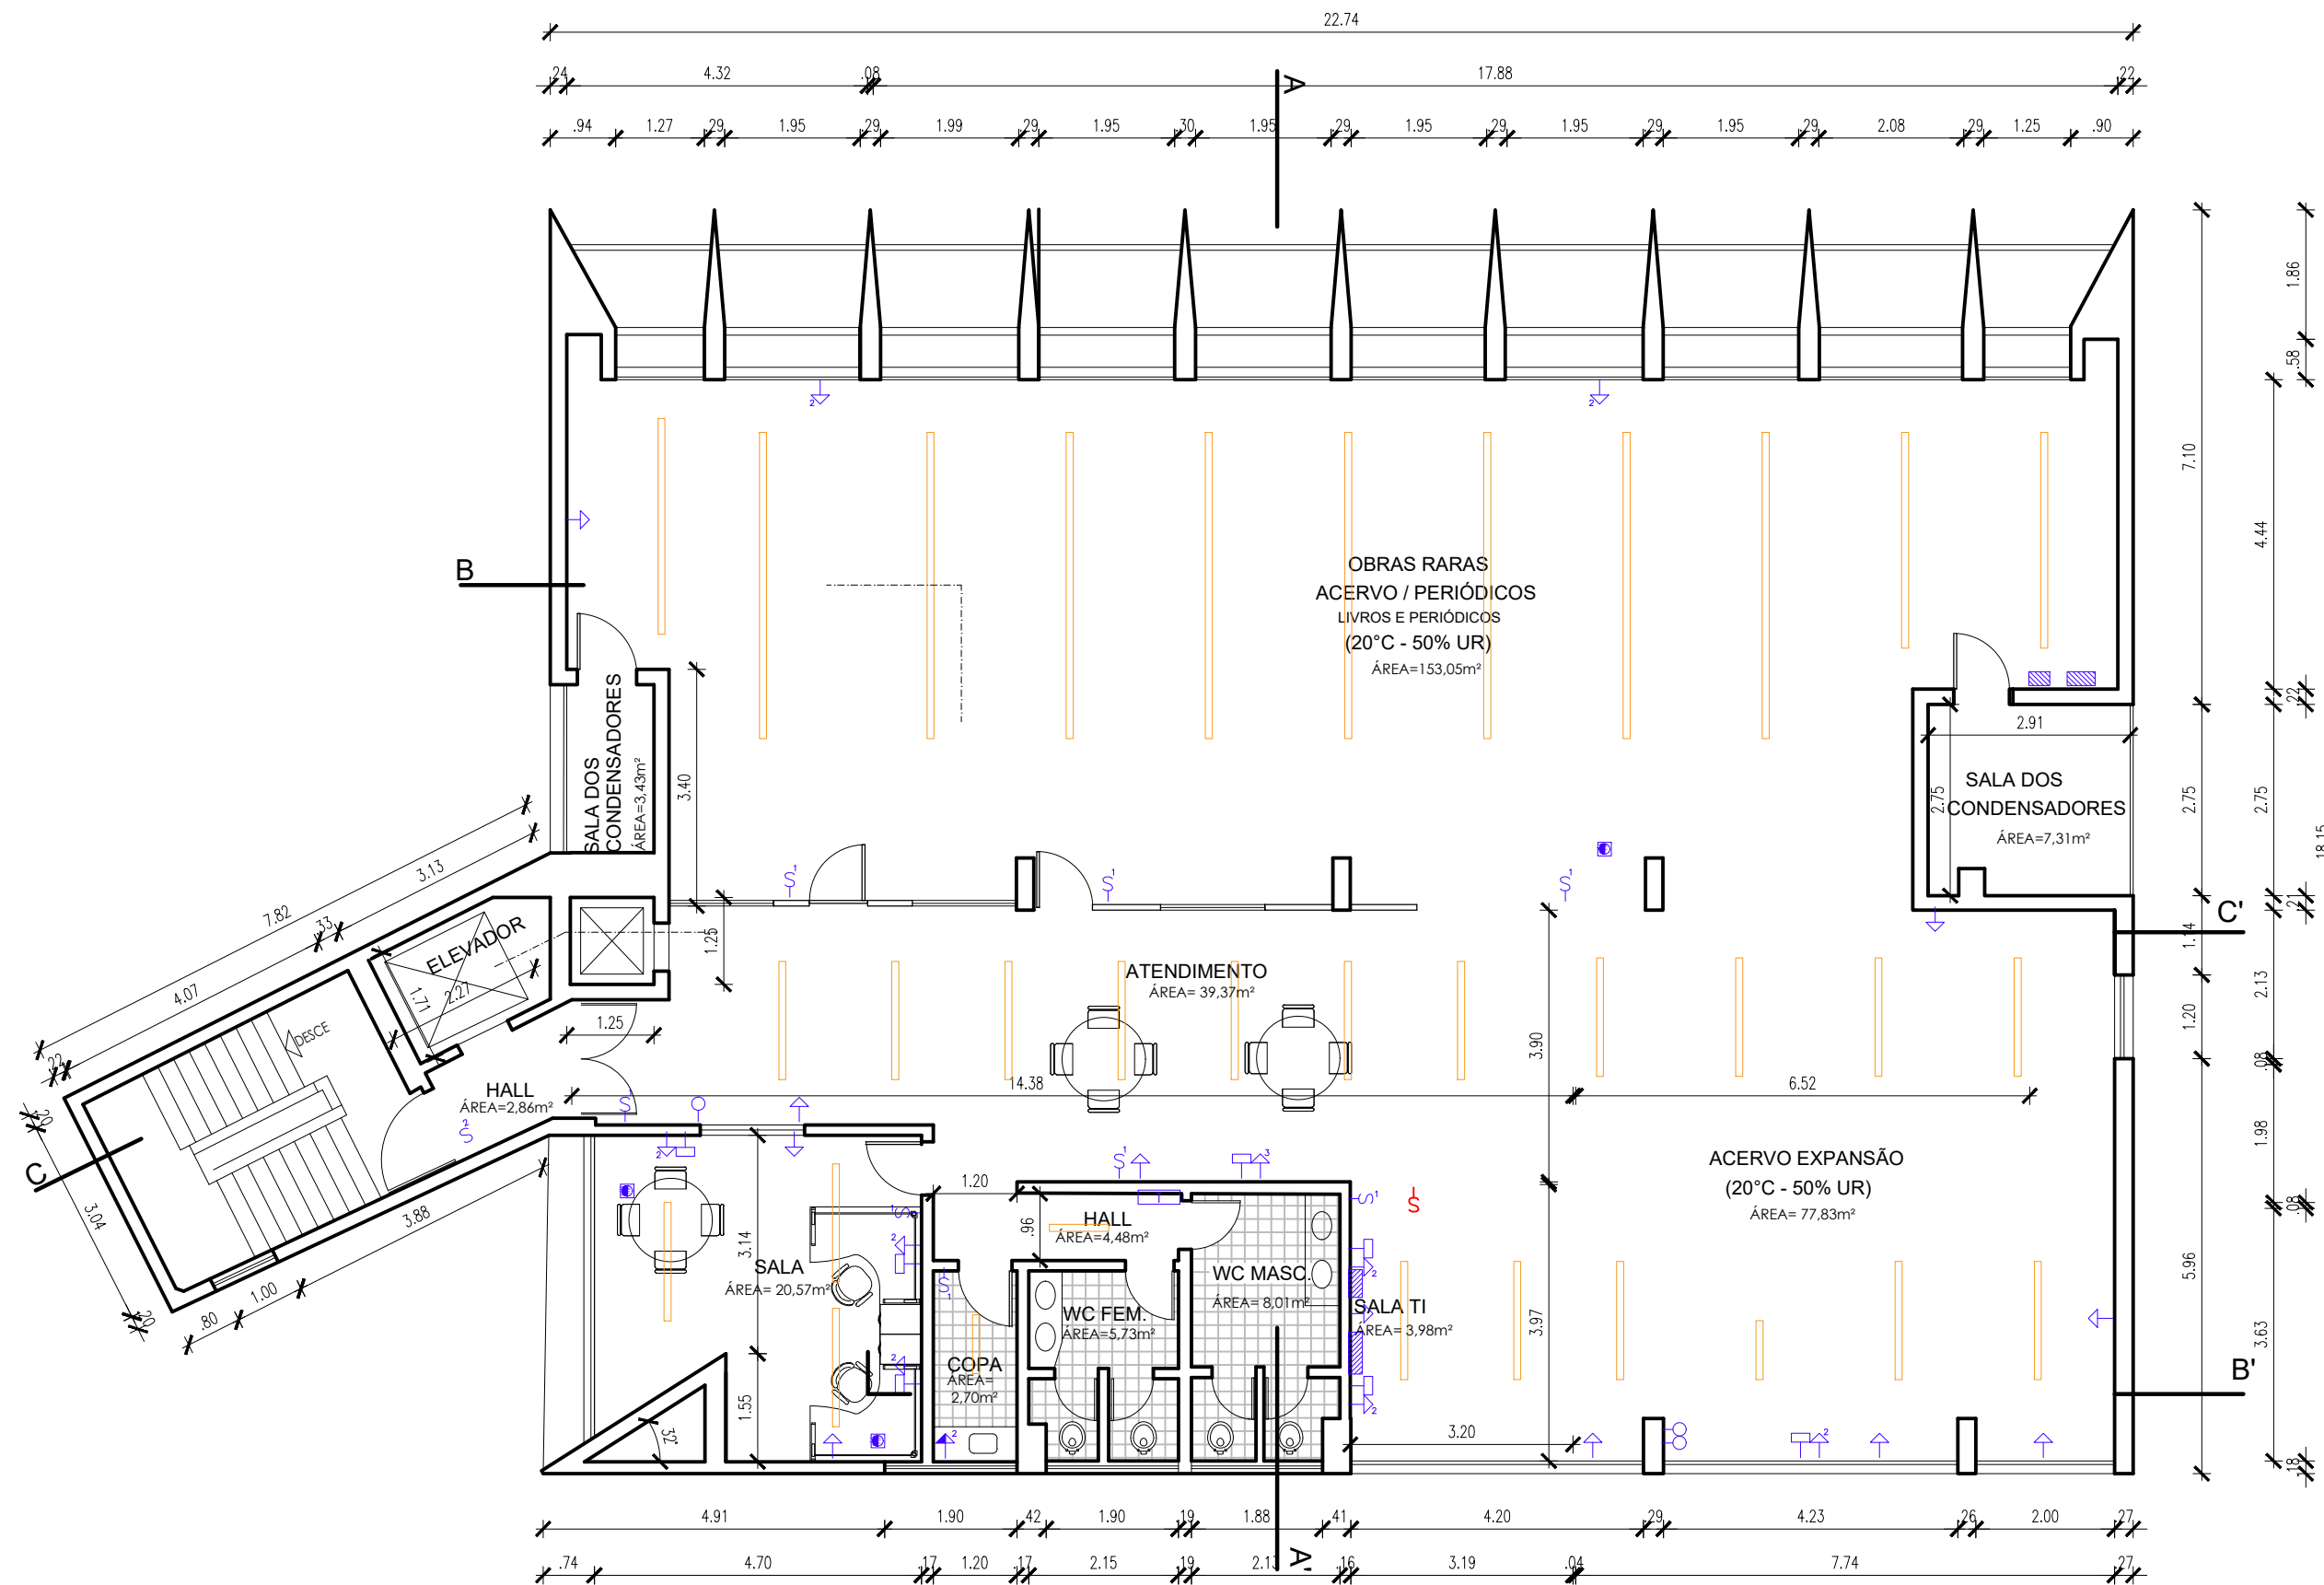

PLANTA BAIXA 3º PAVIMENTO  
ESCALA 1/100