


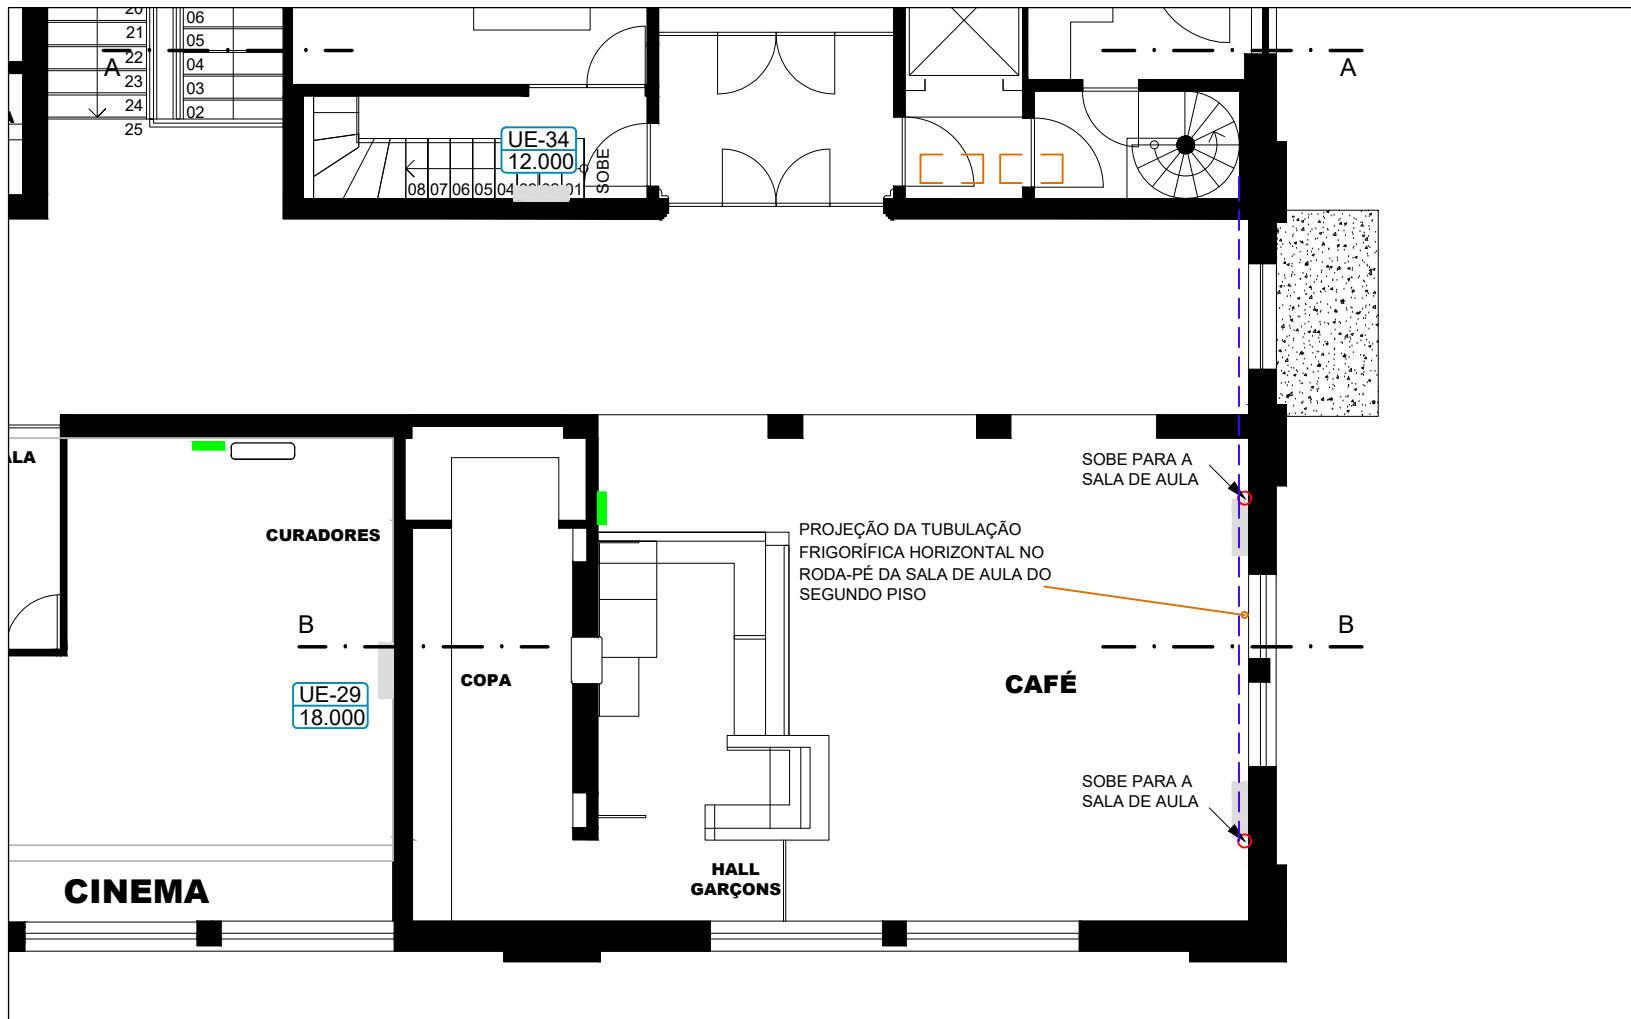

PLANTA BAIXA PRIMEIRO PISO - CAFÉ



FUNDAÇÃO JOAQUIM NABUCO
Avenida 17 de Agosto, 2187 - Casa Forte
CEP 52061-540 | Recife - PE
Fone: (81) 3073 - 6363

TÍTULO

AR CONDICIONADO CAFÉ DO EDIF. ULISSES PERNAMBUCANO

ASSUNTO

PLANTA BAIXA

DESENHO: RONALDO L'AMOUR

ESCALA:
1/100

DATA:
FEVEREIRO 2025

PRANCHA:

01|03