


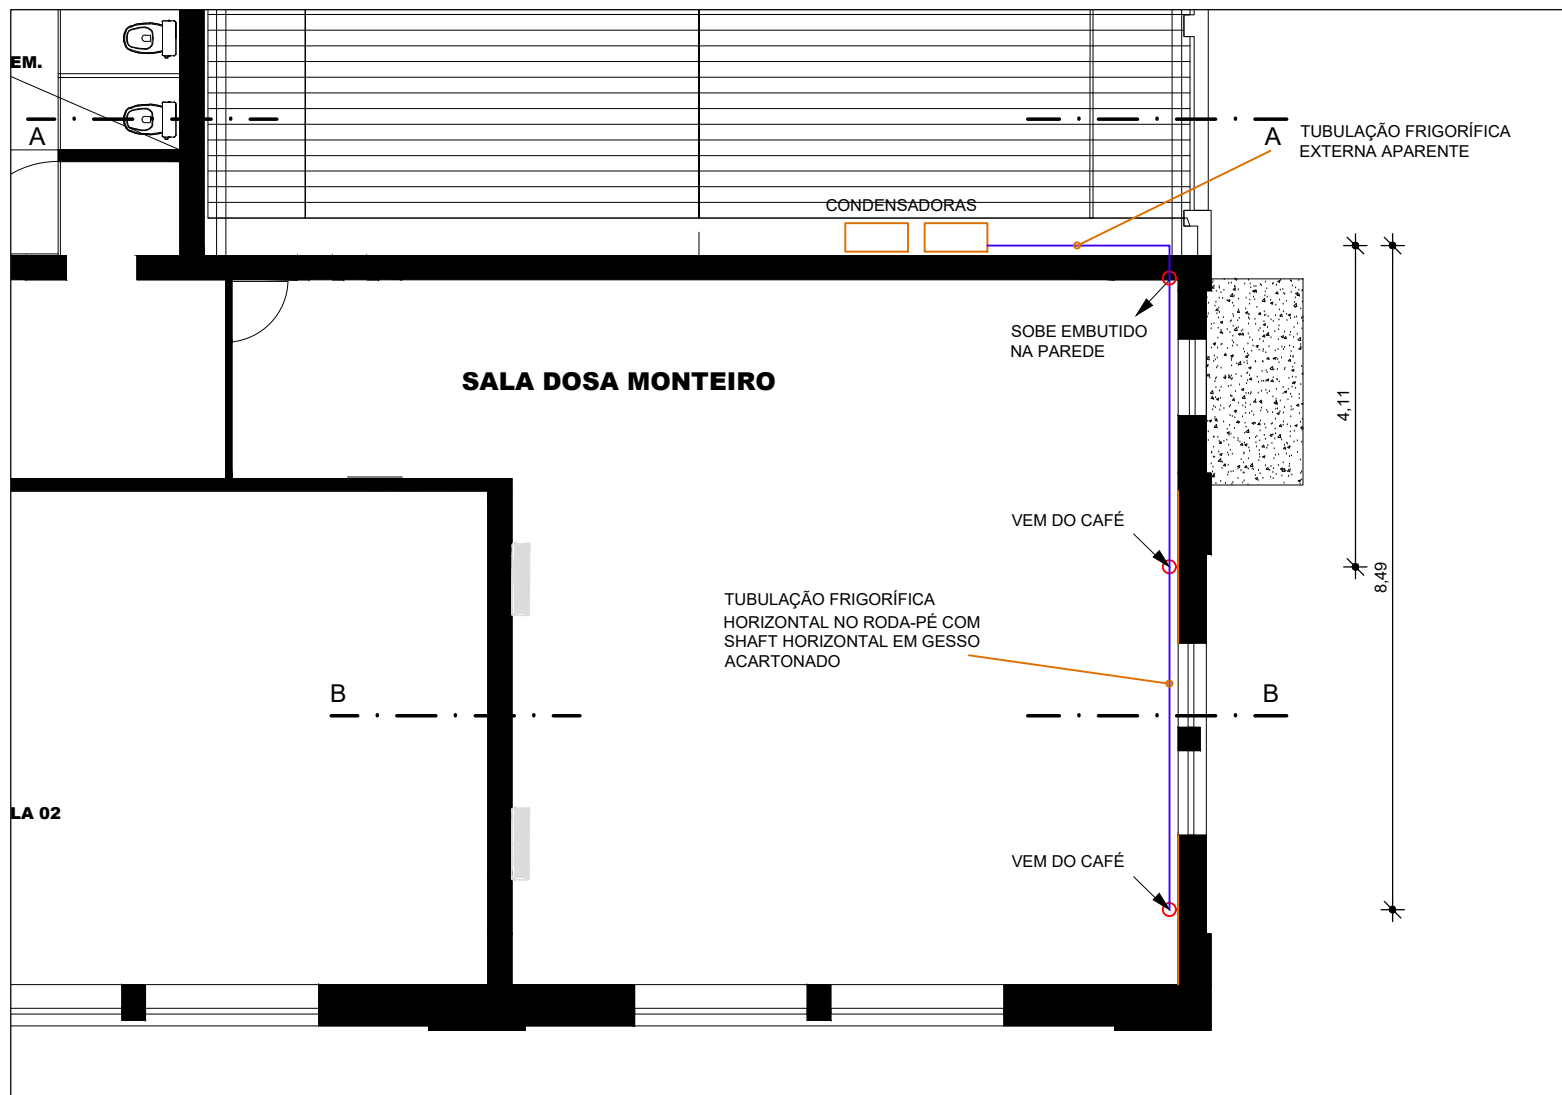

PLANTA BAIXA SEGUNDO PISO - SALA DE AULA



**FUNDAÇÃO JOAQUIM NABUCO**  
Avenida 17 de Agosto, 2187 - Casa Forte  
CEP 52061-540 | Recife - PE  
Fone: (81) 3073 - 6363

TÍTULO

AR CONDICIONADO CAFÉ DO EDIF. ULISSES PERNAMBUCANO

ASSUNTO

PLANTA BAIXA

DESENHO: RONALDO L'AMOUR

ESCALA:  
1/100

DATA:  
FEVEREIRO 2025

PRANCHA:

02|03