



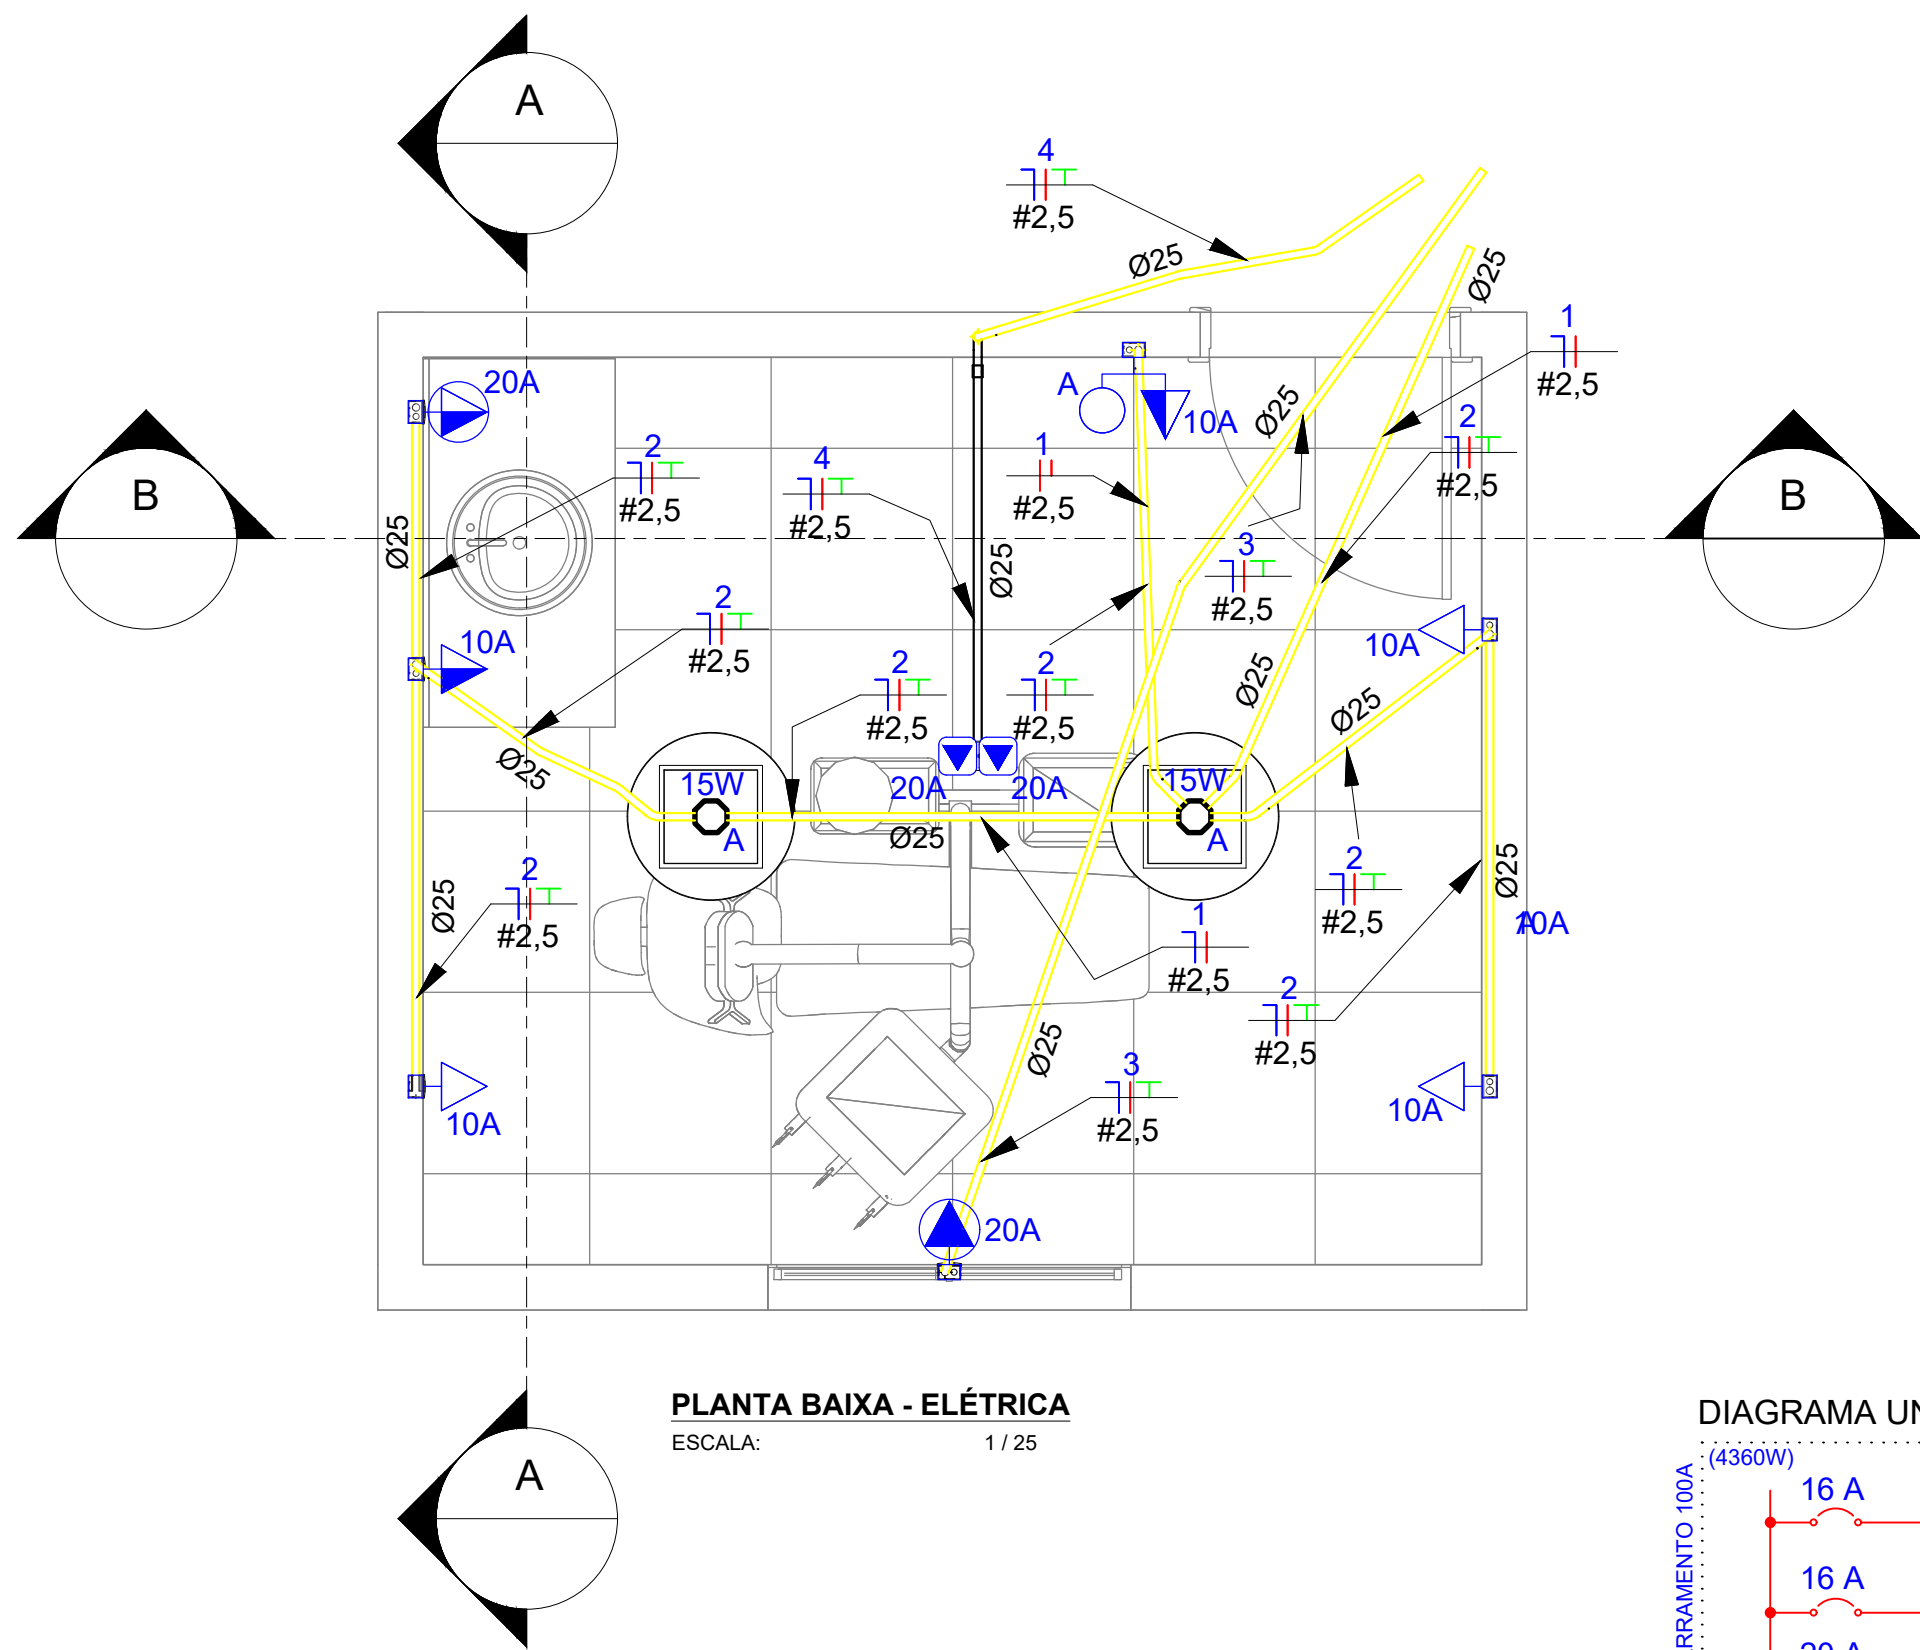


PLANTA BAIXA - ELÉTRICA
ESCALA: 1 / 25

TABELA DE ELETRODUTOS			
Descrição	Comentários de tipos	Tamanho	Comprimento (m)
Eletroduto de PVC Rígido Roscável, anti chama, na cor preta	PVC Roscável Preto	Ø25	1.47
Eletroduto flexível corrugado Reforçado, em PVC antichamas	PVC Corrugado Reforçado	Ø25	31.35


CIRC	QUADRO SALA DE ATENDIMENTO ODONTOLÓGICO									
	ILUMINAÇÃO (W)			T.U.G. (W)		T.U.E. (W)	DESCRIÇÃO	POTÊNCIA (W)	FIO (mm²)	DISJ. (A)
	10w	15w	20w	100w	600w					
1		2		5	1		Iluminação	30	2,5	16
2							Tomadas	1100	2,5	16
3						1	Ar-Cond. 9.000 BTUs	1030	2,5	20
4						2	Tomadas	2200	2,5	16
5							Reserva		2,5	16
6							Reserva		2,5	16
	TOTAL(W):							4360		

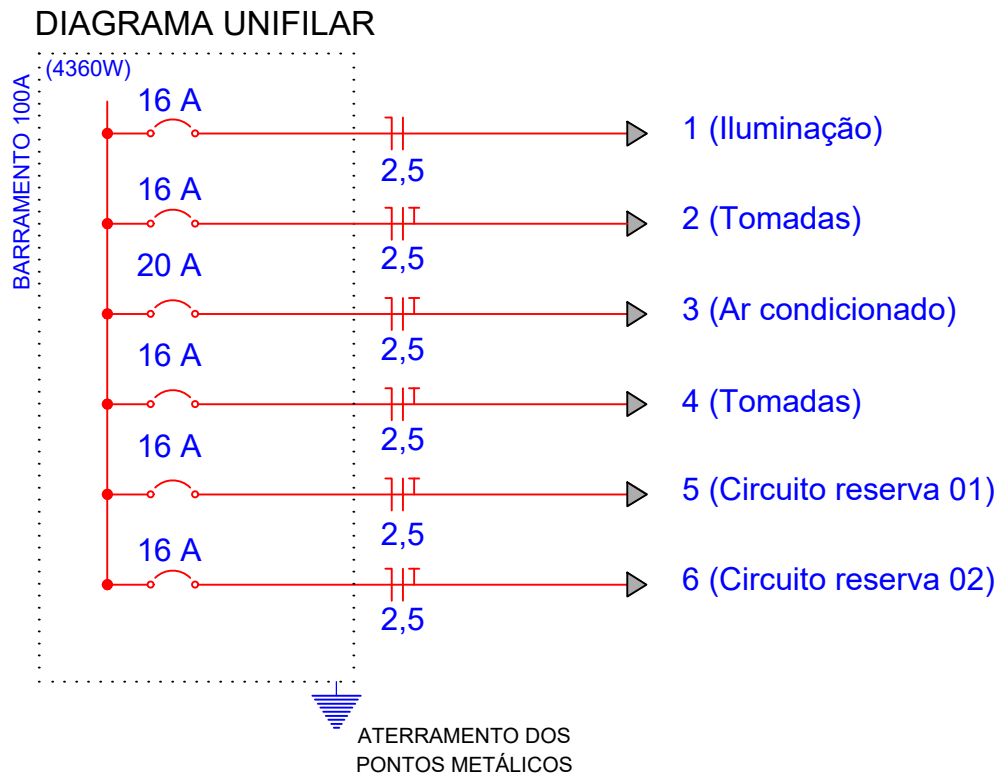

LEGENDA		QUANTIDADE
	Luminária arandela de LED 15W	02 Unidades
	Tomada baixa h= 0.45m	03 Unidades
	Tomada média h= 1.10m	02 Unidades
	Tomada de uso específico	02 Unidades
	Interruptor de uma seção h= 1.20m	1 Unidade
	Tomada de piso	2 Unidades
	Cabo de cobre 2,5mm², Isolação em PVC (70°)	68,97m
	Fase, retorno, neutro e terra	

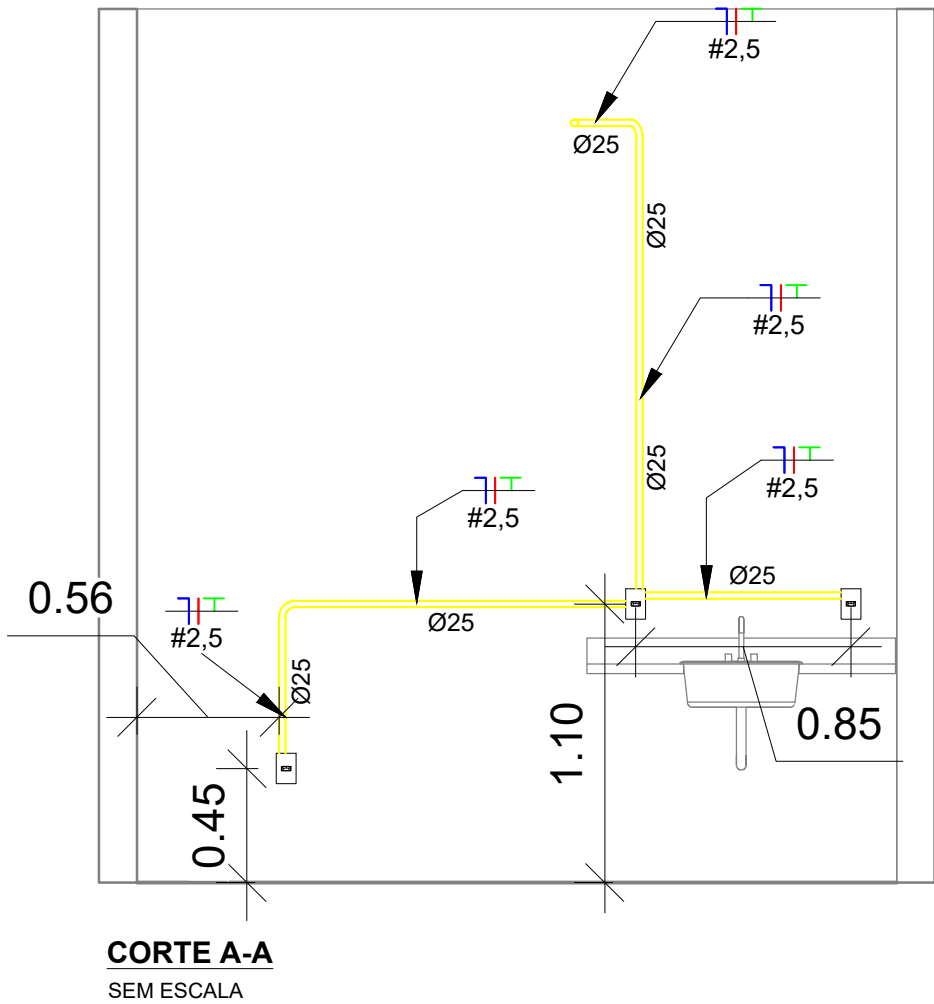

QUADRO DE DISJUNTORES
SEM ESCALA

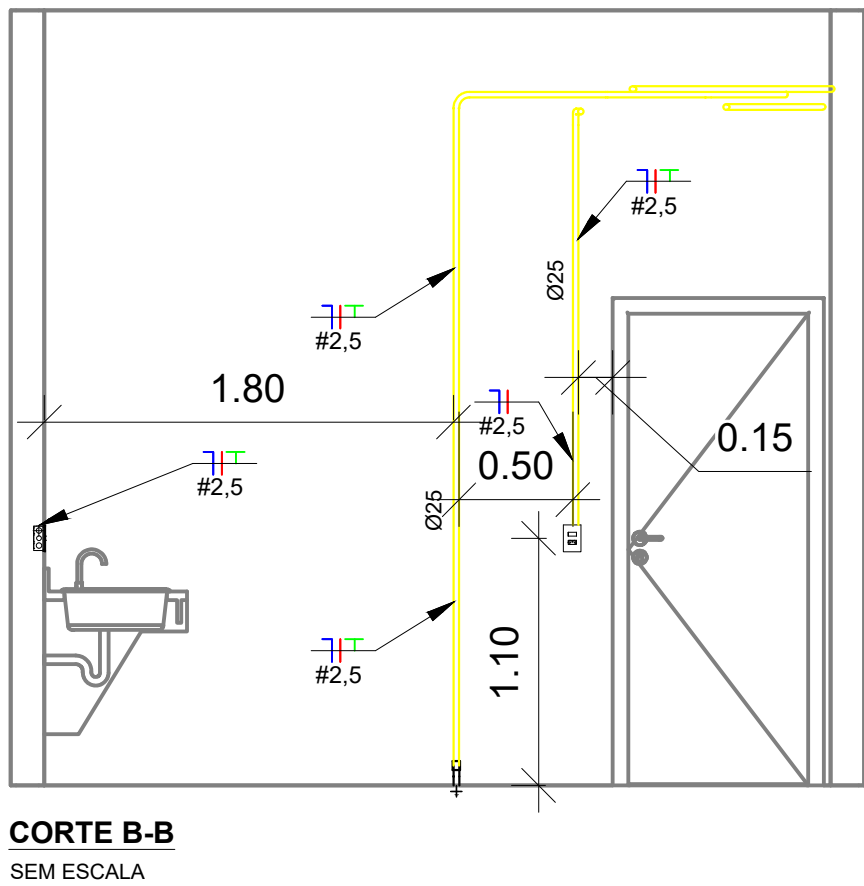

Projeto:	ELÉTRICO SALA AT. ODONTOLÓGICO - UBS SÍTIO DOS REMÉDIOS	Data:	24/01/2023
Local:	BEZERROS-PE		
Nome:	SALA AT. ODONTOLÓGICO - UBS SÍTIO DOS REMÉDIOS		
Des.no.:	Planta: ELÉTRICA		
Autor:	Gustavo Reis		