



RUA MARQUÊS DE OLINDA 42
HELIÓPOLIS - GARANHUNS - PE
FONE: (87) 996425030 - 996625011
(87) 991293306 - 991615034
buanes@lumineengenharia.com.br
cris@lumineengenharia.com.br

PROJETO ELÉTRICO DE UMA S/E AÉREA DE 112,5 KVA PARA O COLÉGIO
MONS. JOSÉ DE ANCHIETA

PROPRIETÁRIO: PREFEITURA MUNICIPAL DE CAETÉS

LOCAL: RUA JOSÉ MALAQUIAS DA ROCHA INDEPENDÊNCIA Nº 2815
COHAB - CAETÉS - PE


DESENHO: VISTA FRONTAL, LATERAL E DIAGRAMA UNIFILAR DA S/E

ESCALA: 1/100
DATA: JULHO/2023
REVISÃO: 00

PRANCHA: 02/03

RESPONSÁVEL TÉCNICO: BUANES LOSAIN SILVA CREA – 031025–D

VISTA FRONTAL

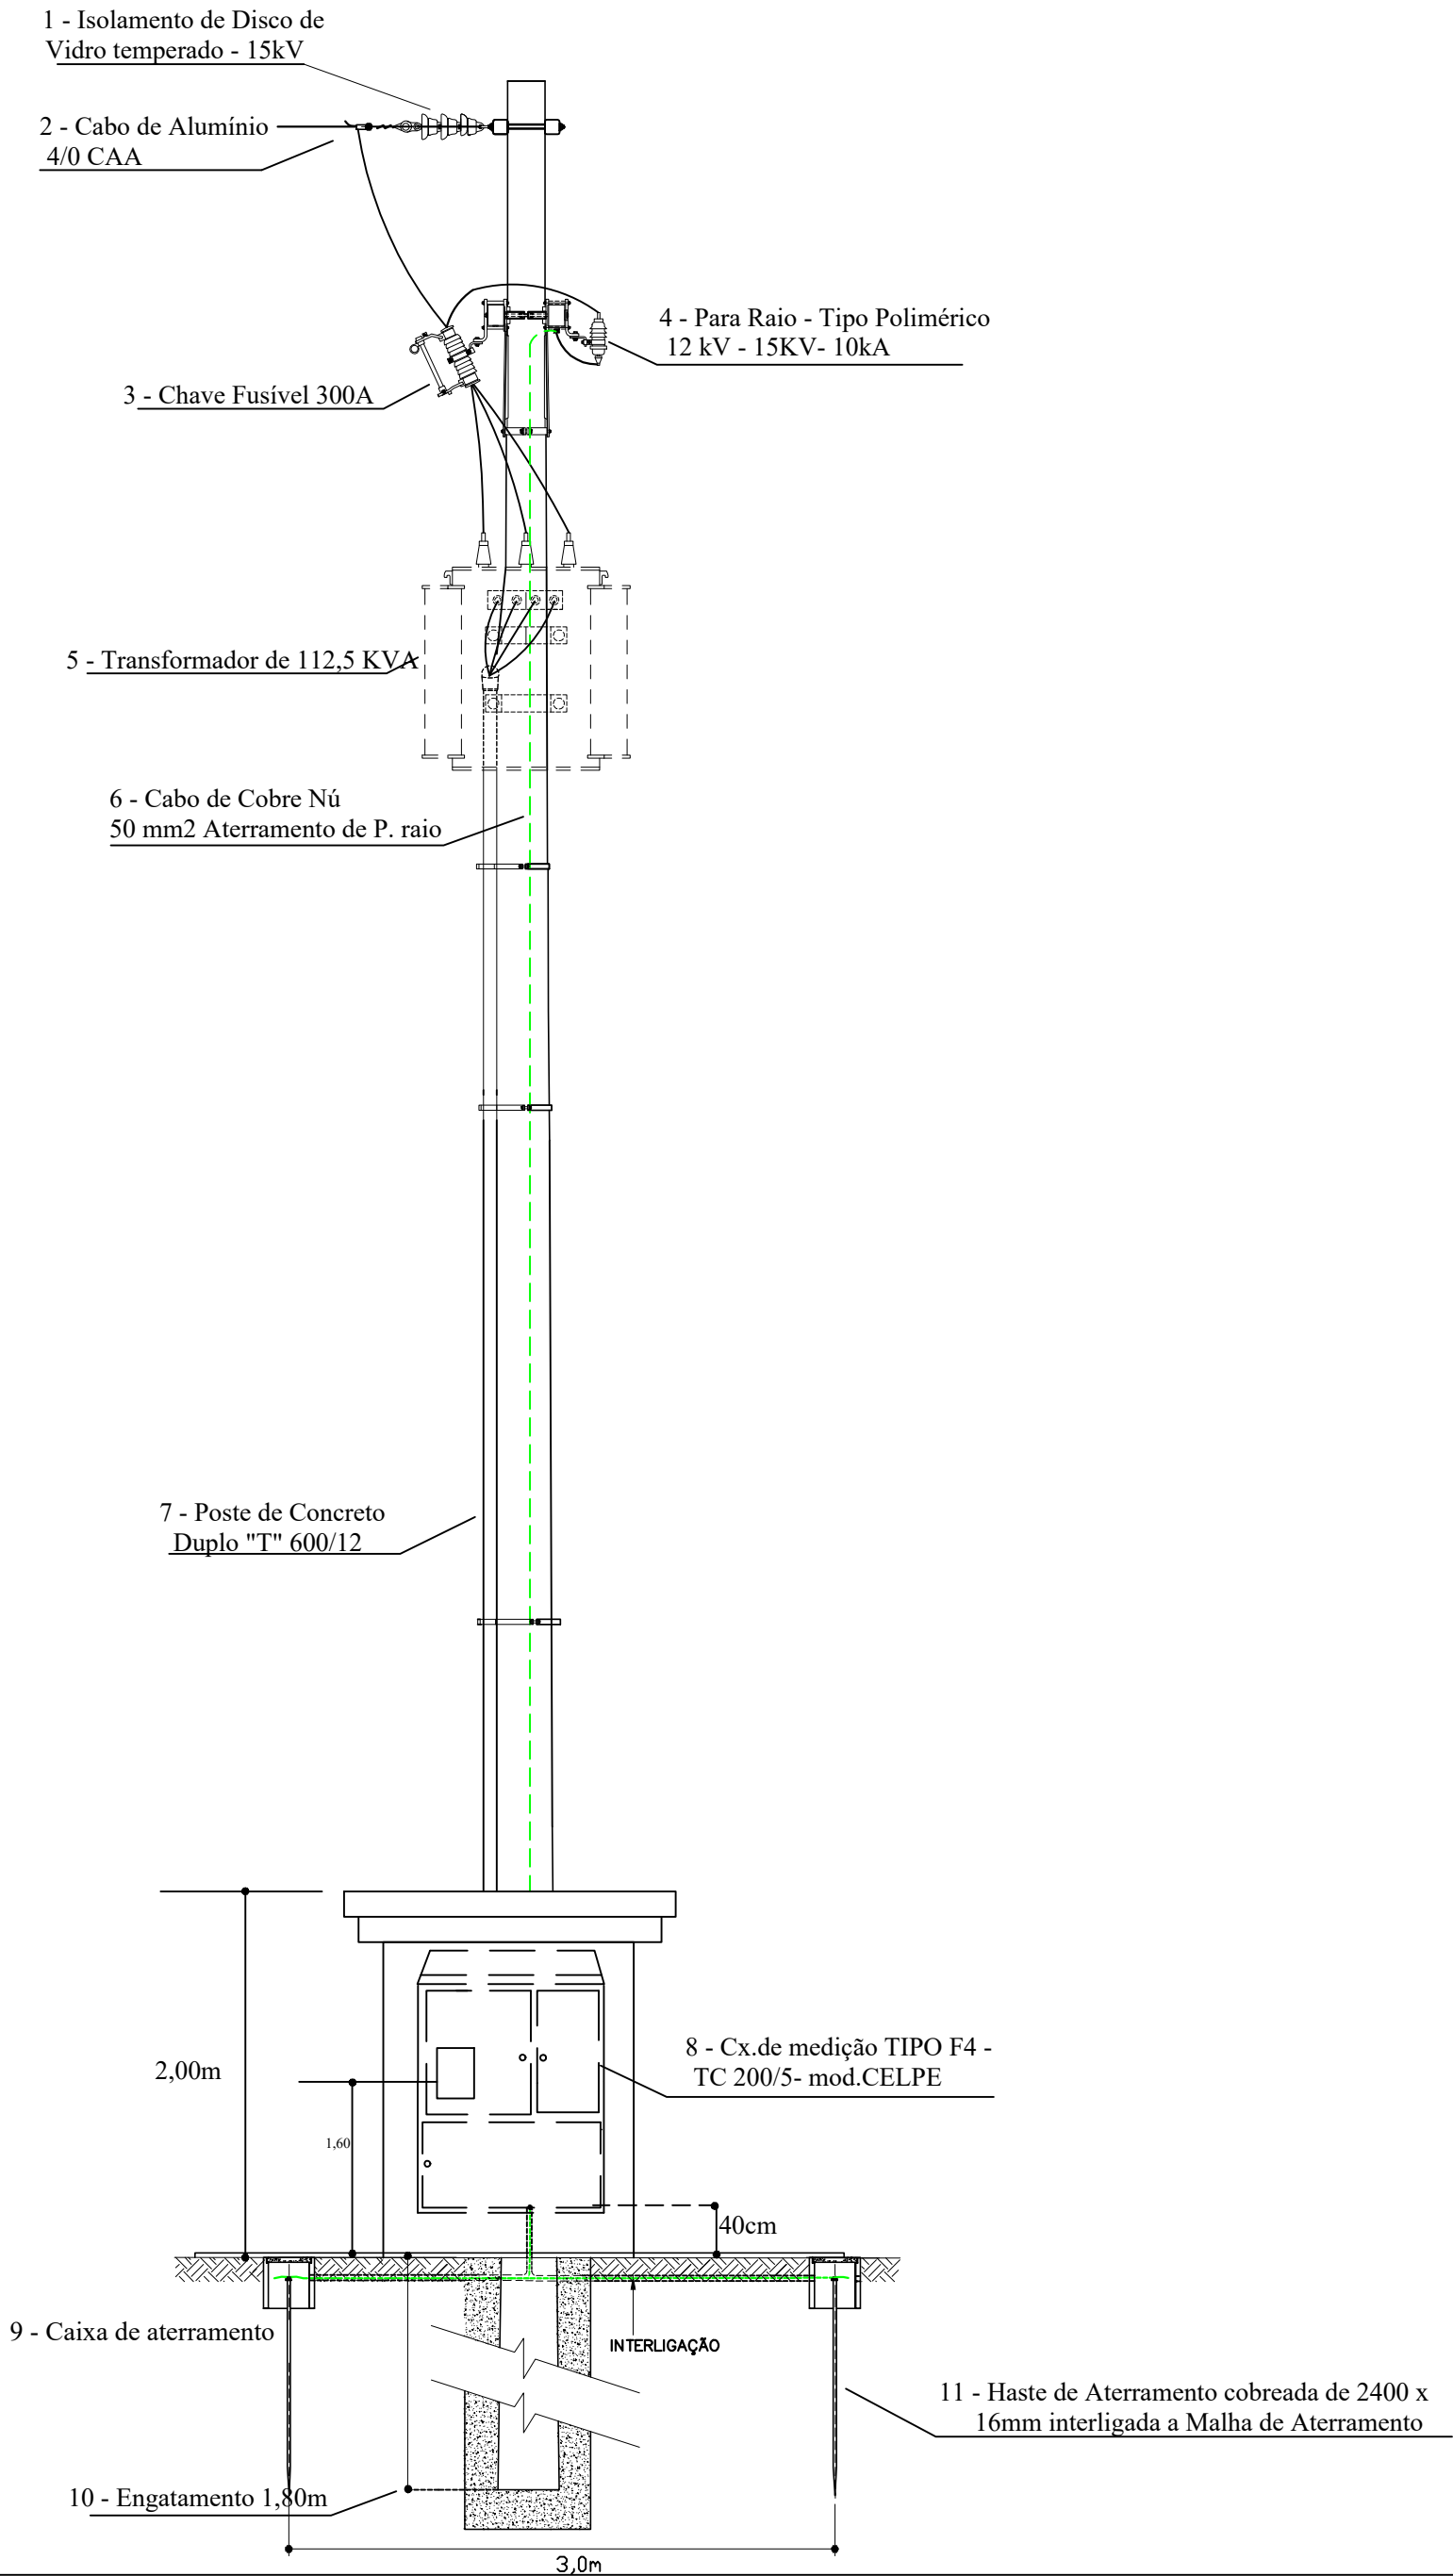

VISTA LATERAL

