


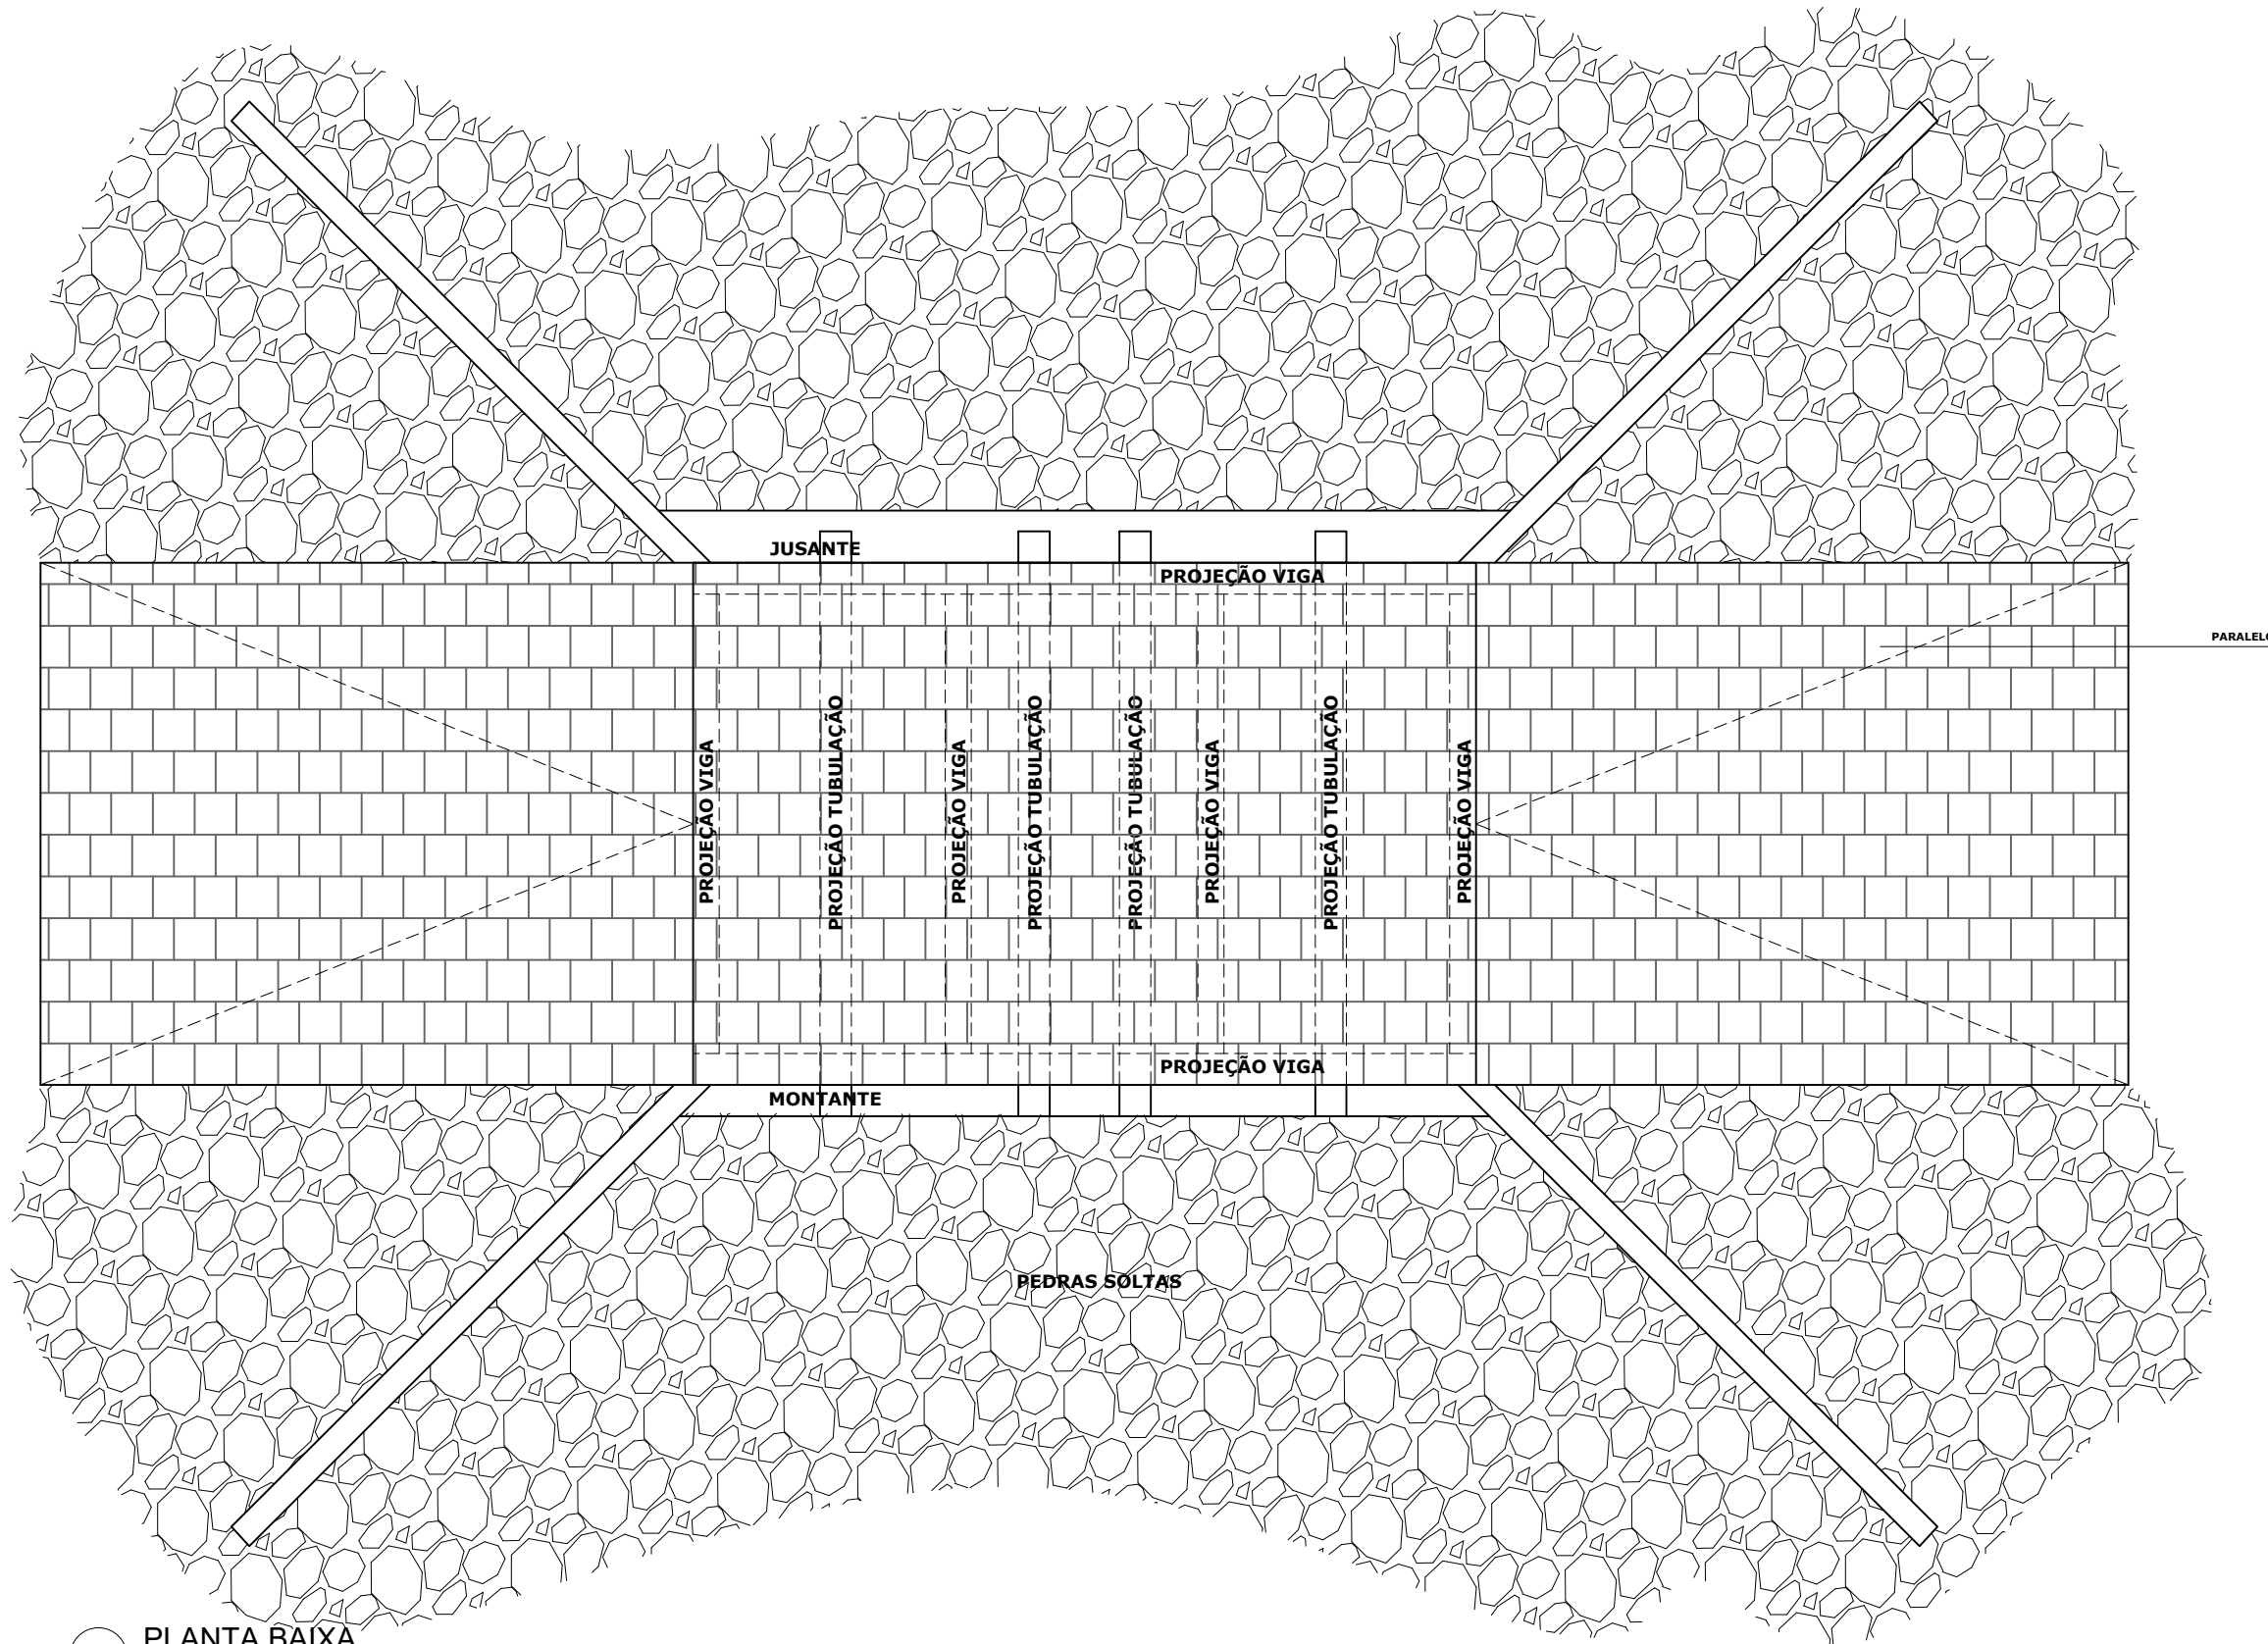

1 PLANTA BAIXA
ESCALA 1:50

CLIENTE: PREFEITURA MUNICIPAL DE SÃO JOSÉ DO BELMONTE
PROJETO: CONSTRUÇÃO DE PASSAGEM MOLHADA
JOSÉ DO BELMONTE - PE
ASSUNTO: VISTA SUPERIOR

ENGENHEIRO: DIEGO SILVA

DESENHO: JEAN CARVALHO

FOLHA: 01/03
REVISÃO: R00
DATA: FEV/2026
ESCALA: 1:75