


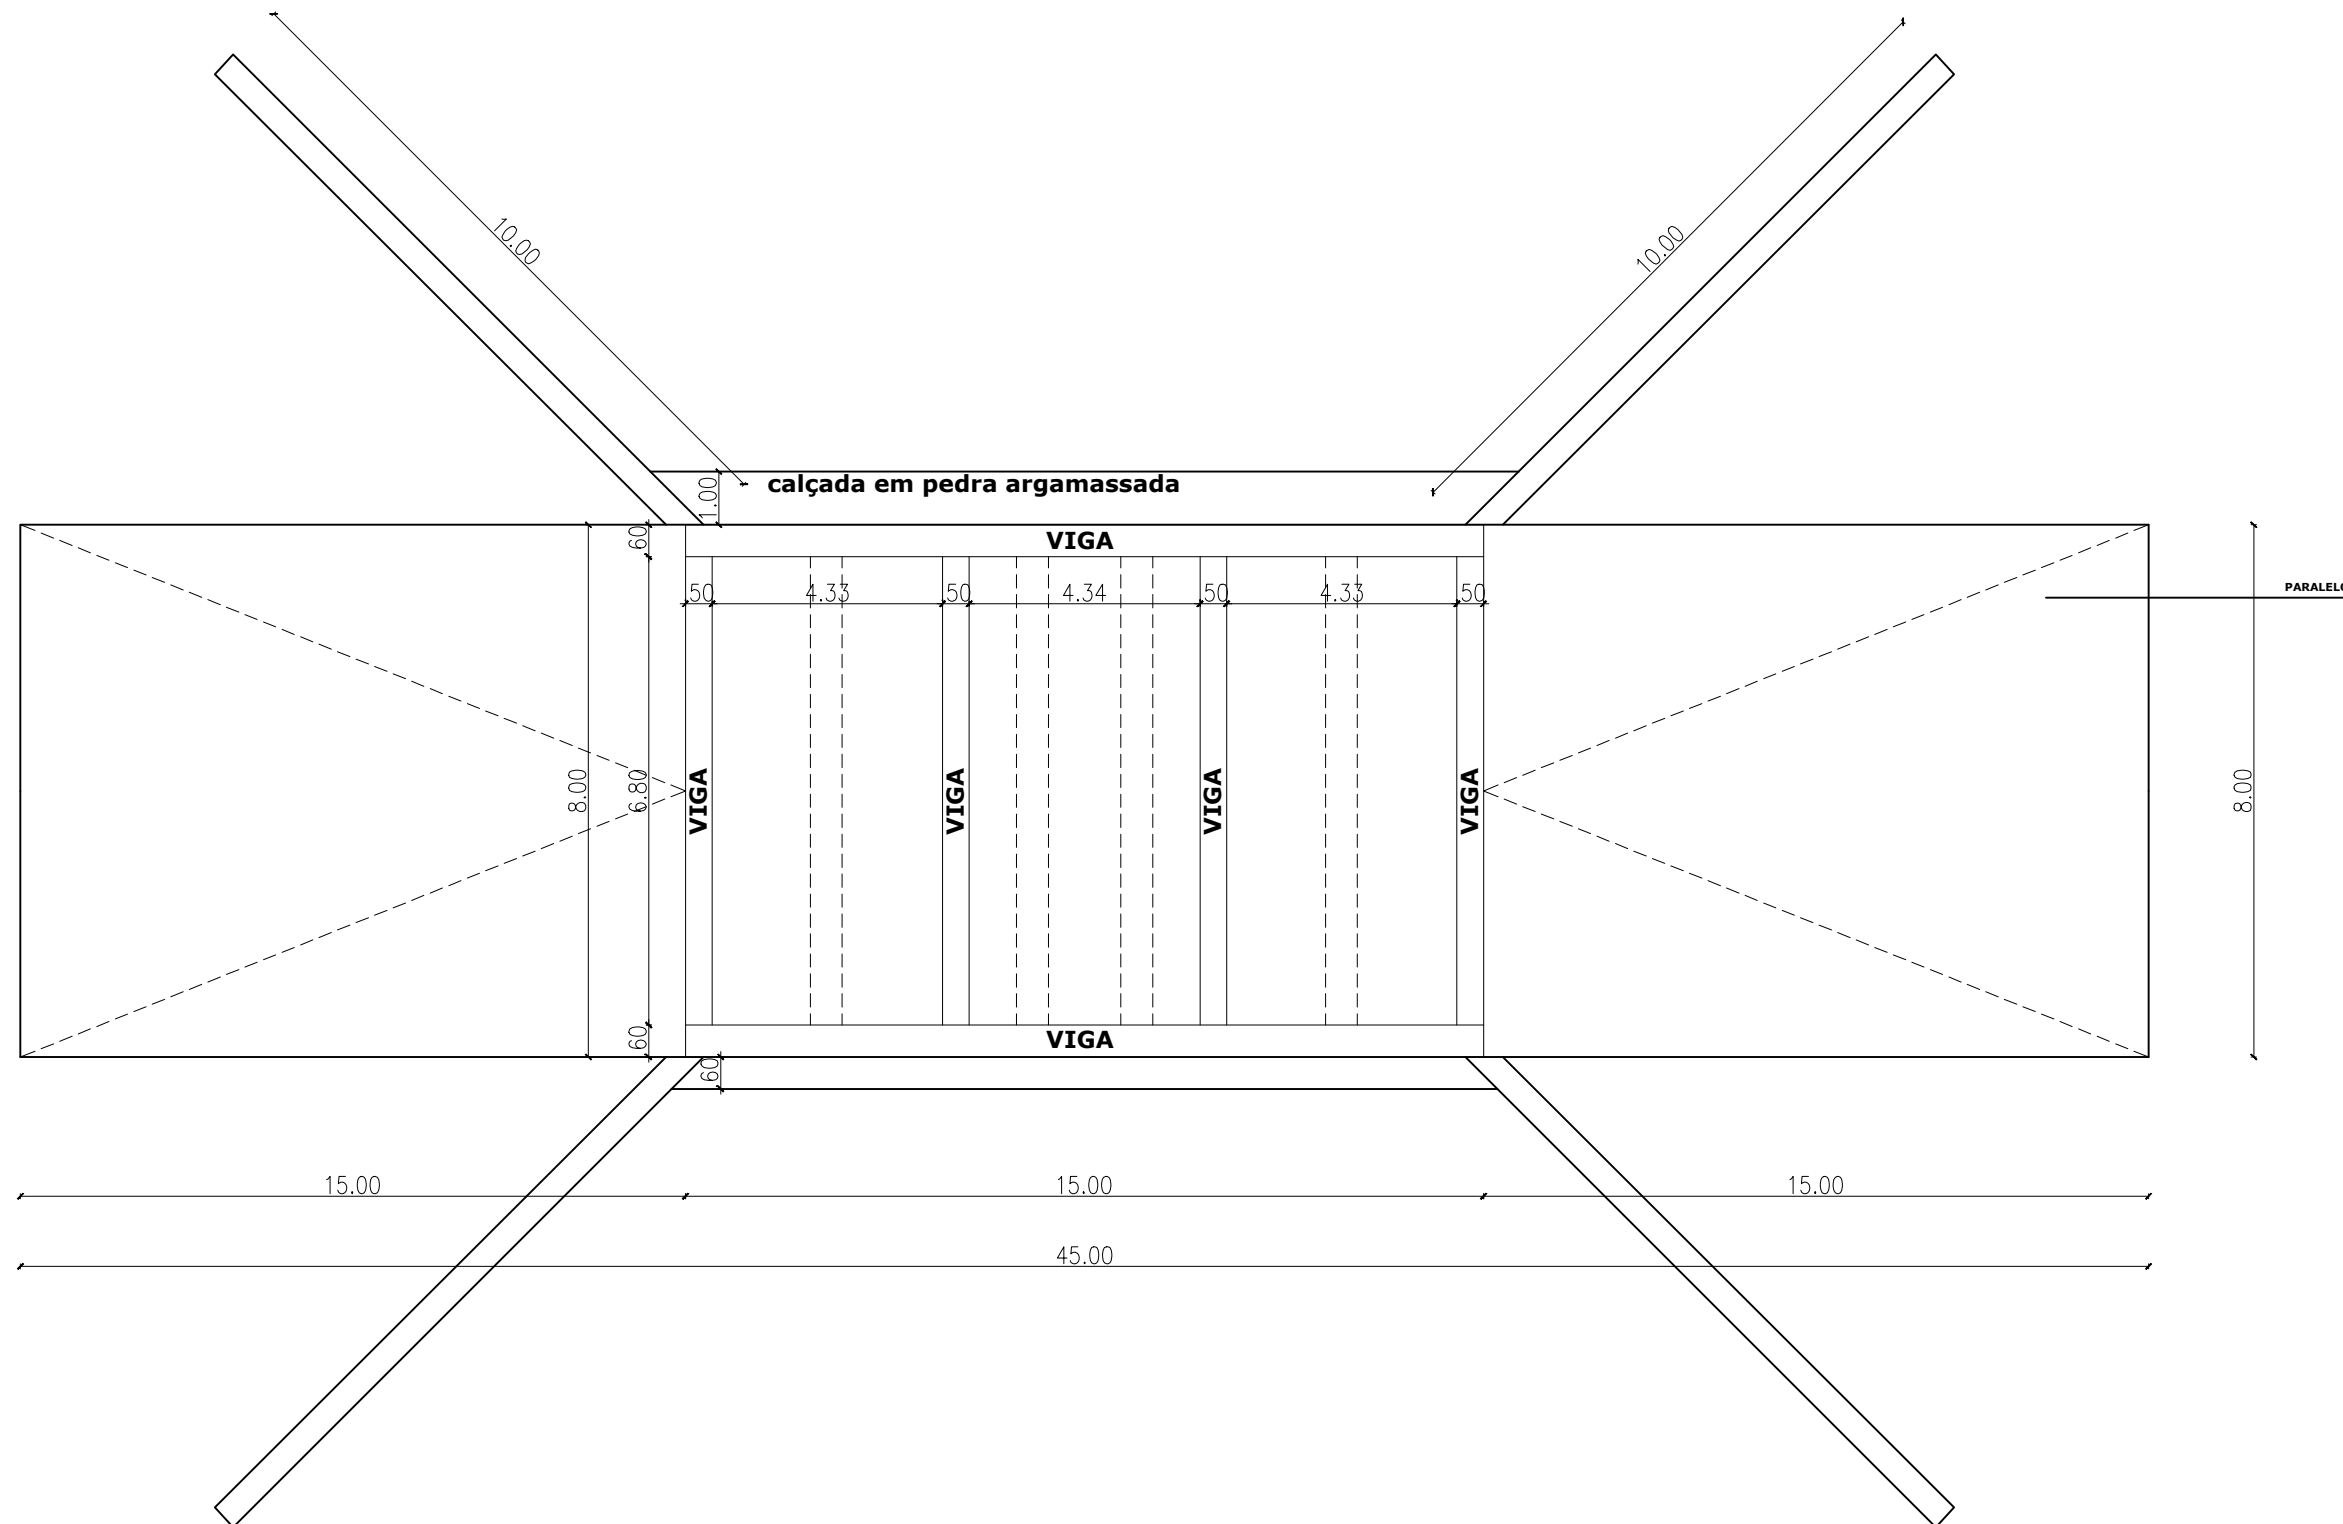

1 PLANTA BAIXA
ESCALA 1:50

CLIENTE: PREFEITURA MUNICIPAL DE SÃO JOSÉ DO BELMONTE
PROJETO: CONSTRUÇÃO DE PASSAGEM MOLHADA
SÃO JOSÉ DO BELMONTE - PE
ASSUNTO: PLANTA BAIXA

ENGENHEIRO: DIEGO SILVA
DESENHO: JEAN CARVALHO

FOLHA: 02/03
REVISÃO: R00
DATA: FEV/2026
ESCALA: 1:75