



ESQUEMA TN-S DE ATERRAMENTO/SISTEMA TRIFÁSICO SEM ESCALA

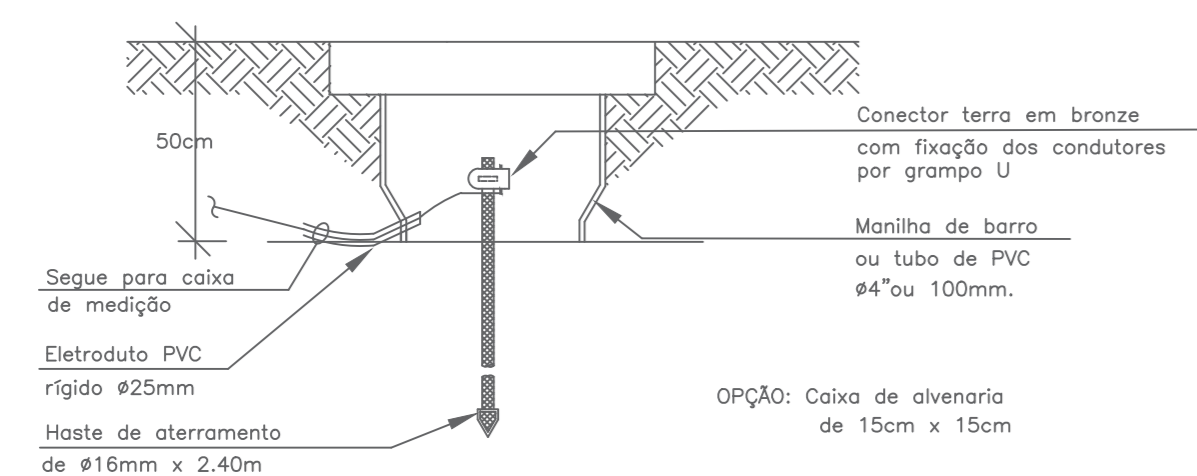


- NOTAS:
- 1- Proteger o cabo de cobre do cabo do terra dos pára-raios até 3m de altura com eletroduto de PVC rígido de Ø25mm
 - 2- Dimensões em mm, salvo indicação em contrário

DETALHE DE ATERRAMENTO SEM ESCALA

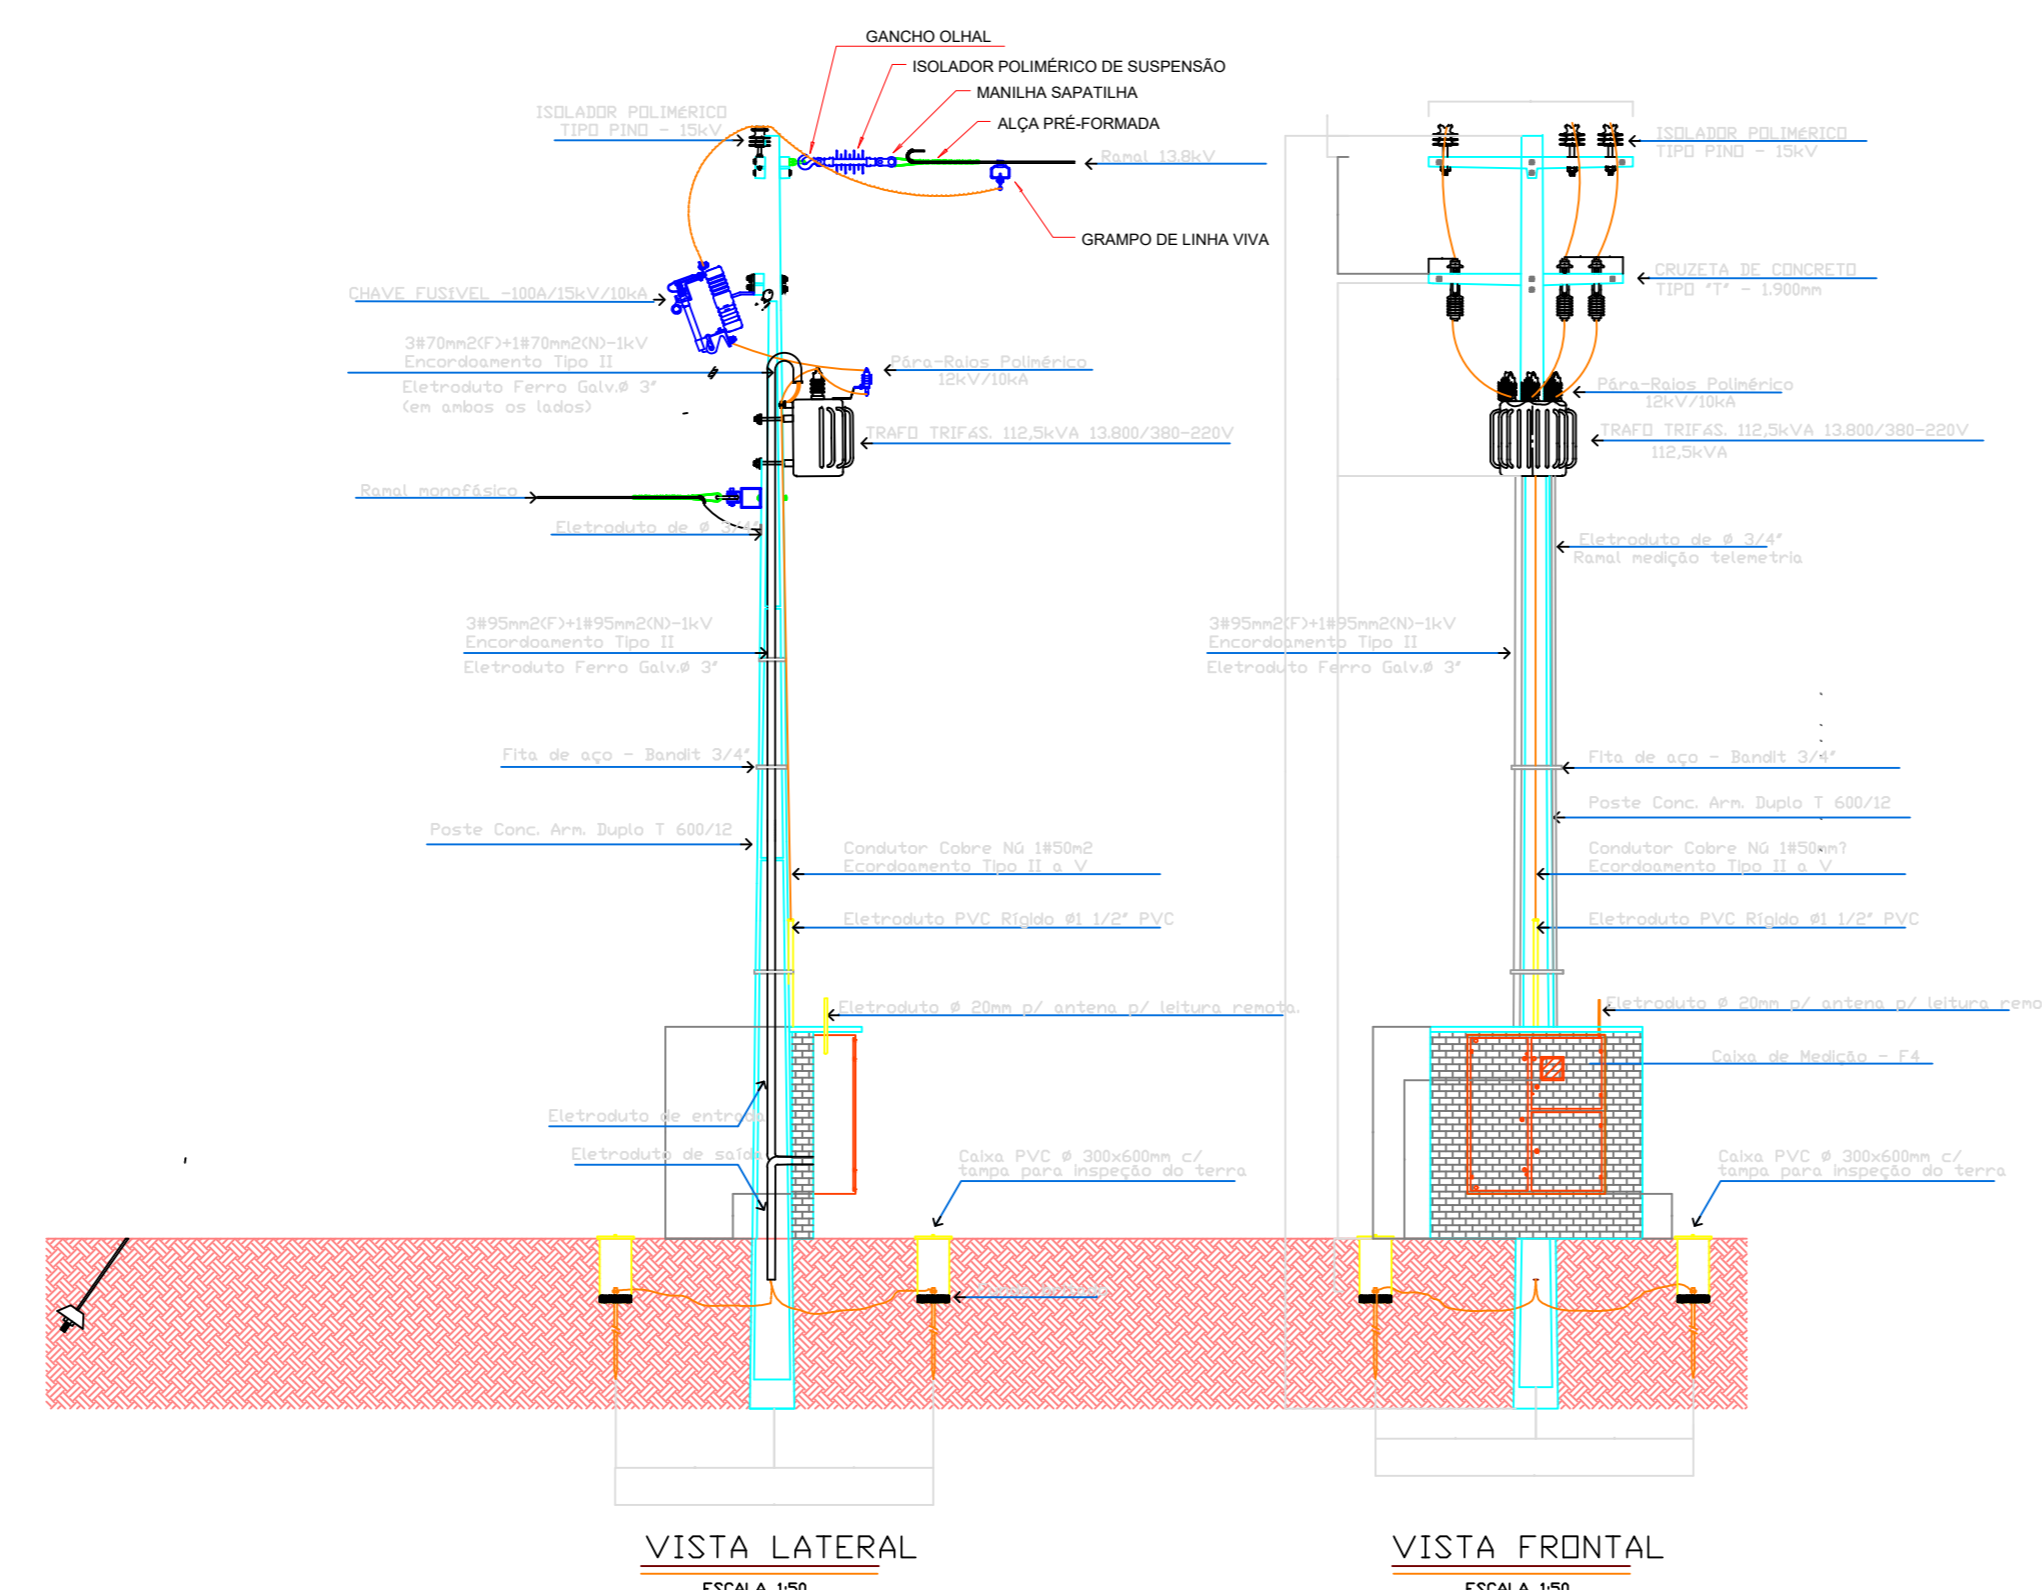

VISTA LATERAL ESCALA 1:50

VISTA FRONTAL ESCALA 1:50

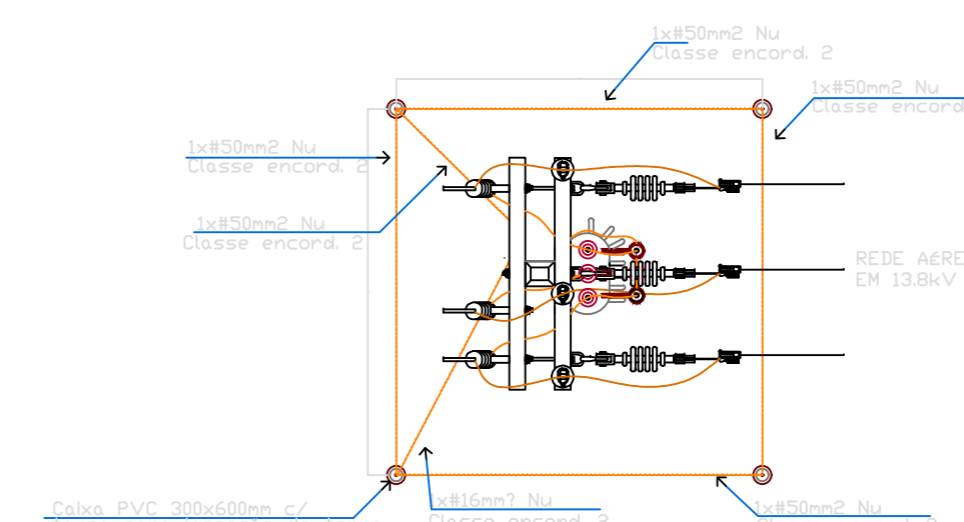

VISTA SUPERIOR ESCALA 1:50



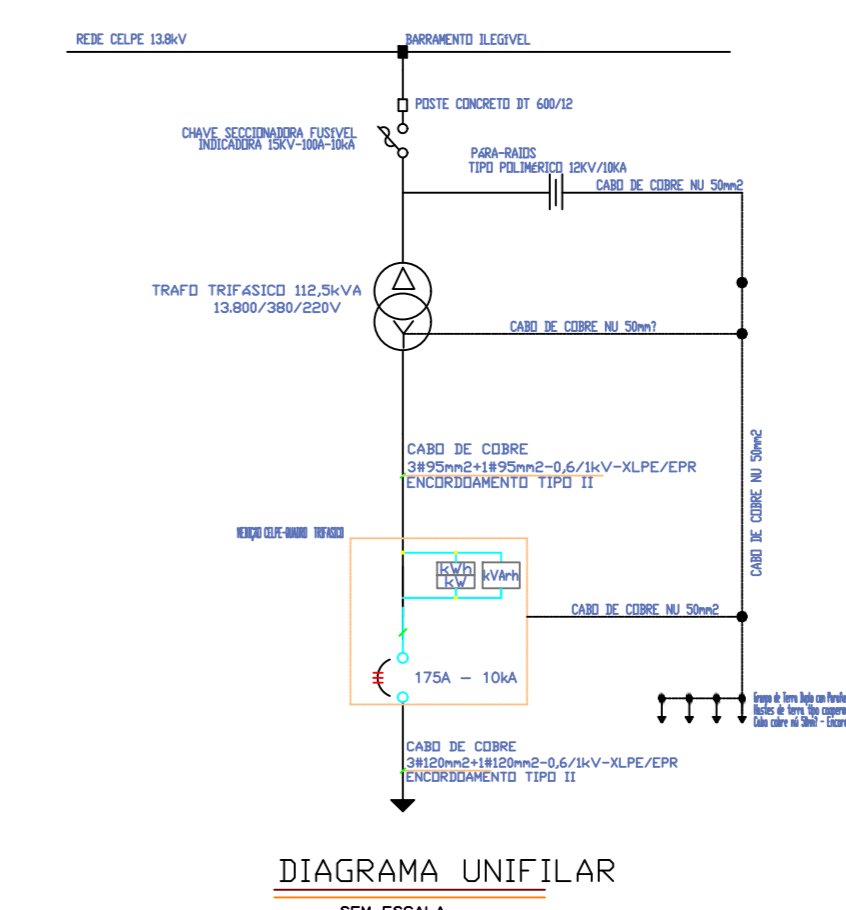



DIAGRAMA UNIFILAR SEM ESCALA

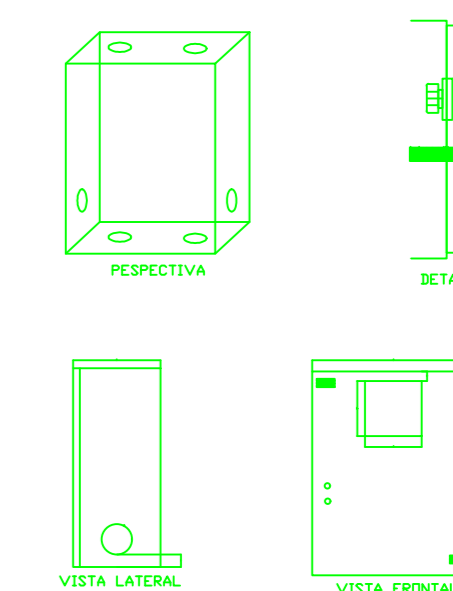


CAIXA METÁLICA PARA MEDIDOR DE ENERGIA

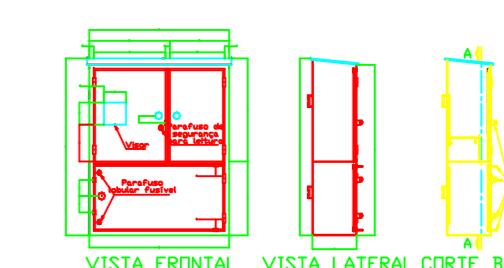

CAIXA METÁLICA F3

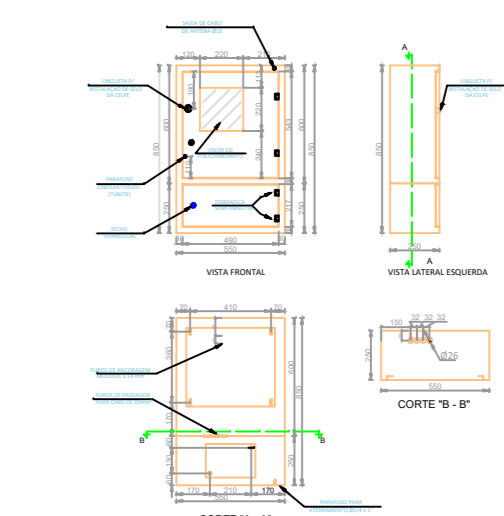

CORTE B-B

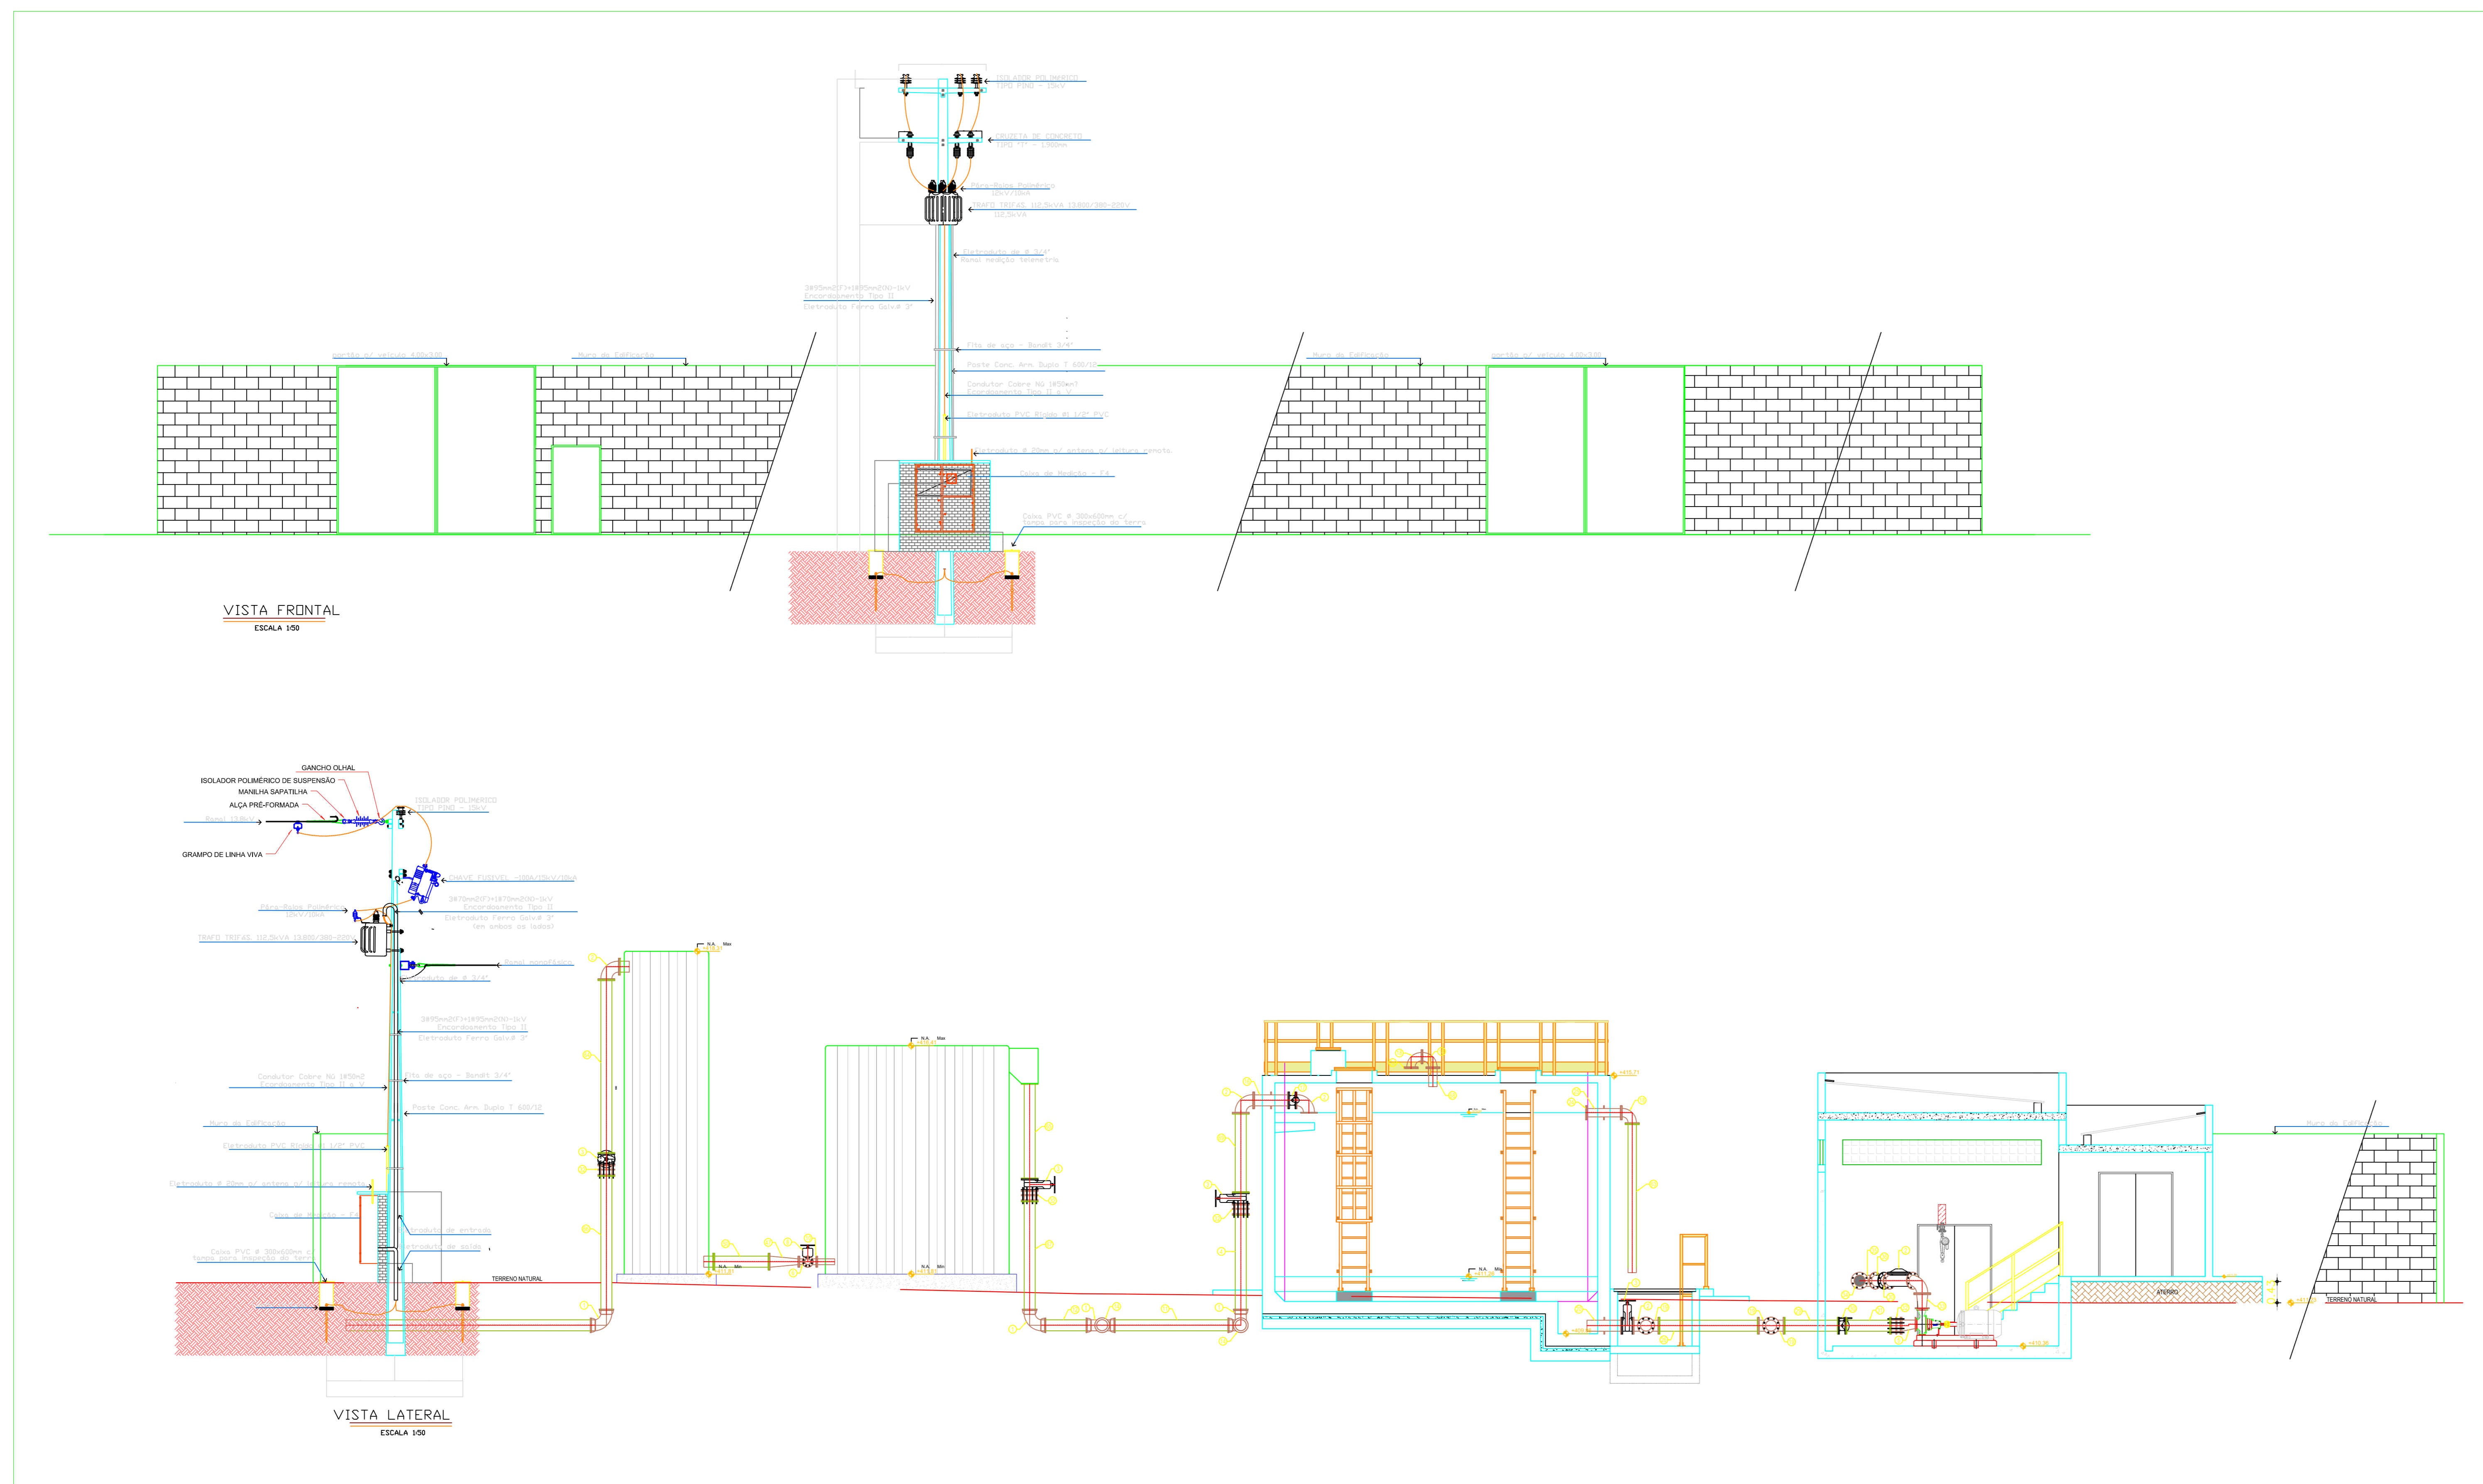

VISTA FRONTAL ESCALA 1:50

VISTA LATERAL ESCALA 1:50

goub



JOTA BARROS PROJETOS



RUA TABELÃO JOAQUIM COELHO 622, ALTOS

FONE: (85) 3034-0556

E-MAIL: contato@barrosprojetos.com.br

www.jbarrosprojetos.com.br

	PROJETO DA SE 112,5 KVA SIMPLIFICADA			
LOCAL:	COMUNIDADES KM 22 E KM 25 localizadas no perímetro irrigado Senador Nilo Coelho e Maria Tereza			
Eng. ^a Responsável:	Rochelha Freire Rocha Crea-CE nº 0604609191		ESCALA:	1/25
DESENHISTA			DATA:	
PRANCHA:	1/1	FOLHA:	1	20/03/2024

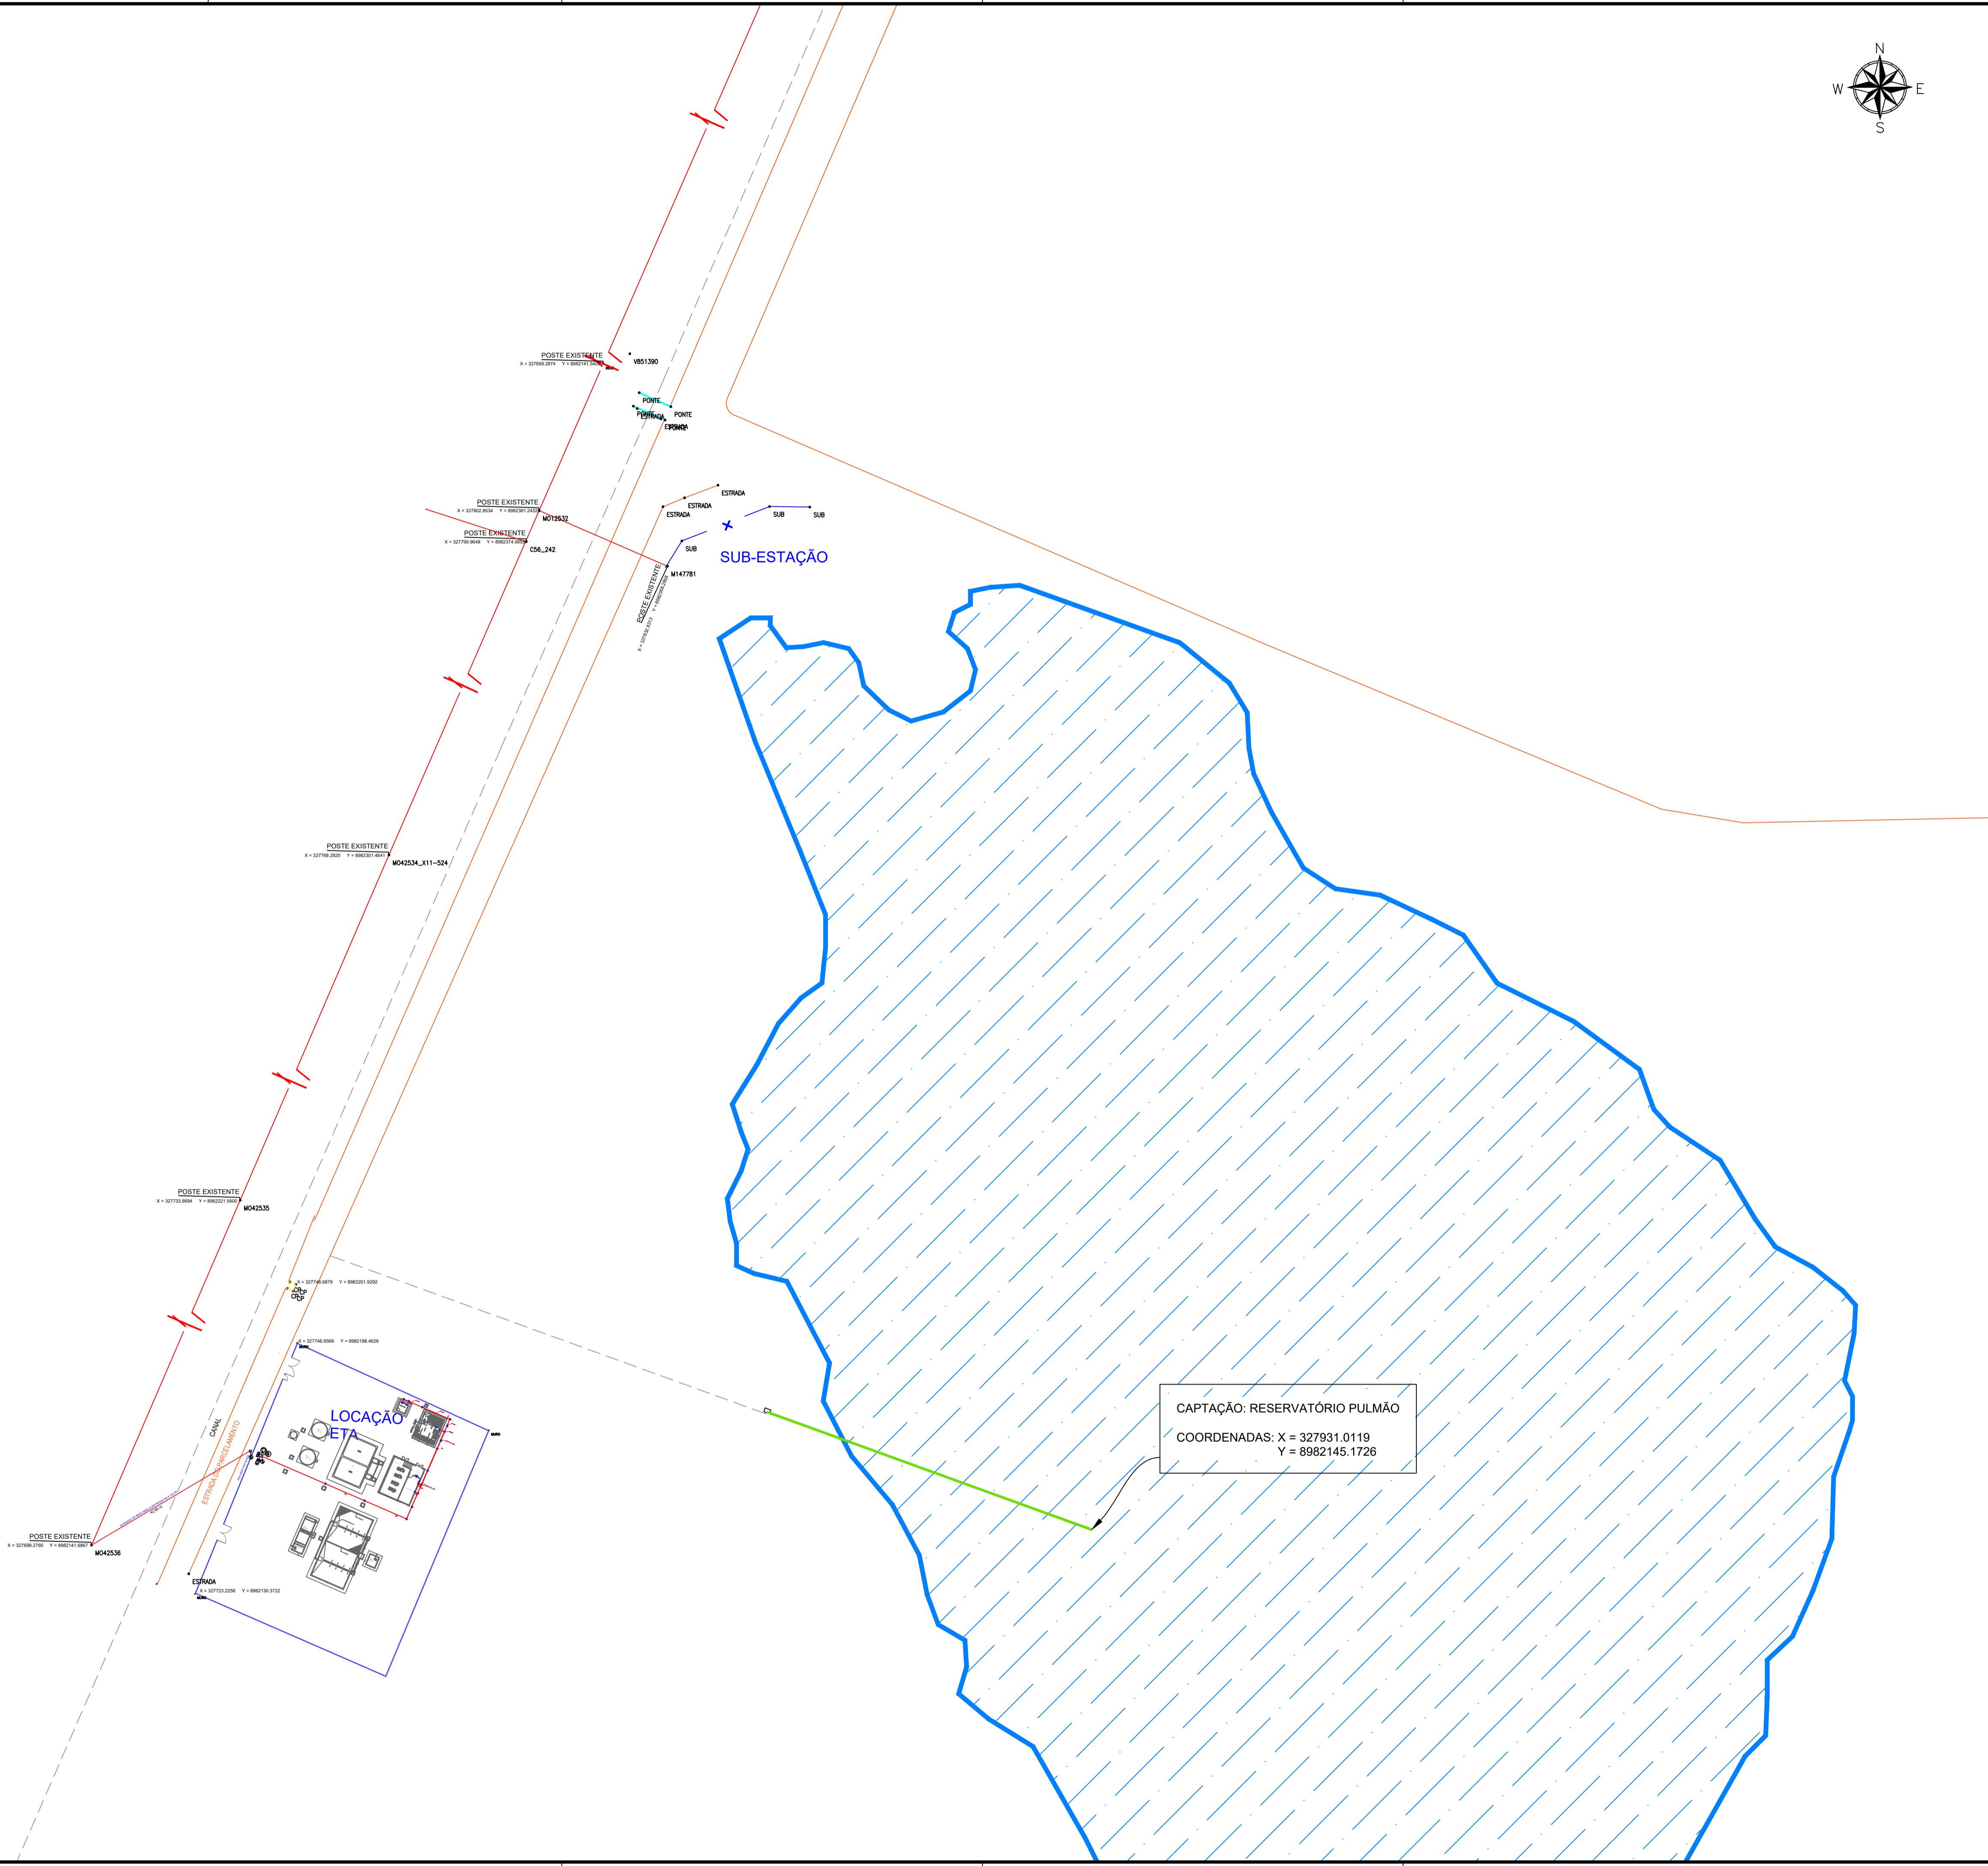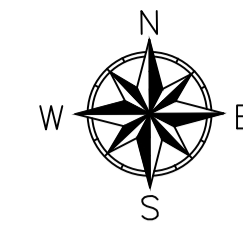

CAPTAÇÃO: RESERVATÓRIO PULMÃO
COORDENADAS: X = 327931.0119
Y = 8982145.1726

Documento assinado digitalmente
gov.br
ROCHELMA FREIRE ROCHA
Data: 04/10/2024 16:39:39 -0300
Verifique em <https://validar.jf.gov.br>

APROVAÇÃO:				
_____		_____		
PROPRIETÁRIO		FISCALIZAÇÃO		

PROJETISTA				
	PREFEITURA MUNICIPAL DE PETROLINA - PE		DESENHO: 01/02	PRANCHA Nº: 01/02
	SISTEMA DE ABASTECIMENTO DE ÁGUA			
	PROJETO ELÉTRICO SUBESTAÇÃO PLANTA BAIXA DE LOCAÇÃO E SITUAÇÃO			
LOCAL:	PETROLINA - PERNAMBUCO			
PROJETISTA:		ESCALA:		
CONTRATANTE:	PREFEITURA MUNICIPAL DE PETROLINA - PE		1/750	
DESENHISTA:	GILDERLAN SOARES		DATA:	
ARQUIVO:	ACAD-PLANTA DE SITUAÇÃO E LOCAÇÃO-MGC_R03.DWG		AGO2023	