


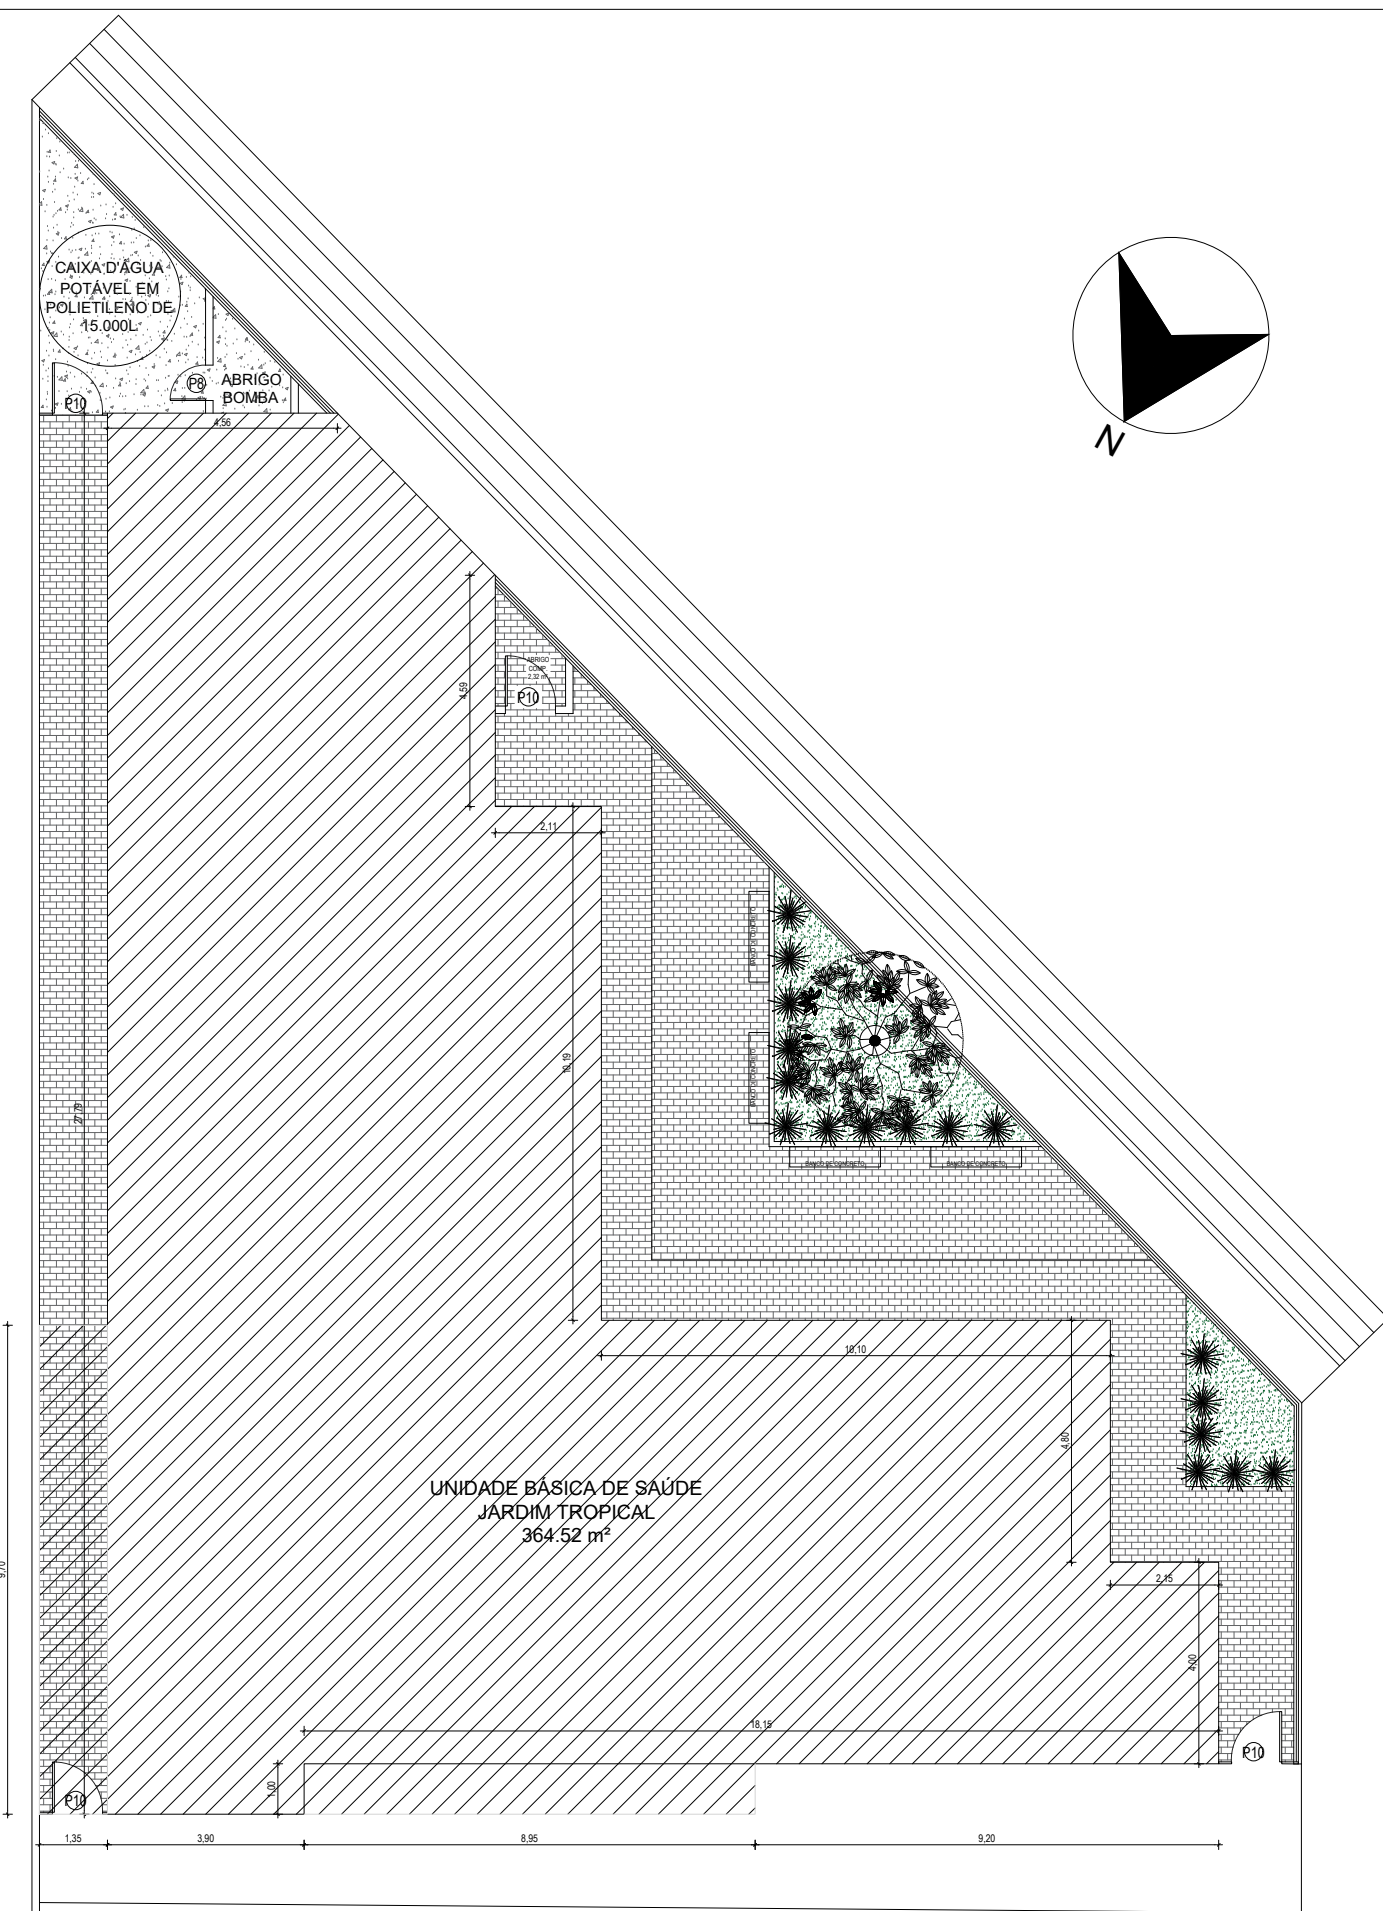

1 IMPLANTAÇÃO
Escala: 1:150


ÁREA DO TERRENO	575.98 m ²
PERÍMETRO DO TERRENO	106.91 m
ÁREA CONSTRUÍDA	364.52 m ²



SEMUS - Secretaria Municipal de Saúde	Data: 08/2025	Revisão: 00	Escala: Indicada
Projeto de Reforma e Ampliação: Ubs Jardim Tropical	Responsável pelo projeto: Anick Martins de Andrade		Nº da Prancha: 01/07
Conteúdo: Implantação e Situação	CAURJ A242127-5		




2 SITUAÇÃO
Escala: 1:250

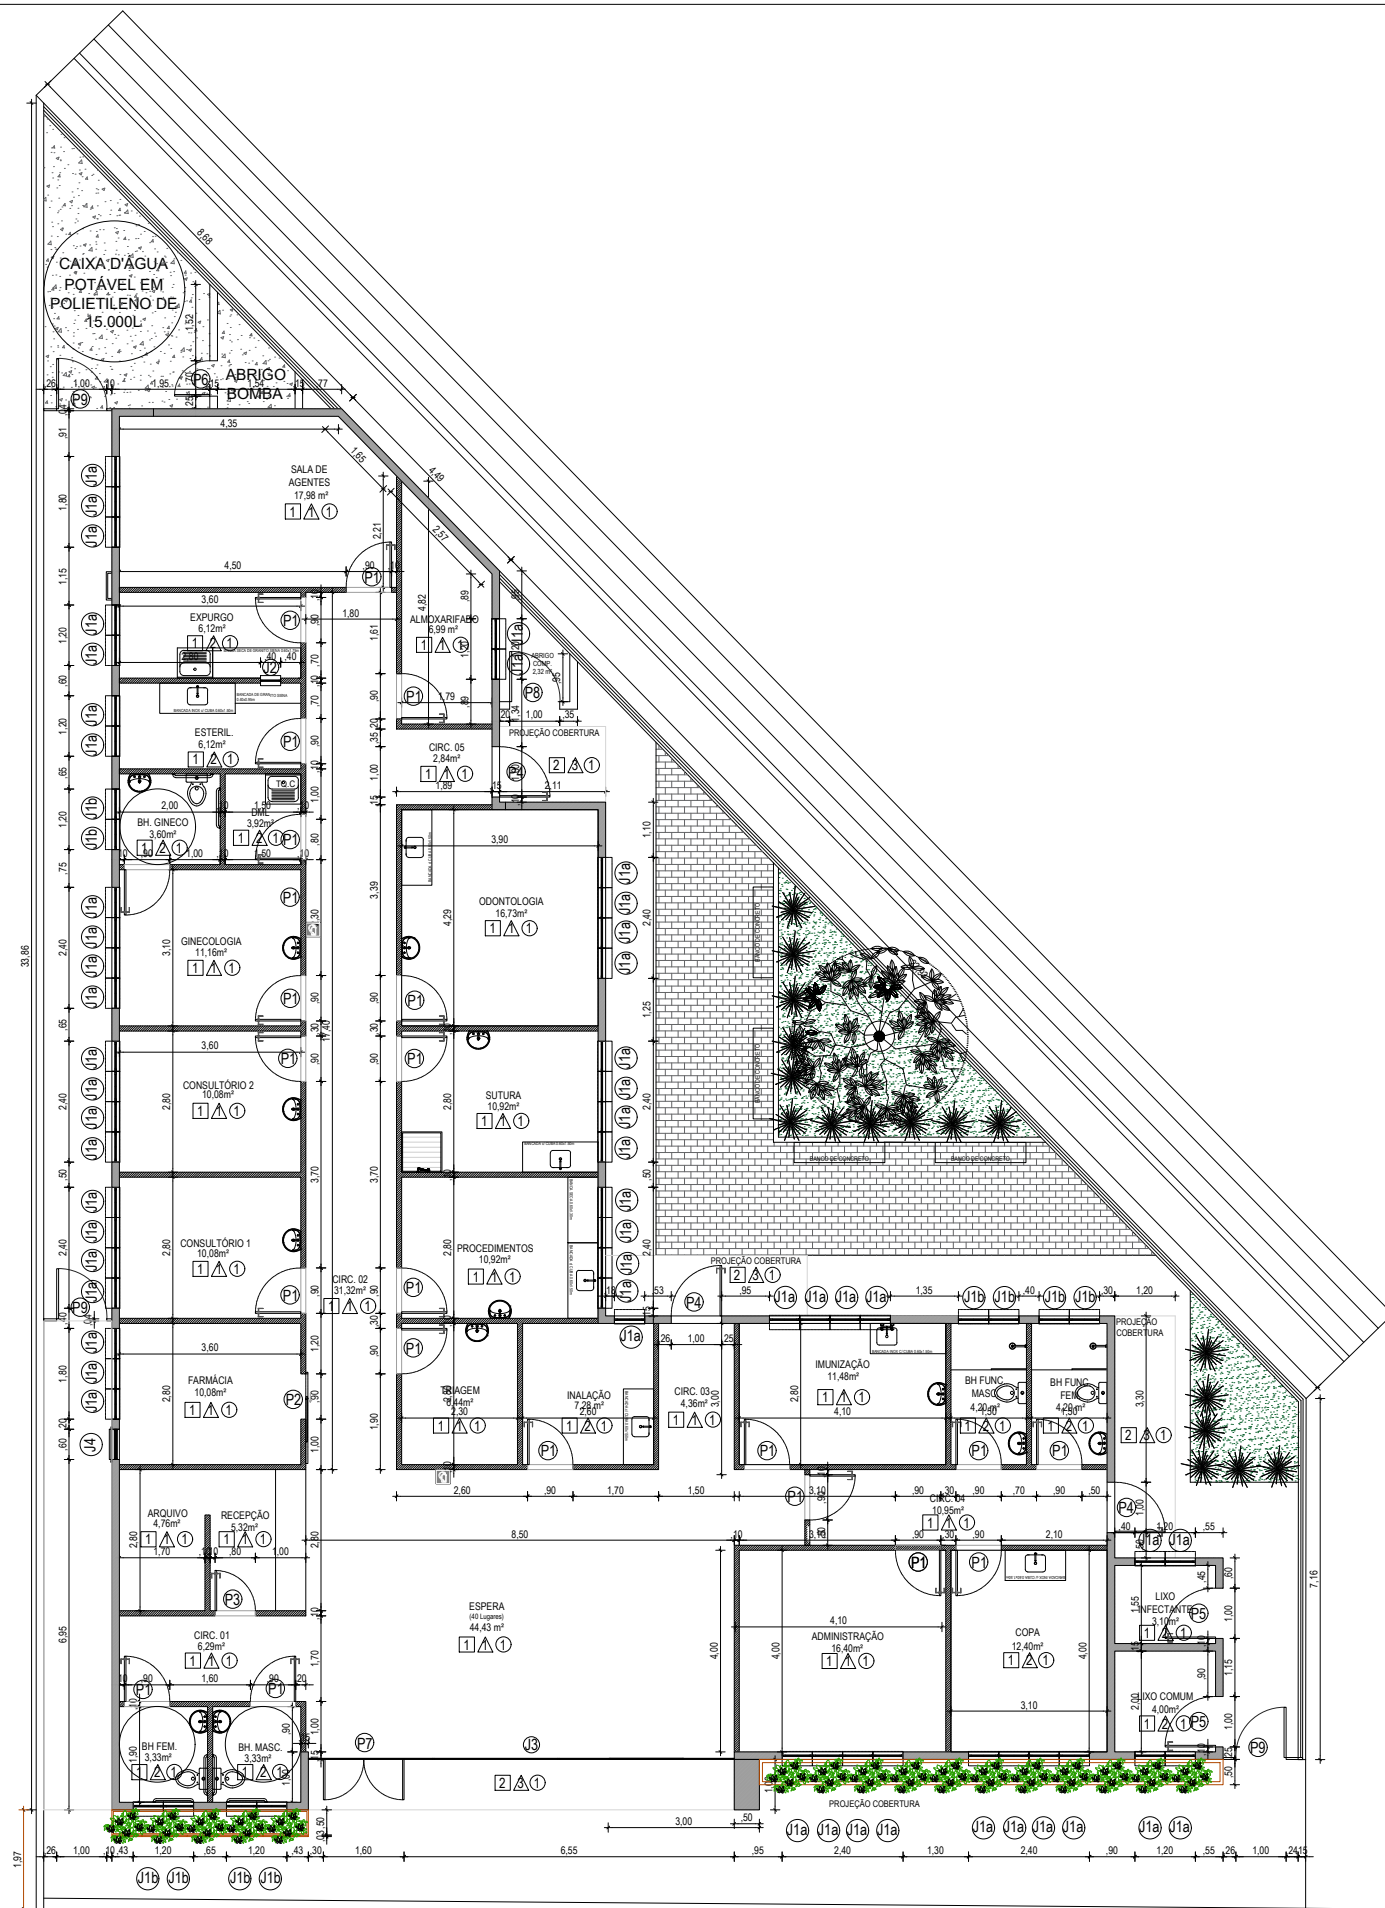

1 PLANTA BAIXA
Escala: 1:150

QUADRO DE ESQUADRIAS				
LEG.	TIPO	VÃO (LxA)	PEITORIL	ESPECIFICAÇÕES
P1	Porta com uma folha de abrir	0,90x2,10	-	Madeira de lei revestida com fórmica lisa na cor branca.
P2	Porta com uma folha de correr	0,90x2,10	-	Madeira de lei revestida com fórmica lisa na cor branca.
P3	Porta com uma folha de correr	0,80x2,10	-	Madeira de lei revestida com fórmica lisa na cor branca.
P4	Porta com uma folha de abrir	1,00x2,10	-	Alumínio anodizado, com pintura eletrostática na cor branca.
P5	Porta com uma folha de abrir	1,00x2,10	-	Alumínio anodizado, com pintura eletrostática na cor branca, veneziana.
P6	Porta com uma folha de abrir	0,70x0,80	-	Chapa de ferro, com pintura eletrostática na cor branca.
P7	Porta com duas folhas de abrir	1,60x2,10	-	Porta de blindex com vidro incolor de 10mm de espessura.
P8	Porta com uma folha de abrir	1,00x1,10	-	Porta de gradil na cor branca. Nylofor
P9	Porta com uma folha de abrir	1,00x2,10	-	Porta de gradil na cor branca. Nylofor
J1a	Janela do tipo maxim-ar	0,60x0,60	1,80	Esquadria de alumínio anodizado com pintura eletrostática na cor branca. Vidro pontilhado de 4mm.
J1b	Janela do tipo maxim-ar	0,60x0,60	1,80	Esquadria de alumínio anodizado com pintura eletrostática na cor branca. Vidro pontilhado de 4mm.
J2	Visor fixo com passador	0,40x0,60	1,00	Visor de 0,40x0,40 com caixilho fixo de alumínio anodizado com pintura eletrostática na cor branca e vidro liso de 4mm. Vazio livre de 0,40x0,20. Passador em mármore branco.
J3	Paixel fixo	6,50x4,80	0,00	Conjunto de blindex com vidro incolor de 10mm de espessura.
J4	Janela de Guilhotina com grade frontal	0,60x0,60	1,10	Esquadria de alumínio anodizado com pintura eletrostática na cor branca. Vidro pontilhado de 4mm.

QUADRO DE ESPECIFICAÇÕES DE REVESTIMENTOS		
LEG.	DESCRIÇÃO	DIMENSÕES
PISO	1 Porcelanato retificado Arch Grey Satin Acetinado, 90x90cm, Biancoegres ou similar. Rejunte acrílico na cor Cinza Outono, Quatzolit. Rodapé liso de poliestireno na cor Branco, 10cm, Santa Luzia ou similar.	0,90x0,90
	2 Piso de concreto armado.	
PAREDE	1 Pintura com tinta acrílica acetinada de uso hospitalar, na cor Branca, Suviniil ou similar.	-
	2 Revestimento Esmaltado 33x61cm Branco Polar Cetim Incesa. Rejunte acrílico na cor Cinza Platina, Quatzolit.	0,33x0,61
	3 Revestimento em azulejo cerâmico 10x10cm e rejunte epóxi (h=1,00m). Pintura com tinta plástica à base de acrílico, semi-brilhante, na cor branca.	
TETO	1 Forro estruturado de gesso acartonado, com pintura em tinta epóxi à base d'água semibrilhante, na cor branca (Altura: 3,20).	-
	2 Laje com pintura em tinta acrílica fosca na cor branca (Altura: 3,65)	-

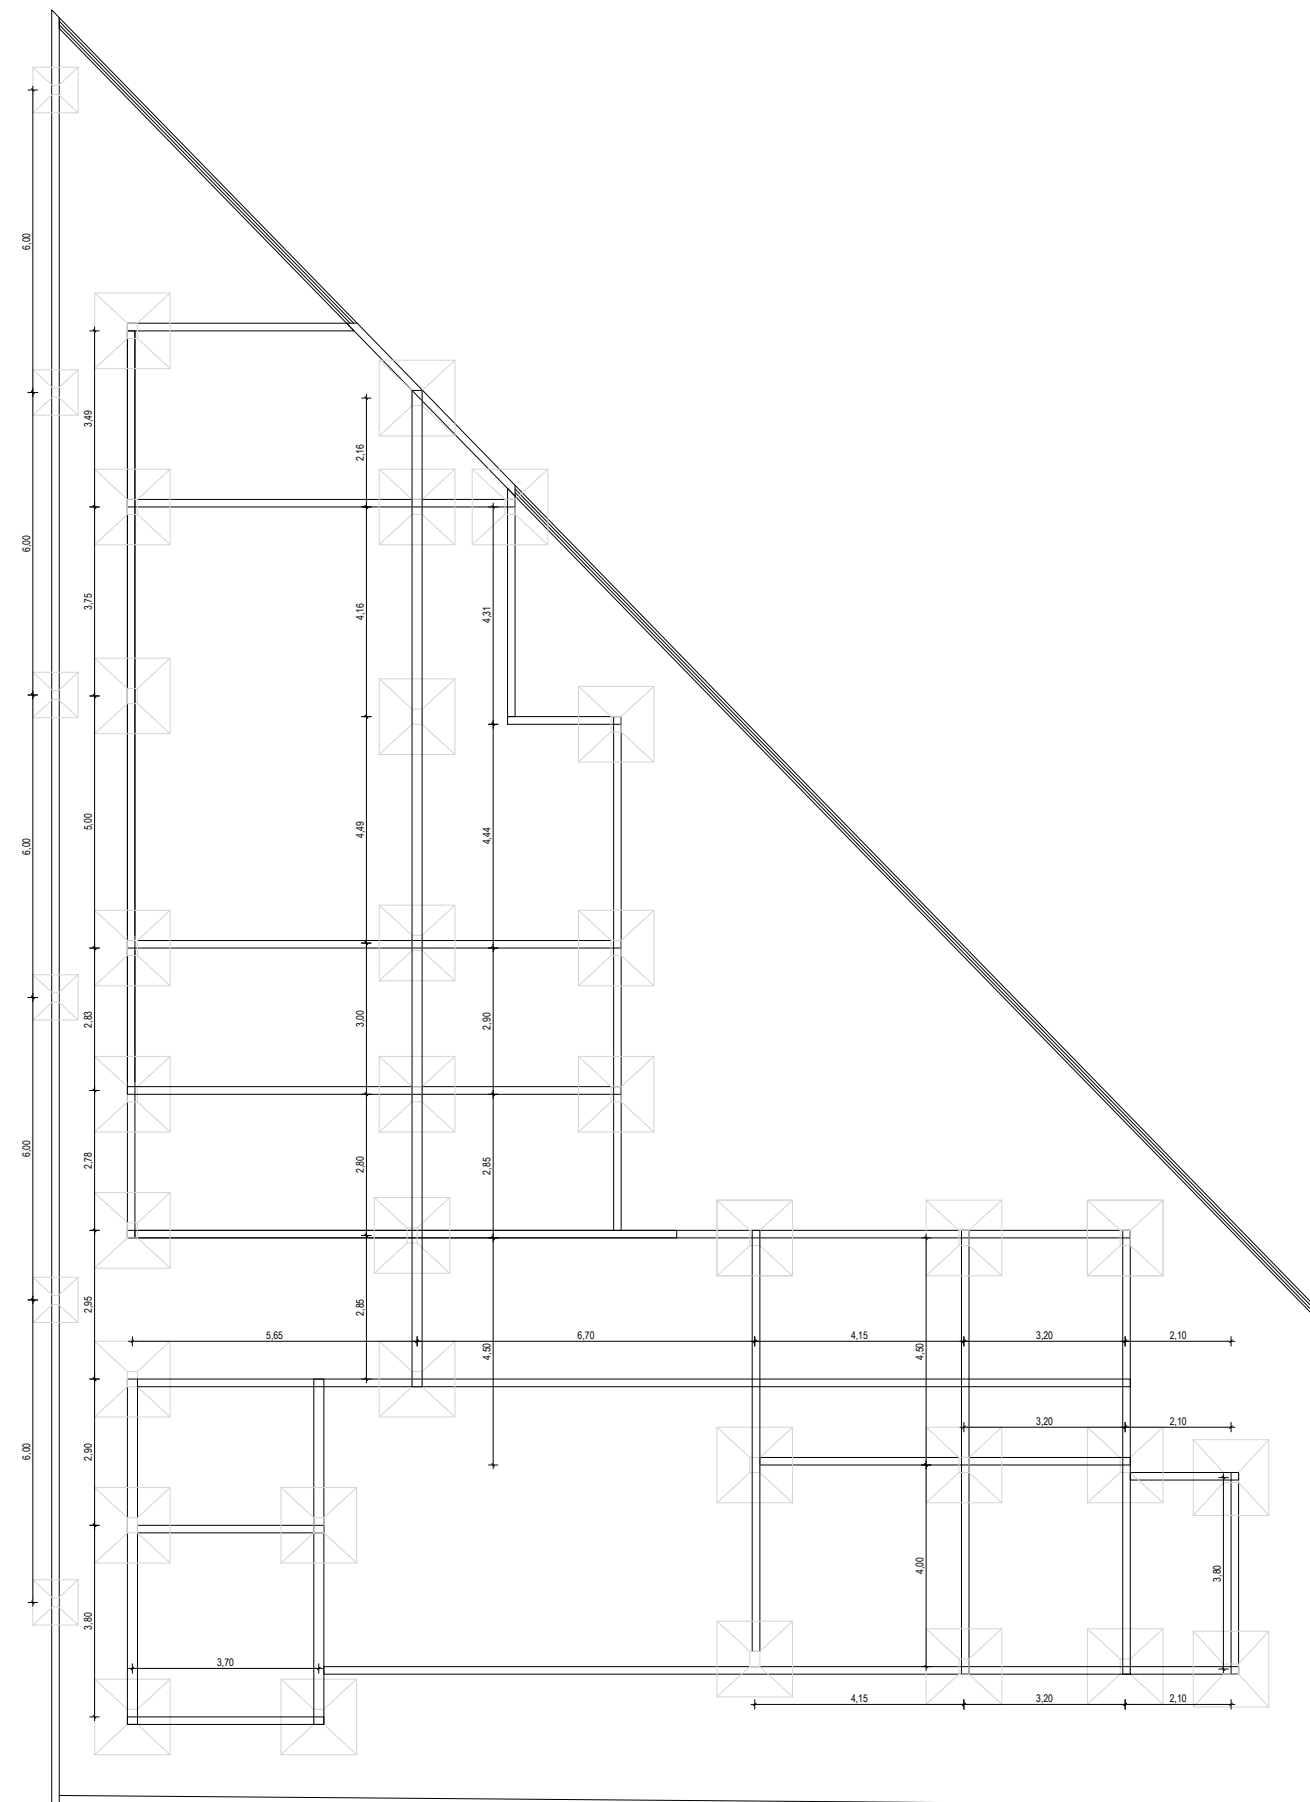

2 ESTIMATIVA DAS SAPATAS
Escala: 1:150



SEMUS - Secretaria Municipal de Saúde

Projeto de Reforma e Ampliação:

Ubs Jardim Tropical

Conteúdo:

Layout e Estimativa das Sapatas

Data:

08/2025

Revisão:

00

Escala:

1:150

Responsável pelo projeto:

Anick Martins de Andrade
CAURJ A242127-5

Nº da Prancha:

03/07




Pontos de hidráulica	
	Ponto de água (h=0,65m)
	Ponto de esgoto (h=0,55m)
	Ponto de esgoto de piso
	Ar comprimido de piso
	Água de piso
	Esgoto de piso

1 PONTOS DE HIDRÁULICA
Escala: 1:150




LEG. DESCRIÇÃO		LEG. DESCRIÇÃO	
	Tomada baixa, 127v, 10A (h=0,30)		Tomada RJ11 baixa, para telefonia (h=0,30)
	Tomada baixa dupla, 127v, 10A (h=0,30)		Tomada RJ11 média, para telefonia (h=1,20)
	Tomada média, 127v, 10A (h=1,20)		Tomada RJ45 baixa, para lógica (h=0,30)
	Tomada média dupla, 127v, 10A (h=1,20)		Quadro de luz embutido na alvenaria
	Tomada média, 220v (h=1,20)		Tomada coaxial alta, para antena de TV (h=2,20)
	Tomada média, 220v (h=1,20)		Tomada 127v, 10A, embutida no piso
	Tomada alta, 127v, 10A (h=2,20)		Tomada RJ11, para telefonia, embutida no piso
	Tomada alta, 220v (h=2,20)		Tomada RJ45, para lógica, embutida no piso
	Luminária Plafon Led de embutir, 18w, quadrada.		Interruptor simples de 01 seção
	Luminária Plafon de sobrepor em acrílico, para 2 lâmpadas de 15w		Interruptor simples de 02 seções
	Spot led de embutir, 3w, foco direcionável.		Interruptor simples de 03 seções
	Arandela quadrada com dois focos de luz indireta, 4w, h= 0,50 m		Interruptor three-way ou paralelo
	Iluminação de emergência autônoma, de embutir na parede, 100 lúmens, espelho de 4x2 cm		Interruptor four-way ou intermediário
	Ar condicionado split		Micro-exaustor (ventokit) com vazão mínima de 10m³
	Cortina de ar		Extintor de incêndio tipo ABC
			Ponto de água
			Ponto de esgoto


2 PONTOS DE TOMADA
Escala: 1:150

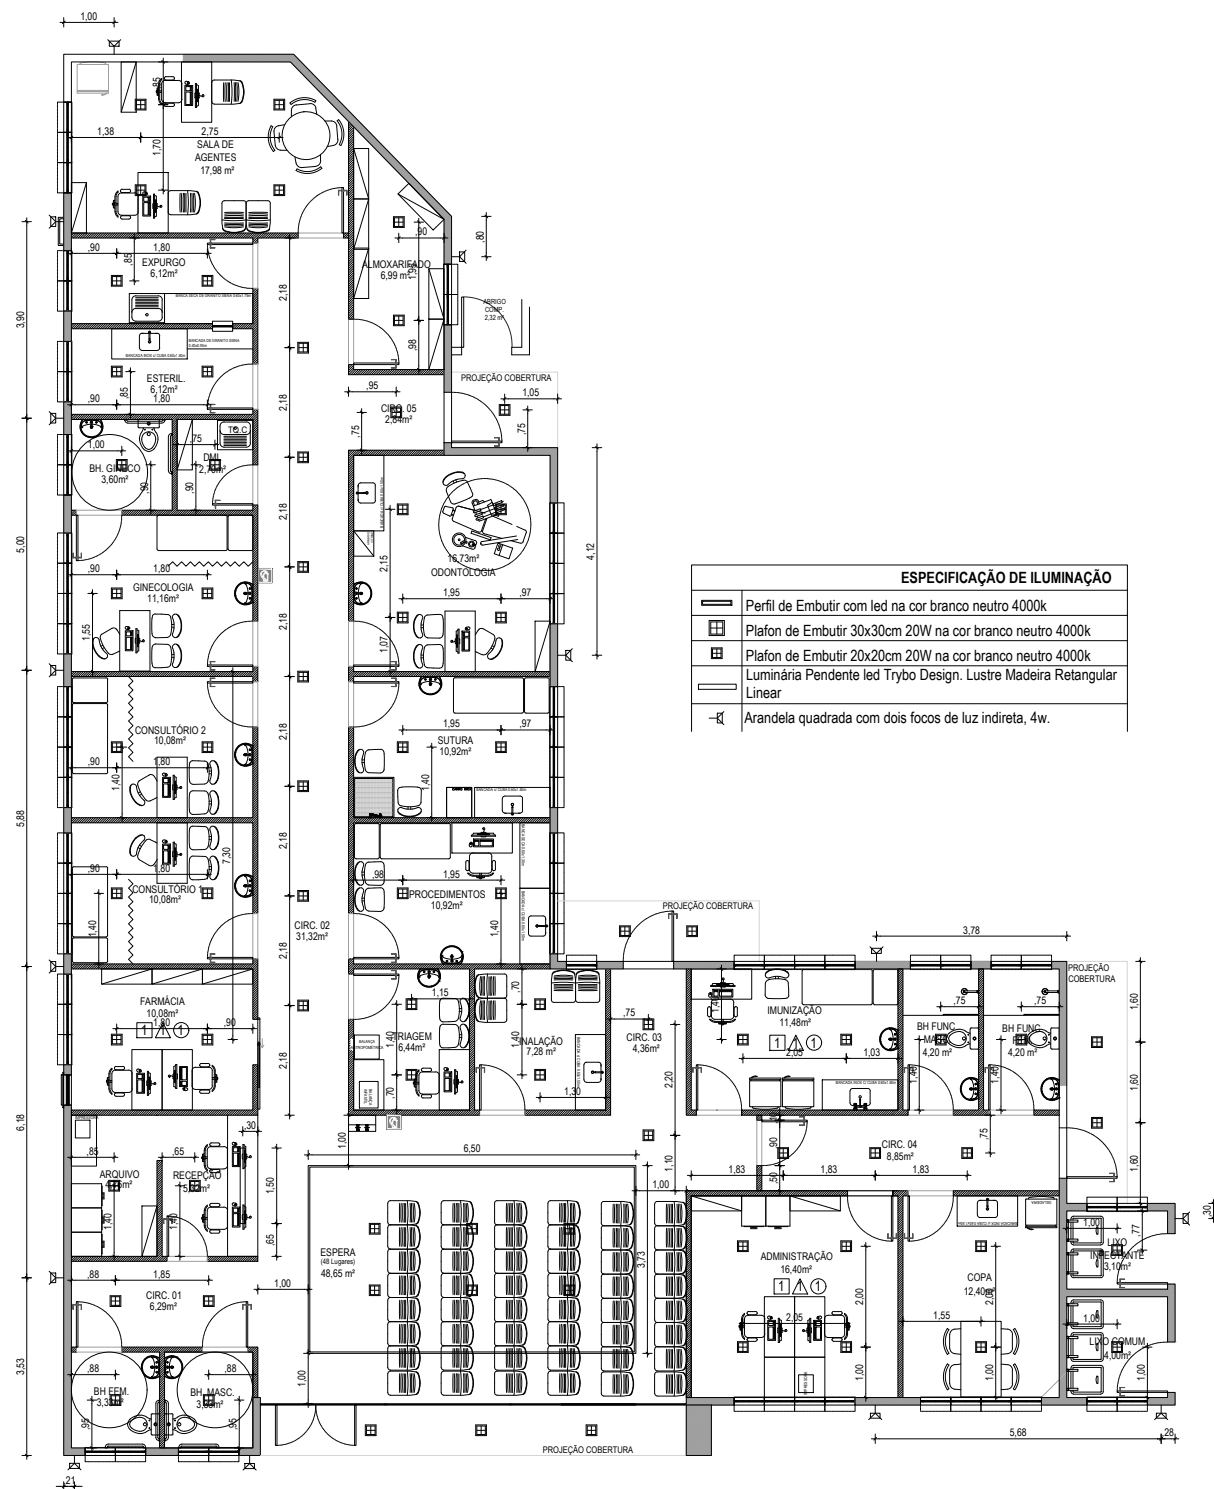

1 PONTOS DE ILUMINAÇÃO
Escala: 1:150

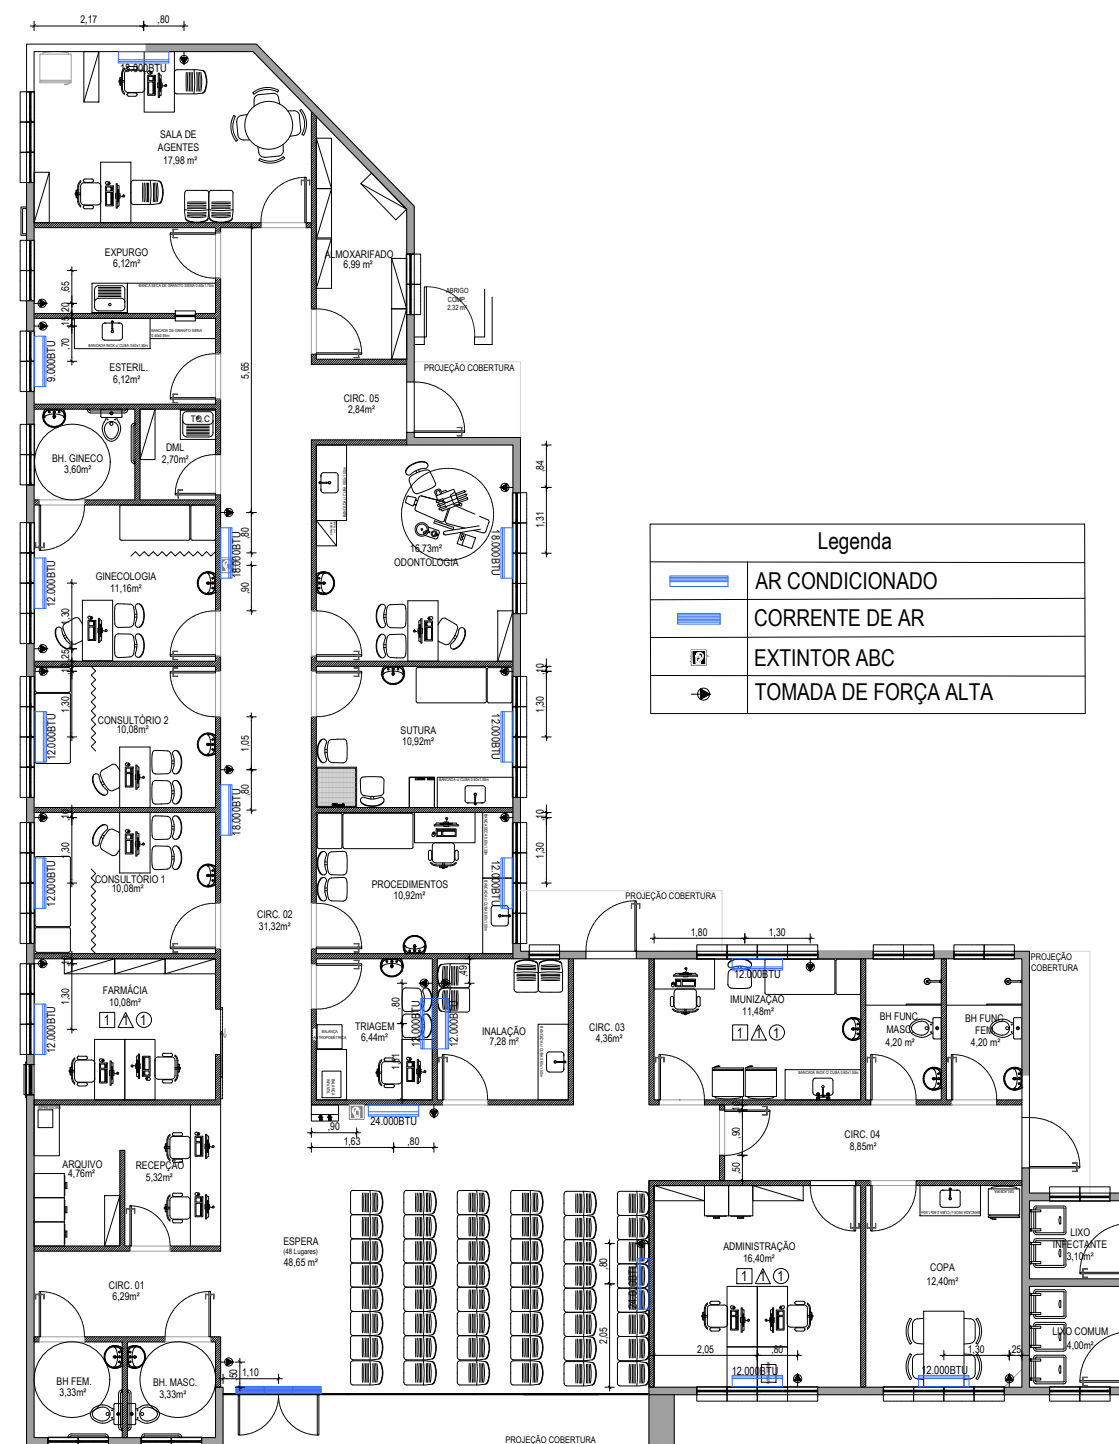


2 AR CONDICIONADO
Escala: 1:150


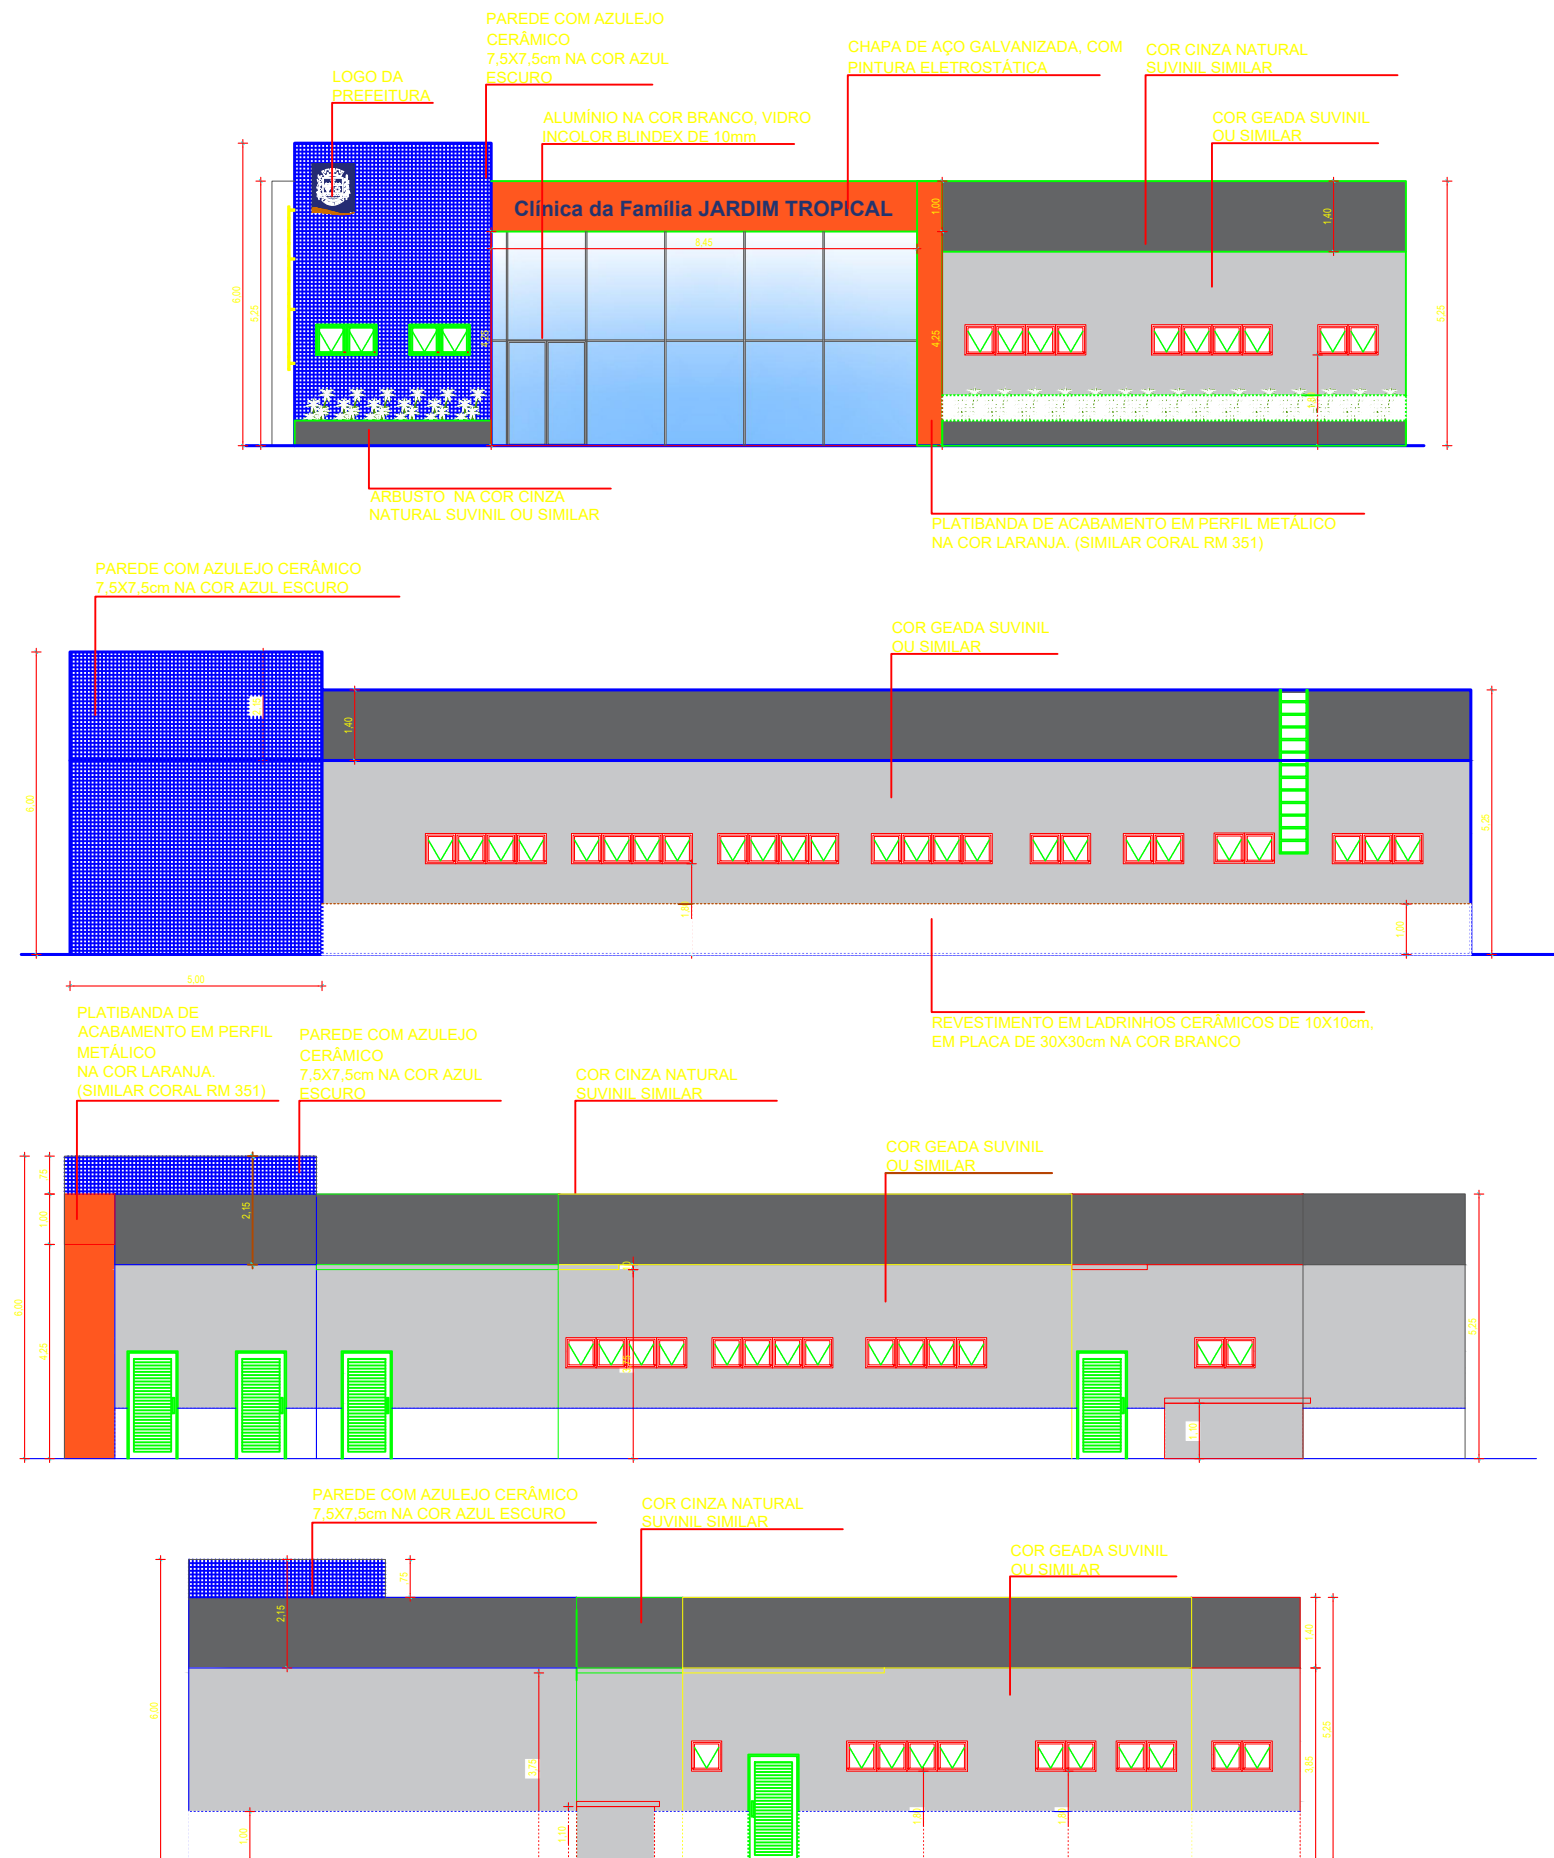


1 VISTAS
Escala: 1:150

 PREFEITURA NOVA IGUAÇU	SEMUS - Secretaria Municipal de Saúde		Data:	08/2025	Revisão:	00	Escala:	1:150
	Projeto de Reforma e Ampliação:		Responsável pelo projeto:					
	Ubs Jardim Tropical		Anick Martins de Andrade					
	Conteúdo:		CAURJ A242127-5					
	Vistas		06/07					

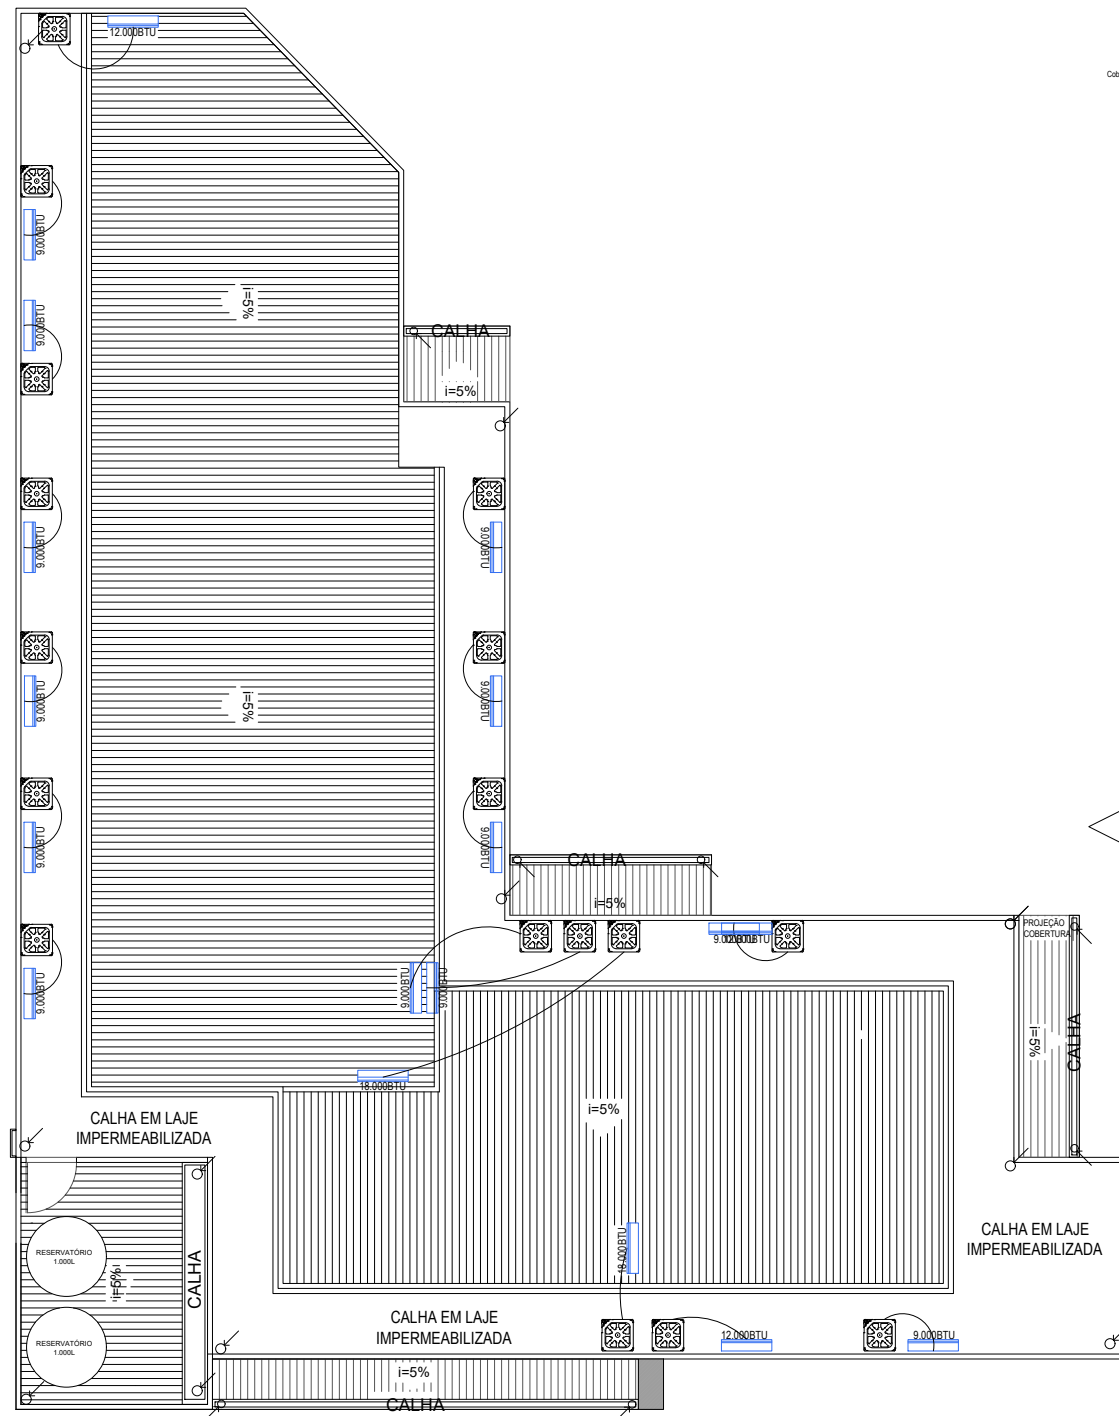

1 COBERTURA
Escala: 1:150

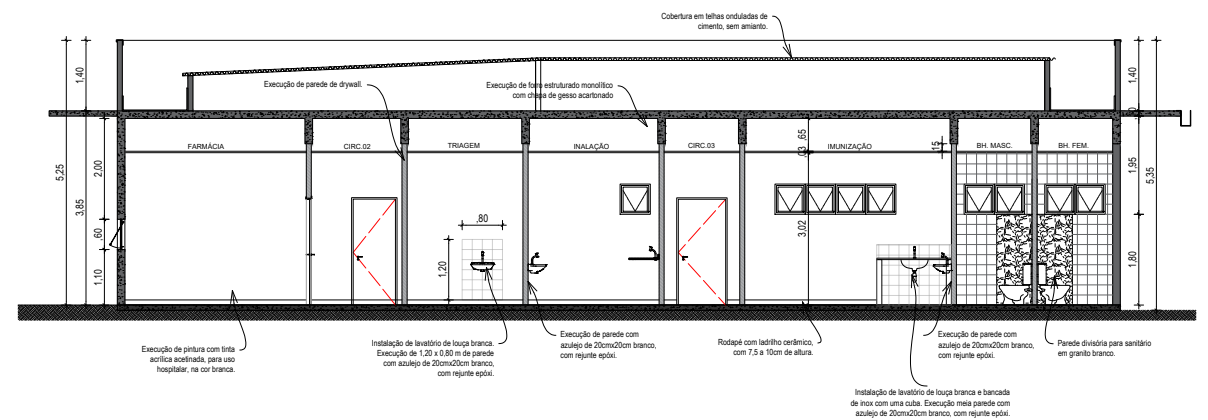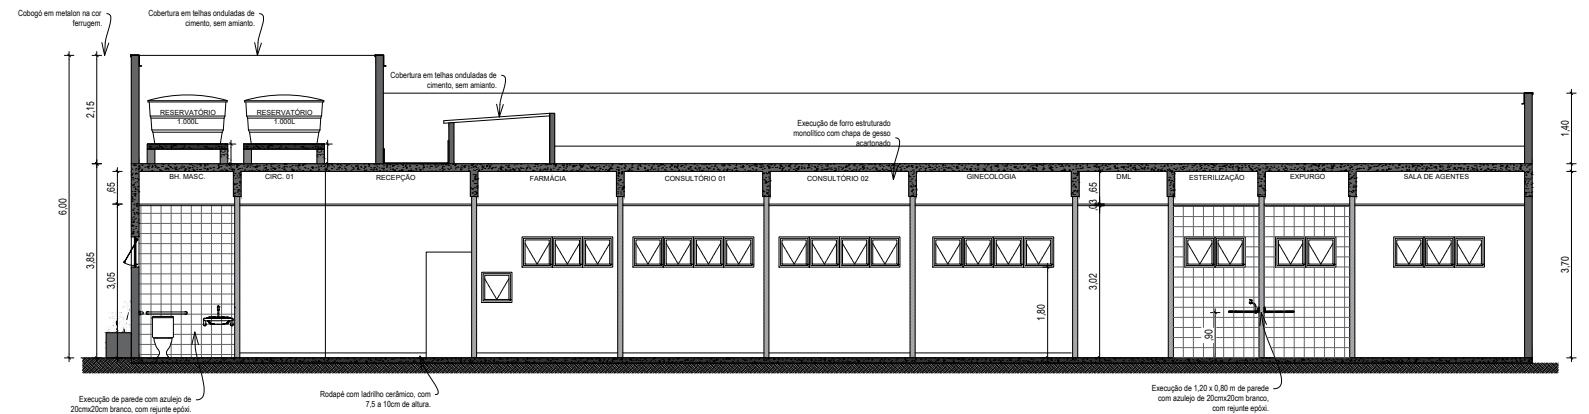

2 CORTE AA E BB
Escala: 1:150

 PREFEITURA NOVA IGUAÇU	SEMUS - Secretaria Municipal de Saúde		Data:	08/2025	Revisão:	00	Escala:	1:150
	Projeto de Reforma e Ampliação:		Responsável pelo projeto:			Nº da Prancha:		
	Ubs Jardim Tropical		Anick Martins de Andrade			07/07		
	Conteúdo:		CAURJ A242127-5					
Cobertura, Corte AA e Corte BB								