
 


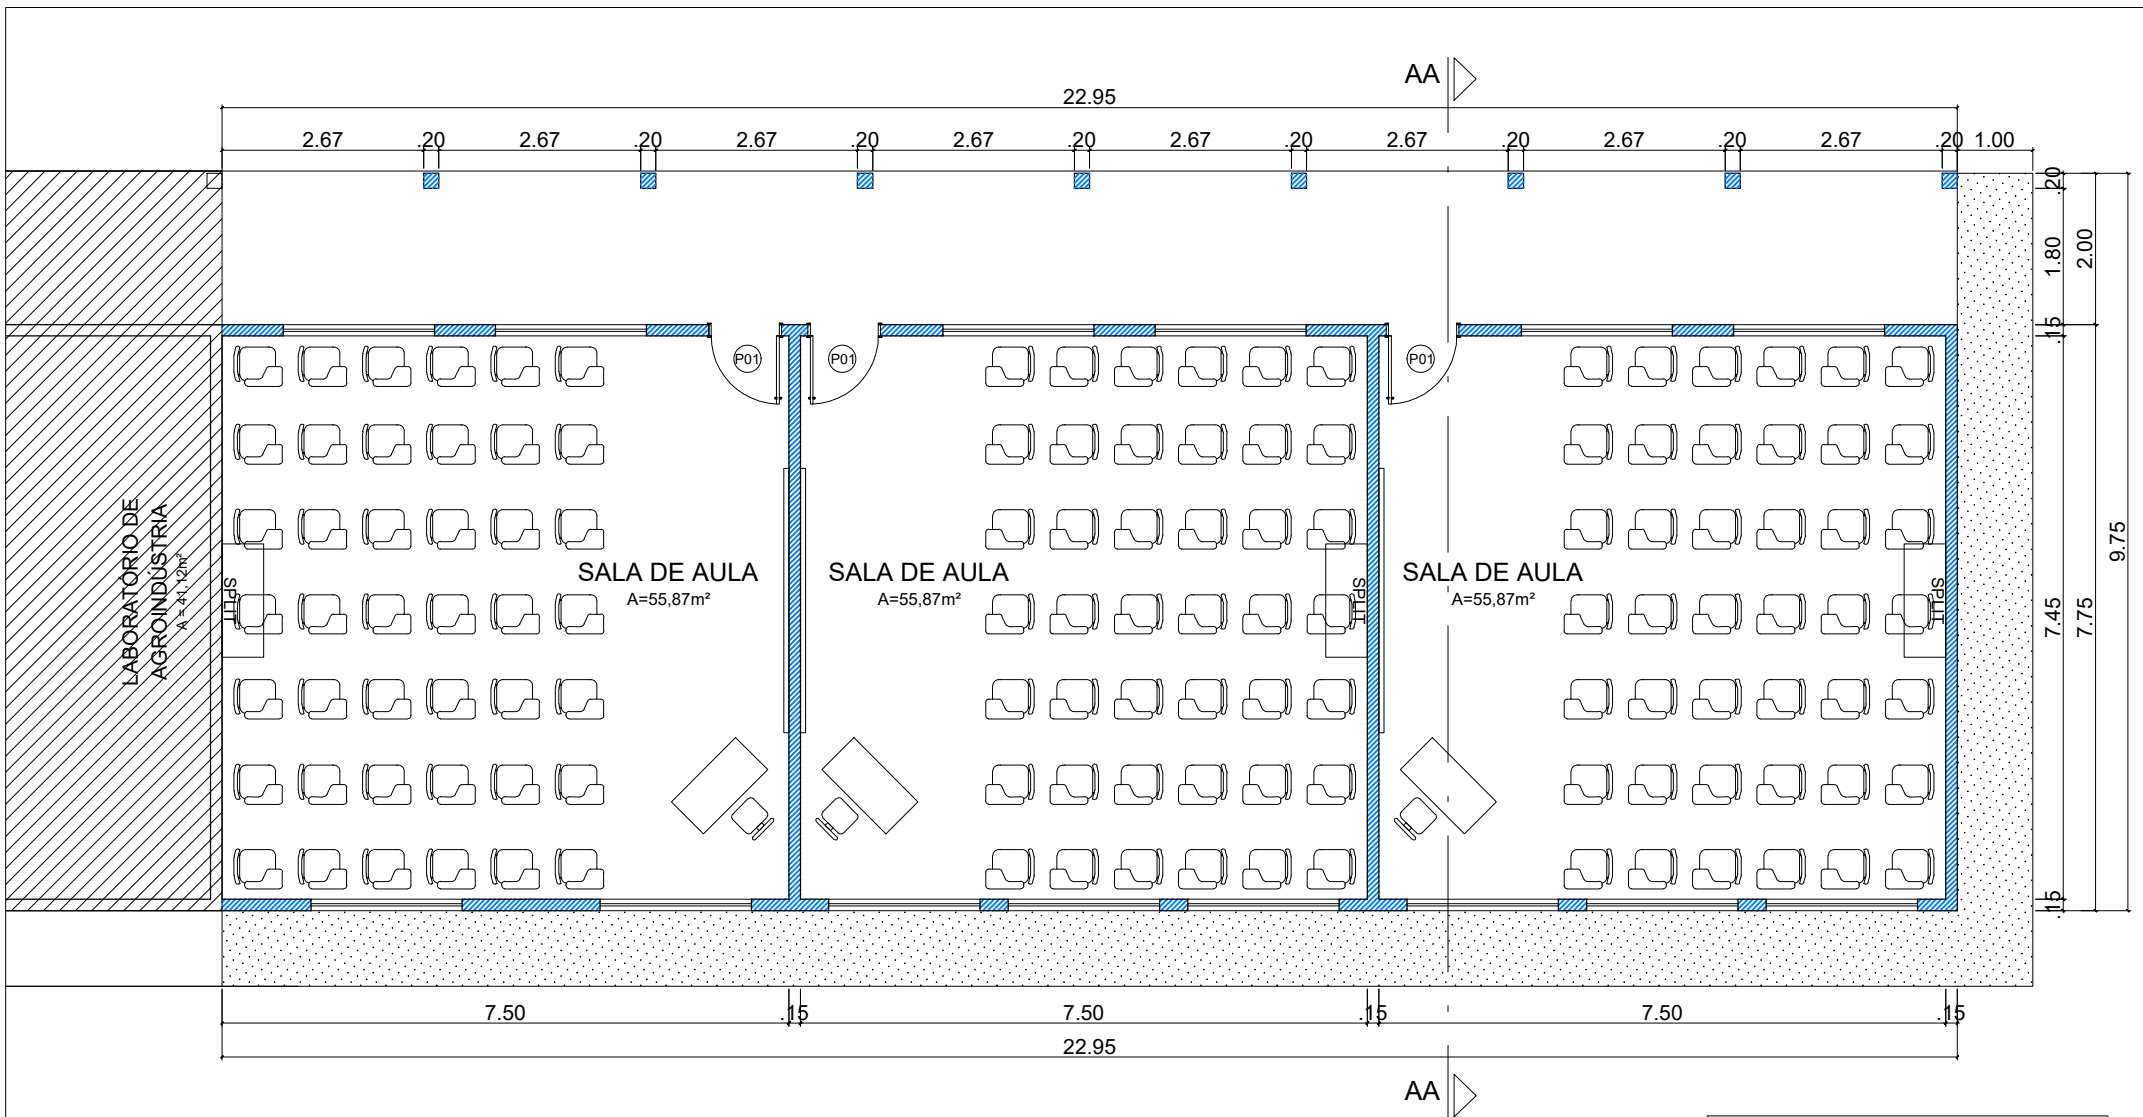

 **PLANTA BAIXA AMPLIAÇÃO 03 SALAS DE AULA**
ESCALA: 1/100

LEGENDA CONSTRUTIVA	
	CONSTRUÇÃO EXISTENTE
	A DEMOLIR
	A CONSTRUIR
	CALÇADA A CONSTRUIR



MINISTÉRIO DA EDUCAÇÃO
INSTITUTO FEDERAL DE EDUCAÇÃO, CIÊNCIA E TECNOLOGIA DO PIAUÍ
DIRETORIA DE INFRAESTRUTURA
REITORIA

AVENIDA JÂNIO QUADROS, 330, 64053-390, SANTA ISABEL, TERESINA, (PI)

TIPO DE PROJETO:	PROJETO ARQUITETÔNICO	CONTEÚDO:	PLANTA BAIXA PROPOSTA 03 SALAS DE AULA	
PROJETO:	CONSTRUÇÃO 03 SALAS DE AULA	ENDEREÇO:	CAMPUS JOSÉ DE FREITAS	PRANCHA:
DATA:	08/01/2024	ESCALA:	1/100	01/02
		DESENHISTA:	ANA CATARINNE	LOCAL ARQUIVO:
			DINF	