


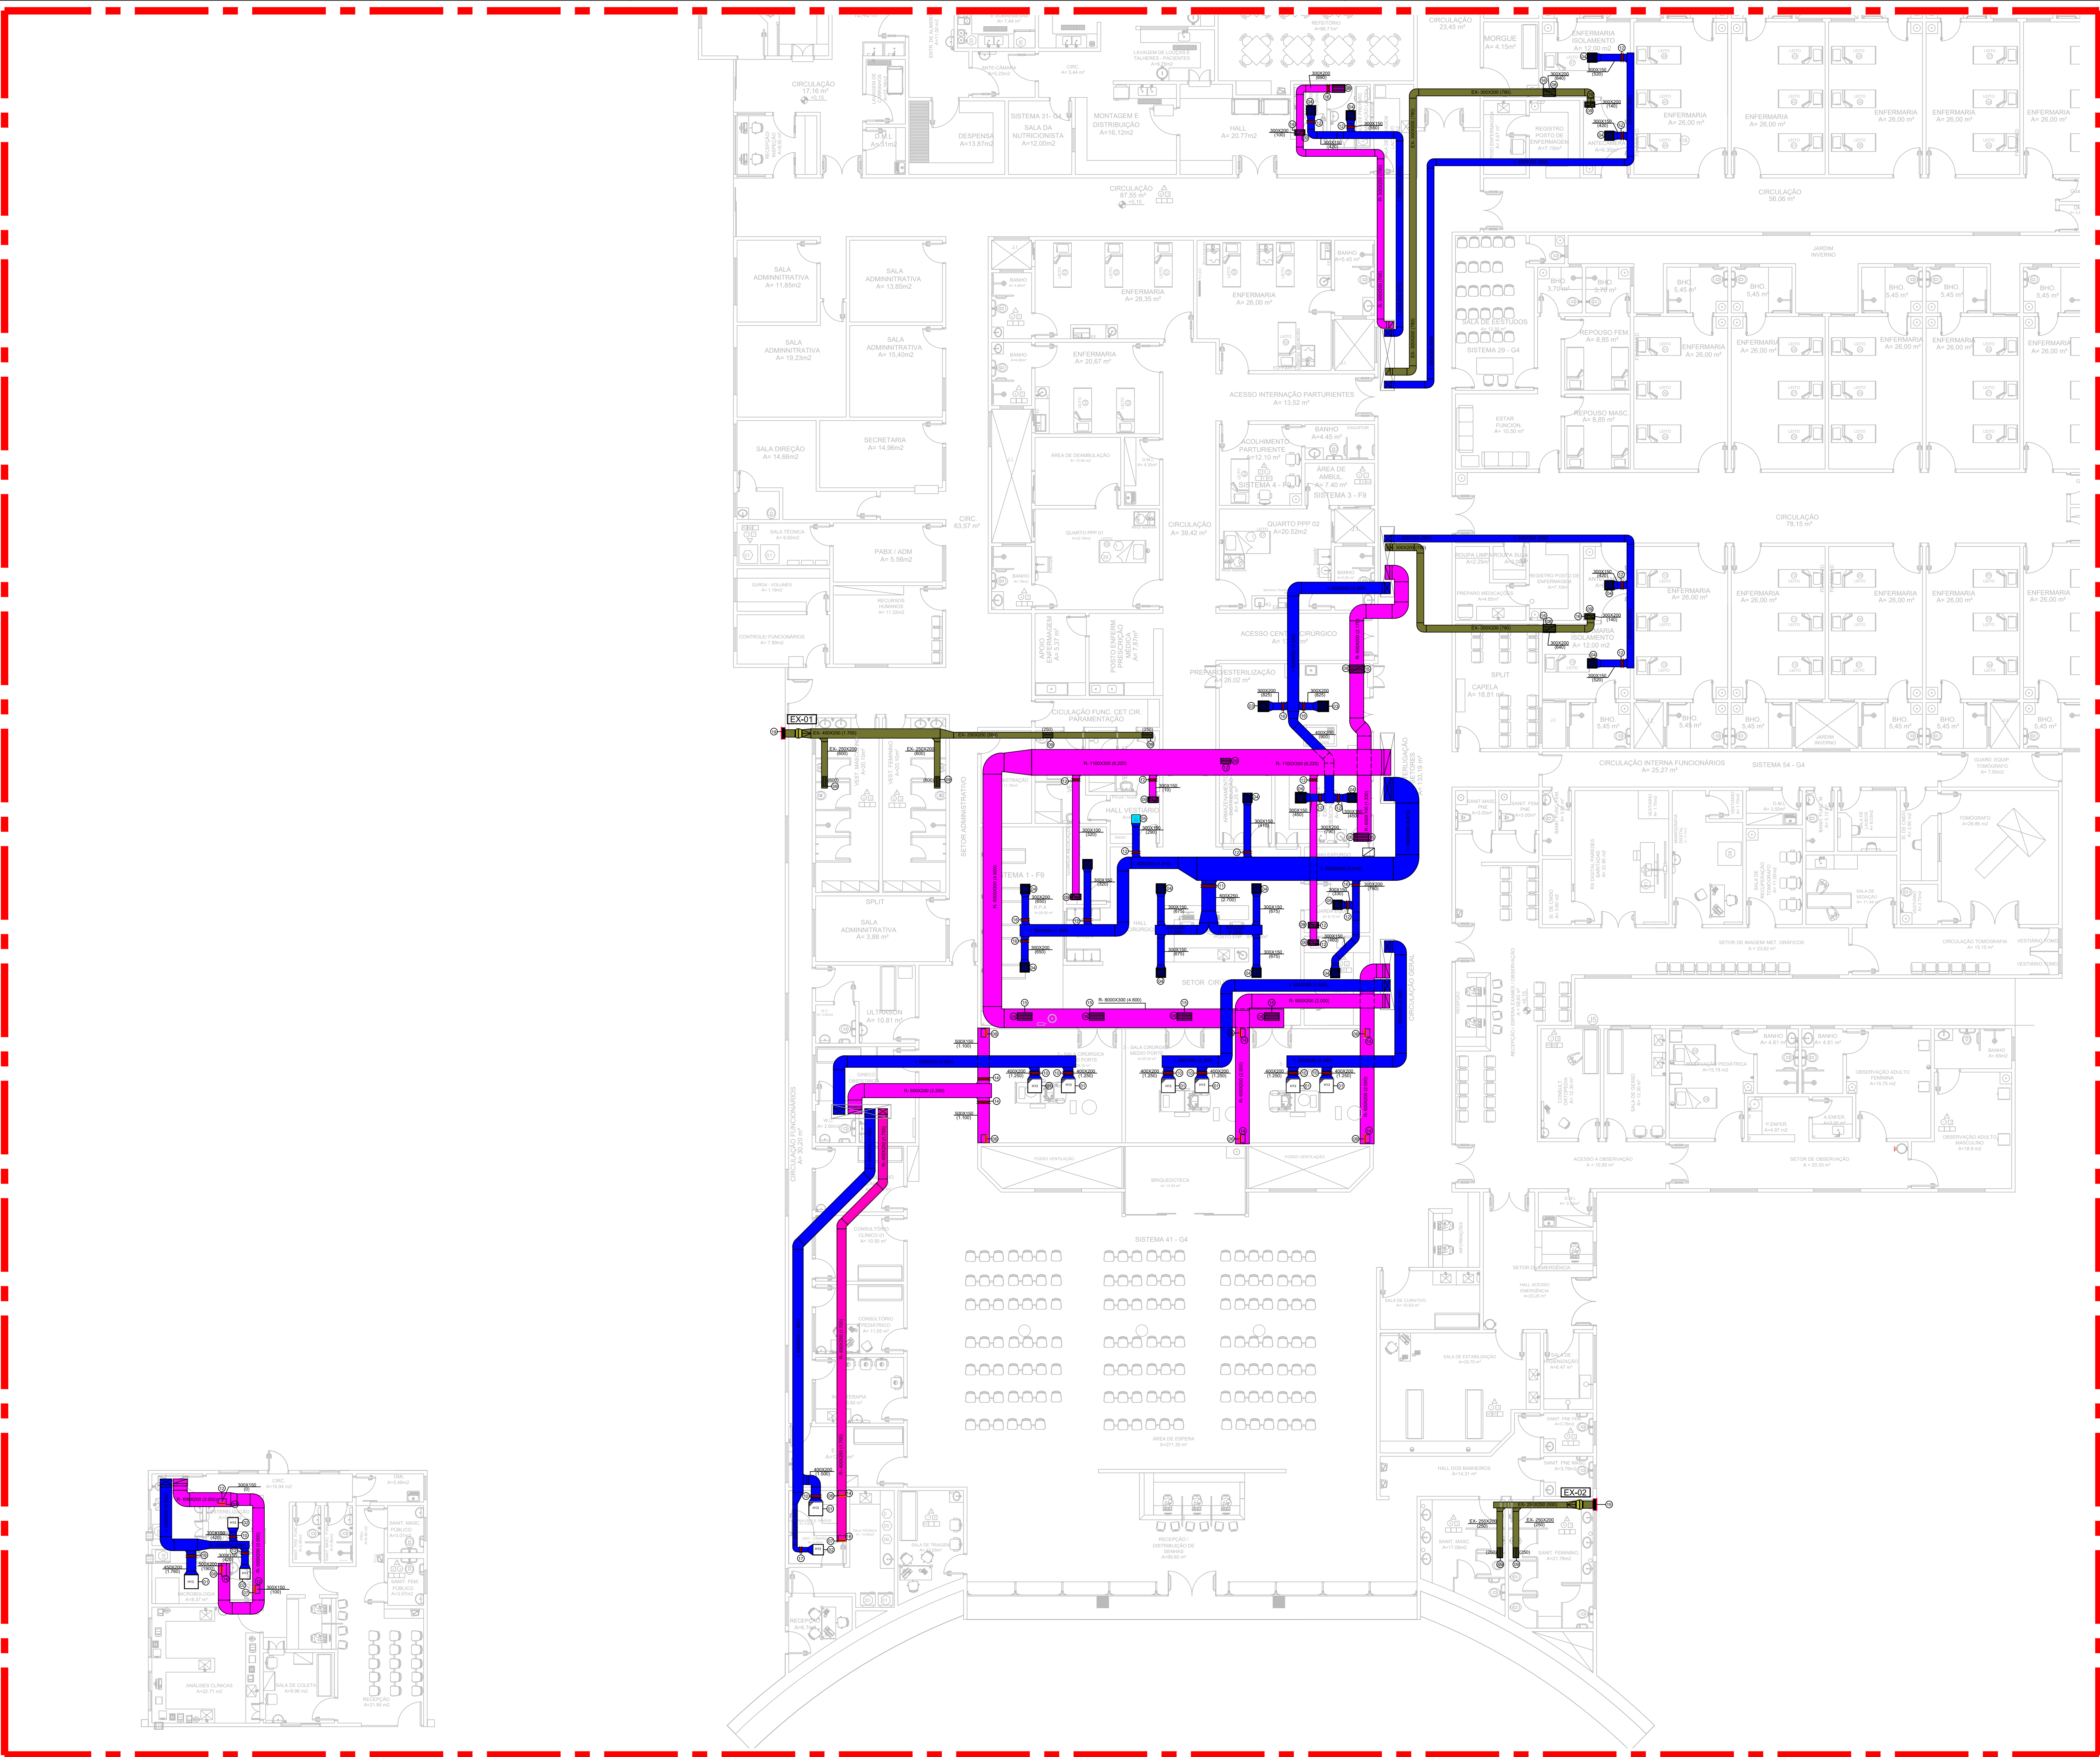

- NOTAS / OBSERVAÇÕES
- DIMENSÕES EM MILÍMETROS, EXCETO TUBULAÇÕES EM POLEGADAS E OUTRAS INDICADAS.
 - NOMENCLATURAS ENTRE PARENTESES INDICAM VAZÃO DE AR OU ÁGUA EM m³/s.
 - PREVER FECHAMENTO DOS Furos APÓS A MONTAGEM DAS REDES DE DUTOS E TUBULAÇÕES.
 - O PONTO DE FORÇA PARA OS EQUIPAMENTOS DE AR CONDICIONADO DEVERÁ SER PROTEGIDOS INDIVIDUALMENTE POR DISJUNTORES TERMOMAGNÉTICOS.
 - A TUBULAÇÃO DE DRENAGEM DE ÁGUA CONDENSADA DEVERÁ SER ISOLADA COM TUBO DE BORRACHA ELASTOMÉRICA "PNEU" NOS LUGARES EM CONTATO COM O AMBIENTE.
 - A TUBULAÇÃO DE DRENAGEM DE ÁGUA CONDENSADA DEVERÁ SER SUPOSTADA ATRAVÉS DE FITA METÁLICA PERFORADA E FIXADA A ESTRUTURA DE ALUMÍNIO EXISTENTE ATRAVÉS DE PARAFUSOS E BUCHA 3-6.
 - O CLIENTE DEVERÁ CONTRATAR EMPRESA ESPECIALIZADA PARA ELABORAÇÃO DE PLANO DE MANUTENÇÃO, OPERAÇÃO E CONTROLE. ESTE SERVIÇO ESTÁ DIRETAMENTE INTERLIGADO À GARANTIA DOS EQUIPAMENTOS INSTALADOS.
 - TODO O PROJETO FOI EFETUADO COM BASE NOS DADOS TÉCNICOS E DIMENSIONAIS DOS EQUIPAMENTOS E COMPONENTES RESERVADOS (MARCAS E MODELOS), SENDO QUE ESTES DADOS DEVERÃO SER CONFIRMADOS NA OCASIÃO DA COMPRA E EXECUÇÃO, CASO HAJA MUDANÇA DE FABRICANTES, ESTE PROJETO DEVERÁ SER AVALIADO PELA EMPRESA INSTALADORA.
 - O PROJETO DE INSTALAÇÕES DEVERÁ INCORPORAR OS PONTOS DE DRENO DAS UNIDADES ENVOLVIDAS LOCALIZADAS NESTE PROJETO.
 - OS FABRICANTES RELACIONADOS DEVEM APRESENTAR APENAS COMO REFERÊNCIA, SENDO POSSÍVEL A UTILIZAÇÃO DE QUALQUER OUTROS FABRICANTES QUE ATENHAM AS CARACTERÍSTICAS DO PROJETO.
 - DEVEM SER INSTALADAS PORTAS DE INSPEÇÃO NOS DUTOS A CADA 3 METROS NO MÁXIMO, PARA LIMPEZA.

LEGENDA

- PONTO DE DRENO AO LADO DAS UNIDADES. DIÂMETRO DE 3/4" OBS.: O PONTO DEVERÁ SER FORNECIDO PELO CLIENTE.
- PONTO DE FORÇA (ALIMENTAÇÃO) 380V-3F-60Hz - 3,5 CV OBS.: O PONTO DE FORÇA DEVERÁ SER FORNECIDO PELO CLIENTE.
- DUTO DE INSUFILAMENTO EM CHAPA DE AÇO GALVANIZADA COM FLANGES TDC ISOLADA COM MANTA DE Lã DE VIDRO 38MM
- DUTO DE RETORNO EM CHAPA DE AÇO GALVANIZADA COM FLANGES TDC ISOLADA COM MANTA DE Lã DE VIDRO 38MM
- DUTO DE EXAUSTÃO EM CHAPA DE AÇO GALVANIZADA COM FLANGES TDC ISOLADA COM MANTA DE Lã DE VIDRO 38MM

19	09	GRELHA VENEZIANA, AWG TAM. 395X495 MM REFERÊNCIA TROX
18	05	DAMPERS REGULADOR DE VAZÃO MOD. JN-B TAM. 300X300 MM REFERÊNCIA TROX
17	01	DAMPERS REGULADOR DE VAZÃO MOD. JN-B TAM. 200X200 MM REFERÊNCIA TROX
16	10	DAMPERS REGULADOR DE VAZÃO MOD. JN-B TAM. 300X200 MM REFERÊNCIA TROX
15	06	DAMPERS REGULADOR DE VAZÃO MOD. JN-B TAM. 600X300 MM REFERÊNCIA TROX
14	08	DAMPERS REGULADOR DE VAZÃO MOD. JN-B TAM. 500X150 MM REFERÊNCIA TROX
13	16	DAMPERS REGULADOR DE VAZÃO MOD. JN-B TAM. 300X200 MM REFERÊNCIA TROX
12	20	DAMPERS REGULADOR DE VAZÃO MOD. JN-B TAM. 300X150 MM REFERÊNCIA TROX
11	01	DAMPERS REGULADOR DE VAZÃO MOD. JN-B TAM. 600X250 MM REFERÊNCIA TROX
10	08	DAMPERS REGULADOR DE VAZÃO MOD. JN-B TAM. 400X200 MM REFERÊNCIA TROX
09	15	GRELHA DE RETORNO, MODELO: AR-AG TAMANHO 425X225MM REFERÊNCIA TROX.
08	09	GRELHA DE RETORNO, MODELO: AR-AG TAMANHO 625X325MM REFERÊNCIA TROX.
07	03	GRELHA DE RETORNO, MODELO: AR-AG TAMANHO 325X425MM REFERÊNCIA TROX.
06	08	GRELHA DE RETORNO, MODELO: AR-AG TAMANHO 325X825MM REFERÊNCIA TROX.
05	02	DIFUSOR 4 VAS, MODELO: ADLQ-AG. TAMANHO: 3, REFERÊNCIA TROX.
04	16	DIFUSOR 4 VAS, MODELO: ADLQ-AG. TAMANHO: 4, REFERÊNCIA TROX.
03	02	DIFUSOR 4 VAS, MODELO: ADLQ-AG. TAMANHO: 5, REFERÊNCIA TROX.
02	03	CAIXA DE FILTRAÇÃO TERMINAL, H13 MOD. F650 TAMANHO: 457X457X78MM, COM DIFUSOR ADLQ, REFERÊNCIA TROX
01	08	CAIXA DE FILTRAÇÃO TERMINAL, H13 MOD. F650 TAMANHO: 610X610X150MM, COM DIFUSOR ADLQ, REFERÊNCIA TROX
ITEM	QTD.	DISCRIMINAÇÃO

01	23/07/19	ABIMAE	REVISÃO CONFORME COMENTÁRIOS
00	13/03/19	ABIMAE	EMIÇÃO INICIAL
REV.	DATA	VISTO	DESCRIÇÃO

CLIENTE:				
PREFEITURA MUNICIPAL DE PALMEIRAS DE GOIÁS				
OBRA:		PALMEIRAS DE GOIÁS - GO		
AUTOR DO PROJETO AS BUILT:		DESENV. DO PROJETO EXECUTIVO:		
_____		ABIMAE JOSÉ URCINO JUNIOR		
		ENG. MECÂNICO CREA 1015366643 D-00		
CONTEÚDO:				
REDE DE DUTOS TÉRREO				
DATA:	PROJETISTA:	ESCALA:	REVISÃO N°:	PROJETO N°:
13/03/2019	ABIMAE	1:125	01	ARC-RDT-HMPG-001-R01
FORMATO A0				

PLANTA BAIXA TÉRREO
ESCALA 1:100