



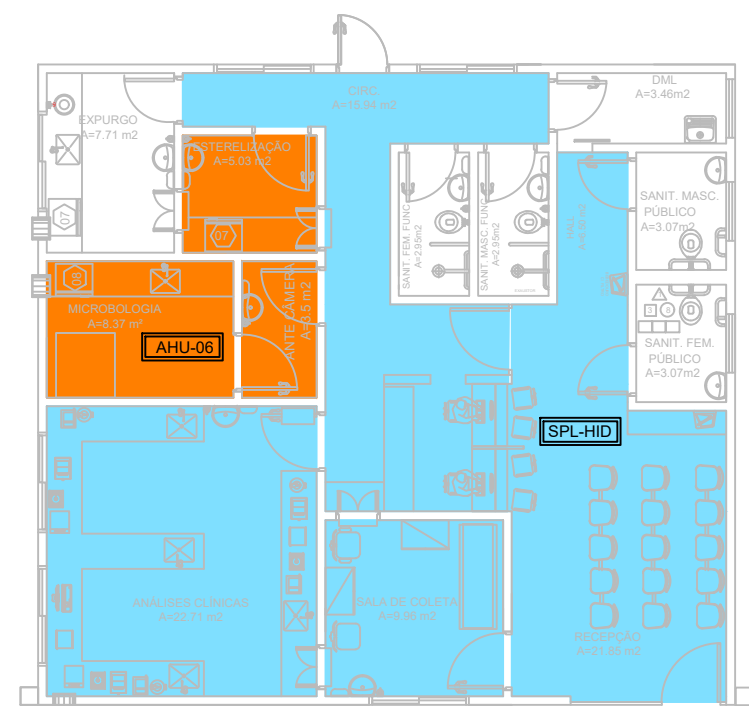

PLANTA BAIXA
ESCALA 1:125

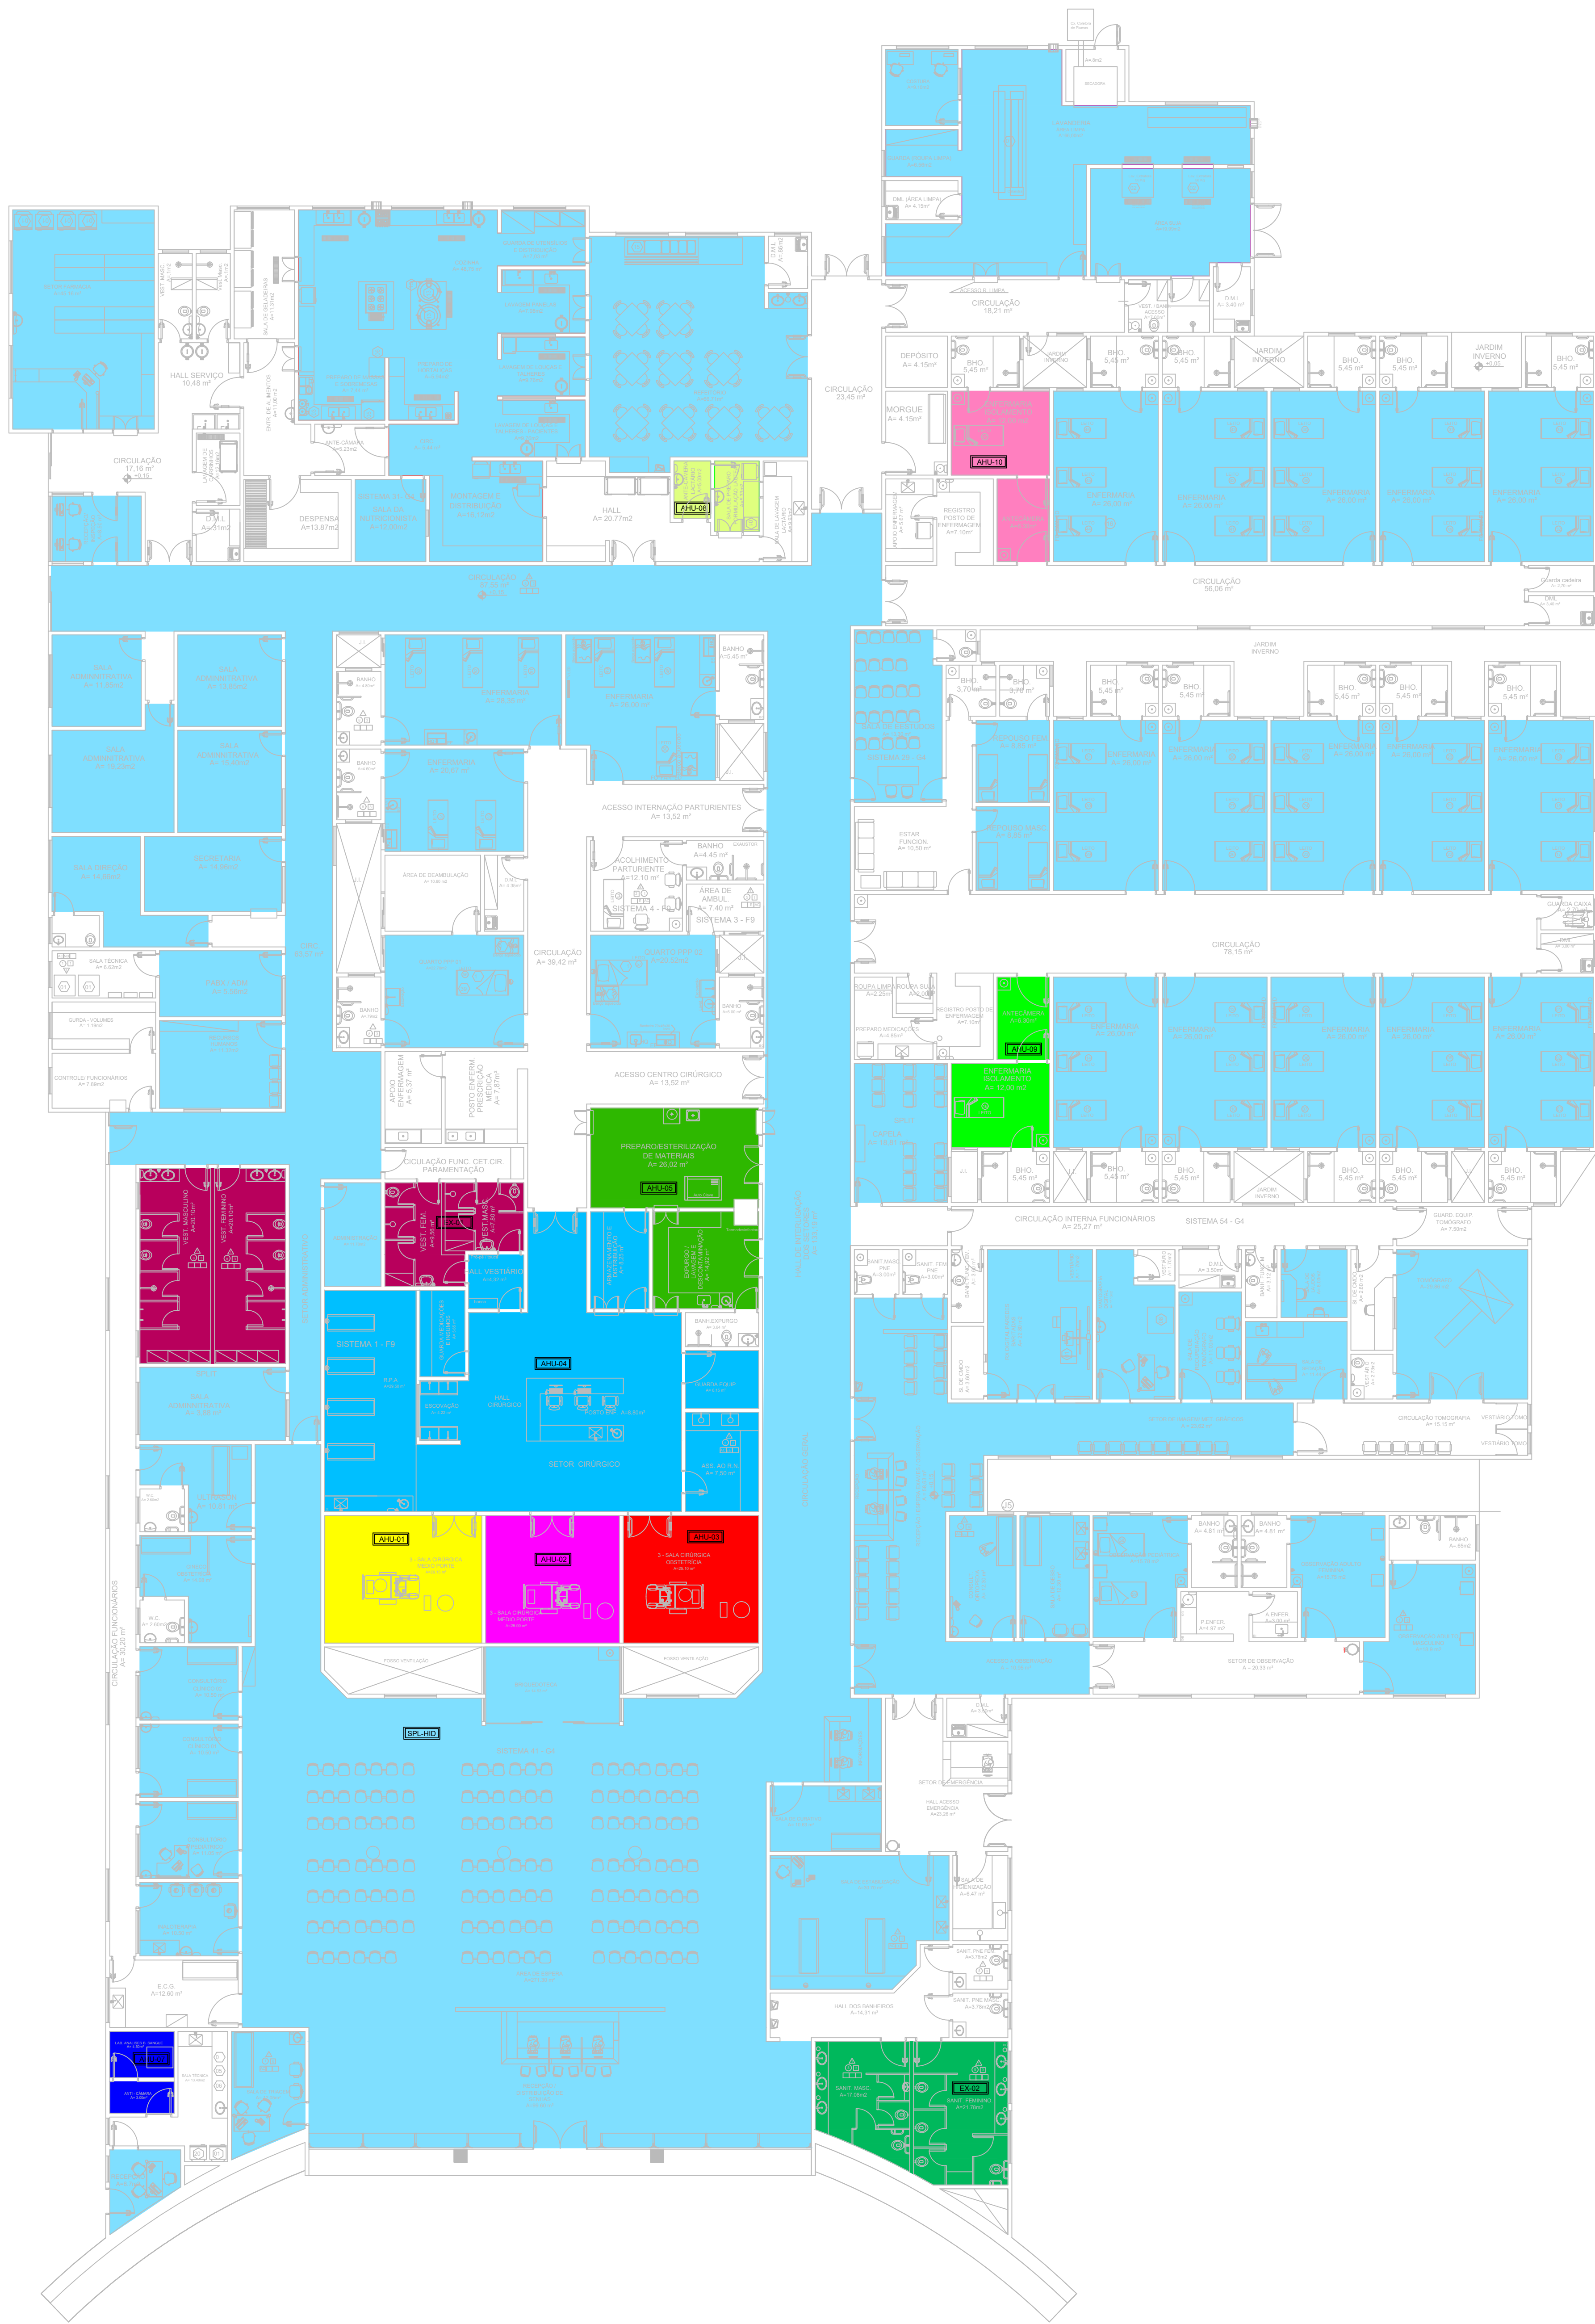

LEGENDA:

- AHU-01
- AHU-02
- AHU-03
- AHU-04
- AHU-05
- AHU-06
- AHU-07
- AHU-08
- AHU-09
- AHU-10
- FANCOLETES
- EX-01
- EX-02

01	14/07/19	ABIMAE	REVISÃO CONFORME SOLICITAÇÃO, IDENTIFICAÇÃO ÁREAS "NÃO ESCOPO"
00	21/02/19	ABIMAE	EMIÇÃO INICIAL
REV.	DATA	VISTO	DESCRIÇÃO
CLIENTE: PREFEITURA MUNICIPAL DE PALMEIRAS DE GOIÁS			
OBRA: HOSPITAL MUNICIPAL PALMEIRAS DE GOIÁS - GO			
AUTOR DO PROJETO AS BUILT:		DESENV. DO PROJETO EXECUTIVO:	
		ABIMAE JOSÉ URCINO JUNIOR ENG. MECÂNICO CREA 1015366643 D-00	
CONTEÚDO: PLANTA DE ZONEAMENTO DE SISTEMAS			
DATA:	PROJETISTA:	ESCALA:	REVISÃO N°:
21/02/2019	ABIMAE	1:125	01
PROJETO N°: ARC-ZON-HMPG-001-ROO			
FORMATO A0			