




SIMBOLOGIA :

PEÇAS	A.F.		E.G.	
	H.	Ø.	H.	Ø.
BACIA SANITÁRIA	—	—	—	100
LAVATÓRIO CUBA	100	25	620	50
TORNEIRA DE JARDIM	600	50	—	—
VÁLVULA DESCARGA	1.100	2"	—	—
DUCHA	800	25	—	—

DIÂMETROS NÃO ESPECIFICADOS (mm)
INCLINAÇÃO PARA TUBULAÇÃO DE ESGOTO 5 %


SIMBOLOGIA :

	LAVATÓRIO.
	VASO SANITÁRIO.
	CHUVEIRO.
	TUBULAÇÃO DE ÁGUA FRIA.
	REDUÇÃO EXCÊNTRICA.
	COLUNA PRIMÁRIA DE ÁGUA FRIA.
	TUBULAÇÃO SUBTERRÂNEA.
	R.G. REGISTRO GERAL.
	TORNEIRA DE JARDIM
	FILTRO
	SIFÃO.
	COLUNA VENTILAÇÃO.
	CAIXA SIFONADA COM GRELHA.
	ESGOTO PRIMÁRIO.
	ESGOTO SECUNDÁRIO.
	CAIXA DE INSPEÇÃO SIFONADA.

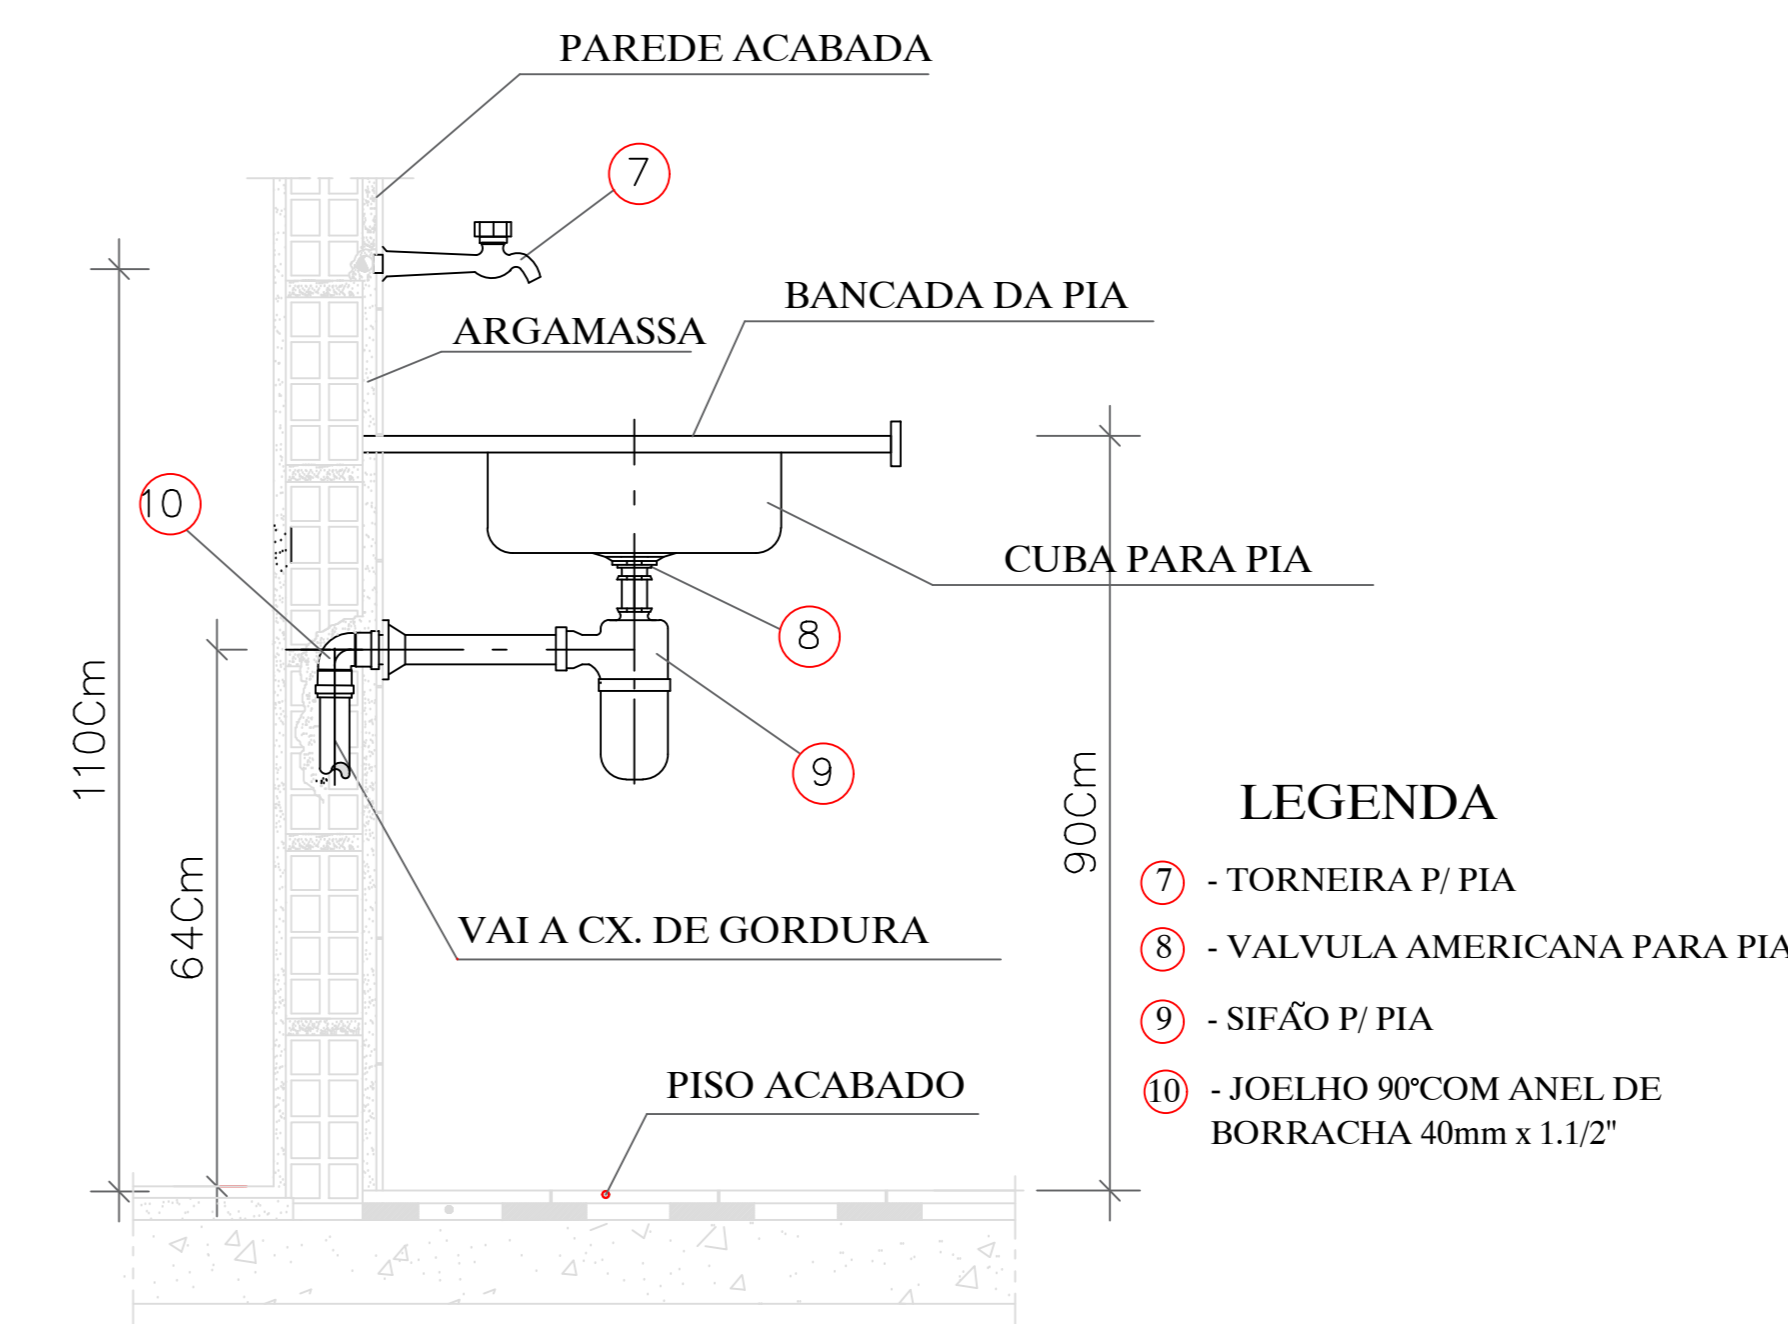

DET. LIGAÇÃO DA PIA
S/ ESCALA

- LEGENDA**
- 7 - TORNEIRA P/ PIA
 - 8 - VALVULA AMERICANA PARA PIA
 - 9 - SIFÃO P/ PIA
 - 10 - JOELHO 90° COM ANEL DE BORRACHA 40mm x 1.1/2"

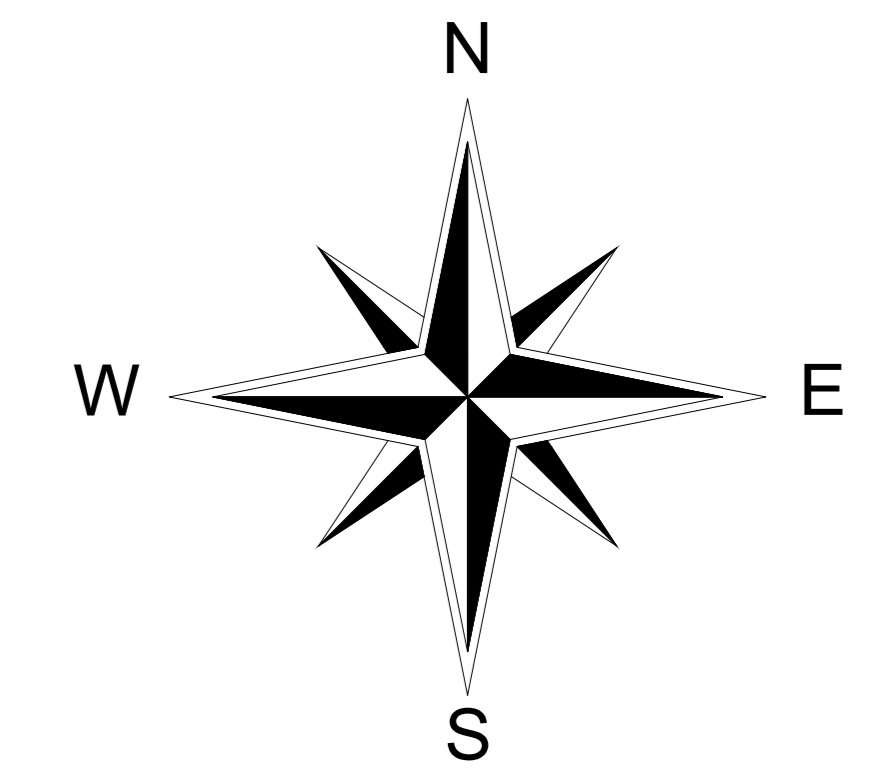

REFORMA DO CRAS CASA DAS FAMÍLIAS
PROJETO INST. HIDRÁULICA

PREFEITURA MUNICIPAL DE PARAÚNA - GOIÁS
ADM.: 2025 / 2028

PREFEITURA :
PARAÚNA - GOIÁS
ADM.: 2.025 / 2.028

ENDEREÇO:
Avenida Raul Ferro, com Rua Getúlio Arriaga, Setor São Sebastião, Paraúna-GO

ADMINISTRAÇÃO :
PREFEITURA MUNICIPAL DE PARAÚNA - GOIÁS.

AUTOR DO PROJETO :
ROGÉRIO PALMEIRA ESSADO - ENG. CIVIL CREA : 8911/D - GO.

R.T. DA OBRA :

PROJETO INST. HIDRÁULICA

REFORMA DO CRAS CASA DAS FAMÍLIAS

ÁREA DA CONSTRUÇÃO :	ARQUIVO :	PRANCHIA :
235,88 m².		ÚNICA .
ESCALAS :	DATA :	DESENHO :
INDICADAS .	JANEIRO / 2.026 .	JHONATHAN .

APROVAÇÕES :	CONTEÚDO :
	PLANTA BAIXA - INST. HIDRÁULICA

LATITUDE : - 16.944603
LONGITUDE : - 50.442961

PLANTA BAIXA - INST. HIDRÁULICAS

ESCALA : 1 / 50