

LEGENDA - DRENAGEM			
	TUBO DE AGUA PLUVIAL SERIE REFORÇADA - DIÂMETRO INDICADO		CONEXÕES SERIE REFORÇADA - DIÂMETRO INDICADO
	TUBO DE DRENO DO AR CONDICIONADO PVC / SOLDÁVEL - DIÂMETRO INDICADO		
CV-00	PRUMADA DE VENTILAÇÃO SECUNDÁRIA -NUMERAÇÃO	CA	CAIXA DE DRENAGEM/AREIA
CI	CAIXA DE INSPEÇÃO	CG	CAIXA DE GORDURA

OBSERVAÇÕES DE PROJETO:

**NOTA 01:** AO FINAL DE TODAS AS COLUNAS DE VENTILAÇÃO DEVERÁ TER UM TERMINAL DE VENTILAÇÃO, UM TÊ OU OUTRO DISPOSITIVO QUE IMPEÇA A ENTRADA DE ÁGUAS PLUVIAIS NA TUBULAÇÃO.

**NOTA 02:** AS CAIXAS DE INSPEÇÃO E GORDURA DEVERÃO SER EXECUTADAS CONFORME DETALHES E PERMITIR LIMPEZA E MANUTENÇÃO.


**NOTA 03:** A LIMPEZA DA CAIXA DE GORDURA DEVERÁ SER FEITA A CADA SEIS MESES.

**NOTA 04:** A LIMPEZA DAS CALHAS E DE TODAS AS CAIXAS DO SISTEMA DE TRATAMENTO DE ESGOTO DEVERÁ SER FEITA A CADA UM ANO.

**NOTA 05:** INCLINAÇÕES DA TUBULAÇÃO: PVC Ø250 mm e PVC Ø200mm = 0,5%  
PVC Ø150mm Ø100mm = 1,0%  
PVC Ø75mm; PVC Ø50mm; PVC Ø40mm; PVC Ø30mm = 2,0%

**NOTA 06:** ESTE PROJETO FOI PROJETADO E DIMENSIONADO COM UMA VIDA ÚTIL DE PROJETO DE 20 ANOS DE FORMA QUE ATENDA OS REQUISITOS MÍNIMOS DE DESEMPENHO DA NBR 15975, SUPONDO O ATENDIMENTO DA PERIODICIDADE E CORRETA EXECUÇÃO DOS PROCESSOS DE MANUTENÇÃO.

LEGENDA DE TUBOS DE QUEDA			
AP 00	ALIMENTAÇÃO	DR 00	DRENO DO AR CONDICIONADO

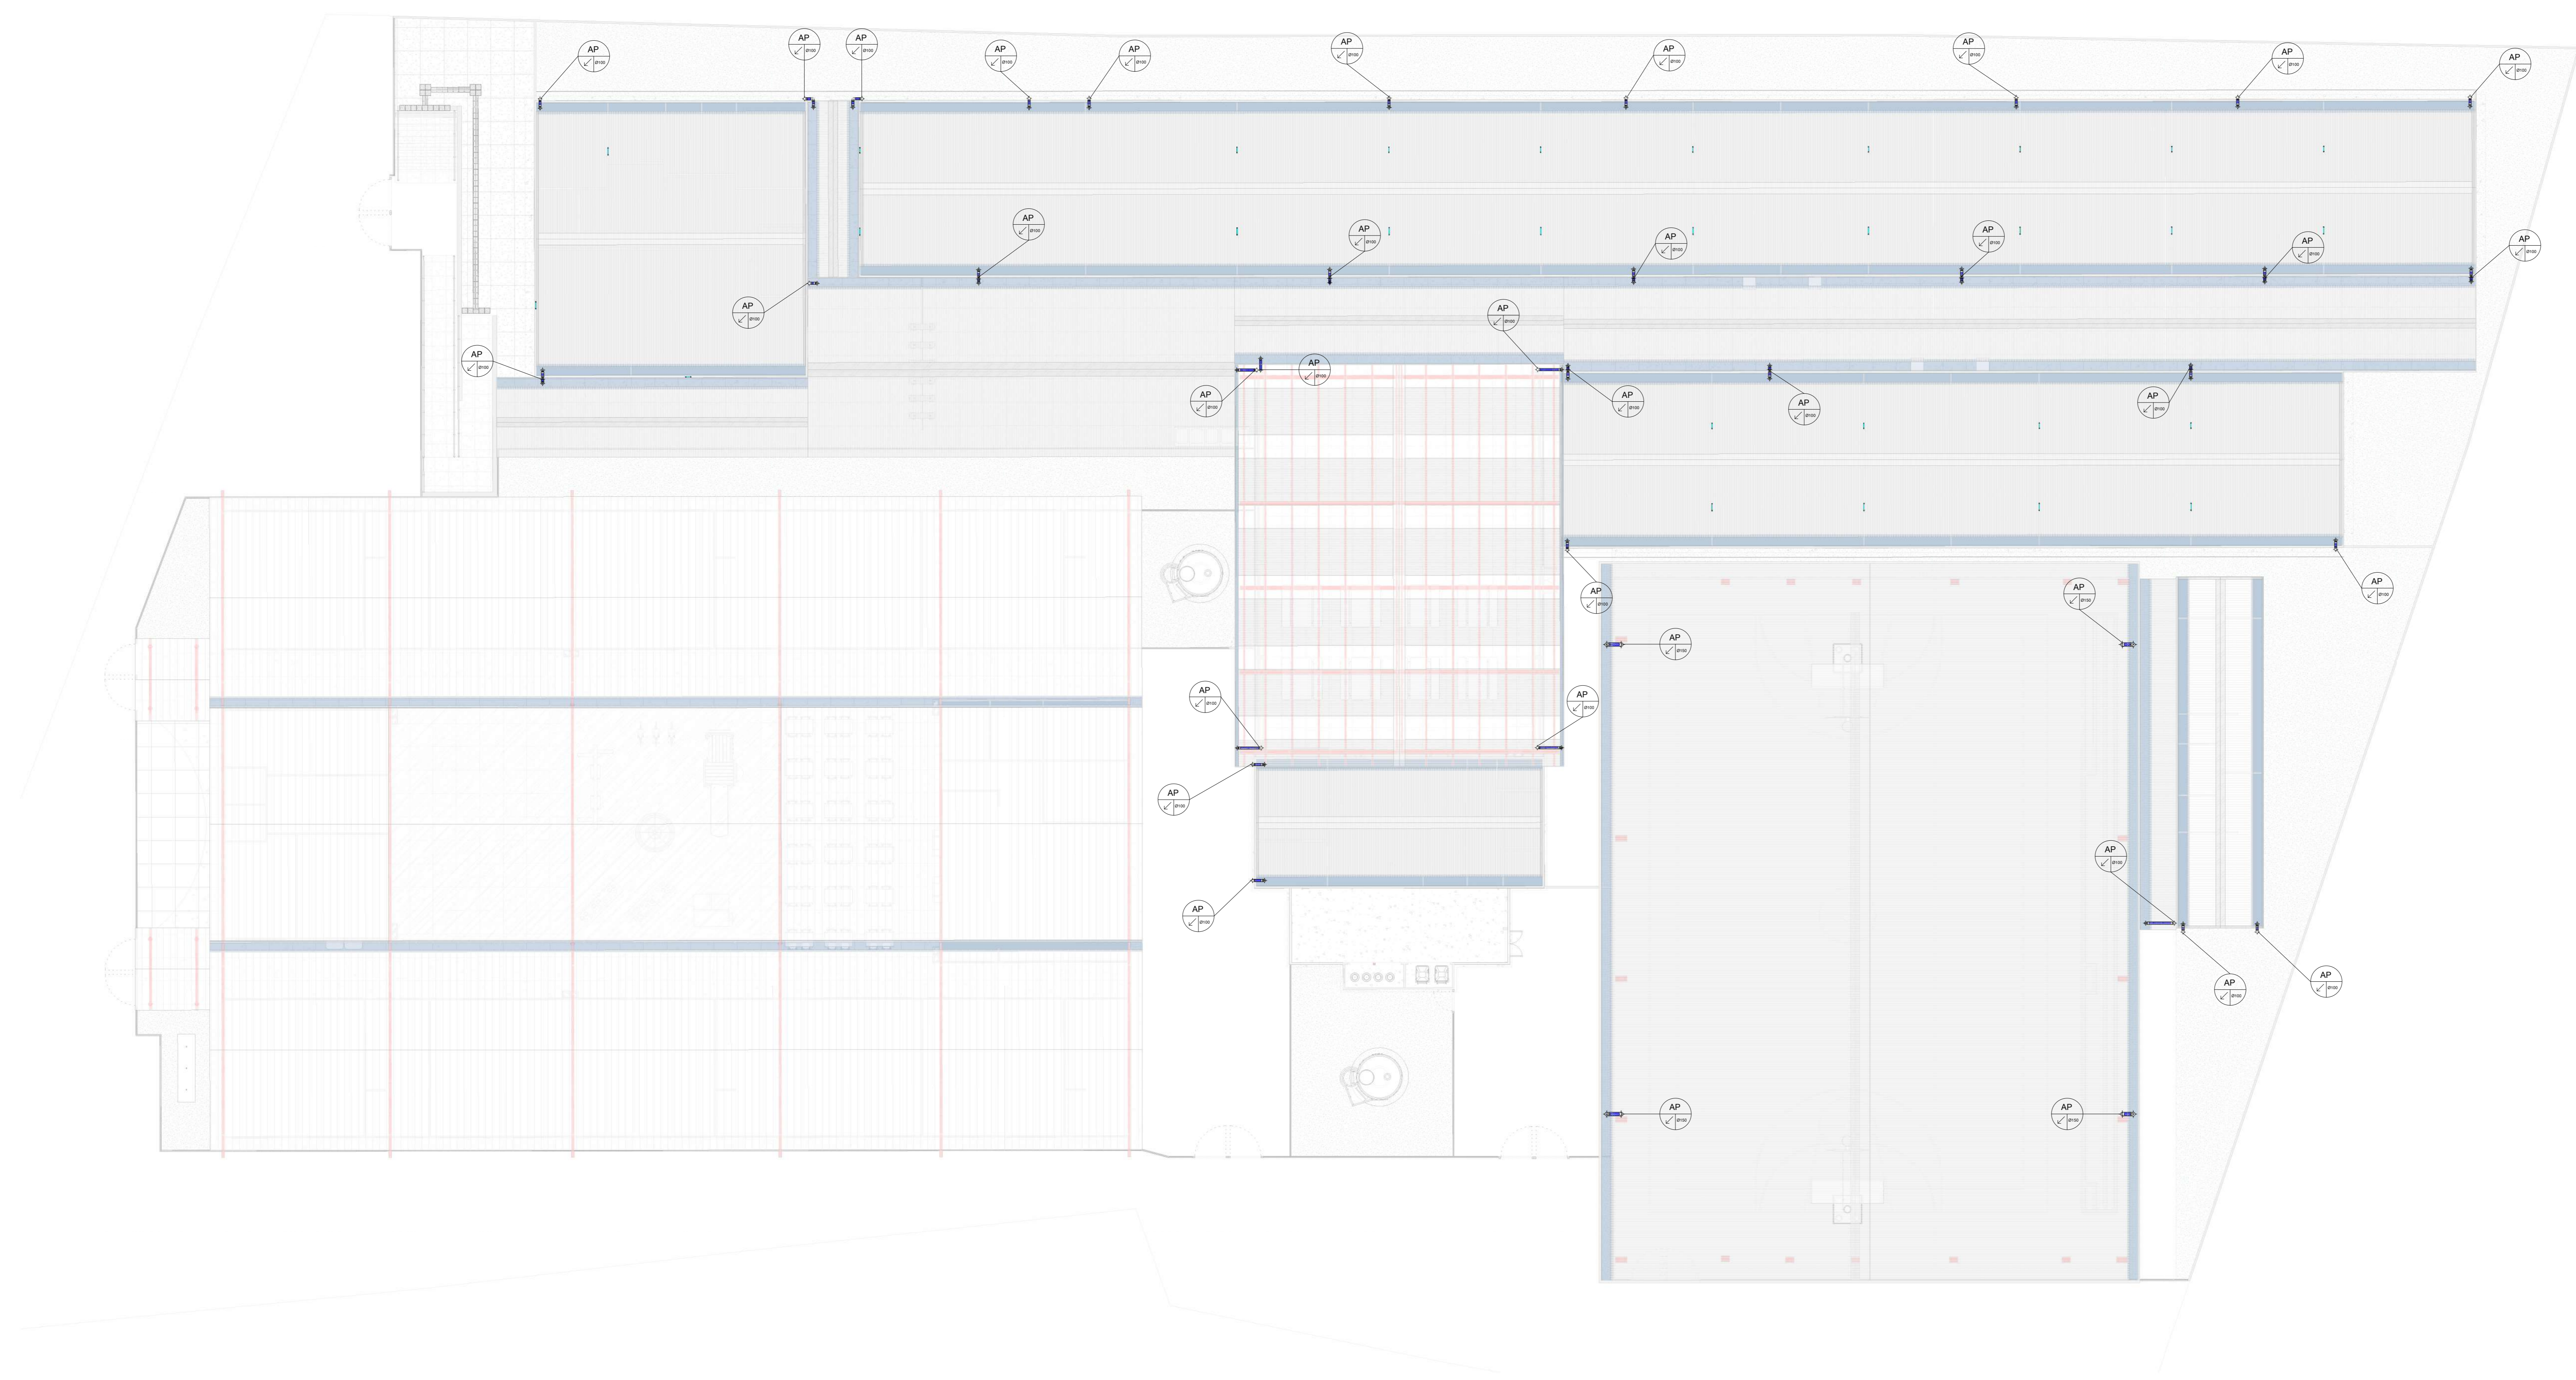

PLANTA BAIXA - COBERTURA  
ESCALA 1:125

PROponente: PREFEITURA MUNICIPAL DO CABO DE SANTO AGOSTINHO CNPJ: 11.294.402/0001-62

RESP. TÉCNICO: Maria Izabel A. da Silva CAU / CREA: A288444- 5

PROPRIETÁRIO: PREFEITURA MUNICIPAL DO CABO DE SANTO AGOSTINHO 0894 CONSTRUÇÃO DE UMA ESCOLA COM 12 SALAS NA CIDADE DO CABO DE SANTO AGOSTINHO - PE			ESCALA: 1:50	FOLHA: <b>02 / 02</b>	CABEAMENTO
ENDEREÇO: AVENIDA SERRARIA, ANTIQO RESTAURANTE ALFREDO PE - 60 - CABO DE SANTO AGOSTINHO - PE					
PROJETO: PLANTA BAIXA - COBERTURA		NÚMERO DA REVISÃO: R00		DATA: 05/11/2025	