


LEGENDA			
	TUBO DE ALIMENTAÇÃO - AL PVC - DIÂMETRO INDICADOS		TUBO DE LIMPEZA E EXTRAVASÃO PVC - DIÂMETRO INDICADO
	TUBO DE ÁGUA FRIA - AF MATERIAL E DIÂMETRO INDICADOS		TUBO ENTERRADO - SISTEMA CONFORME COLORAÇÃO INDICADA
CH	CHUVEIRO	MLR	MAQUINA DE LAVAR ROUPAS
PIA	PIA DE COZINHA	TLR	TANQUE DE LAVAR ROUPAS
LV	LAVATÓRIO	VS	VASO SANITÁRIO COM CAIXA ACOPLADA
RP	REGISTRO DE PRESSÃO	TJ	TORNEIRA ANGULAR DE JARDIM
RG	REGISTRO DE GAVETA		

OBSERVAÇÕES DE PROJETO:
NOTA 01: ESTE PROJETO FOI PROJETADO E DIMENSIONADO COM UMA VIDA ÚTIL DE PROJETO DE 20 ANOS DE FORMA QUE ATENDA OS REQUISITOS MÍNIMOS DE DESEMPENHO DA NBR 15875, SUPONDO O ATENDIMENTO DA PERIODICIDADE E CORRETA EXECUÇÃO DOS PROCESSOS DE MANUTENÇÃO.

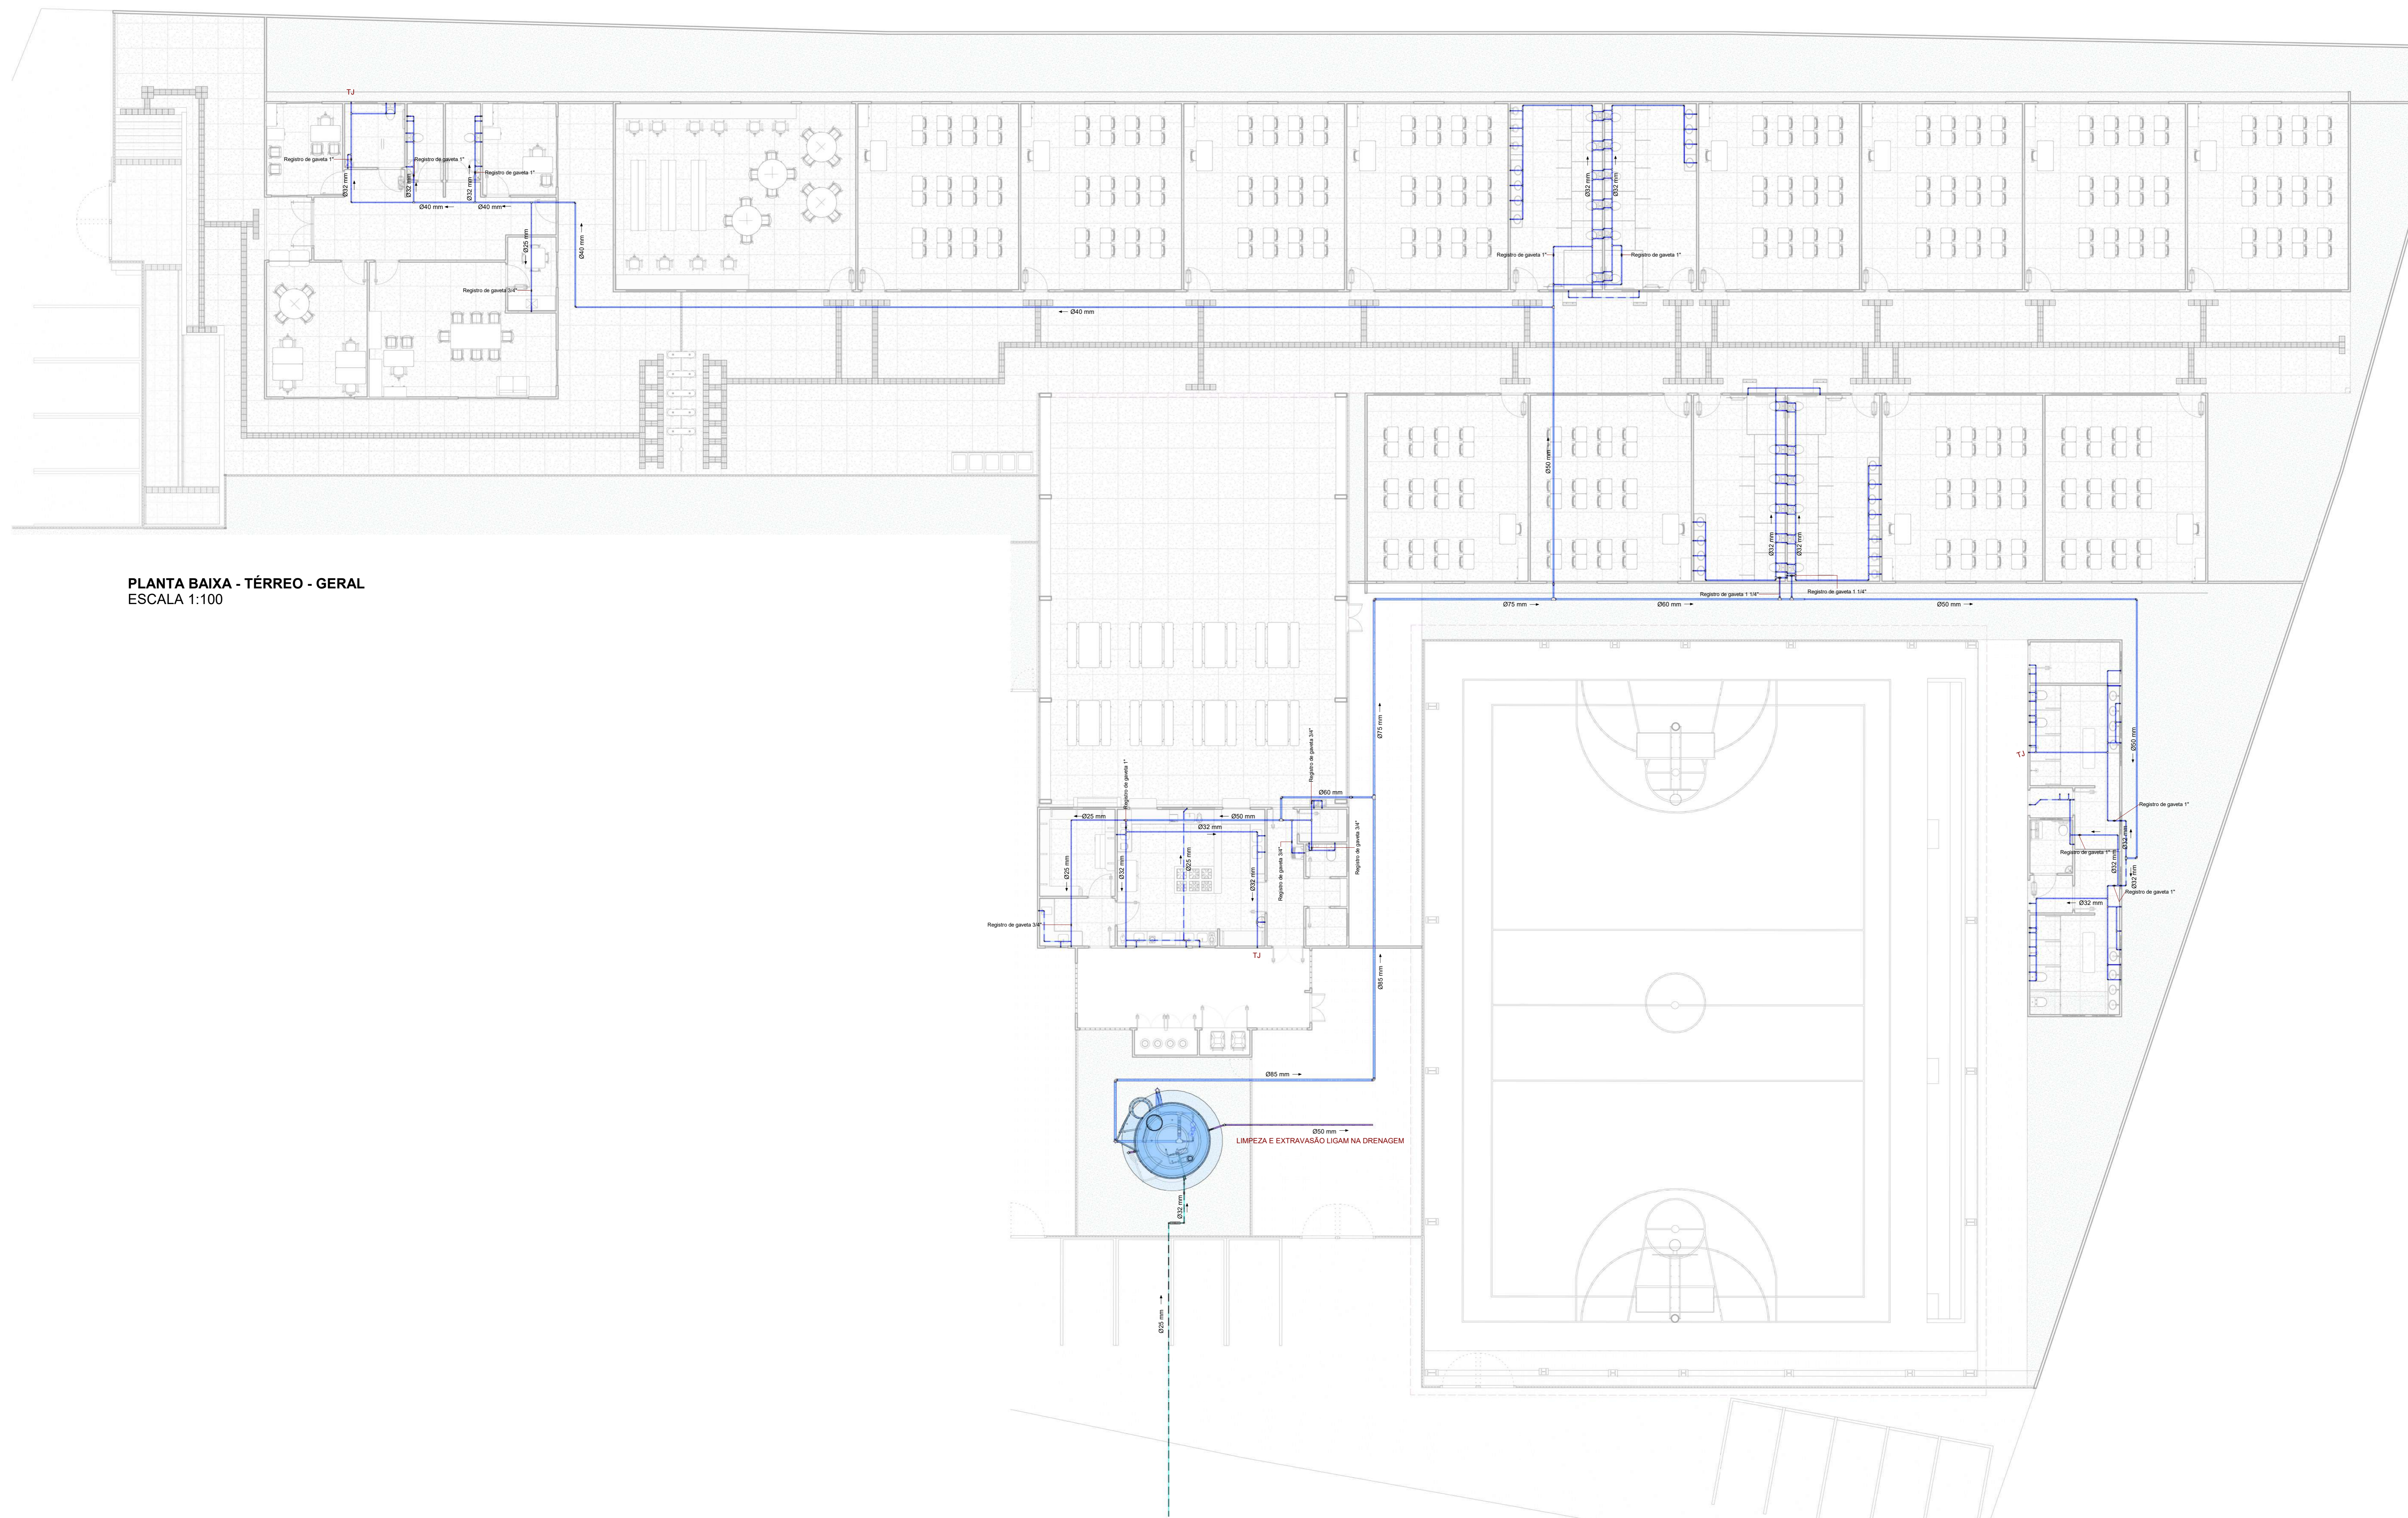

PLANTA BAIXA - TÉRREO - GERAL
 ESCALA 1:100

LISTA GERAL		Qtd.
Descrição		
Adaptador com Anel para Caixa Dagua - Agua Fria, Soldavel - 25mm		2
Adaptador com Anel para Caixa Dagua - Agua Fria, Soldavel - 50mm		5
Bomba Viduo 5.0m³/h - Altura Manométrica: 15m ca. - 1cv		2
Conexão de Ferro Galvanizado - Cotovelo 45° e 90° (Classe Média) 20mm		3
Conexão de Ferro Galvanizado - Cotovelo 45° e 90° (Classe Média) 25mm		2
Conexão de Ferro Galvanizado - Luva com rosca esquerda direita (Classe Média) 20mm		2
Conexão de Ferro Galvanizado - Luva com rosca esquerda direita (Classe Média) 25mm		2
Conexão de Ferro Galvanizado - Niple duplo (Classe Média) 20mm		2
Conexão de Ferro Galvanizado - Niple duplo (Classe Média) 25mm		2
Conexão de Ferro Galvanizado - Tê (Classe Pesada) 20mm		1
Conexão de Ferro Galvanizado - Tê (Classe Pesada) 25mm		1
Conexão de Ferro Galvanizado - União assento cone longo (Classe Média) 20mm		2
Conexão de Ferro Galvanizado - União assento cone longo (Classe Média) 25mm		2
Registro de Gaveta - 1/2"		2
Registro de Gaveta Bruto - 1/2"		2
Registro Globo com Cone - 1"		2
Válvula de retenção vertical 1/2"		2
Válvula de Sucção (para popo) 1"		1
Adaptador Soldavel Curto com Balsa e Rosca para Registro 50 x 1 1/2", PVC Marrom, Agua Fria		2
Bucha de Redução Soldavel Curta 32x25mm, PVC Marrom, Agua Fria		28
Bucha de Redução Soldavel Curta 40x32mm, PVC Marrom, Agua Fria		7
Bucha de Redução Soldavel Curta 50x40mm, PVC Marrom, Agua Fria		4
Bucha de Redução Soldavel Curta 75x50mm, PVC Marrom, Agua Fria		1
Bucha de Redução Soldavel Curta 85x75mm, PVC Marrom, Agua Fria		1
Bucha de Redução Soldavel Curta 110x85mm, PVC Marrom, Agua Fria		3
Bucha de Redução Soldavel Curta 250x40mm, PVC Marrom, Agua Fria		1
Bucha de Redução Soldavel Longa 50x25mm, PVC Marrom, Agua Fria		1
Bucha de Redução Soldavel Longa 50x32mm, PVC Marrom, Agua Fria		2
Bucha de Redução Soldavel Longa 60x40mm, PVC Marrom, Agua Fria		3
Bucha de Redução Soldavel Longa 85x50mm, PVC Marrom, Agua Fria		2
Joelho 45° Soldavel 25mm, PVC Marrom, Agua Fria		3
Joelho 90° Soldavel 25mm, PVC Marrom, Agua Fria		173
Joelho 90° Soldavel 32mm, PVC Marrom, Agua Fria		46
Joelho 90° Soldavel 40mm, PVC Marrom, Agua Fria		8
Joelho 90° Soldavel 50mm, PVC Marrom, Agua Fria		8
Joelho 90° Soldavel 60mm, PVC Marrom, Agua Fria		5
Joelho 90° Soldavel 75mm, PVC Marrom, Agua Fria		1
Joelho 90° Soldavel 85mm, PVC Marrom, Agua Fria		4
Joelho 90° Soldavel 110mm, PVC Marrom, Agua Fria		3
Joelho 90° Soldavel com Bucha de Latio 25 x 3/4", PVC Marrom, Agua Fria		128
Tê de Redução Soldavel 32x25mm, PVC Marrom, Agua Fria		91
Tê de Redução Soldavel 40x25mm, PVC Marrom, Agua Fria		2
Tê de Redução Soldavel 40x32mm, PVC Marrom, Agua Fria		3
Tê de Redução Soldavel 50x32mm, PVC Marrom, Agua Fria		1
Tê de Redução Soldavel 50x40mm, PVC Marrom, Agua Fria		1
Tê de Redução Soldavel 75x50mm, PVC Marrom, Agua Fria		1
Tê de Redução Soldavel 85x75mm, PVC Marrom, Agua Fria		1
Tê Soldavel 25mm, PVC Marrom, Agua Fria		7
Tê Soldavel 32mm, PVC Marrom, Agua Fria		14
Tê Soldavel 40mm, PVC Marrom, Agua Fria		2
Tê Soldavel 50mm, PVC Marrom, Agua Fria		3
Tê Soldavel 60mm, PVC Marrom, Agua Fria		3
Tê Soldavel 110mm, PVC Marrom, Agua Fria		3
Tê Soldavel com Bucha de Latio na Bolsa Central 25 x 3/4", PVC Marrom, Agua Fria		1
União Soldavel 50mm, PVC Marrom, Agua Fria		2
Pressurizador - 3cv		1
Adaptador Soldavel Curto com Balsa e Rosca para Registro 25 x 3/4", PVC Marrom, Agua Fria		17
Adaptador Soldavel Curto com Balsa e Rosca para Registro 32 x 1", PVC Marrom, Agua Fria		20
Adaptador Soldavel Curto com Balsa e Rosca para Registro 40 x 1 1/4", PVC Marrom, Agua Fria		4
Adaptador Soldavel Curto com Balsa e Rosca para Registro 50 x 1 1/2", PVC Marrom, Agua Fria		4
Adaptador Soldavel Curto com Balsa e Rosca para Registro 110 x 4", PVC Marrom, Agua Fria		4
Adaptador Soldavel Curto com Balsa e Rosca para Registro 110 x 4", PVC Marrom, Agua Fria		2
Joelho 90° Soldavel 25mm, PVC Marrom, Agua Fria		1
Joelho 90° Soldavel 32mm, PVC Marrom, Agua Fria		1
Luva Soldavel e com Bucha de Latio 25 x 3/4", PVC Azul, Agua Fria		7
Base Registro de Pressão 3/4"		7
Registro de gaveta 1 1/2"		2
Registro de gaveta 1 1/4"		2
Registro de gaveta 1"		10
Registro de gaveta 3/4"		5
Registro de gaveta Industrial 4"		2
Válvula de retenção horizontal 4"		1

TABELA DE TUBOS	
Descrição	Comprimento
Tubo de ferro galvanizado para rede de agua fria - 20 mme mm	11.40
Tubo de ferro galvanizado para rede de agua fria - 25 mme mm	2.45
Tubo Soldavel Marrom - Ø25 mm	415.73
Tubo Soldavel Marrom - Ø32 mm	148.88
Tubo Soldavel Marrom - Ø40 mm	69.25
Tubo Soldavel Marrom - Ø50 mm	58.48
Tubo Soldavel Marrom - Ø60 mm	23.56
Tubo Soldavel Marrom - Ø75 mm	14.81
Tubo Soldavel Marrom - Ø85 mm	26.93
Tubo Soldavel Marrom - Ø110 mm	13.95

PROponente: PREFEITURA MUNICIPAL DO CABO DE SANTO AGOSTINHO CNPJ: 11.294.402/0001-02

RESP. TÉCNICO: Maria Izabel A. da Silva CAU / CREA: A288444-5

PROPRIETÁRIO: PREFEITURA MUNICIPAL DO CABO DE SANTO AGOSTINHO			HIDRÁULICO
ENDEREÇO: AVENIDA SERRARIA, ANTIGO RESTAURANTE ALFREDO PE - 60 - CABO DE SANTO AGOSTINHO - PE			
PROJETO: PLANTA BAIXA - TÉRREO GERAL	ESCALA: 1:100	FOLHA: 01/01	NÚMERO DA REVISÃO: R00 16/10/2025
LEGENDA QUANTITATIVOS	NÚMERO DA REVISÃO: R00 16/10/2025		