


LEGENDA

	TUBO DE ESGOTO PVC - DIÂMETRO INDICADO		TUBO DE GORDURA SÉRIE REFORÇADA - DIÂMETRO INDICADO
	TUBO DE VENTILAÇÃO PVC - DIÂMETRO INDICADO		CONEXÕES SÉRIE REFORÇADA - DIÂMETRO INDICADO
CV-00	PRUMADA DE VENTILAÇÃO SECUNDÁRIA - NUMERAÇÃO	CG	CAIXA DE GORDURA
DR-00	PRUMADA DE DRENO - NUMERAÇÃO	CI	CAIXA DE INSPEÇÃO
RS	RALO SECO	CS	CAIXA DE SIFONADA
LV	LAVATÓRIO - Ø40mm H: 50CM	PIA	PIA COZINHA - Ø50mm H: 50CM
VS	VASO SANITÁRIO - Ø100mm H: PISO	TLR	TANQUE DE LAVAR ROUPAS - Ø40mm H: 50CM
MLR	TANQUE DE LAVAR ROUPAS - Ø50mm H: 50CM		

OBSERVAÇÕES DE PROJETO:

- NOTA 01:** AO FINAL DE TODAS AS COLUNAS DE VENTILAÇÃO DEVERÁ TER UM TERMINAL DE VENTILAÇÃO, UM TÊ OU OUTRO DISPOSITIVO QUE IMPEÇA A ENTRADA DE ÁGUAS PLUVIAIS NA TUBULAÇÃO.
- NOTA 02:** AS CAIXAS DE INSPEÇÃO E GORDURA DEVEREM SER EXECUTADAS CONFORME DETALHES E PERMITIR LIMPEZA E MANUTENÇÃO.
- NOTA 03:** A LIMPEZA DA CAIXA DE GORDURA DEVERÁ SER FEITA A CADA SEIS MESES.
- NOTA 04:** A LIMPEZA DAS CALHAS E DE TODAS AS CAIXAS DO SISTEMA DE TRATAMENTO DE ESGOTO DEVERÁ SER FEITA A CADA UM ANO.
- NOTA 05:** INCLINAÇÕES DA TUBULAÇÃO: PVC Ø250 mm e PVC Ø200mm = 0,5%
PVC Ø150mm; Ø100mm = 1,0%
PVC Ø75mm; PVC Ø50mm; PVC Ø40mm; PVC Ø20mm = 2,0%
- NOTA 06:** ESTE PROJETO FOI PROJETADO E DIMENSIONADO COM UMA VIDA ÚTIL DE PROJETO DE 20 ANOS DE FORMA QUE ATENDA OS REQUISITOS MÍNIMOS DE DESEMPENHO DA NBR 15575, SUPONDO O ATENDIMENTO DA PERIODICIDADE E CORRETA EXECUÇÃO DOS PROCESSOS DE MANUTENÇÃO.

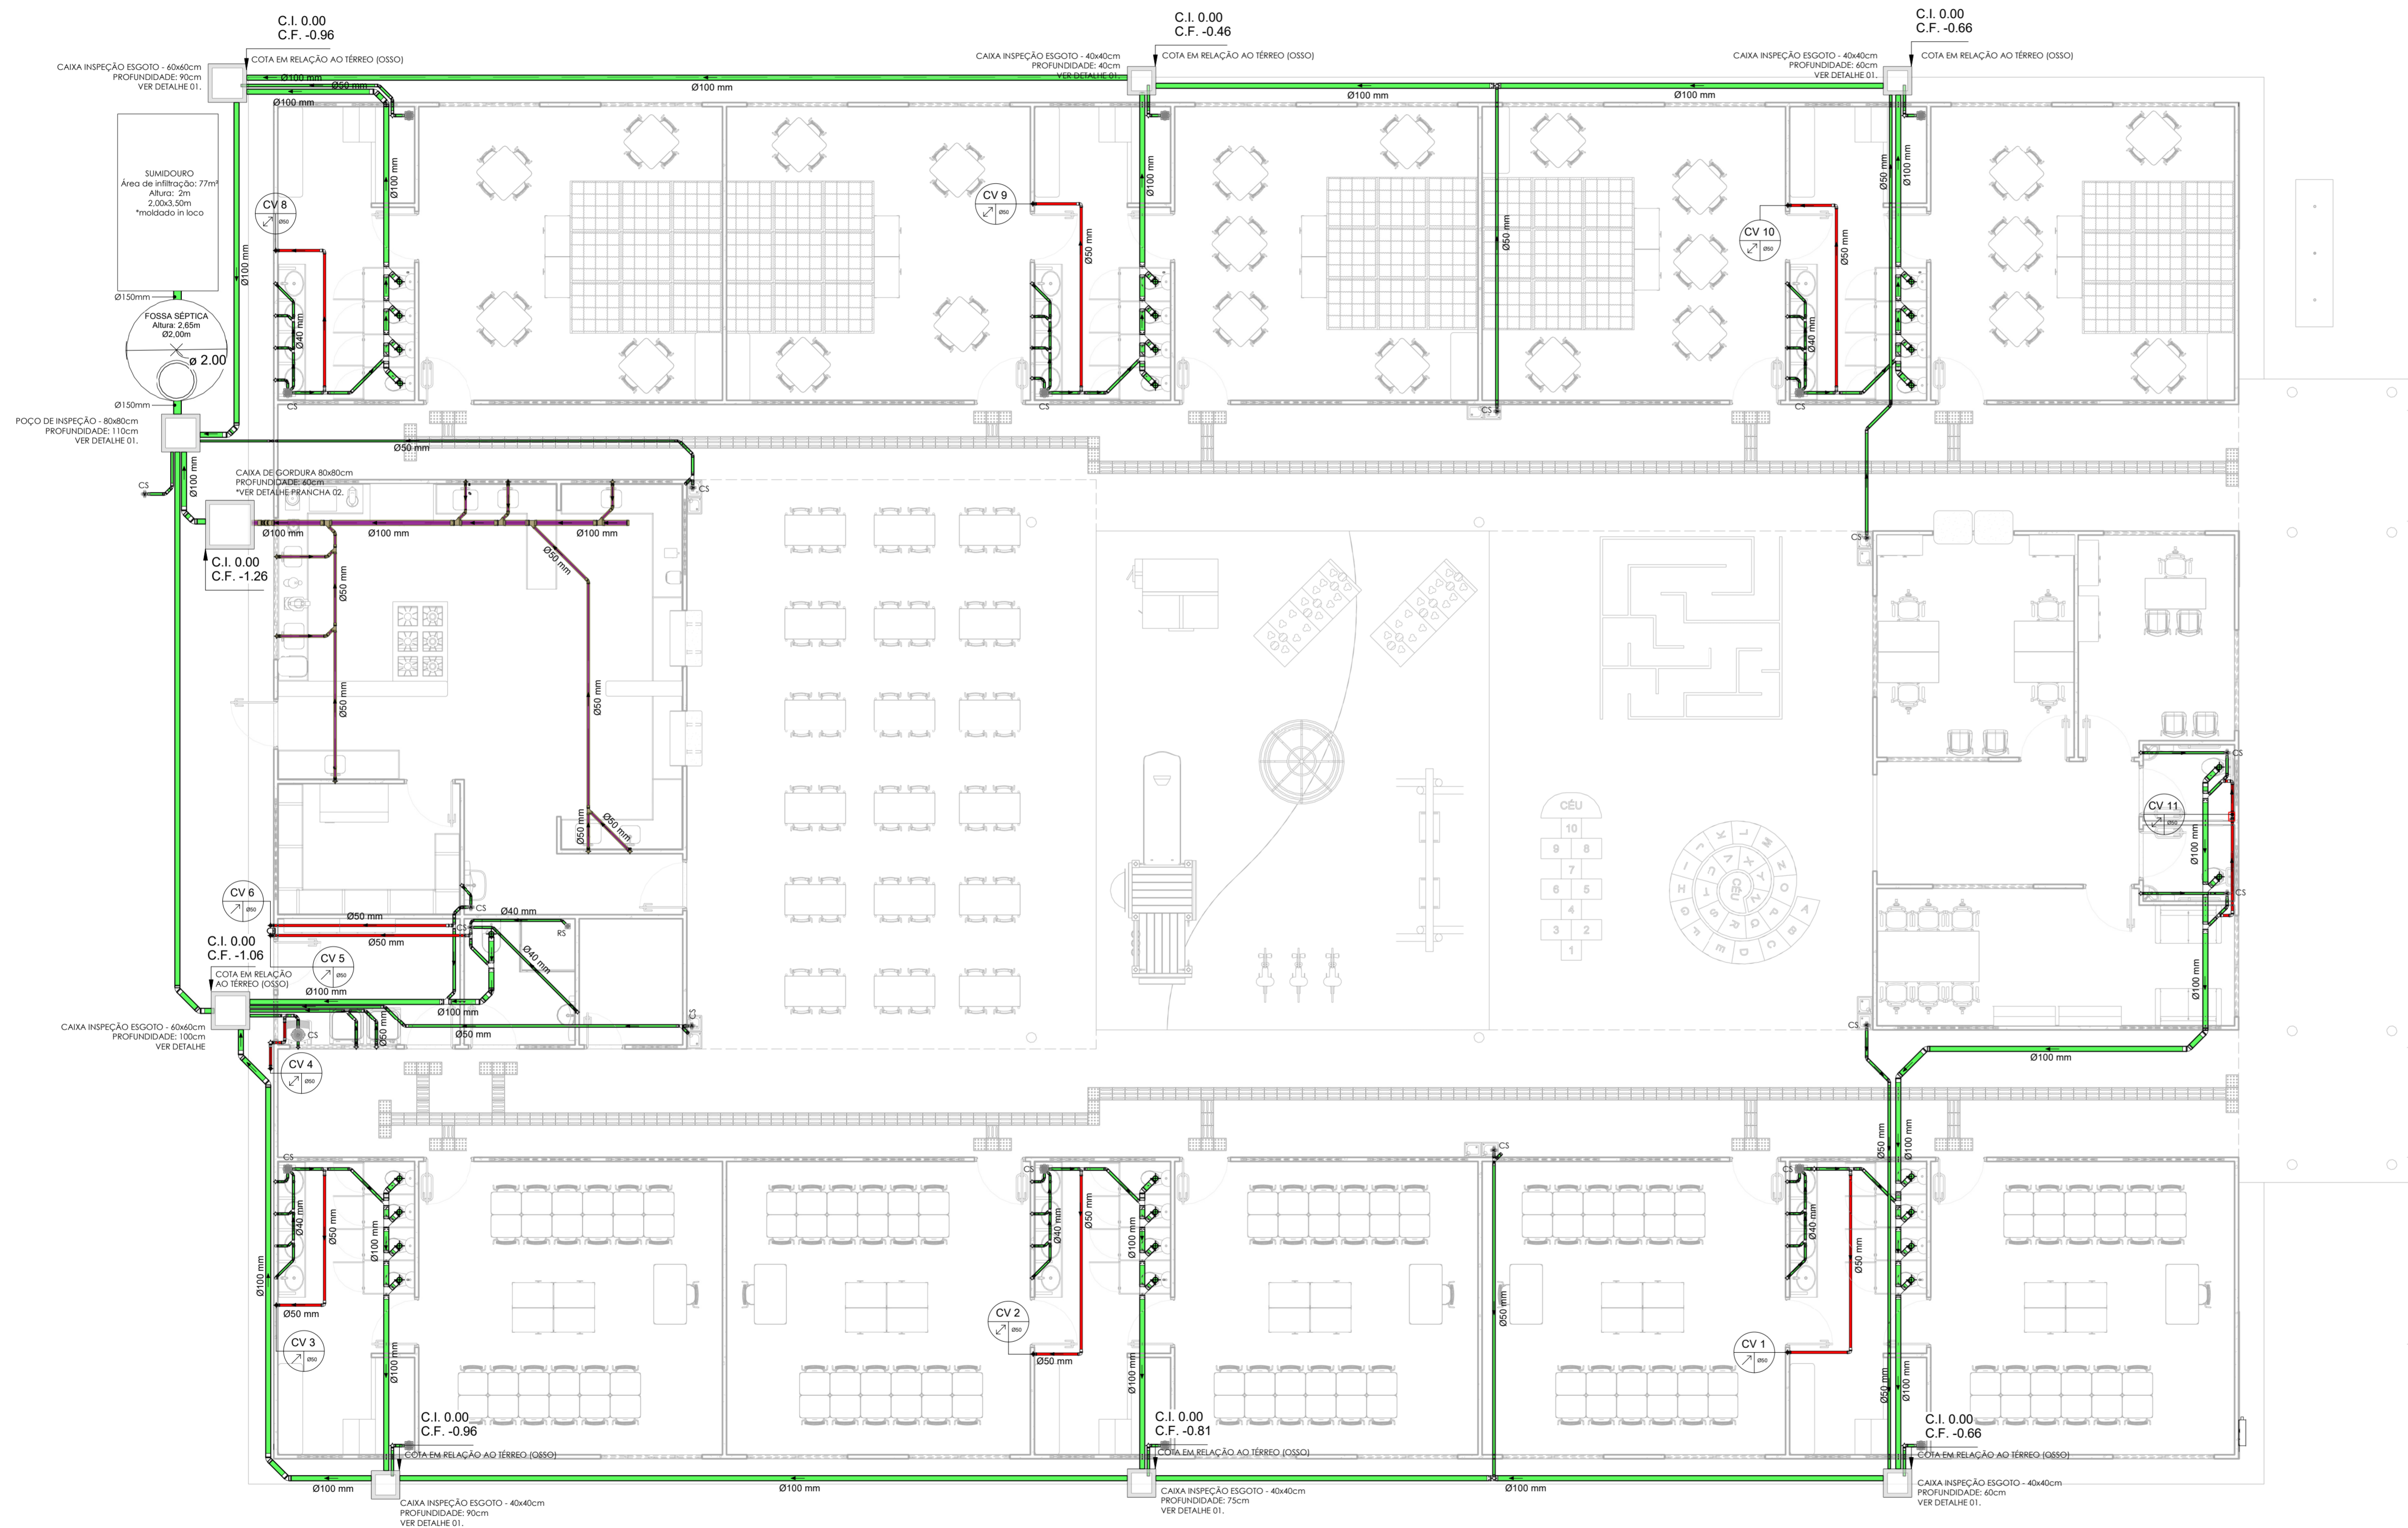

PLANTA BAIXA - TÉRREO
ESCALA 1:75

PROponente: PREFEITURA MUNICIPAL DO CABO DE SANTO AGOSTINHO CNPJ: 11.294.402/0001-62

RESP. TÉCNICO: Maria Izabel A. da Silva CAU / CREA: A28844-5

PROPRIETÁRIO: PREFEITURA MUNICIPAL DO CABO DE SANTO AGOSTINHO		PREFEITURA DE CABO DE SANTO AGOSTINHO - PE	SANITÁRIO
OBRA: CONSTRUÇÃO DE UMA CRECHE COM 10 SALAS NA CIDADE DO CABO DE SANTO AGOSTINHO - PE			
ENDEREÇO: AVENIDA SERRARIA, ANTIQO RESTAURANTE ALFREDÃO PE - 60 - CABO DE SANTO AGOSTINHO - PE		ESCALA: 1/75	FOLHA: 01 / 01
CONTEÚDO: PLANTA BAIXA - TÉRREO			
NOMENCLATURA DA FOLHA: CAB-CRE-2025-HEG-PLB-R00-P01		NÚMERO DA REVISÃO: R00	DATA: 05/11/2025