




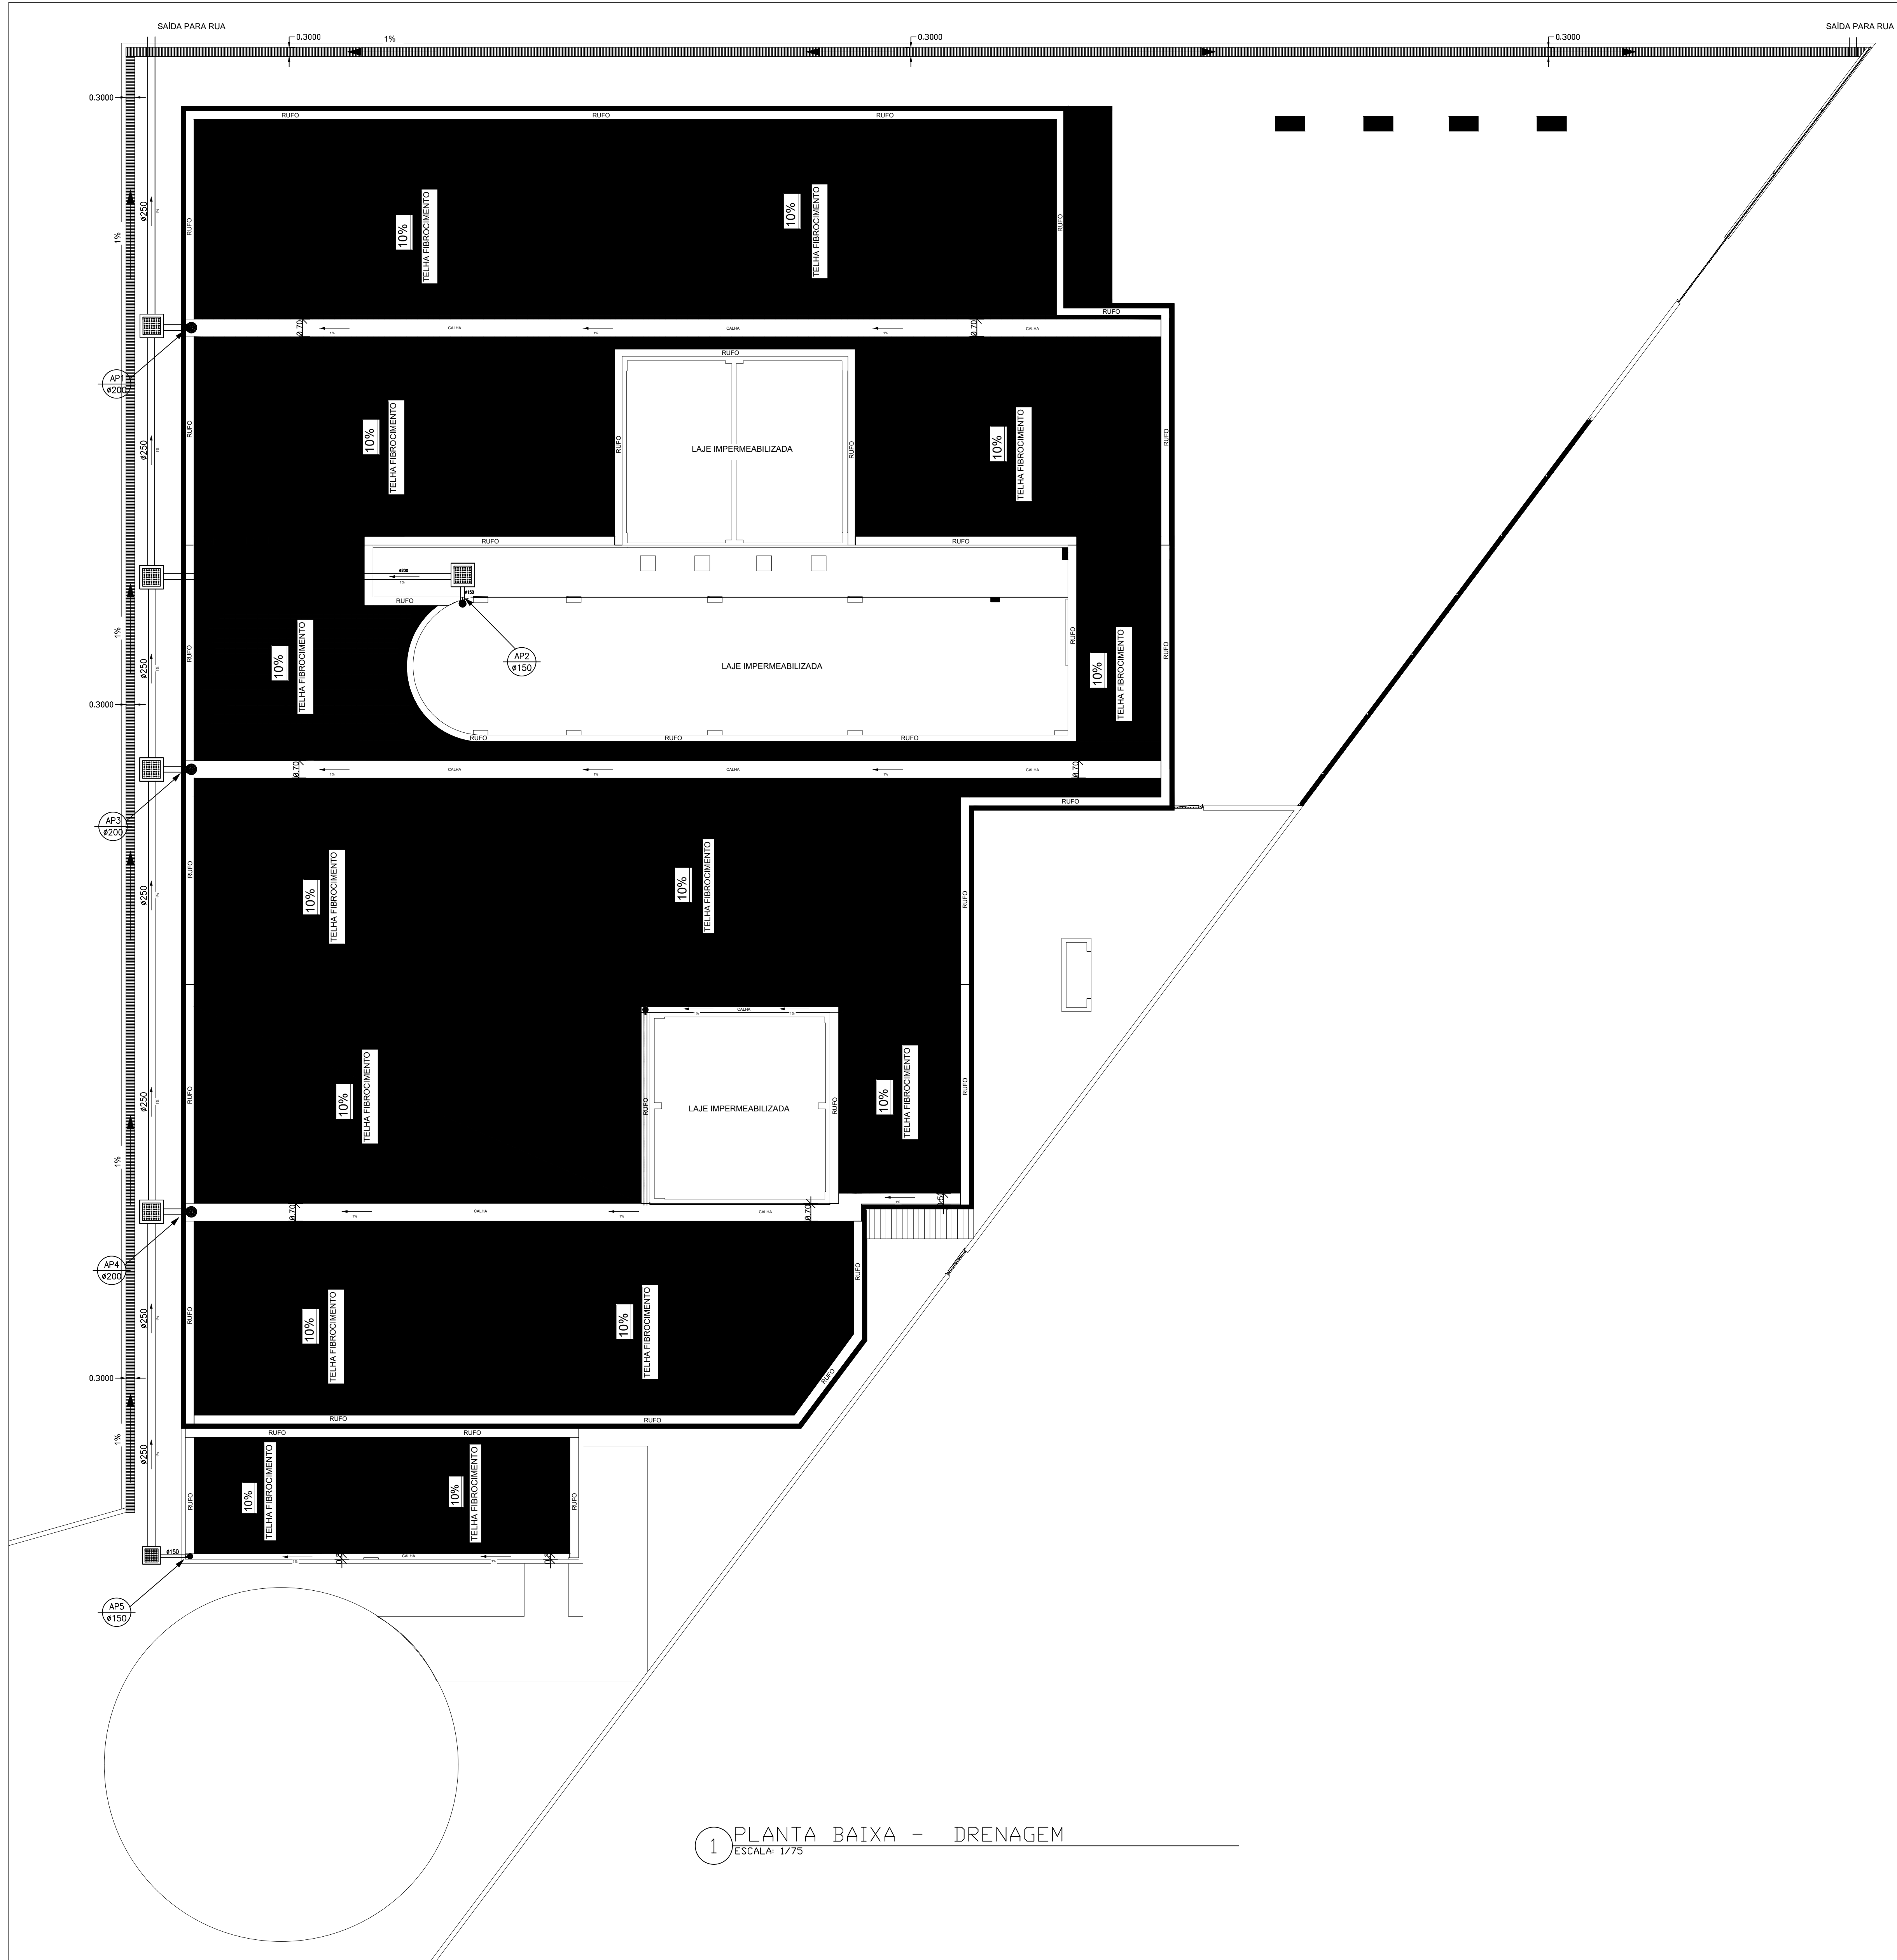


1 PLANTA BAIXA - DRENAGEM
ESCALA: 1/775

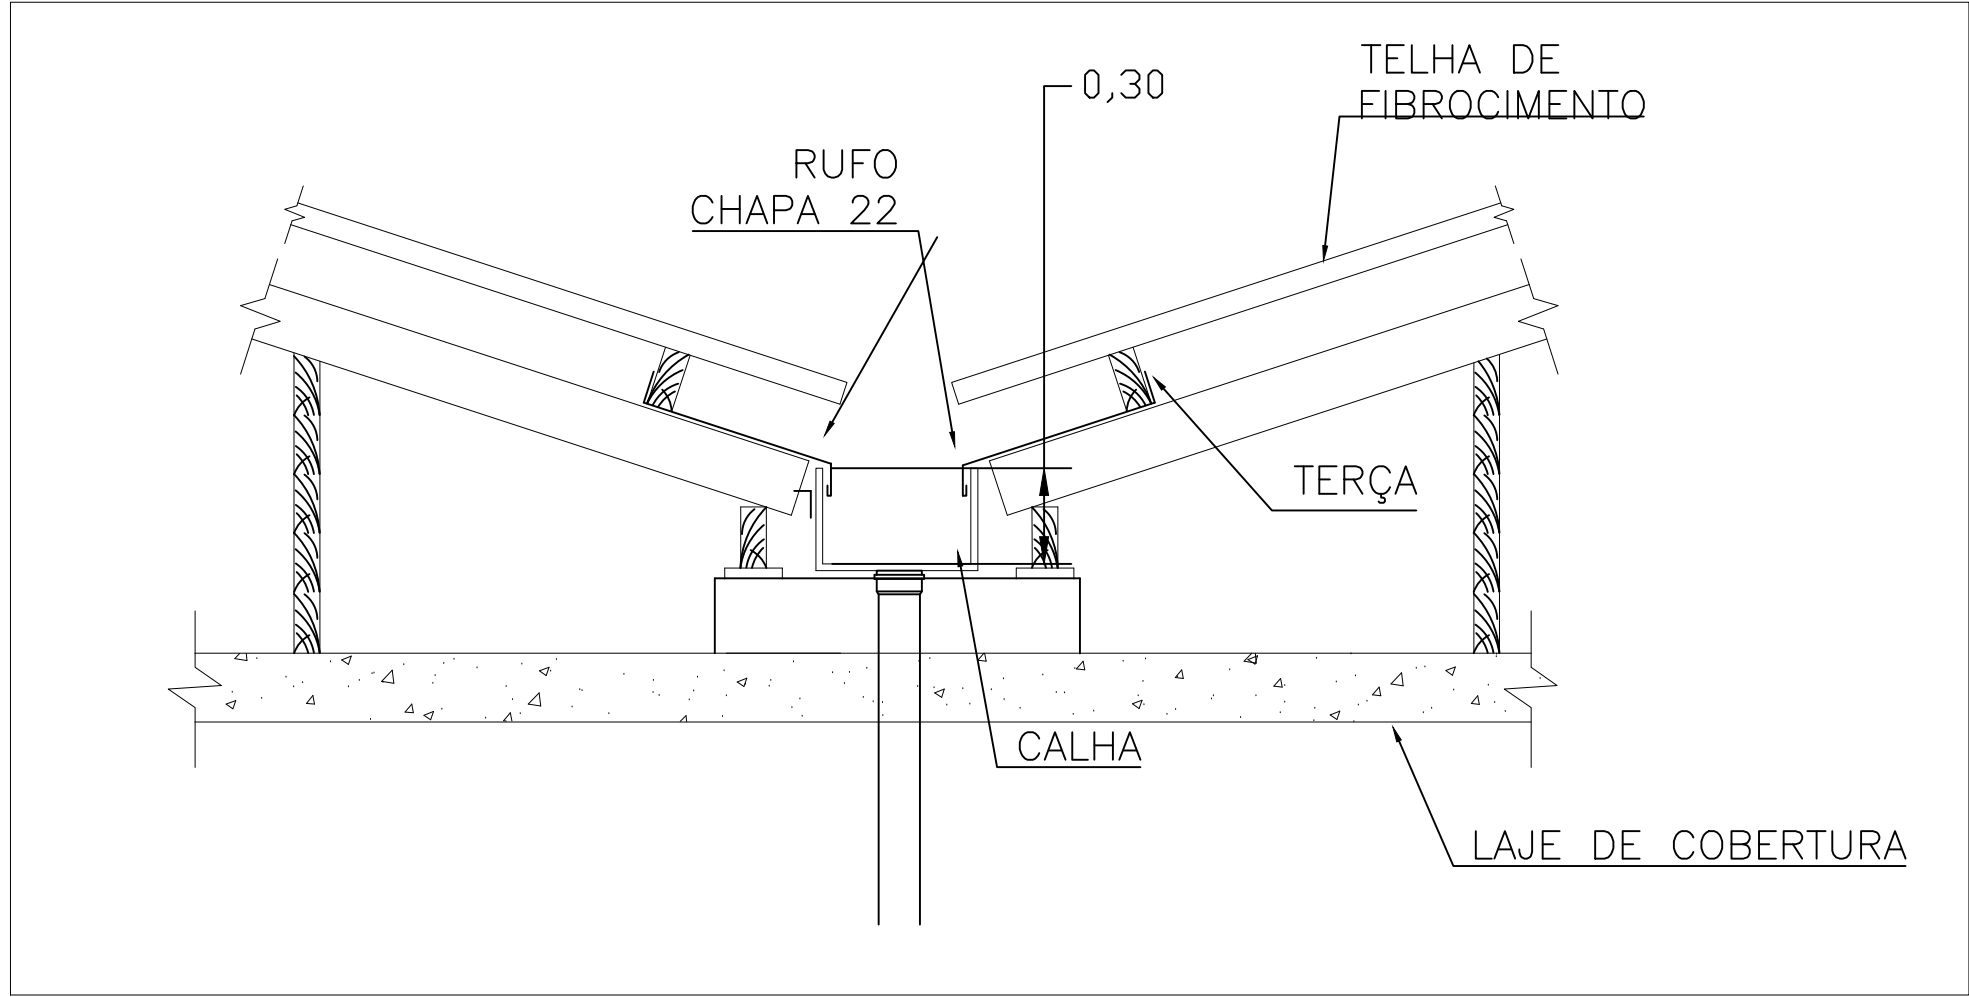

2 DETALHE - CALHA
SEM ESCALA

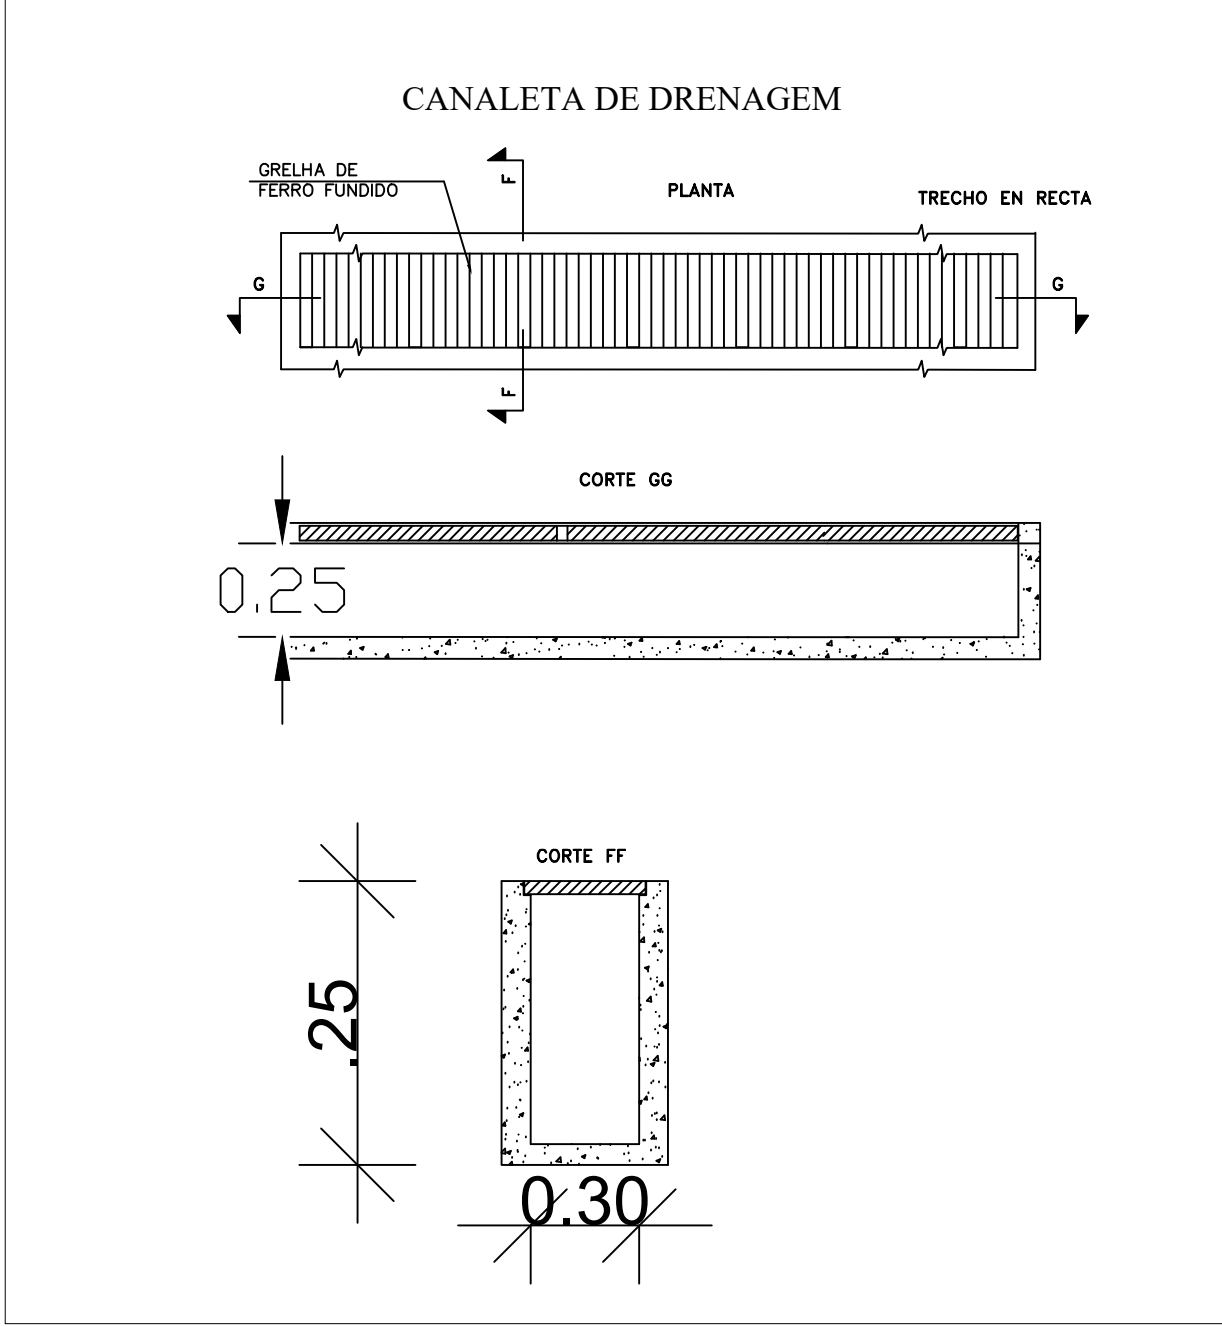

3 DETALHES - CANALETAS DE CONCRETO
SEM ESCALA

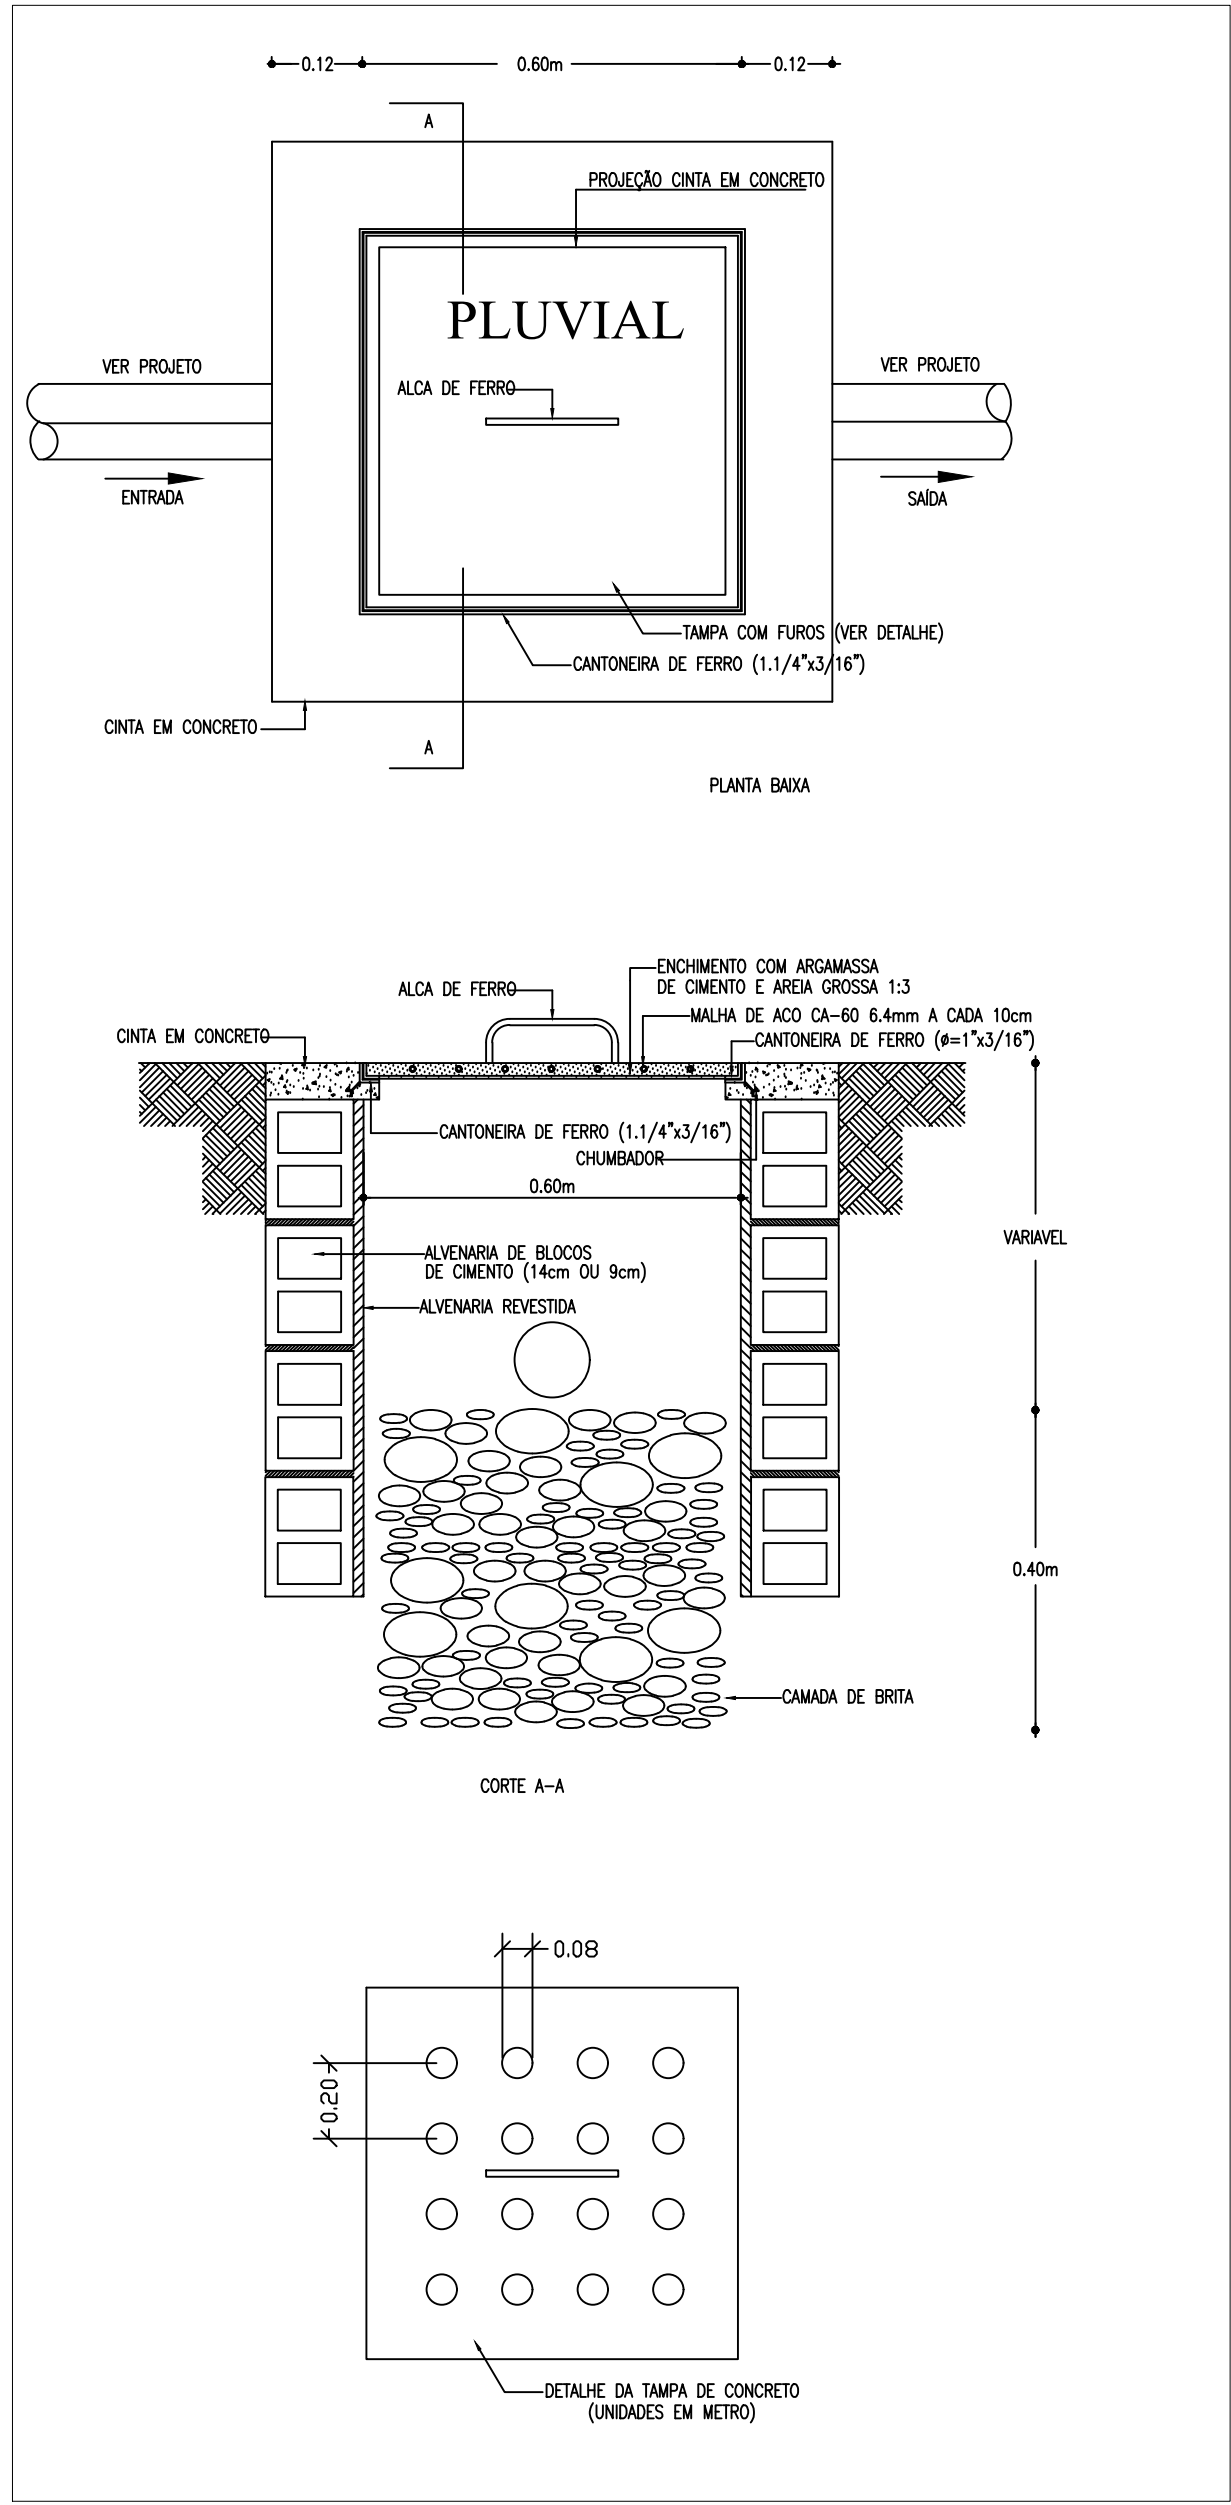

3 DETALHES - CAIXA ÁGUAS PLUVIAIS
SEM ESCALA



PREFEITURA MUNICIPAL DE GARANHUNS

SECRETARIA DE EDUCAÇÃO			
PROJETO DRENAGEM			
FOLHA:	DESCRIÇÃO: PROJETO DRENAGEM		
01/01			
ESCALA:	DIAGRAMAS:	REVISÕES:	DATA:
INDICADA	-	0/0	11/11/2024
CONTEUDO: CALHA; CANALETA DE CONCRETO; RUFOS; CAIXA ÁGUA PLUVIAL			
CONTRATO Nº:		ART Nº:	

ADMINISTRAÇÃO:
SIVALDO ALBINO RODRIGUES
PREFEITO

PROJETO:
MATEUS RAMOS FRAZAO BEZERRA
ENGENHEIRO CIVIL
CREA/PE Nº 1820580016
SECRETARIA DE EDUCAÇÃO

CONSTRUÇÃO