

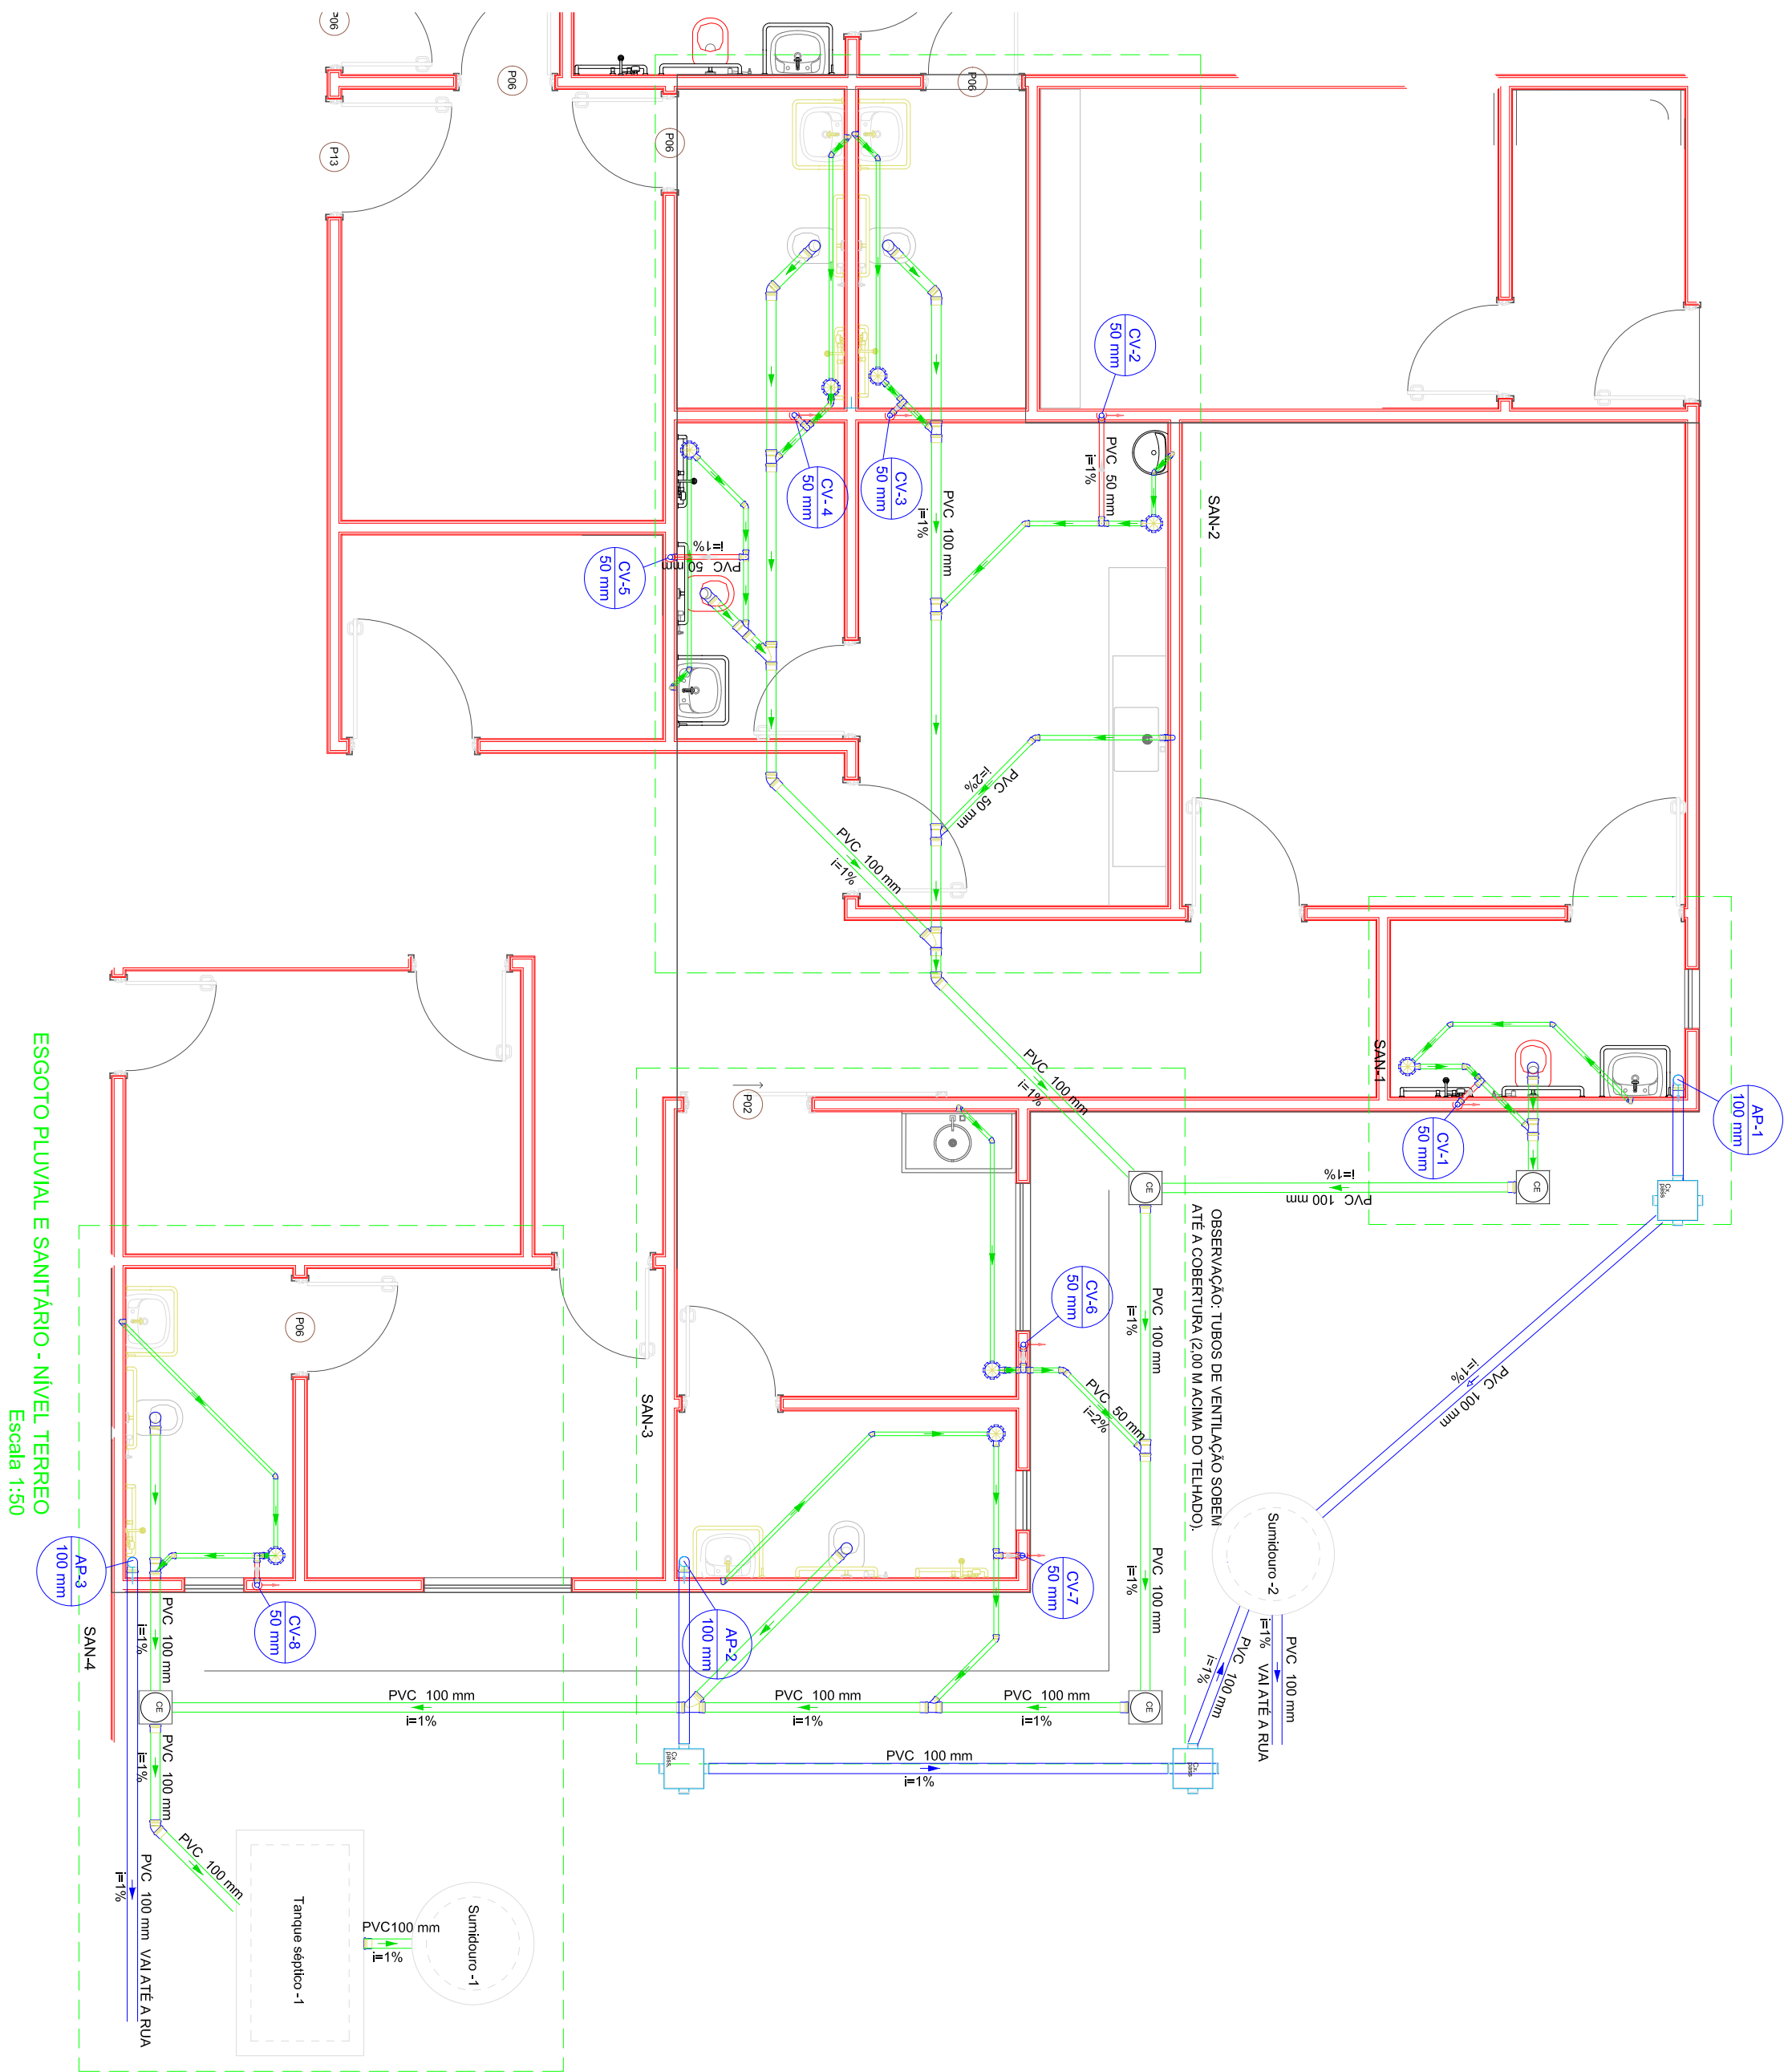


PLANTA BAIXA - CAIXA

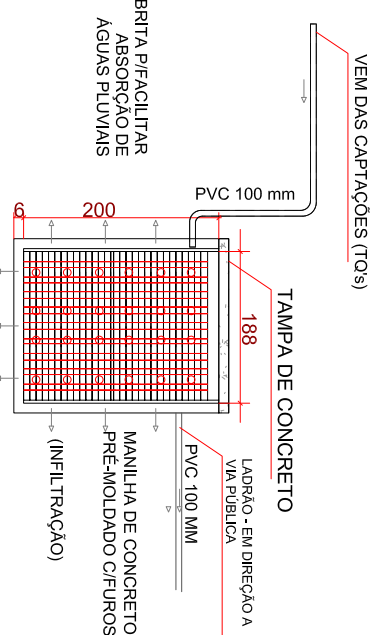


DET. CAIXA DE RECARGA DE ÁGUAS PLUVIAIS (CHEIA)


CORTE - CAIXA DE RECARGA ARTIFICIAL
Sem escala

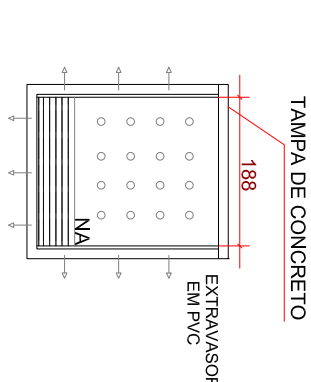

DET. CAIXA DE RECARGA DE ÁGUAS PLUVIAIS (VAZIA)

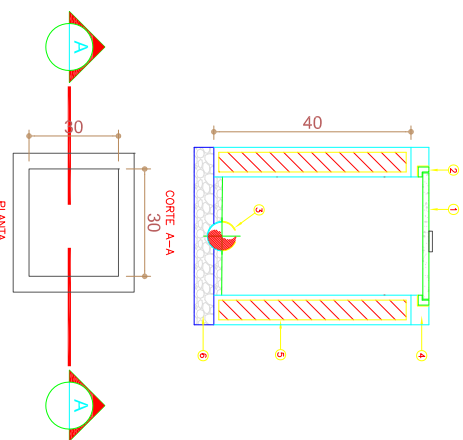

DET. CAIXA DE RECARGA DE ÁGUAS PLUVIAIS (SEM ESCALA)

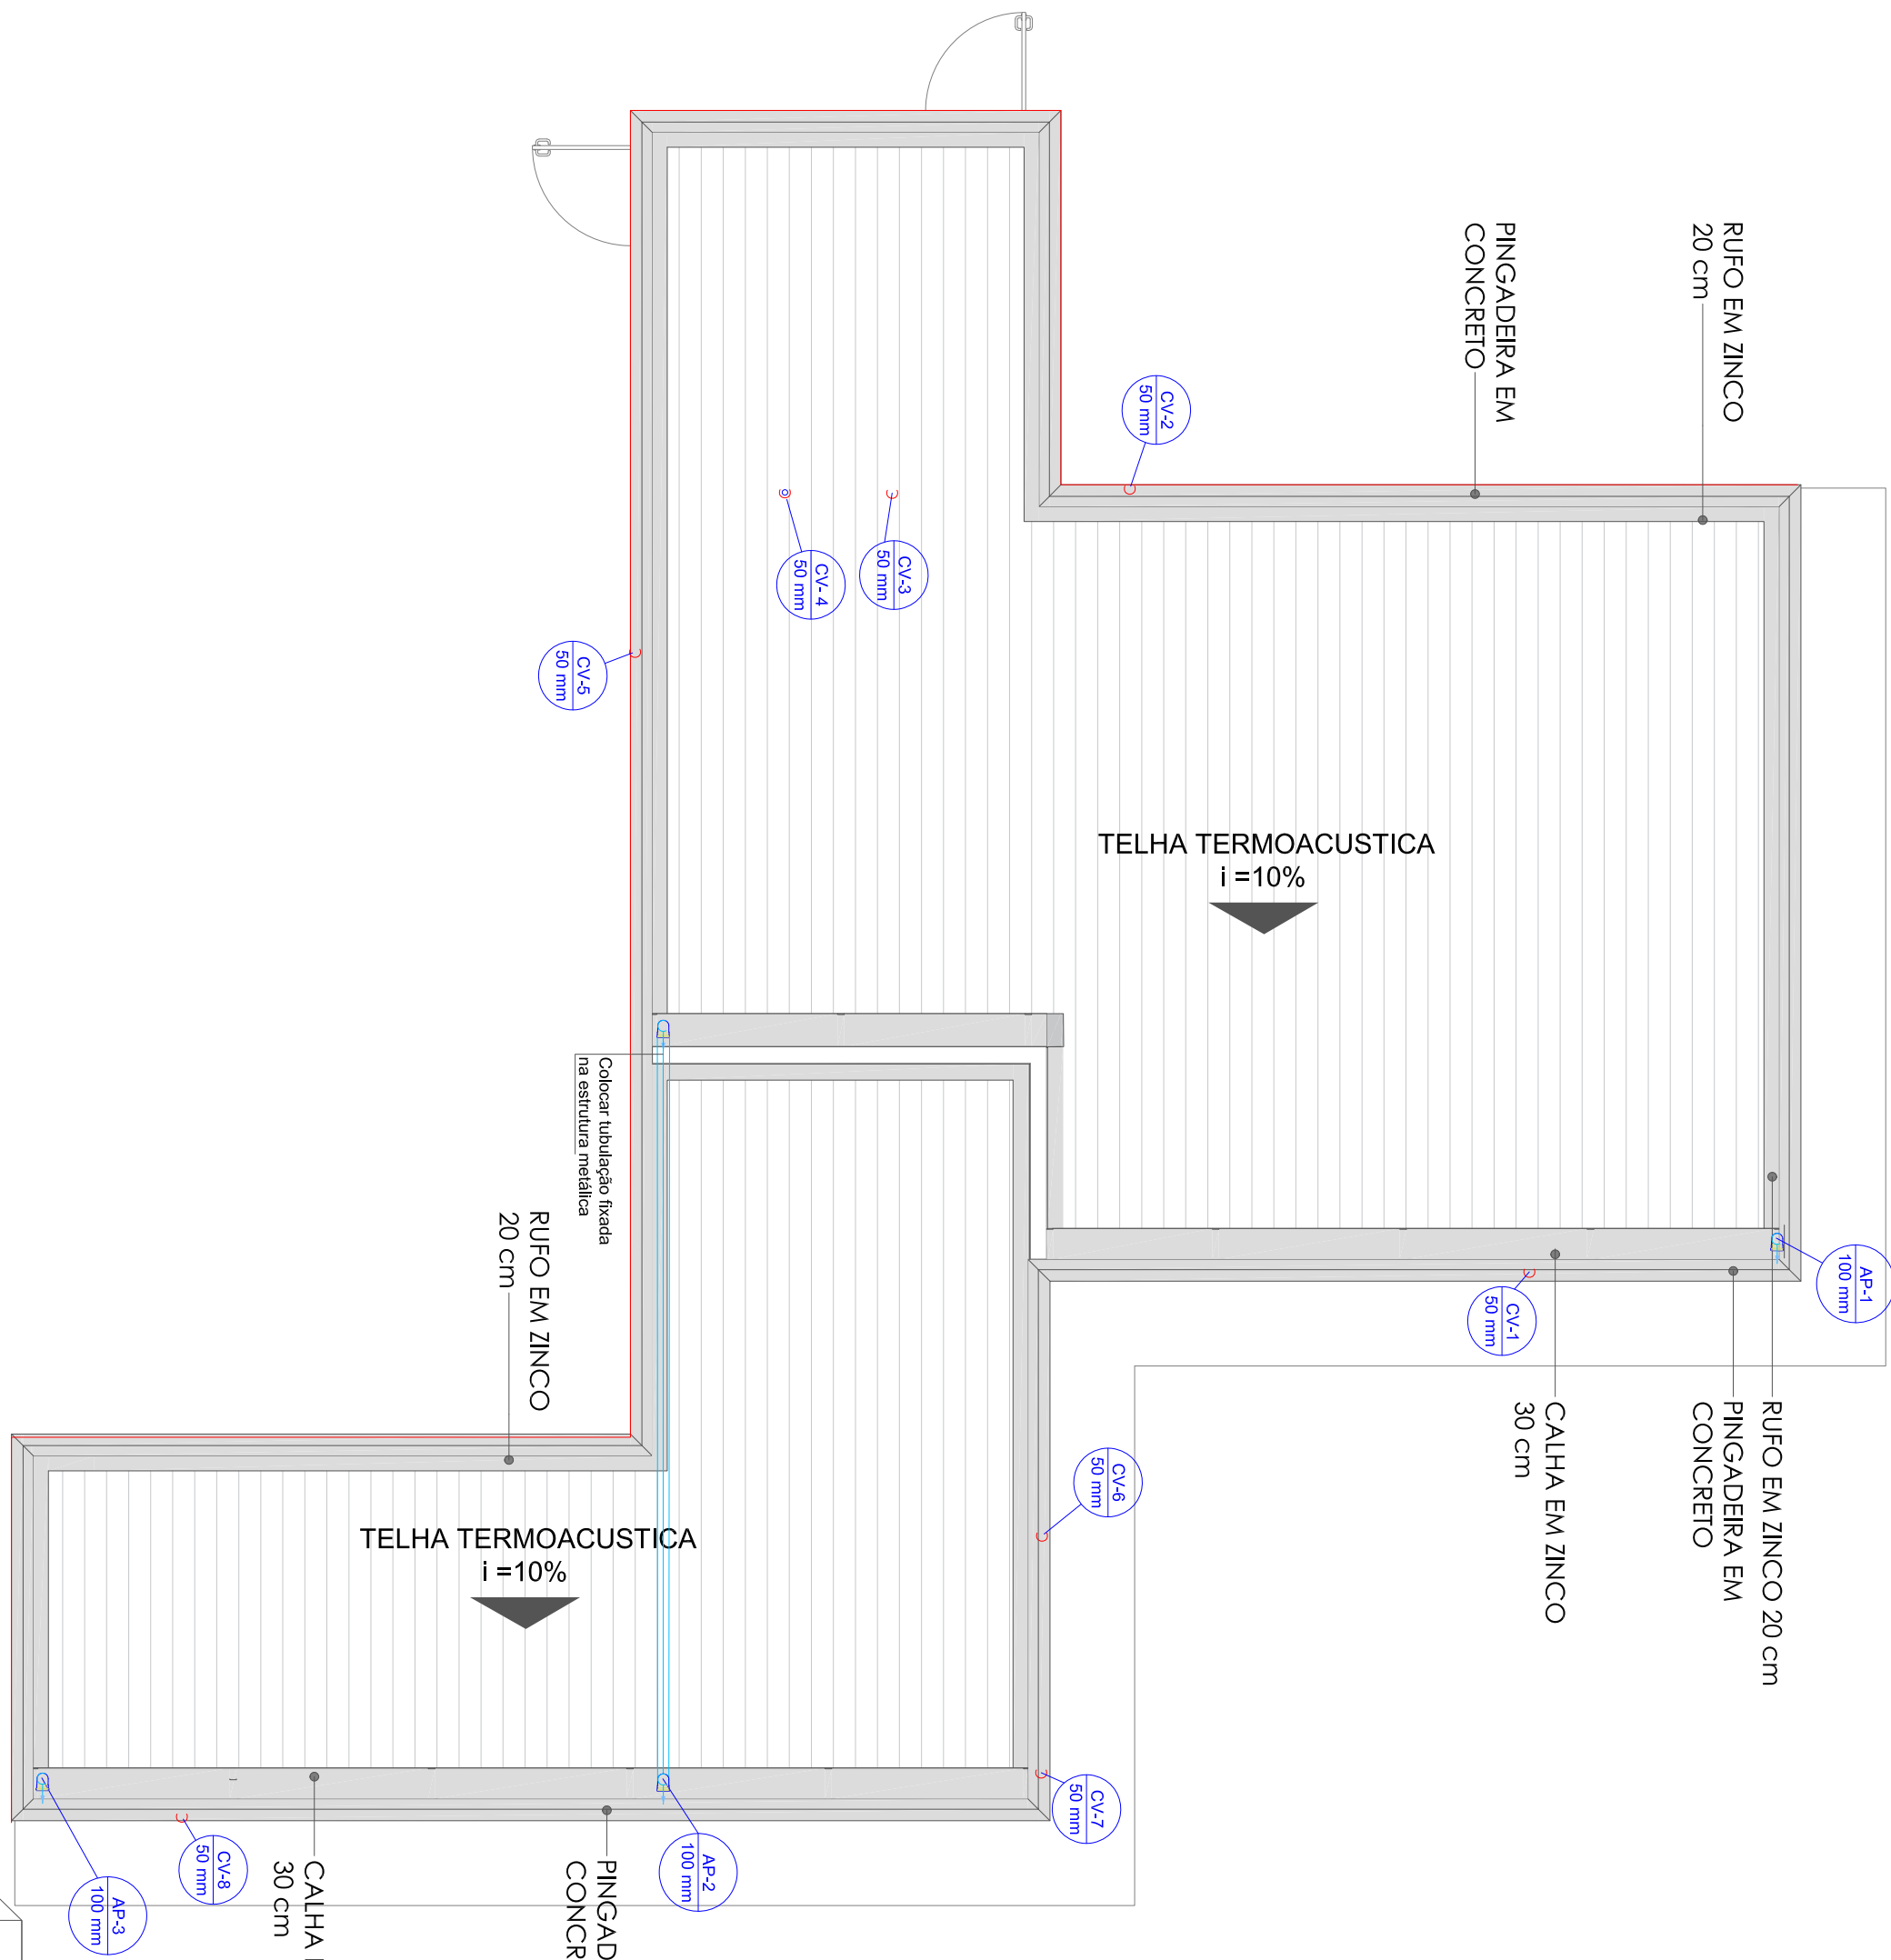

ESGOTO PLUVIAL E SANITÁRIO - NÍVEL SUPERIOR
Escala 1:50

Legenda - TERREO
Caixa Sanitária
Caixa de passagem PVC DN 30
Joelho 45
Joelho 90 - cotura toda
Junção simples
Junção simples com anel de vedação em feltro
Limbo do Lixo Coado
Fita de Curação Residencial com Sifão 50mm
Ranuras de Ventilação
Vaso Sanitário 2 curvas 90°

Legenda de condutas - TERREO
Esgoto
Ventilação
Pluvial

N.º PROTOCOLO:
APPROVAÇÃO:

APPROVADO
Em 13/08/2024
Por: *Patrícia Souza Silva*
Eng. Civil
CREA 158920-05

PROJETO HIDROSSANITÁRIO

Endereço: Avenida Francisco Pereira da Oliveira, Qd. 01, Lt. 01 - S3, Cachoeirinha - Arapotiânia - GO

Nome do Proprietário: FUNDO MUNICIPAL DE SAÚDE DE ARAPODIÂNIA-GO

Responsável Técnico: ENGENHEIRA CIVIL - PATRICIA SOUZA SILVA - CREA 15.8920-GO

Assinatura do Projeto: ENGENHEIRA CIVIL - PATRICIA SOUZA SILVA - CREA 15.8920-GO

LOCALIZAÇÃO: HOSPITAL MATERNO INFANTIL DE ARAPODIÂNIA

ÁREA	ÁREA TOTAL
ÁREA DE CONSTRUÇÃO	1.165,44 m²
ÁREA DE IMPLANTAÇÃO	128,59 m²
ÁREA TOTAL	1.294,03 m²

PROJETO HOSPITAL

3/3

13/09/2024