



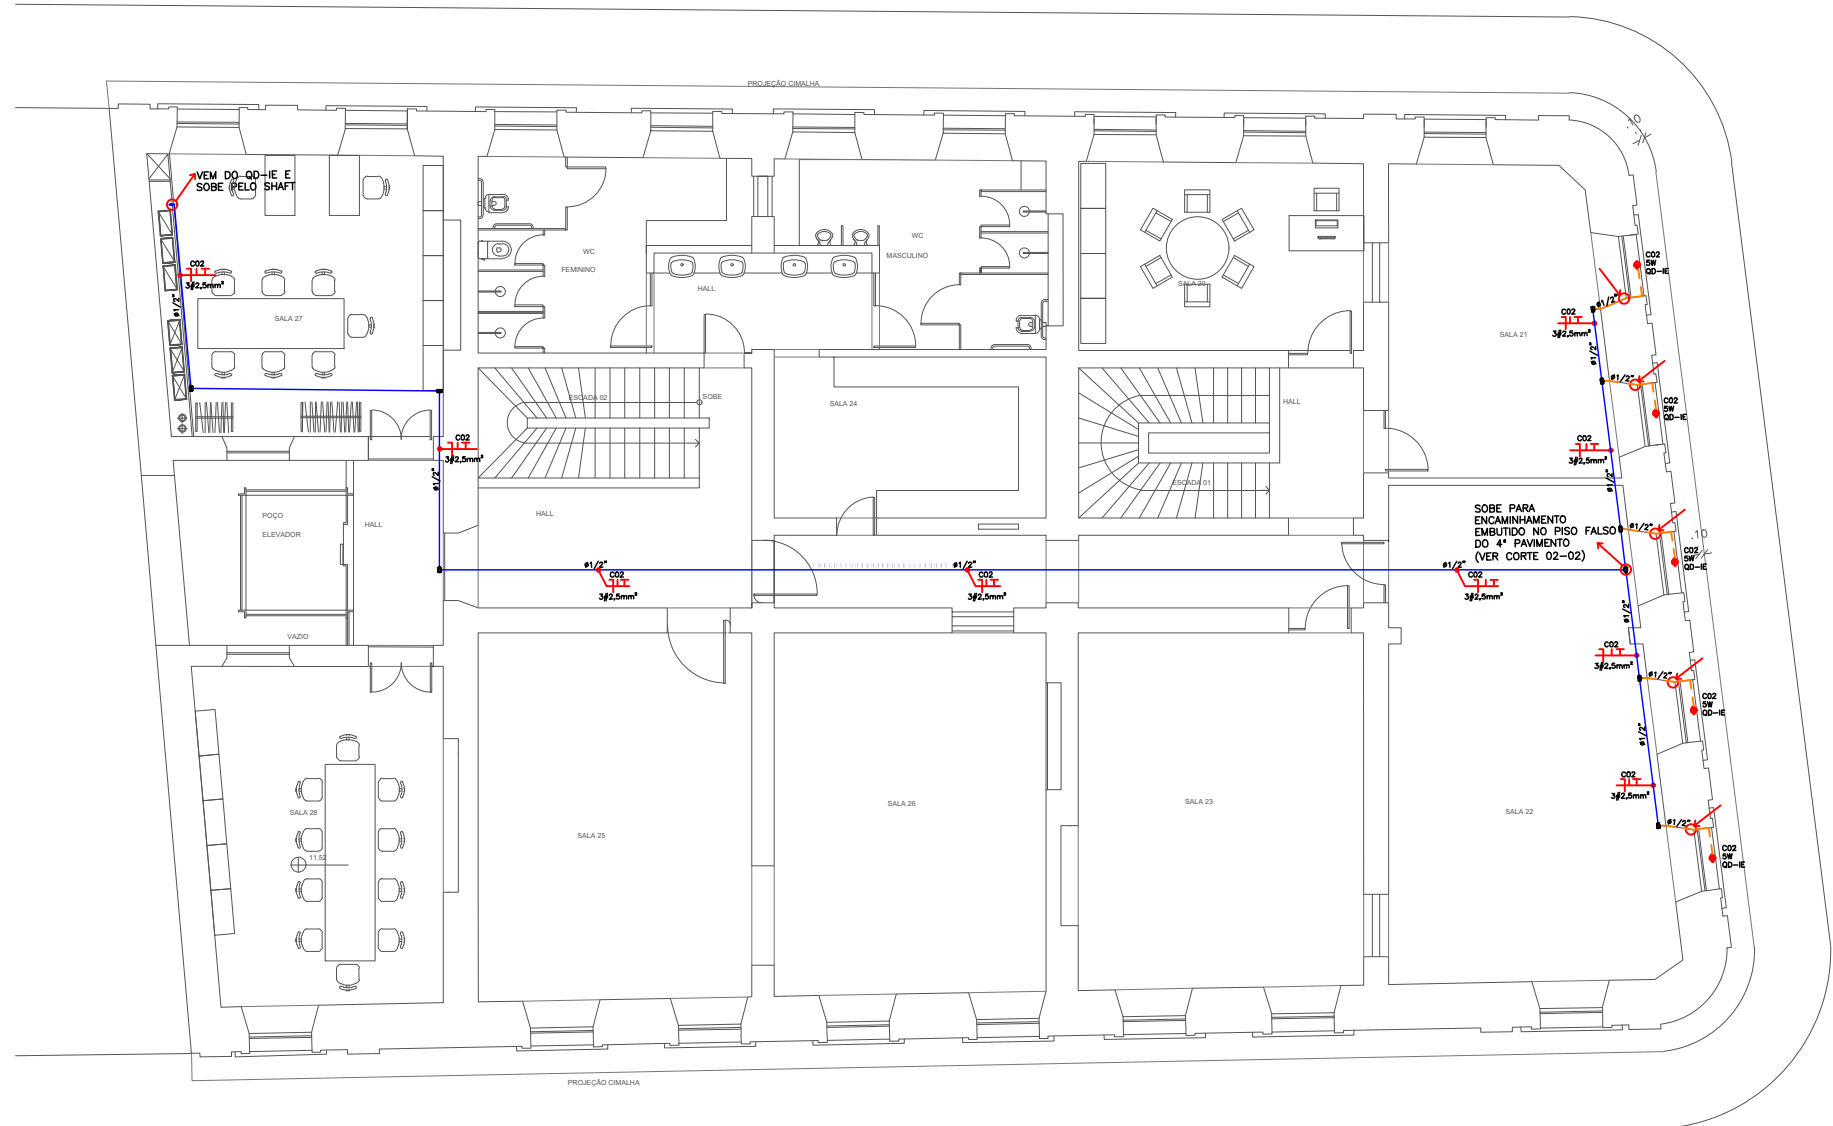

01 PLANTA BAIXA 2º PAVIMENTO - ILUMINAÇÃO
ESCALA1/150

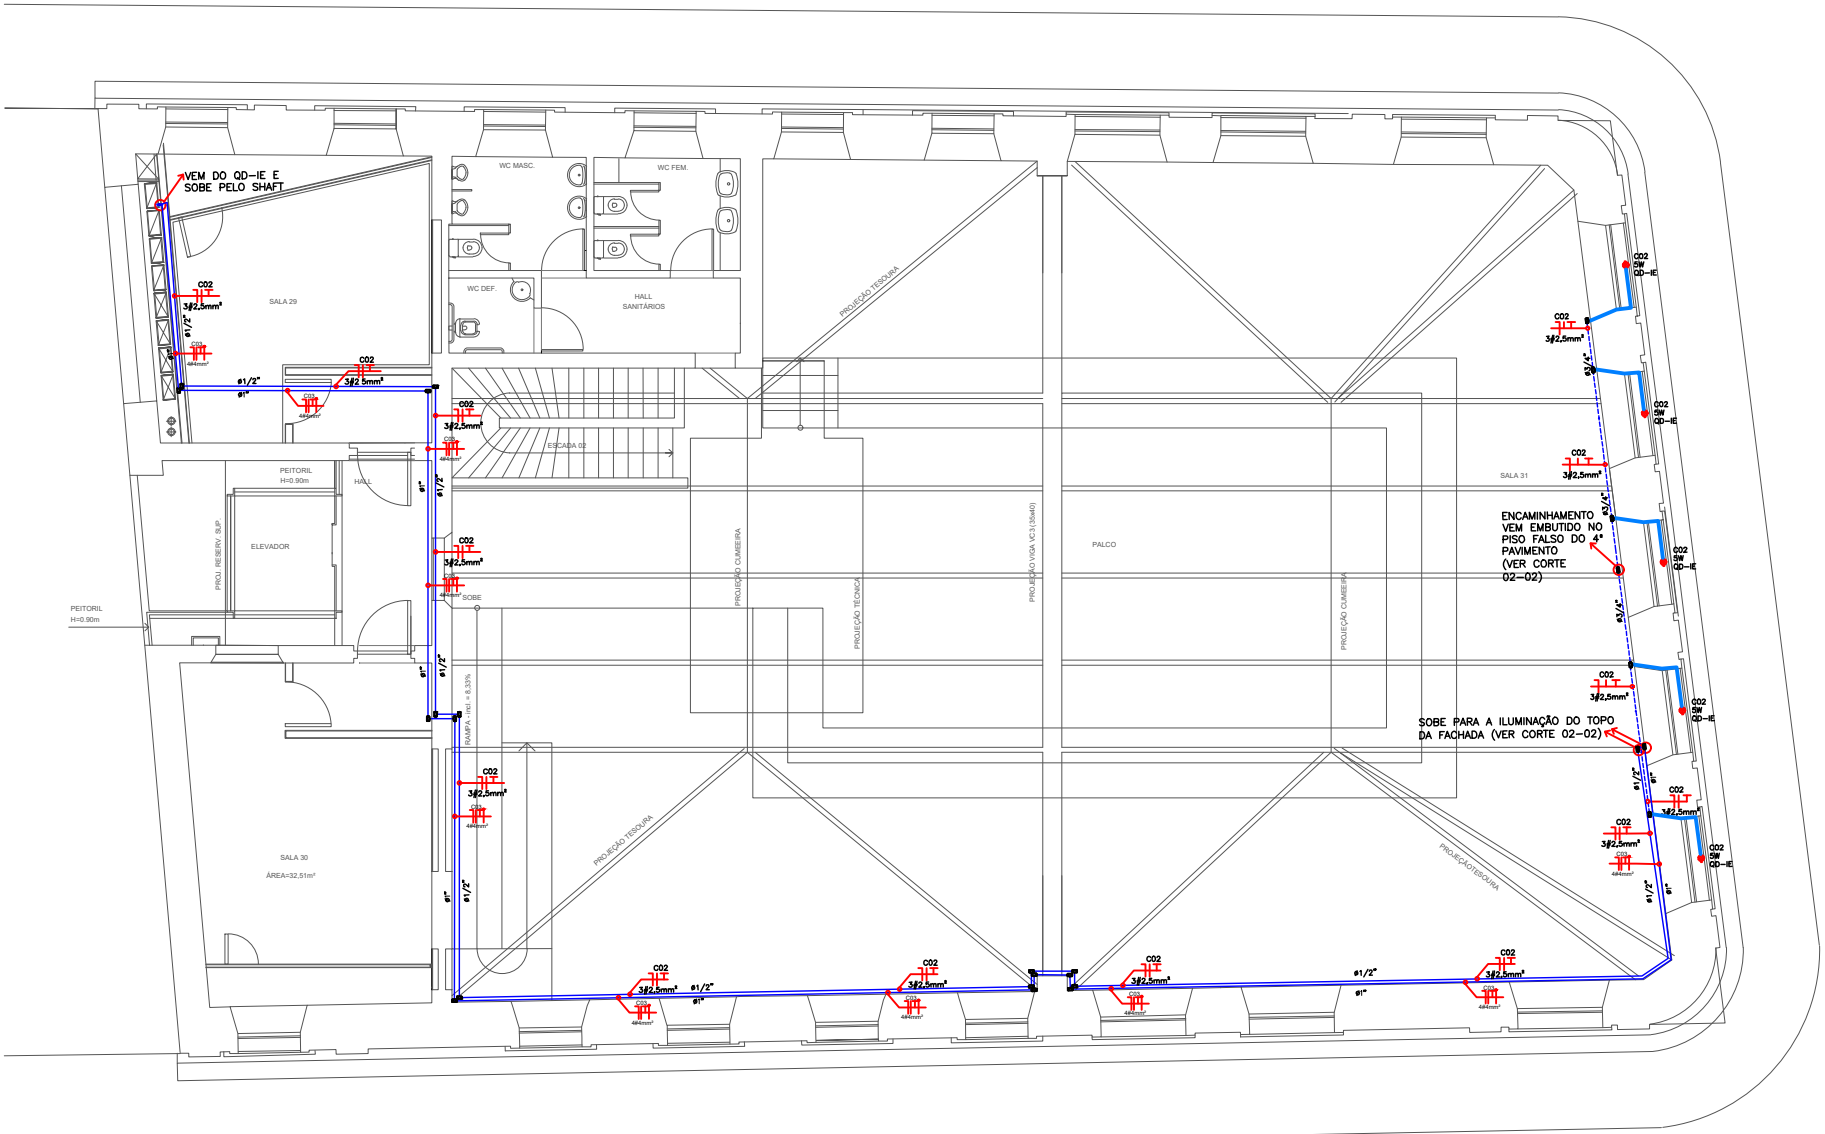

02 PLANTA BAIXA 3º PAVIMENTO - ILUMINAÇÃO
ESCALA1/150

LEGENDA			
QUADROS E CAIXAS			
— QUADRO DE DISTRIBUIÇÃO METÁLICO, UNIVERSAL, PARA 6 DIN, DIMENSÕES A L X P: 26x17x11 cm, INSTALADO A 1,50m DO CENTRO AO PISO.			
— QUADRO DE DISTRIBUIÇÃO GERAL EXISTENTE			
FIAÇÃO E ELETRODUTOS			
— ELETRODUTO CORRUGADO FLEXÍVEL, PEAD, 1", EMBUTIDO NO PISO.			
— ELETRODUTO RÍGIDO EM PVC, ANTICHAMA, EMBUTIDO NO FORRO DE GESSO OU ALVENARIA.			
— ELETRODUTO CORRUGADO FLEXÍVEL PVC, ANTICHAMA, EMBUTIDO NO FORRO DE GESSO OU ALVENARIA.			
— ELETRODUTO CORRUGADO FLEXÍVEL EM AÇO GALVANIZADO TIPO SEALTUBO DE Ø3/4" COBERTO EM PVC.			
— CANALETA EM PVC 25x10mm			
— ELETROCALHA 50x20mm			
— CAIXA DE PASSAGEM QUADRADA 30X30X10cm EM CONCRETO PRÉ-MOLDADO EMBUTIDA NO PISO DA CALÇADA			
— CONDULETES DE AÇO GALVANIZADO PARA APLICAÇÃO			
CONDUTORES NEUTRO, FASE, RETORNO E TERRA RESPECTIVAMENTE:			
SEÇÃO 362,2mm² (ANTICHAMA, CLASSE 4 - 480/750V) - COM ISOLAMENTO EPR			
SEÇÃO 48mm² (CABO MULTIPOLAR), ANTICHAMA, CLASSE 4 - 0,6/1kV - COM ISOLAMENTO EPR			
SEÇÃO 38mm² (CABO MULTIPOLAR), ANTICHAMA, CLASSE 4 - 0,6/1kV - COM ISOLAMENTO EPR			
LUMINÁRIAS E PROJETORES			
TOTAL DE 14 PROJETORES DE SOBREPOR, COM CORPO EM ALUMÍNIO, POTÊNCIA MÁXIMA DE 370W, TEMPERATURA DE COR 3000K E ÂNGULO DE LENTE ENTRE 15 E 30 GRAUS. FIXAÇÃO EMBUTIDOS EM CAIXAS NA CALÇADA NAS FACHADAS NORDESTE, NORTE E SUL. PROJETOR INCLINADO A 15 GRAUS EM DIREÇÃO À FACHADA OBL. CAIXA EM CONCRETO COM TAMPA DE GRELHA METÁLICA.			
TOTAL DE 15 PROJETORES, UM PARA CADA JANELA NA FACHADA NORDESTE. PROJETOR DECORATIVO DE SOBREPOR, POTÊNCIA MÁXIMA DE 10W, FLUXO LUMINOSO MÁXIMO DE 100LM, TEMPERATURA DE COR DE 3000K E ÂNGULO DE LENTE 45 GRAUS.			
TOTAL DE 2 PROJETOR DECORATIVO DE SOBREPOR, POTÊNCIA MÁXIMA DE 10W, TEMPERATURA DE COR DE 3000K E ÂNGULO DE LENTE 22 GRAUS. FIXAÇÃO NAS EXTREMIDADES DO PRONTÃO POR MEIO DE PERFIL METÁLICO.			
TOTAL DE 63 PROJETORES LINEARES DE LED RGB, POTÊNCIA MÁXIMA DE 60W, COMPRIMENTO DE 1000MM, FLUXO LUMINOSO MÁXIMO DE 100LM E ÂNGULO DE LENTE ASSIMÉTRICO. FIXAÇÃO POR MEIO DE PERFIL METÁLICO, NA CIMALHA DA FACHADA NORDESTE, PARA ILUMINAÇÃO DO LETREIRO "WESTERN TELEGRAPH COMPANY".			
— INDICAÇÃO - TUBULAÇÃO SOBRE			
— INDICAÇÃO - TUBULAÇÃO DESCE			
CONDULETES			
"T"	"TB"	"LB"	"A"
"LL"	"LR"		

DOCUMENTOS DE REFERÊNCIA

NR-35 TRABALHO EM ALTURA
NR-10 NORMA REGULAMENTADORA DE SEGURANÇA EM INSTALAÇÕES ELÉTRICAS.
NBR-5410 NORMA BRASILEIRA DE INSTALAÇÕES ELÉTRICAS DE BAIXA TENSÃO
DIS. NOR -0037 - PROJETO DE REDE DE DISTRIBUIÇÃO DE ILUMINAÇÃO PÚBLICA.
NBR 5101:2012 - ILUMINAÇÃO PÚBLICA - PROCEDIMENTO

02	04/02/24	REVISÃO DE PROJETO ELÉTRICO	DANIEL VITOR
01	04/02/23	REVISÃO DE PROJETO ELÉTRICO	DANIEL VITOR
00	04/02/23	EMISSÃO INICIAL	DANIEL VITOR
REVISÃO:	DATA:	ASSUNTO: PROJETO EXECUTIVO DE ILUMINAÇÃO CÊNICA DO PAÇO DO FREVO	



PROPRIETÁRIO:
AUTARQUIA DE MANUTENÇÃO E LIMPEZA URBANA - EMLURB

DESCRIÇÃO:
PROJETO EXECUTIVO DE ILUMINAÇÃO CÊNICA DO PAÇO DO FREVO

LOCALIZAÇÃO:
RECIFE, RECIFE

TÍTULO DO DESENHO:
PLANTA BAIXA ELÉTRICA - PAVIMENTOS 2 E 3

SOLICITANTE:
AUTARQUIA DE MANUTENÇÃO E LIMPEZA URBANA - EMLURB

PROJETO ELÉTRICO: PEDRO VINÍCIUS	DATA: 04/02/2024	REVISÃO: 02	ESCALA: INDICADA
RESPONSÁVEL TÉCNICO: THIAGO SILVA		ORÇ. PE181881039-5	PRIMEIRA: 02/04