



DETALHE TÍPICO FOSSA SÉPTICA
S/ ESCALA

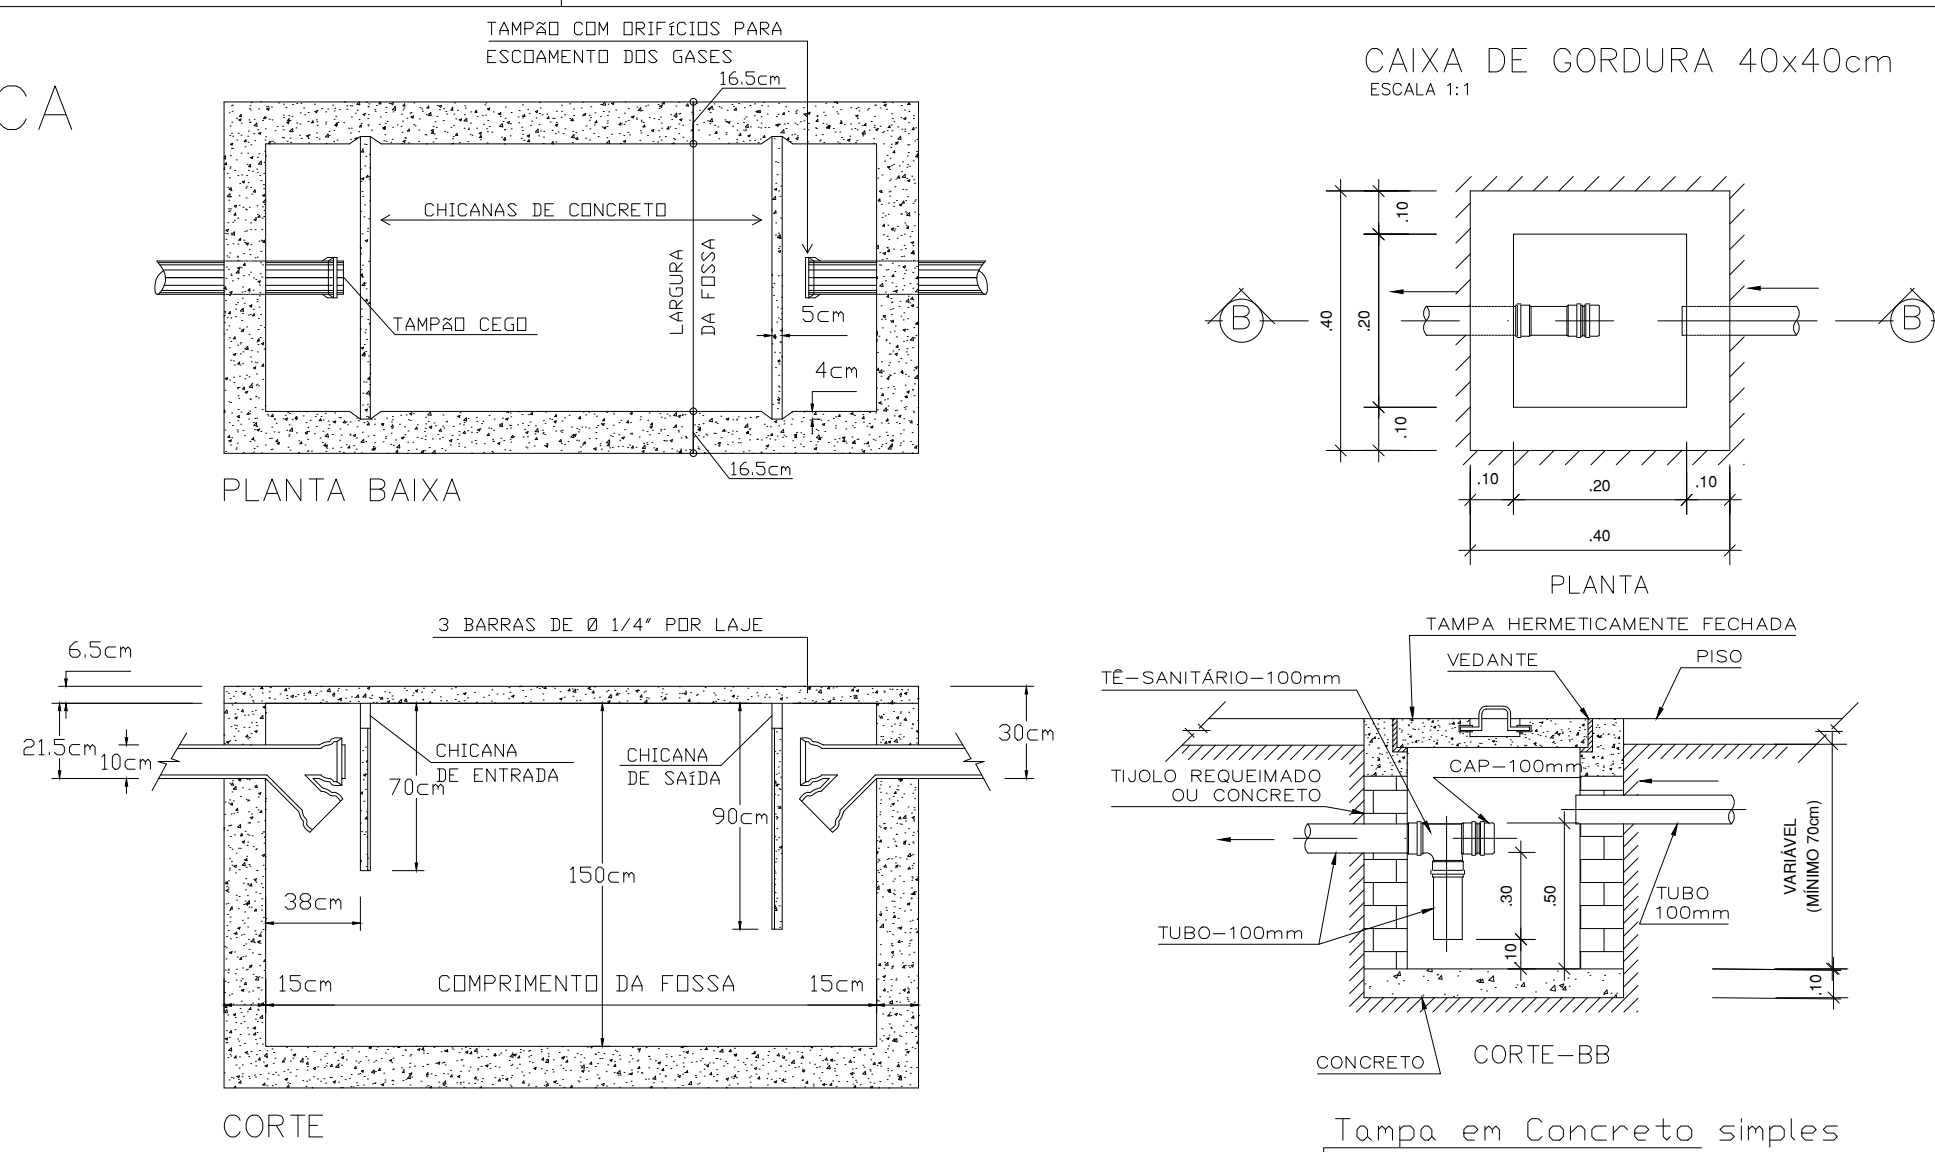

LISTA DE MATERIAIS			
— PVC Soldável branco —			
Quant.	Und.	Dimensão	Descrição
29,42	m	40mm	Tubo PVC Soldável branco
45,07	m	50mm	Tubo PVC Soldável branco
89,38	m	100mm	Tubo PVC Soldável branco
12	pc	150x150x50mm	Caixa Sifonada
2	pc	400mmx400mm	Caixa de Gordura
13	pc	600mmx600mm	Caixa de inspeção esgoto
13	pc	40mm	Curva 90
6	pc	50mm	Curva 90
2	pc	100mm	Curva 90
9	pc	40mm	Joelho 45
11	pc	40mm	Joelho 90
20	pc	50mm	Joelho 90 secundário
2	pc	40mm	Joelho 90
2	pc	100mm	Joelho 90
19	pc	50mm	Joelho 45
2	pc	50mmx40mm	Bucha de redução longo
2	pc	100mmx100mm	Junção
6	pc	100mmx50mm	Junção
2	pc	50mmx50mm	Junção
32	pc	50mm	Luva
14	pc	100mm	Luva
1	pc	100mmx40mm	Ralo sifonado
12	pc	40mm	Luva
21	pc	—	Sifão cromado
1	pc	40mm	Tê 45
5	pc	50mmx50mm	Tê
4	pc	100mmx50mm	Tê
1	pc	40mmx40mm	Tê
8	pc	100mm	Vedação para saída de Vaso Sanitário

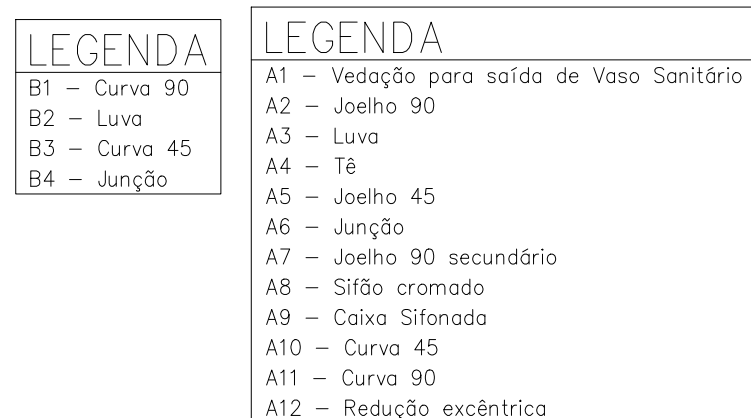

8 DETALHE 06

ESCALA: 1/25

7 DETALHE 04

ESCALA: 1/25

6 DETALHE 05


ESCALA: 1/25

6 DETALHE 05

ESCALA: 1/25

6 DETALHE 05

ESCALA: 1/25

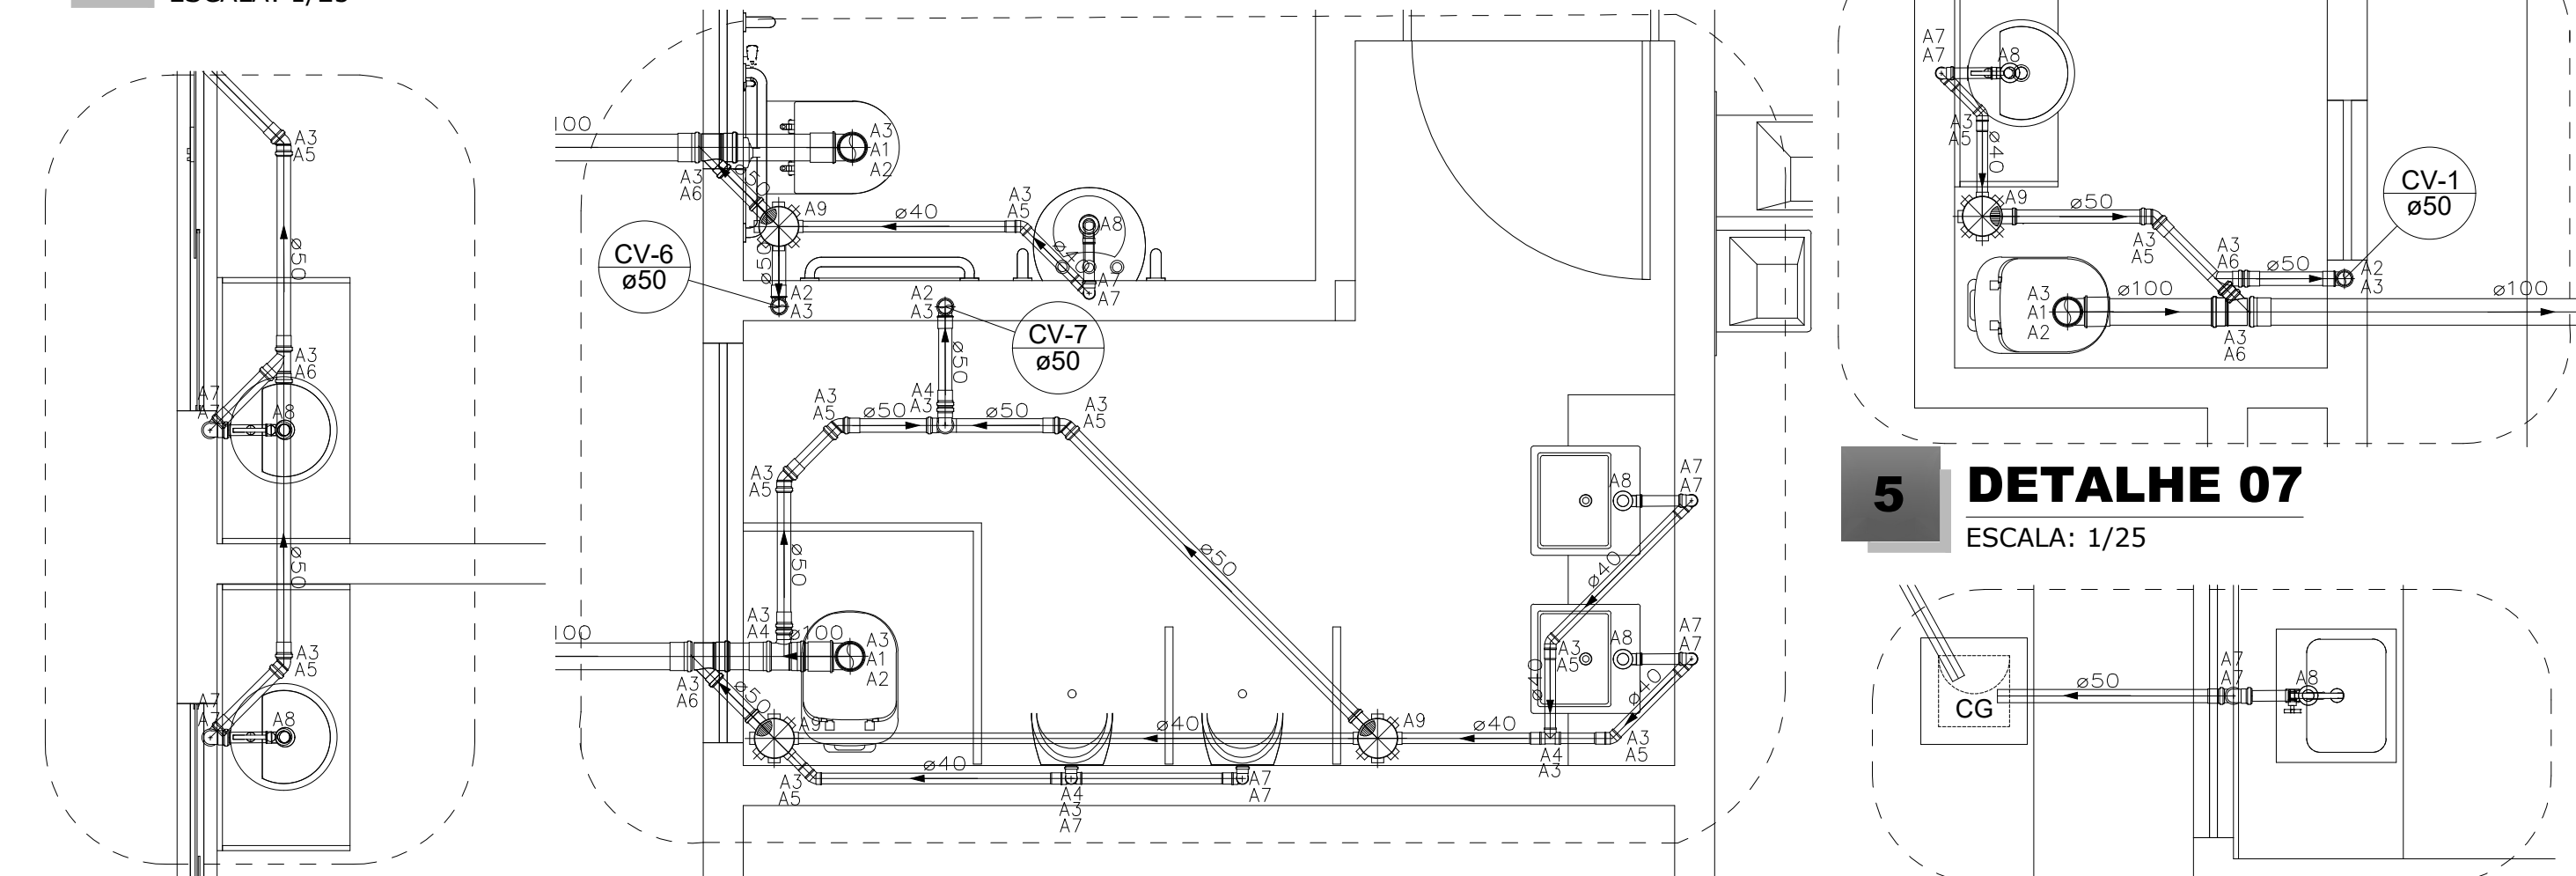

4 DETALHE 03

Projeto: SANITÁRIO	Folha Nº 01	Nº Folhas 01
--------------------	-----------------------	------------------------

Assunto: **PROJETO DE REFORMA E AMPLIAÇÃO DA UBS BURITIZINHO EM ARRAIAS - TO.**

Localização: ZONA URBANA
 Cidade: ARRAIAS – TO Estado: TO Data: FEVEREIRO/2021
 Proprietário: PREFEITURA MUNICIPAL DE ARRAIAS – TO

<p>Conteúdo: Planta Baixa; Detalhes; Lista de materiais;</p>	<p>Autor do Projeto:</p> <p><u>Custodio Costa Torres</u> <u>Engenheiro Civil</u> <u>CREA-TO 311.418/D</u></p>
	<p>Resp. Técnico:</p> <p><u>Custodio Costa Torres</u> <u>Engenheiro Civil</u> <u>CREA-TO 311.418/D</u></p>

DIREITO RESERVADO LEI 5772 DE 21/12/1971

A REPRODUÇÃO OU EXECUÇÃO NO SEU TODO OU PARTE DESTE PROJETO, SEM A PRÉVIA AUTORIZAÇÃO DE
AUTOR, FICARÁ SUJEITA AS MEDIDAS LEGAIS CABÍVEIS, A ALTERAÇÃO DESTE PROJETO EXIME SEU AUTOR D
QUAISQUER RESPONSABILIDADES.