

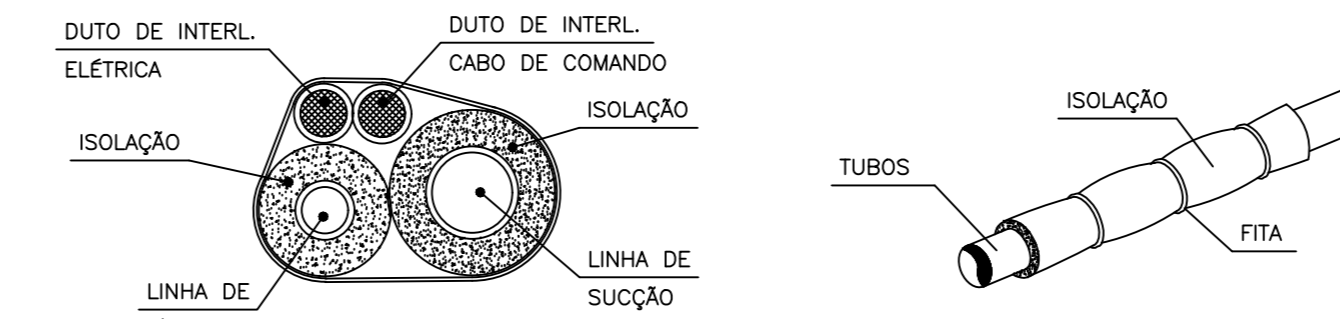
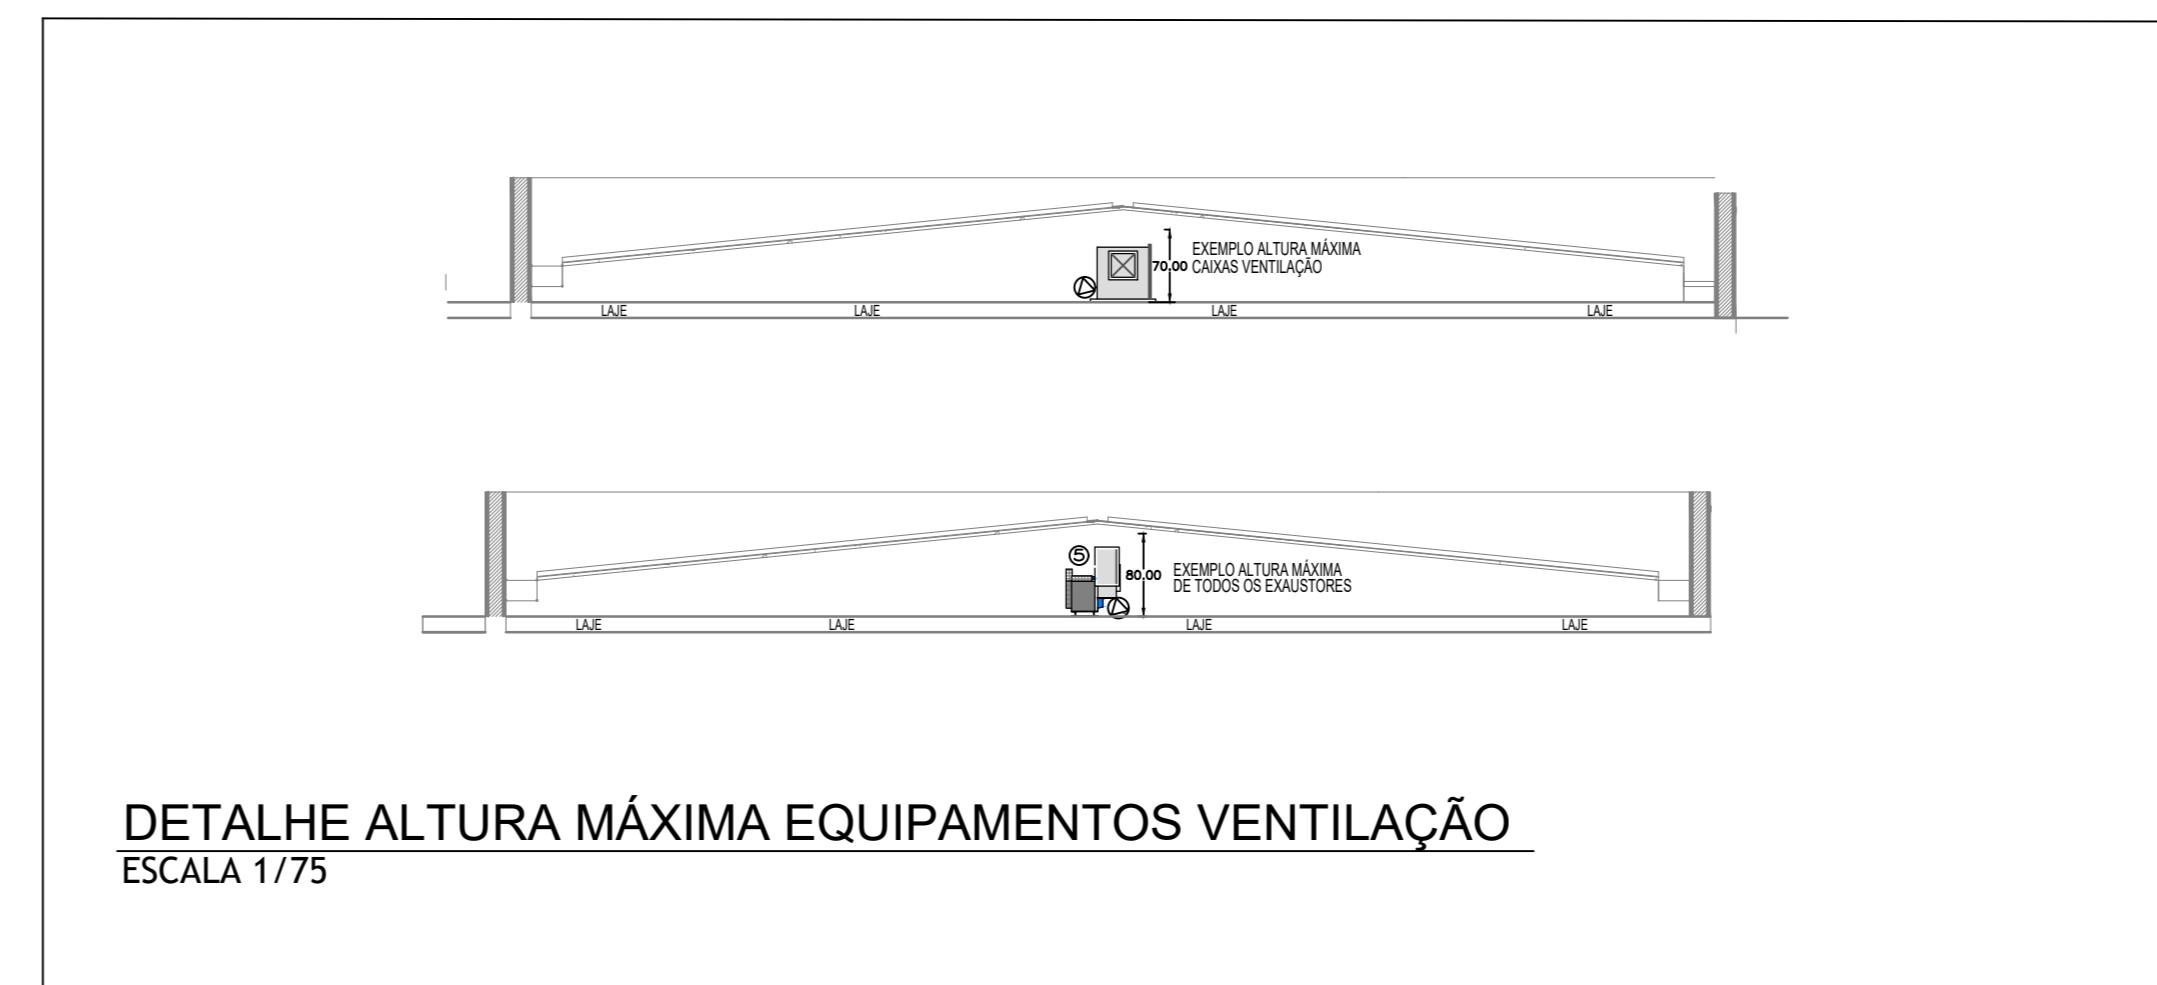


CLIMATIZAÇÃO - PLANTA BAIXA  
ESCALA 1/75


CAIXA DE LIGAÇÕES PARA INSTALAÇÃO DE UNIDADES EVAPORADORAS

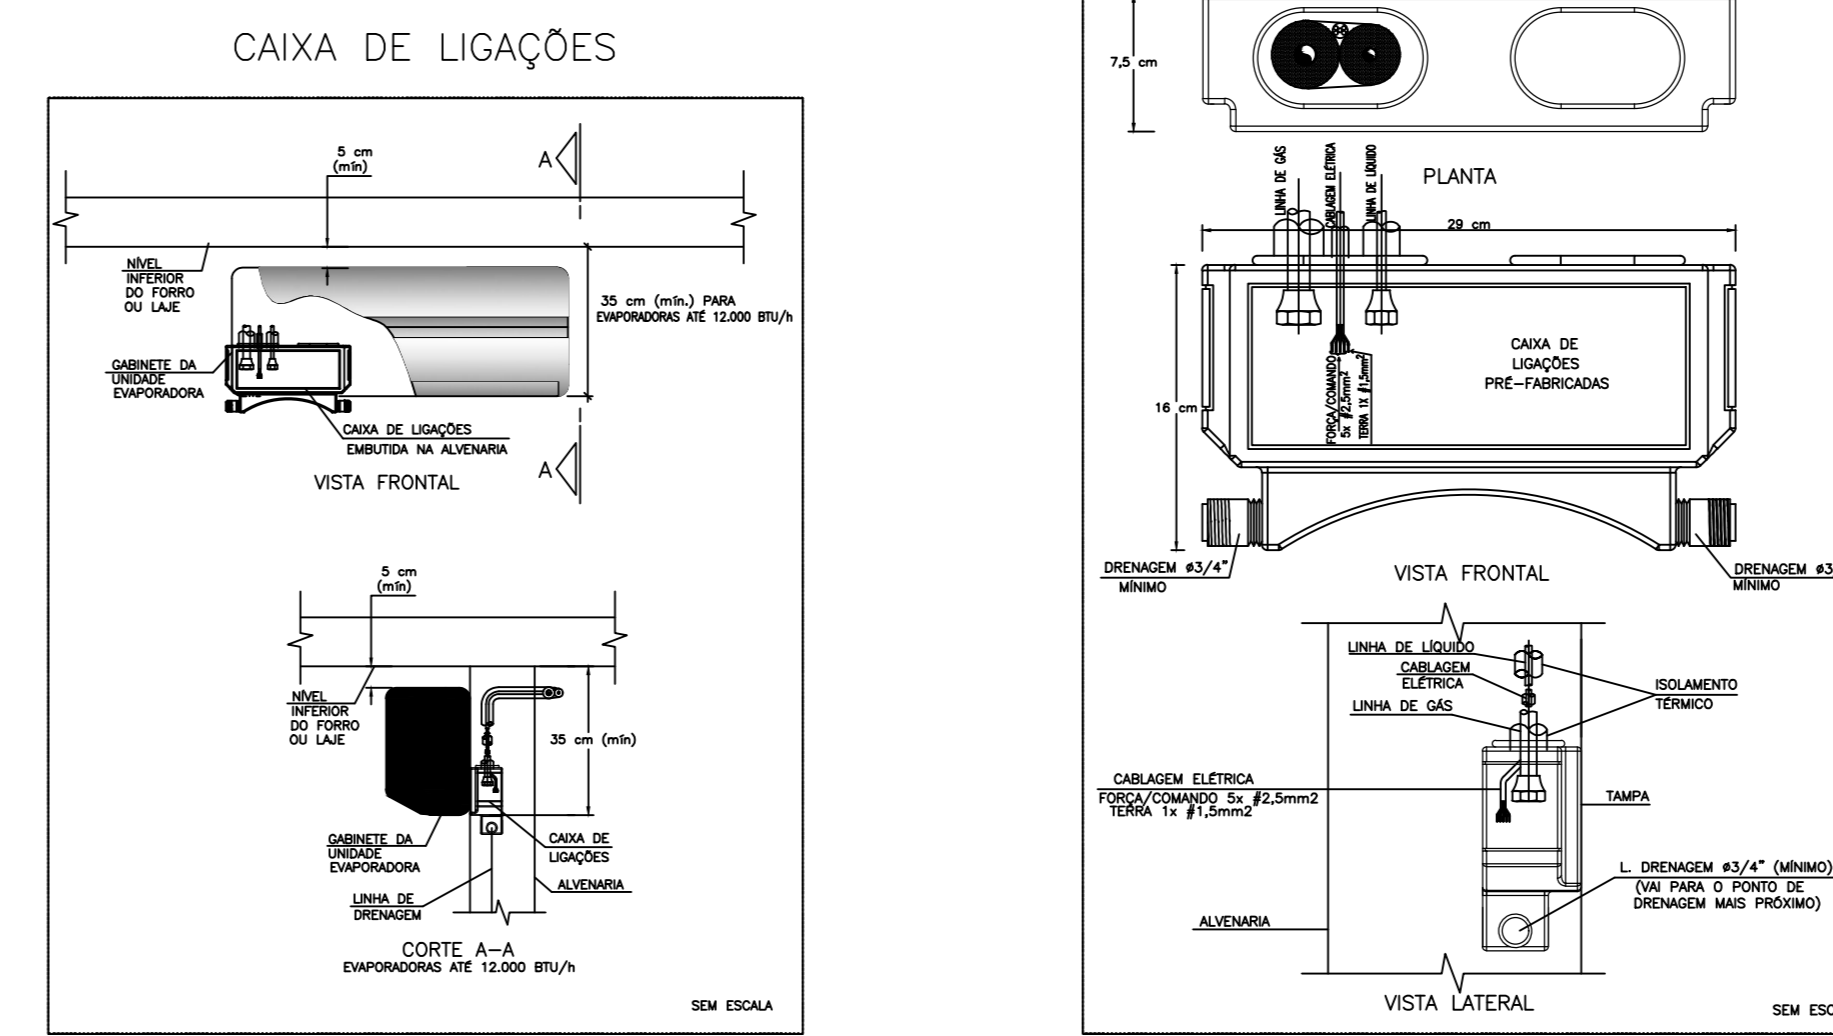

DET. ISOLAÇÃO TUBULAÇÃO FRIGORÍGENA  
S/ESC.

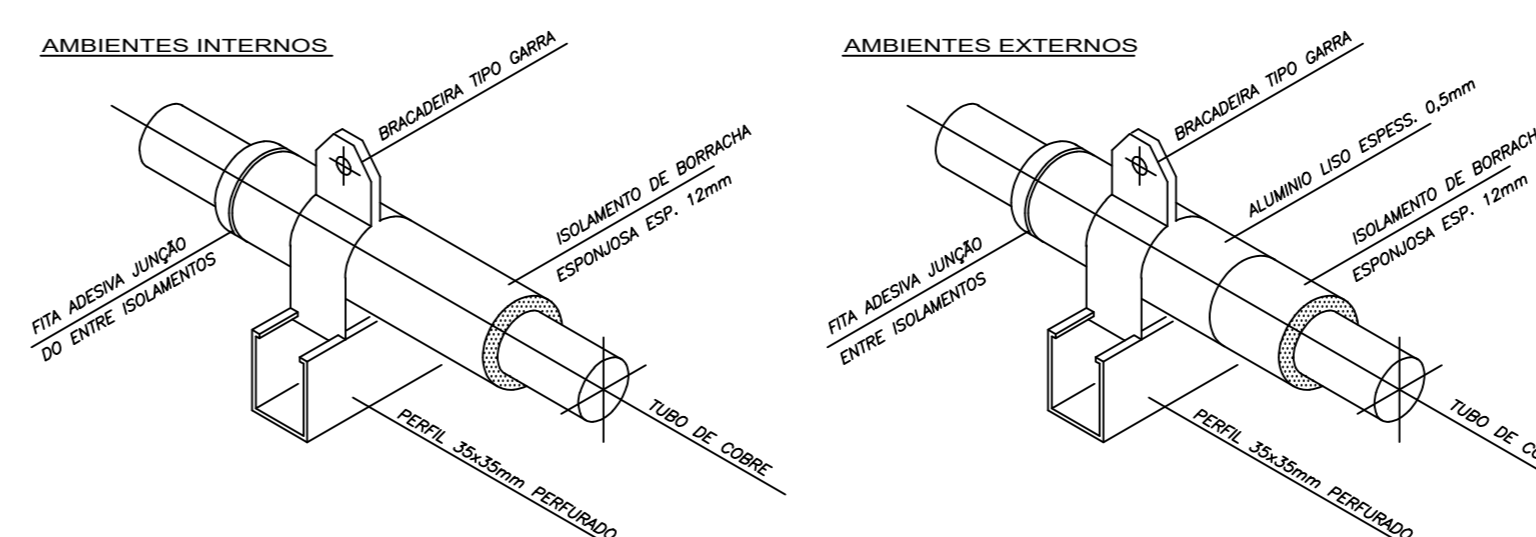

DET. SUPORTE TUBULAÇÃO FRIGORÍGENA  
S/ESC.

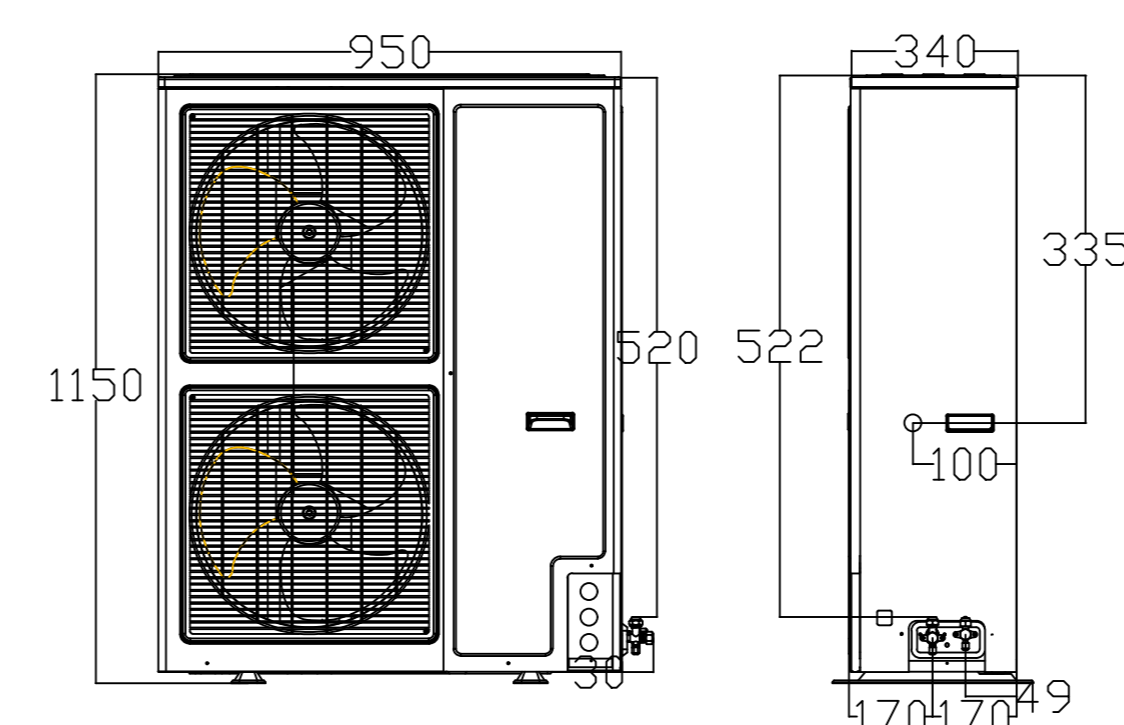

DETALHE ALTURA MÁXIMA CONDENSADORA

LEGENDA	
⊕	PONTO DE ENERGIA ELÉTRICA
⊖	PONTO DE DRENO
○	TUBULAÇÃO FRIGORÍFICA
○	SOBE / DESCE TUB. FRIG.
●	DUTOS EXAUSTÃO
●	DUTOS RENOVACÃO
⊕	RALO ESCOAMENTO DE ÁGUA
⊕	PONTO DE ÁGUA

EQUIPAMENTOS CONDICIONADORES DE AR - MINI-SPLITS						
AMBIENTE	ÁREA (m²)	TIPO	TAG	POT. (BTU/H)	BTU/H/M²	DESC. COND. ELET. (KW)
SALA ATIVIDADES COLETIVAS 1	26,5	Piso-Teto	EV-01	36000	1358,5	HORIZONTAL 3,6
SALA ATIVIDADES COLETIVAS 2	26,5	Piso-Teto	EV-02	36000	1358,5	HORIZONTAL 3,6
RECEPÇÃO	5,7	Hi-wall	EV-03	9000	1578,9	HORIZONTAL 0,9
ARQUIVO	3,3	Hi-wall	EV-04	9000	2727,3	HORIZONTAL 0,9
SALA REUNIÃO EQUIPE	22,6	Hi-wall	EV-05	30000	1327,4	HORIZONTAL 3,3
SALA ADMINISTRATIVA	17,9	Hi-wall	EV-06	24000	1340,8	HORIZONTAL 2,35
FARMÁCIA	8,3	Hi-wall	EV-07	9000	1084,3	HORIZONTAL 0,9
SALA ATENDIMENTO INDIVIDUALIZADO 1	10,4	Hi-wall	EV-08	9000	865,4	HORIZONTAL 0,9
SALA ATENDIMENTO INDIVIDUALIZADO 2	10,4	Hi-wall	EV-09	9000	865,4	HORIZONTAL 0,9
SALA ATENDIMENTO INDIVIDUALIZADO 3	10,4	Hi-wall	EV-10	9000	865,4	HORIZONTAL 0,9
REFEITÓRIO	46,7	Piso-Teto	EV-11	48000	1027,8	HORIZONTAL 4,6
SALA DE MEDICAÇÃO	7,6	Hi-wall	EV-12	9000	1184,2	HORIZONTAL 0,9
QUARTO PLANTÃO REP. PROFISSIONAL	10	Hi-wall	EV-13	9000	900,0	HORIZONTAL 0,9
SALA DE ENFERMAGEM	7,6	Hi-wall	EV-14	9000	1184,2	HORIZONTAL 0,9

NOTAS :

- 01 - VERIFICAR MEDIDAS NO LOCAL.
- 02 - A ALIMENTAÇÃO ELÉTRICA DOS EVAPORADORES DEVERÁ PASSAR PARALELA À TUBULAÇÃO FRIGORÍGENA E SERÃO EM CABOS FLEXÍVEIS DO TIPO PP.
- 03 - TODOS OS PONTOS DE FORÇA INDICADOS NO PROJETO SERÃO A CARGO DO CONTRATANTE E DEVERÃO SER PROTEGIDOS POR DISJUNTORES CLASSE C. DEVERÃO TER SOBRA MÍNIMA DE 2m PARA EVITAR EMENDAS.
- 04 - AS UNIDADES CONDENSADORAS E EVAPORADORAS DUTADAS, DEVERÃO TER AMORTECEDORES DE VIBRAÇÃO.
- 05 - EXECUTAR ISOLAMENTO TÉRMICO, COM TUBO DE BORRACHA ELASTOMÉRICA DE 19mm DE ESPESSURA (REF. AF ARMAFLEX) NA LINHA DE LÍQUIDO E SUÇÃO, E REVESTIR AS ÁREAS EXTERNAS COM ALUMÍNIO CORRUGADO CONFORME DETALHE.
- 06 - TODAS AS ESPECIFICAÇÕES TÉCNICAS FORAM BASEADAS NAS NORMAS ASHRAE E NO CATÁLOGO DO FABRICANTE.
- 07 - SERVIÇOS DE FURAÇÃO, RECOMPOSIÇÃO, PINTURA, PLATAFORMAS ESTRUTURA METÁLICAS, ESCADA MARINHEIRO, DRENO E PONTOS DE FORÇA NOS PONTOS INDICADOS AO LADO DOS EQUIPAMENTOS FICARÃO A CARGO DO RESPONSÁVEL PELAS OBRAS CIVIS.
- 08 - AS LIGAÇÕES ENTRE AS EVAPORADORAS DOS MINI-SPLITS E SUAS RESPECTIVAS CONDENSADORAS DEVERÃO SEGUIR ORIENTAÇÕES DA OBRA SEGUNDO POSIÇÕES DAS CONDENSADORAS.
- 09 - DEVERÃO SER USADOS OS SUPORTES EM MÃO FRANCESA DAS CONDENSADORAS FORNECIDOS PELO FABRICANTE E INSTALADOS NAS PLATIBANDAS NAS REGIÕES INDICADAS DEIXANDO LIVRE ESPAÇAMENTO PARA AS CALHAS NOS TELHADOS.

ÍTEM	QTD.	DISCRIMINAÇÃO
16	03	VENEZIANA PARA AREA EXTERNA - 200X200 - REF. TROX
15	01	VENEZIANA PARA AREA EXTERNA - 200X300 - REF. TROX
14	01	TOMADA DE AR EXTERNO - TAE 600X200 C/ REGISTRO - REF. TROX
13	03	TOMADA DE AR EXTERNO - TAE 300X200 C/ REGISTRO - REF. TROX
12	01	CX. VENTILAÇÃO, FILTROS G4, VZ. 800M³/H, P.E. : 25MMCA, CX-04
11	01	CX. VENTILAÇÃO, FILTROS G4, VZ. 450M³/H, P.E. : 25MMCA, CX-03
10	01	CX. VENTILAÇÃO, FILTROS G4, VZ. 2.250M³/H, P.E. : 50MMCA, CX-02
09	01	CX. VENTILAÇÃO, FILTROS G4, VZ. 800M³/H, P.E. : 25MMCA, CX-01
08	01	EXAUSTOR CENTRÍFUGO VZ. 800M³/H, P.E. 30MMCA, EX-04
07	01	EXAUSTOR CENTRÍFUGO VZ. 1.200M³/H, P.E. 30MMCA, EX-03
06	01	EXAUSTOR CENTRÍFUGO VZ. 750M³/H, P.E. 25MMCA, EX-02
05	01	EXAUSTOR CENTRÍFUGO VZ. 750M³/H, P.E. 25MMCA, EX-01
04	01	EXAUSTOR AXIAL TIPO MURO - REF. MULTIAC 150A
03	22	DIFUSOR PARA RENOVAÇÃO E EXAUSTÃO DVK 125 - REF. MULTIVAC
02	01	GRELHA DE RENOVAÇÃO E EXAUSTÃO 500 X 200 C/ REGISTRO - REF. TROX
01	12	GRELHA DE RENOVAÇÃO E EXAUSTÃO 300 X 200 C/ REGISTRO - REF. TROX

PLANTA-CHAVE DE SITUAÇÃO

AUTORIA DO PROJETO EXECUTIVO

INNGRIDY CORREIA MACHADO

Ingridy Correia Machado  
Engenheira Civil  
CREA/AL 02183253-0

REGISTRO

CREA/AL 02183253-0

ASSINATURACARRIBO

R00	07/04/2026	EMIÇÃO INICIAL
REVISÃO	DATA	DESCRIÇÃO

TÍTULO DO PROJETO

**CENTRO DE ATENÇÃO PSICOSSOCIAL I**

PROPRIETÁRIO

**PREFEITURA DE CAJUEIRO**

SECRETARIA DE SAÚDE

GNPJ

12.333.738/0001-50

ENDEREÇO

Secretaria Municipal de Saúde de Cajueiro/AL  
Avenida Antônio de Miranda, 150, Centro  
CEP 57. 770-000 - Cajueiro - AL

TÍTULO DA PRANCHA

**PROJETO DE CLIMATIZAÇÃO**

DESCRIÇÃO DA ETAPA


**PROJETO EXECUTIVO**

DISCIPLINA

**HIDROSSANITÁRIO**

PRANCHA

01/02

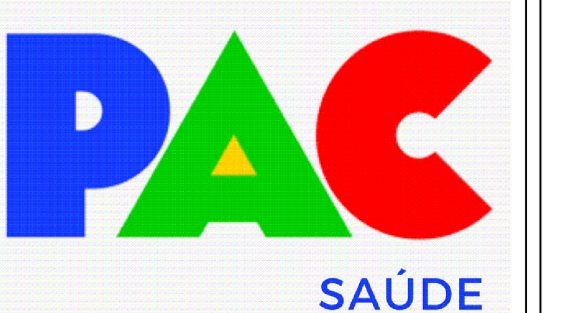

TÍTULO DO PROJETO				
CENTRO DE ATENÇÃO PSICOSSOCIAL I				
PROPRIETÁRIO				
PREFEITURA DE CAJUEIRO				
SECRETARIA DE SAÚDE				
GNPJ				
12.333.738/0001-50				
ENDEREÇO				
Secretaria Municipal de Saúde de Cajueiro/AL				
Avenida Antônio de Miranda, 150, Centro				
CEP 57. 770-000 - Cajueiro - AL				
TÍTULO DA PRANCHA				
PROJETO DE CLIMATIZAÇÃO				
DESCRIÇÃO DA ETAPA				
PROJETO EXECUTIVO				
NOME PRANCHA - ARQUIVO	REVISÃO	UNIDADE	DATA	ESCALA
PE CLIM CAPS - 01.02	R0	METROS	07/04/2026	INDICADA
AUTOR(A) INTELCTUAL			REGISTRO	
RODRIGO SANTOS GONÇALVES			105.693/D-MG	