



PLANTA BAIXA - EEE
ESCALA 1/50

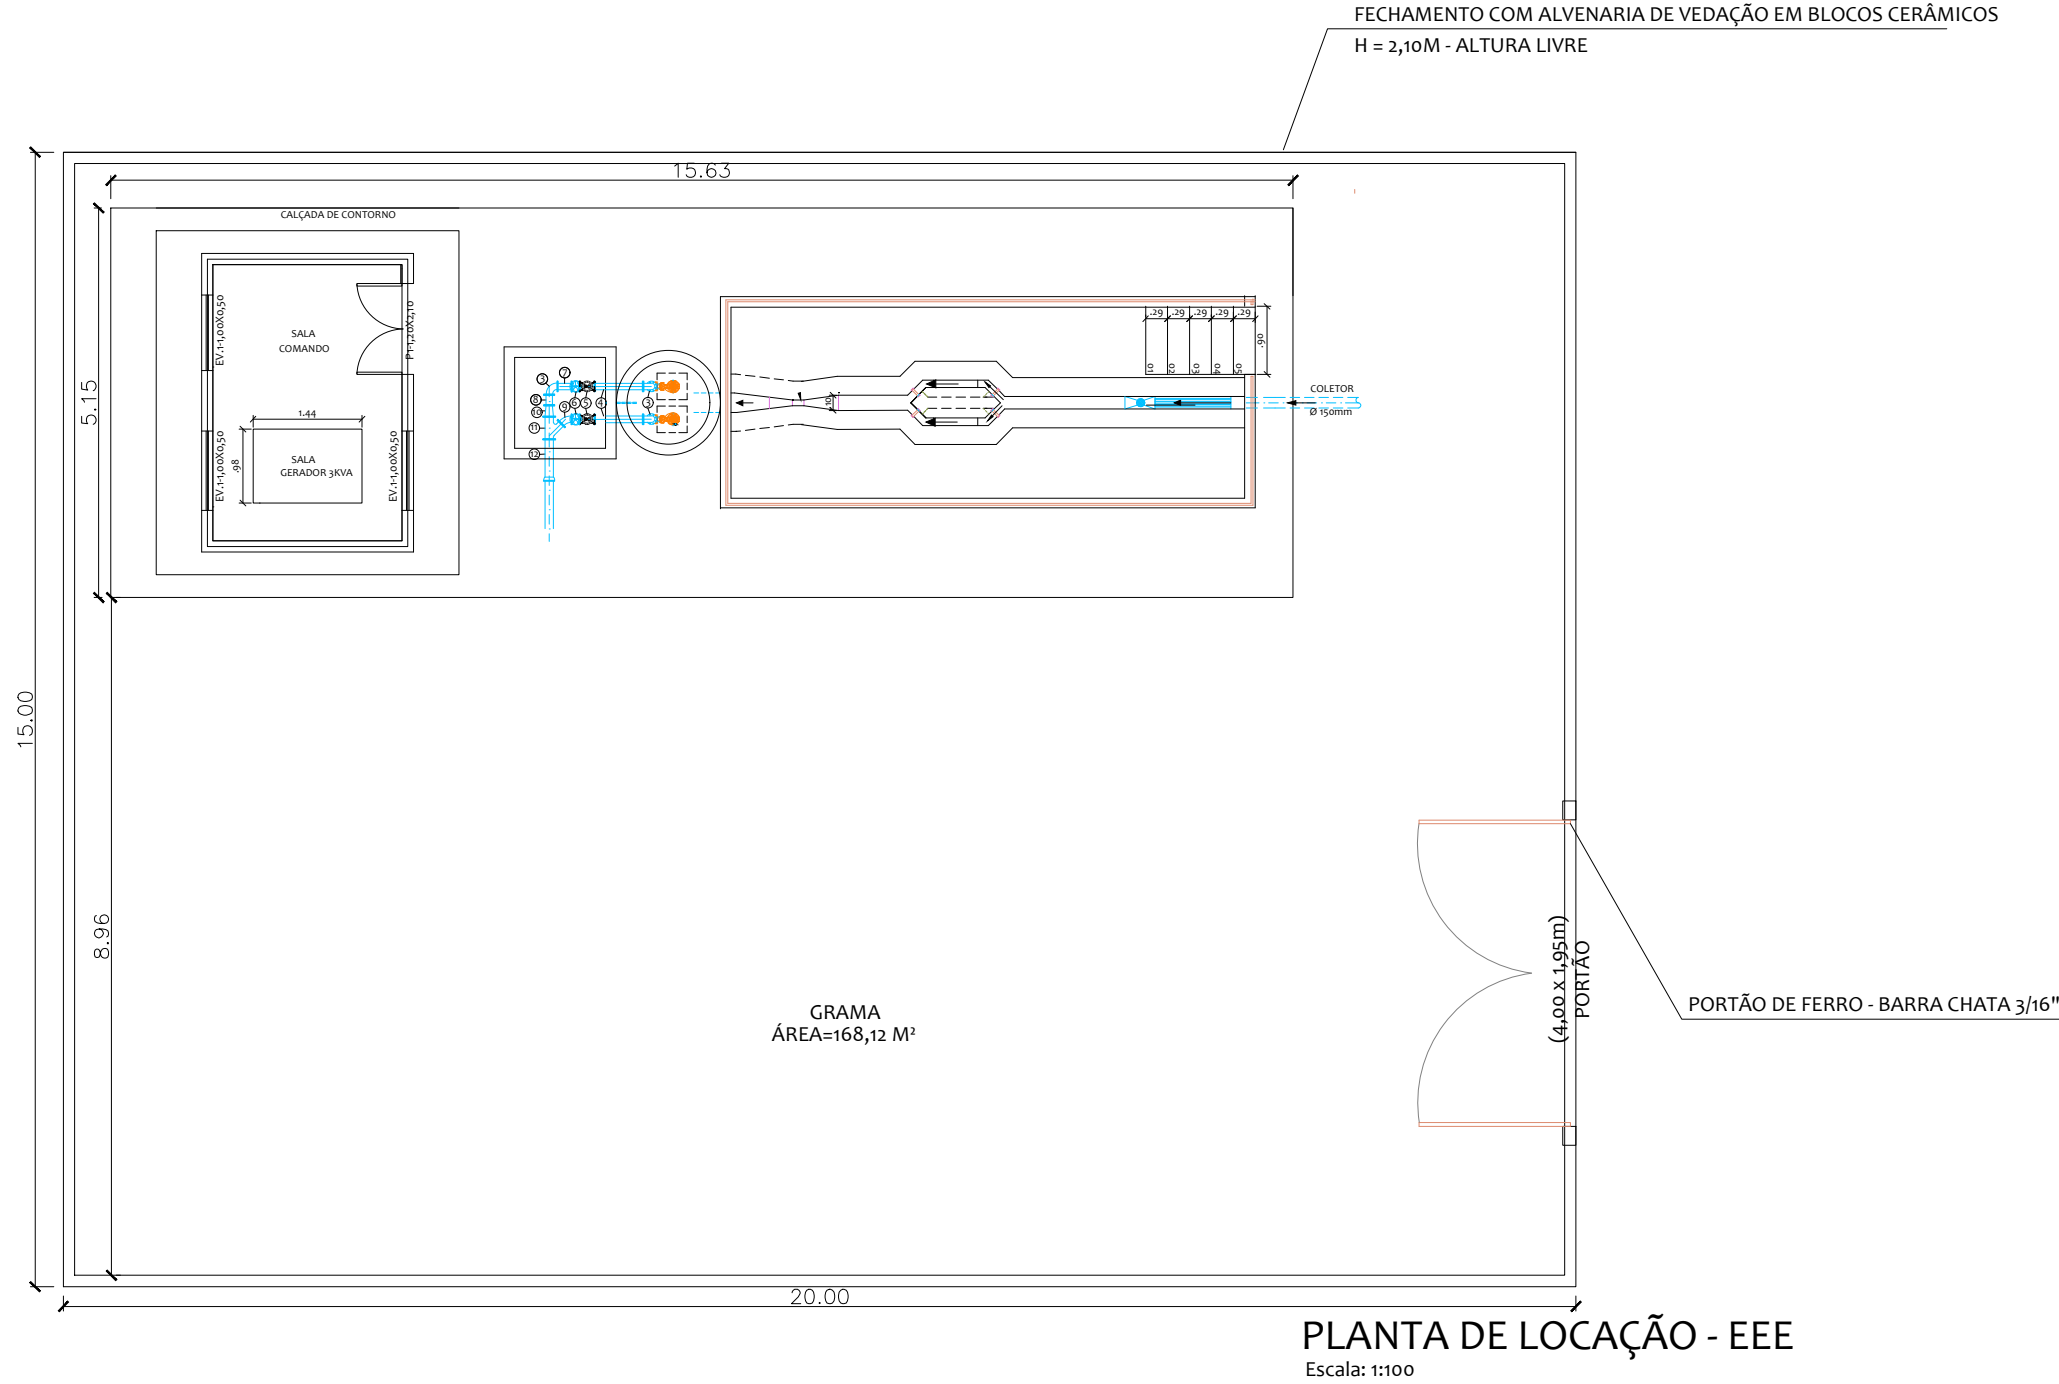


PLANTA DE LOCAÇÃO - EEE
Escala: 1:100

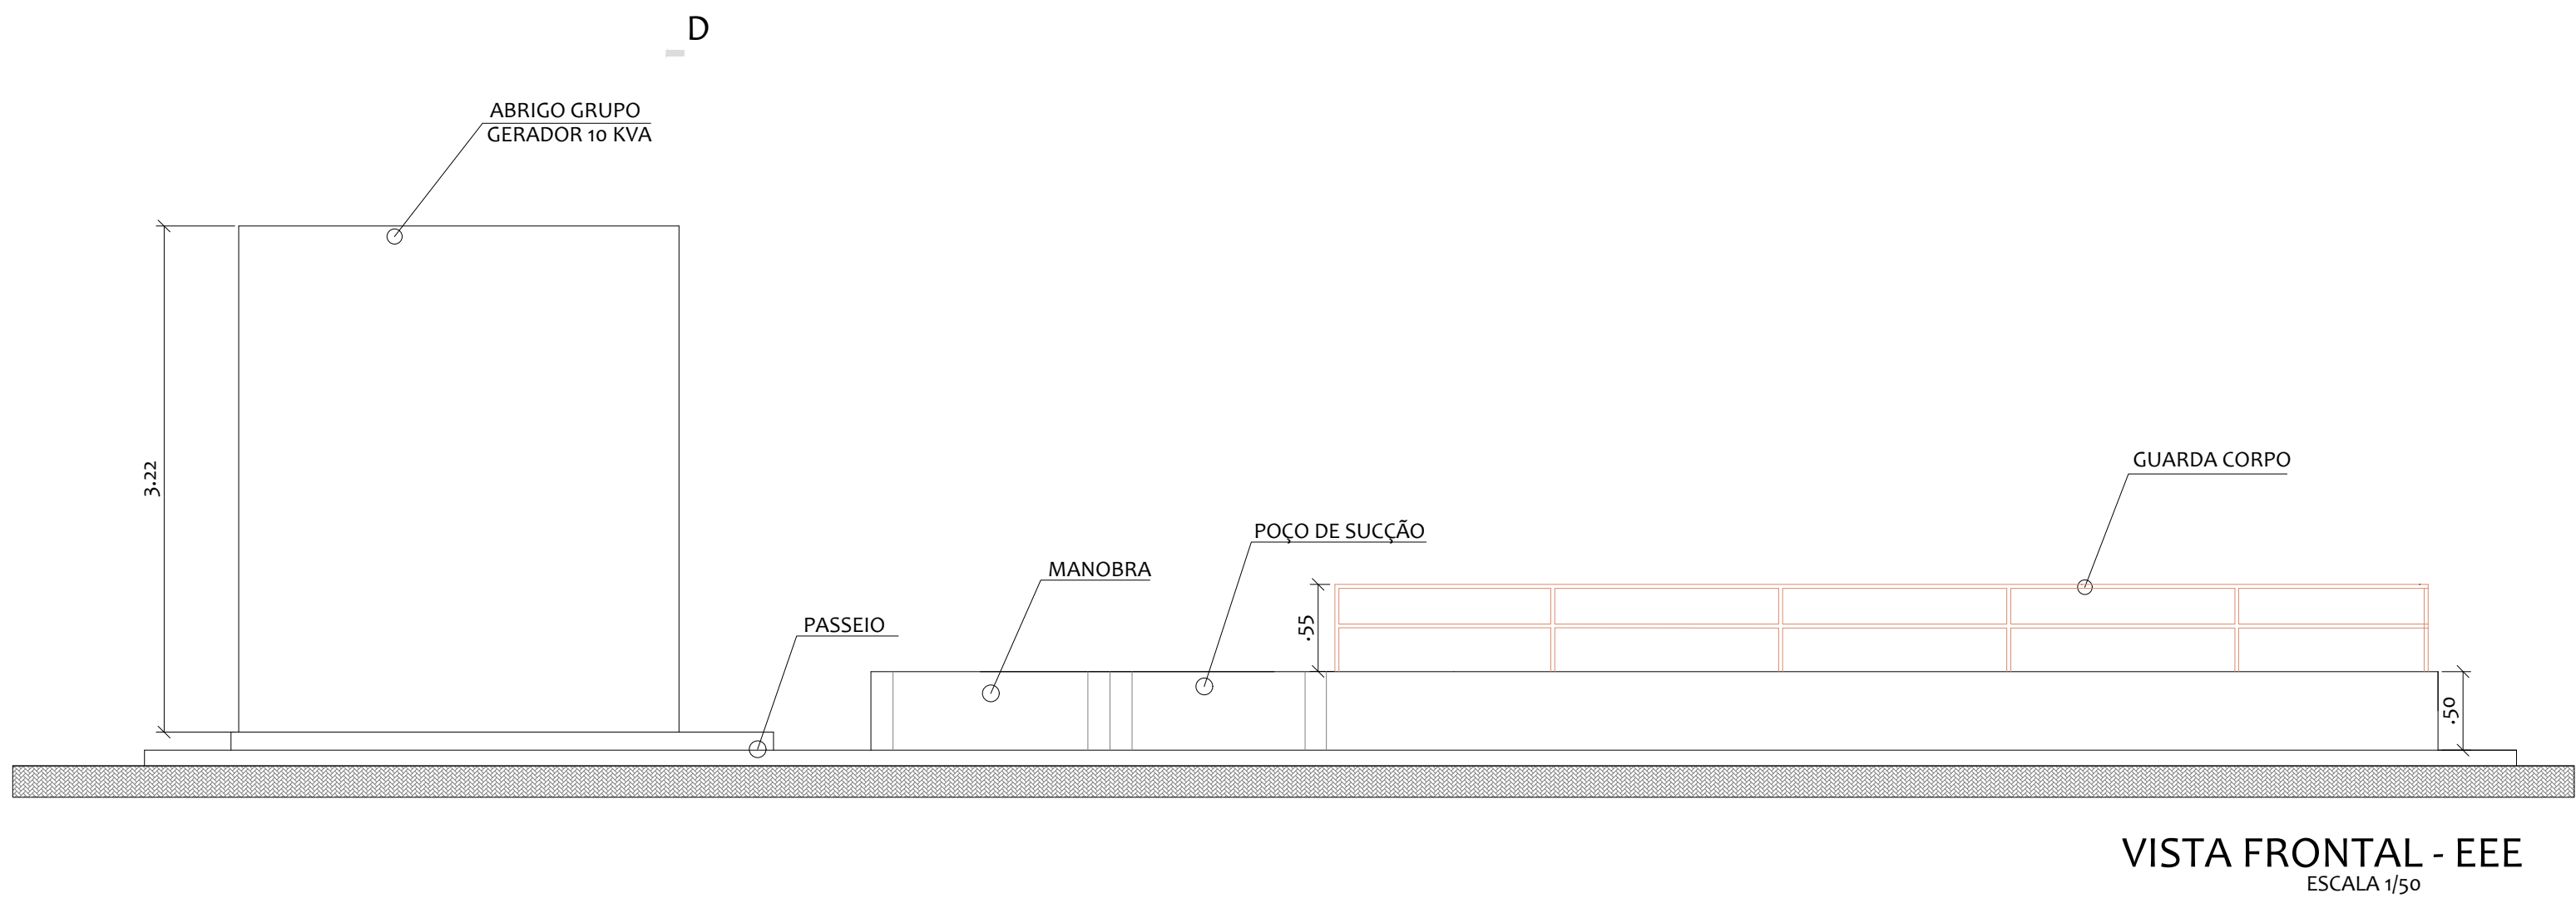


VISTA FRONTAL - EEE
ESCALA 1/50


QUADRO DE PEÇAS		
ITEM	ESPECIFICAÇÃO	QUANT.
1	REDUÇÃO FL DN x dn 150 x 100mm	3
2	TUBO FL DN 150mm x 2,05m	2
3	CURVA 90° FL DN 150mm	3
4	TUBO FL DN 150mm x 1,00m	2
5	VÁLVULA RETENÇÃO FL DN 150mm	2
6	REGISTRO GAVETA FL VOL. DN 150mm	2
7	TOCO FL DN 150mm x 0,375m	1
8	TOCO FL DN 150mm x 0,30m	1
9	CURVA 45° FL DN 150mm	1
10	REDUÇÃO FF DN x dn 150x100mm	1
11	JUNÇÃO 45° FL DN x dn 150x150mm	1
12	TUBO FB JE DN 100mm x 1,00m	1

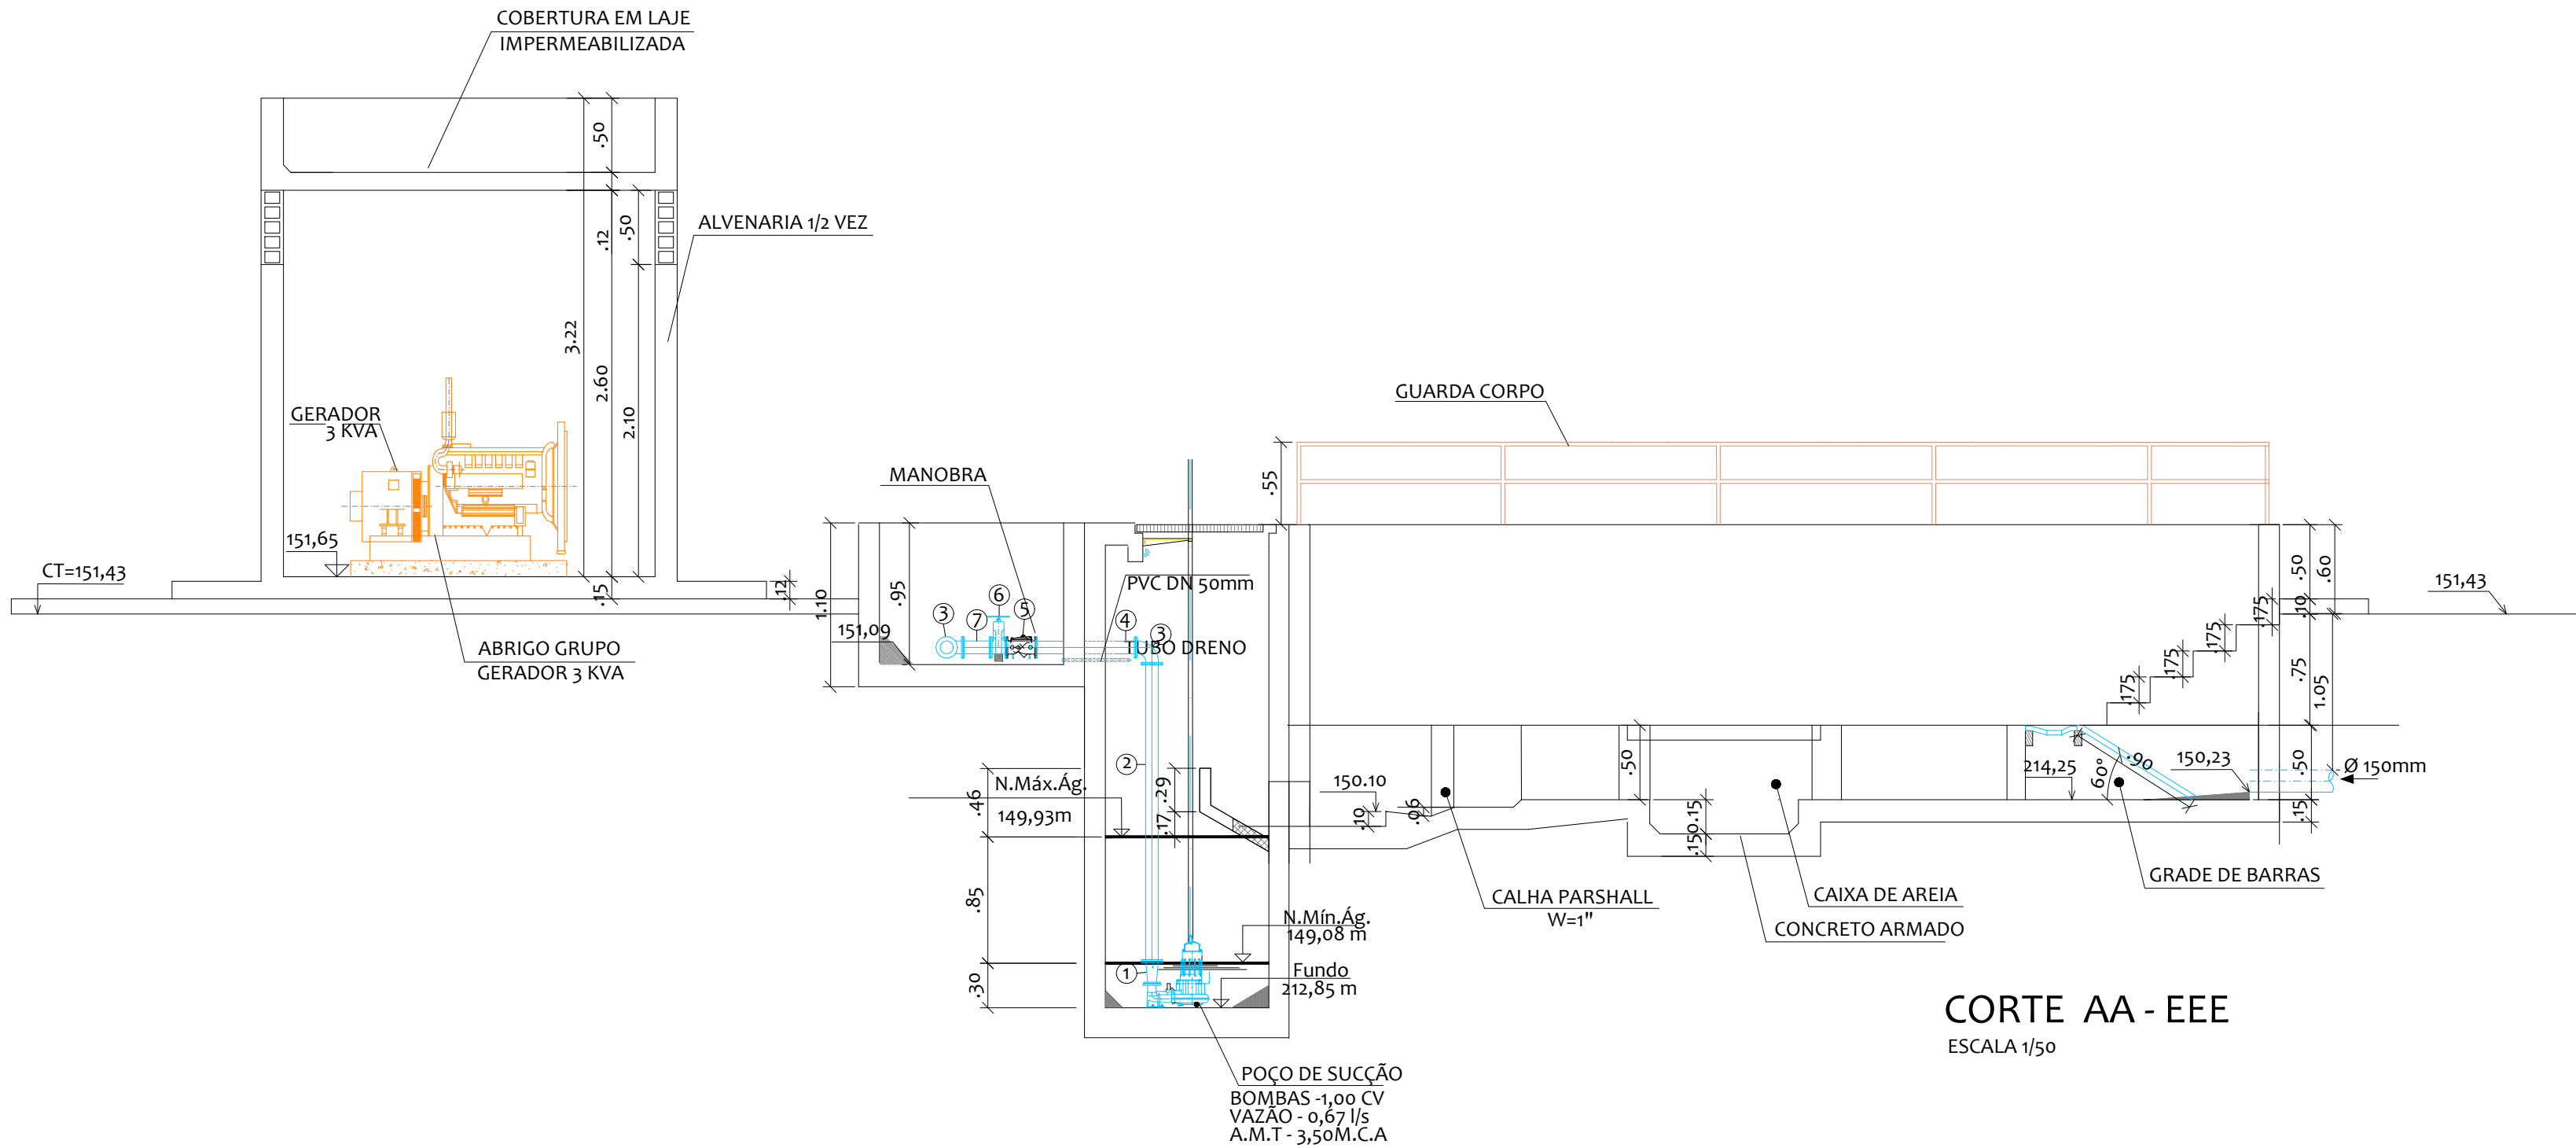


CORTE AA - EEE
ESCALA 1/50

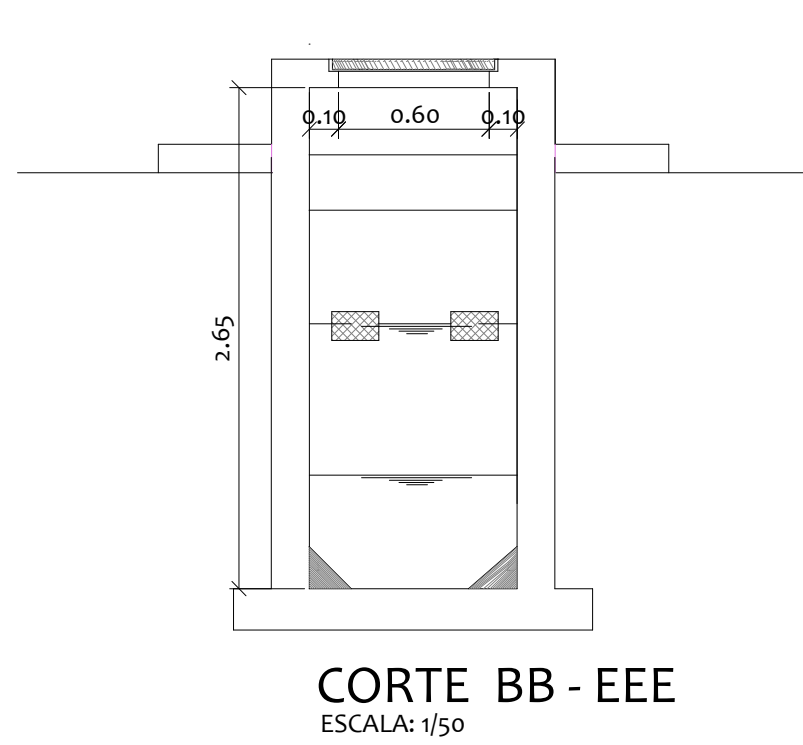

CORTE BB - EEE
ESCALA: 1/50

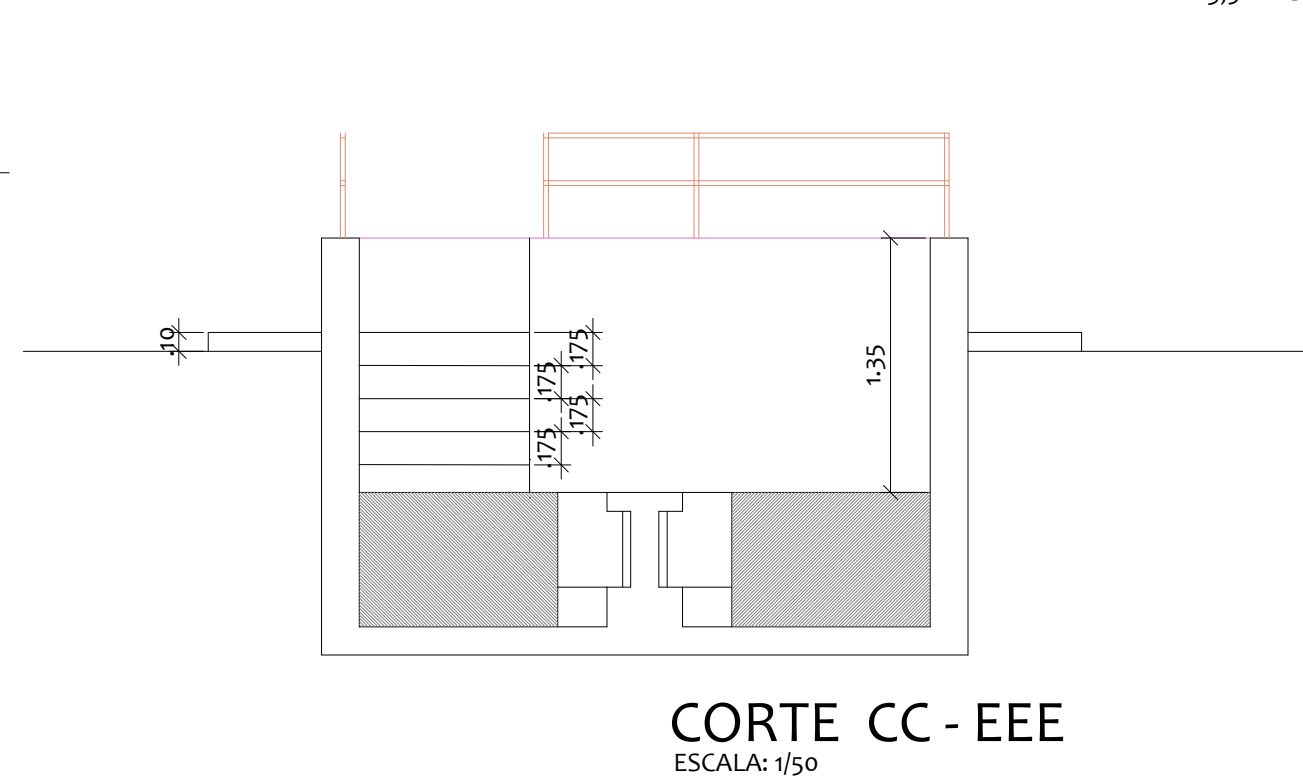

CORTE CC - EEE
ESCALA: 1/50

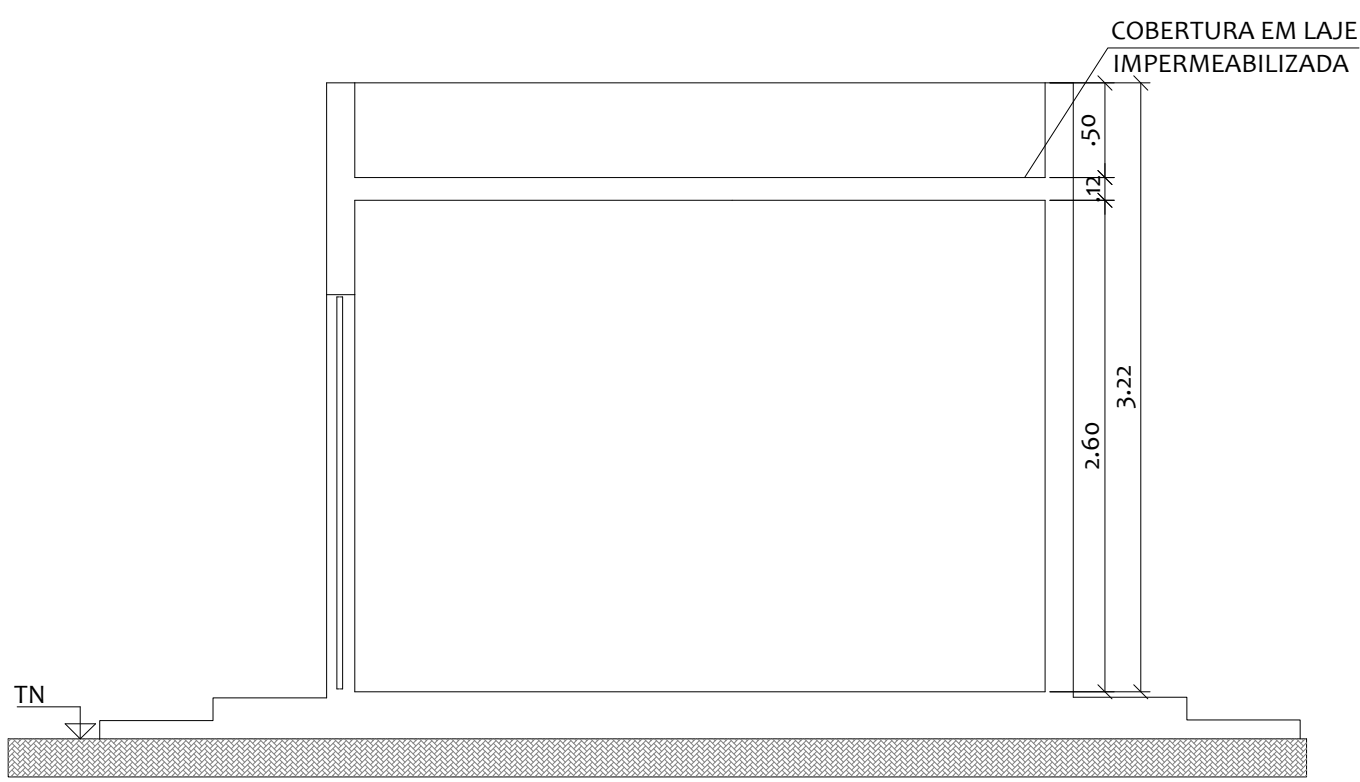

CORTE DD - EEE
ESCALA 1/50

Proprietário:	Autor:	
Execução:	Fiscalização:	
Título: AMPLIAÇÃO DO ESGOTAMENTO SANITÁRIO NA ZONA URBANA DE RIACHO DA CRUZ/RN - BACIA III		
Endereço: ZONA URBANA, RIACHO DA CRUZ/RN		
Conteúdo: ESTAÇÃO ELEVATÓRIA DE ESGOTO DA BACIA 03 - ÁREA 02	Prancha: 01/01	
Desenho:	Escala: INDICADAS	Data: OUTUBRO/2025
Modificação:		Observação:
DIREITOS AUTORAIS RESERVADOS: PROIBIDA QUALQUER MODIFICAÇÃO NO TODO OU EM PARTE, SEM AUTORIZAÇÃO POR ESCRITO DO AUTOR DO PROJETO.		