

LEGENDA


- LUMINÁRIA SOBREPOR C/ LED 2X20W
- LUMINÁRIA QUADRADA SOBREPOR C/ LED 20W
- PONTO DE LUZ INCANDESCENTE NA PAREDE.
- INTERRUPTOR DE UMA SEÇÃO
- INTERRUPTOR DE DUAS SEÇÕES
- INTERRUPTOR DE TRÊS SEÇÕES
- TOMADA BAIXA (0,30m DO PISO).
- TOMADA MÉDIA (1,30m DO PISO).
- TOMADA ALTA (2,00m DO PISO).
- TOMADA ALTA (2,20m DO PISO).
- INTERRUPTOR CONJUGADO COM TOMADA
- QUADRO DE DISTRIBUIÇÃO.
- ELETRODUTO EMBUTIDO NA LAJE OU PAREDE.
- ELETRODUTO EMBUTIDO NO PISO
- ELETRODUTO APARENTE
- CONDUTORES:FASE,NEUTRO,RETORNO e TERRA
- CAIXA DE PASSAGEM
- CAIXA DE MEDIÇÃO(TRIFÁSICA)

NOTAS:

-ELETRODUTO NÃO COTADO ø 3/4"

-OS FIOS NÃO COTADOS SERÃO ø 2,5mm²

-OS CIRCUITOS ALIMENTADOS NÃO COTADOS EM PROJETO FORAM APROVEITADOS. (POSTE,POÇO,IRRIGAÇÕES,ILUMINAÇÃO EXTERNAS,TOMADAS DE CAMPO, TOMADAS DE CAMPO E PLACAR ELETRÔNICO)

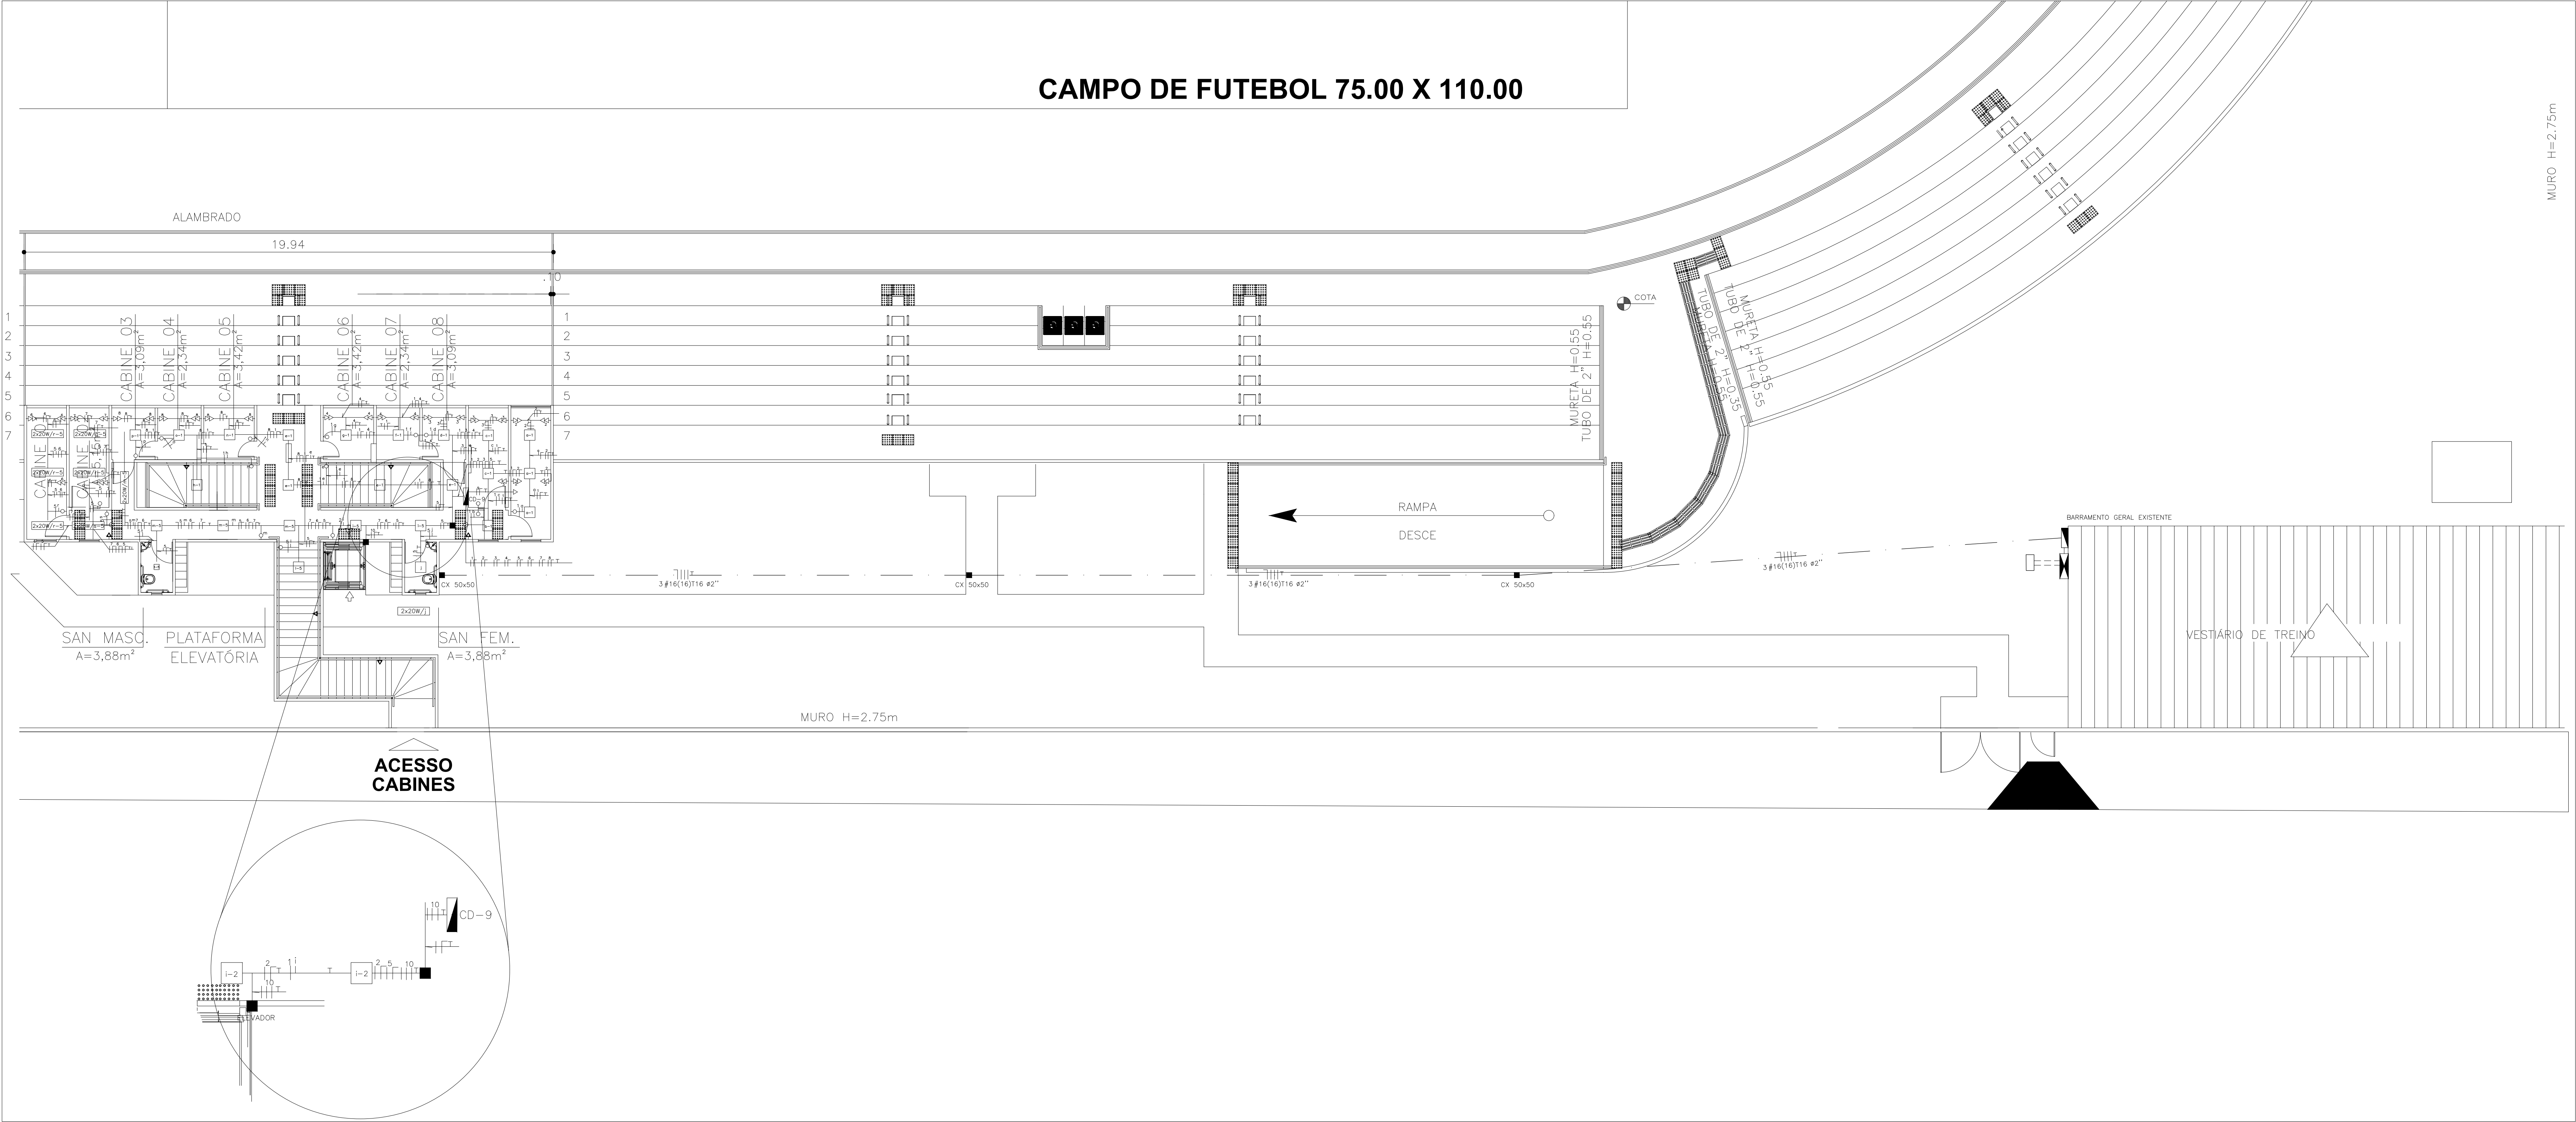

PLANTA BAIXA GERAL - ANEL SUPERIOR - REFORMA
ESCALA 1/200

REVISÃO	DESCRIÇÃO	REVISADO POR	DATA
REVISÃO 01			



PROPRIETÁRIO (ASSINAR POR EXTENSO) DATA
ENGENHEIRO ELÉTRICO FÁBIO RIBEIRO DANTAS
AUTOR DO PROJETO DATA SETEMBRO 2024 CAU/CREA/CFT 2700604699

RESPONSABILIDADE TÉCNICA DATA CAU/CREA/CFT
DES DATA CAU/CREA/CFT

ESTÁDIO ETELVINO MENDONÇA
AVENIDA MANOEL FRANCISCO TELES,Nº 999,CENTRO-ITABAINA-BE CEP: 49.500-000

PROJETO: PROJETO ELÉTRICO
ASSUNTO/PLANTA: PLANTA BAIXA GERAL - ANEL SUPERIOR - TRIBUNA

TERMO/EMENDA:	CONTRATO:	FONTE:	EMPENHO:
DATA: 09/2024	ESCALA: 1/100	CADISTA/DESENHO: ENGª CIVIL ELIZANDRA	COD. PROJ. FOLHA: 05/08