

LEGENDA

- LUMINÁRIA SOBREPOR C/ LED 2X20W
- LUMINÁRIA QUADRADA SOBREPOR C/ LED 20W
- -PONTO DE LUZ INCANDESCENTE NA PAREDE.
- -INTERRUPTOR DE UMA SEÇÃO
- ⊖

-INTERRUPTOR DE DUAS SEÇÕES
- ⊖

-INTERRUPTOR DE TRÊS SEÇÕES
- -TOMADA BAIXA (0,30m DO PISO).
- -TOMADA MÉDIA (1,30m DO PISO).
- -TOMADA ALTA (2,00m DO PISO).
- -TOMADA ALTA (2,20m DO PISO).
- ⊖

-INTERRUPTOR CONJUGADO COM TOMADA
- QUADRO DE DISTRIBUIÇÃO.
- -ELETRODUTO EMBUTIDO NA LAJE OU PAREDE.
- -ELETRODUTO EMBUTIDO NO PISO
- - -

-ELETRODUTO APARENTE
- |—|—|—

-CONDUTORES:FASE,NEUTRO,RETORNO e TERRA
- -CAIXA DE PASSAGEM
- ⊖

-CAIXA DE MEDIÇÃO(TRIFÁSICA)


NOTAS:

-ELETRODUTO NÃO COTADO Ø 3/4"

-OS FIOS NÃO COTADOS SERÃO DE 2,5mm²

-OS CIRCUITOS ALIMENTADOES NÃO COTADOS EM PROJETO FORAM APROVEITADOS.

(POSTE,POÇO,IRRIGAÇÕES,ILUMINAÇÃO EXTERNAS,TOMADAS DE CAMPO) TOMADAS DE CAMPO E PLACAR ELETRÔNICO)

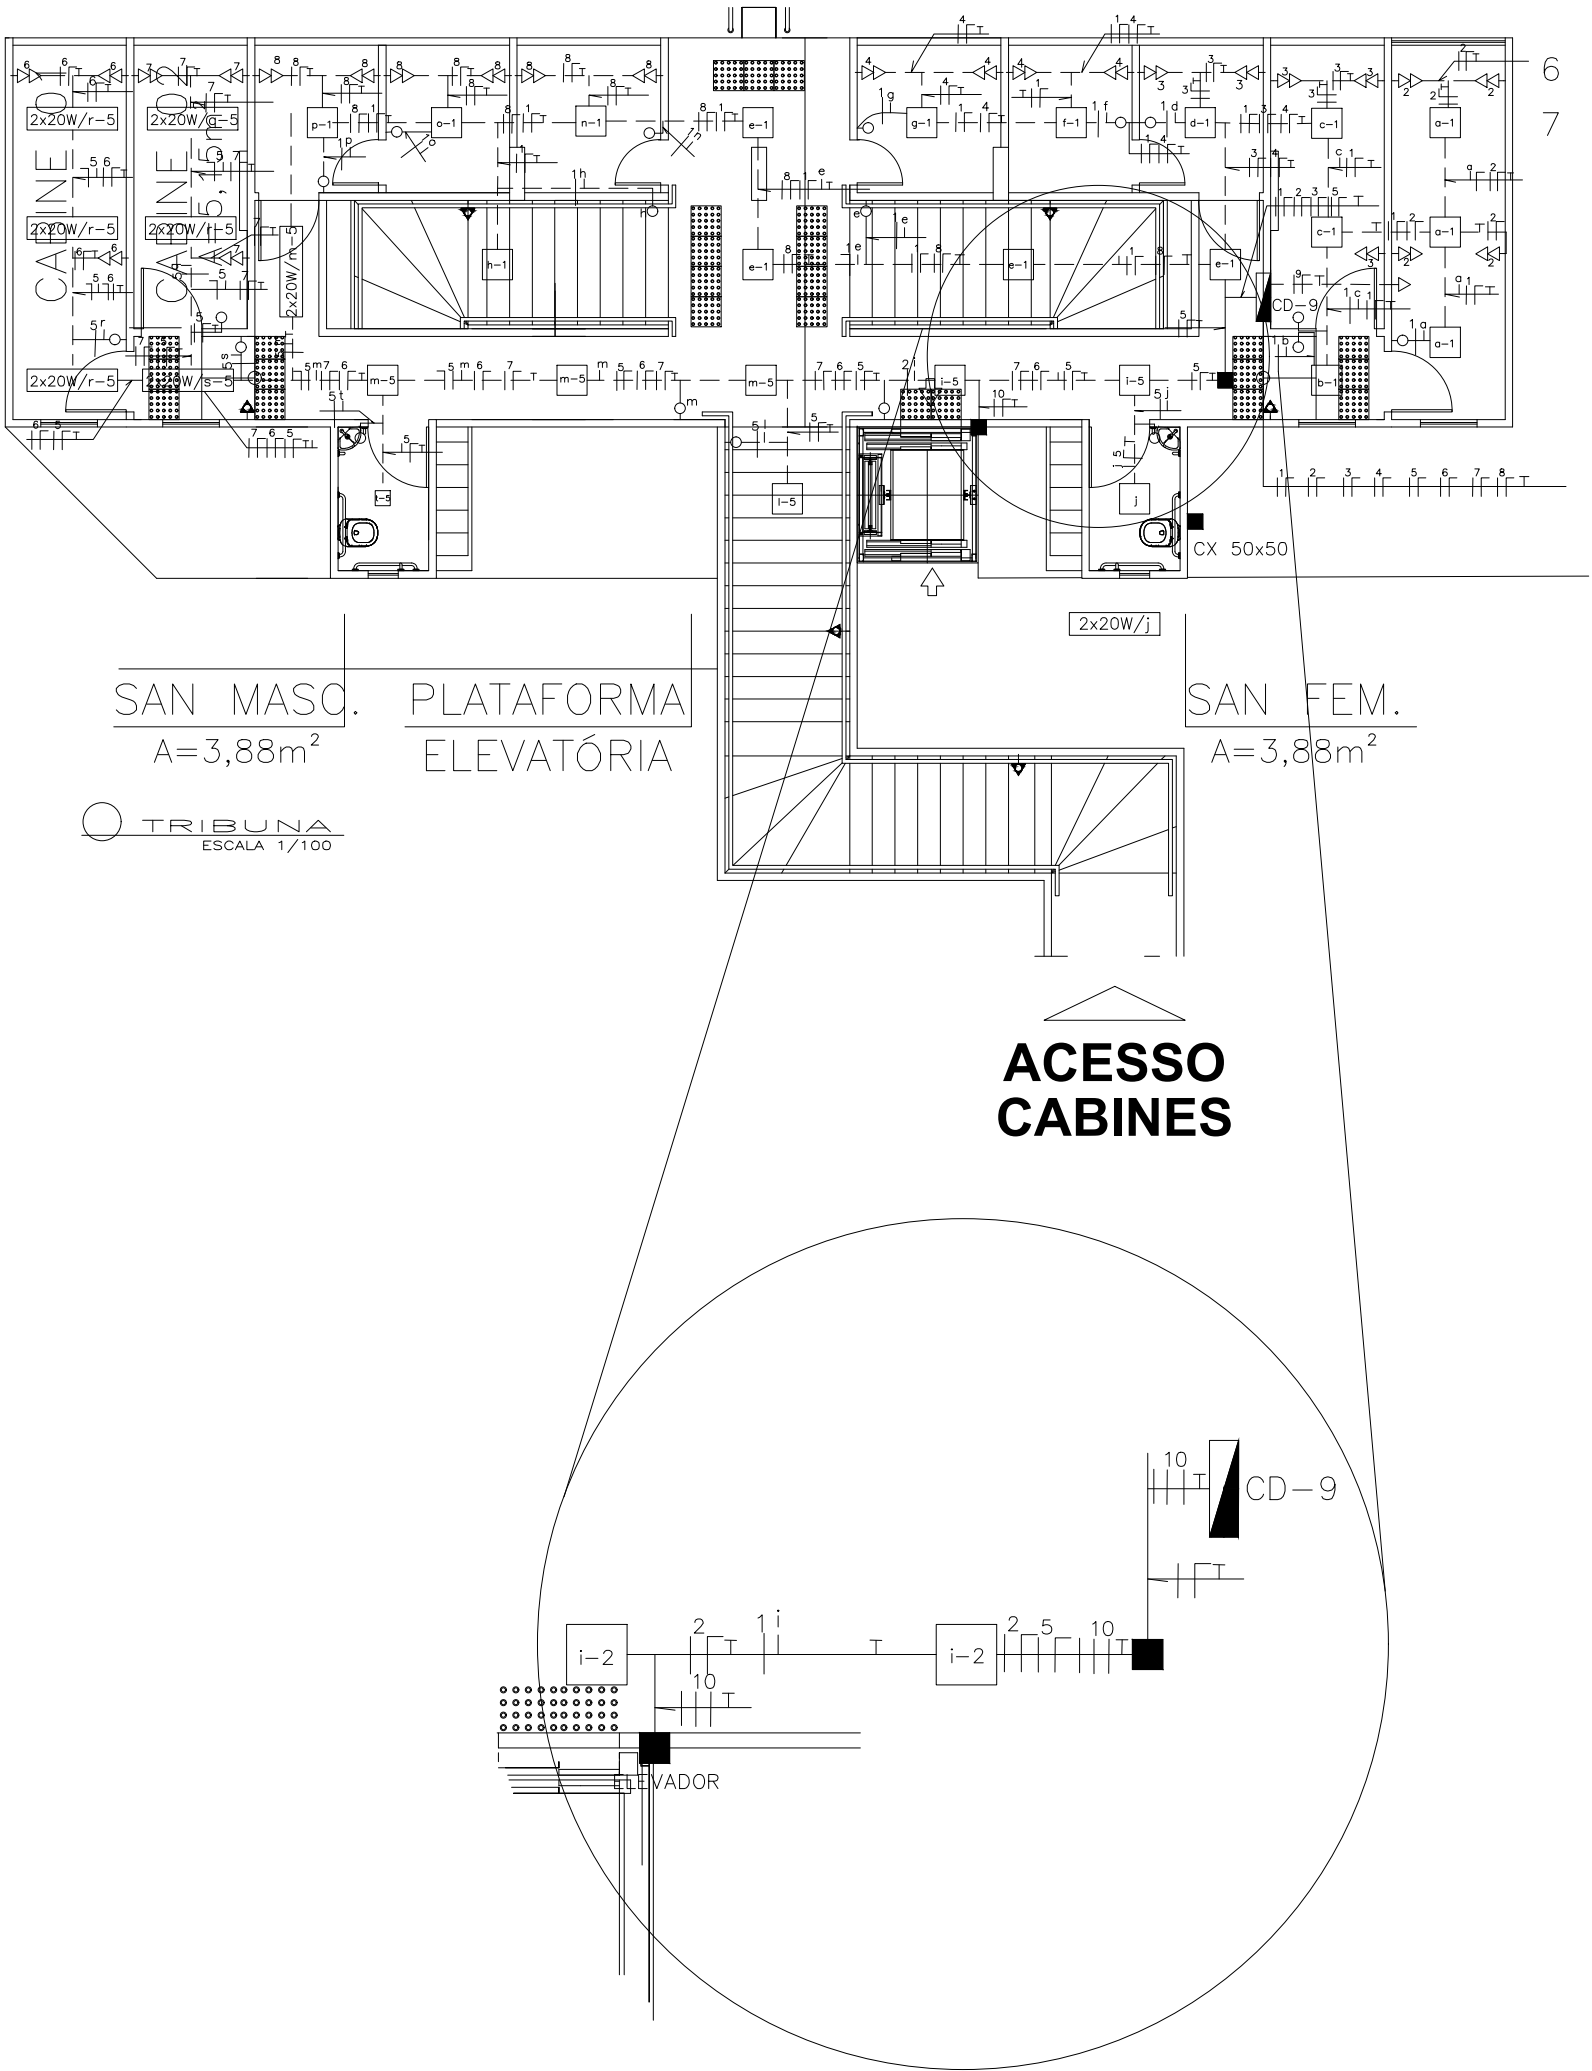

SEDURBS
SECRETARIA DE ESTADO DO
DESENVOLVIMENTO URBANO E SUSTENTABILIDADE

CEHOP
Companhia Estadual de Habitação
e Obras Públicas

SEEL
SECRETARIA DE ESTADO
DE ESPORTE E LAZER

PROPRIETÁRIO (ASSINAR POR EXTENSO)	DATA
AUTOR DO PROJETO	ENGENHEIRO ELÉTRICO FÁBIO RIBEIRO DANTAS DATA SETEMBRO 2024 CAU/CREA/CFT 2700654099
RESPONSABILIDADE TÉCNICA	DATA CAU/CREA/CFT
DES	DATA CAU/CREA/CFT

ESTÁDIO ETELVINO MENDONÇA

AVENIDA MANOEL FRANCISCO TELES,Nº 966,CENTRO-ITABAINA-SE CEP: 49.500-000

PROJETO: PROJETO ELÉTRICO

ASSUNTO/PLANTA: PLANTA BAIXA

TERMO/EMENDA:	CONTRATO:	FONTE:	EMPENHO:
DATA: 09/2024	ESCALA 1/100	CADISTA/DESENHO: ENGª CIVIL ELIZANDRA	COD. PROJ. FOLHA: 06/08