


CONFIGURAÇÃO DE PENAS		
COR	PENA	ESPESS.
1	7	0,10
2	7	0,20
3	7	0,30
4	7	0,40
5	7	0,50
6	7	0,60
7	7	0,20
8	7	0,80
9	7	0,09
10	10	0,30
11	7	0,65
12	7	0,15
15	7	1,00
30	7	0,25
31	7	1,20
50	50	0,35
55	7	0,35
82	7	0,30
125	7	2,00
252	252	0,15
253	253	0,15
254	254	0,15
DEMAIS	COLOR	0,25

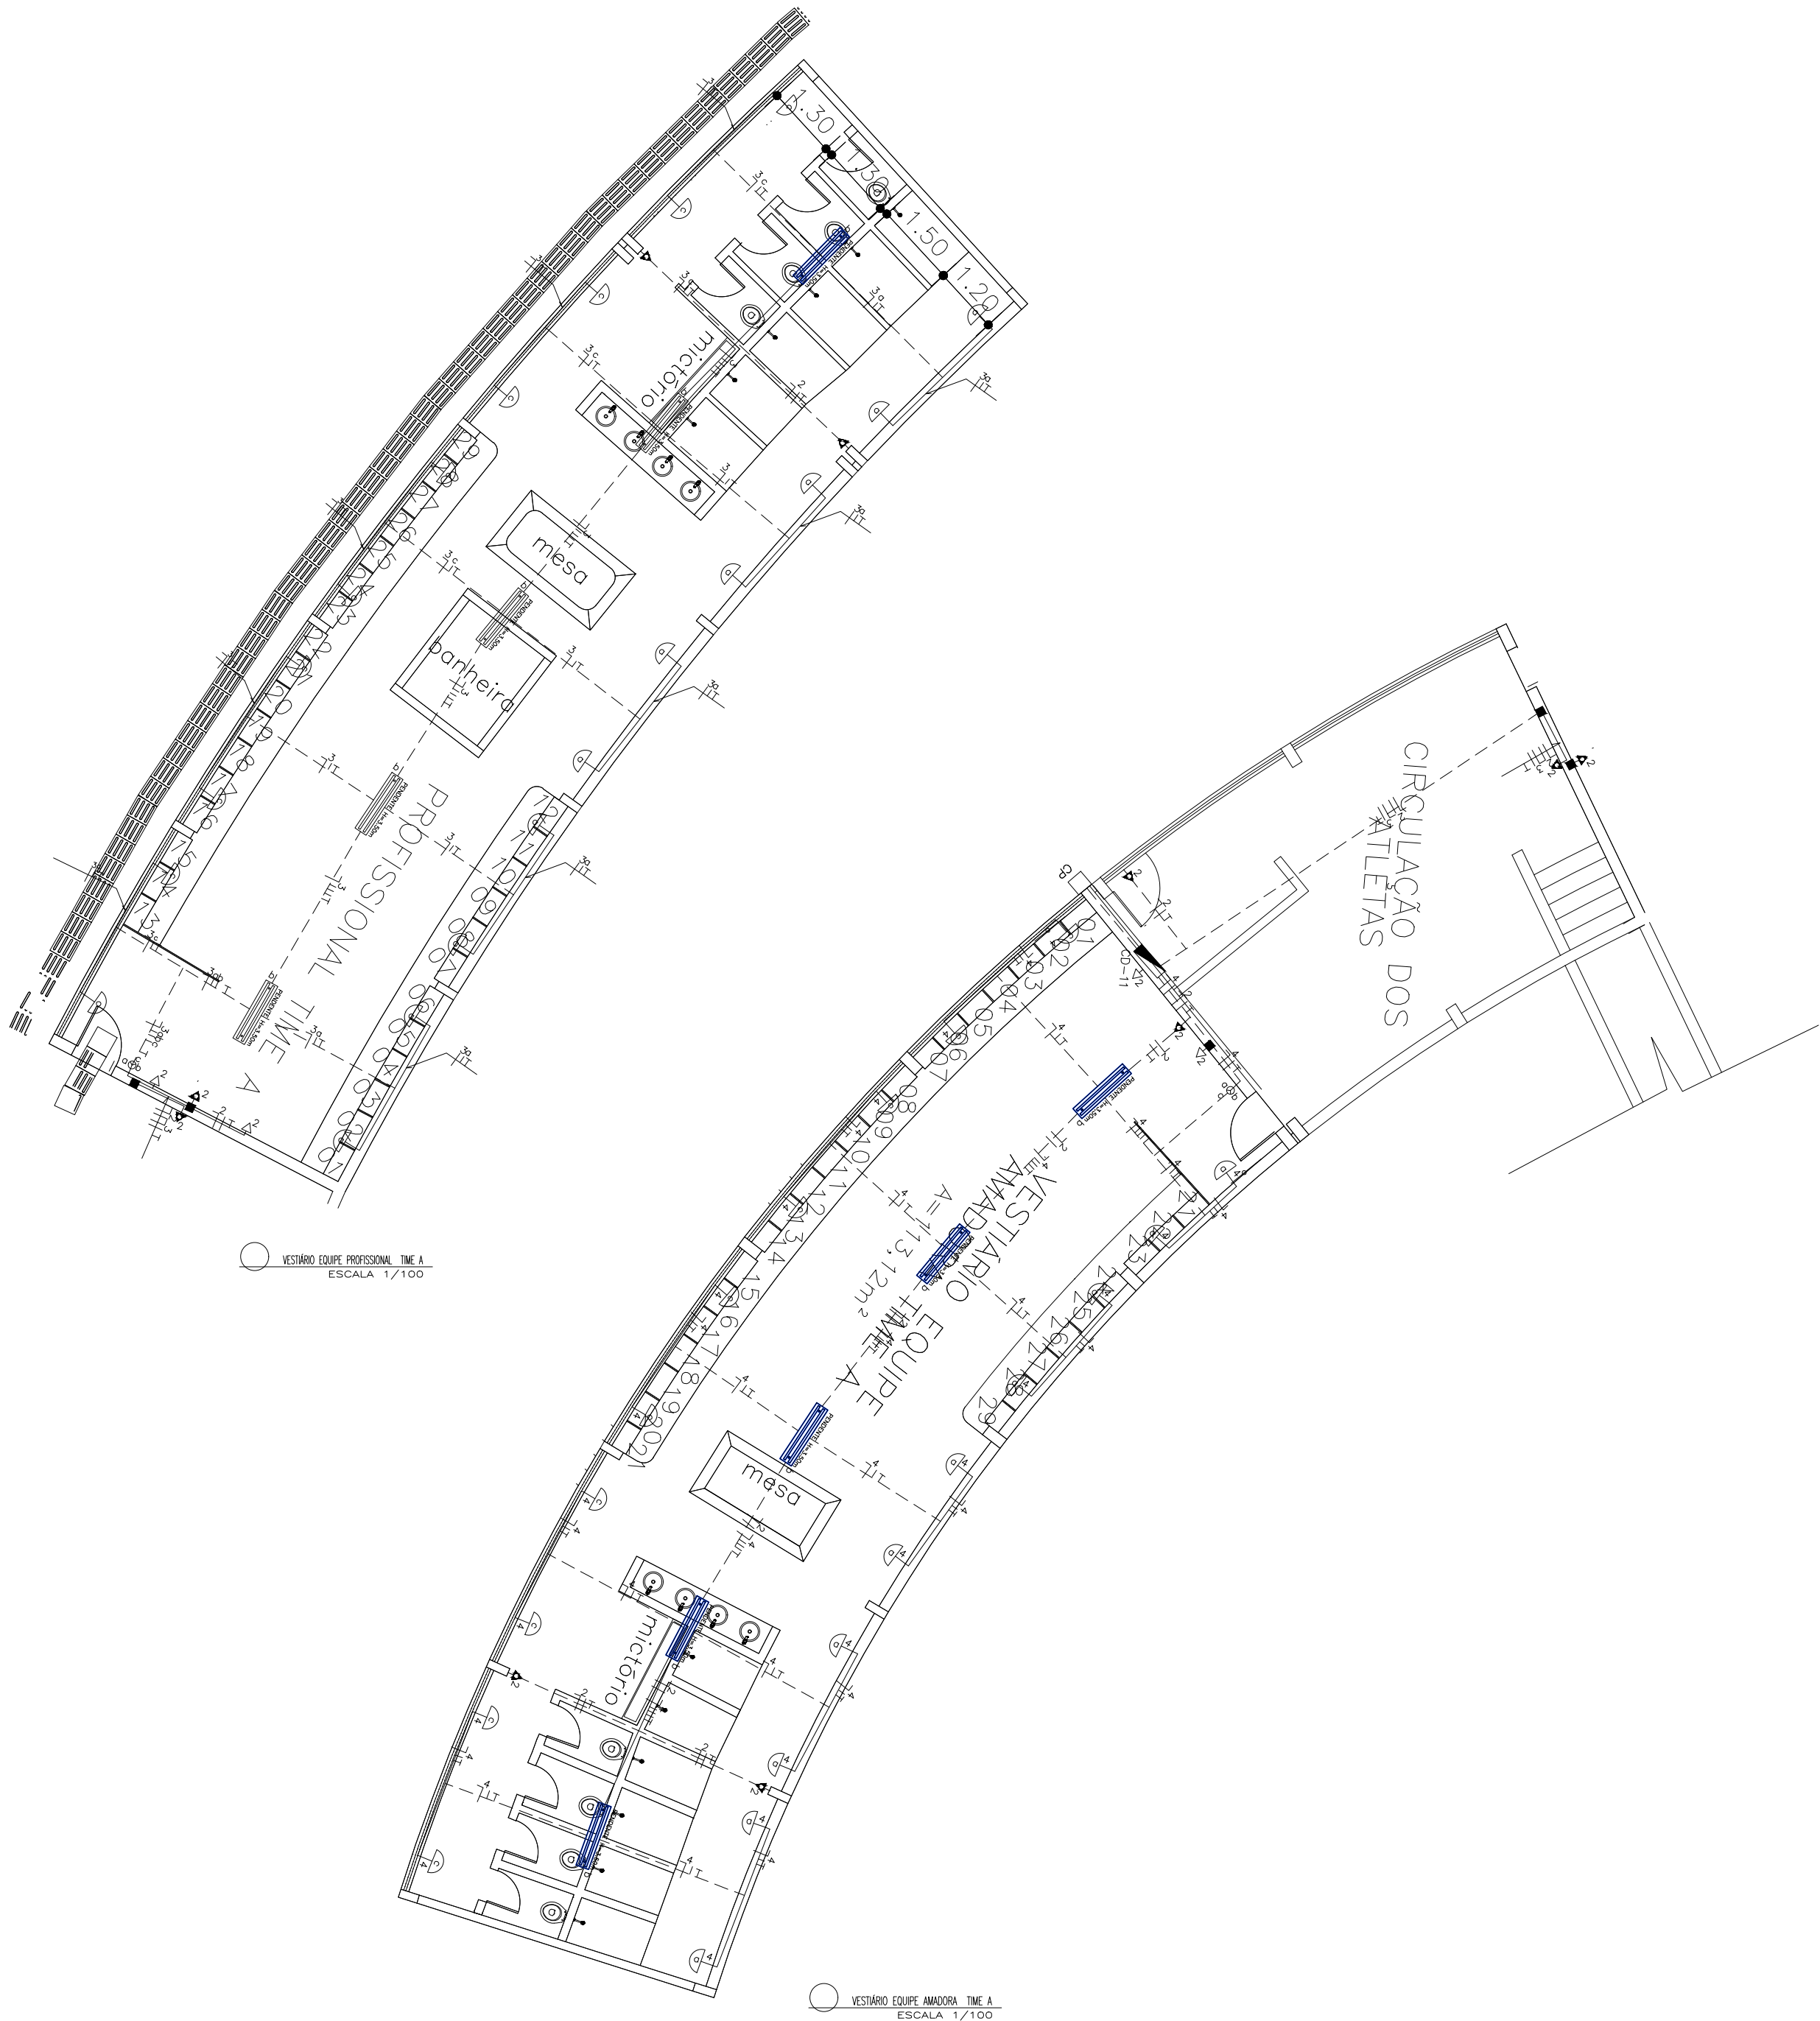

LEGENDA

- LUMINÁRIA SOBREPOR C/ LED 2X20W
- LUMINÁRIA QUADRADA SOBREPOR C/ LED 20W
- PONTO DE LUZ INCANDESCENTE NA PAREDE.
- INTERRUPTOR DE UMA SEÇÃO
- INTERRUPTOR DE DUAS SEÇÕES
- INTERRUPTOR DE TRÊS SEÇÕES
- TOMADA BAIXA (0,30m DO PISO).
- TOMADA MÉDIA (1,30m DO PISO).
- TOMADA ALTA (2,00m DO PISO).
- TOMADA ALTA (2,20m DO PISO).
- INTERRUPTOR CONJUGADO COM TOMADA
- TOMADA ALTA (2,20m DO PISO—AR CONDICIONADO).
- QUADRO DE DISTRIBUIÇÃO.
- ELETRODUTO EMBUTIDO NA LAJE OU PAREDE.
- ELETRODUTO EMBUTIDO NO PISO
- ELETRODUTO APARENTE
- CONDUTORES:FASE,NEUTRO,RETORNO e TERRA
- CAIXA DE PASSAGEM
- CAIXA DE MEDIÇÃO(TRIFÁSICA)

NOTAS:

- ELETRODUTO NÃO COTADO ø 3/4"
- OS FIOS NÃO COTADOS SERÃO DE 2,5mm²
- OS CIRCUITOS ALIMENTADOES NÃO COTADOS EM PROJETO FORAM APROVEITADOS. (POSTE,POÇO,IRRIGAÇÕES,ILUMINAÇÃO EXTERNAS,TOMADAS DE CAMPO) TOMADAS DE CAMPO E PLACAR ELETRÔNICO)



SEDURBS
SECRETARIA DE ESTADO DO
DESENVOLVIMENTO URBANO E SUSTENTABILIDADE

CEHOP
Companhia Estadual de Habitação
e Obras Públicas

SEEL
SECRETARIA DE ESTADO
DE ESPORTE E LAZER

PROPRIETÁRIO (ASSINAR POR EXTENSO)	DATA
ENGENHEIRO ELÉTRICO FÁBIO RIBEIRO DANTAS	
AUTOR DO PROJETO	DATA SETEMBRO 2024 CAU/CREA/CFT 2700654099
RESPONSABILIDADE TÉCNICA	DATA CAU/CREA/CFT
DES	DATA CAU/CREA/CFT

ESTÁDIO ETELVINO MENDONÇA

AVENIDA MANOEL FRANCISCO TELES,N.º 966,CENTRO—ITABAINA—SE CEP: 49.500—000

PROJETO: PROJETO ELÉTRICO

ASSUNTO/PLANTA: PLANTA BAIXA

TERMO/EMENDA:	CONTRATO:	FONTE:	EMPENHO:
DATA: 09/2024	ESCALA 1/100	CADISTA/DESENHO: ENG.º CIVIL ELIZANDRA	CÓD. PROJ. FOLHA: 04/08