


1 DETALHE D1
1:25

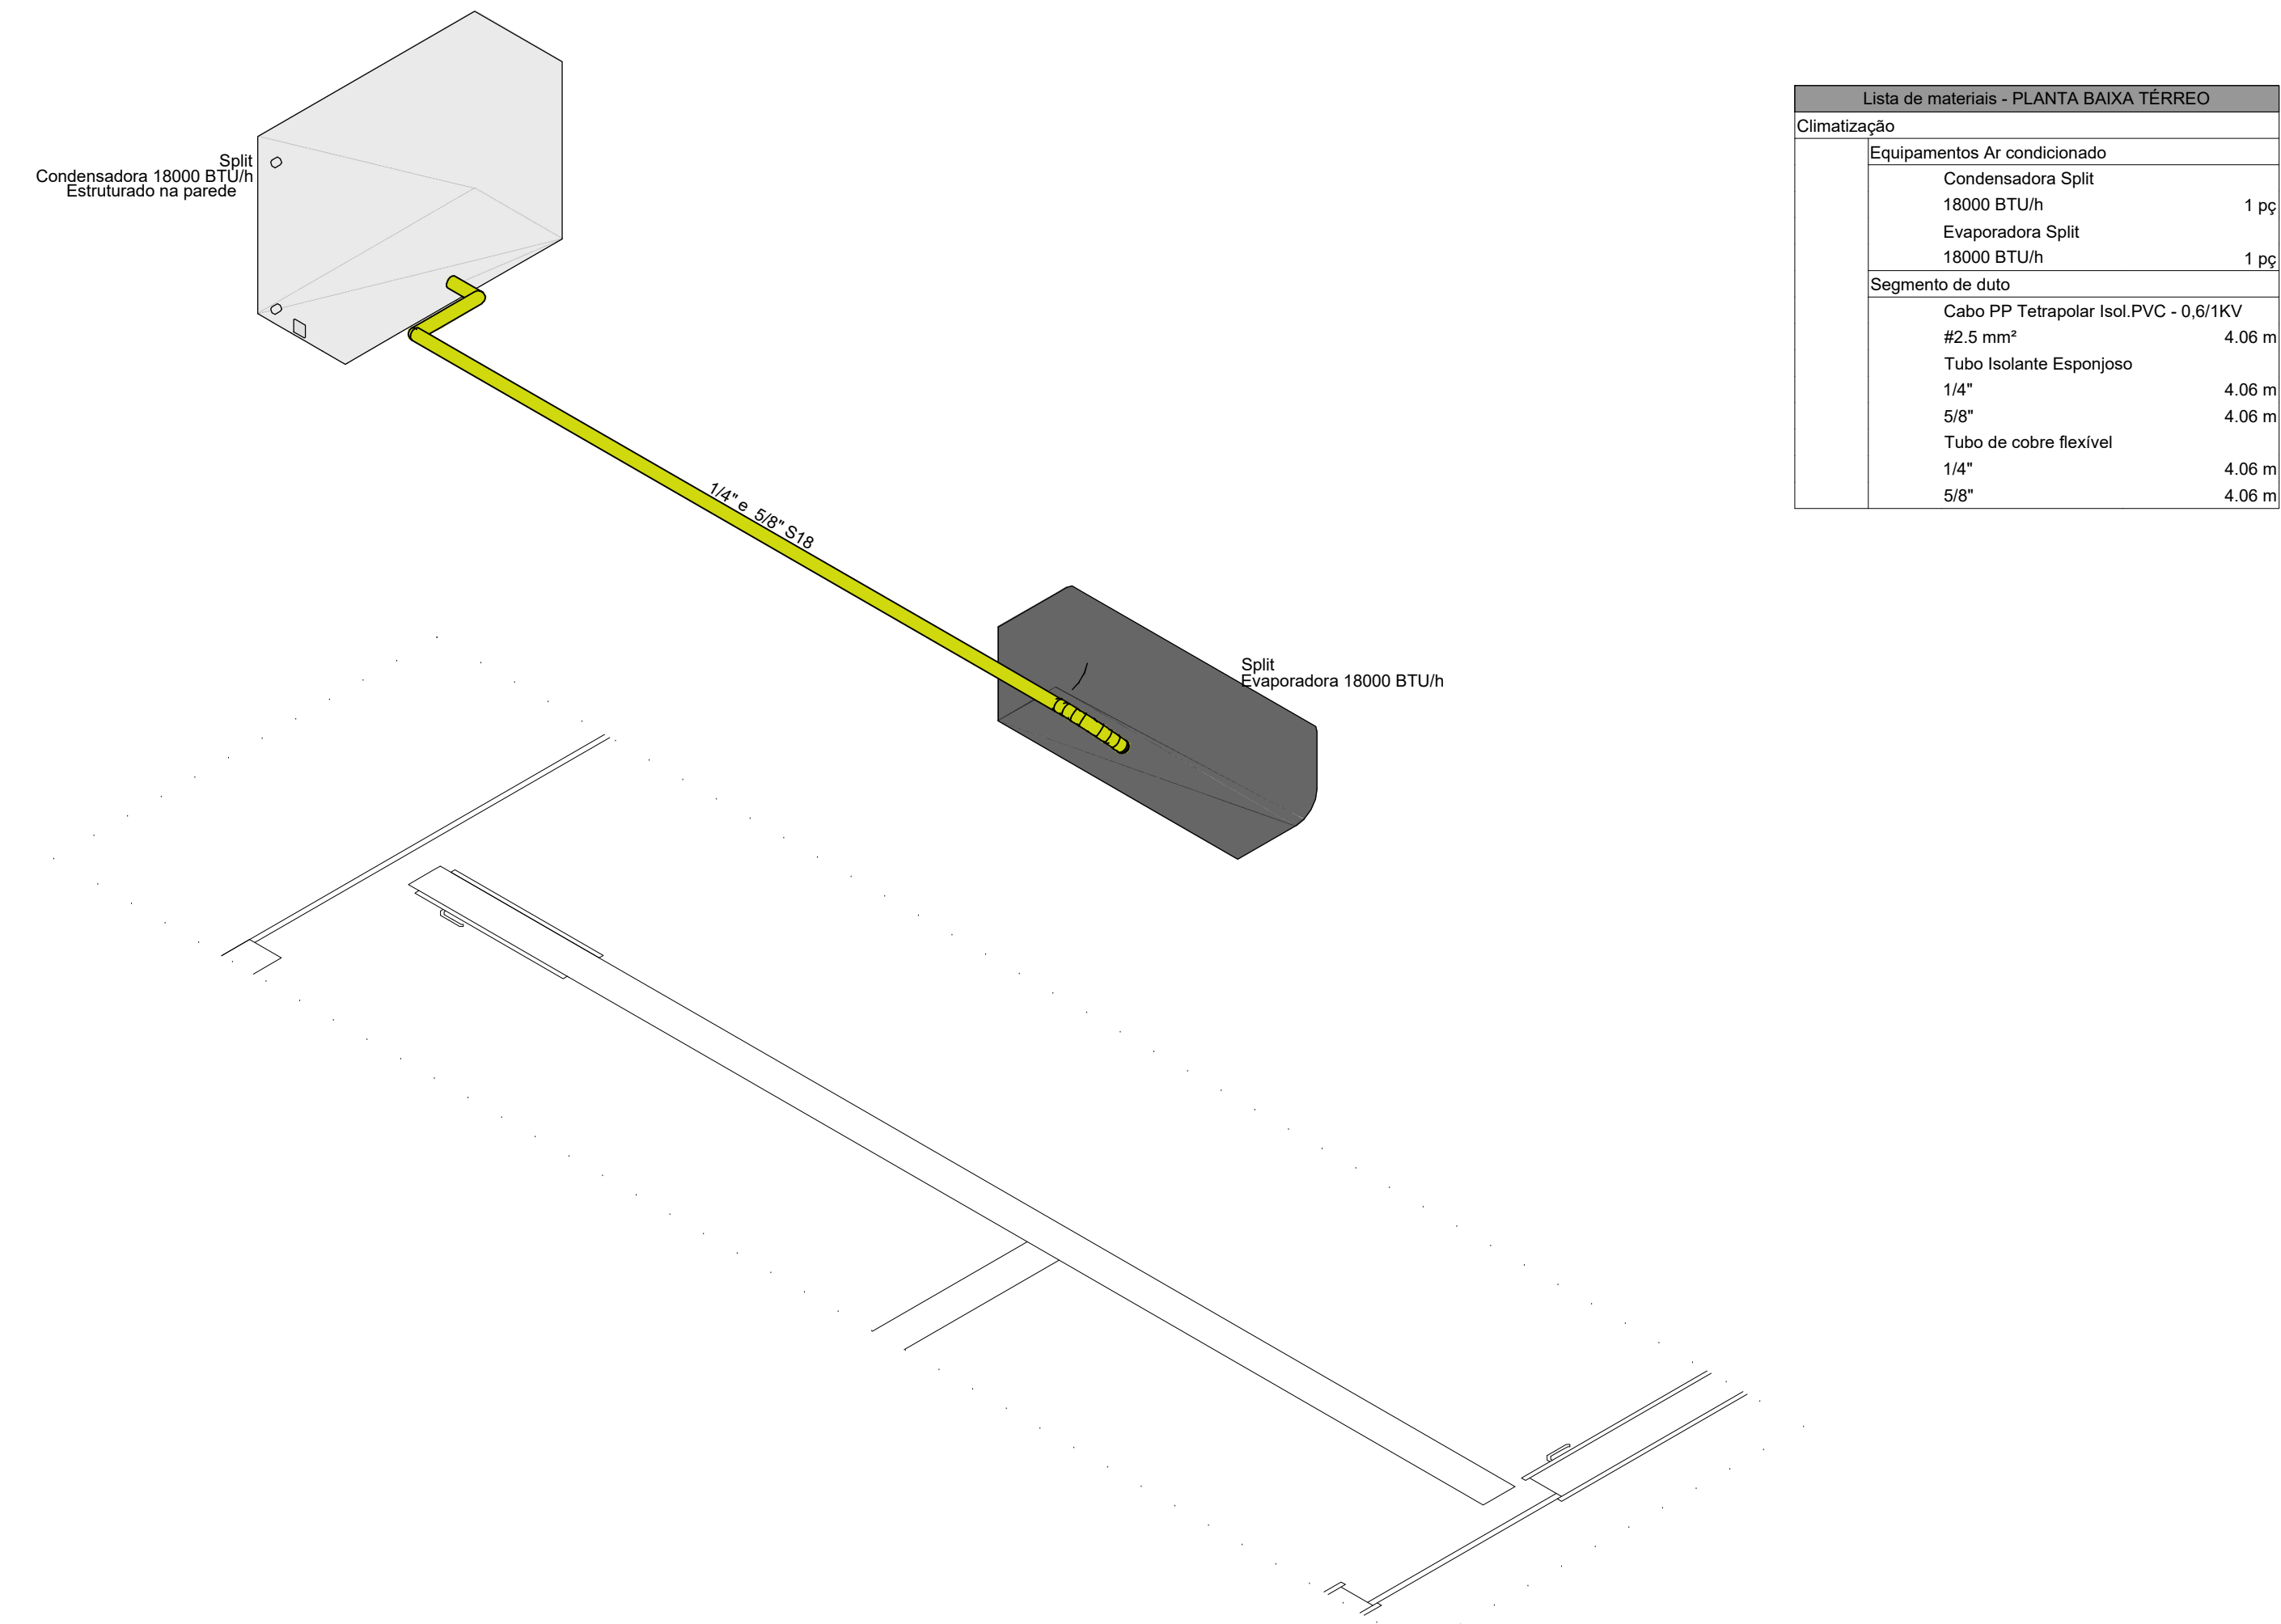

2 DETALHE D2
1:25

Lista de materiais - PLANTA BAIXA TERREO		
Climatização		
Equipamentos Ar condicionado		
Condensadora Split		
12000 BTU/h	2 pc	
Evaporadora Split		
12000 BTU/h	2 pc	
Segmento de tubo		
Cabo PP Tetrapolar Isol PVC - 0.6/1KV		
#2.5 mm²	3.52 m	
Tubo Isolante Esponjoso		
1/2"	3.52 m	
1/4"	3.52 m	
Tubo de cobre flexível		
1/2"	3.52 m	
1/4"	3.52 m	

Lista de materiais - PLANTA BAIXA TERREO		
Climatização		
Equipamentos Ar condicionado		
Condensadora Split		
18000 BTU/h	1 pc	
Evaporadora Split		
18000 BTU/h	1 pc	
Segmento de tubo		
Cabo PP Tetrapolar Isol PVC - 0.6/1KV		
#2.5 mm²	4.06 m	
Tubo Isolante Esponjoso		
1/4"	4.06 m	
5/8"	4.06 m	
Tubo de cobre flexível		
1/4"	4.06 m	
5/8"	4.06 m	

<div>SECRETARIA DE ESTADO DA SEGURANÇA PÚBLICA</div> <div>SERGIPE GOVERNO DO ESTADO</div> <div>DIRETORIA DE ARQUITETURA E EDIFICAÇÕES PRAÇA TOBIAS BARRETO, nº 20, BAIRRO SÃO JOSÉ CEP: 49050-220 ARAÇAJU/SE TELS: (79)3216-5454 / (79)98851-9337</div>		Nº DA PRANCHA	
TIPO: PROJETO DE CLIMATIZAÇÃO DA CONSTRUÇÃO DO SBRESC DO CBMSE		01/01	
ASSUNTO: DISPOSIÇÃO DE REDE FRIGORÍGENA			
END.: R. Niceu Dantas, 857 - Atalaia, Aracaju - SE, 49037-470			
AUTOR DO PROJETO: JOSÉ VITOR DE JESUS COSTA			
RESPONSÁVEL TÉCNICO: VAGNER DOS ANJOS COSTA		CREA: 2719686620	
ESCALA: 1/50	DATA: 04/2025	DESENHISTA: JOSÉ VITOR	

O documento acima foi proposto para assinatura digital. Para verificar as assinaturas acesse o endereço <http://edocsergipe.se.gov.br/consultacodigo> e utilize o código abaixo para verificar se este documento é válido.

Código de verificação: HLWZ-ZEN9-19DI-907I



O(s) nome(s) indicado(s) para assinatura, bem como seu(s) status em 29/09/2025 é(são) :

Legenda: ■ Aprovada ■ Indeterminada ■ Pendente

■ VAGNER DOS ANJOS COSTA 14/05/2025 08:43:06 (Certificado Digital)