



DETALHE 05: W.C. ISOLAMENTO

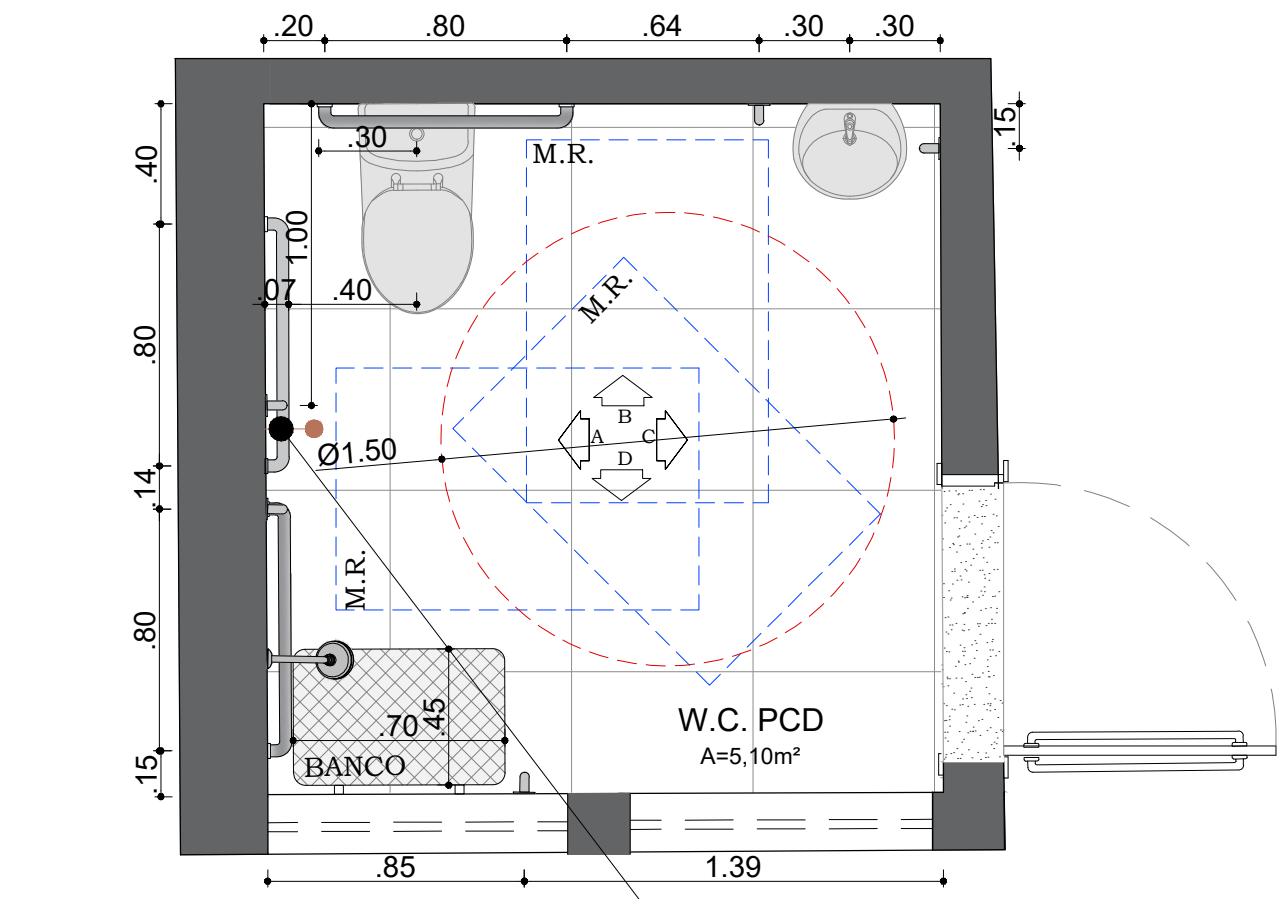


AR03 01 PLANTA BAIXA 1:25


A boteeira deve ser instalada como dispositivo de alarme de emergência próximo à bacia, a altura de instalação deve ser de 40 cm do piso de acordo com a nbr 9050/20 item 5.6.4.1; Os dispositivos devem atender ao descrito em 4.6.7 e ter cor que contraste com a da parede.
OBS.: M.R. = 0,80X1,20

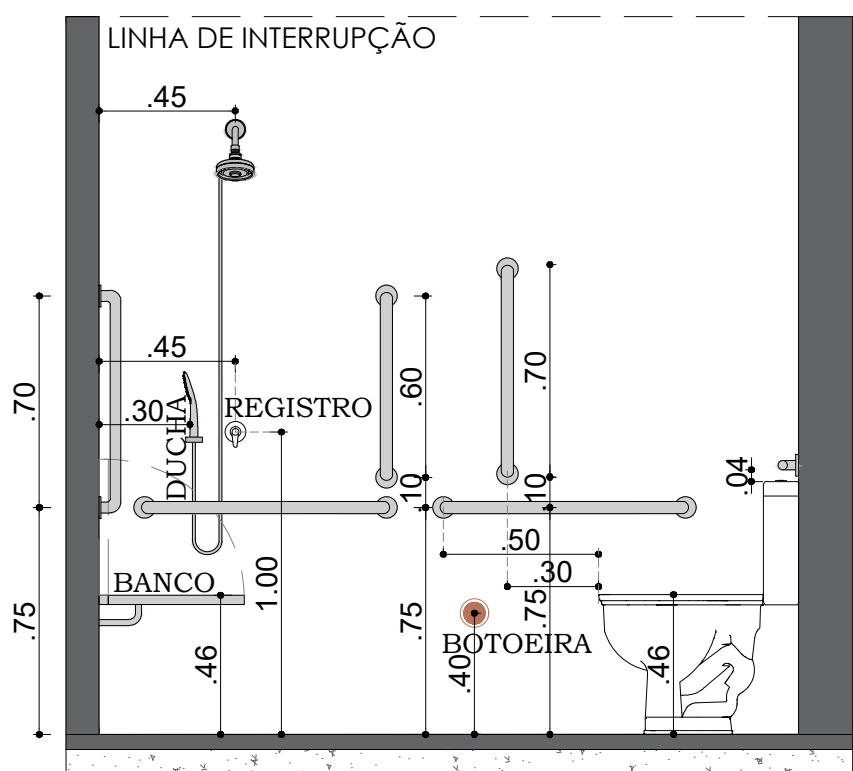


AR03 02 VISTA A 1:25

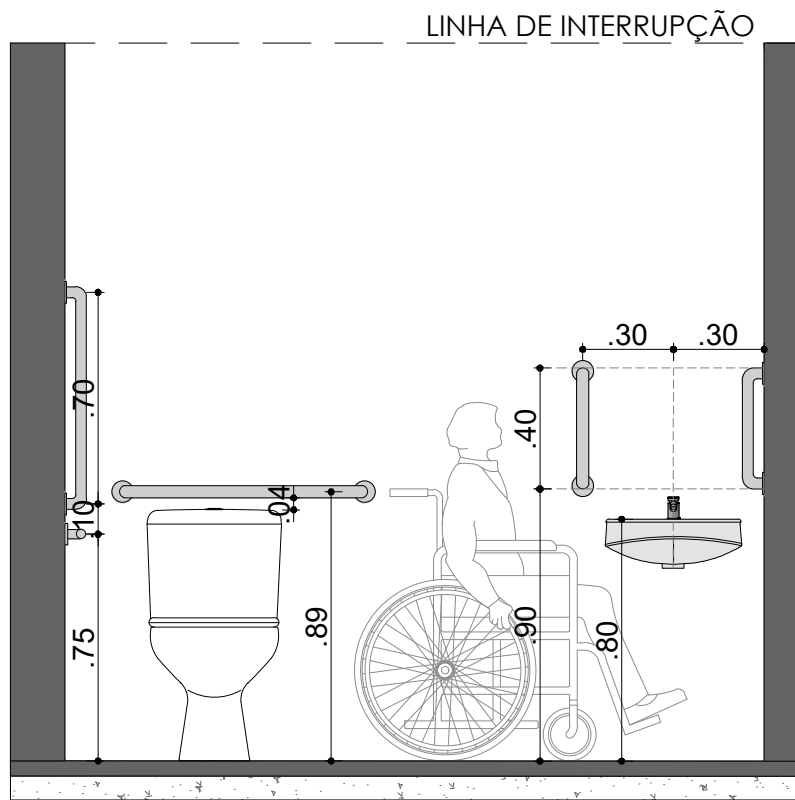

AR03 03 VISTA B 1:25

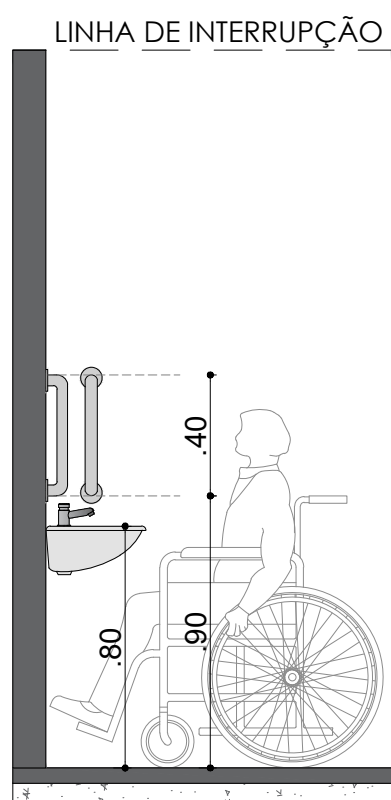


AR03 04 VISTA C 1:25

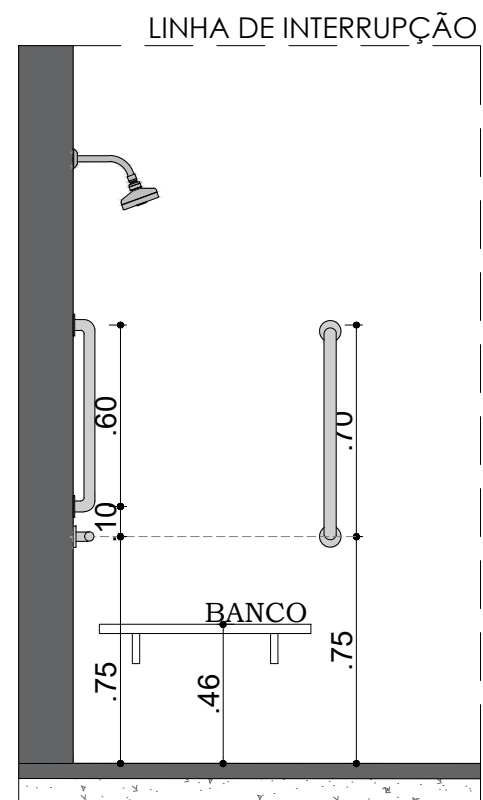


AR03 05 VISTA D 1:25


DETALHE 06: W.C. OBSERVAÇÃO COLETIVA INFANTIL

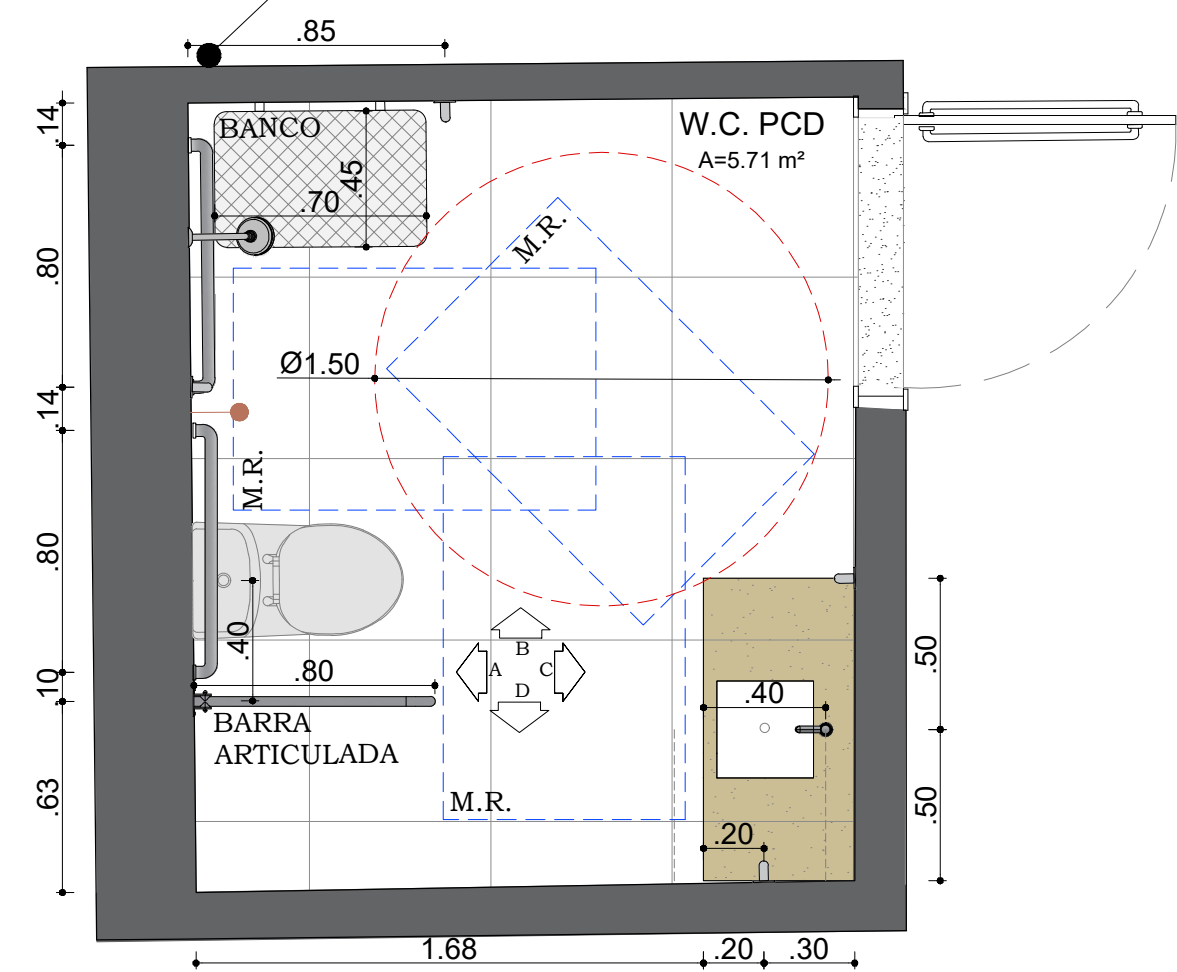


AR03 06 PLANTA BAIXA 1:25

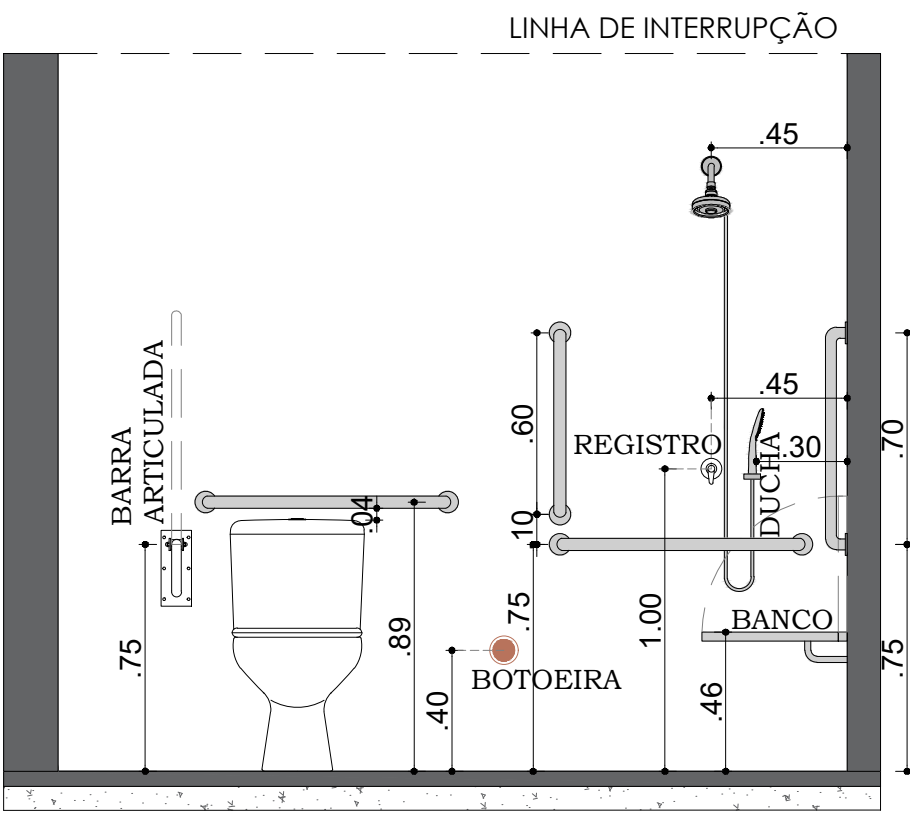


AR03 07 VISTA A 1:25

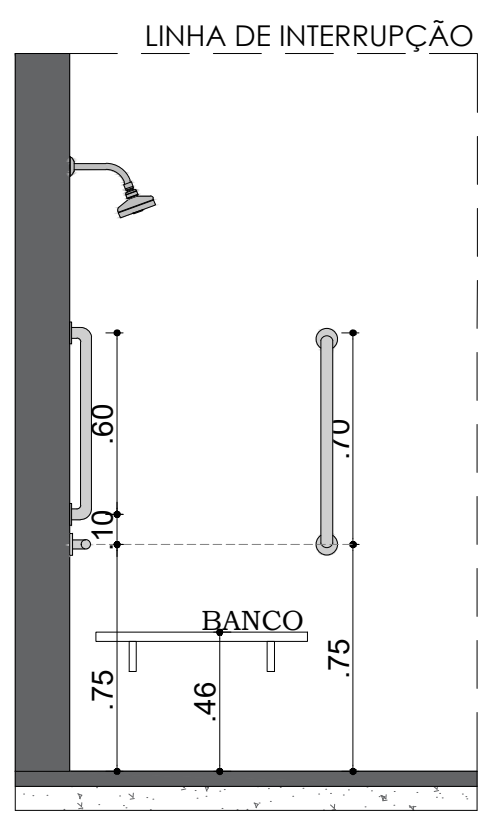

AR03 08 VISTA B 1:25

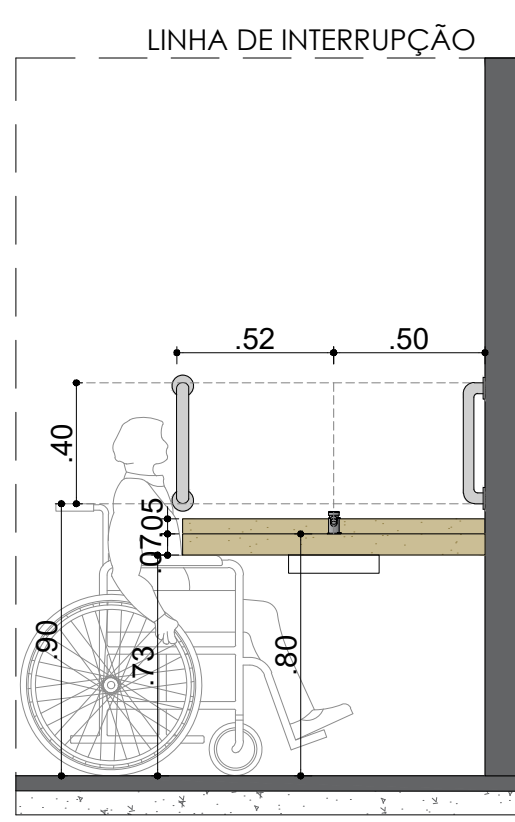


AR03 09 VISTA C 1:25

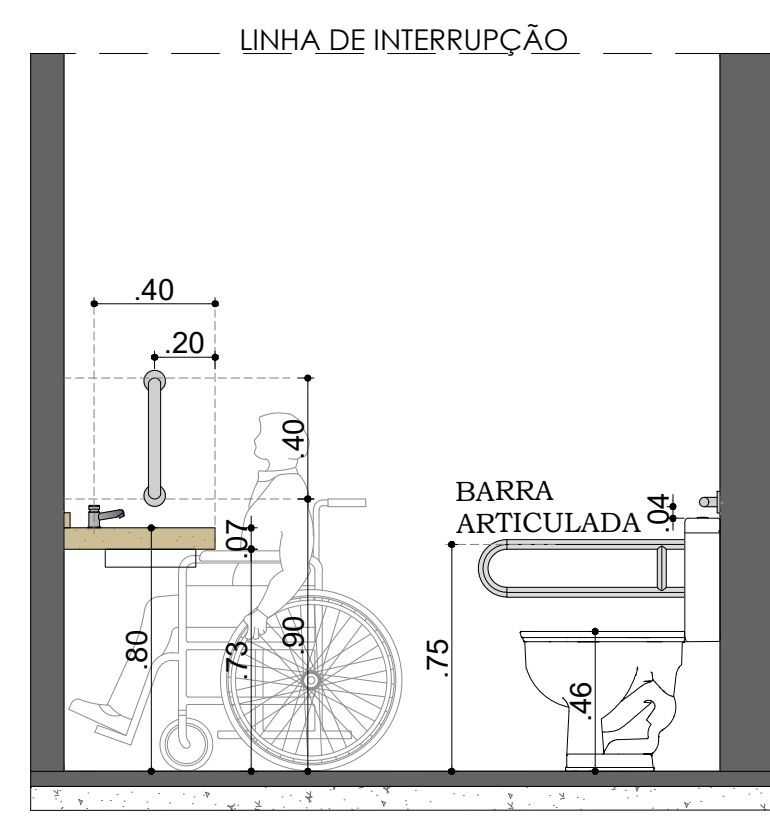


AR03 10 VISTA D 1:25

DETALHE 07: LAVABO

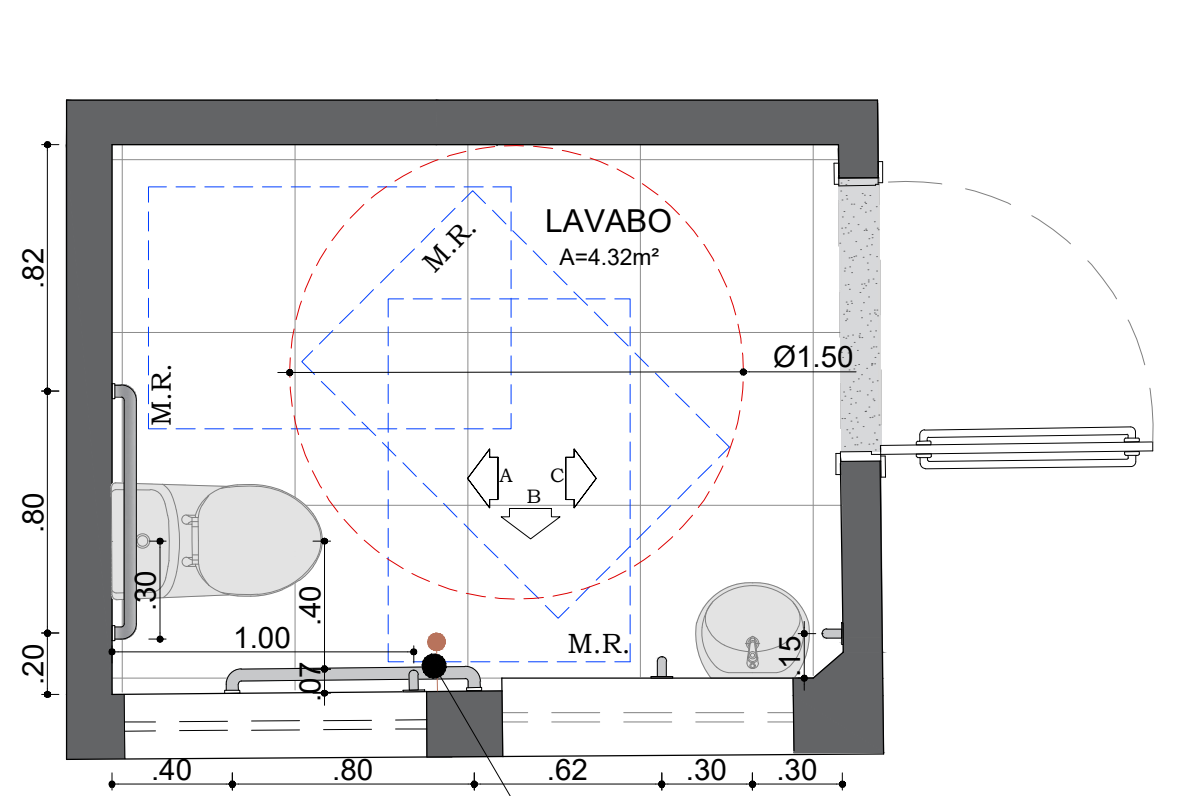


AR03 11 PLANTA BAIXA 1:25


A boteeira deve ser instalada como dispositivo de alarme de emergência próximo à bacia, a altura de instalação deve ser de 40 cm do piso de acordo com a nbr 9050/20 item 5.6.4.1; Os dispositivos devem atender ao descrito em 4.6.7 e ter cor que contraste com a da parede.
OBS.: M.R. = 0,80X1,20

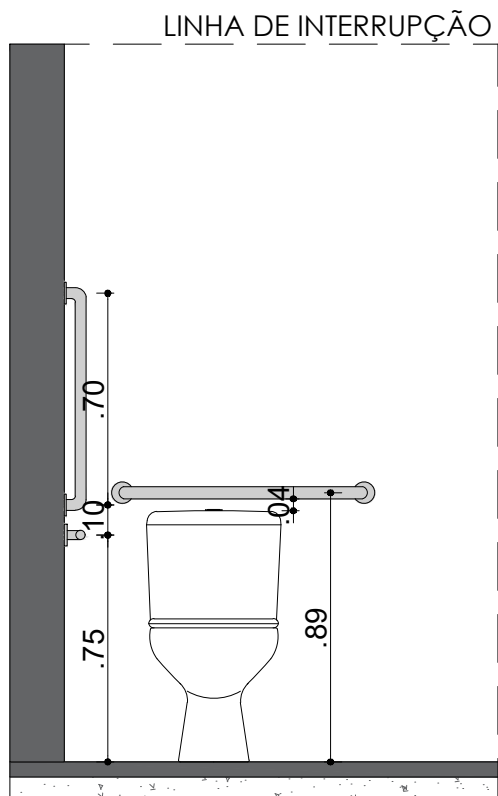

AR03 12 VISTA A 1:25

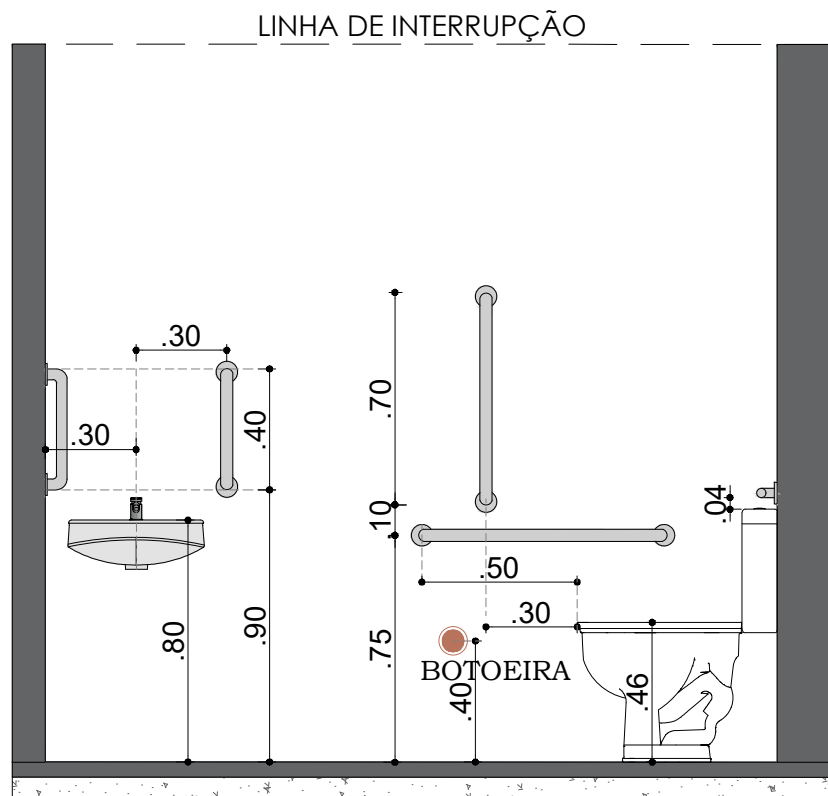

AR03 13 VISTA C 1:25

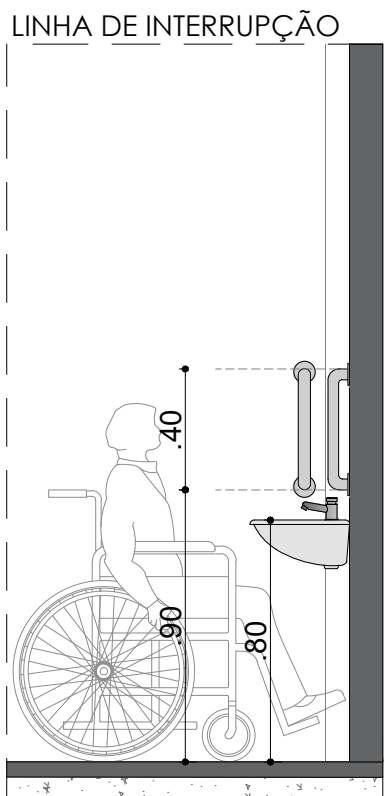

AR03 14 VISTA D 1:25

NOTAS

- Os projetos obedecem as leis, decretos, regulamentos, portarias e normas federais, estaduais, distritais e municipais dentre as indiretamente aplicáveis a obras públicas e em conformidade com as normas técnicas vigentes.
- Direitos Autorais reservados conforme a Resolução CAU No. 47 de 2013, amparados sob o Lei 9410 de 1988 que determina a proteção de obra intelectual de projetos, estudos e obras plásticas concernentes à arquitetura e urbanismo, sob o pena descrita no Artigo 184 do Código Penal (Decreto Lei No. 2848 de 1940).
- Conter as medidas no local.
- Em caso de dúvidas, entrar em contato com o Equipe Técnica responsável através dos contatos indicados, antes da execução.

MAPA DOS BANHEIOS



PLANTA BAIXA SEM ESCALA

REVISÃO	DESCRIÇÃO	RESPONSÁVEL	DATA

APROVAÇÃO EQUIPE TÉCNICA

SIMONE ALVES PRADO MENEZES Arquiteta e Urbanista CAU A 34015-5	
CAROLINA AUGUSTA RIBEIRO DE ALMEIDA Arquiteta e Urbanista CAU A 256952-3	
NATALYA ALVES PORTO Arquiteta e Urbanista CAU A 263411-2	

PROJETO

REFORMA OBSERVAÇÃO HSLG

ENDEREÇO Praça Orlando Ferreira Alves, No. 101, Bairro Conveniência, Itabaianinha/SE	
CLIENTE Hospital São Luiz Gonzaga	
TIPO Reforma de Estabelecimento Assistencial de Saúde	

PRANCHA BANHEIOS PCD 02	Nº FOLHA AC03/03
DISCIPLINA ACESSIBILIDADE	
NOME DO ARQUIVO COTA_HSLG_ACESSIBILIDADE_OBS-AR03.03_BAN-PCD-02_R00	
ESCALA 1:25	
DATA OUT/2023	